


配 管 図

S=1 : FREE

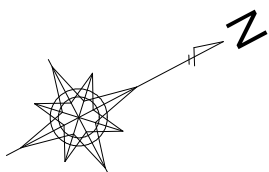

工事延長 : L=458.2m HPPEφ75 : L=467.9m 仕切弁φ75 : 8基 給水管接続 : 26箇所 消火栓 : 3箇所





標準断面図


S=1 : 100

(ST.300付近)

(ST.40付近)

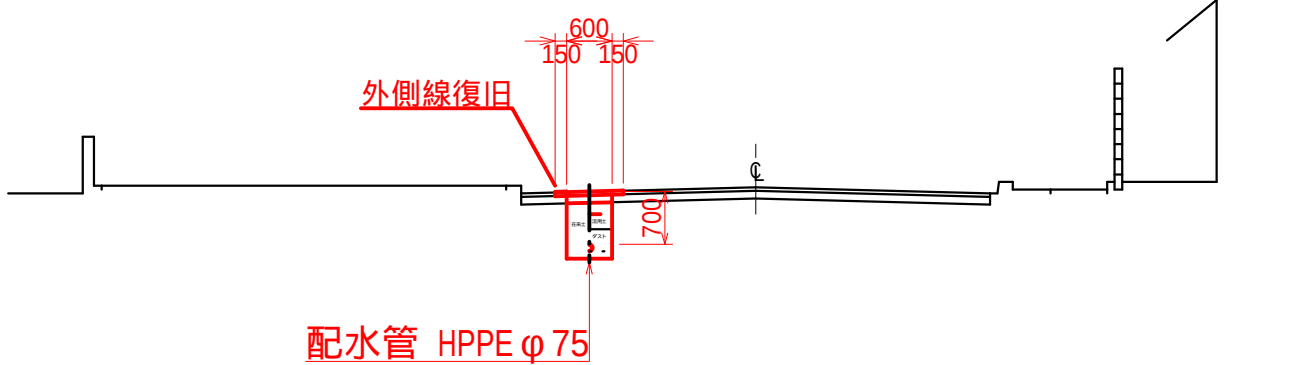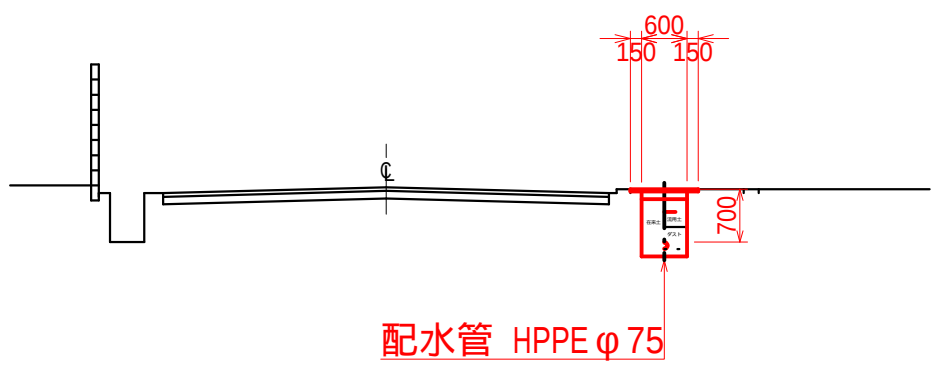

工事延長 : L=458.2m HPPEφ75 : L=467.9m 仕切弁φ75 : 8基 給水管接続 : 26箇所 消火栓 : 3箇所

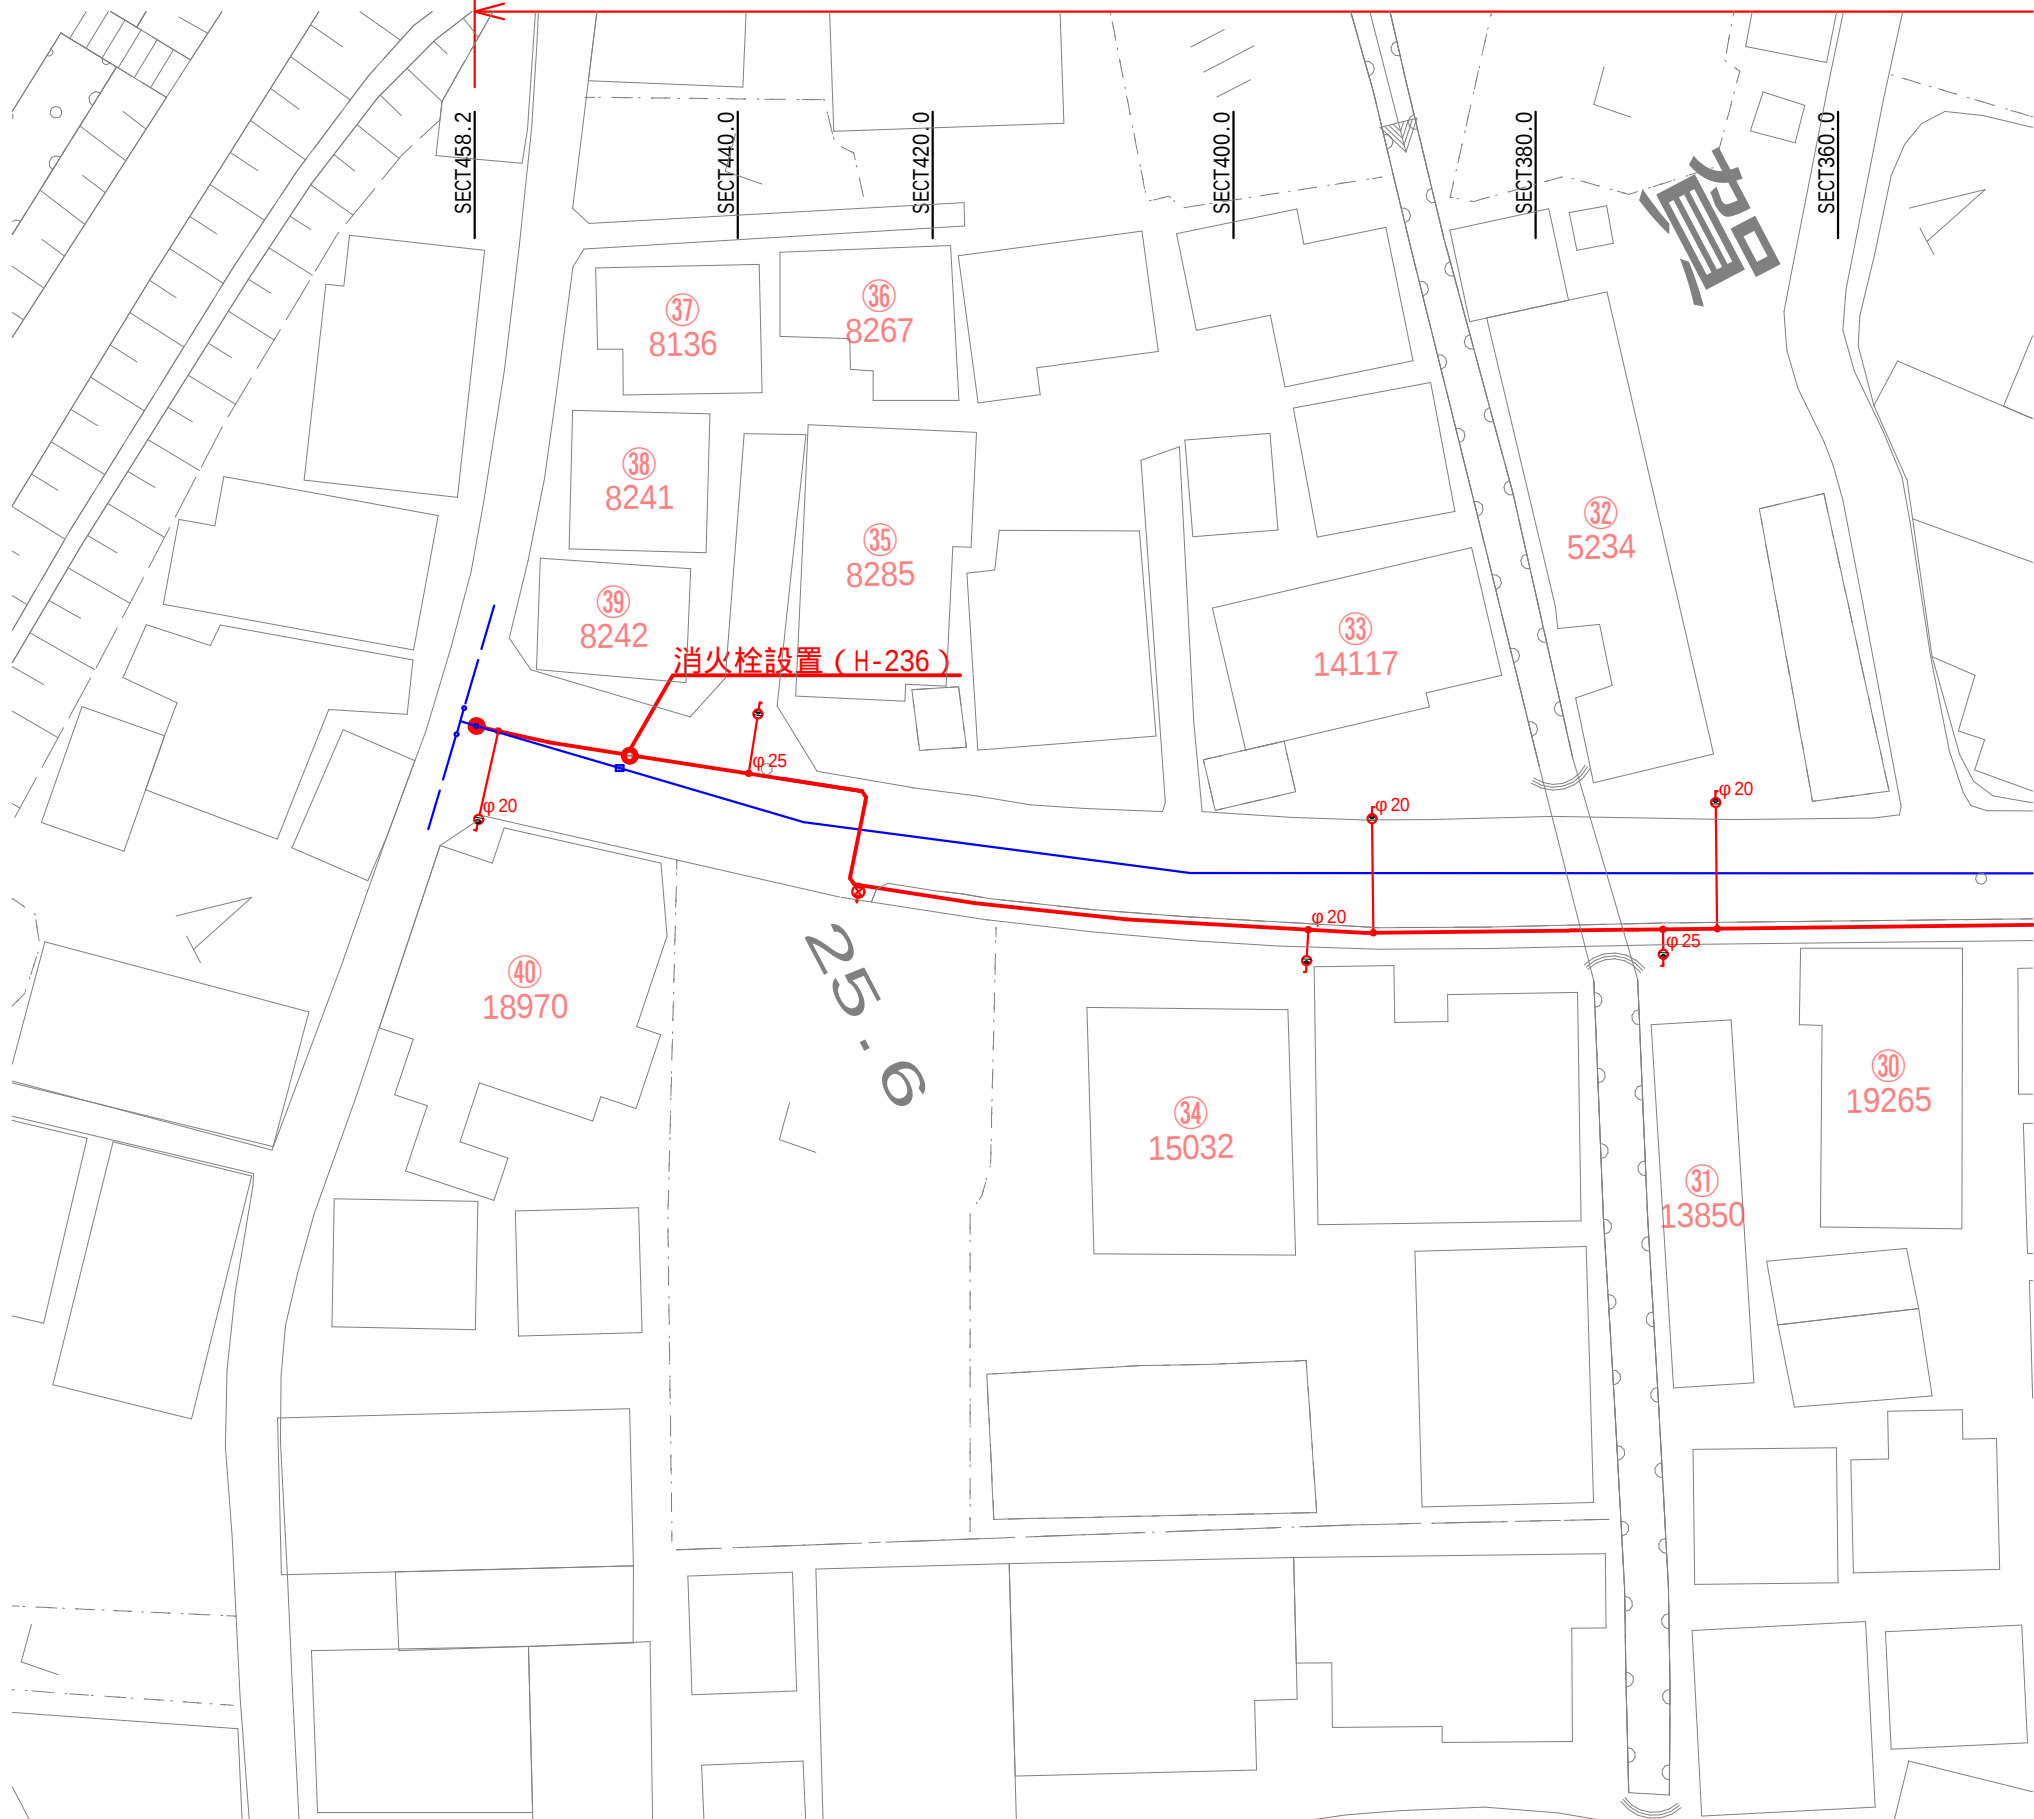

1
3

市費


当初設計

図面番号	1 / 1	縮尺	図 示
工 種	計画平面図		
件 名	府川 1 号線配水管布設替工事		
工事箇所	広島県 府中市 府川町		
広島県水道広域連合企業団府中事務所			



配 管 図

S=1：FREE


工事延長：L=458.2m HPPEφ75：L=467.9m 仕切弁φ75：8基 給水管接続：26箇所 消火栓：3箇所

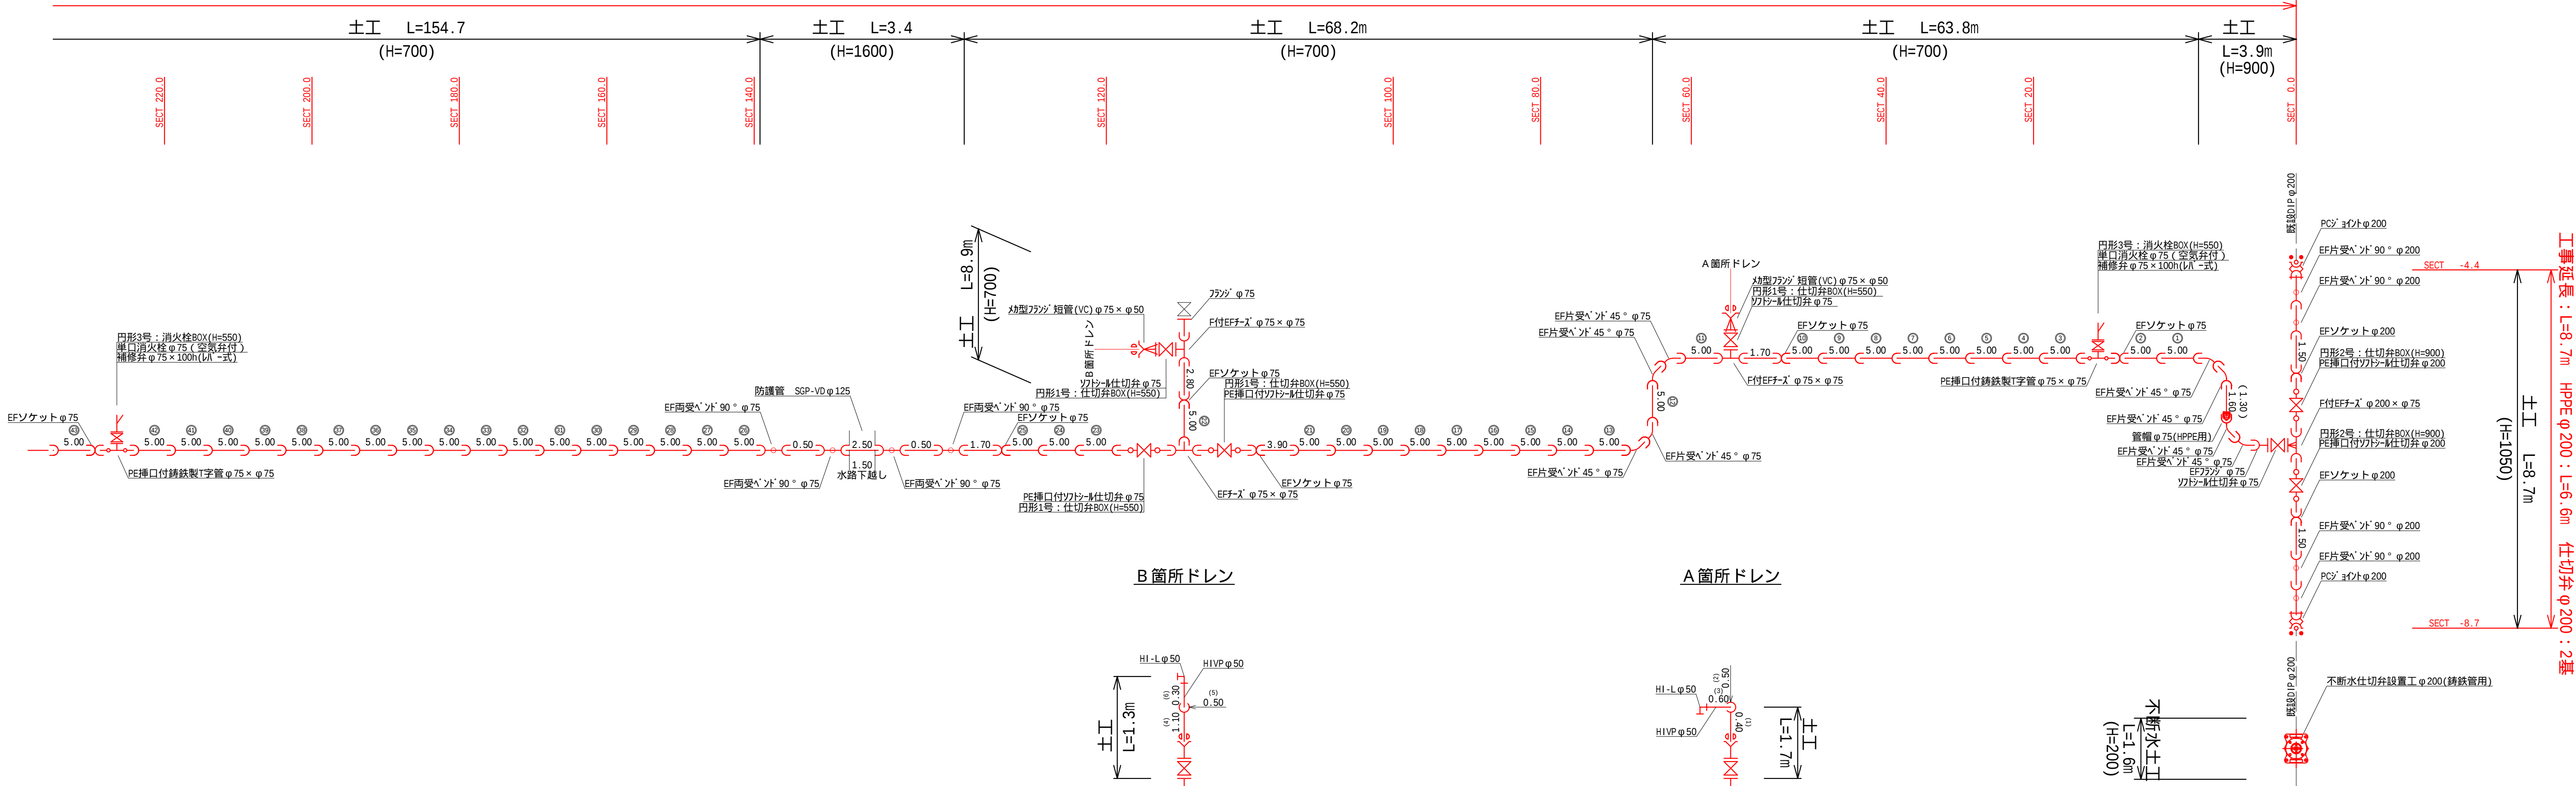

工事延長：L=458.2m HPPEφ75：L=467.9m 仕切弁φ75：8基 給水管接続：26箇所 消火栓：3箇所

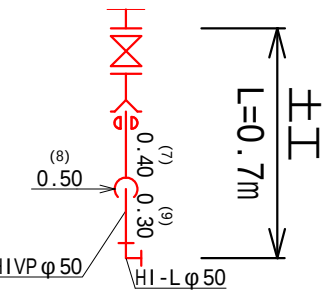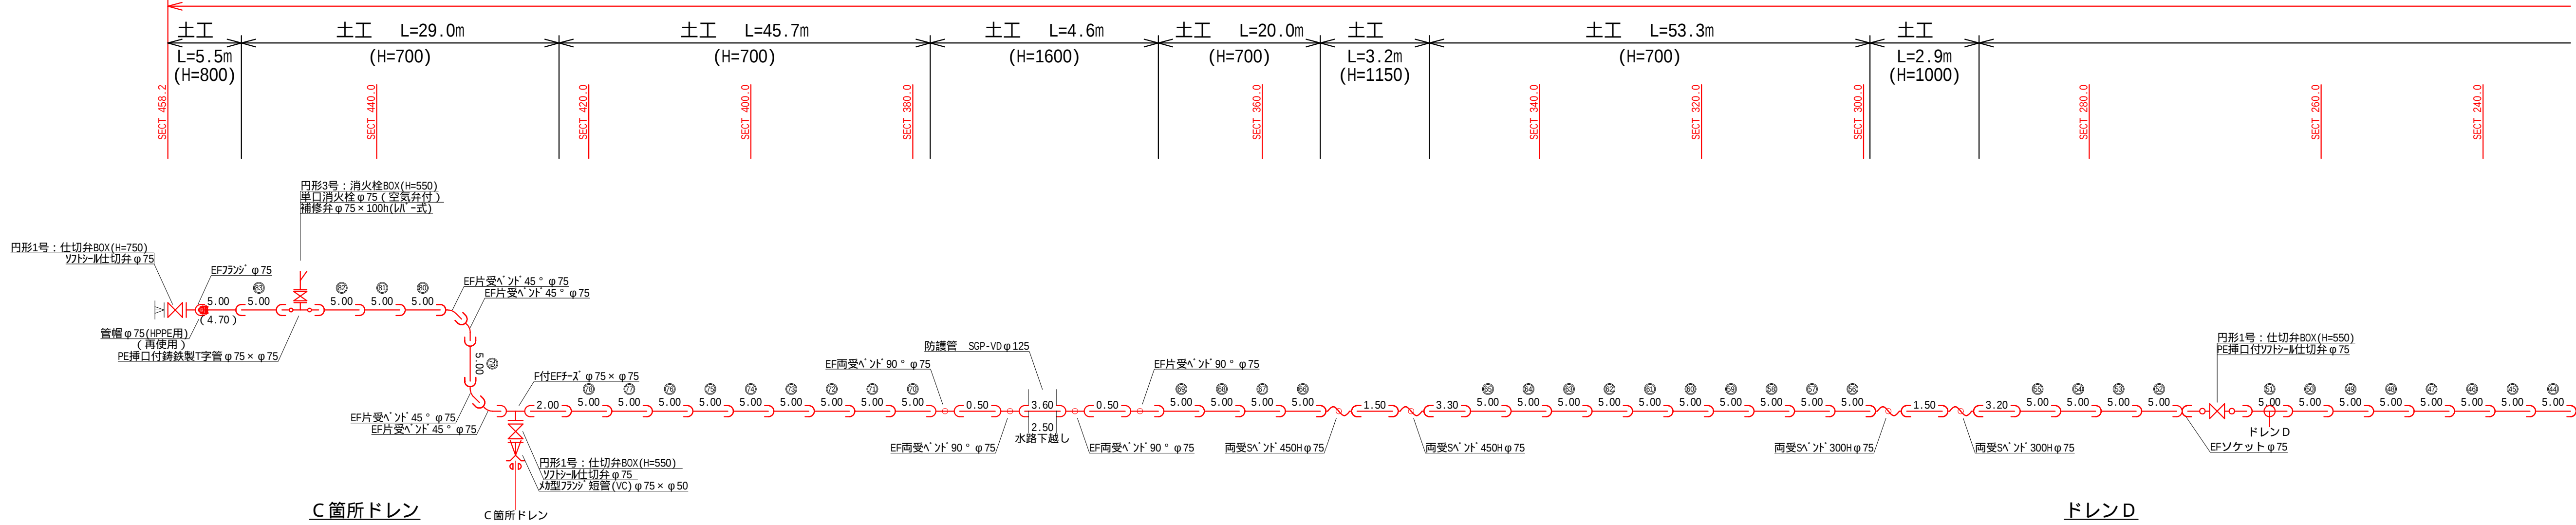


ドレンD
使用管(HIVPφ25)

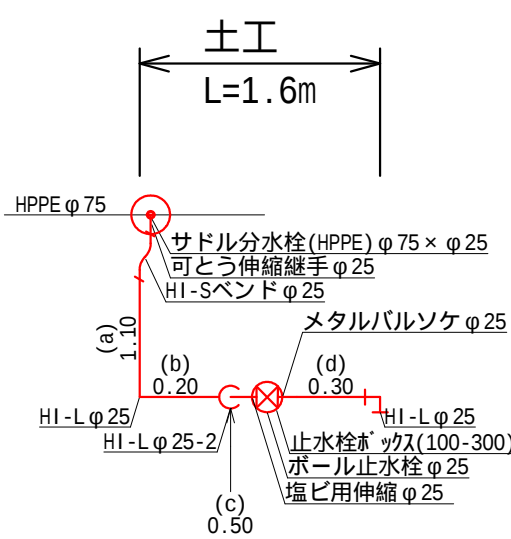


当初設計
市費

図面番号	1 / 1	縮尺	図 示
工 種	計画配管図		
件 名	府川 1 号線配水管布設替工事		
工事箇所	広島県 府中市 府川町		
広島県水道広域連合企業団府中事務所			

 S=1 : 25



S=1 : FREE

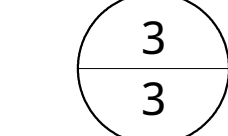

当初設計

市費

図面番号	1 / 1	縮尺	図 示
工 種	土工断面図・給水図		
件 名	府川 1 号線配水管布設替工事		
工事箇所	広島県 府中市 府川町		
広島県水道広域連合企業団府中事務所			