



須波ハイツ高地区ポンプ所


出典：国土地理院 地理院地図（電子国土Web）

位置図


※本図面は、A1をA3（約50%）に縮小しています。

図面番号	1/5	縮尺	S=NON
工事名称	須波ハイツ高地区ポンプ所 機械設備更新工事		
種別	位置図		
工事箇所	三原市須波ハイツ四丁目		
広島県水道広域連合企業団三原事務所			


須波ハイツ第2配水池

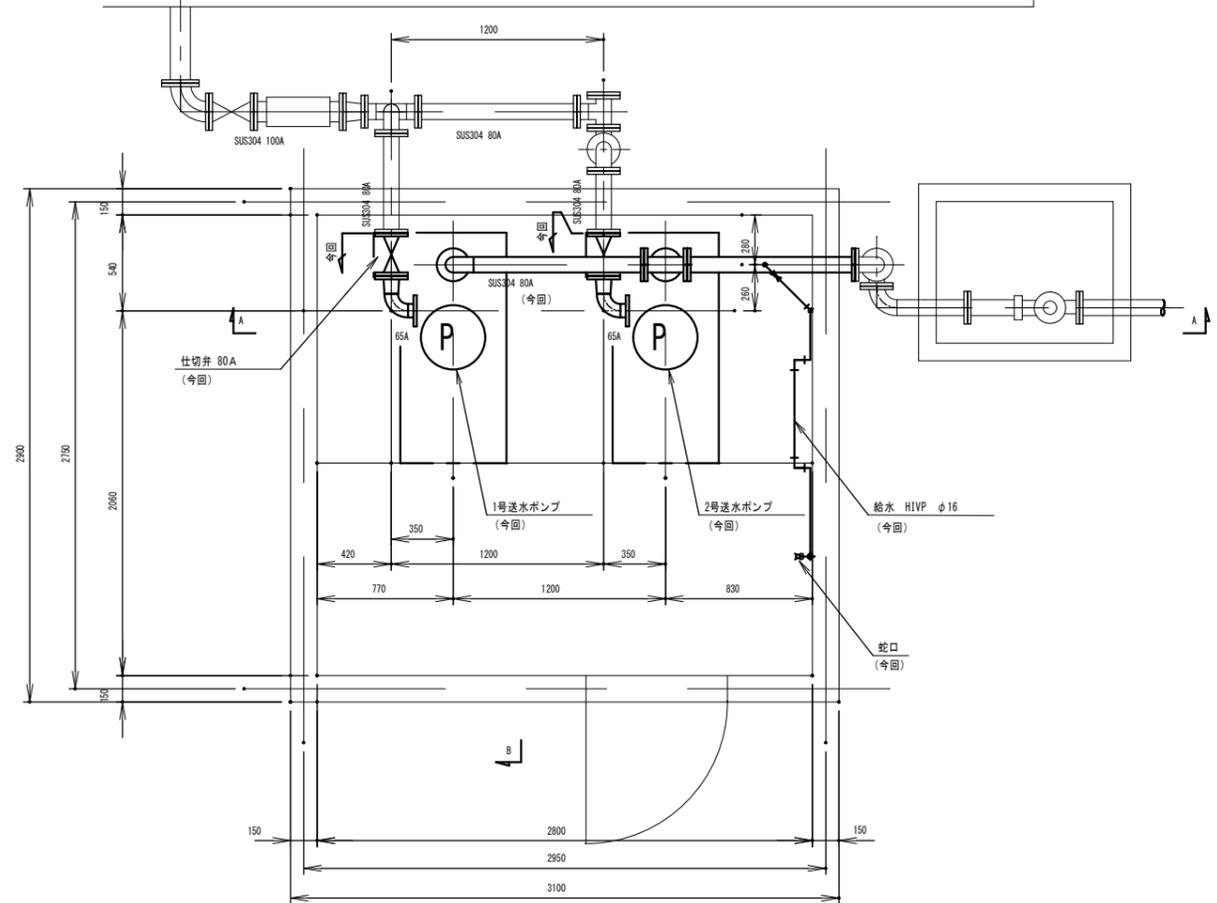

平面図 S = 1 / 20

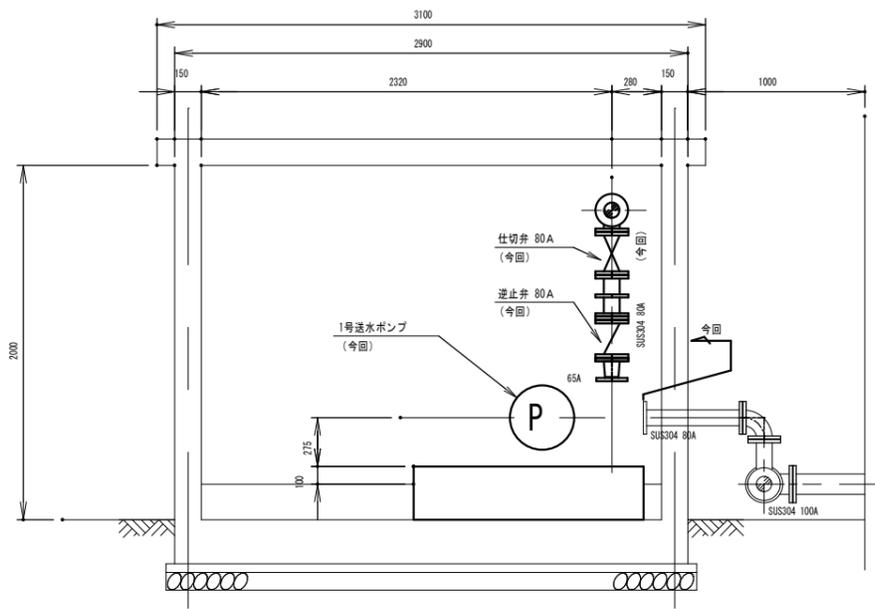

B-B 断面図 S = 1 / 20


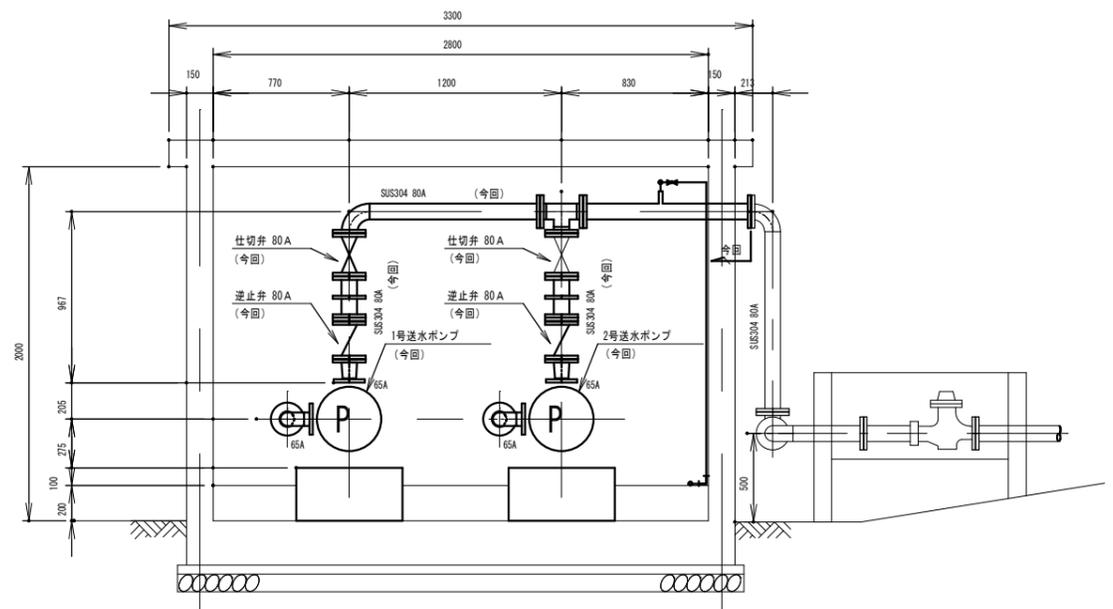


A-A 断面図 S = 1 / 20


須波ハイツ第2配水池

※本図面は、A1をA3(約50%)に縮小しています。

図面番号	2/5	縮尺	S=1:20
工事名称	須波ハイツ高地区ポンプ所 機械設備更新工事		
種別	送水ポンプ配置配管平面断面図		
工事箇所	三原市須波ハイツ四丁目		
広島県水道広域連合企業団三原事務所			

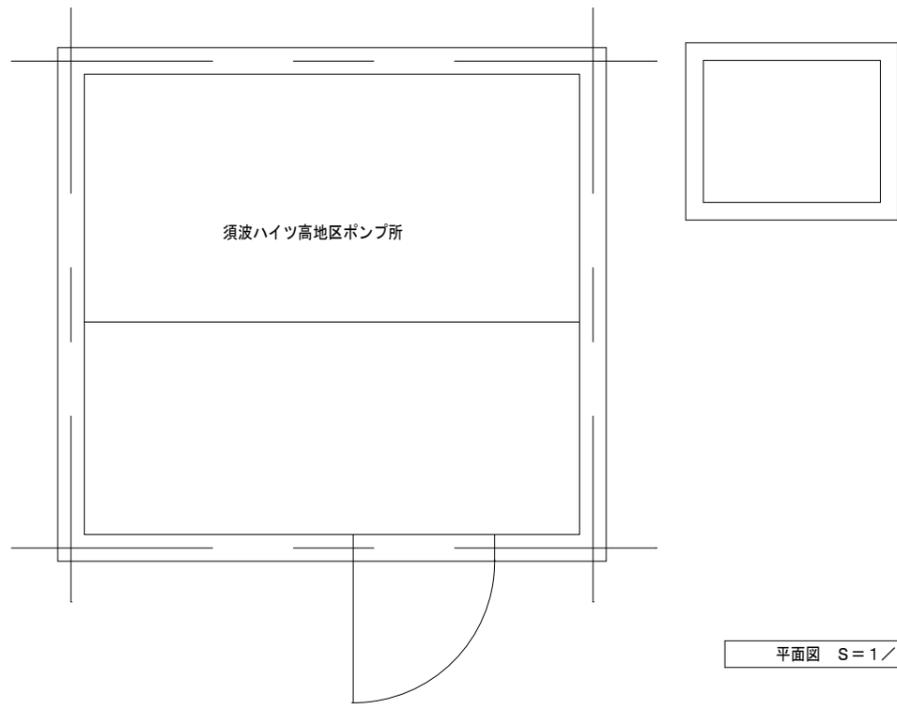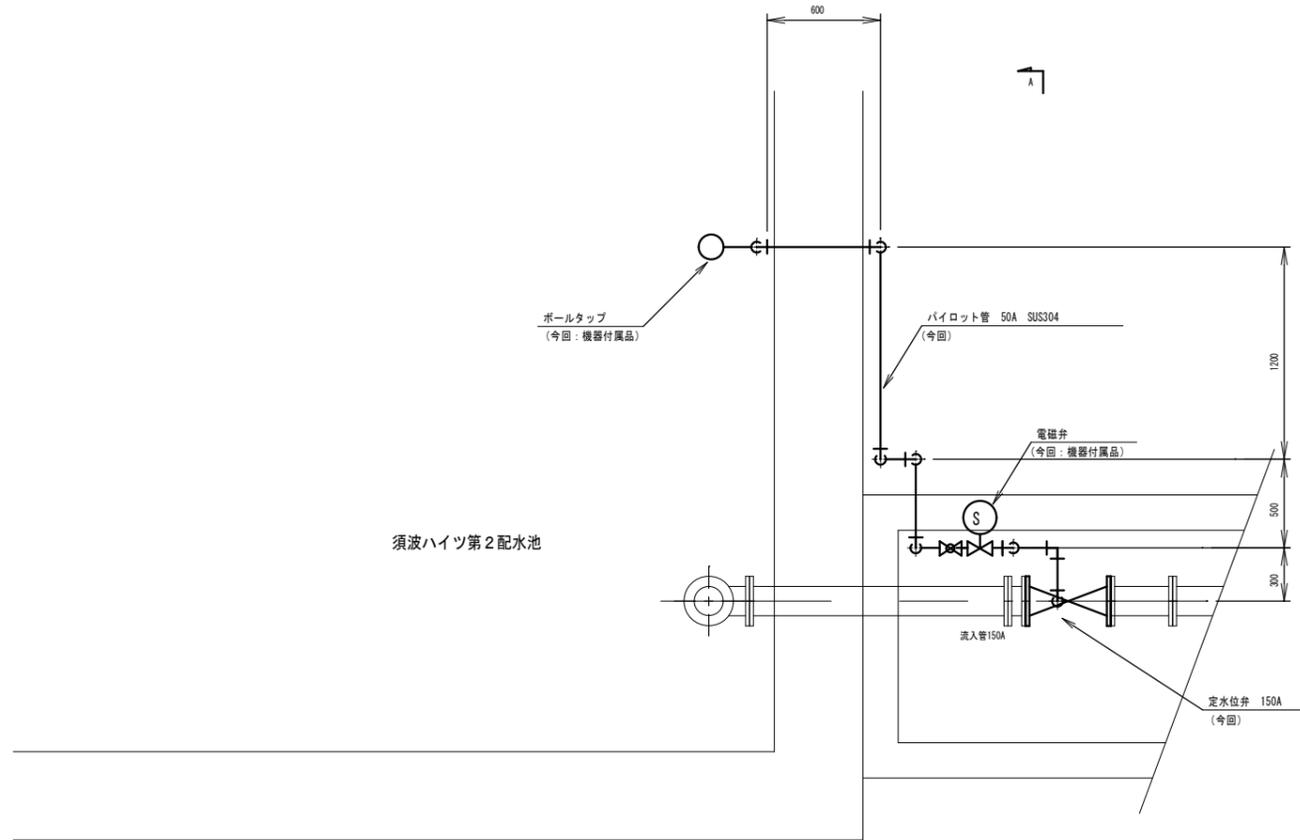

平面図 S=1/20

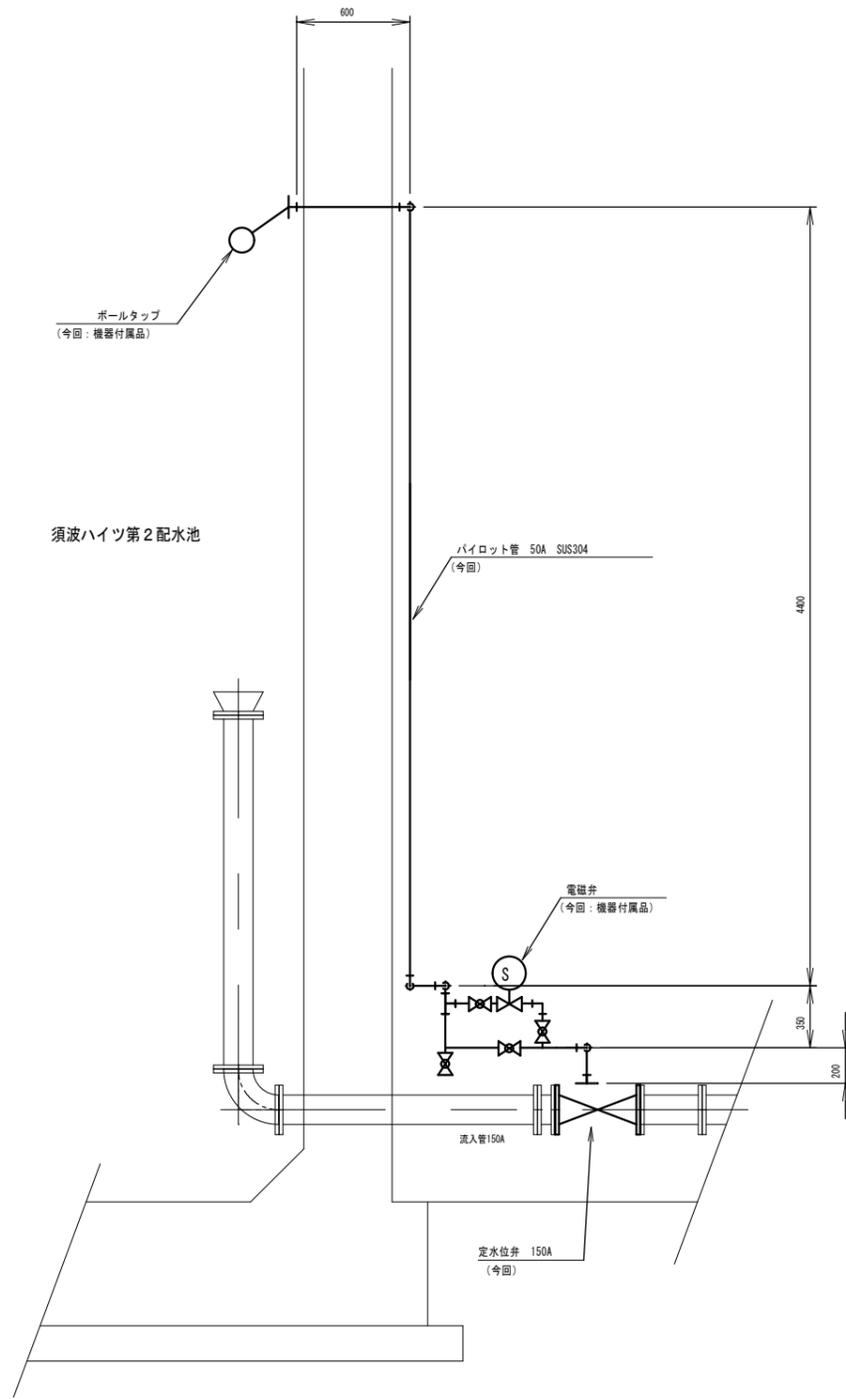


A-A 断面図 S=1/20


※パイロット管は、全て保温 (SUS鋼板+ウレタン) すること。

※本図面は、A1をA3 (約50%) に縮小しています。


図面番号	3/5	縮尺	S=1:20
工事名称	須波ハイツ高地区ポンプ所 機械設備更新工事		
種別	定水位弁更新図		
工事箇所	三原市須波ハイツ四丁目		
広島県水道広域連合企業団三原事務所			

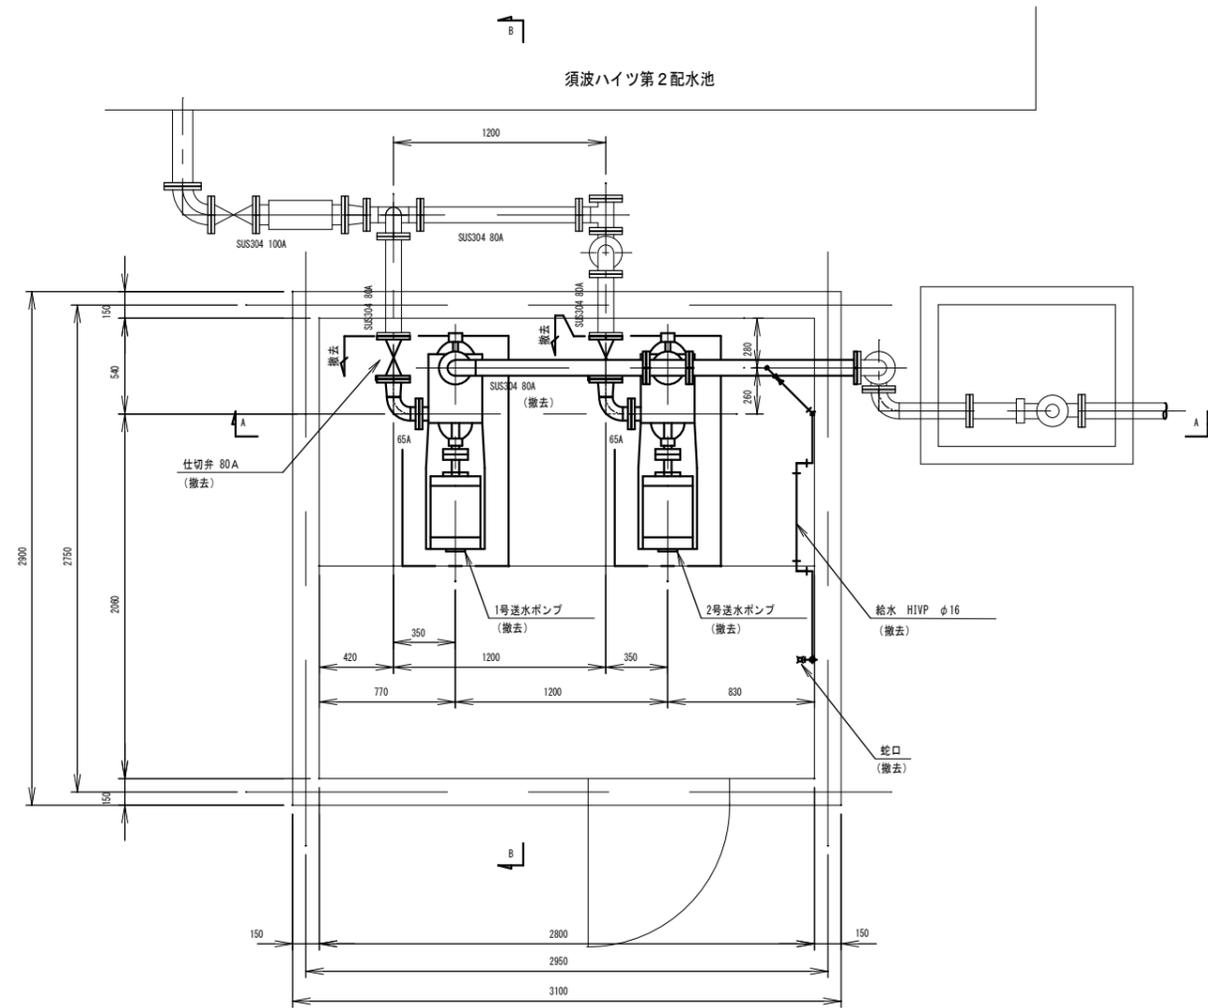

平面図 S = 1 / 20

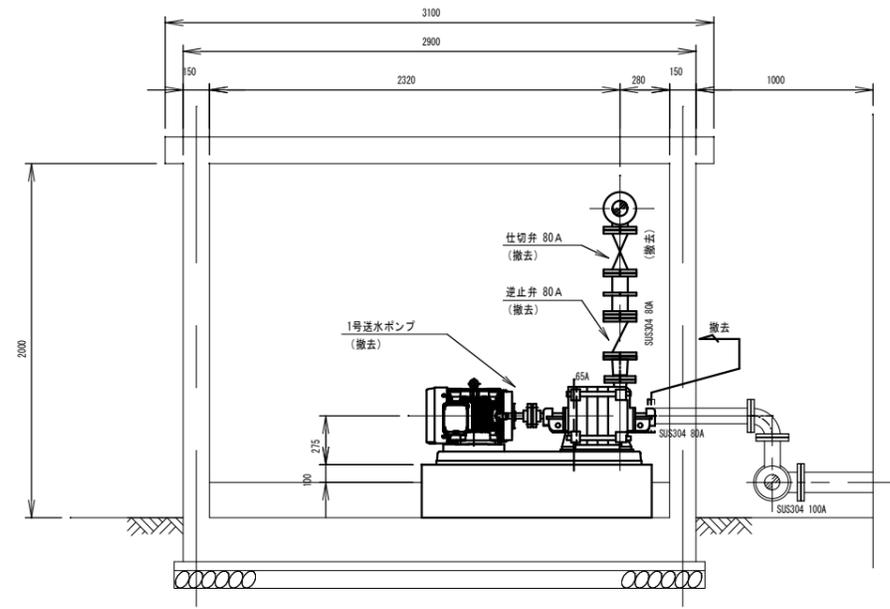

B-B 断面図 S = 1 / 20


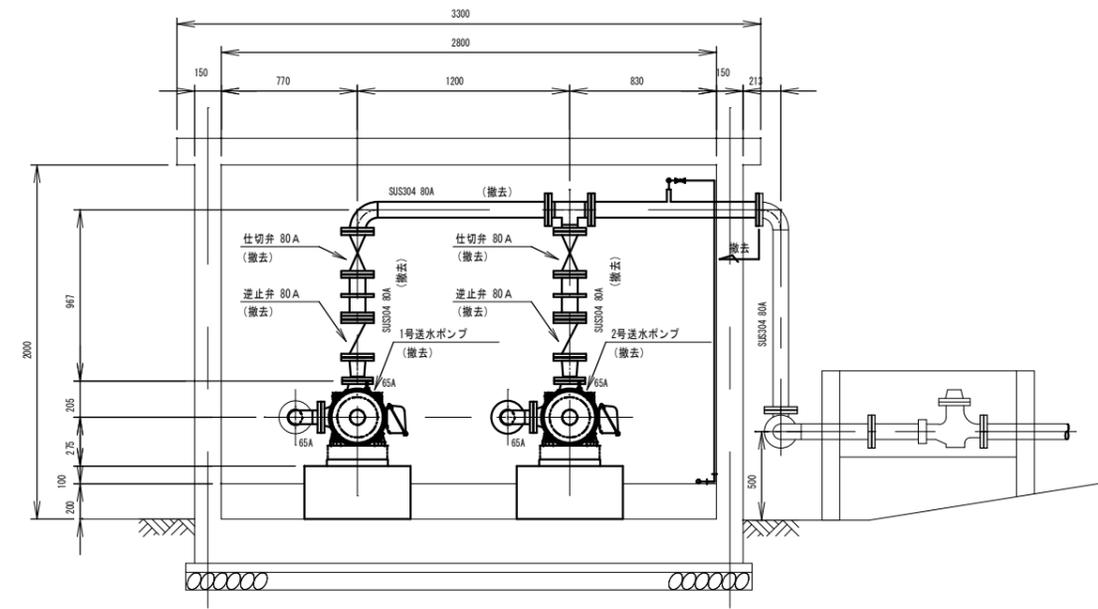


A-A 断面図 S = 1 / 20


須波ハイツ第2配水池

※本図面は、A1をA3(約50%)に縮小しています。

図面番号	4/5	縮尺	S=1:20
工事名称	須波ハイツ高地区ポンプ所 機械設備更新工事		
種別	送水ポンプ撤去平面断面図		
工事箇所	三原市須波ハイツ四丁目		
広島県水道広域連合企業団三原事務所			

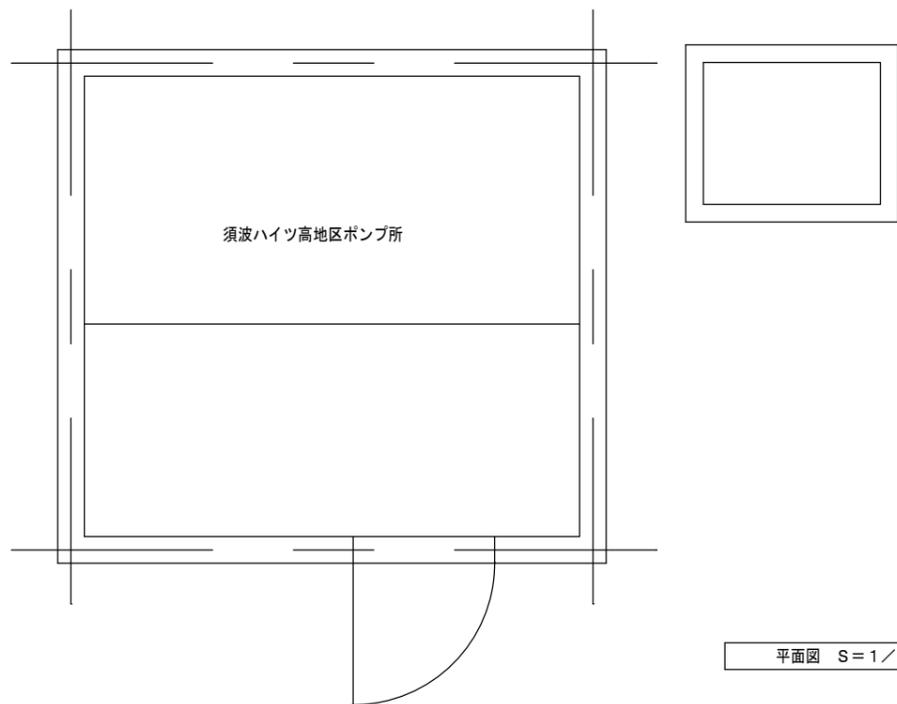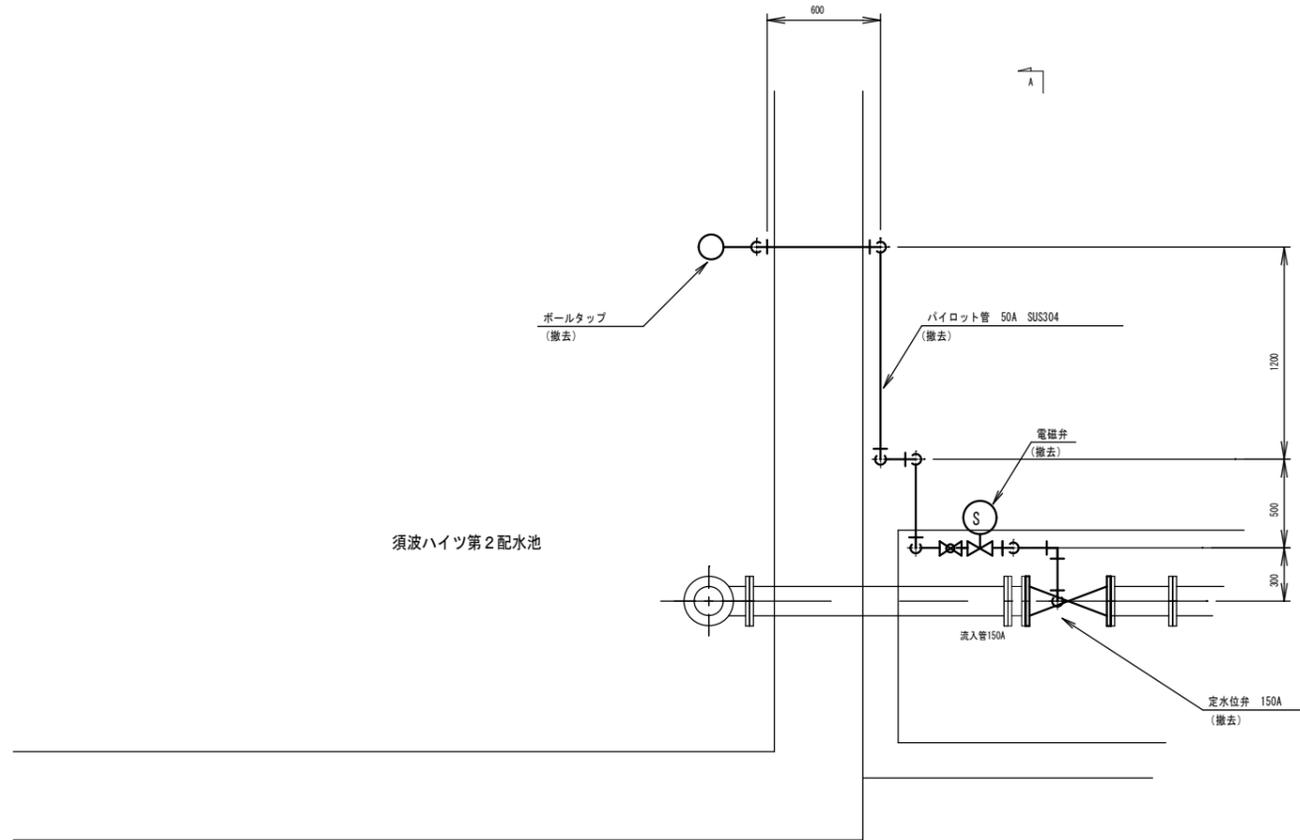

平面図 S=1/20

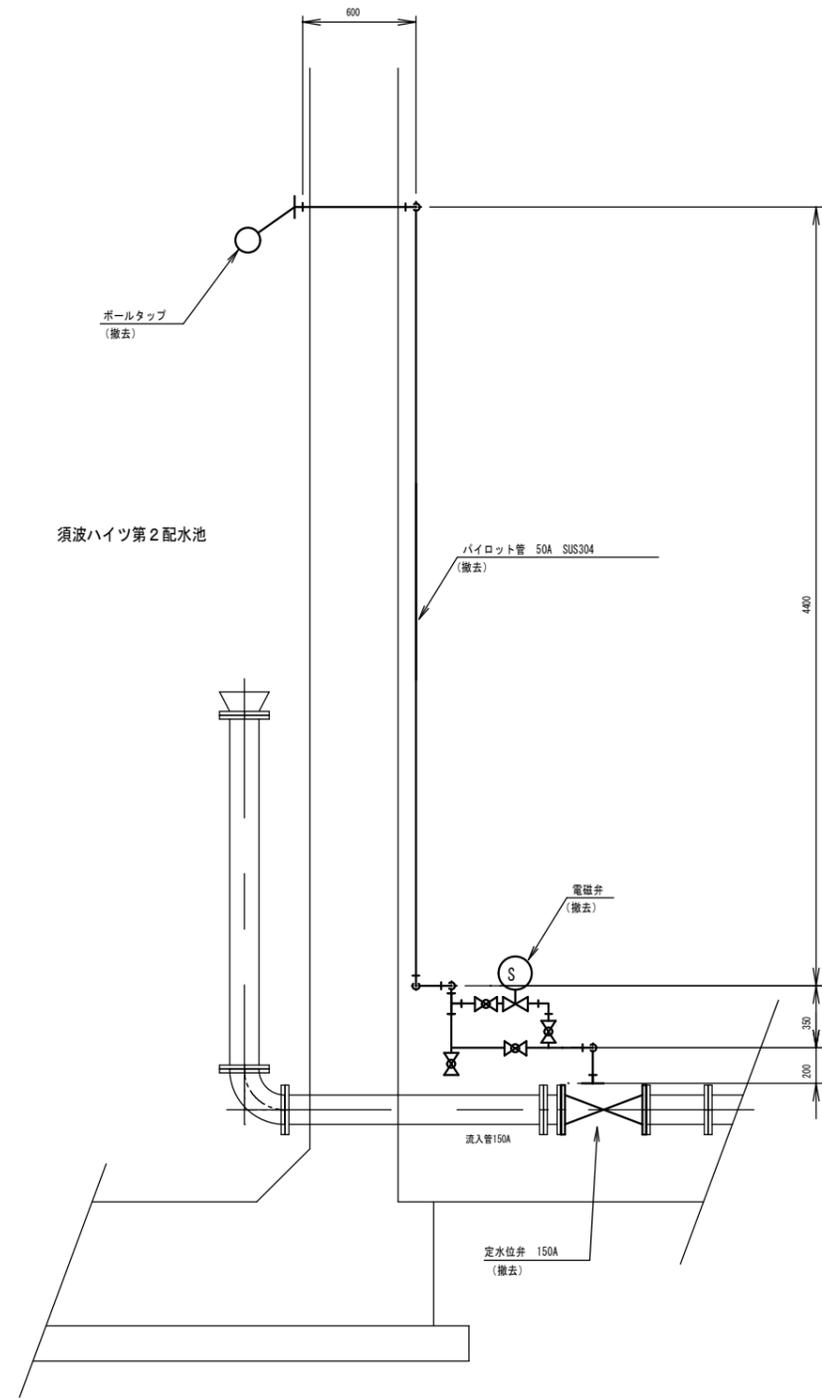

A-A 断面図 S=1/20

※本図面は、A1をA3(約50%)に縮小しています。

図面番号	5/5	縮尺	S=1:20
工事名称	須波ハイツ高地区ポンプ所 機械設備更新工事		
種別	定水位弁撤去図		
工事箇所	三原市須波ハイツ四丁目		
広島県水道広域連合企業団三原事務所			