


位置図 S=1:5000

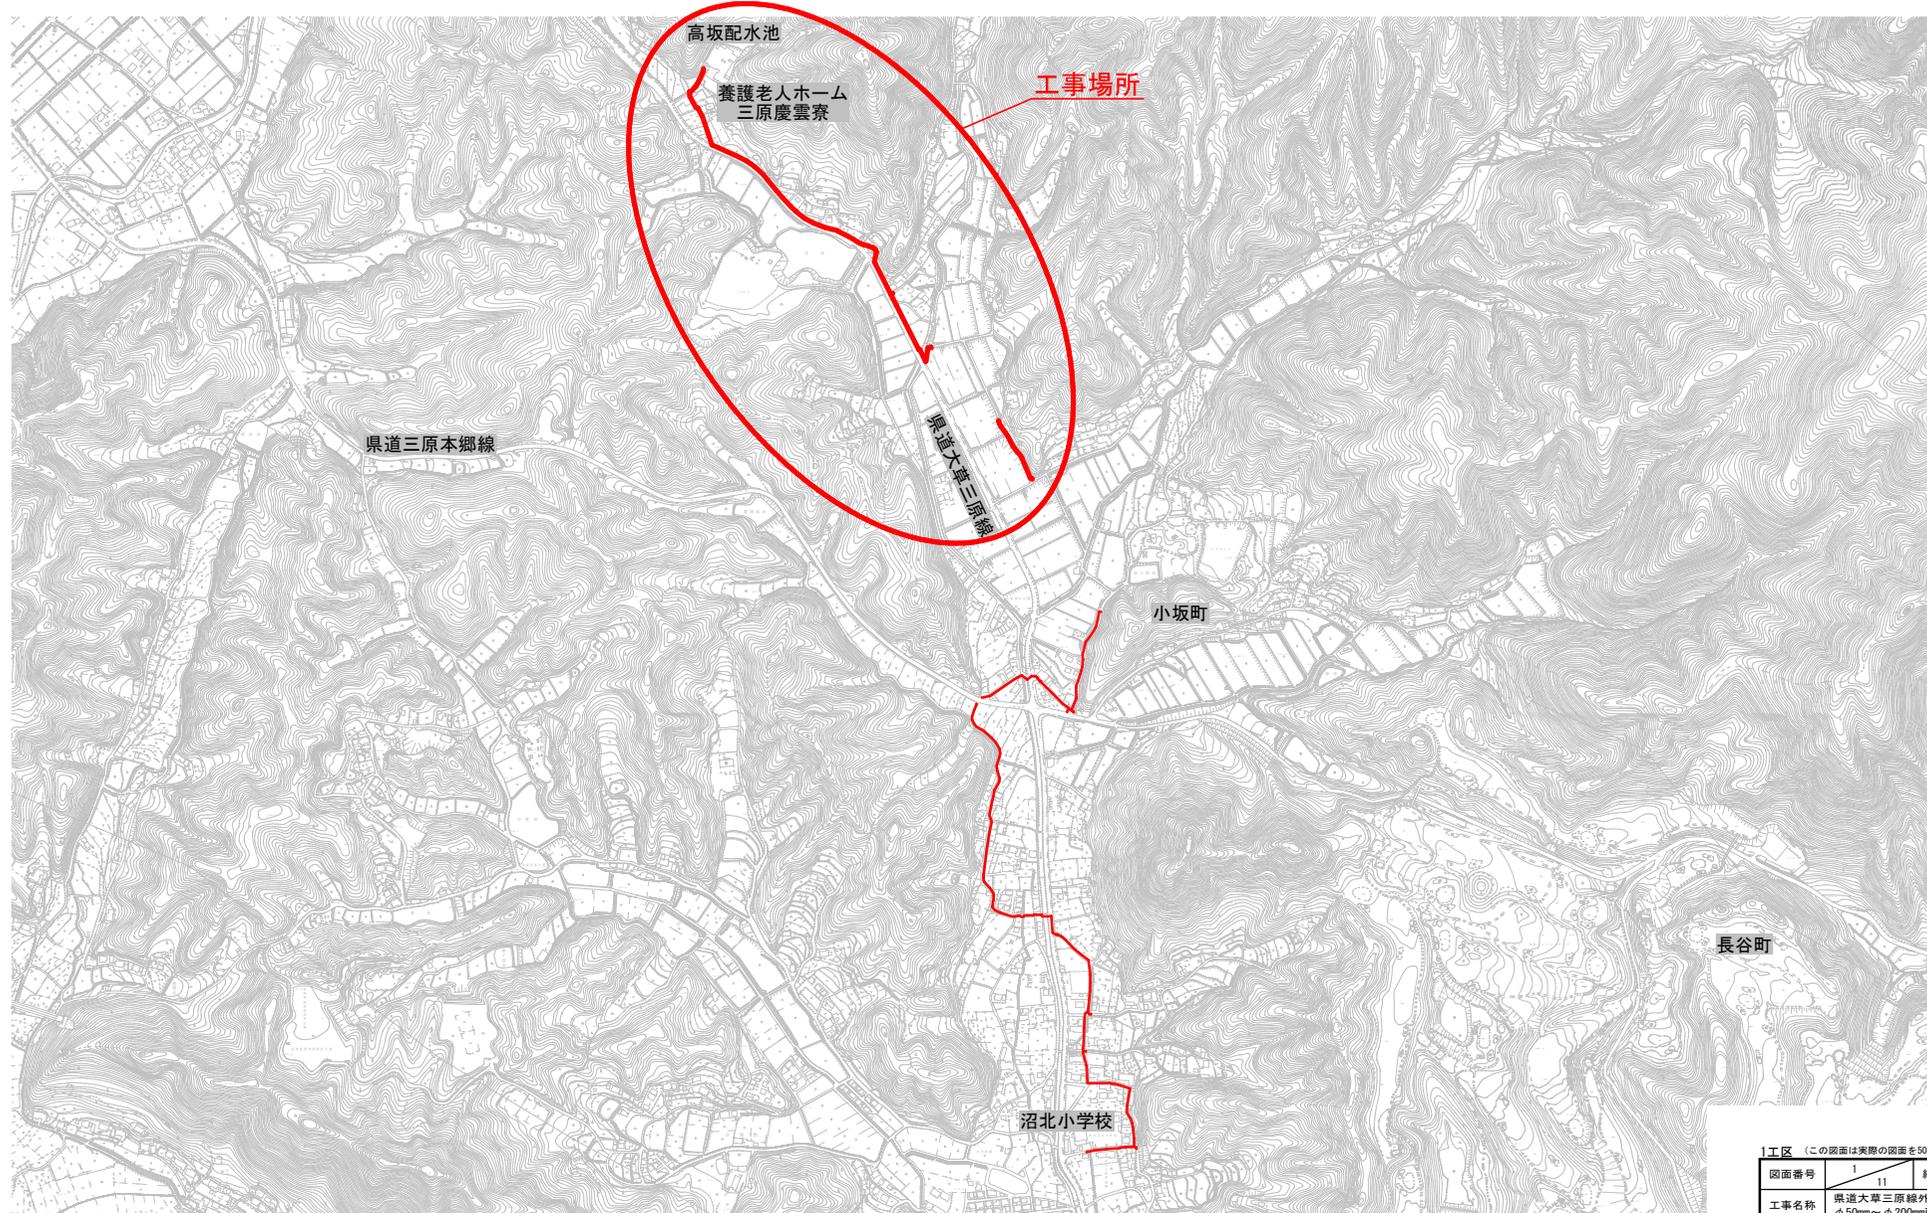


【工区】 (この図面は実際の図面を50%縮小している)


図面番号	1 11	縮尺	1:5000
工事名称	県道大草三原線外3路線 φ50mm~φ200mm配水管布設替工事		
種別	位置図		
工事箇所	三原市小坂町		

広島県水道広域連合企業団 三原事務所


本設配水管平面図(1) S=1:500

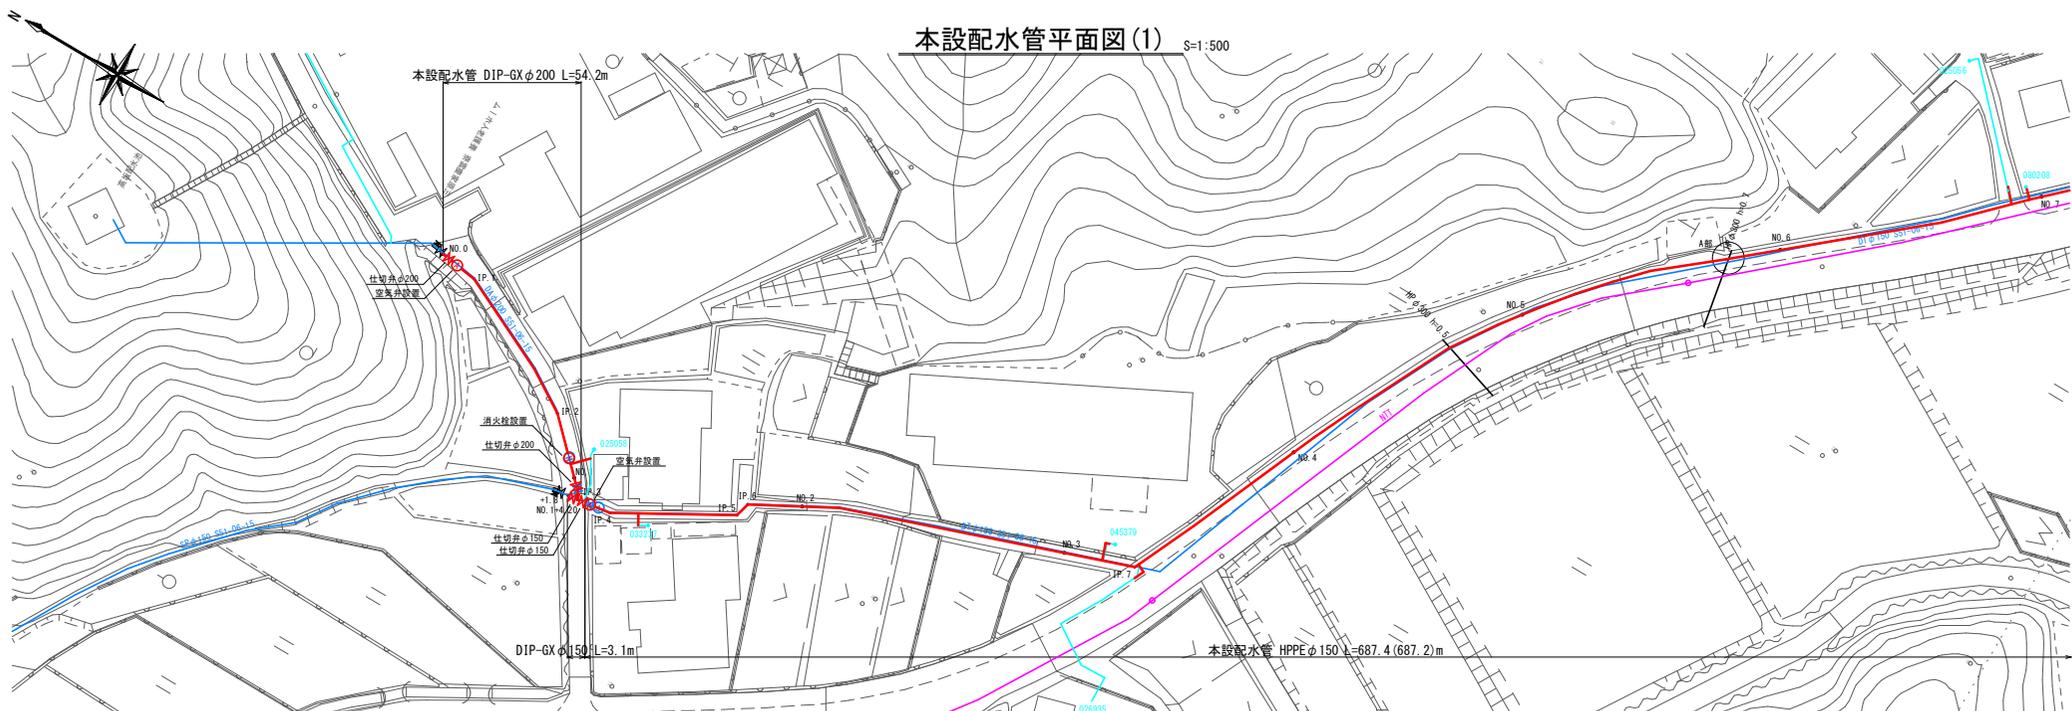


本設配水管詳細図(1) S=Non

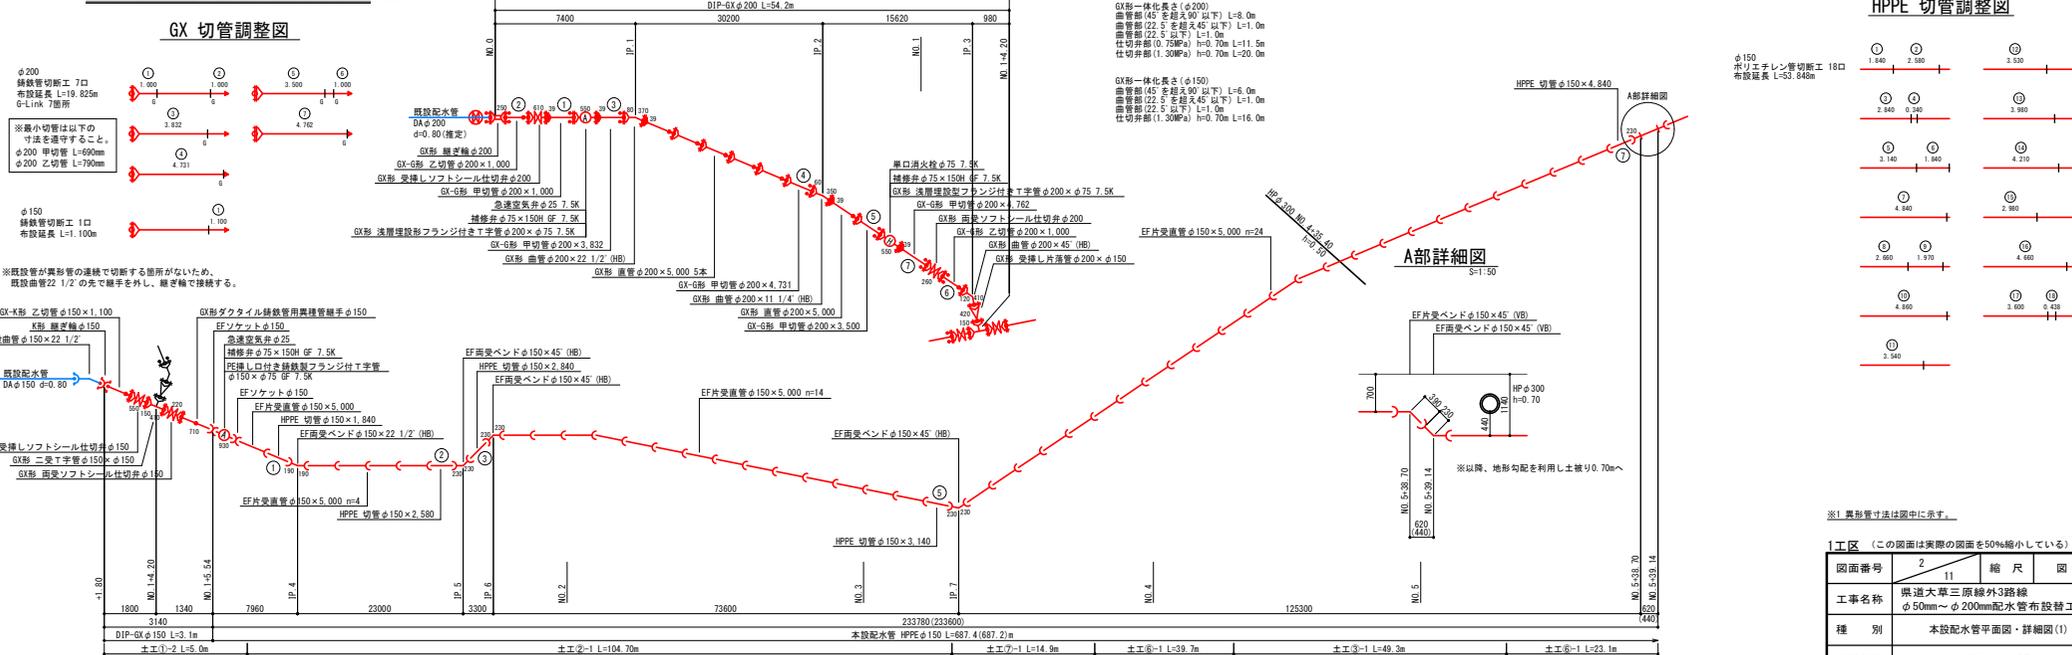

HPPE 切管調整図

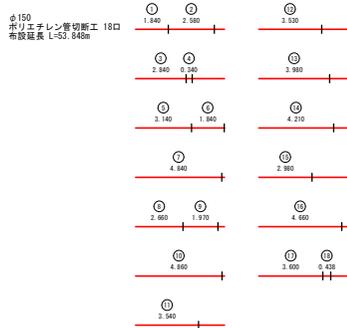


A部詳細図 S=1:50

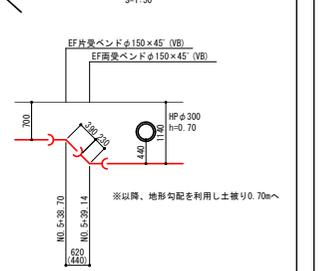


※異形寸法は図中に示す。

図面番号	2	11	縮尺	図示
工事名称	県道大草三原線外3路線 φ50mm~φ200mm配水管布設工事			
種別	本設配水管平面図・詳細図(1)			
工事箇所	三原市小坂町			
広島県水道広域連合企業団 三原事務所				

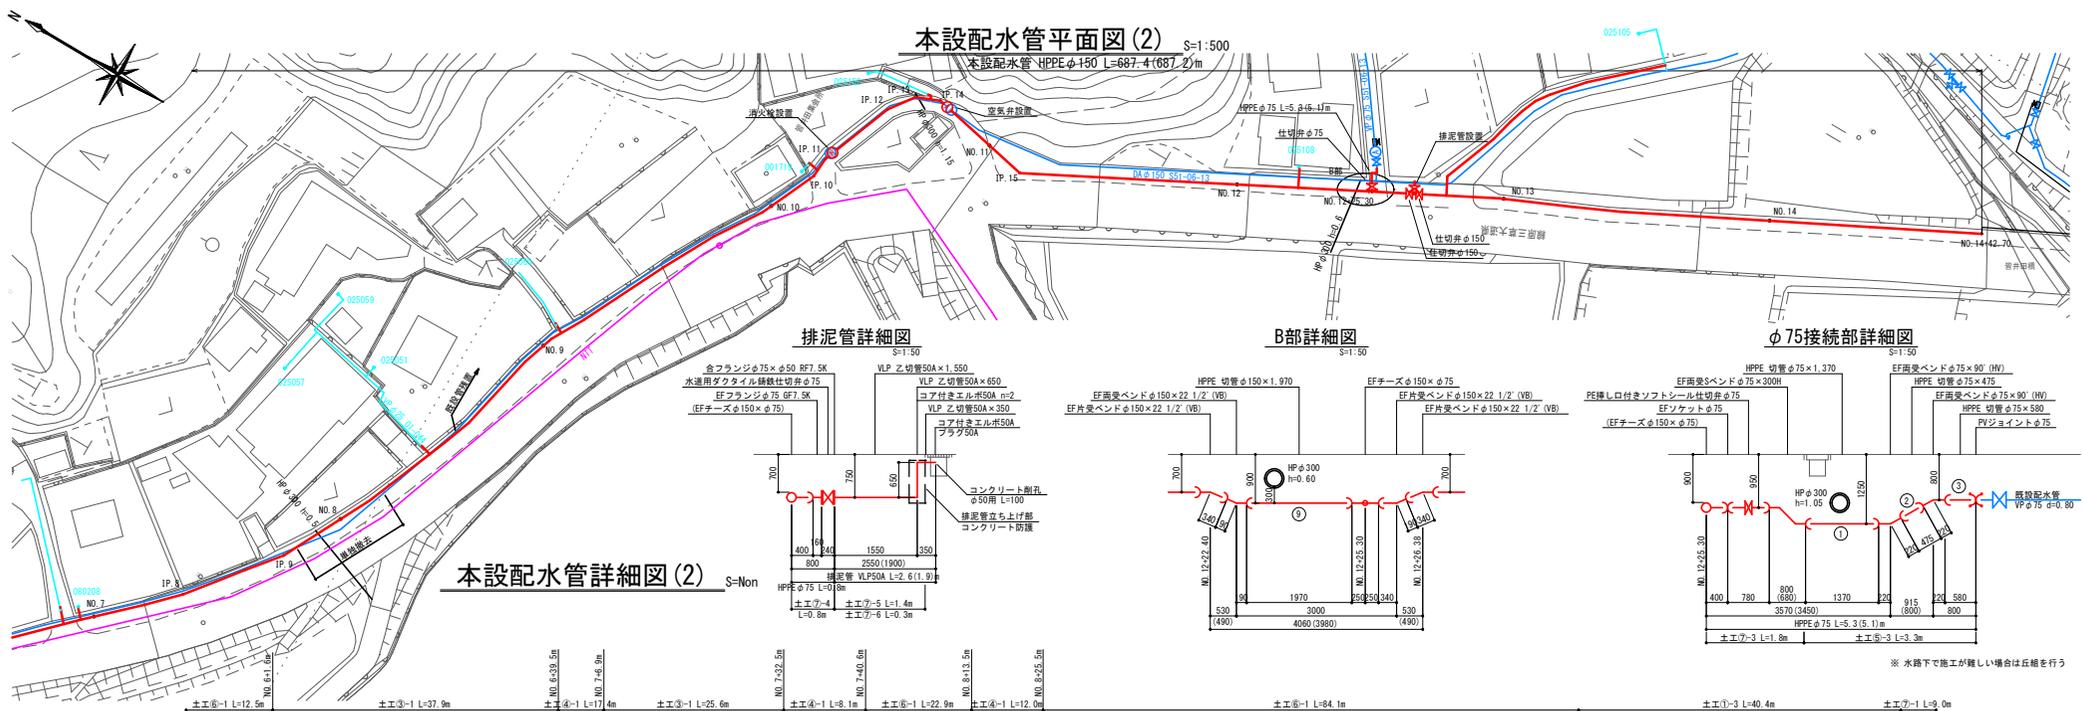


本設配水管詳細図(2) S=Non


排泥管詳細図 S=1:30

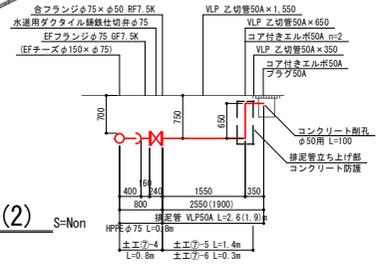


B部詳細図 S=1:30

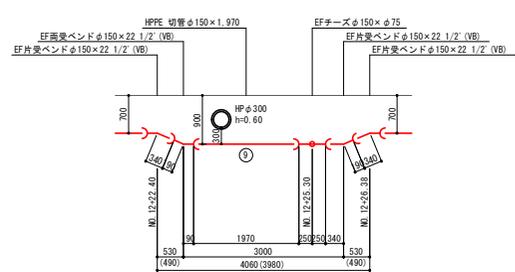

φ75接続部詳細図 S=1:50

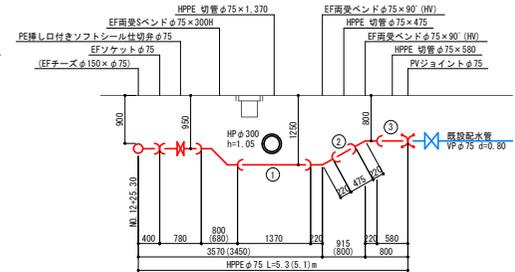

※ 水路上で施工が難しい場合は圧縮を行う

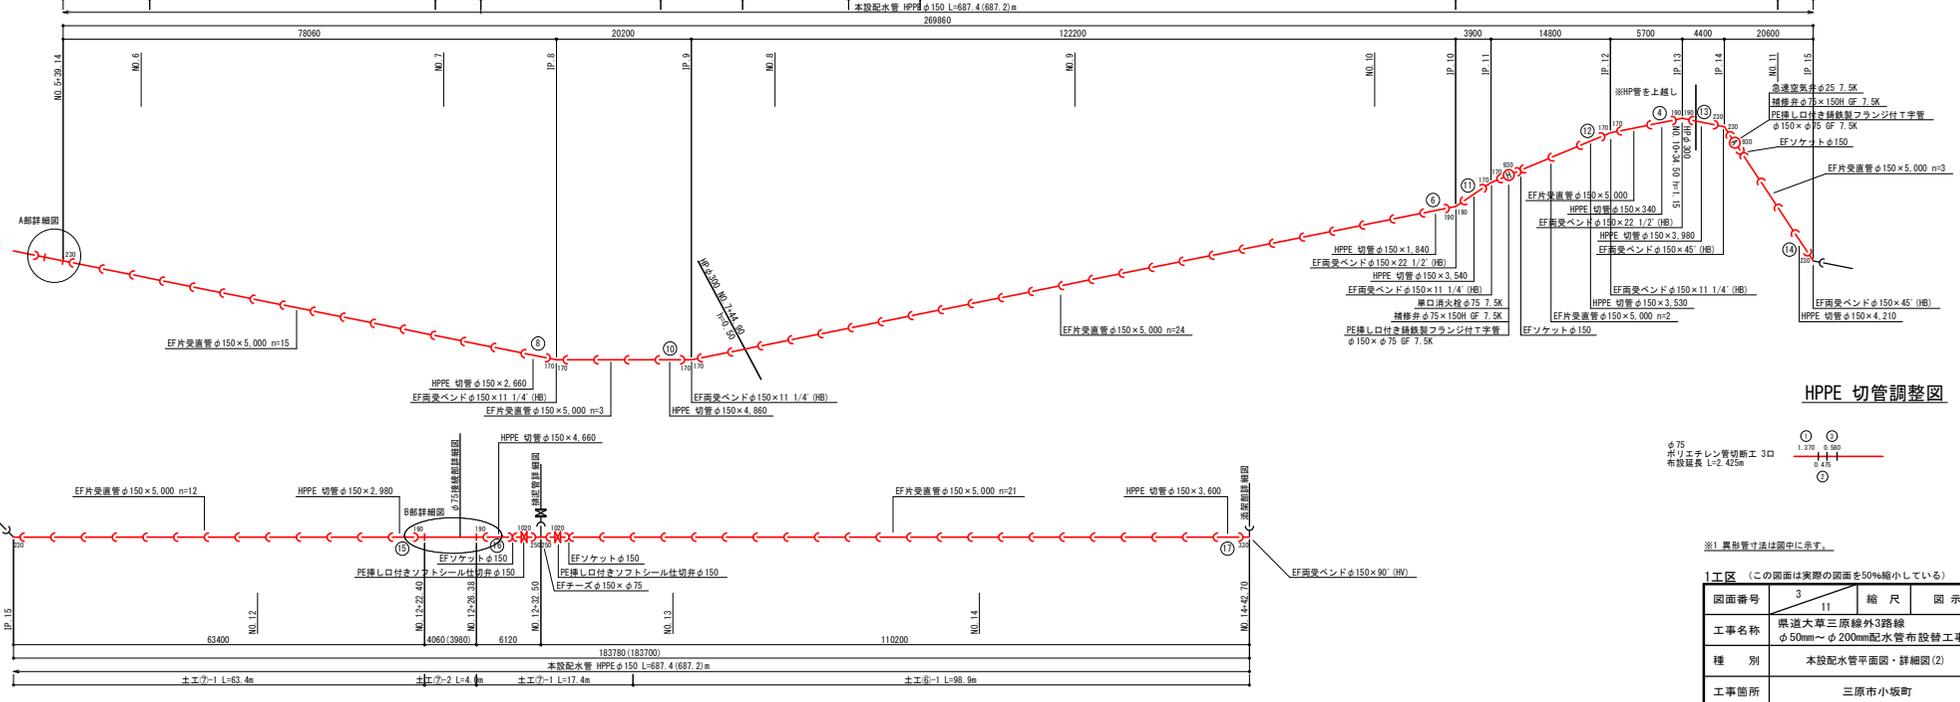

HPPE 切管調整図


※1異形管寸法は図示に示す。

図面番号	3	11	縮尺	図示
工事名称	県道大草三原線外3路線 φ50mm~φ200mm配水管布設替工事			
種別	本設配水管平面図・詳細図(2)			
工事箇所	三原市小坂町			


広島県水道広域連合企業団 三原事務所

添架部詳細図(1)


平面図
S=1:60

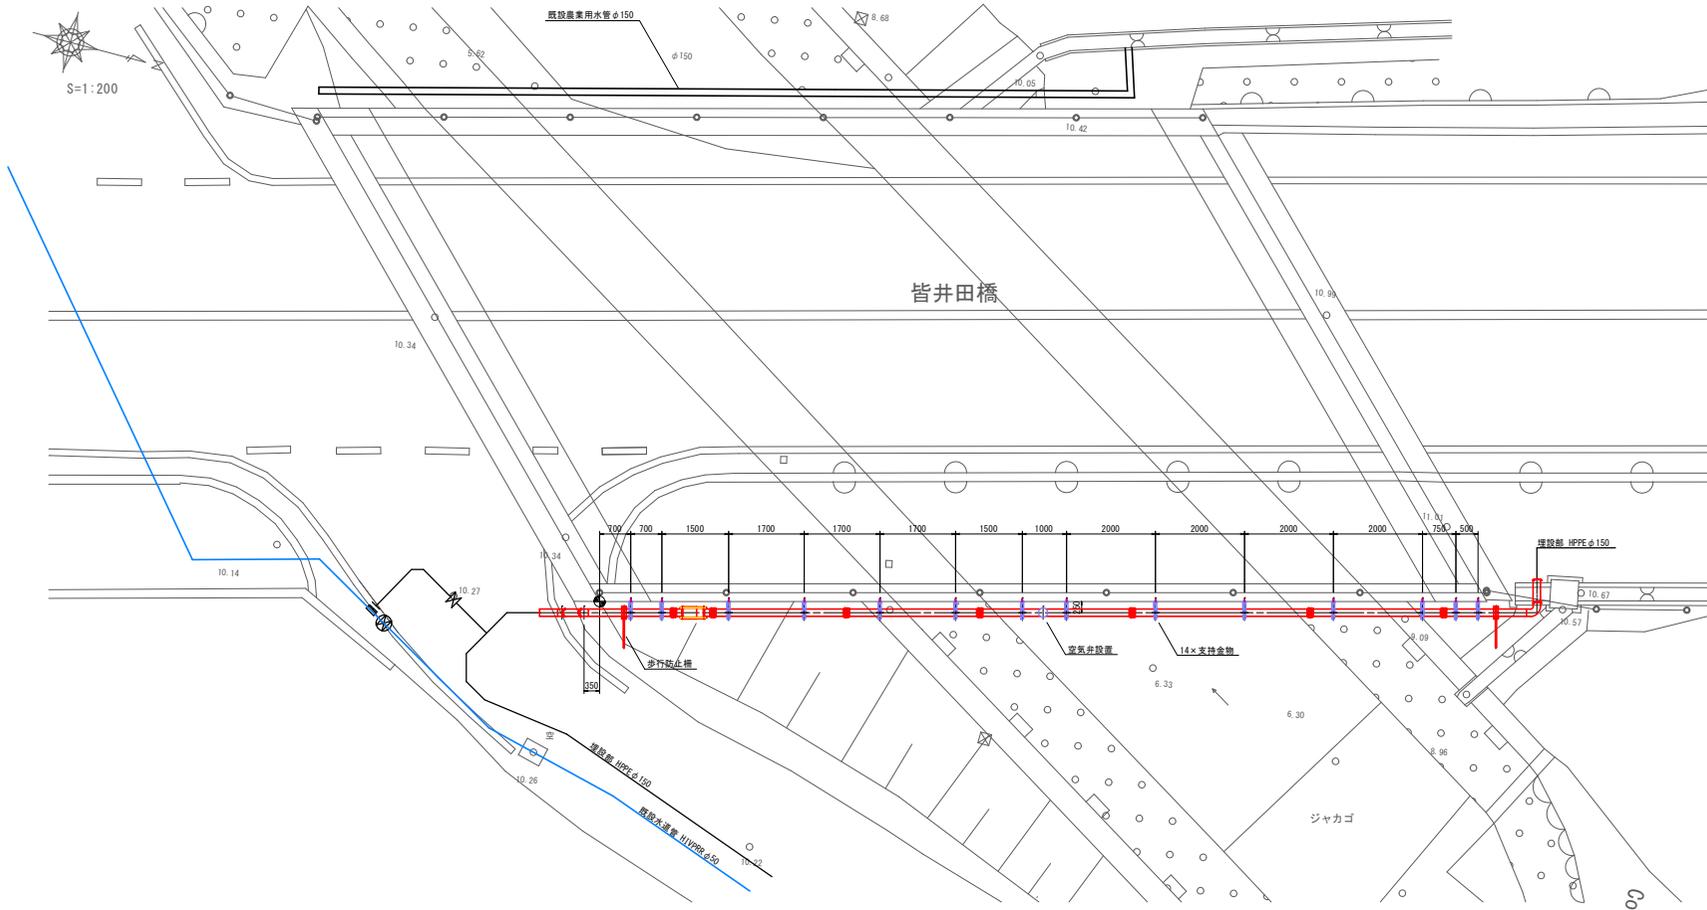

側面図
S=1:60

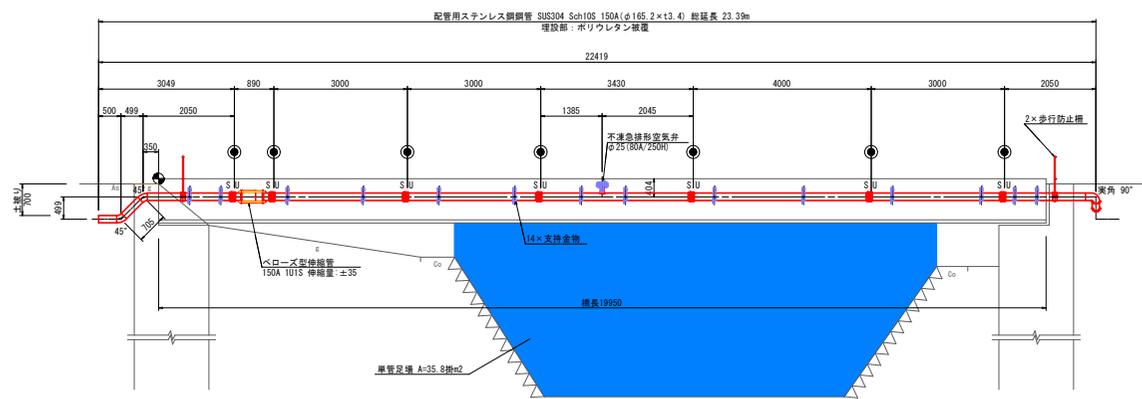

断面図
S=1:60

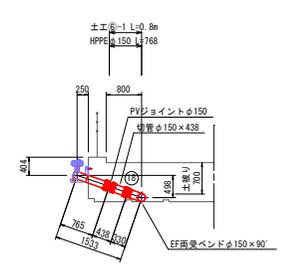


備考: ●は現場耐震性鋼管継手接続箇所(7箇所)とする。
 ・図面上S: 押し口・受口とする。
 ・指差なき埋設部はブレンエンドとする。
 ・歩行防止柵取付位置は現場調整とする。


1工区 (この図面は実際の図面を50%縮小している)

図面番号	S	11	縮尺	図示
工事名称	県道大草三原線外3路線 φ50mm~φ200mm配水管布設替工事			
種別	添架部詳細図(1)			
工事箇所	三原市小坂町			
広島県水道広域連合企業団 三原事務所				

本設配水管平面図(4) S=1:500

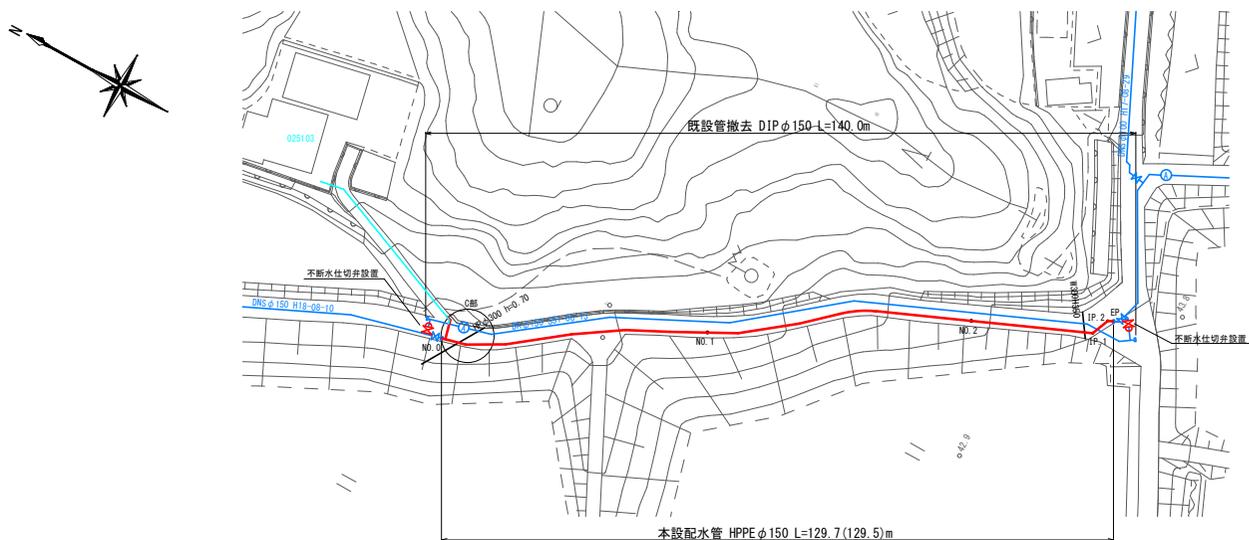


本設配水管詳細図(4) S=Non

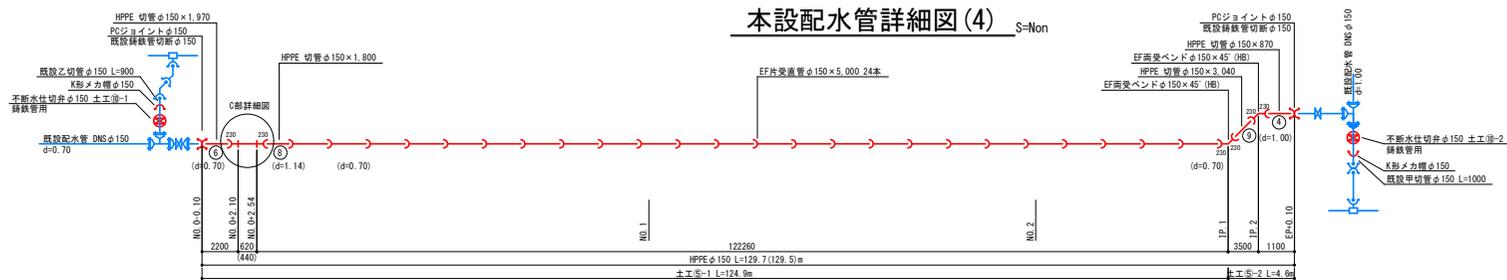

HPPE 切管調整図



C部詳細図 S=1:50

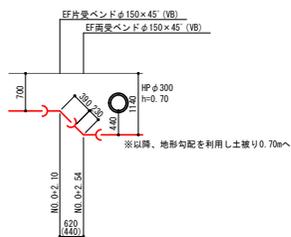

※1異形管寸法は図中に示す。


1工区 (この図面は実際の図面を50%縮小している)

図面番号	7	11	縮尺	図示
工事名称	県道大草三原線外3路線 φ50mm~φ200mm配水管布設替工事			
種別	本設配水管平面図・詳細図(4)			
工事箇所	三原市小坂町			


広島県水道広域連合企業団 三原事務所

横断面図 S=1:100

No. 4

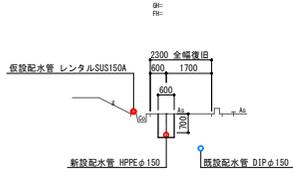


No. 9

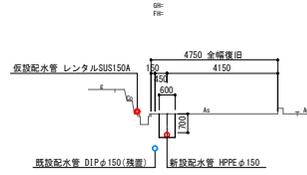


No. 14




No. 2

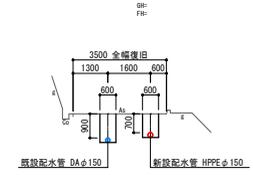

No. 3

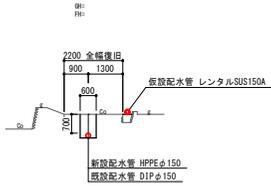


No. 8

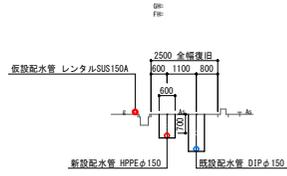


No. 13



No. 1

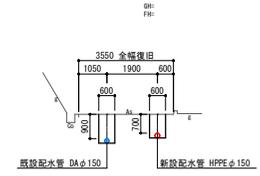


No. 2

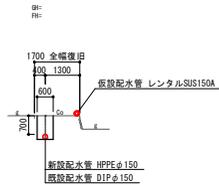


No. 7




No. 12

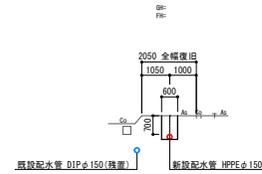


No. 0

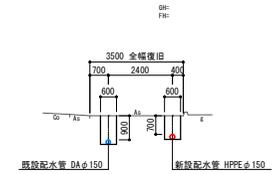


No. 1

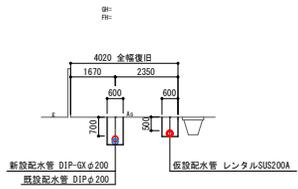


No. 6

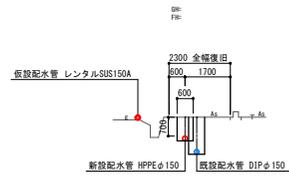


No. 11

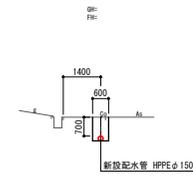


No. 0

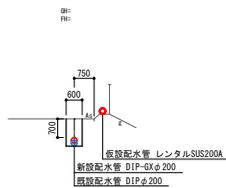

No. 5

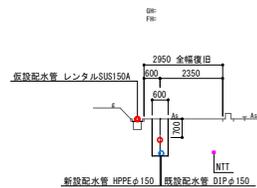

No. 10

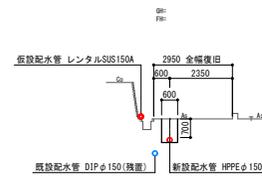

【工区】(この図面は実際の図面を50%縮小している)


図面番号	8 11	縮尺	1:100
工事名称	県道大草三原線外3路線 φ50mm~φ200mm配水管布設替工事		
種別	横断面図		
工事箇所	三原市小坂町		

広島県水道広域連合企業団 三原事務所


弁室構造図 S=1:20

仕切弁室


仕切弁φ200 H=0.70~0.80m

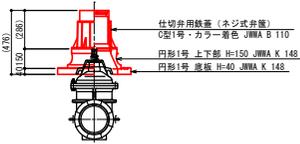


仕切弁φ150 H=0.60~0.70m

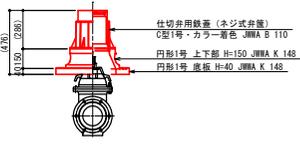


仕切弁φ75 H=0.95m

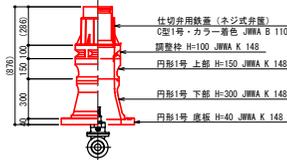


仕切弁φ75 φ50 H=0.70~0.80m

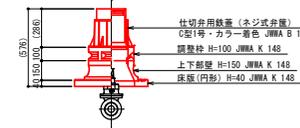

止水栓BOX
車道用 H=0.6m

 


不断水仕切弁φ200 H=0.80m

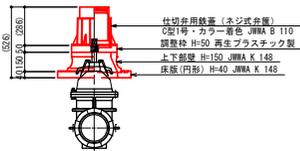


空気弁室

空気弁φ25 H=0.70m

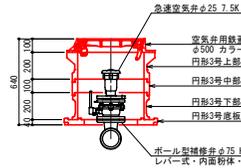


消火栓室

消火栓φ75 H=0.70m

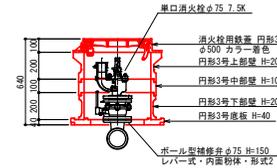


舗装復旧断面図 S=1:10


車道
市道 As舗装 5-10-30

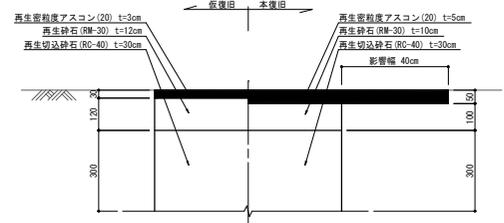


歩道
市道 As舗装 3-10

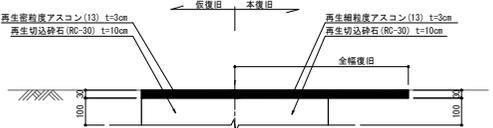


歩道(乗り入れ部)
市道 As舗装 4-15

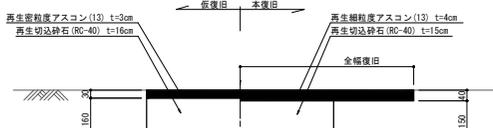

車道
市道 As舗装 5-10-10

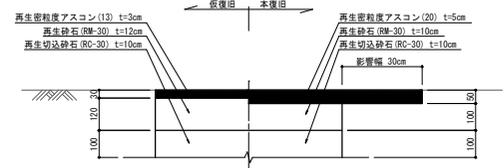

車道
現況 コンクリート舗装 10-10
復旧 As舗装 5-10-10

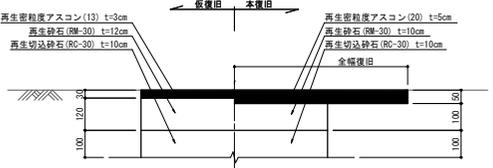



※ 設置した仕切弁の土盛りが1.0m以上となる場合は、操作性の向上のため縦向きシロッドを設置すること。

【工区】 (この図面は実際の図面を50%縮小している)

図面番号	9 11	縮尺	図示
工事名称	県道大草三原線外3路線 φ50mm~φ200mm配水管布設替工事		
種別	弁室構造図・舗装復旧断面図		
工事箇所	三原市小坂町		

広島県水道広域連合企業団 三原事務所

舗装復旧平面図(1) S=1:500

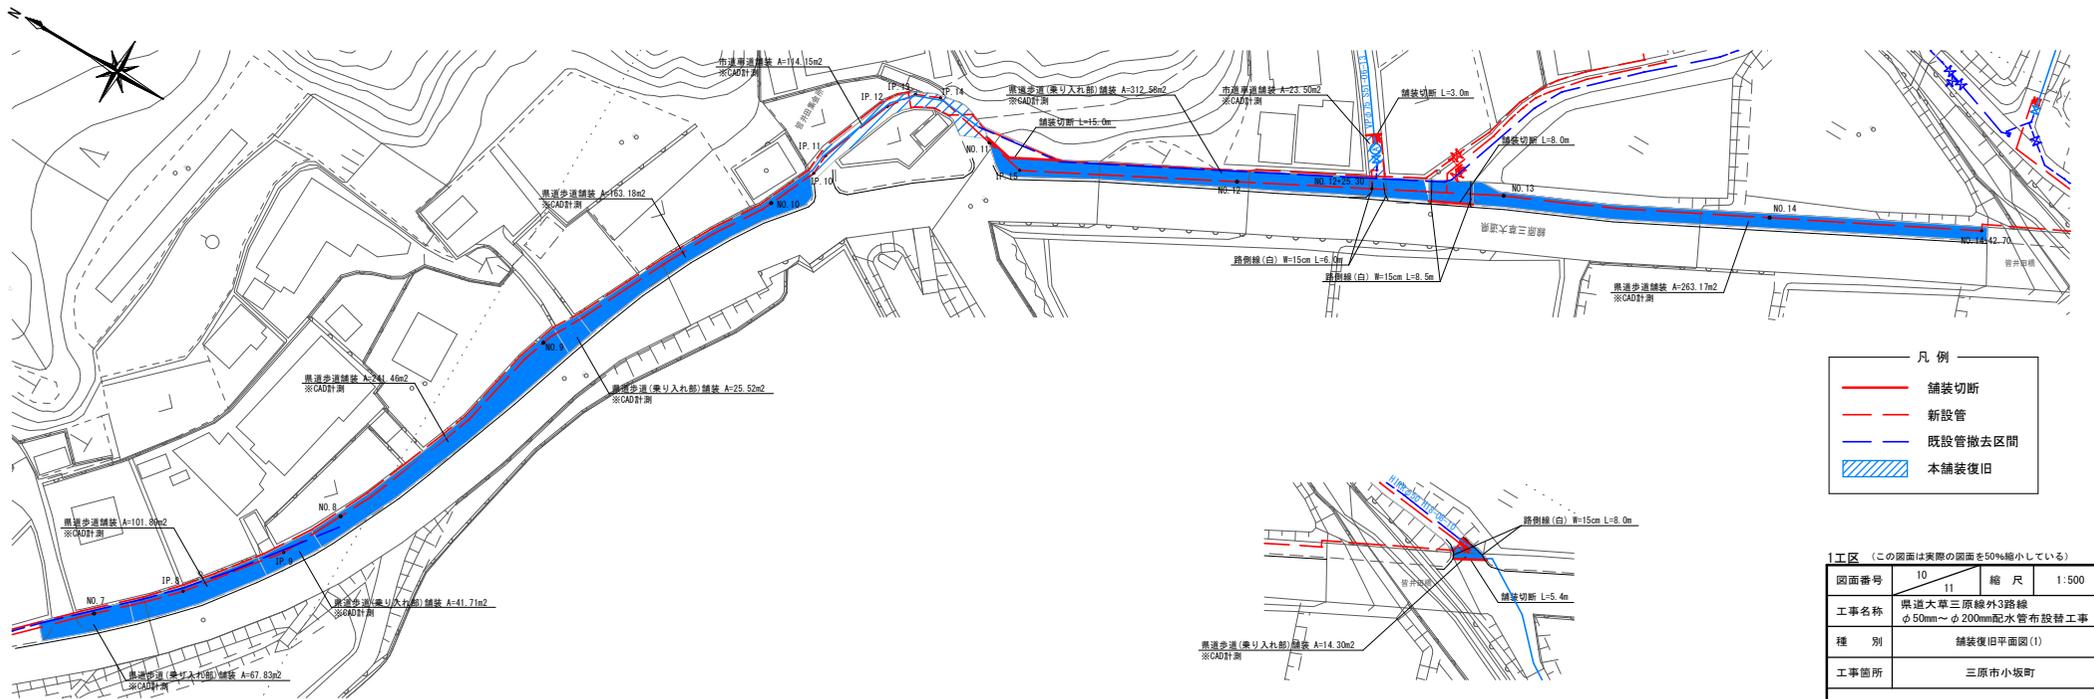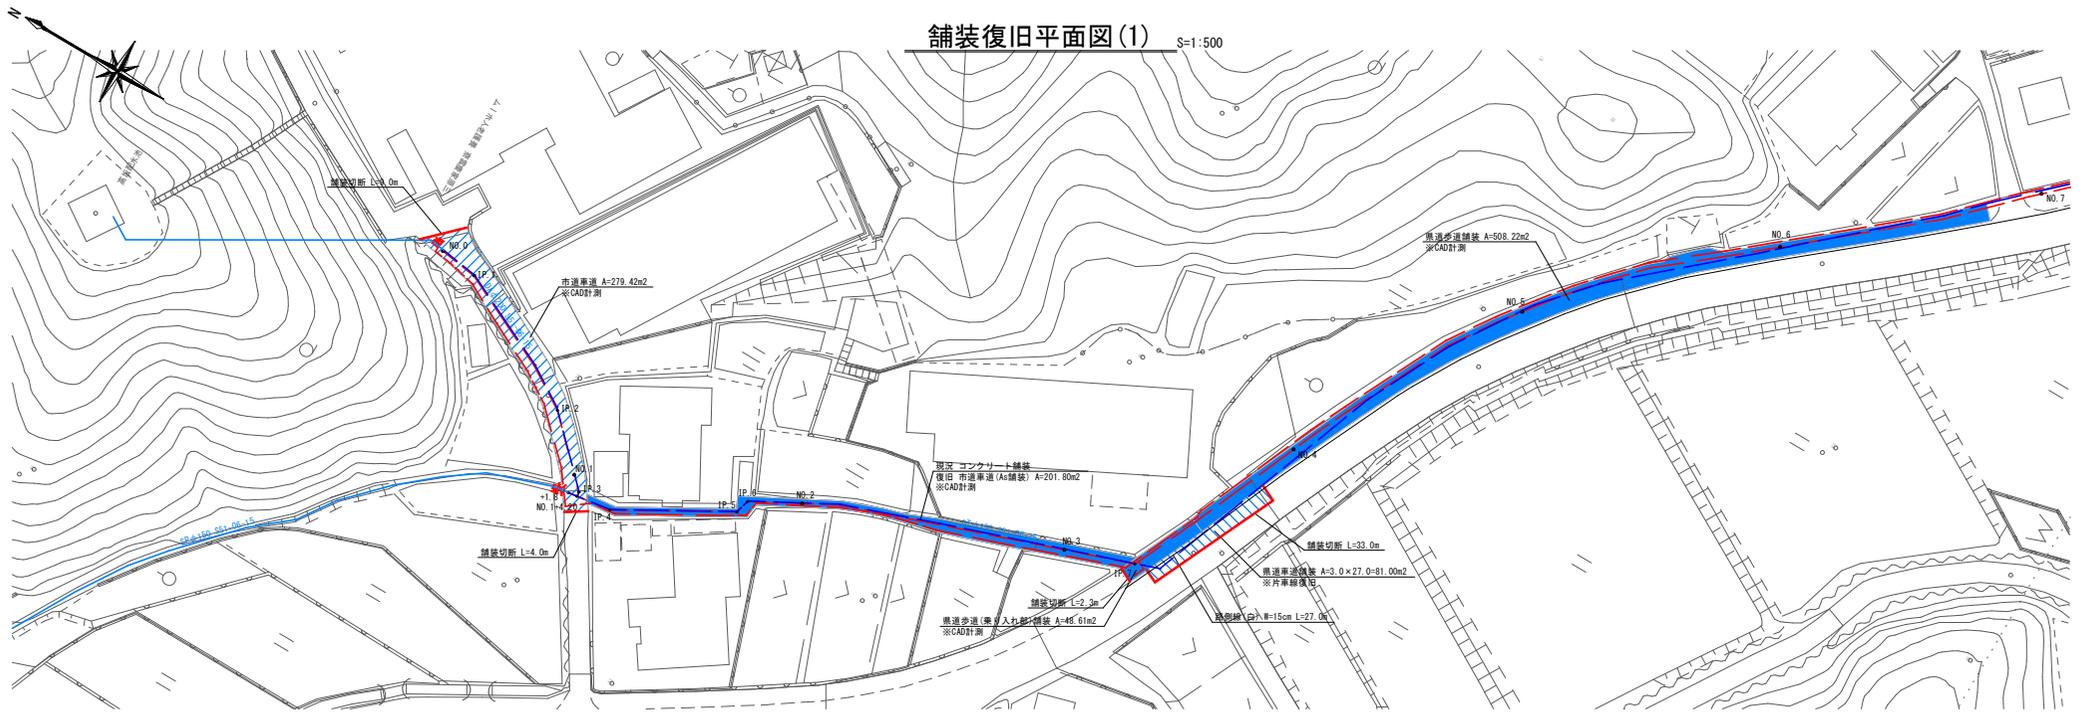



- 凡例
- 舗装切断
 - 新設管
 - 既設管撤去区間
 - 本舗装復旧

1区 (この図面は実際の図面を50%縮小している)

図面番号	10	11	縮尺	1:500
工事名称	県道大草三原線外3路線 φ50mm~φ200mm配水管布設替工事			
種別	舗装復旧平面図(1)			
工事箇所	三原市小坂町			

広島県水道広域連合企業団 三原事務所

舗装復旧平面図(2) S=1:500

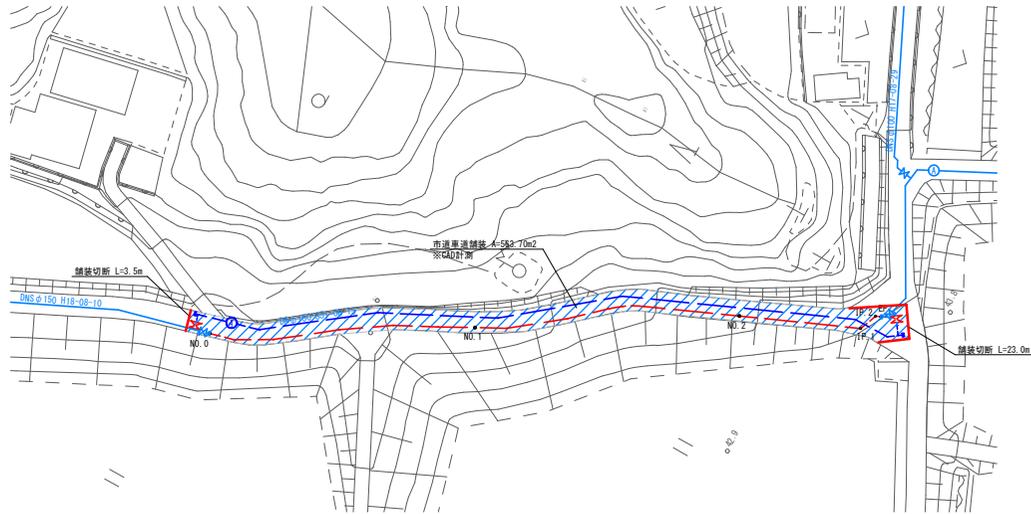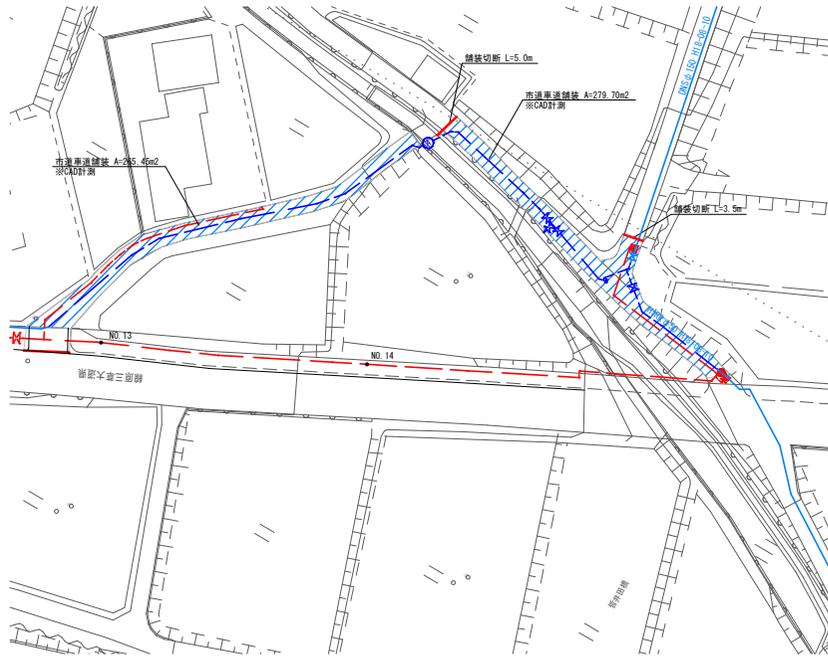

凡例

	舗装切断
	新設管
	既設管撤去区間
	本舗装復旧

1 工区 (この図面は実際の図面を50%縮小している)

図面番号	11	縮尺	1:500
工事名称	県道大草三原線外3路線 φ50mm~φ200mm配水管布設替工事		
種別	舗装復旧平面図(2)		
工事箇所	三原市小坂町		
広島県水道広域連合企業団 三原事務所			