 



位置図


S=1:10,000

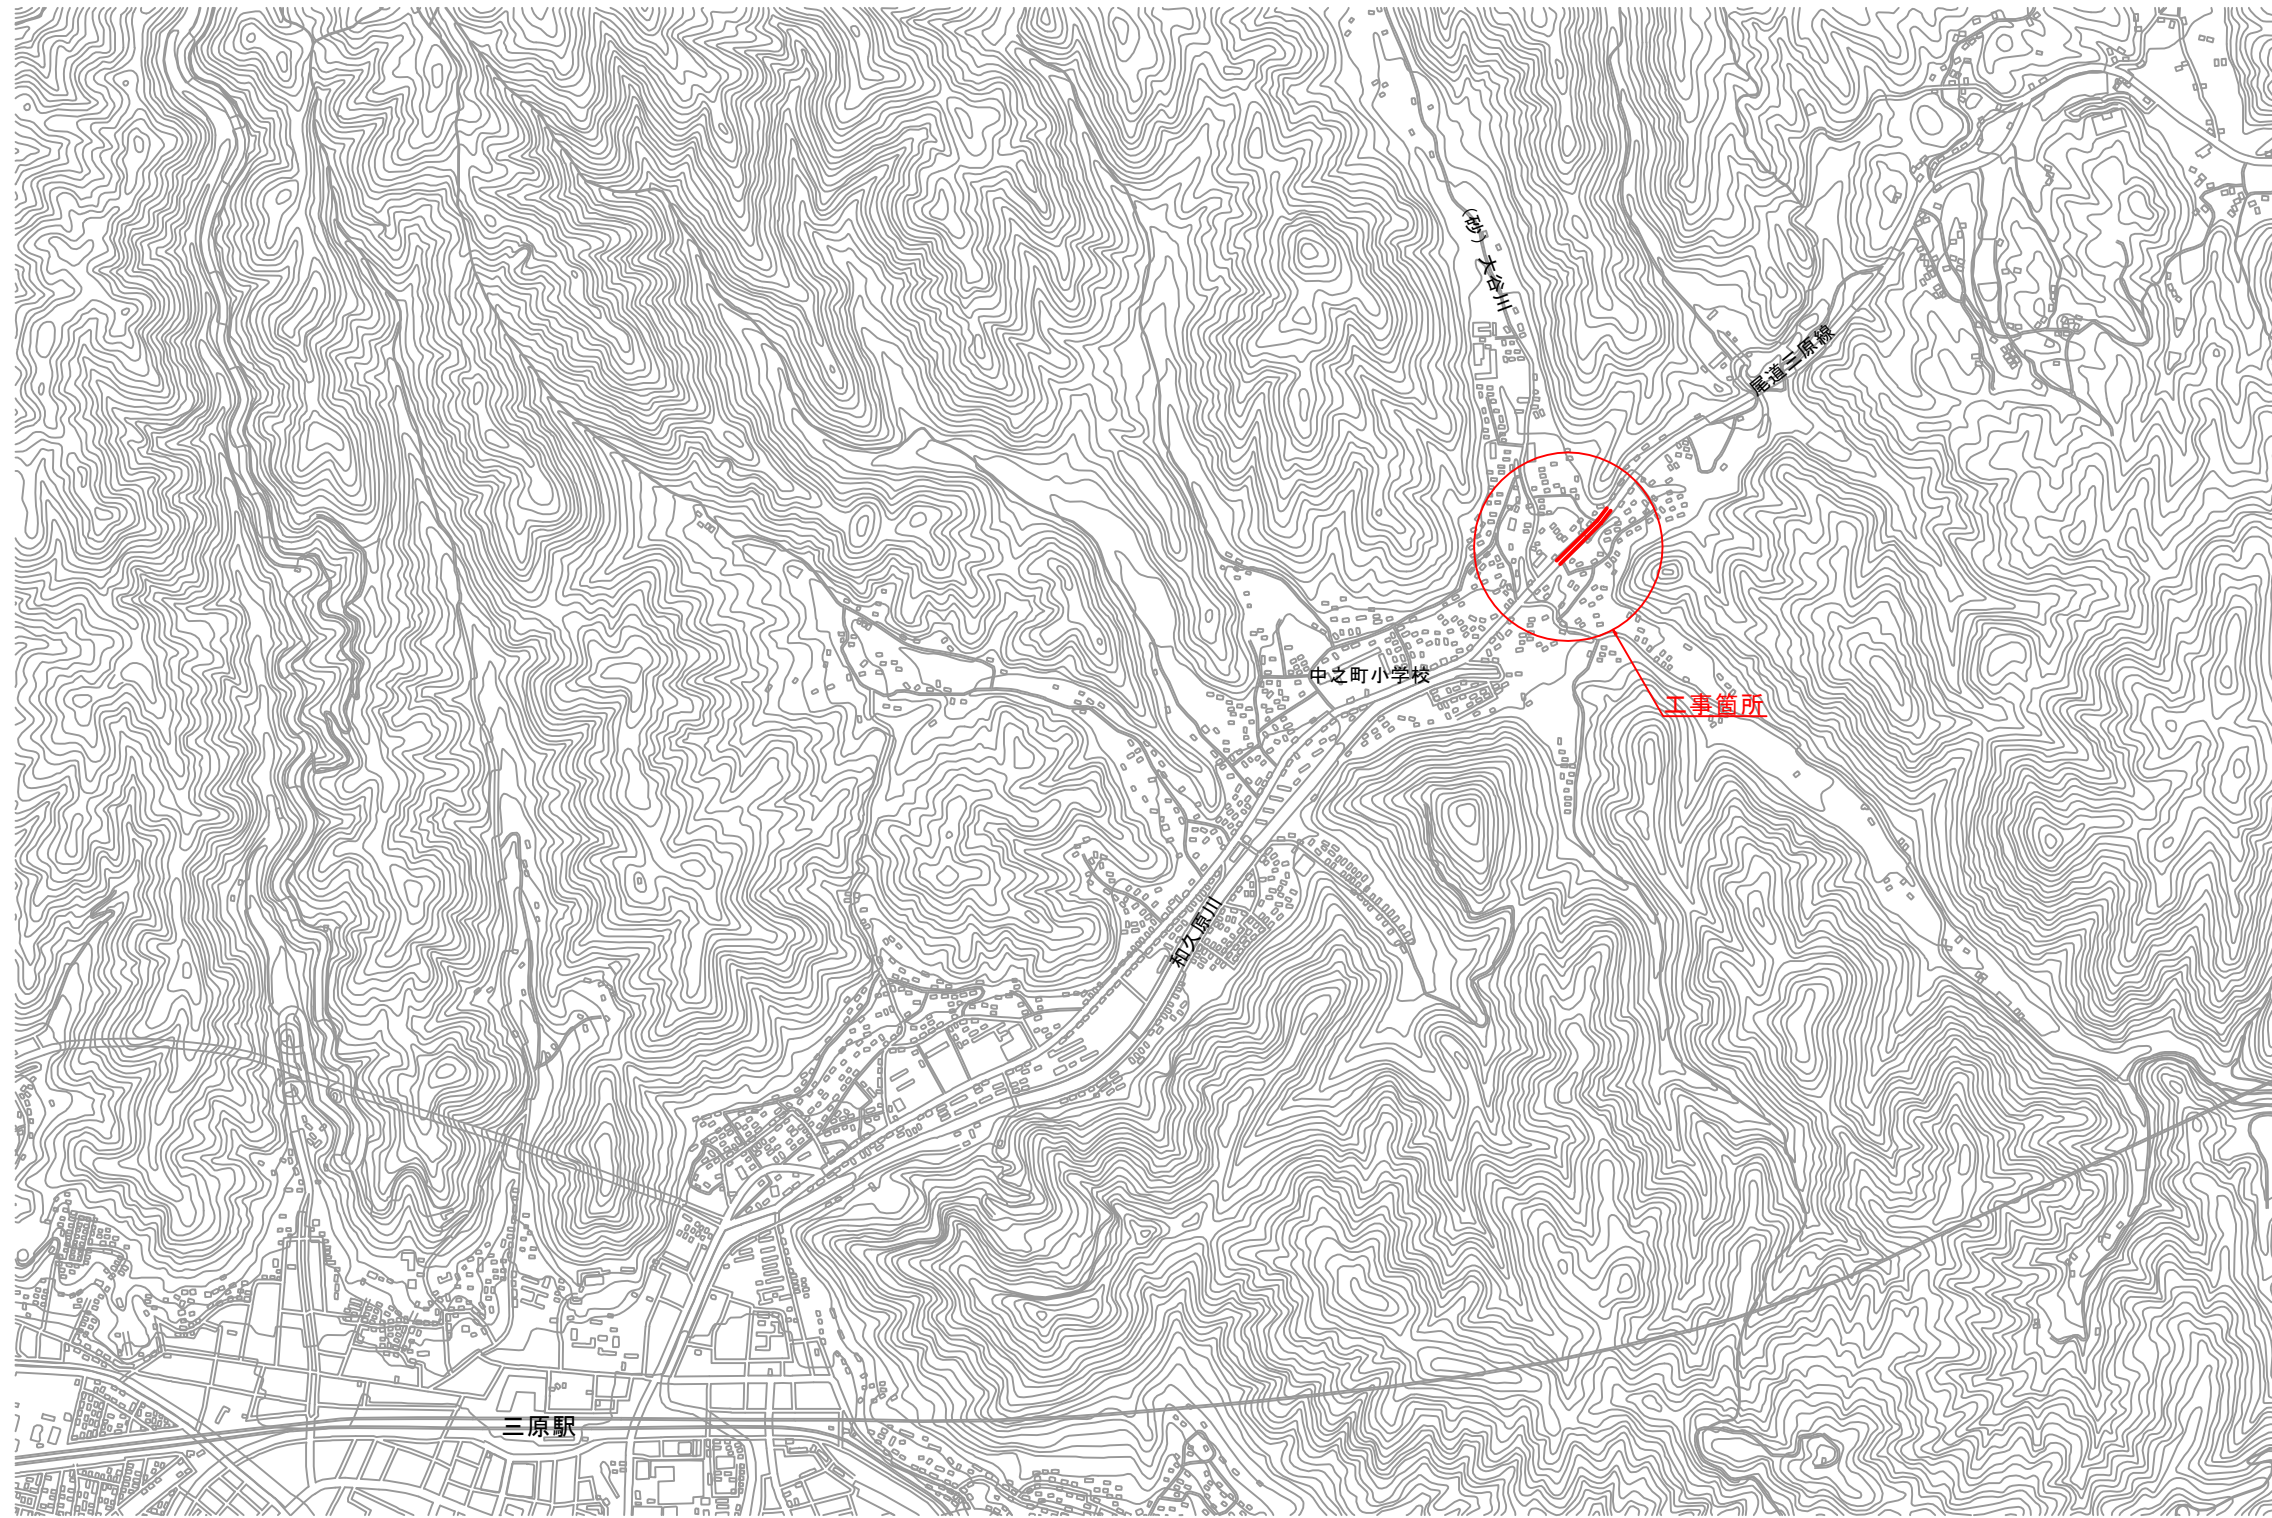

図面番号	1 / 11	縮尺	1:10,000
工事名称	主要地方道尾道三原線外2路線 φ75mm~φ150mm配水管布設替工事		
種別	位置図		
工事箇所	三原市中之町九丁目		
広島県水道広域連合企業団三原事務所			

「この図面は、実際の図面を50%に縮小している。」


平面図 S=1:500

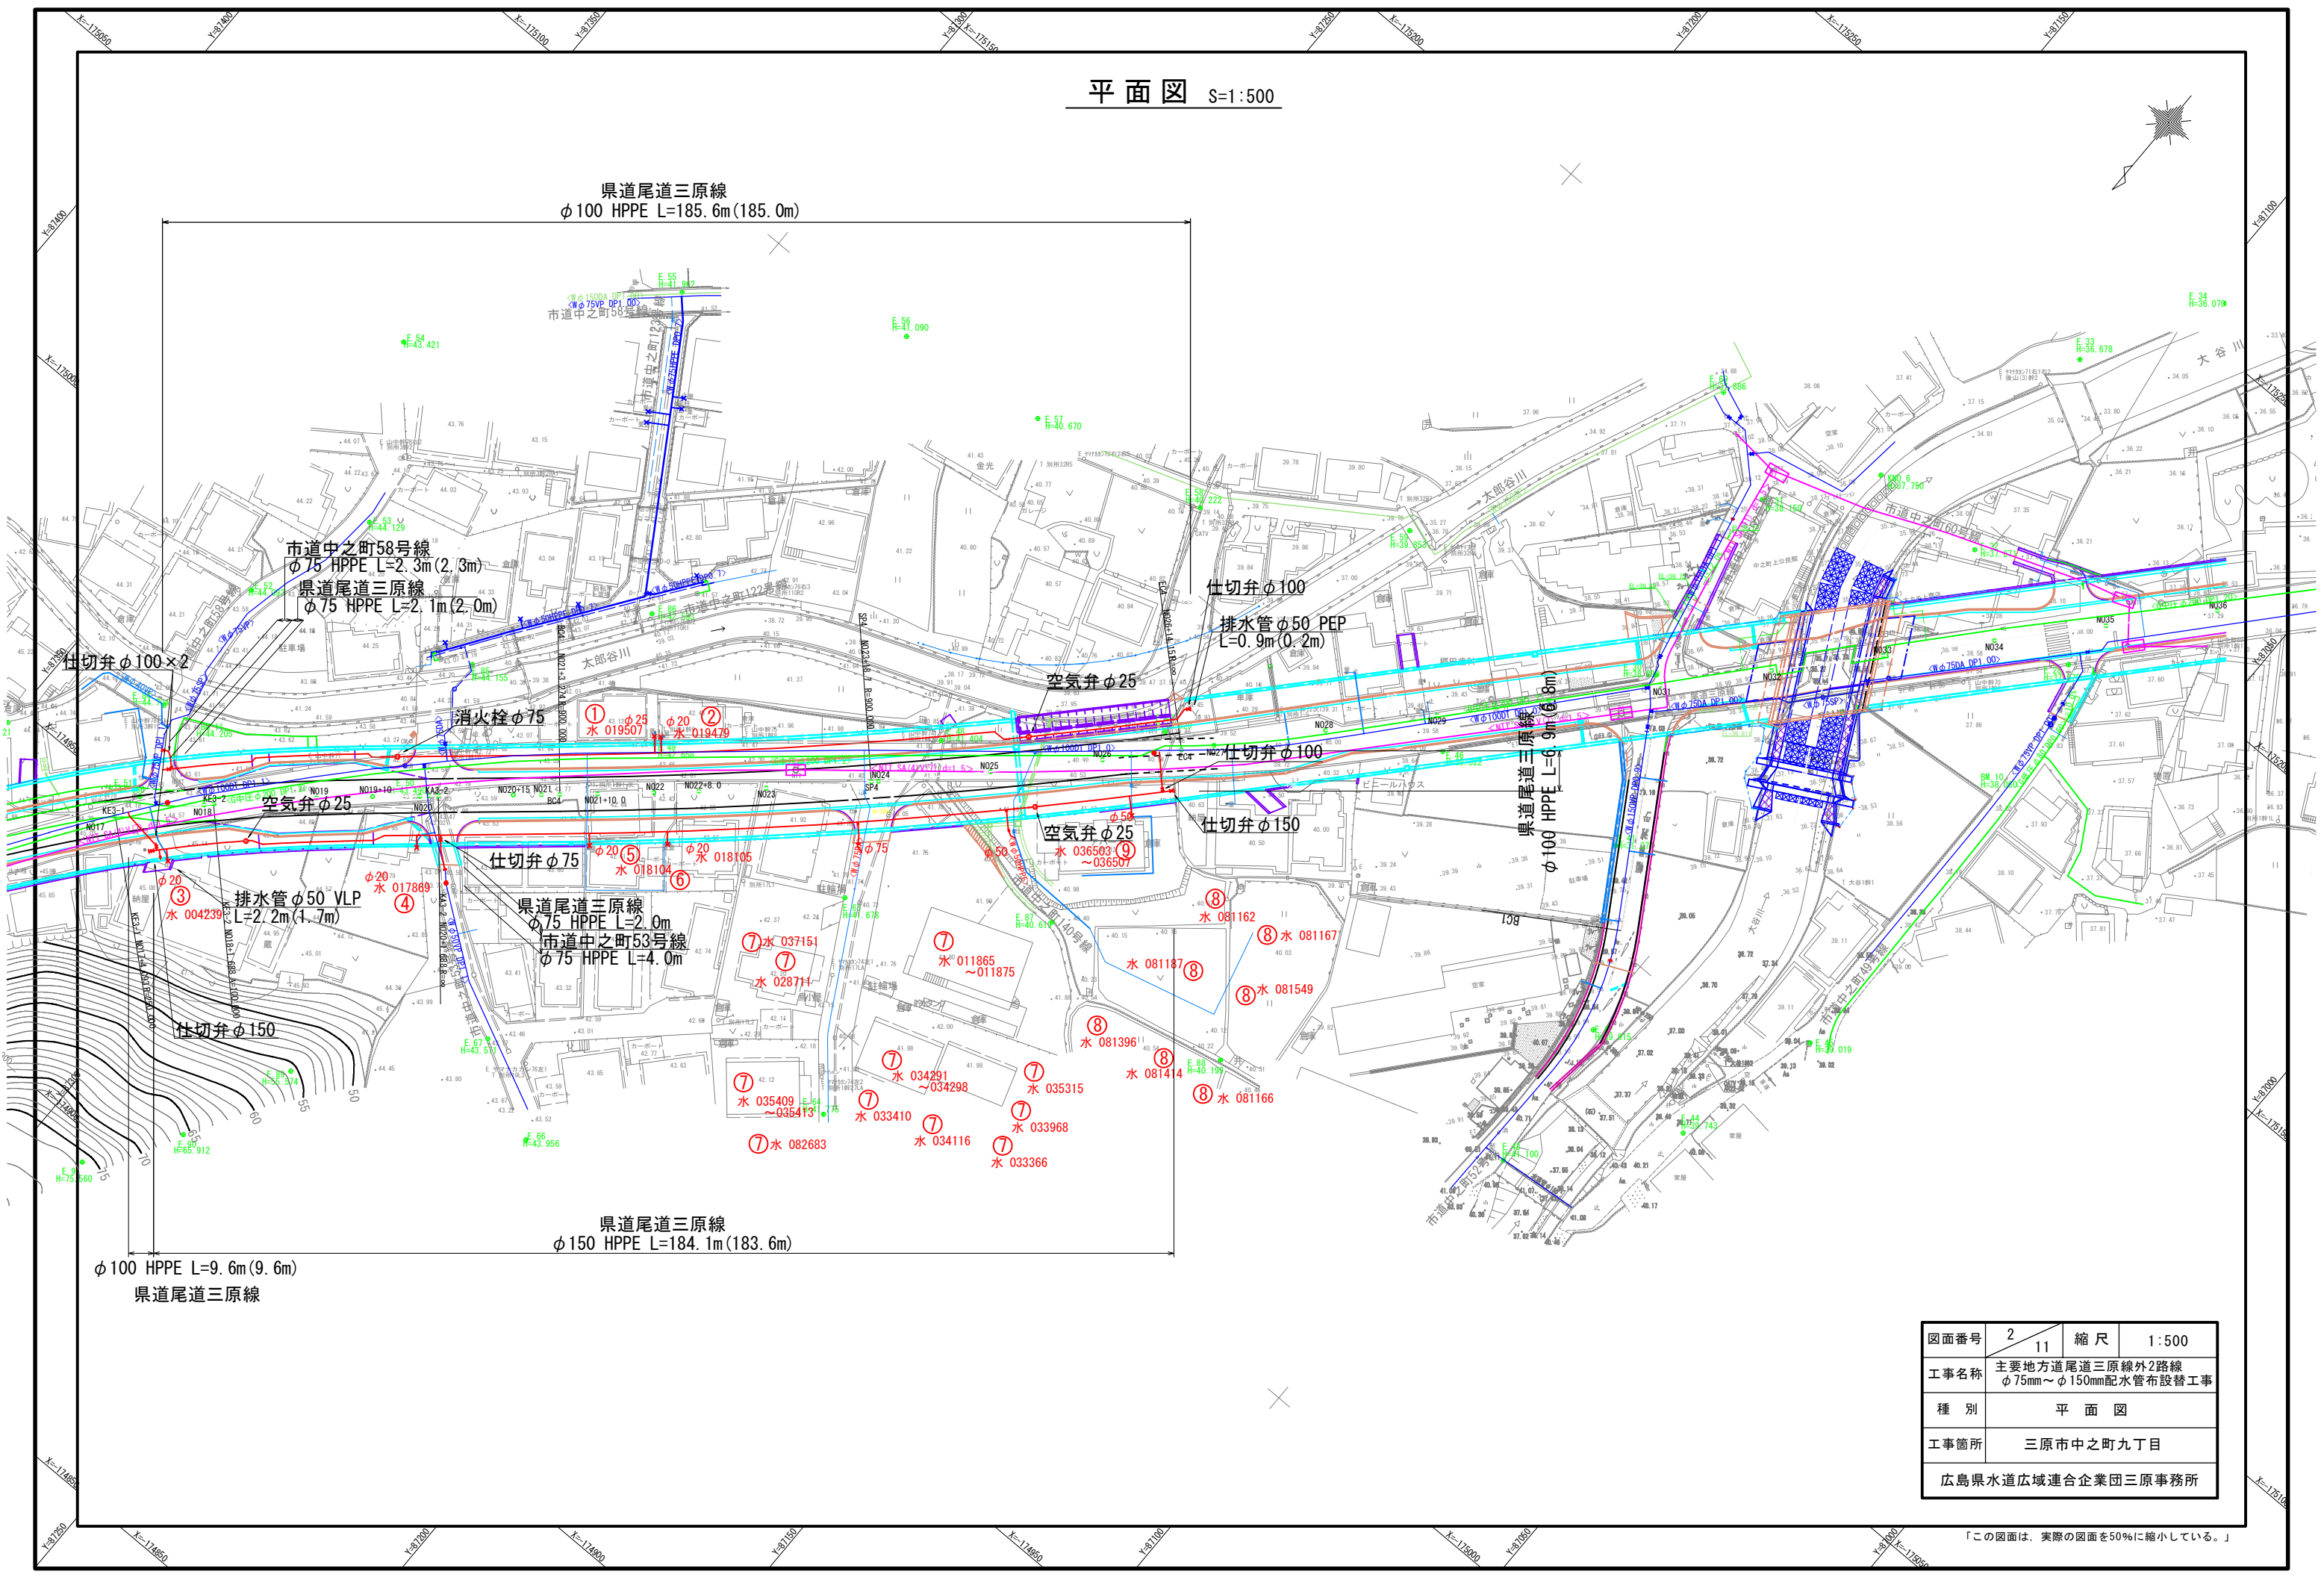

「この図面は、実際の図面を50%に縮小している。」

N019


D = 10.000
GH = 43.92
FH = 44.296

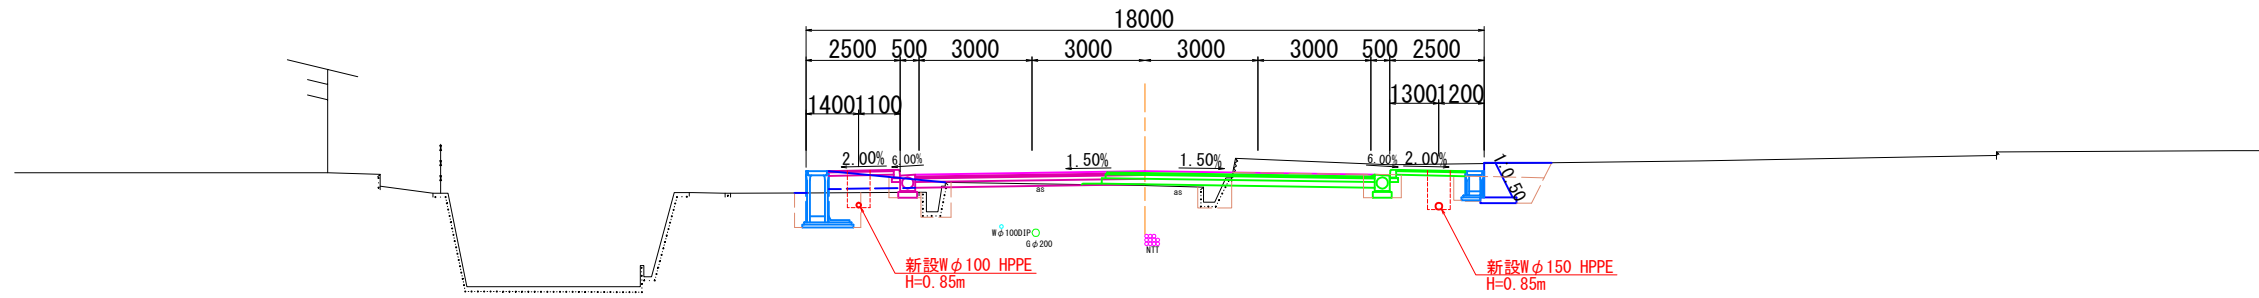

DL=40.00

KE3-2 (N018+1.680)


D = 18.320
GH = 44.36
FH = 44.643

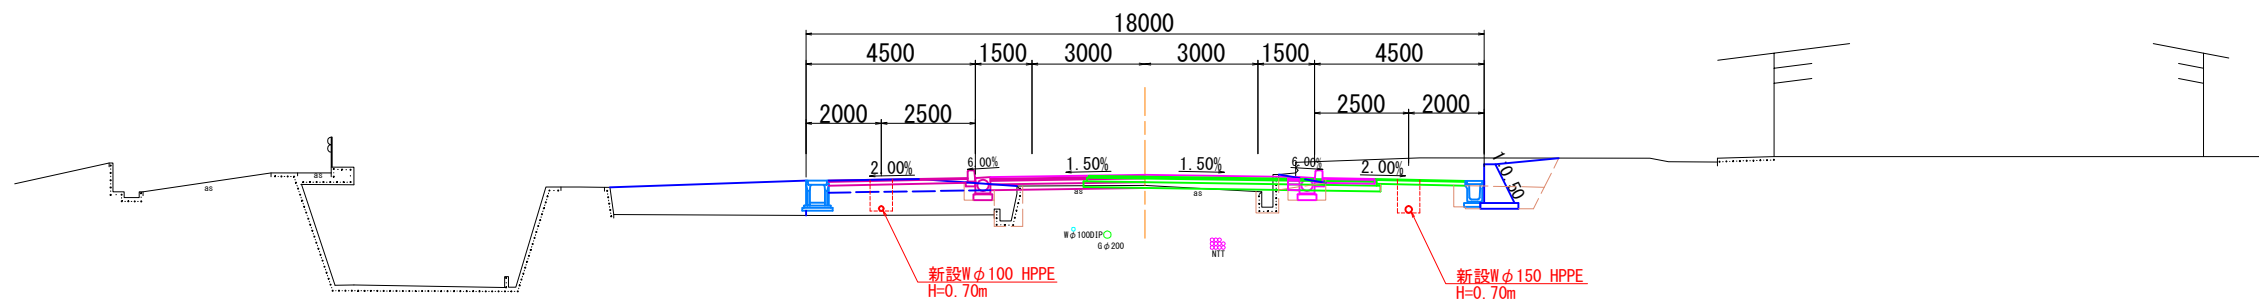

DL=40.00

KE3-1 (N017+4.093)

D = 17.587
GH = 44.84
FH = 44.941

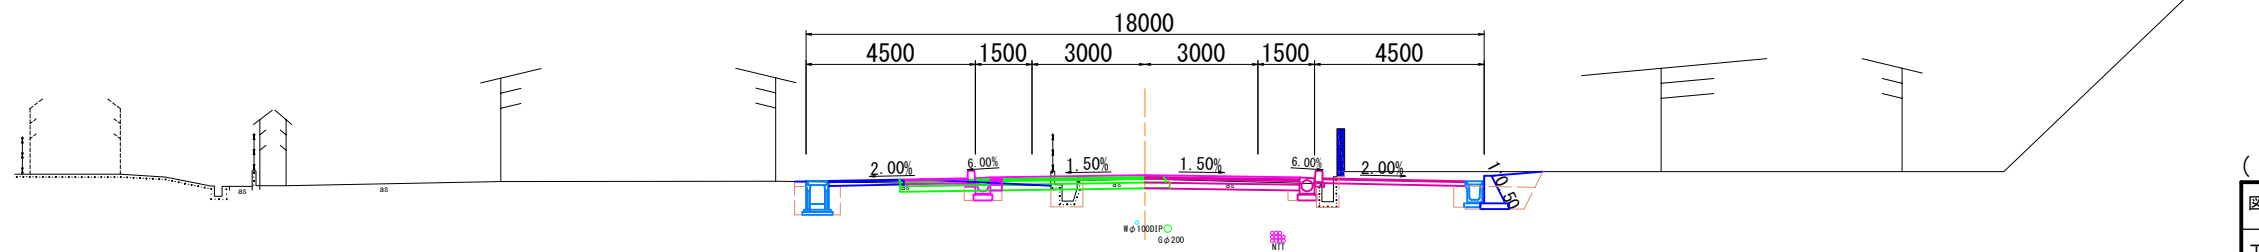

DL=40.00

B工区
A工区


(KE3-1: N017+ 4.093 ~ N019)

図面番号	3 / 11	縮尺	1:100
工事名称	主要地方道尾道三原線外2路線 φ75mm~φ150mm配水管布設替工事		
種別	横断図(1)		
工事箇所	三原市中之町九丁目		
広島県水道広域連合企業団三原事務所			

「この図面は、実際の図面を50%に縮小している。」


N020+15

D = 5.000
GH=43.67
FH=43.503

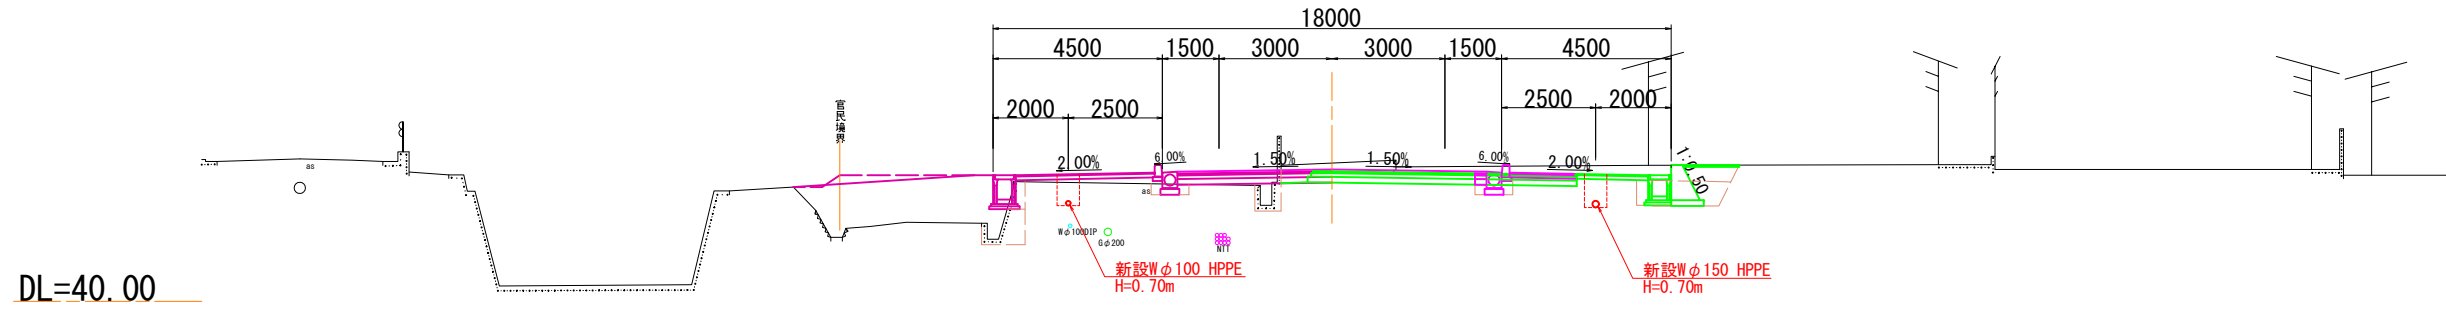


KA3-2 (N020+1.688)

D = 13.312
GH=43.40
FH=43.824

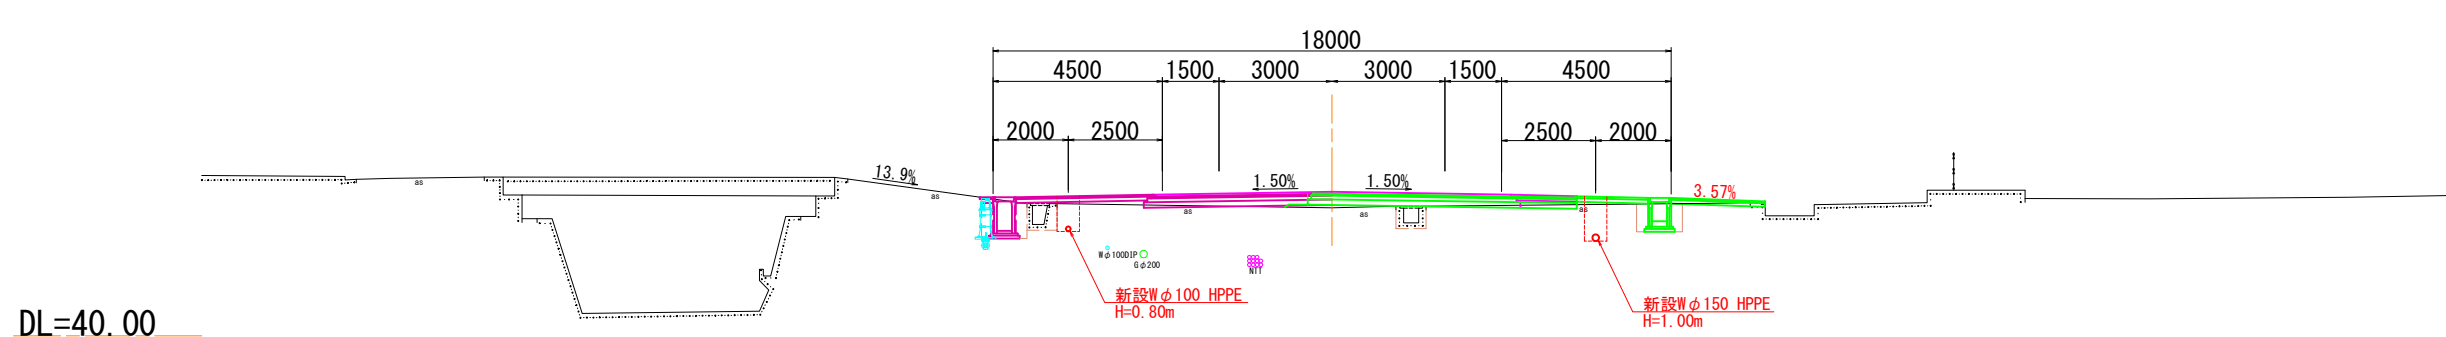

N019+10

D = 11.688
GH=43.70
FH=44.087

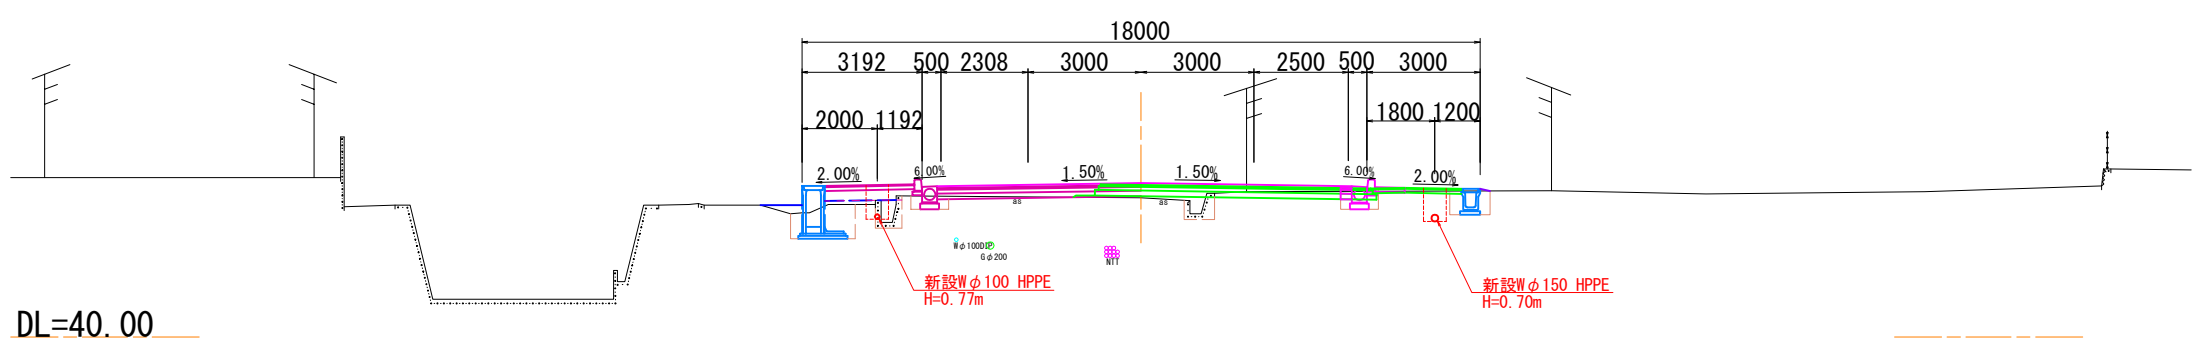


(N019+10~N020+15)

図面番号	4 11	縮尺	1:100
工事名称	主要地方道尾道三原線外2路線 φ75mm~φ150mm配水管布設替工事		
種別	横断図(2)		
工事箇所	三原市中之町九丁目		
広島県水道広域連合企業団三原事務所			


BC4 (N021+3.274)

D = 6.726
GH=43.69
FH=43.300

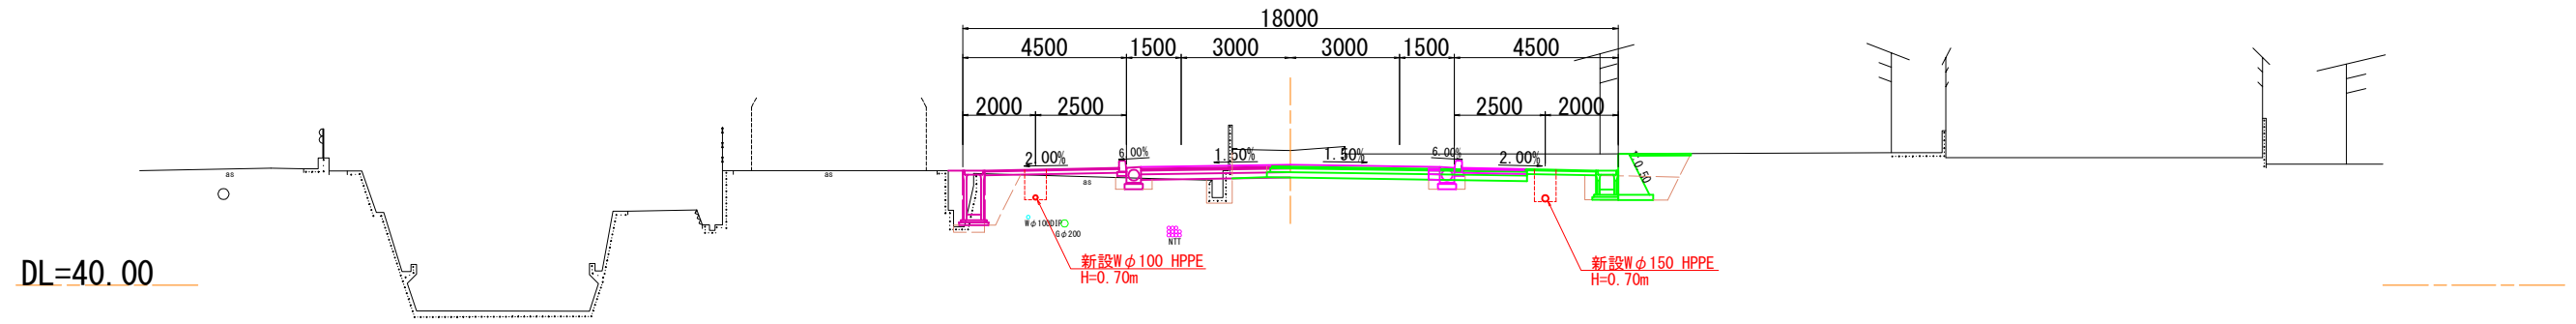

N021

D = 3.274
GH=43.79
FH=43.380

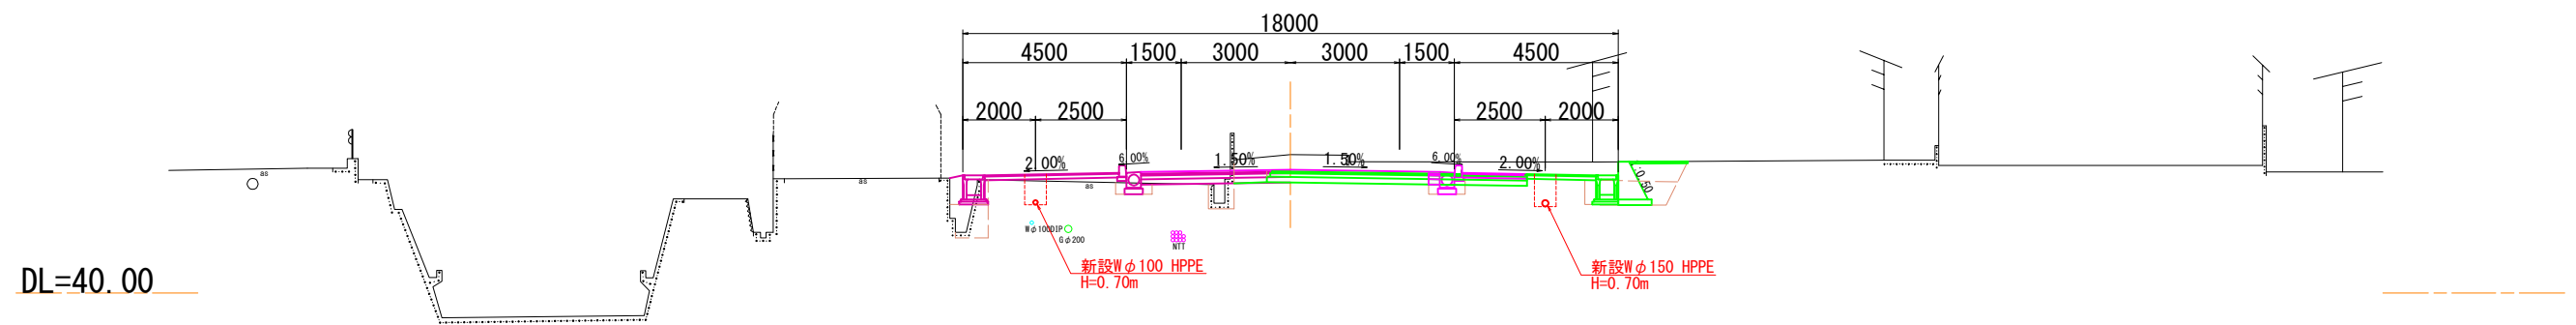

(N021~BC4;N021+ 3.274)

図面番号	5 / 11	縮尺	1:100
工事名称	主要地方道尾道三原線外2路線 φ75mm~φ150mm配水管布設替工事		
種別	横断図(3)		
工事箇所	三原市中之町九丁目		
広島県水道広域連合企業団三原事務所			

N022+8

D = 12.000
GH=42.55
FH=42.694

N022

D = 8.000
GH=42.20
FH=42.890




N021+10

D = 10.000
GH=42.71
FH=43.135

DL=40.00

DL=40.00

DL=40.00

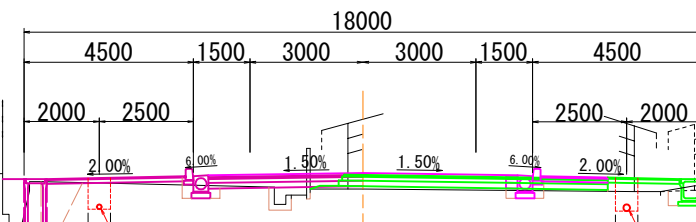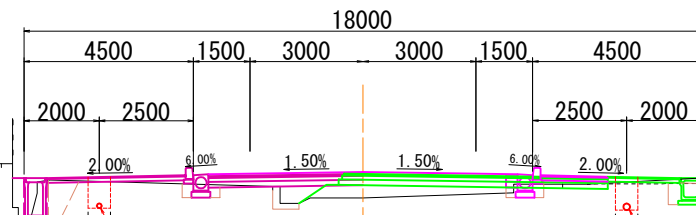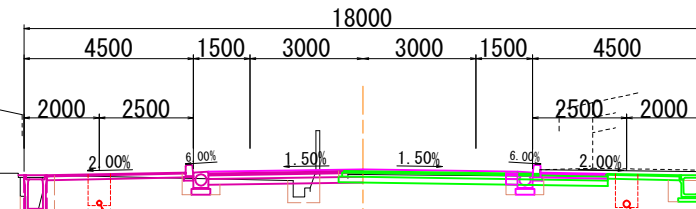


(N021+10~N022+ 8)

図面番号	6 / 11	縮尺	1:100
工事名称	主要地方道尾道三原線外2路線 φ75mm~φ150mm配水管布設替工事		
種別	横断図(4)		
工事箇所	三原市中之町九丁目		
広島県水道広域連合企業団三原事務所			


N025

D =20.000
GH=41.28
FH=41.420

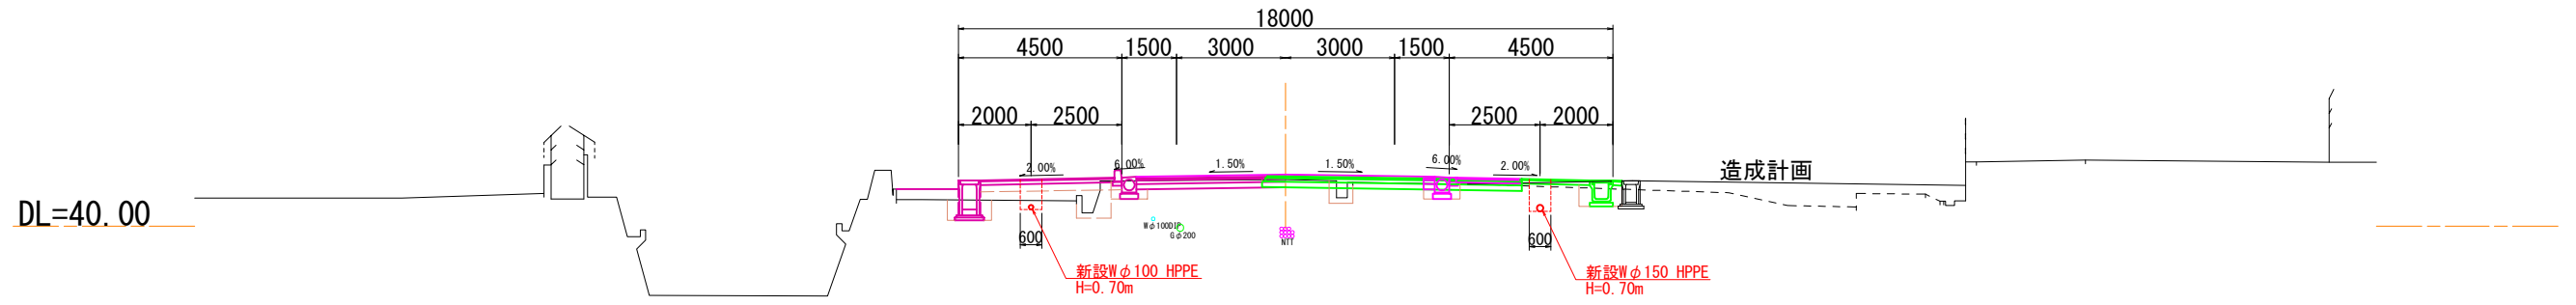


SP4 (N023+18.712)

D =21.288
GH=41.66
FH=41.942

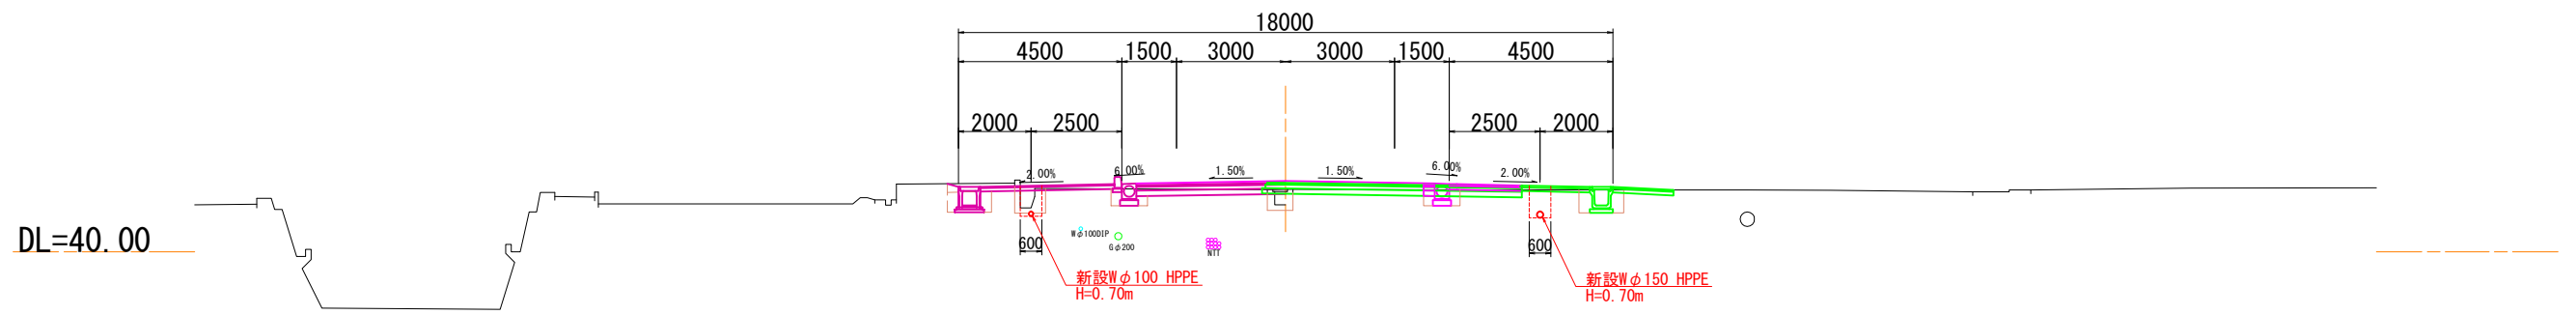

N023

D =18.712
GH=41.96
FH=42.400

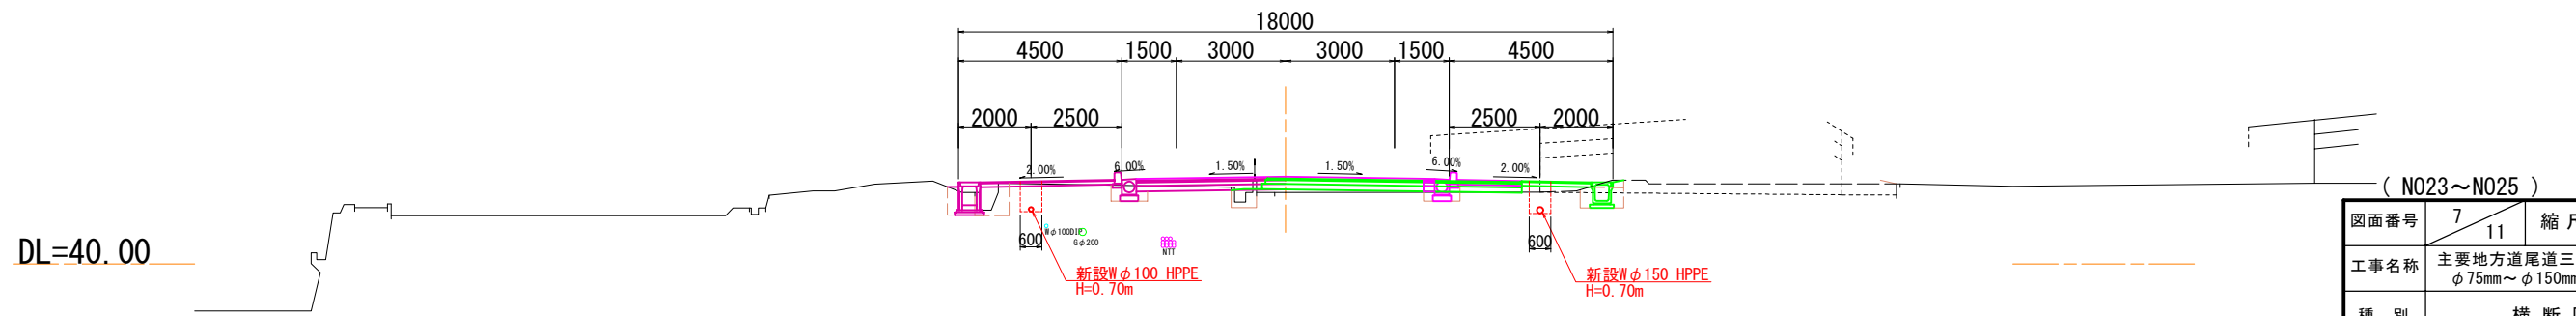


(N023~N025)

図面番号	7 / 11	縮尺	1:100
工事名称	主要地方道尾道三原線外2路線 φ75mm~φ150mm配水管布設替工事		
種別	横断図(5)		
工事箇所	三原市中之町九丁目		
広島県水道広域連合企業団三原事務所			


N027

D = 20.000
GH = 40.33
FH = 40.586

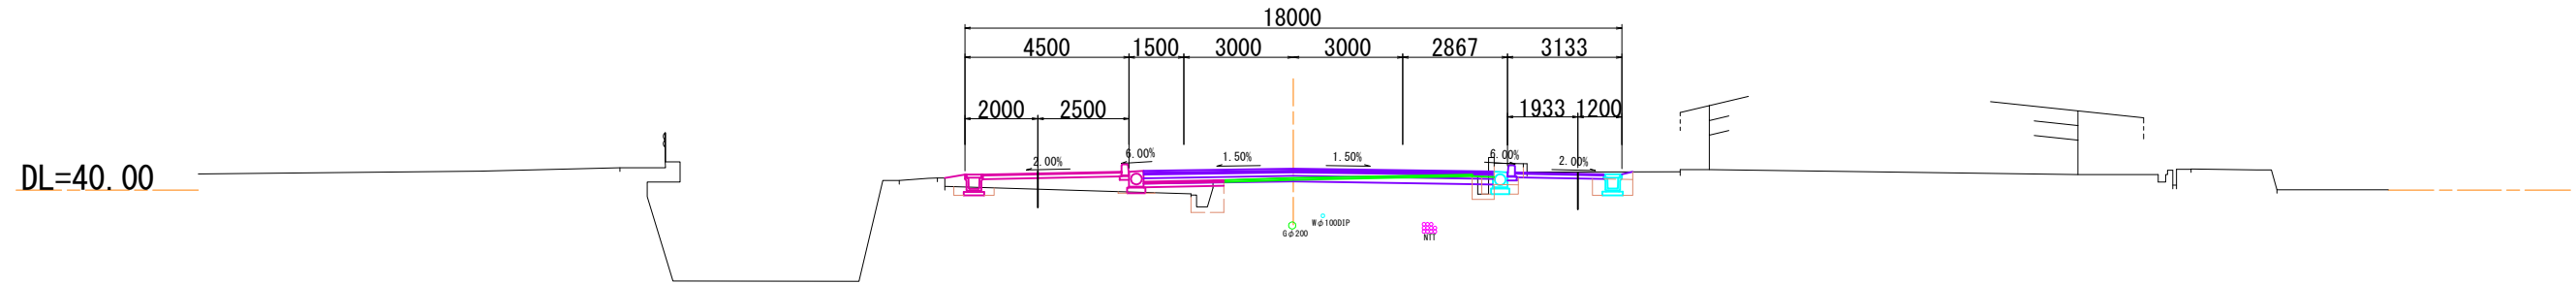


EC4 (N026+14.151)

D = 5.849
GH = 40.48
FH = 40.678

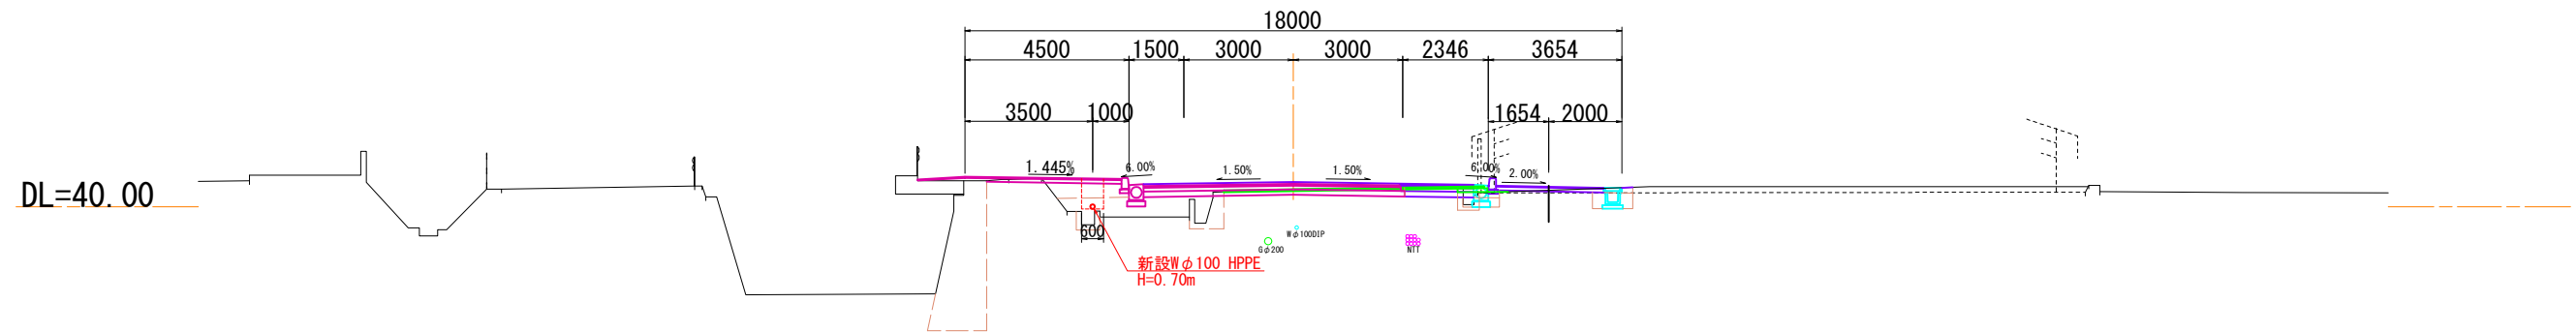

N026

D = 14.151
GH = 40.86
FH = 40.946




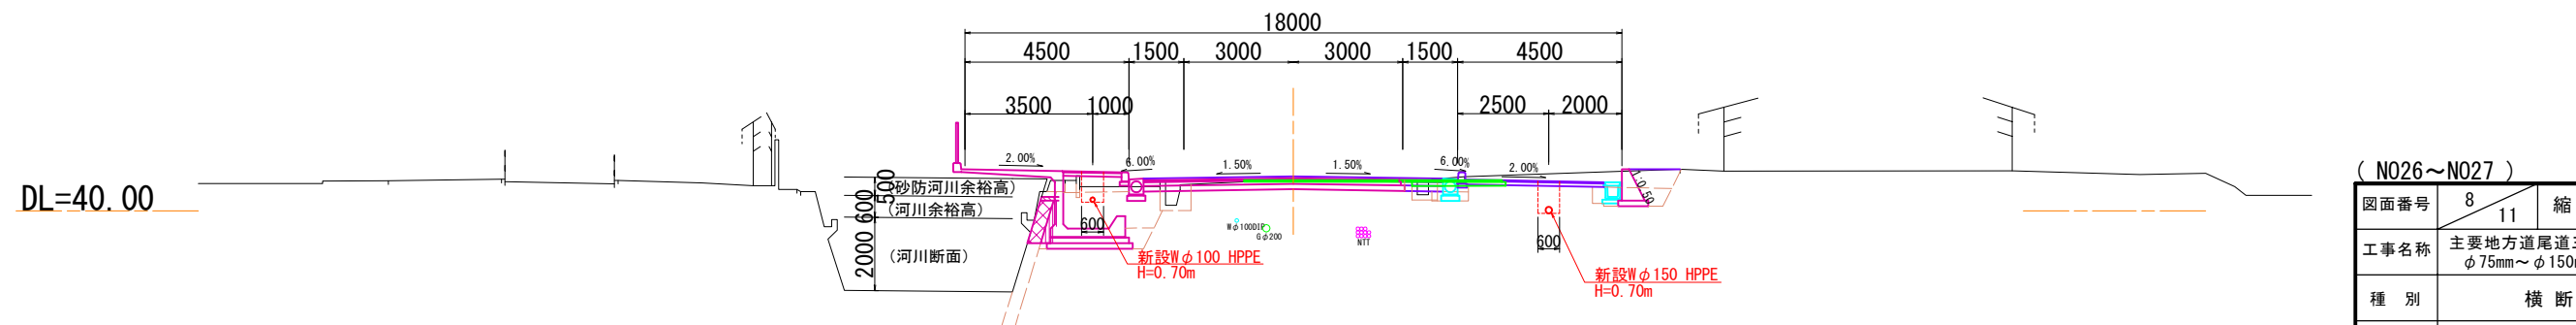


(N026~N027)


図面番号	8 11	縮尺	1:100
工事名称	主要地方道尾道三原線外2路線 φ75mm~φ150mm配水管布設替工事		
種別	横断図(6)		
工事箇所	三原市中之町九丁目		
広島県水道広域連合企業団三原事務所			

配管図(1) noscale

   
県道尾道三原線 配水管φ150mm HPPE L=184.1m(183.6m)

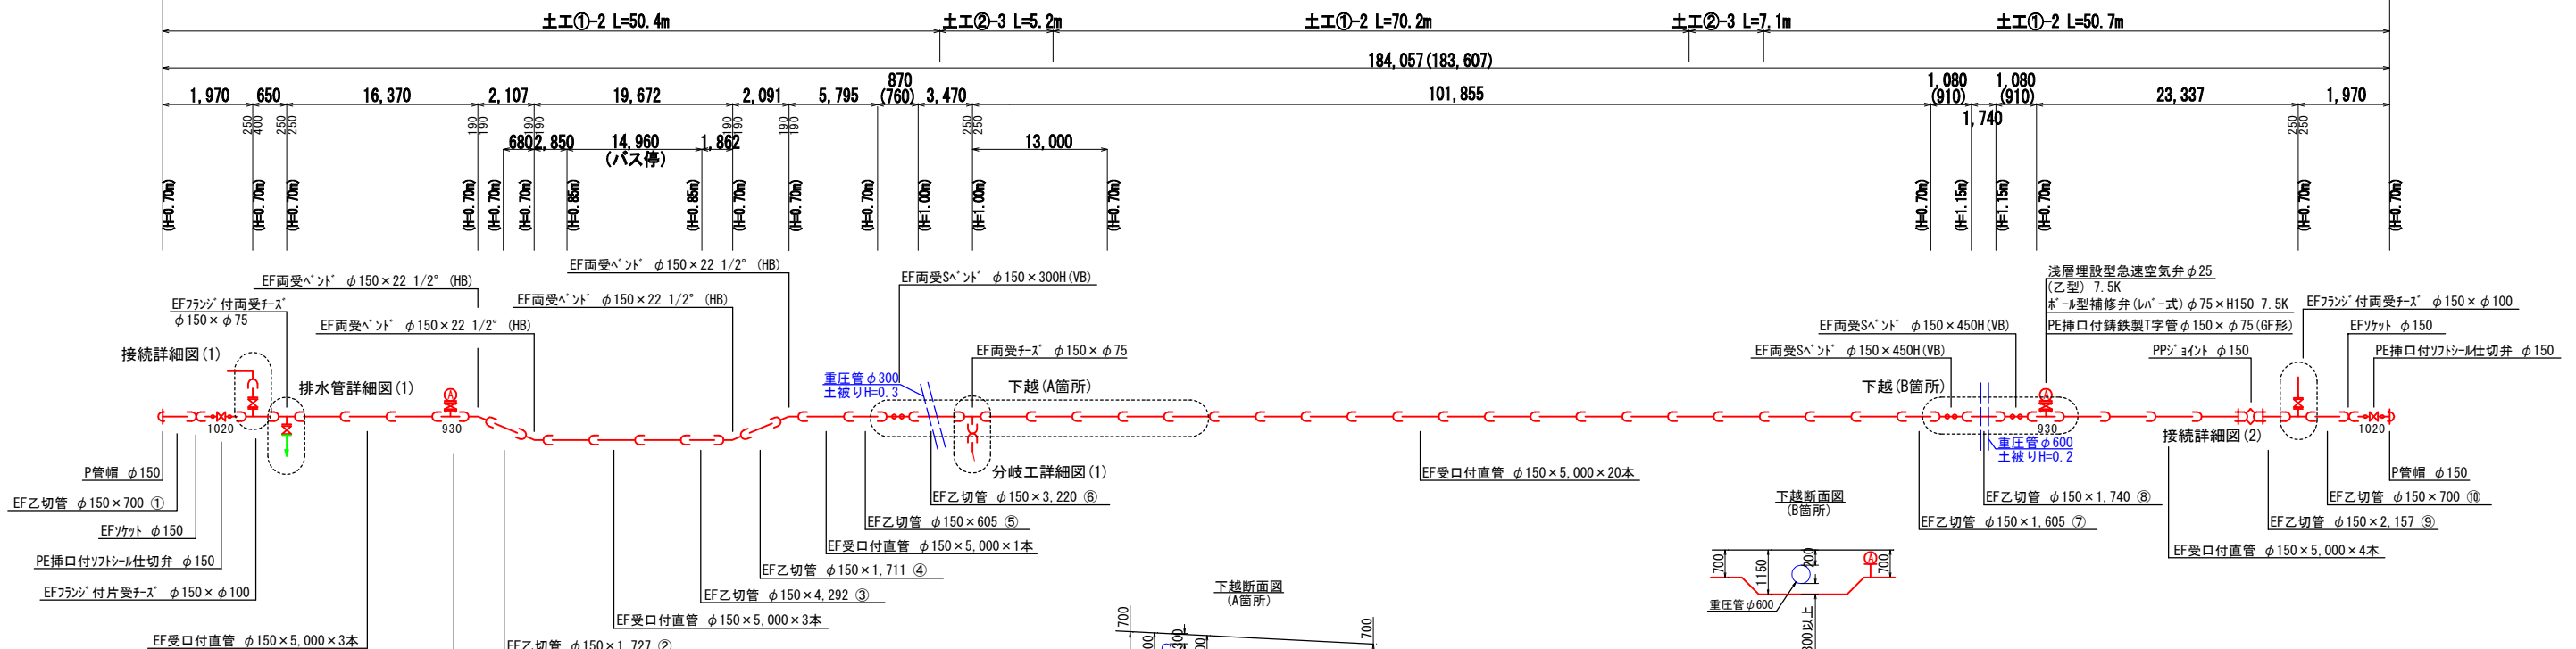


排水管詳細図(1) noscale

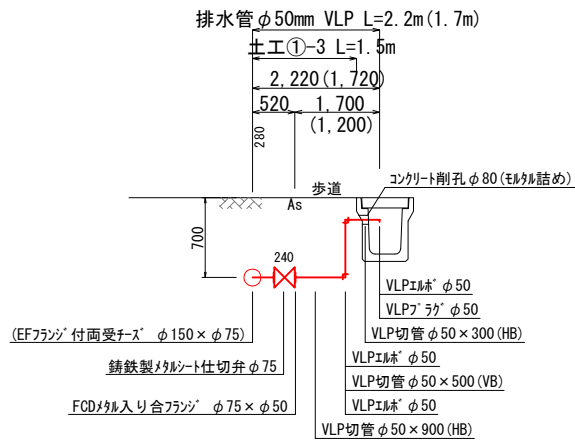


分岐工詳細図(1) noscale

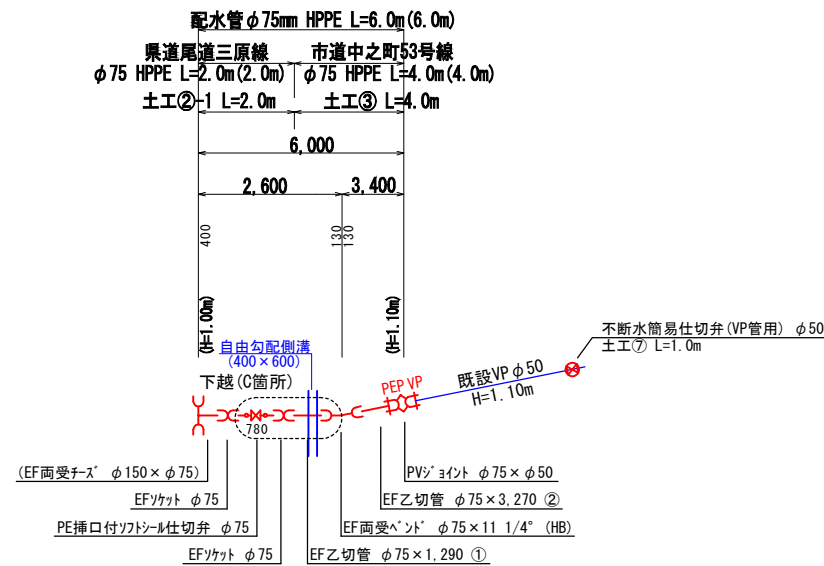

 
下越断面図(C箇所) (Underpass Section Diagram C)



接続詳細図(1) noscale

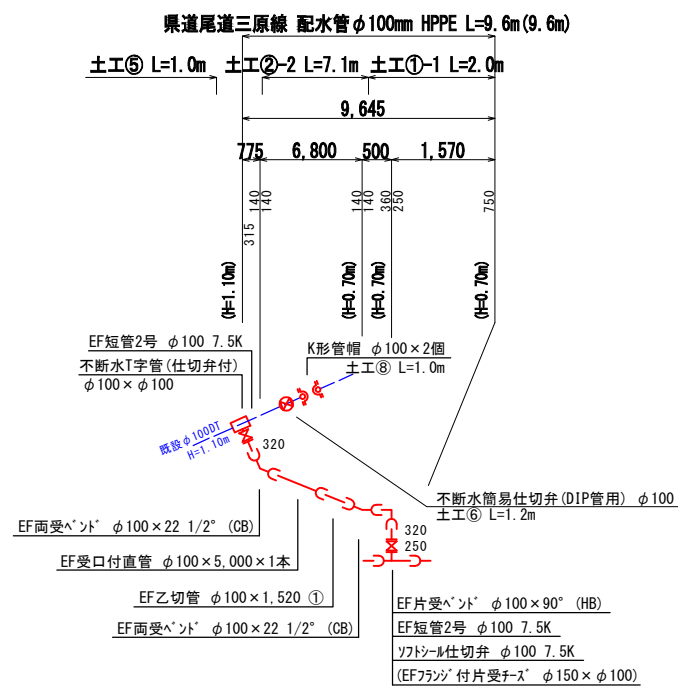

接続詳細図(2) noscale



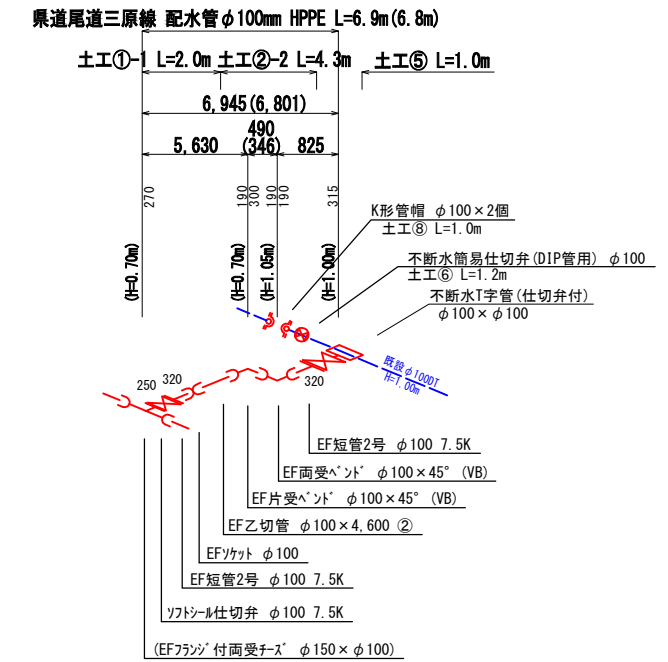


※最小切管寸法の遵守
 ・切管を使用する場合は、次の最小寸法を下回らないようにすること。
 φ75 HPPE 甲切管 L=350mm, 乙切管 L=250mm
 φ100 HPPE 甲切管 L=450mm, 乙切管 L=300mm
 φ150 HPPE 甲切管 L=450mm, 乙切管 L=350mm



図面番号	9/11	縮尺	図示
工事名称	主要地方道尾道三原線外2路線 φ75mm~φ150mm配水管布設替工事		
種別	配管図(1)		
工事箇所	三原市中之町九丁目		
広島県水道広域連合企業団三原事務所			

配管図(2) noscale


県道尾道三原線 配水管φ100mm HPPE L=185.6m(185.0m)

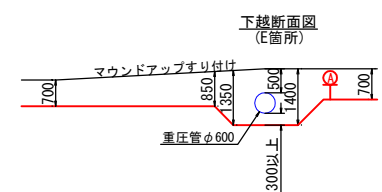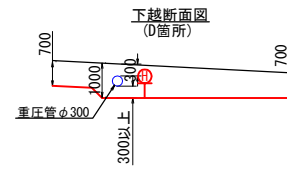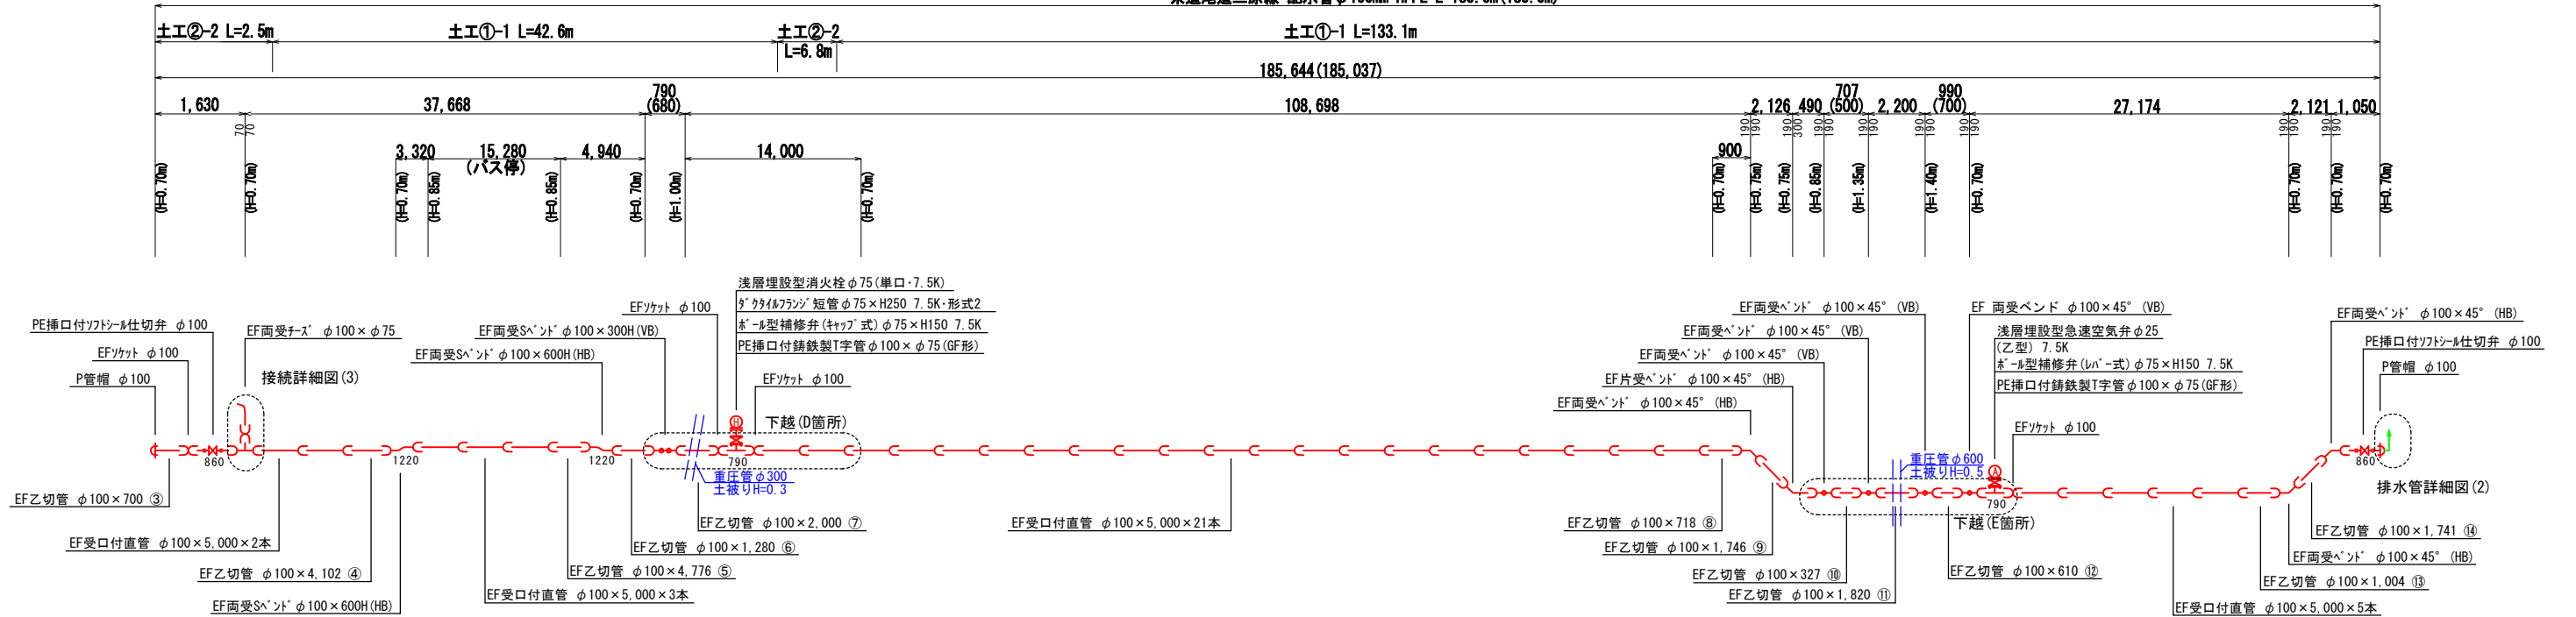

接続詳細図(3) noscale

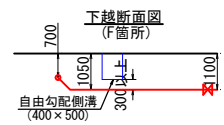
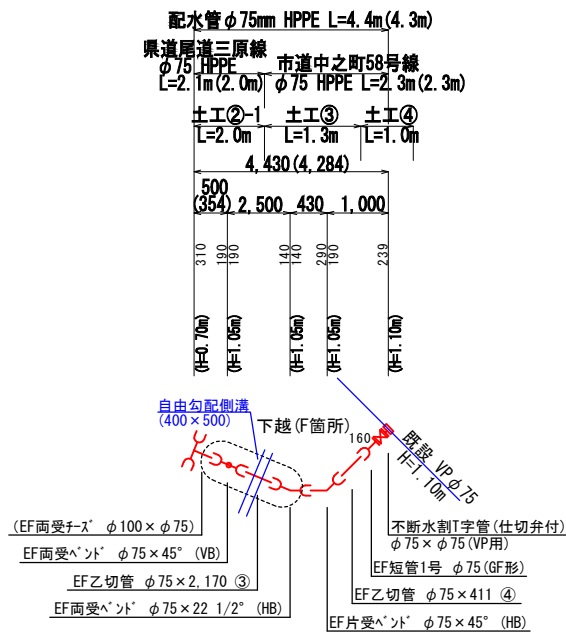


排水管詳細図(2) noscale

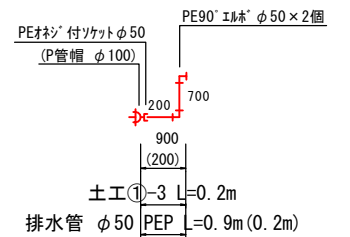

※最小切管寸法の遵守
・切管を使用する場合は、次の最小寸法を下回らないようにすること。
φ75 HPPE 甲切管 L=350mm, 乙切管 L=250mm
φ100 HPPE 甲切管 L=450mm, 乙切管 L=300mm

図面番号	10	11	縮尺	図示
工事名称	主要地方道尾道三原線外2路線 φ75mm~φ150mm配水管布設替工事			
種別	配管図(2)			
工事箇所	三原市中之町九丁目			
広島県水道広域連合企業団三原事務所				

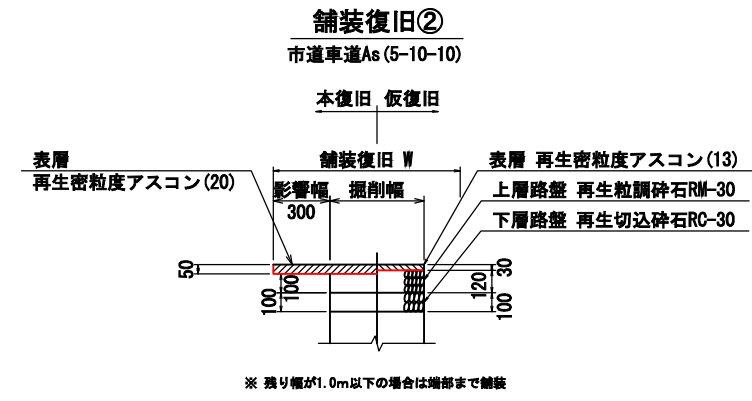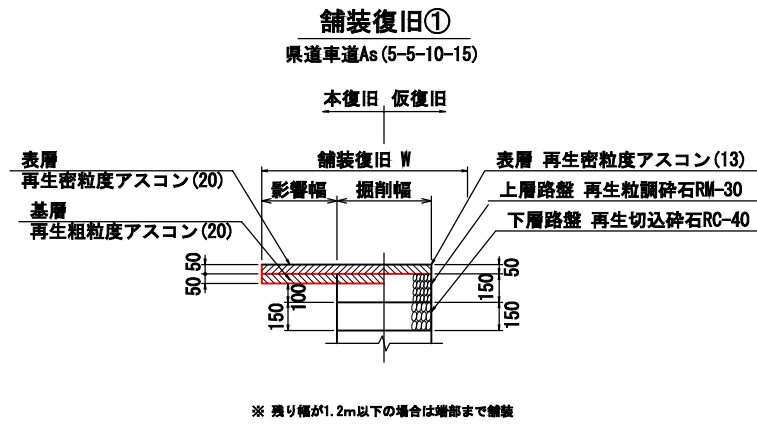

図面番号	11	縮尺	図示
工事名称	主要地方道尾道三原線外2路線 φ75mm~φ150mm配水管布設工事		
種別	舗装復旧図		
工事箇所	三原市中之町九丁目		
広島県水道広域連合企業団三原事務所			