


位置図

S=1:10,000

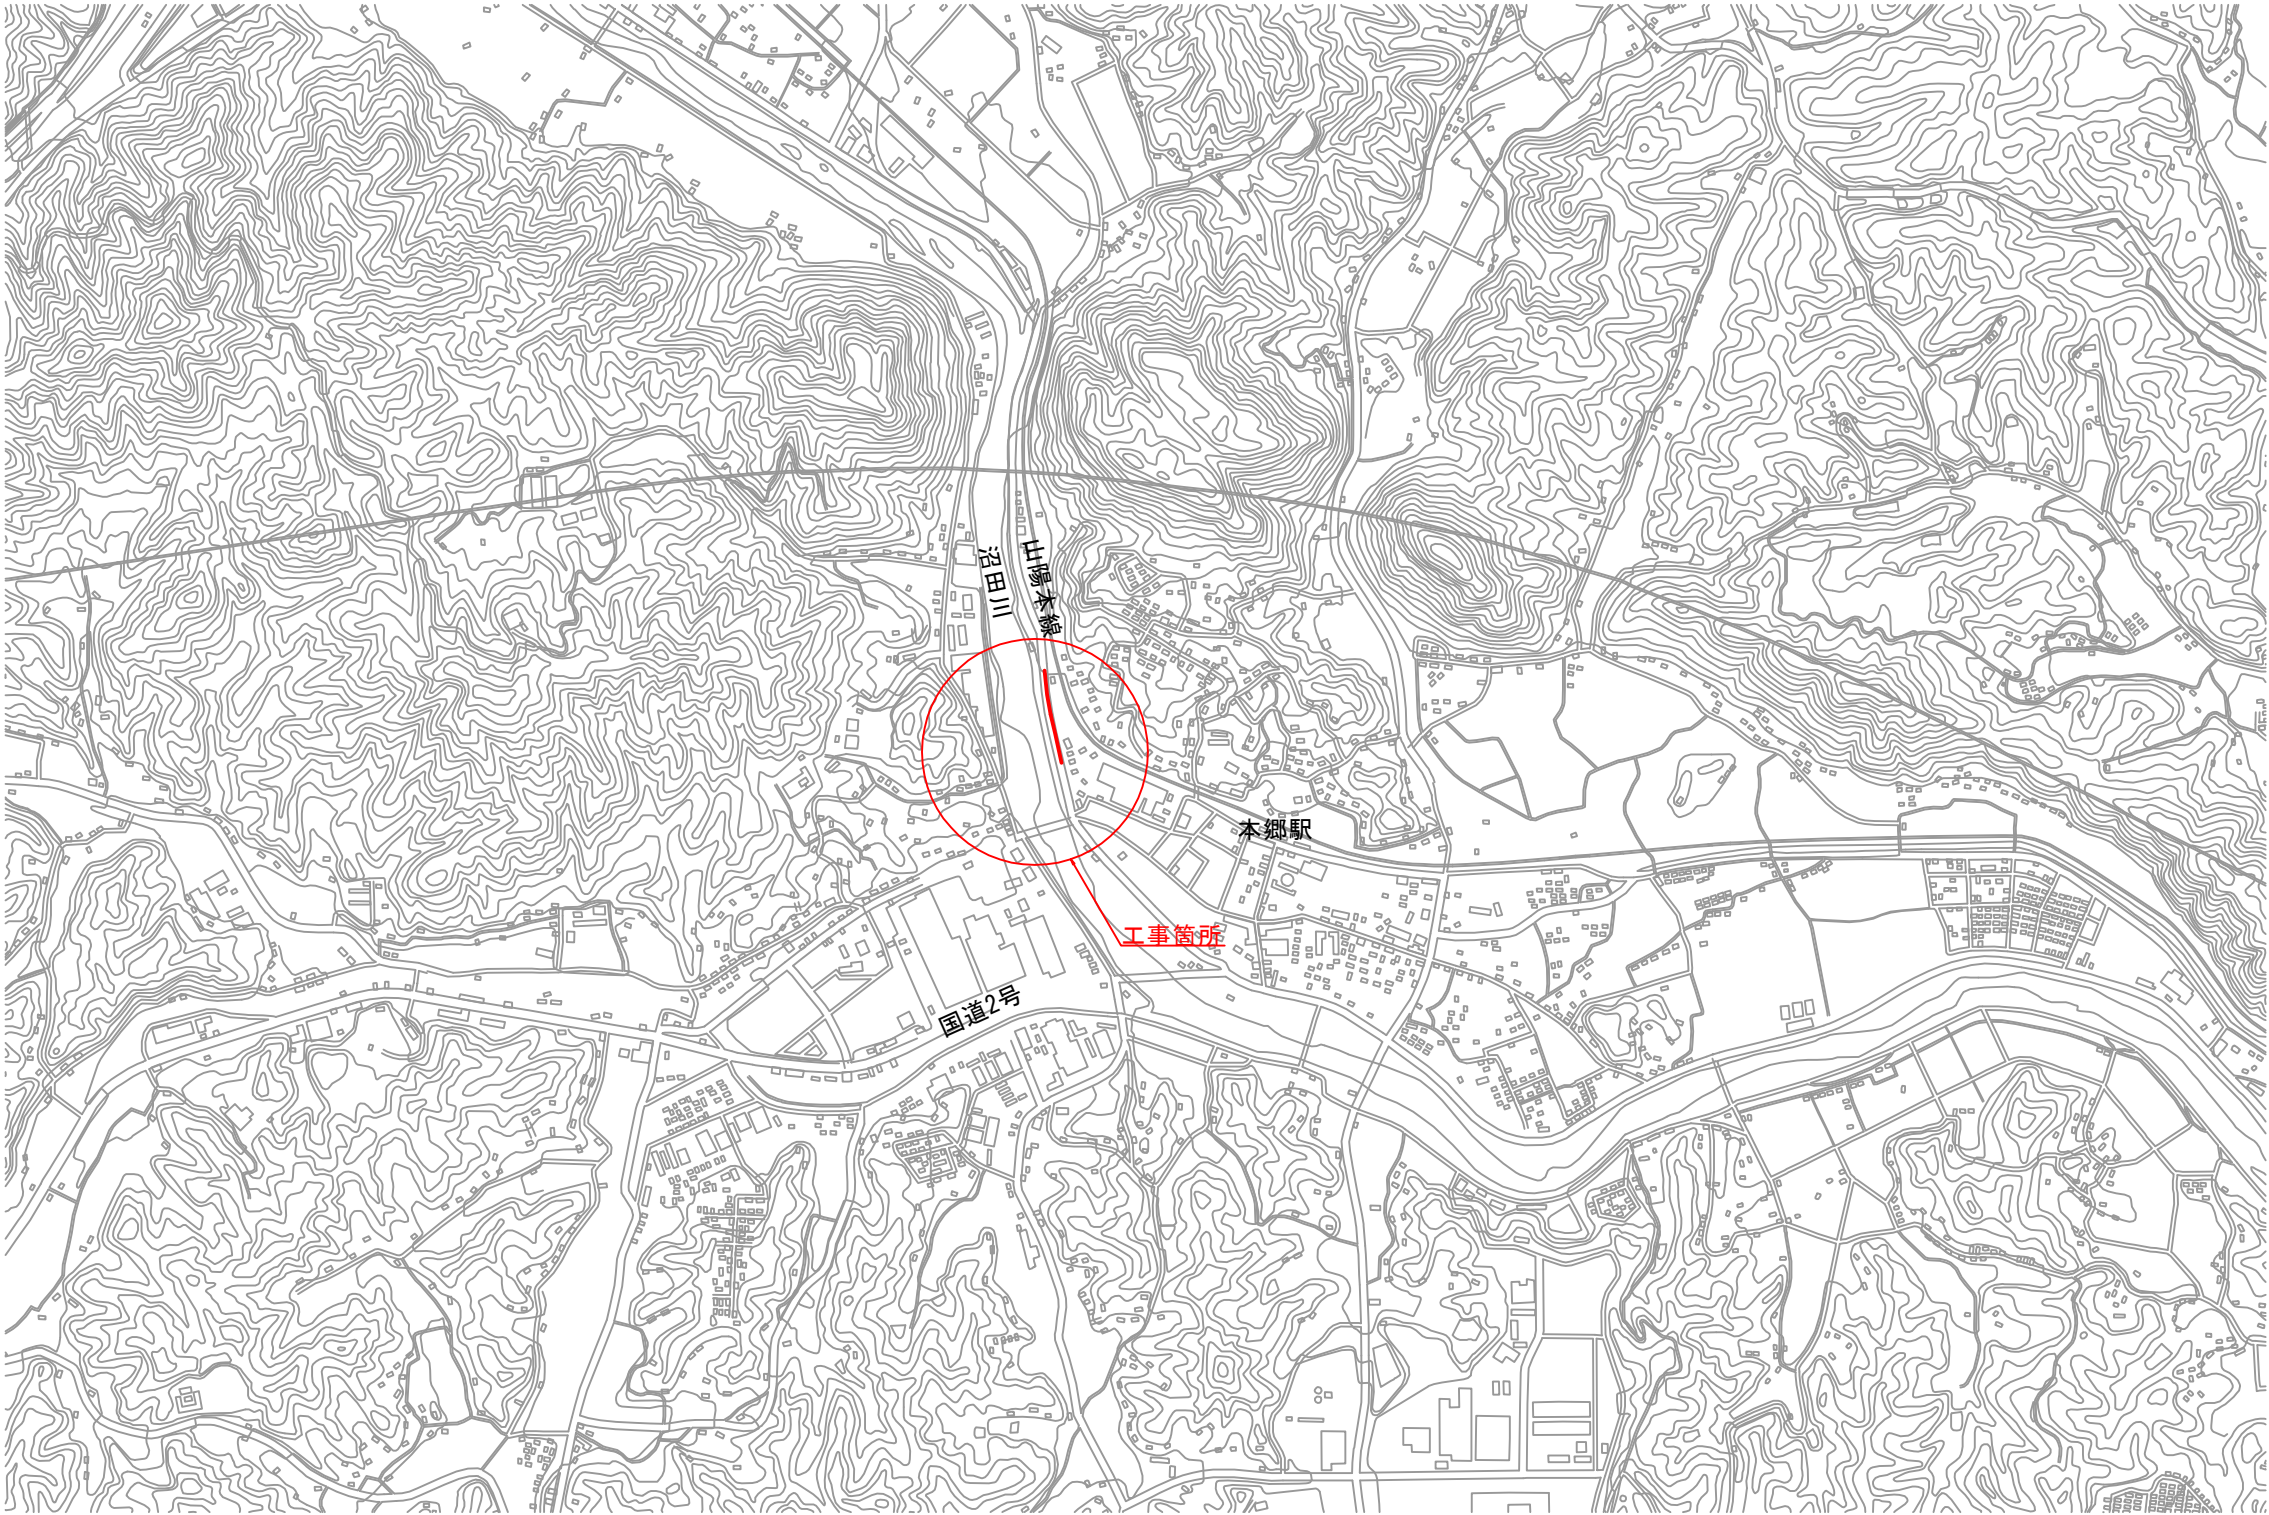


S=1:10,000

1:10,000



図面番号	1 10	縮 尺	1 : 10,000
工事名称	主要地方道瀬野川福富本郷線 φ 75mm・φ 200mm送・配水管移設工事		
種 別	位 置 図		
工事箇所	三原市本郷南六丁目		
広島県水道広域連合企業団三原事務所			

「この図面は、実際の図面を50%に縮小している。」

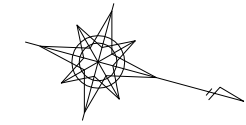

仮設管平面図

S=1:400


仮設管SUS ϕ 200布設工 L=281.2m (L=278.0m)

仮設管SUS ϕ 80布設工 L=277.1m (L=275.1m)

仮設管(排水管)
SUS ϕ 50布設工
L=1.1m

仮設管(排水管)
PEP ϕ 50布設工
L=2.5m

仮設給水管PEP ϕ 25・ ϕ 20布設工
L=95.0m

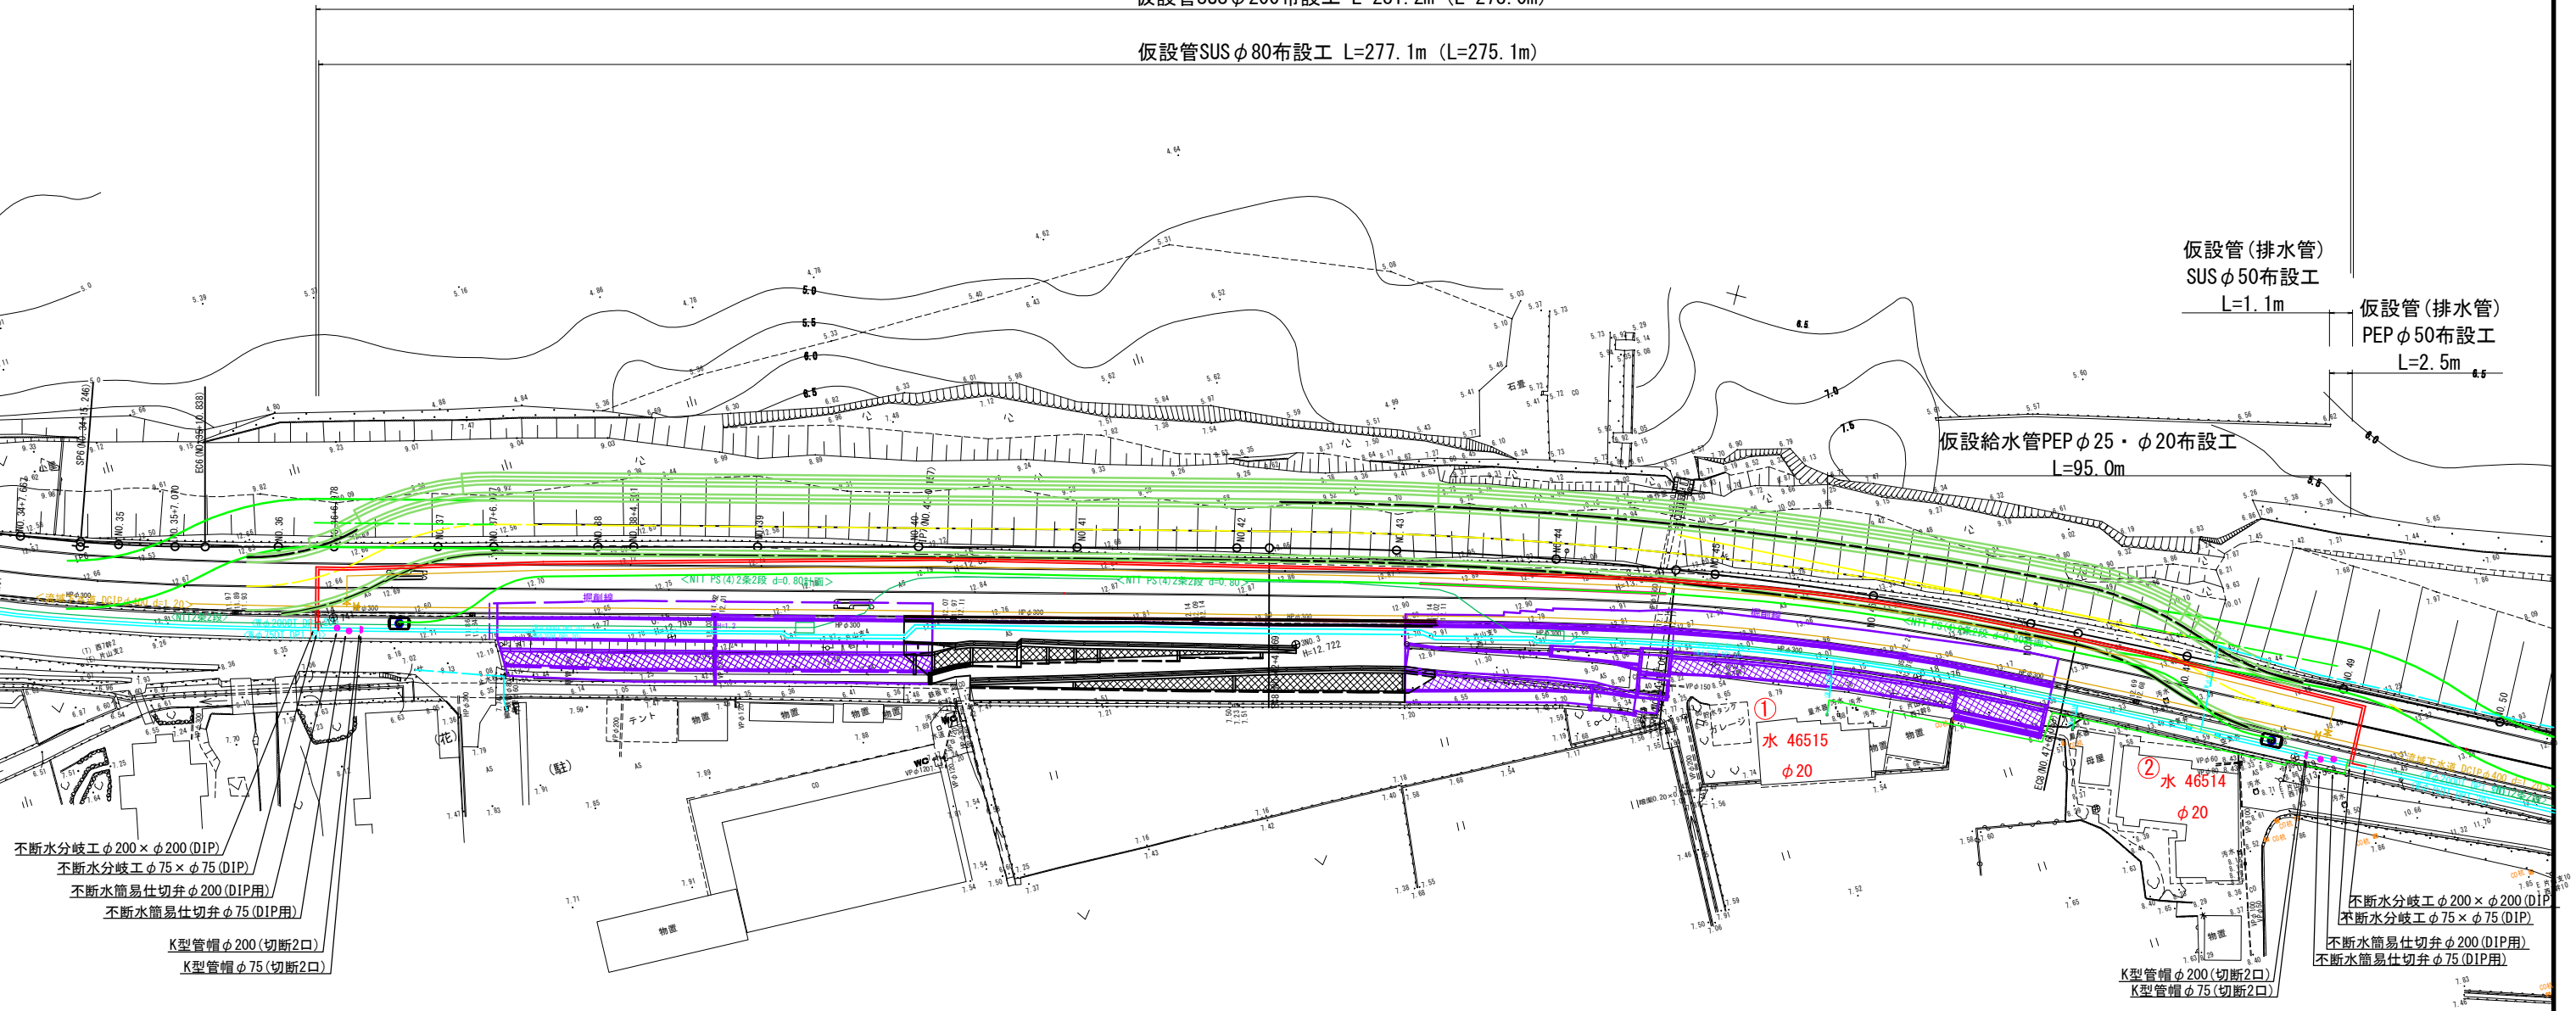

不断水分岐工 ϕ 200 $\times$ ϕ 200 (DIP)
不断水分岐工 ϕ 75 $\times$ ϕ 75 (DIP)
不断水簡易仕切弁 ϕ 200 (DIP用)
不断水簡易仕切弁 ϕ 75 (DIP用)
K型管帽 ϕ 200 (切断2口)
K型管帽 ϕ 75 (切断2口)



不断水分岐工 ϕ 200 $\times$ ϕ 200 (DIP)
不断水分岐工 ϕ 75 $\times$ ϕ 75 (DIP)
不断水簡易仕切弁 ϕ 200 (DIP用)
不断水簡易仕切弁 ϕ 75 (DIP用)
K型管帽 ϕ 200 (切断2口)
K型管帽 ϕ 75 (切断2口)

図面番号	2 / 10	縮 尺	1 : 400
工事名称	主要地方道瀬野川福富本郷線 φ 75mm・φ 200mm送・配水管移設工事		
種 別	仮 設 管 平 面 図		
工事箇所	三原市本郷南六丁目		
広島県水道広域連合企業団三原事務所			

「この図面は、実際の図面を50%に縮小している。」

横断面図（1） S=1:100

※水道・NTTと近接するため、施工時には各管理者へ立会の要否を確認すること。

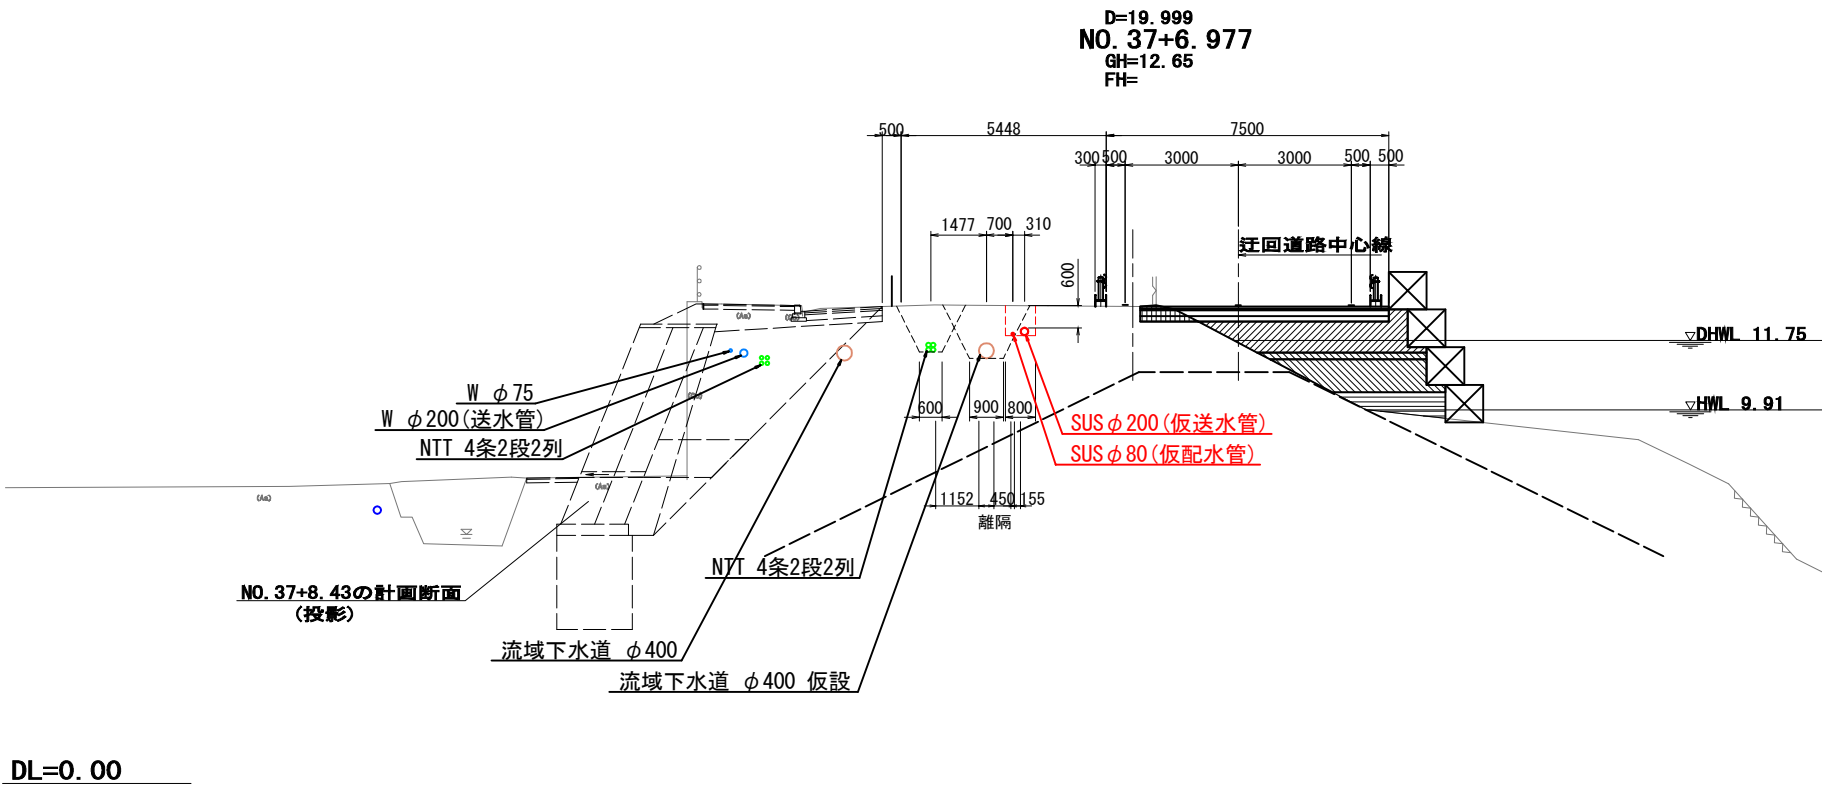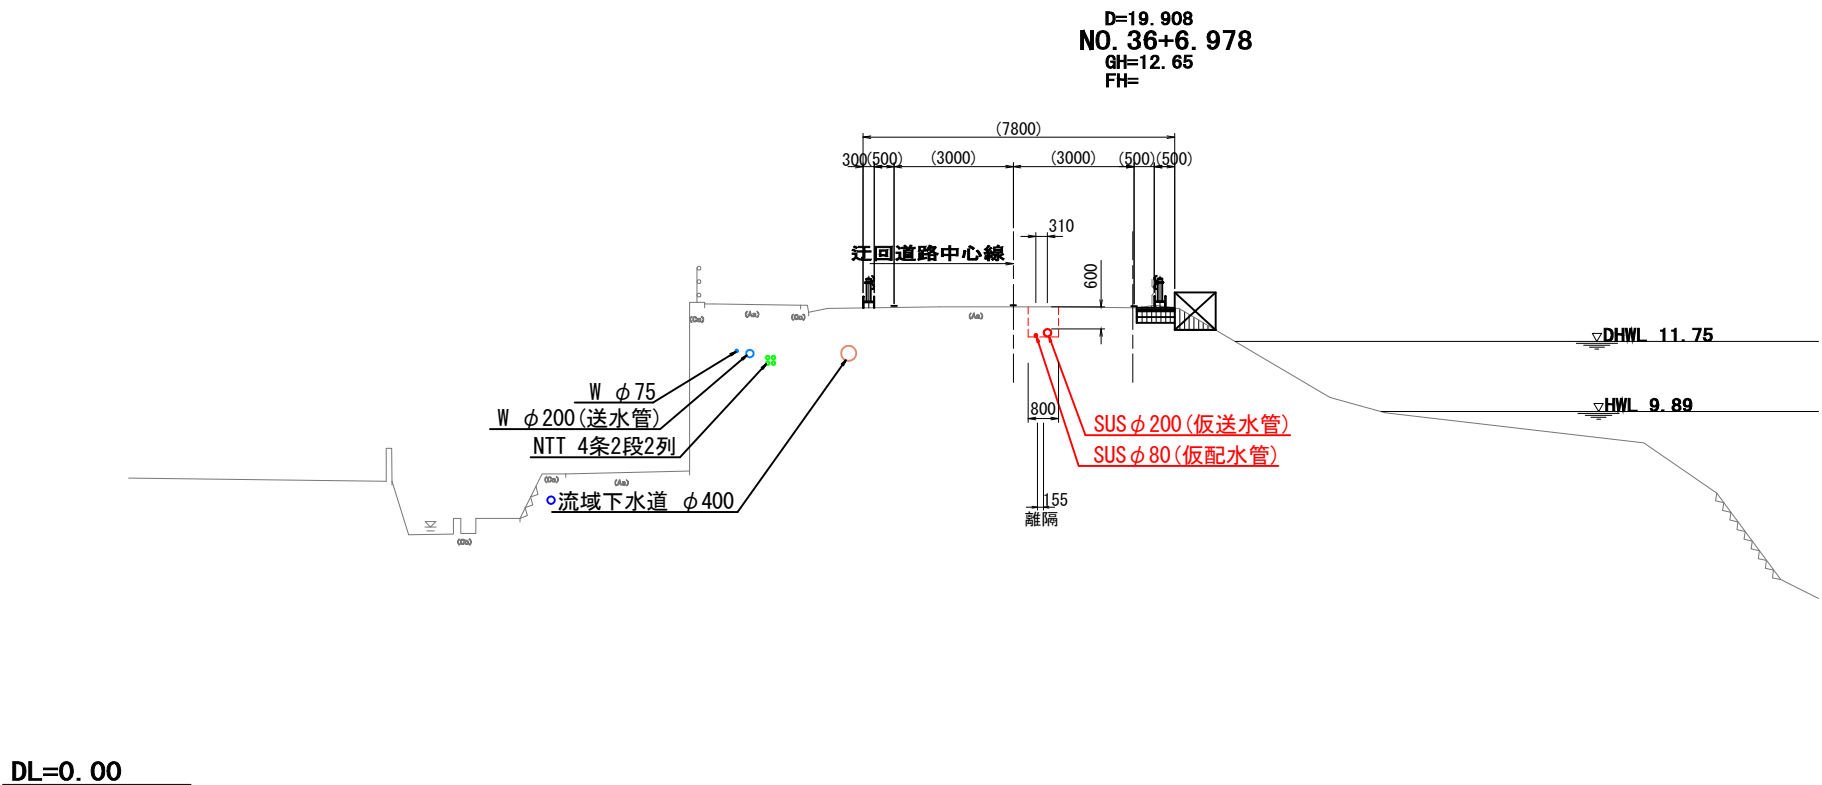


図面番号	3 10	縮 尺	1 : 100
工事名称	主要地方道瀬野川福富本郷線 φ 75mm・φ 200mm送・配水管移設工事		
種 別	横 断 面 図（ 1 ）		
工事箇所	三原市本郷南六丁目		
広島県水道広域連合企業団三原事務所			

「この図面は、実際の図面を50%に縮小している。」

横断面図 (2) S=1:100

※水道・NTTと近接するため、施工時には各管理者へ立会の要否を確認すること。

DL=0.00


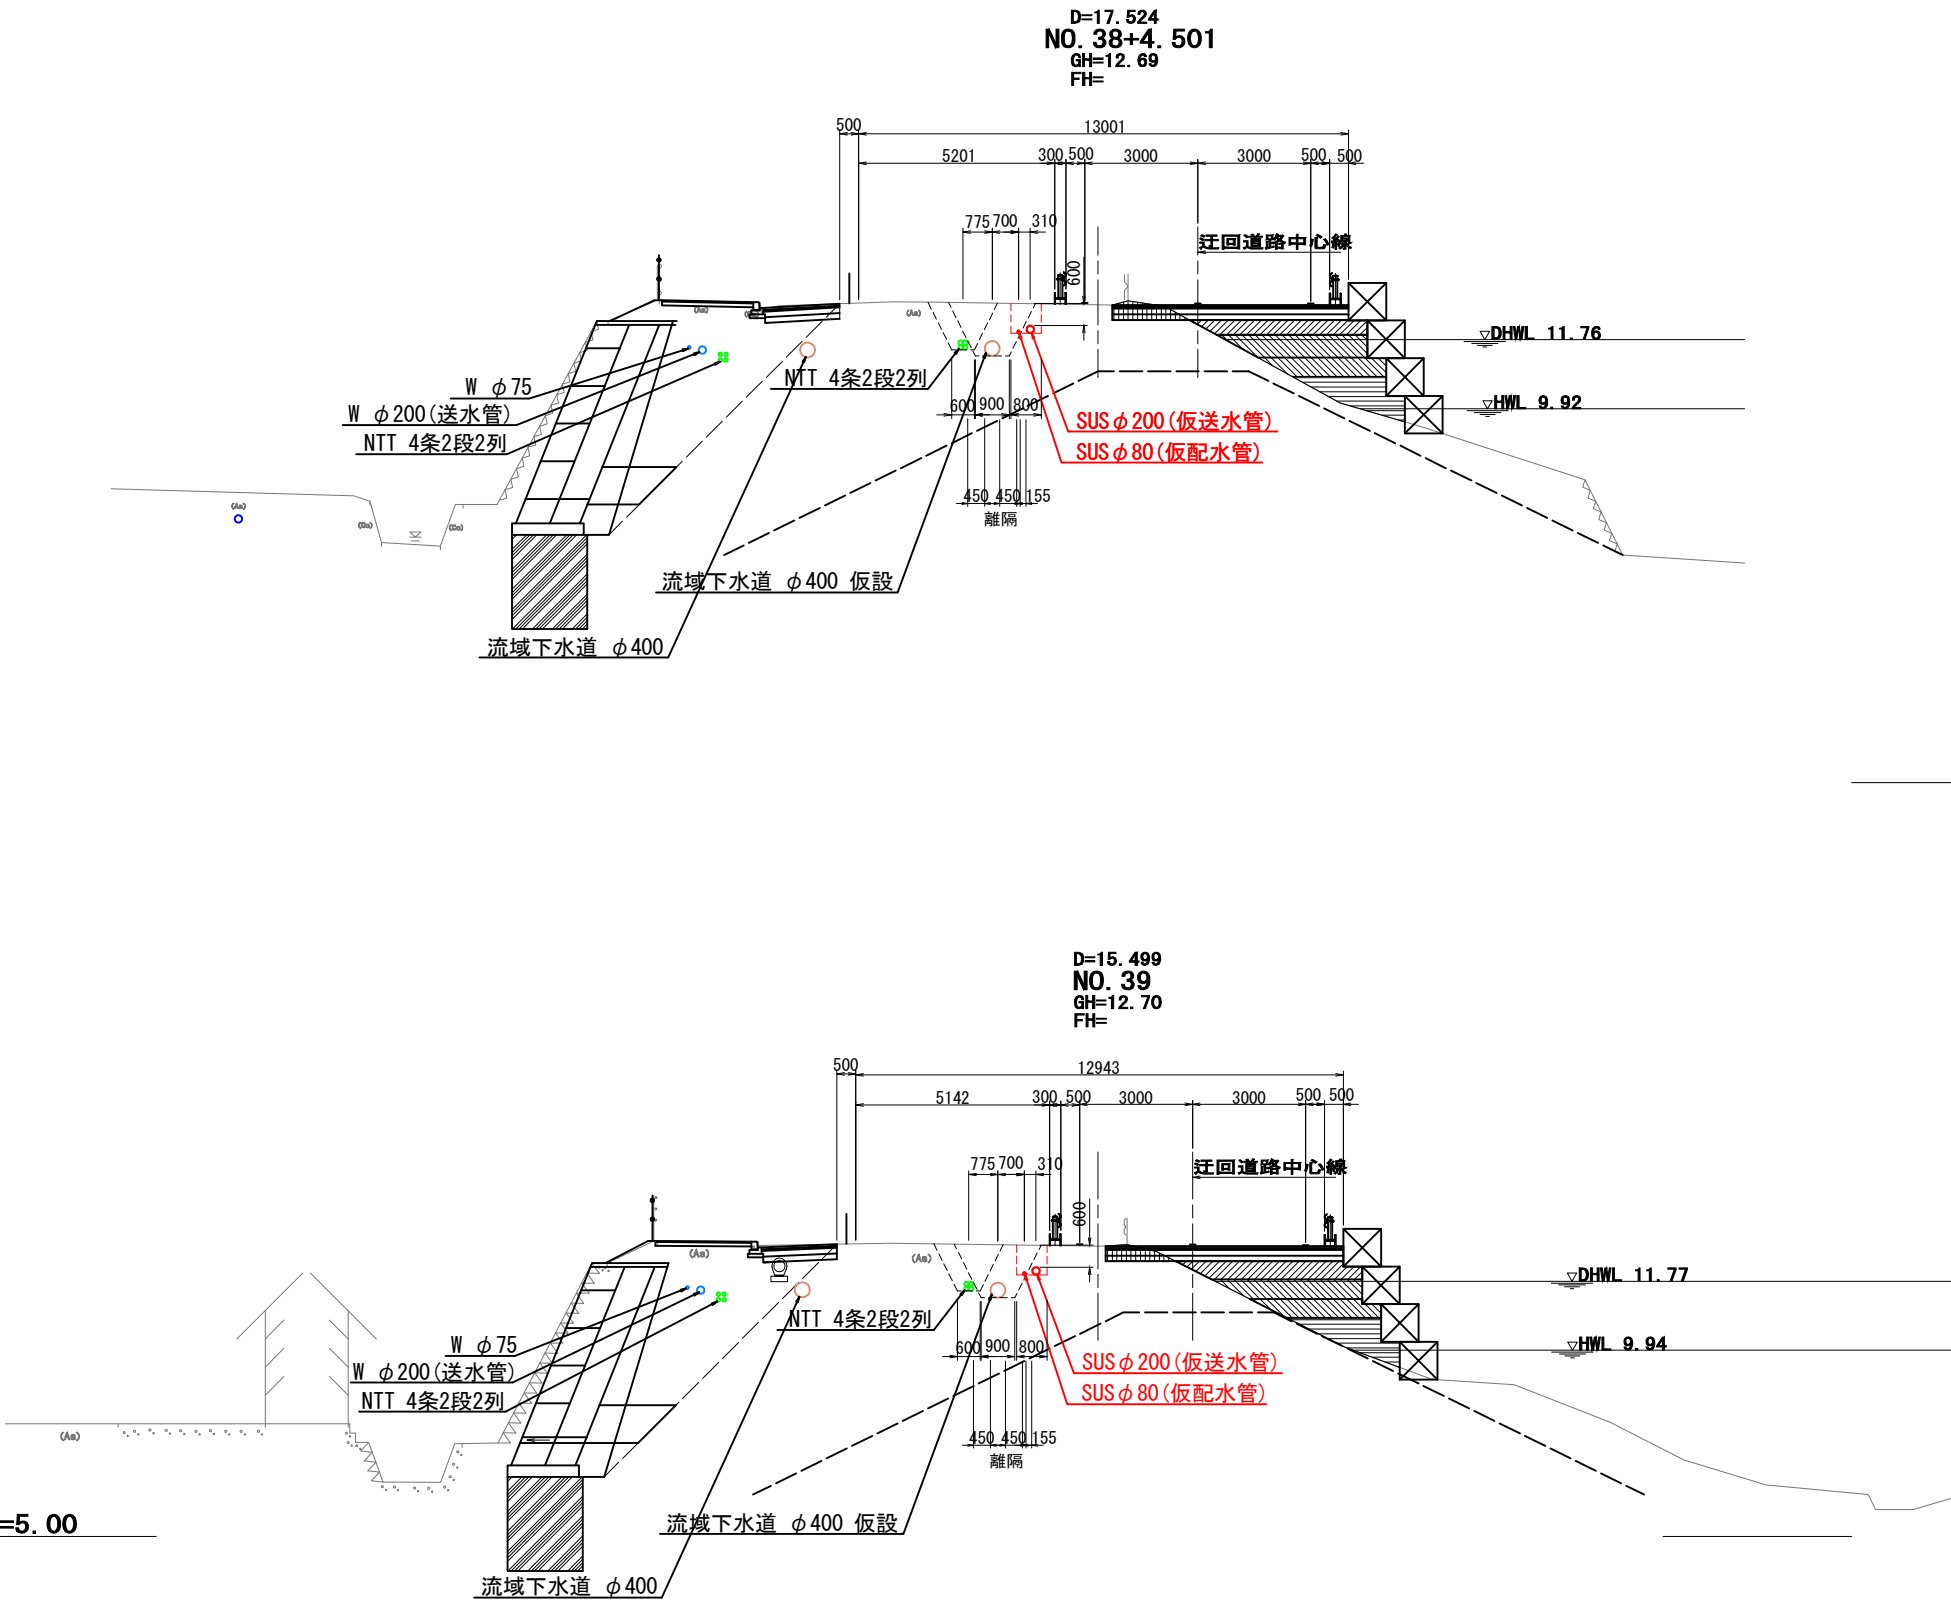


DL=5.00

図面番号	4 10	縮 尺	1 : 100
工事名称	主要地方道瀬野川福富本郷線 φ 75mm・φ 200mm送・配水管移設工事		
種 別	横 断 面 図 （ 2 ）		
工事箇所	三原市本郷南六丁目		
広島県水道広域連合企業団三原事務所			

横断面図 (3) S=1:100



※水道・NTTと近接するため、施工時には各管理者へ立会の要否を確認すること。

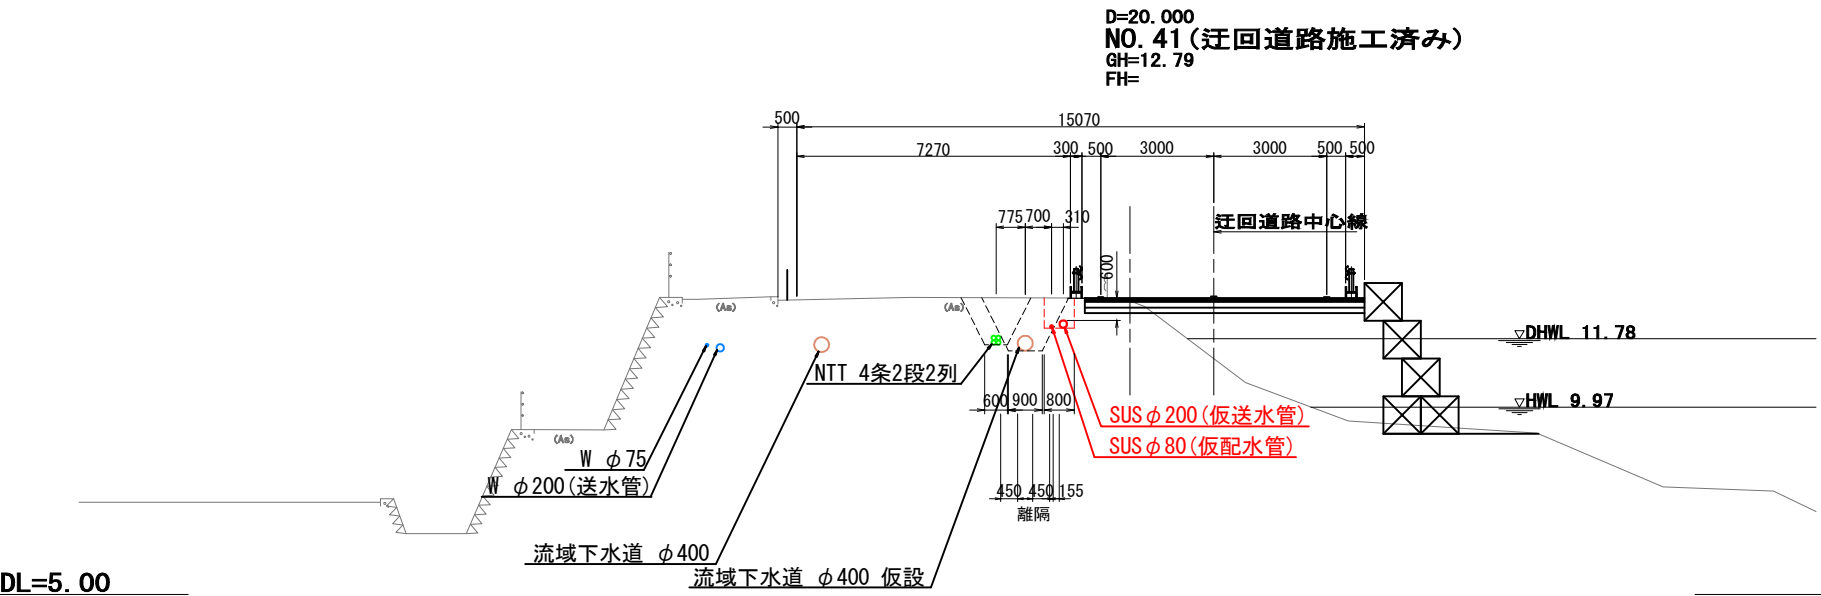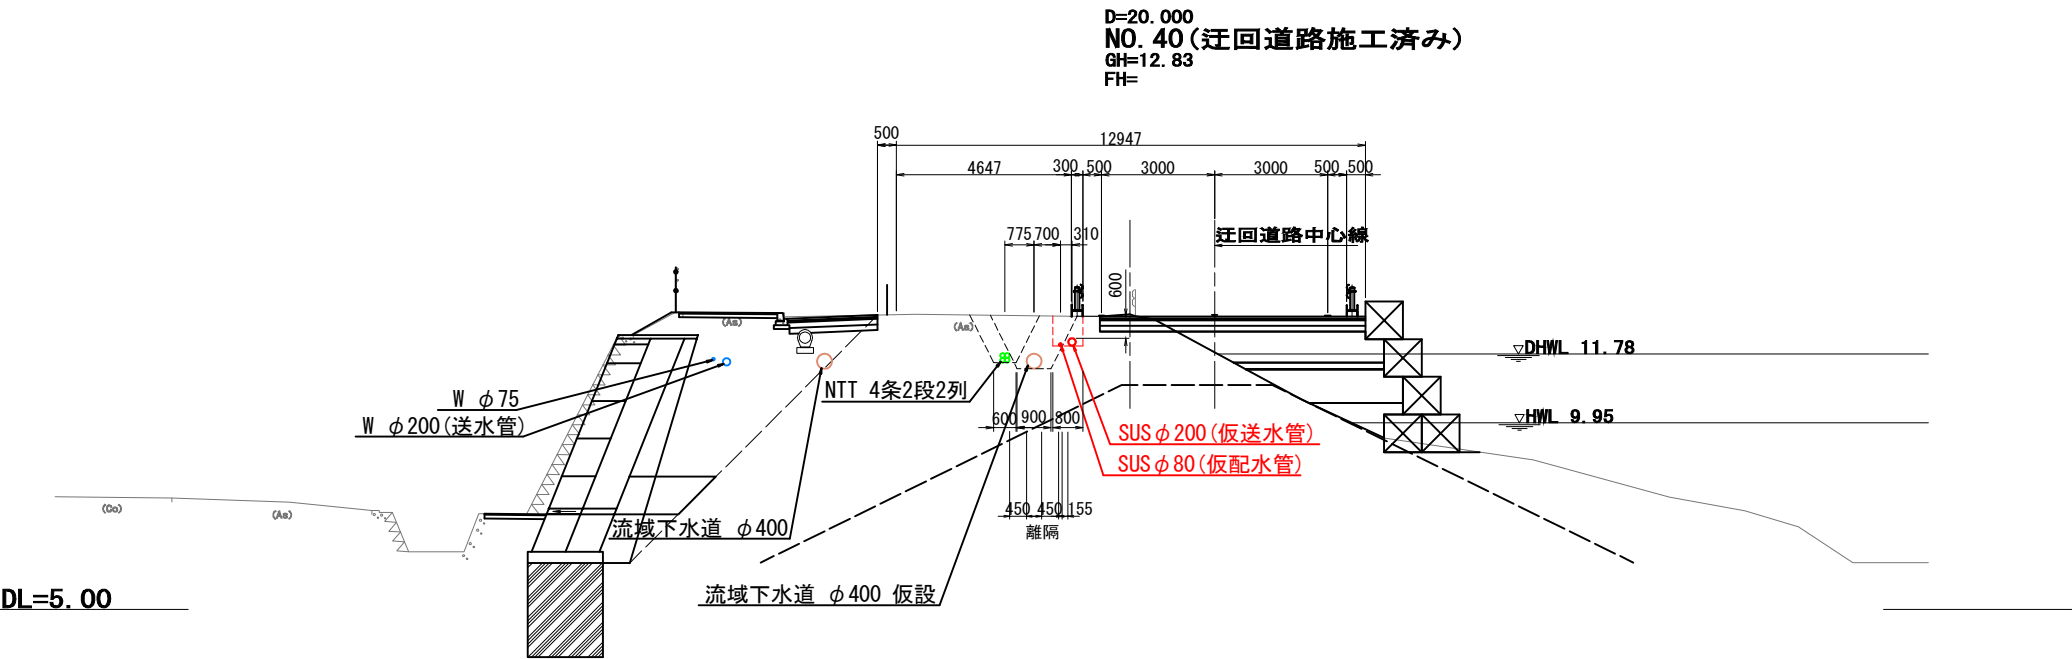

図面番号	5 10	縮 尺	1 : 100
工事名称	主要地方道瀬野川福富本郷線 φ 75mm・φ 200mm送・配水管移設工事		
種 別	横 断 面 図 (3)		
工事箇所	三原市本郷南六丁目		
広島県水道広域連合企業団三原事務所			

横断面図（4） S=1:100



※水道・NTTと近接するため、施工時には各管理者へ立会の要否を確認すること。

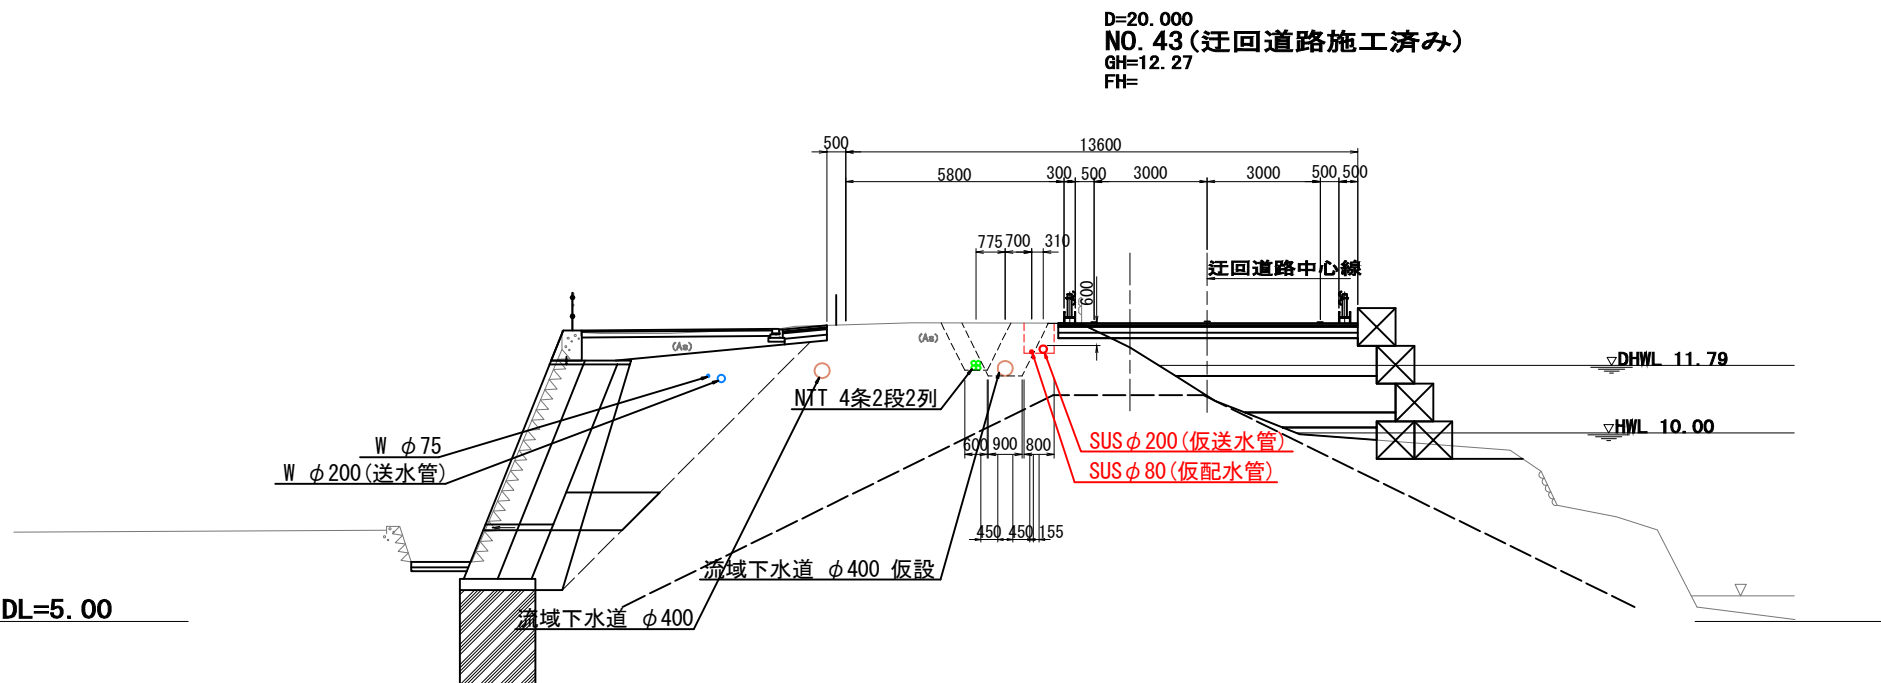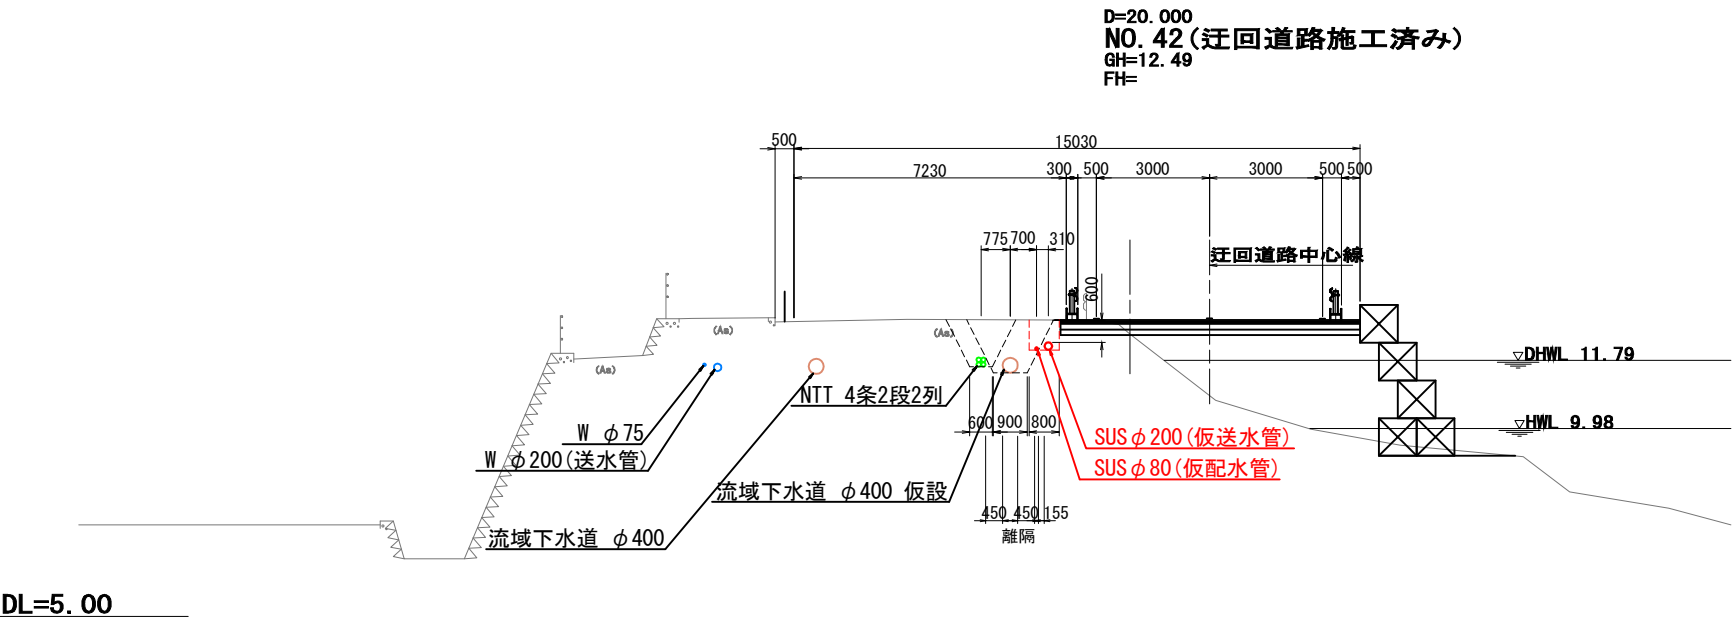

図面番号	6 10	縮 尺	1 : 100
工事名称	主要地方道瀬野川福富本郷線 φ 75mm・φ 200mm送・配水管移設工事		
種 別	横 断 面 図（ 4 ）		
工事箇所	三原市本郷南六丁目		
広島県水道広域連合企業団三原事務所			

横断面図 (5)_{S=1:100}

※水道・NTTと近接するため、施工時には各管理者へ立会の要否を確認すること。

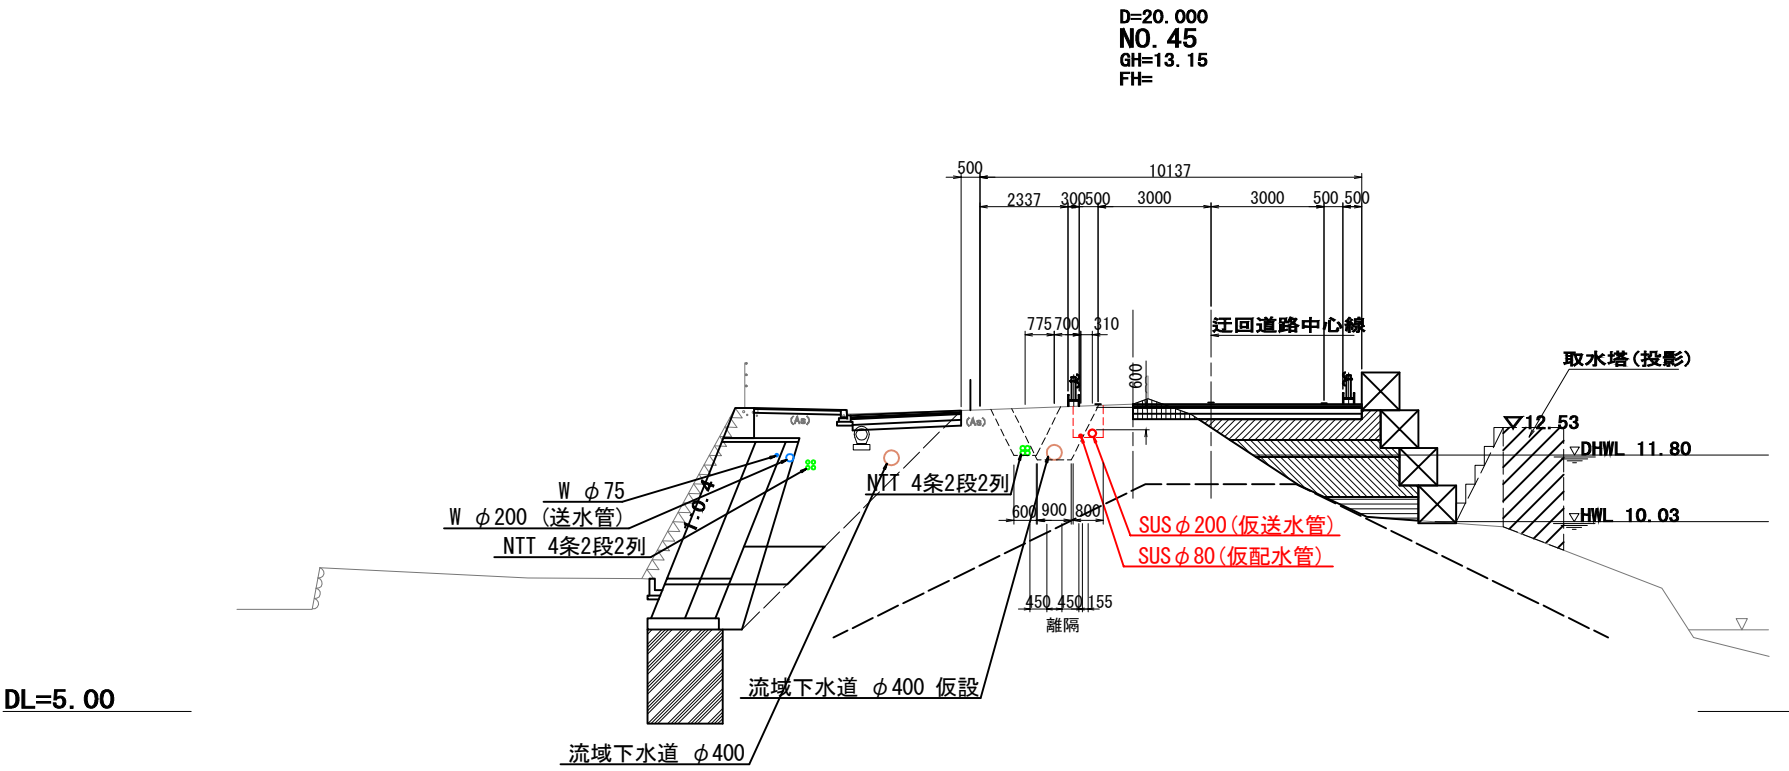
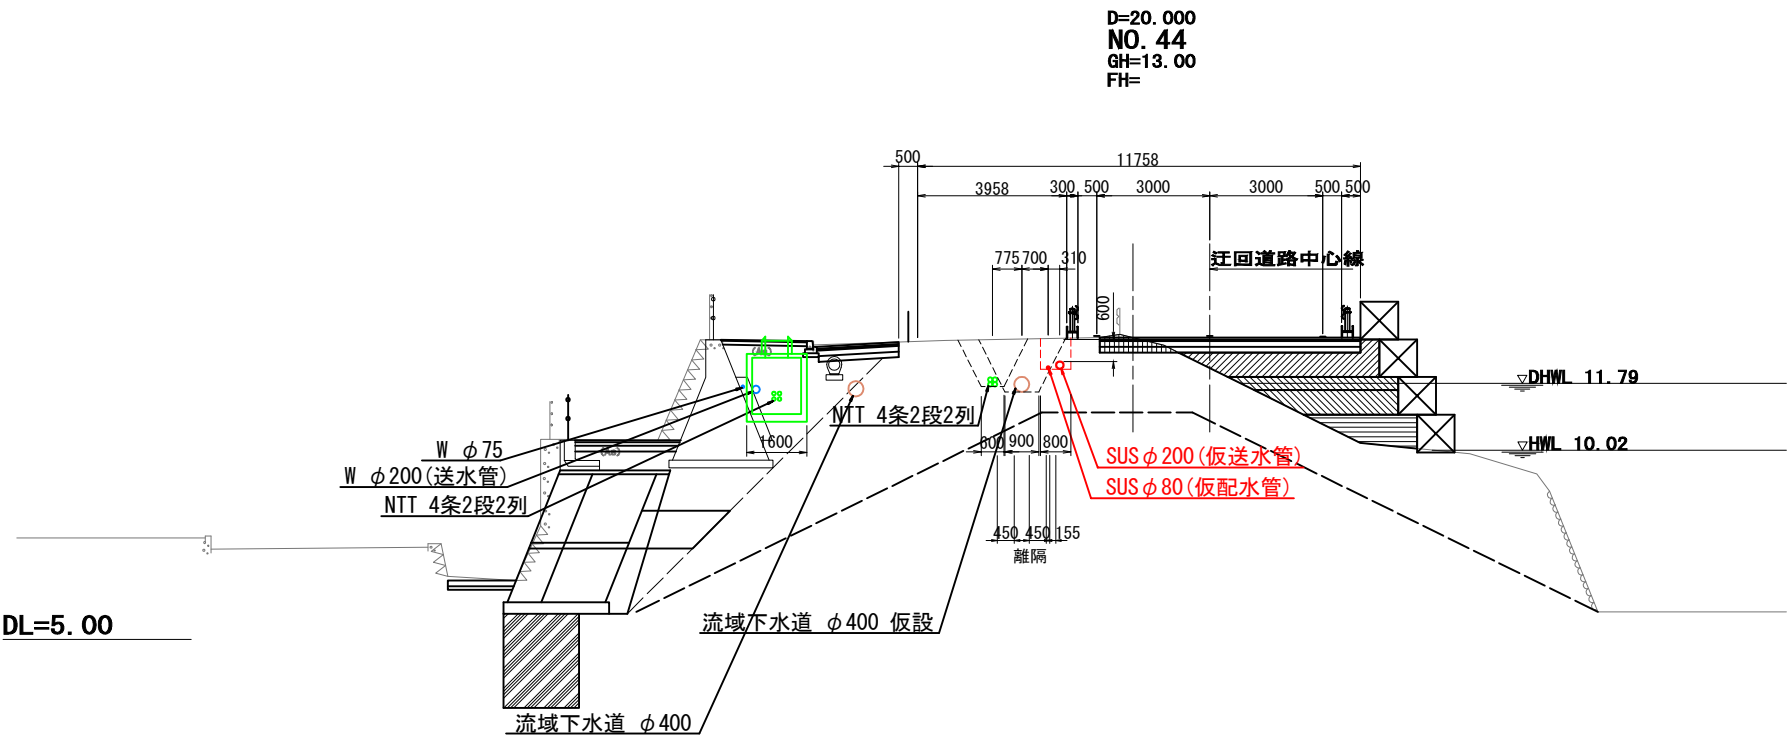


図面番号	7 / 10	縮 尺	1 : 100
工事名称	主要地方道瀬野川福富本郷線 φ 75mm・φ 200mm送・配水管移設工事		
種 別	横 断 面 図 (5)		
工事箇所	三原市本郷南六丁目		
広島県水道広域連合企業団三原事務所			

「この図面は、実際の図面を50%に縮小している。」

横断面図 (6) S=1:100

 
 
※水道・NTTと近接するため、施工時には各管理者へ立会の要否を確認すること。



図面番号	8 10	縮尺	1 : 100
工事名称	主要地方道瀬野川福富本郷線 φ75mm・φ200mm送・配水管施設工事		
種 別	横 断 面 図 (6)		
工事箇所	三原市本郷南六丁目		
広島県水道広域連合企業団三原事務所			

横断面図 (7)_{S=1:100}



※水道・NTTと近接するため、施工時には各管理者へ立会の要否を確認すること。

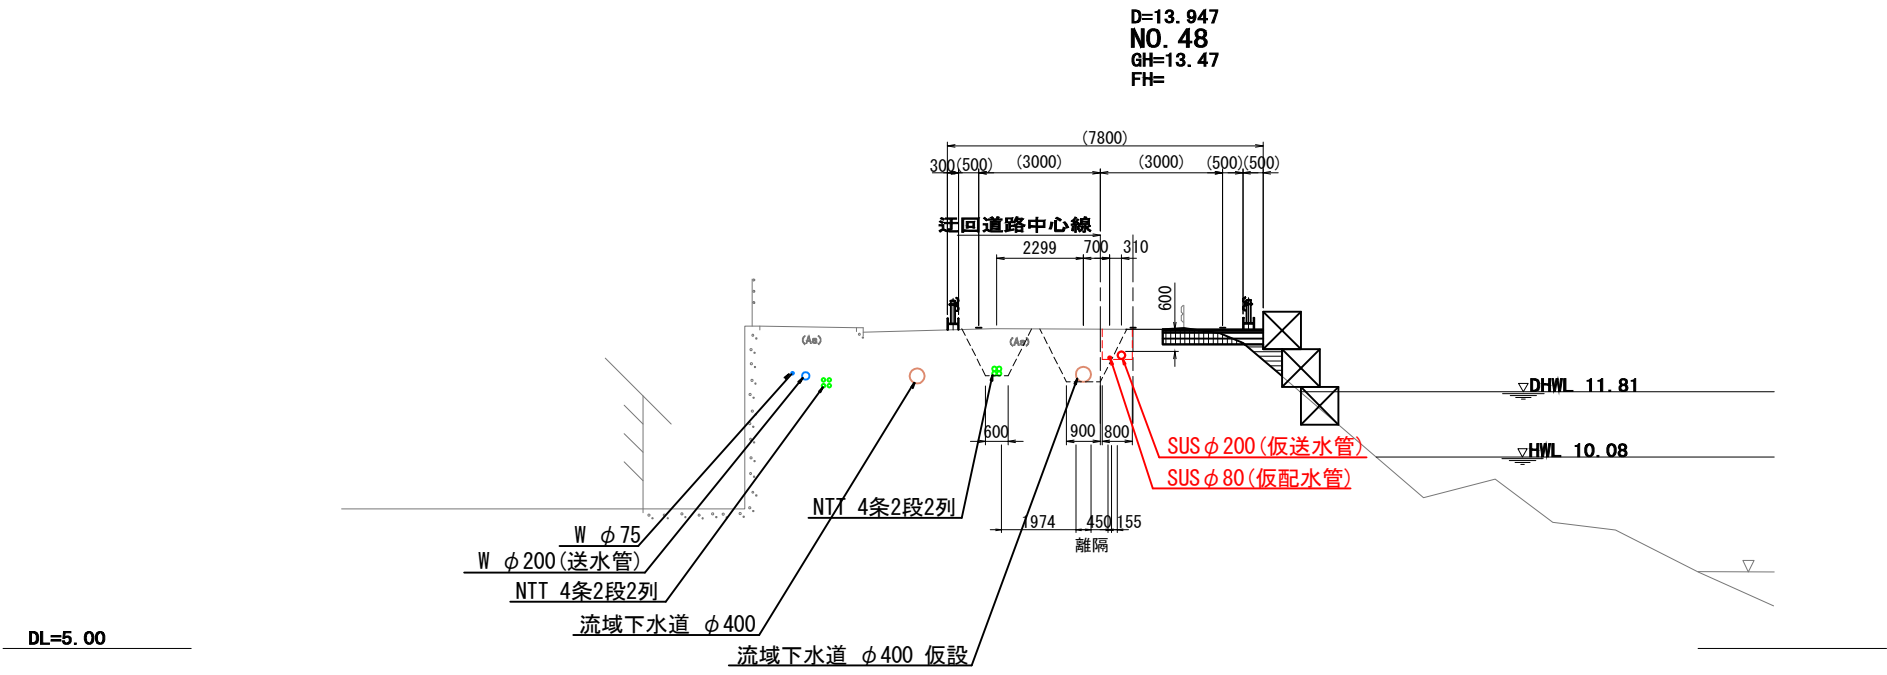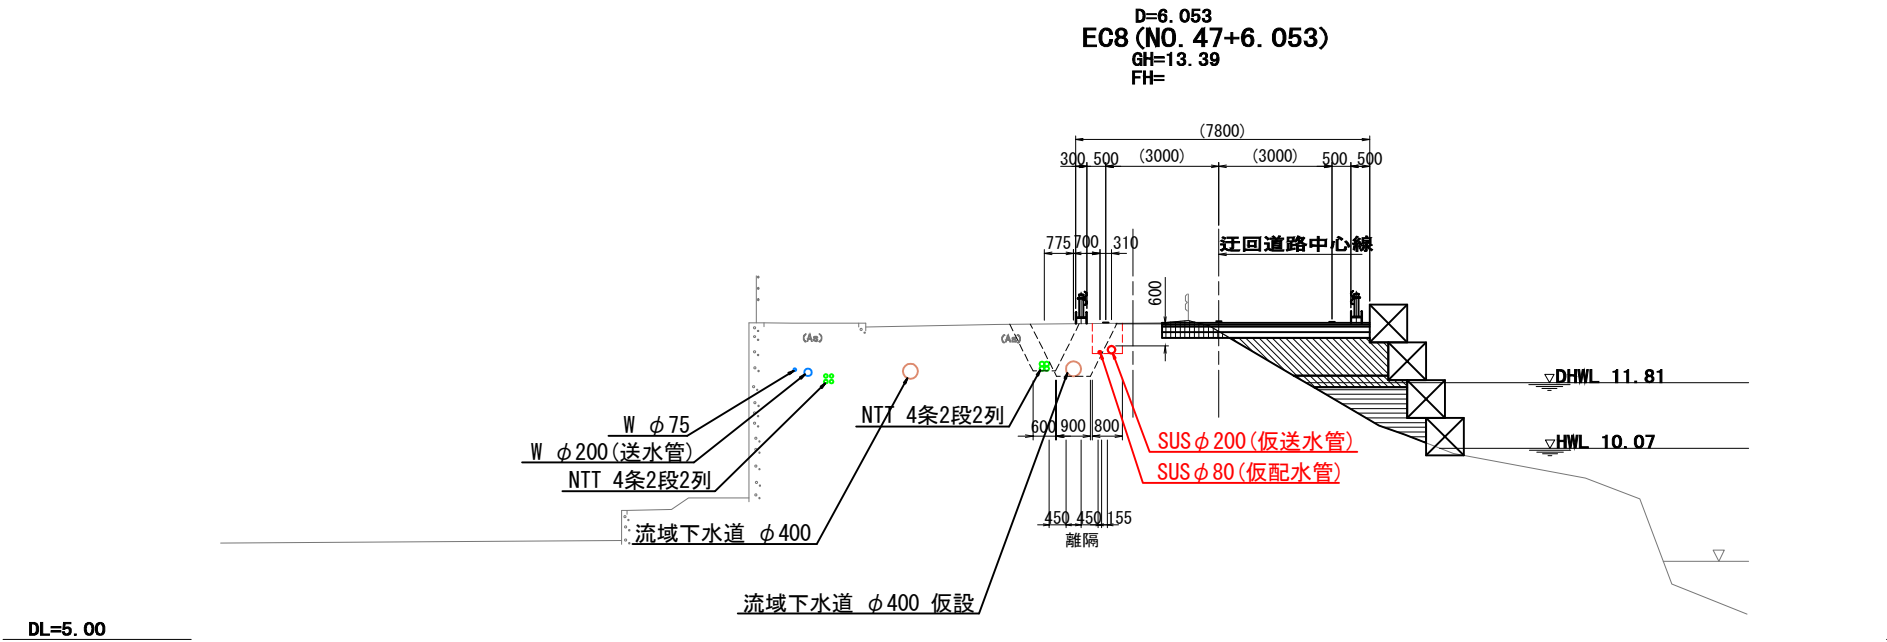

図面番号	9 / 10	縮 尺	1 : 100
工事名称	主要地方道瀬野川福富本郷線 φ 75mm・φ 200mm送・配水管移設工事		
種 別	横 断 面 図 (7)		
工事箇所	三原市本郷南六丁目		
広島県水道広域連合企業団三原事務所			

横断面図 (8)_{S=1:100}

※水道・NTTと近接するため、施工時には各管理者へ立会の要否を確認すること。

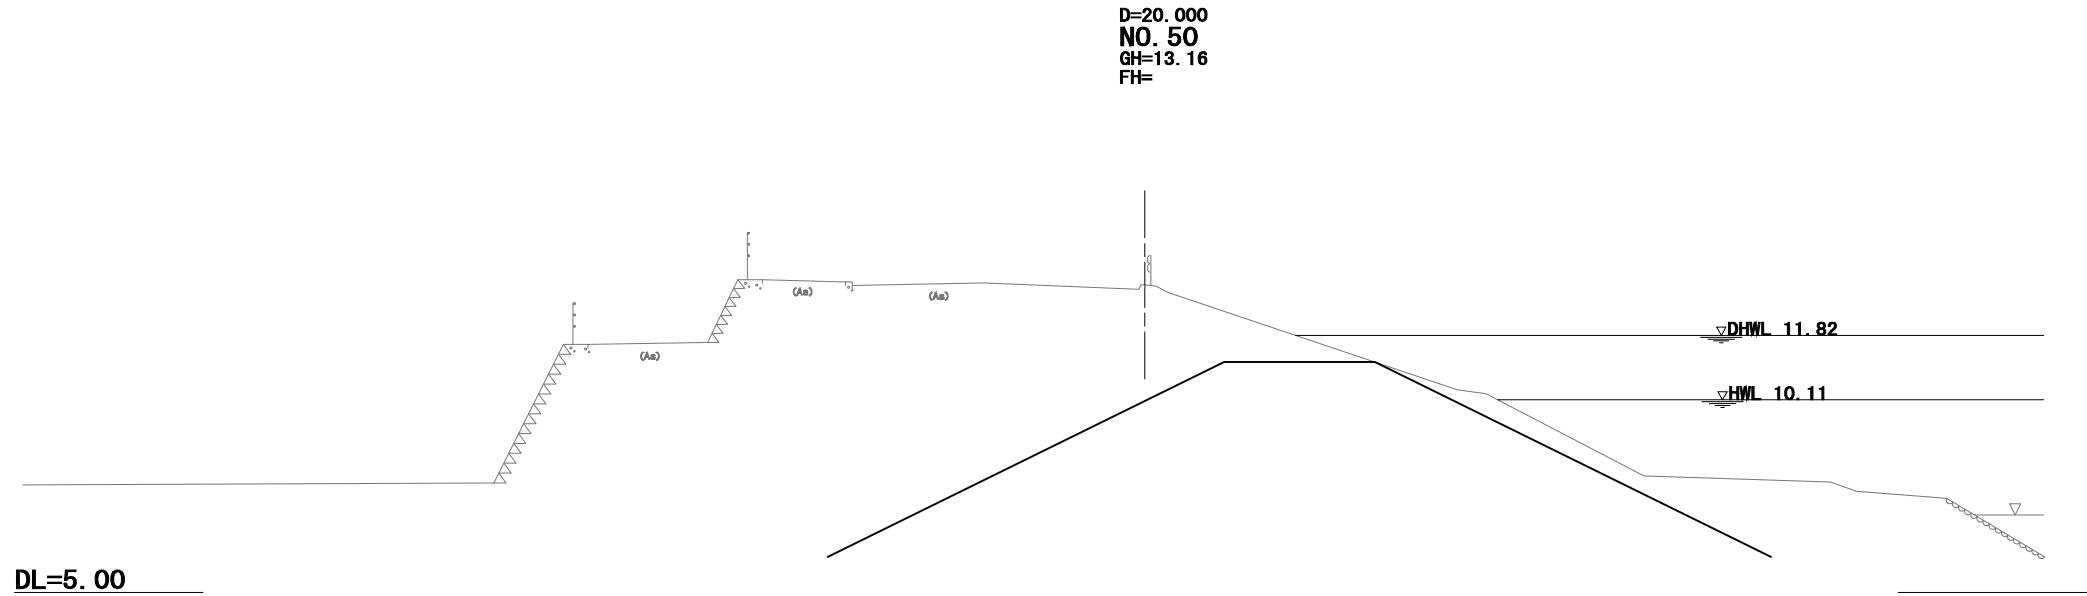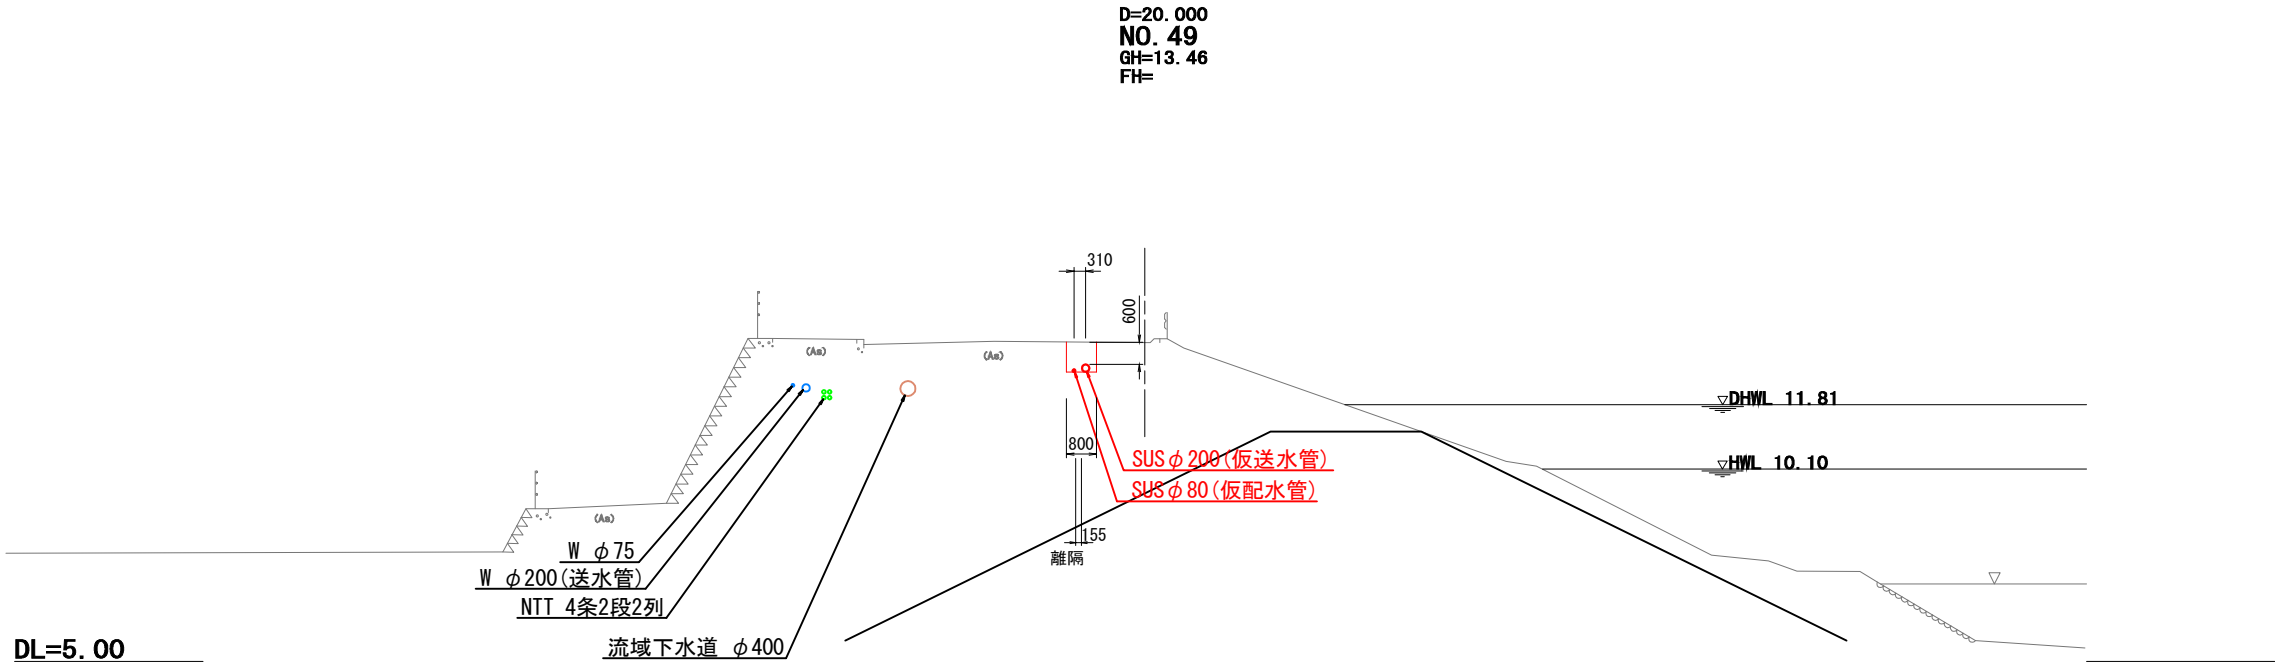

図面番号	10 / 10	縮 尺	1 : 100
工事名称	主要地方道瀬野川福富本郷線 φ 75mm・φ 200mm送・配水管移設工事		
種 別	横 断 面 図 (8)		
工事箇所	三原市本郷南六丁目		
広島県水道広域連合企業団三原事務所			

「この図面は、実際の図面を50%に縮小している。」