



位置図 S=1:2,500

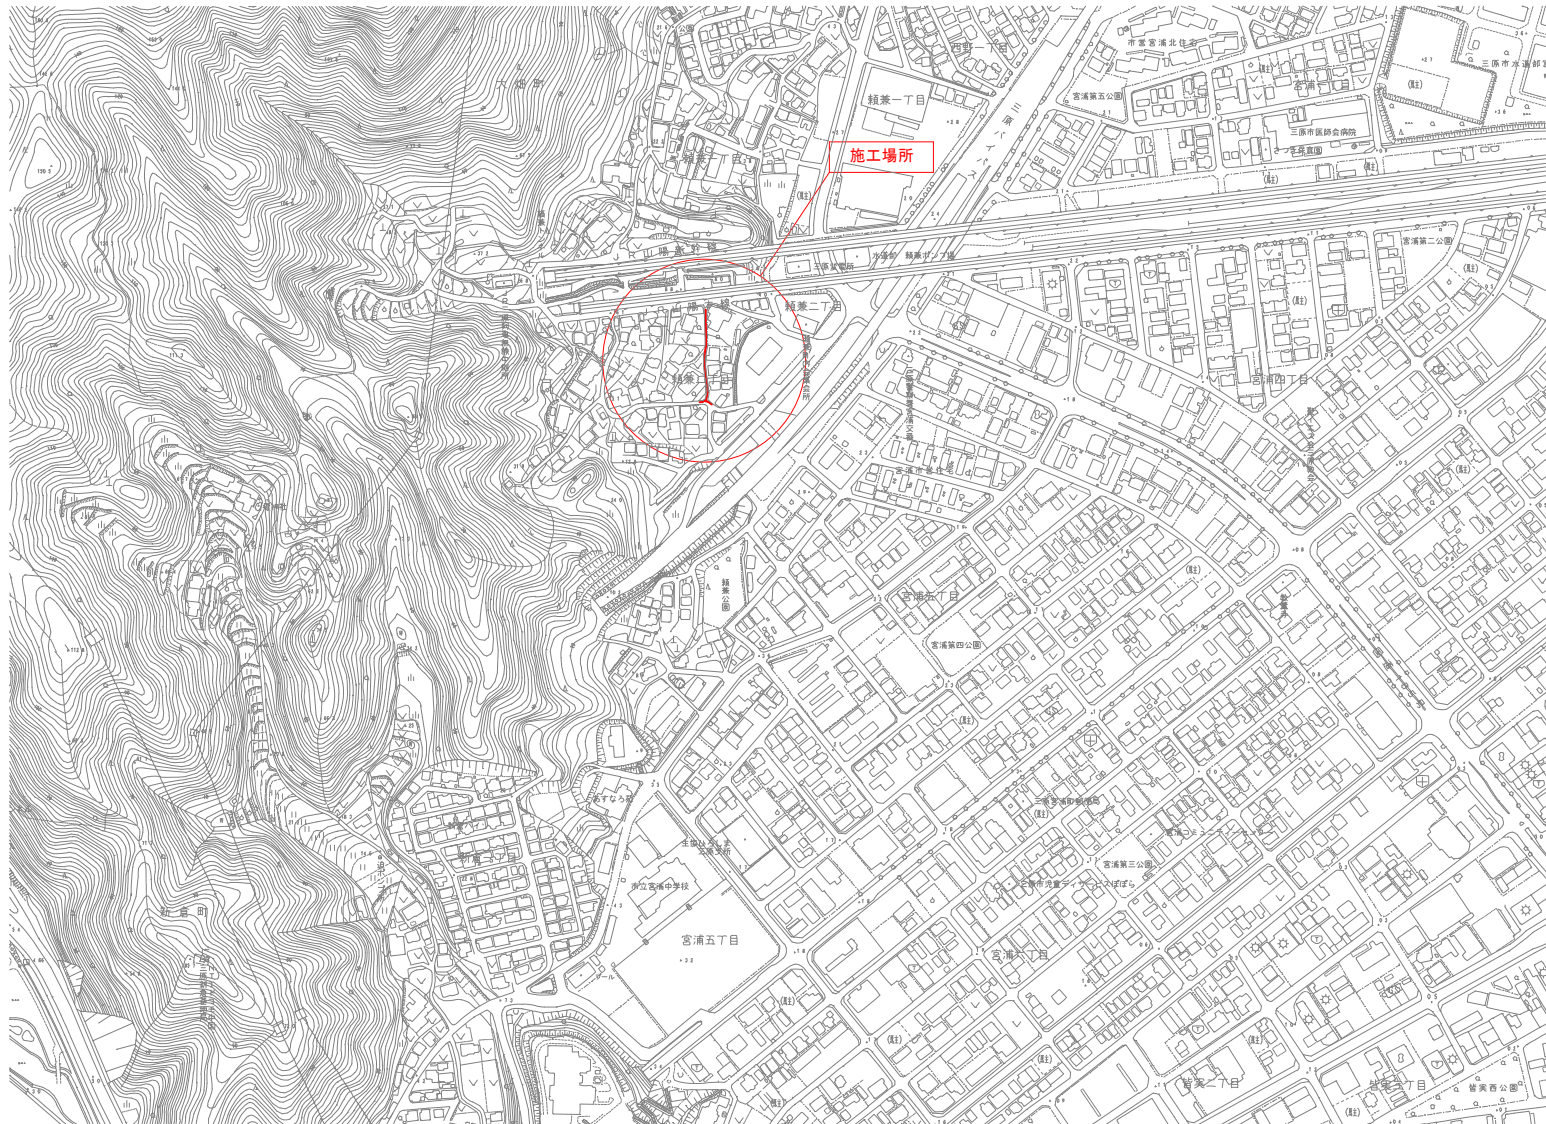

(この図面は実際の図面を50%に縮尺している)

図面番号	1 4	縮尺	S=1:2,500
工事名称	市道第10号線 φ100mm配水管移設工事		
種 別	位 置 図		
工事箇所	三原市第2丁目		
広島県水道広域連合企業団三原事務所			

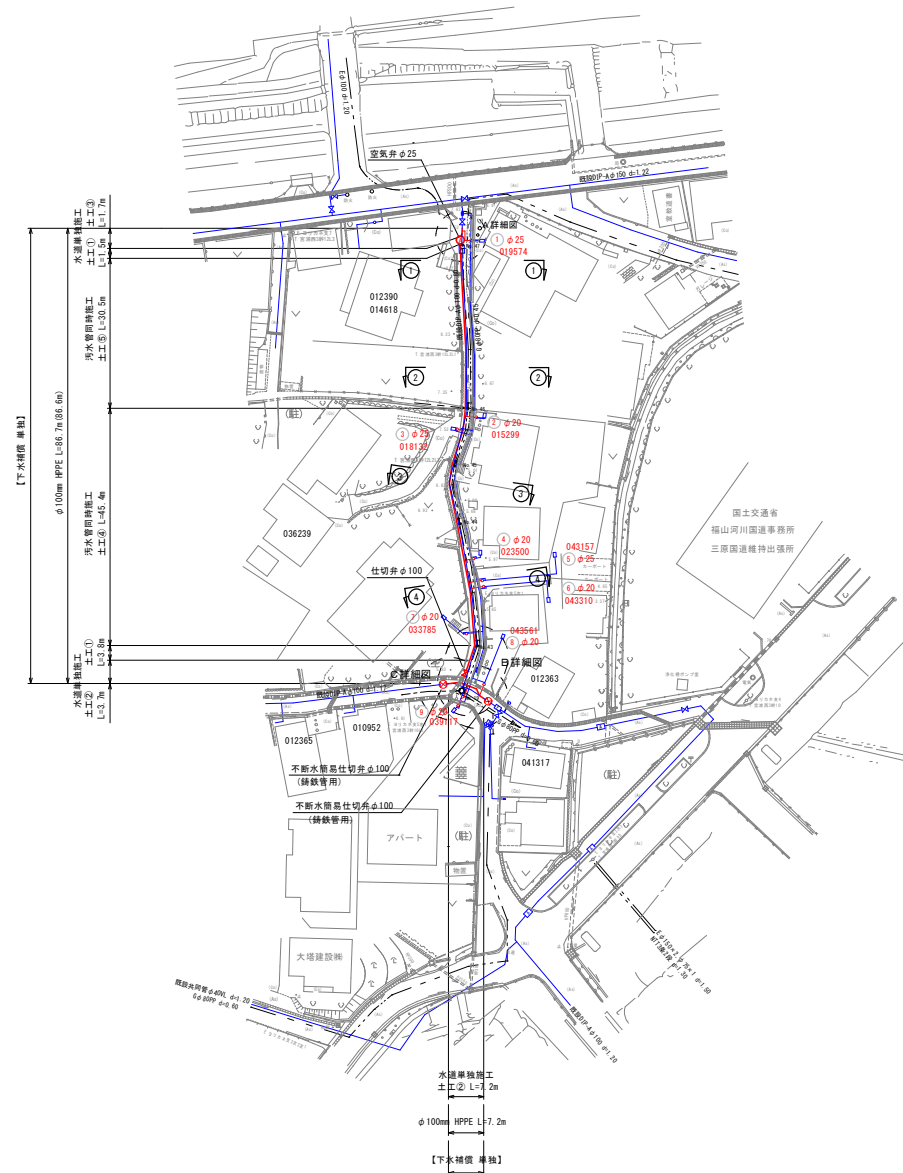


図面番号	2 / 4	縮尺	図 示
工事名称	市道頼業10号線 φ100mm配水管移設工事		
種 別	本設平面図・横断面図		
工事箇所	三原市頼業二丁目		
広島県水道広域連合企業団三原事務所			



本設配管図 NO-SCALE

HPPE 切管表 noscale


A 詳細図

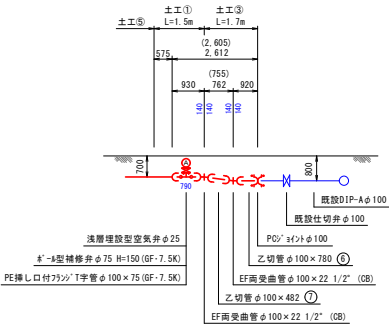

B 詳細図

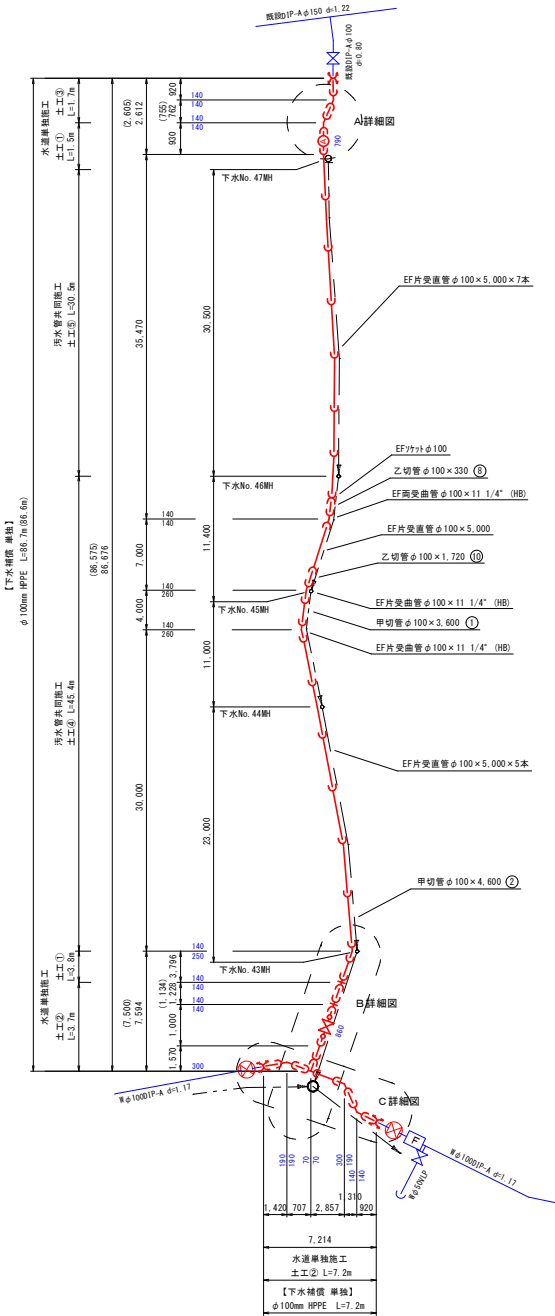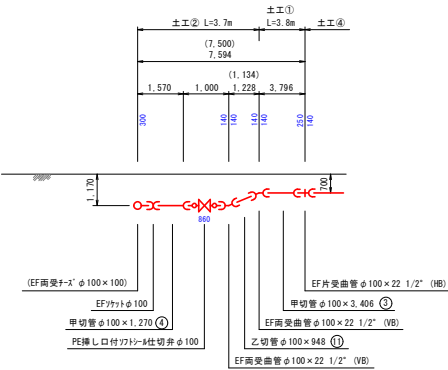


HPPE φ 100

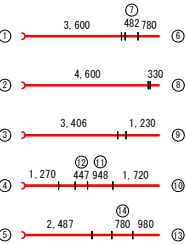

+ 8' 1/2" 管切断工 = 14
切管長 L = 23.060


C 詳細図

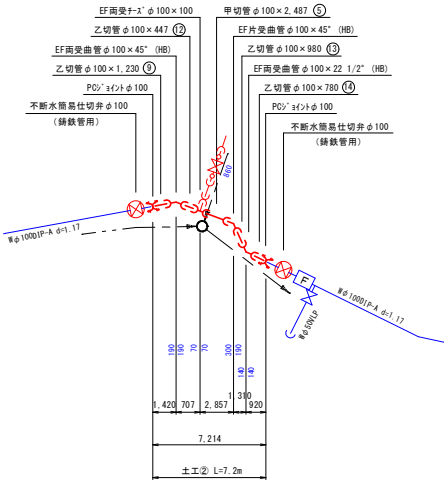

(この図面は実際の図面を50%に縮小している)

図面番号	3 4	縮 尺	図 示
工事名称	市道頼業10号線 φ100mm配水管移設工事		
種 別	本設配管図・詳細図		
工事箇所	三原市頼業二丁目		
広島県水道広域連合企業団三原事務所			

給水管布設標準図 noscale

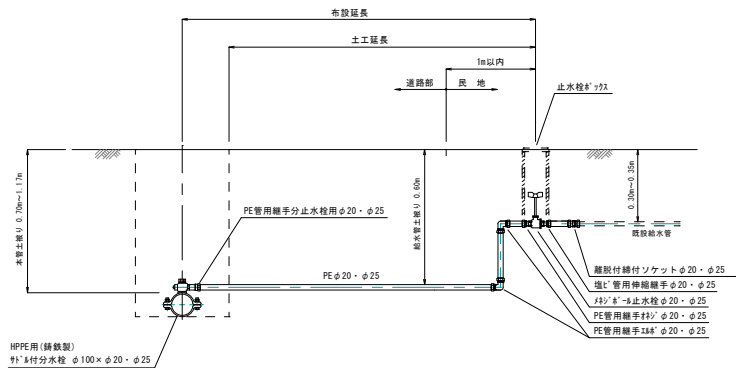


本設給水管一覽表


番 号	給水番号	PE管口径		計18分水栓		止水栓*2ヶ		布設延長		土工延長 給水土工①
				φ100×φ20	φ100×φ25			φ20	φ25	
①	010574		φ25		1	1		3.00	2.50	
②	015299	φ20		1		1	2.50		2.00	
③	018132		φ25		1	1		1.50	1.00	
④	023500	φ20		1		1	2.50		2.00	
⑤	043157		φ25		1	1		3.00	2.50	
⑥	043310	φ20		1		1	3.00		2.50	
⑦	033785	φ20		1		1	1.50		1.00	
⑧	043561	φ20		1		1	2.50		2.00	
⑨	039117	φ20		1		1	5.00		4.50	
合 計		6箇所	3箇所	6	3	9	17.00	7.50	20.00	

掘削断面図 S=1:20

※ () は参考値

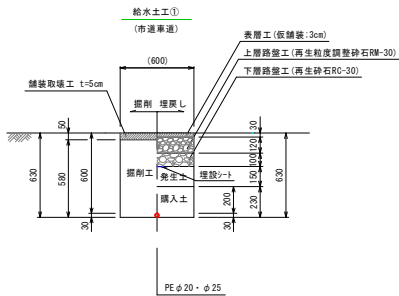

本設給水平面図 S=1:500

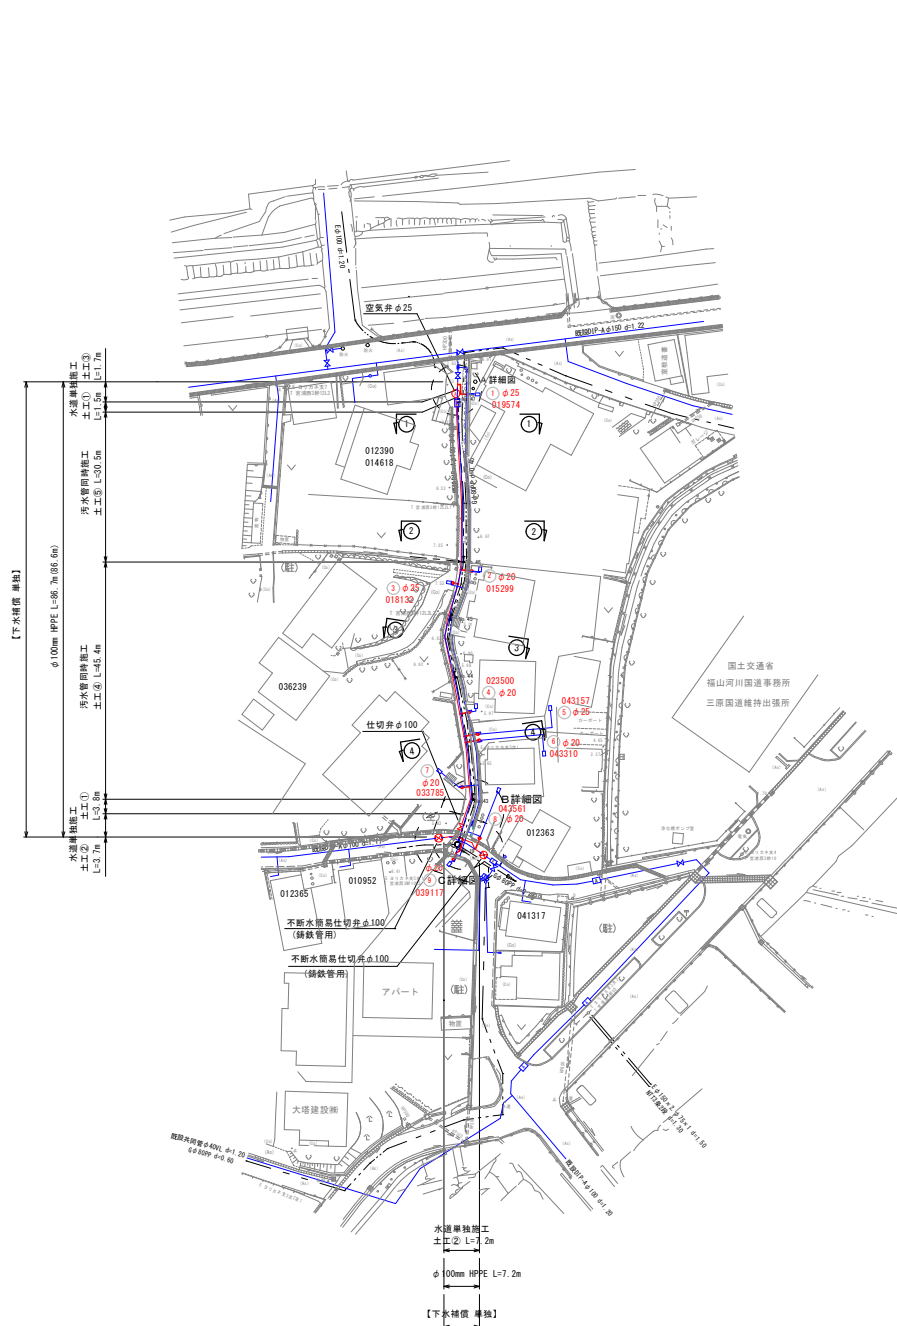

(この図面は実際の図面を50%に縮尺している)

図面番号	4	縮 尺	図 示
工事名称	市道精養10号線 φ100mm配水管移設工事		
種 別	本設給水水平面図・掘削断面図 給水管布設標準図		
工事箇所	三原市精養二丁目		
広島県水道広域連合企業団三原事務所			

