
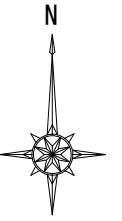


位置図


S=1/2500

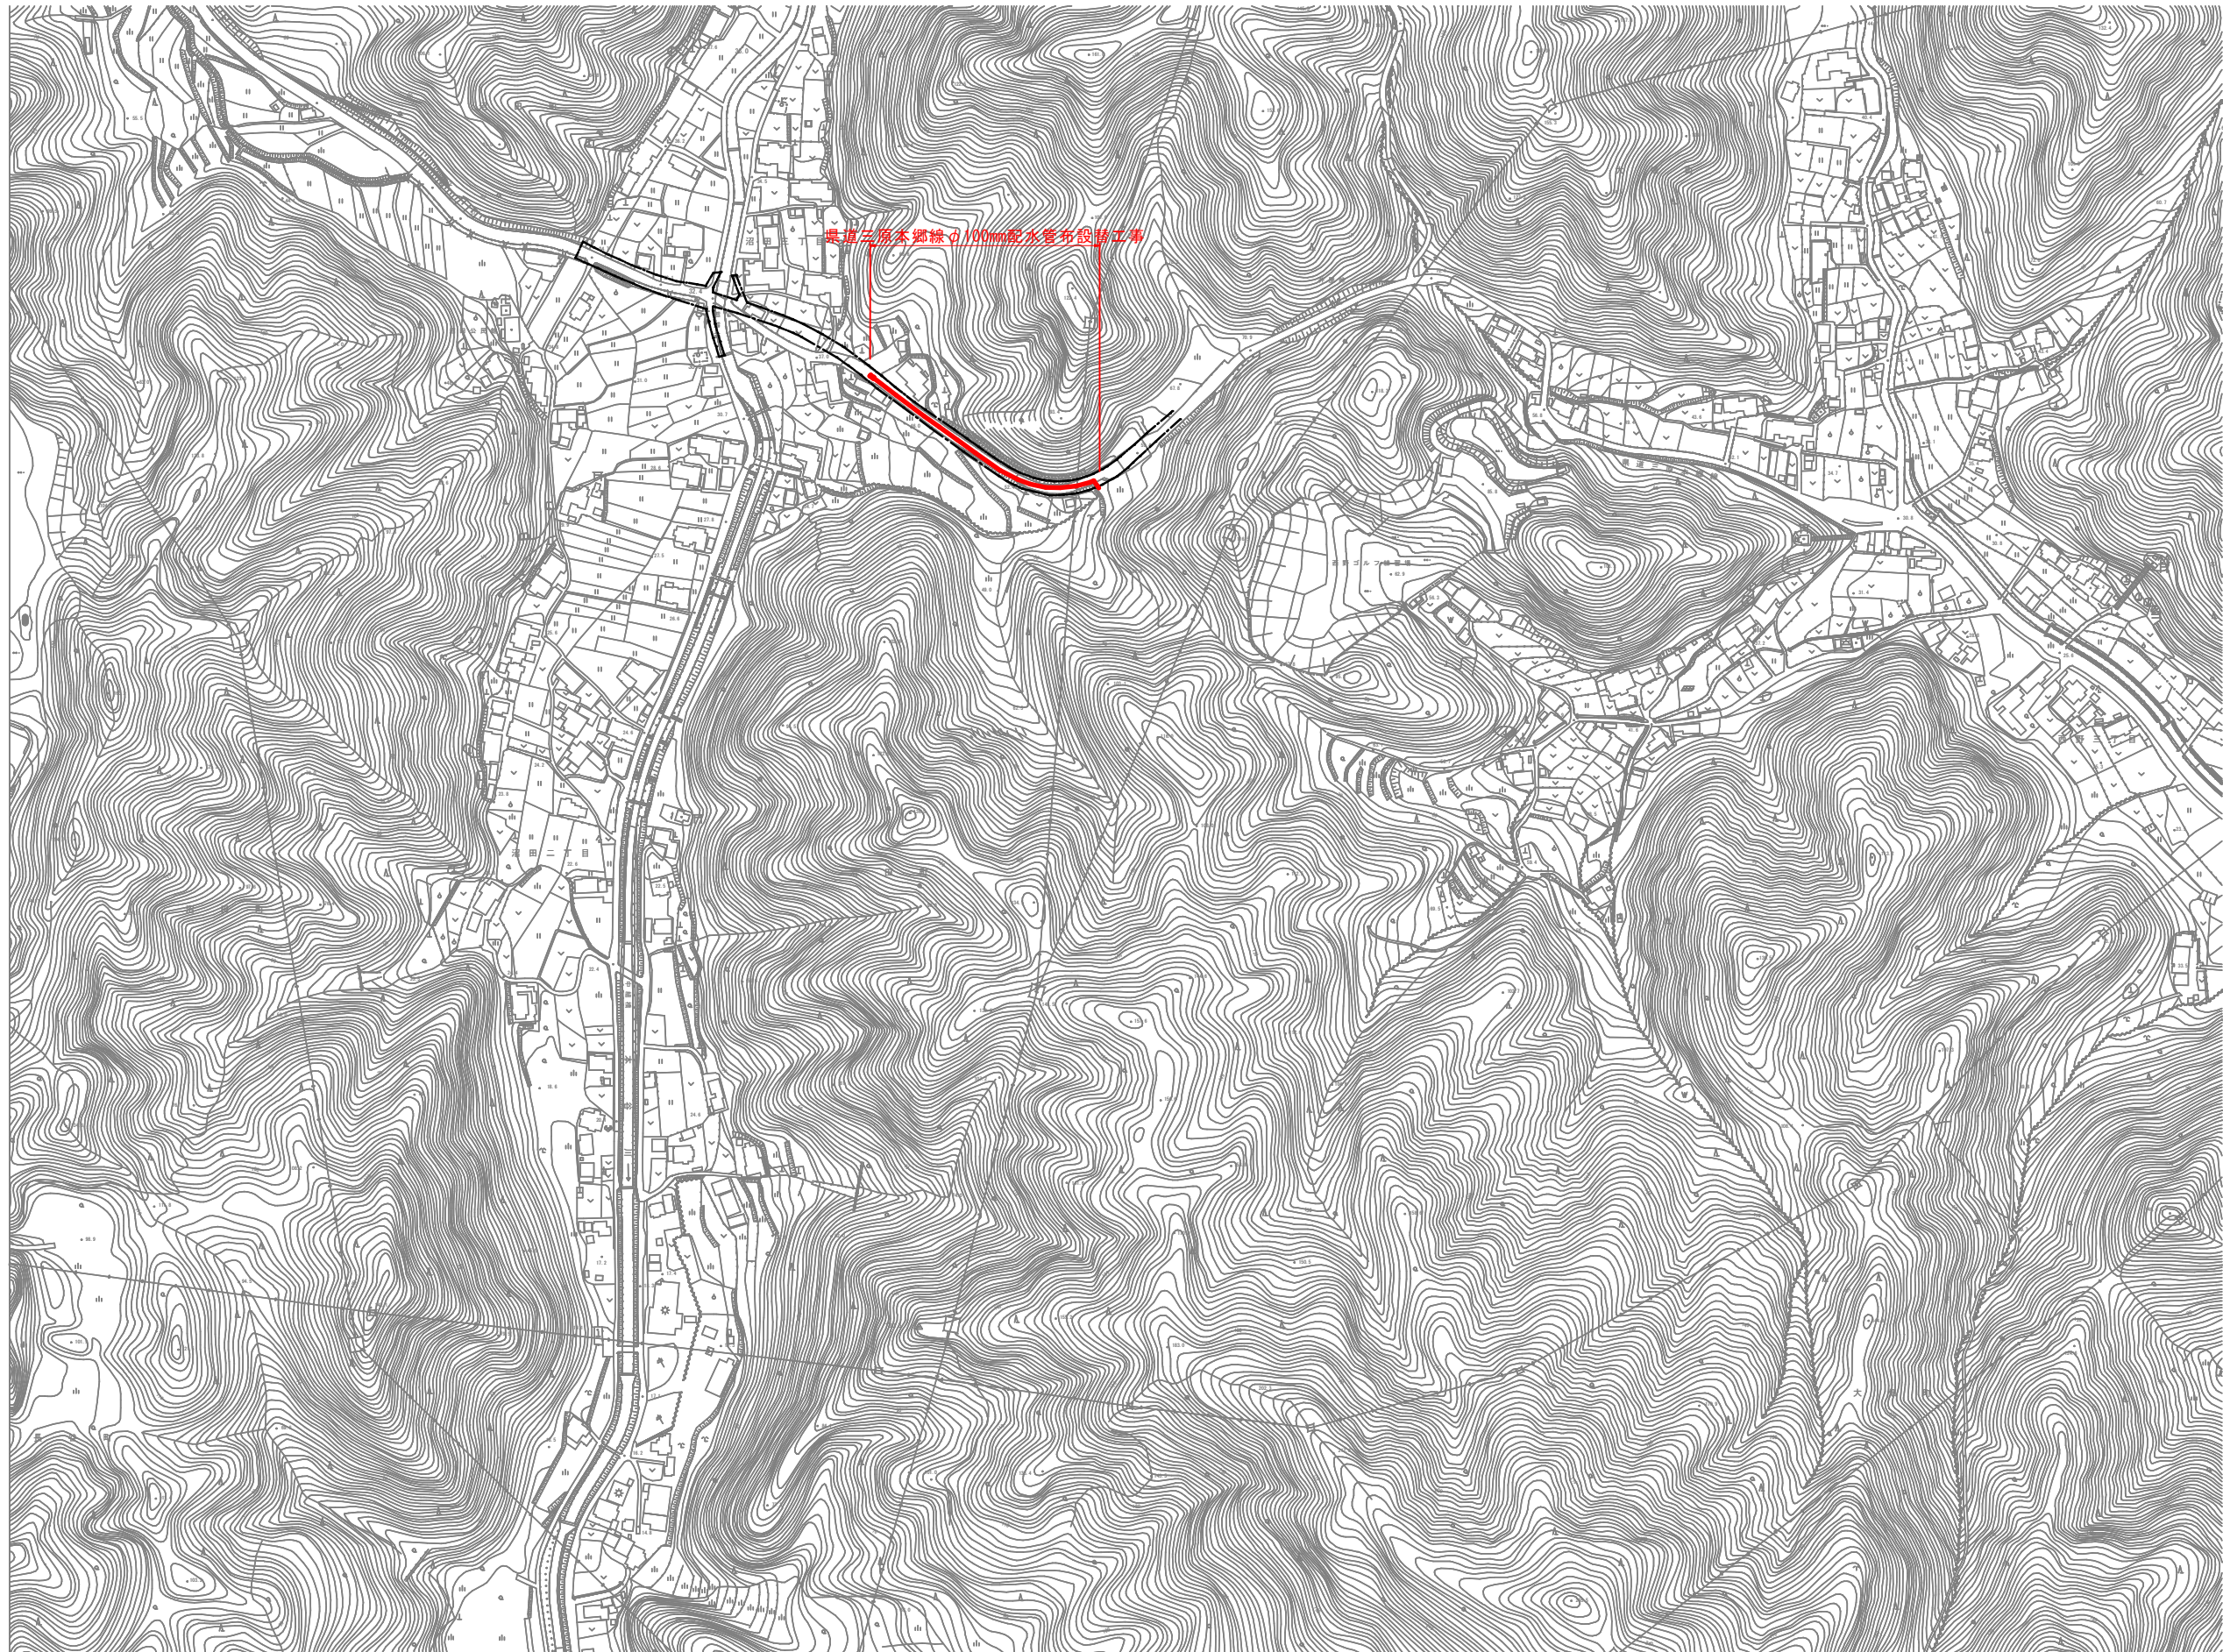

図面番号	1 / 5	縮尺	1/2500
工事名称	県道三原本郷線φ100mm配水管布設替工事		
種 別	位置図		
工事場所	三原市沼田二丁目		
広島県水道広域連合企業団三原事務所			

注) この図面は、実際の図面を約50%に縮尺している。

平面図 s=1/500

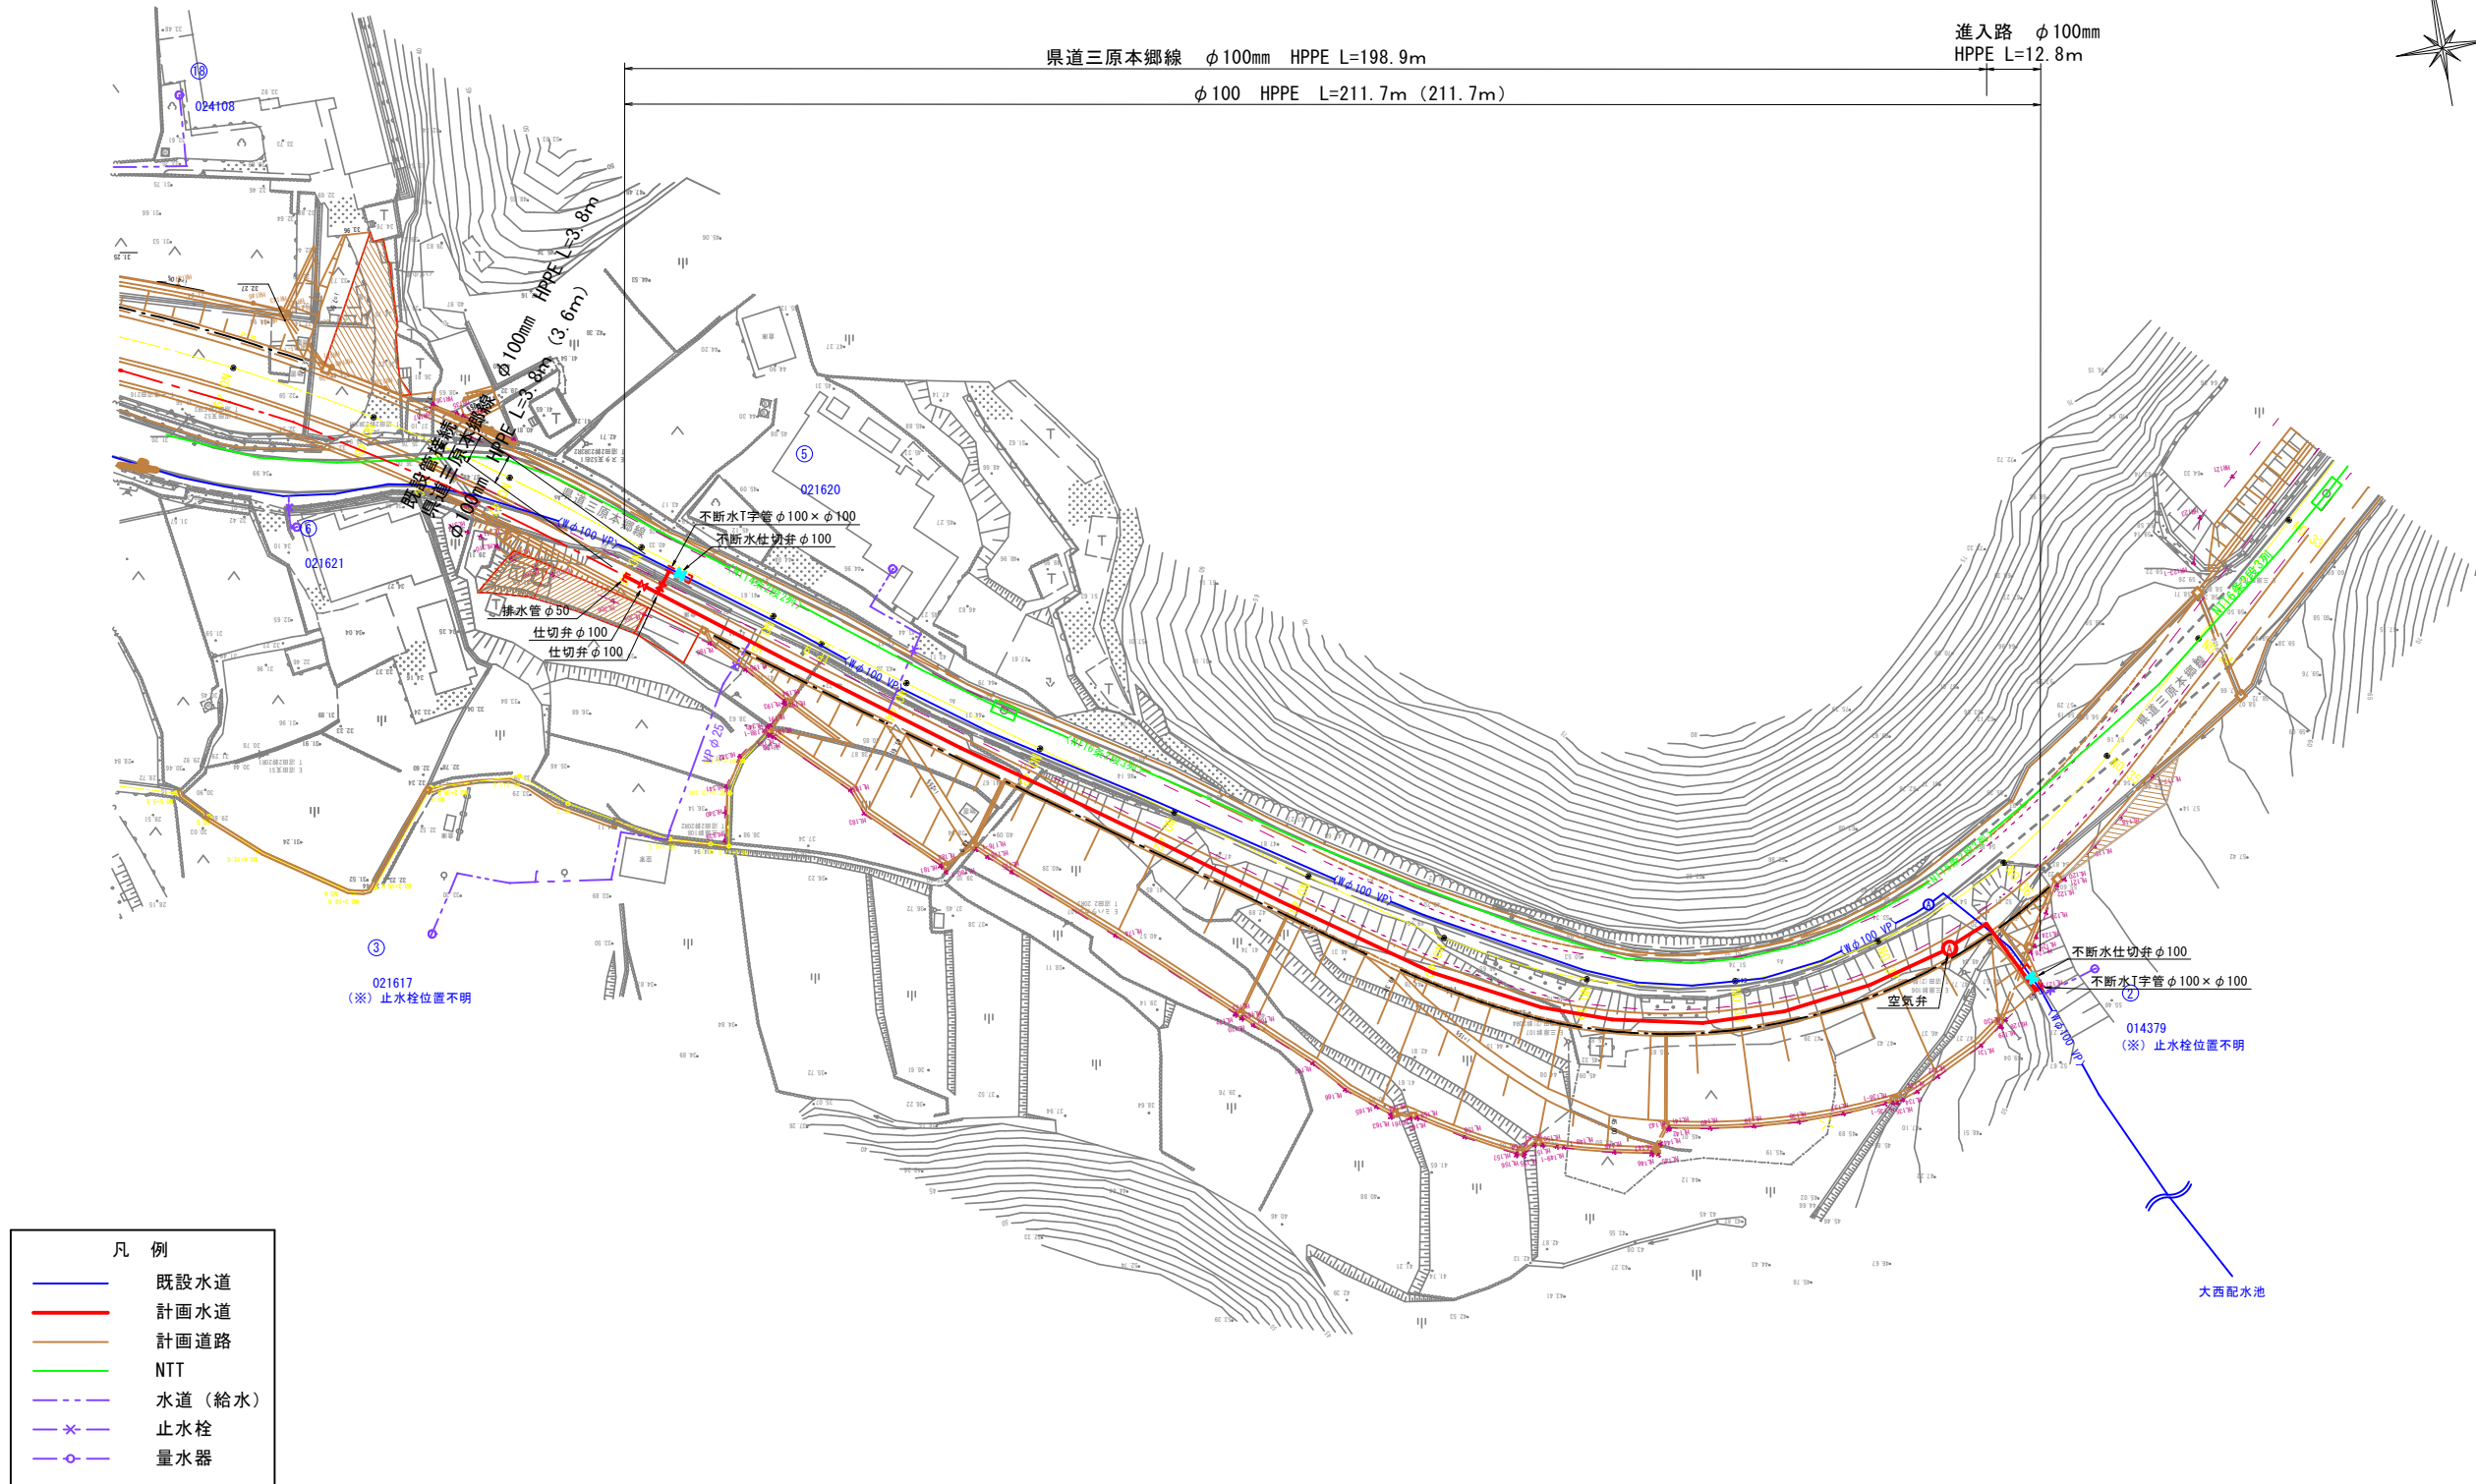


図面番号	2	縮尺	1/500
工事名称	県道三原本郷線φ100mm配水管布設替工事		
種 別	平面図		
工事場所	三原市沼田二丁目		
広島県水道広域連合企業団三原事務所			

注) この図面は、実際の図面を約50%に縮尺している。


横断図(1)

S=1/100


NO. 37

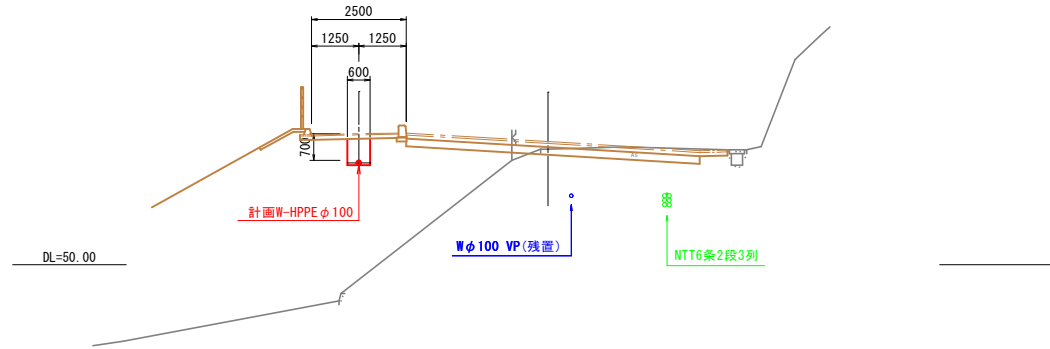


NO. 42

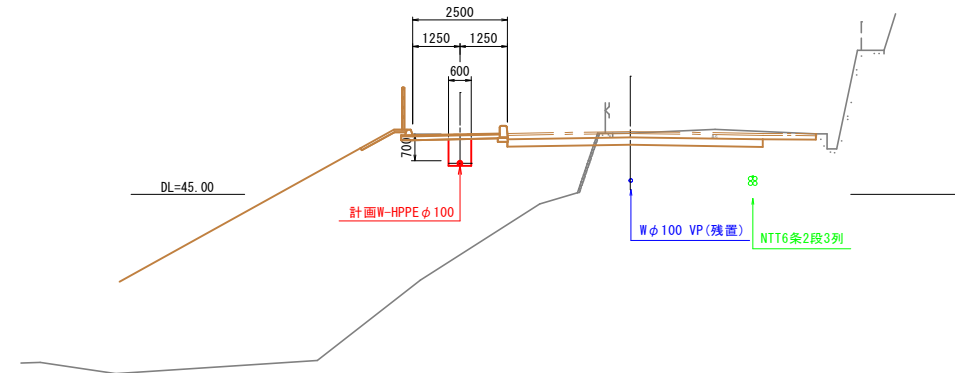


NO. 38

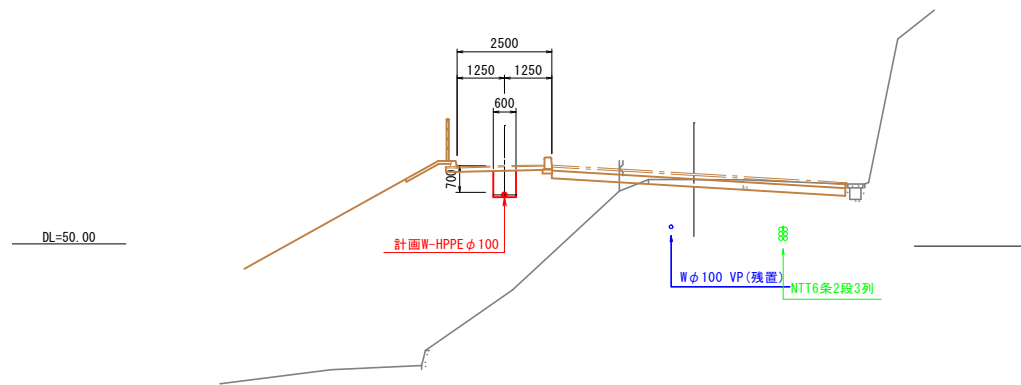


NO. 43

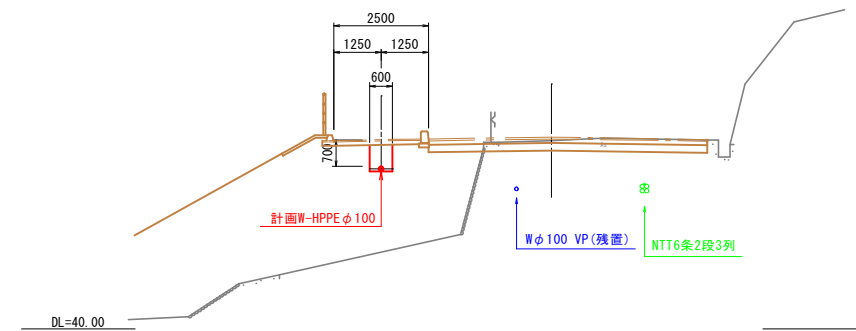

NO. 40

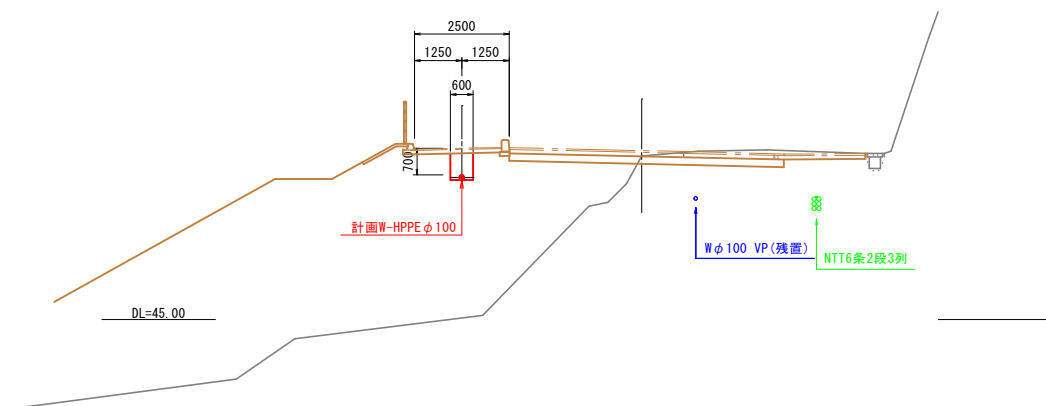



NO. 44

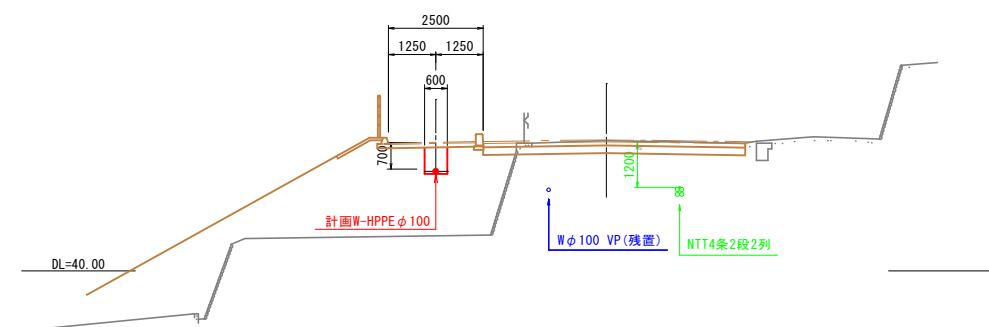

図面番号	3	縮尺	1/100
工事名称	県道三原本郷線φ100mm配水管布設替工事		
種 別	横断図 (1)		
工事場所	三原市沼田二丁目		
広島県水道広域連合企業団三原事務所			

注) この図面は、実際の図面を約50%に縮尺している。

横断図(2)
S=1/100

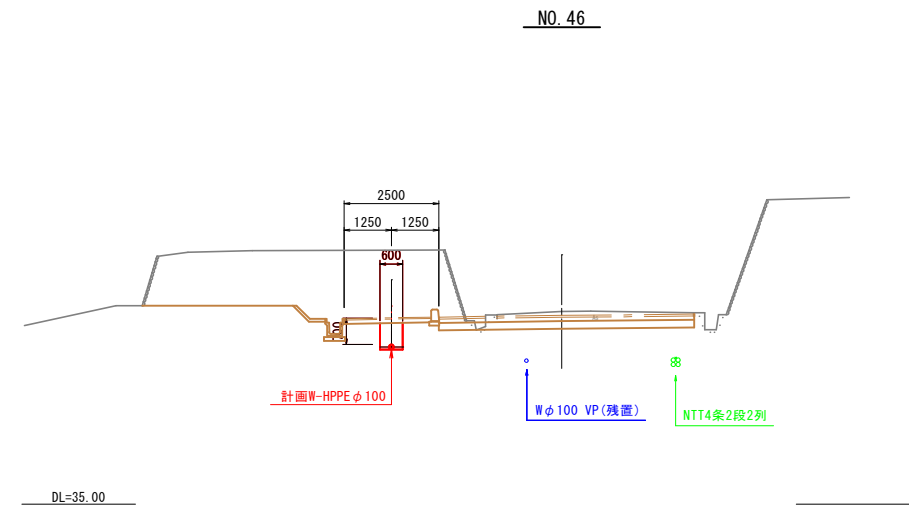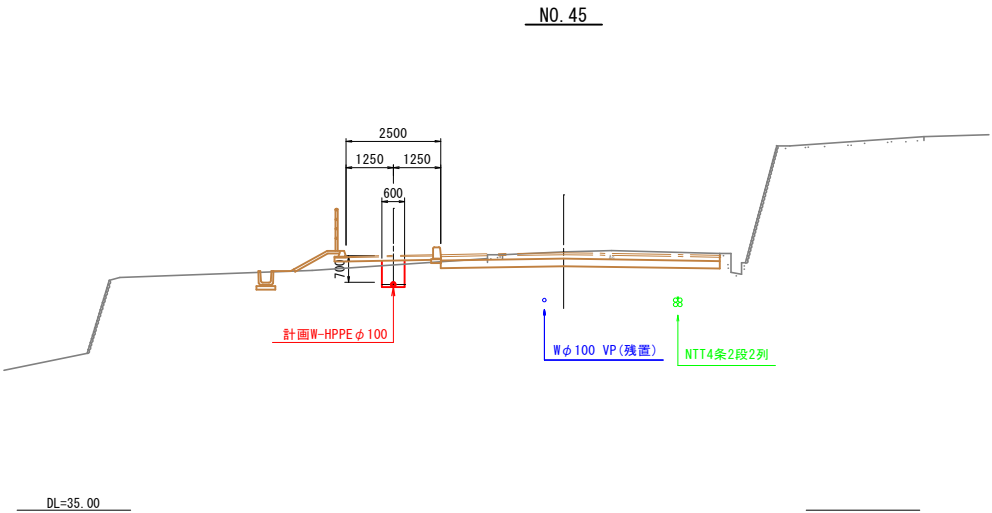


図面番号	4 5	縮尺	1/100
工事名称	県道三原本郷線φ100mm配水管布設替工事		
種 別	横断図(2)		
工事場所	三原市沼田二丁目		
広島県水道広域連合企業団三原事務所			

注) この図面は、実際の図面を約50%に縮尺している。

配管図 S=Free

既設接続図

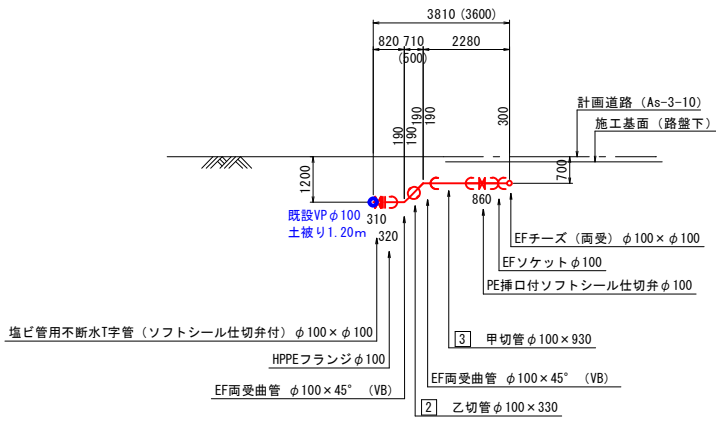


HPPE φ 100mm片受直管 L=5.00m


切管組み合わせ					計	残	切断
					(m)	(m)	
	1		2		4.400	0.600	2
	3	4	5	6	3.420	1.580	4
	9				4.670	0.330	1
計					12.490	2.510	7

HPPE φ 100mm直管 L=5.00m


切管組み合わせ					計	残	切断
					(m)	(m)	
	7	8	10		4.960	0.040	3
計					4.960	0.040	3

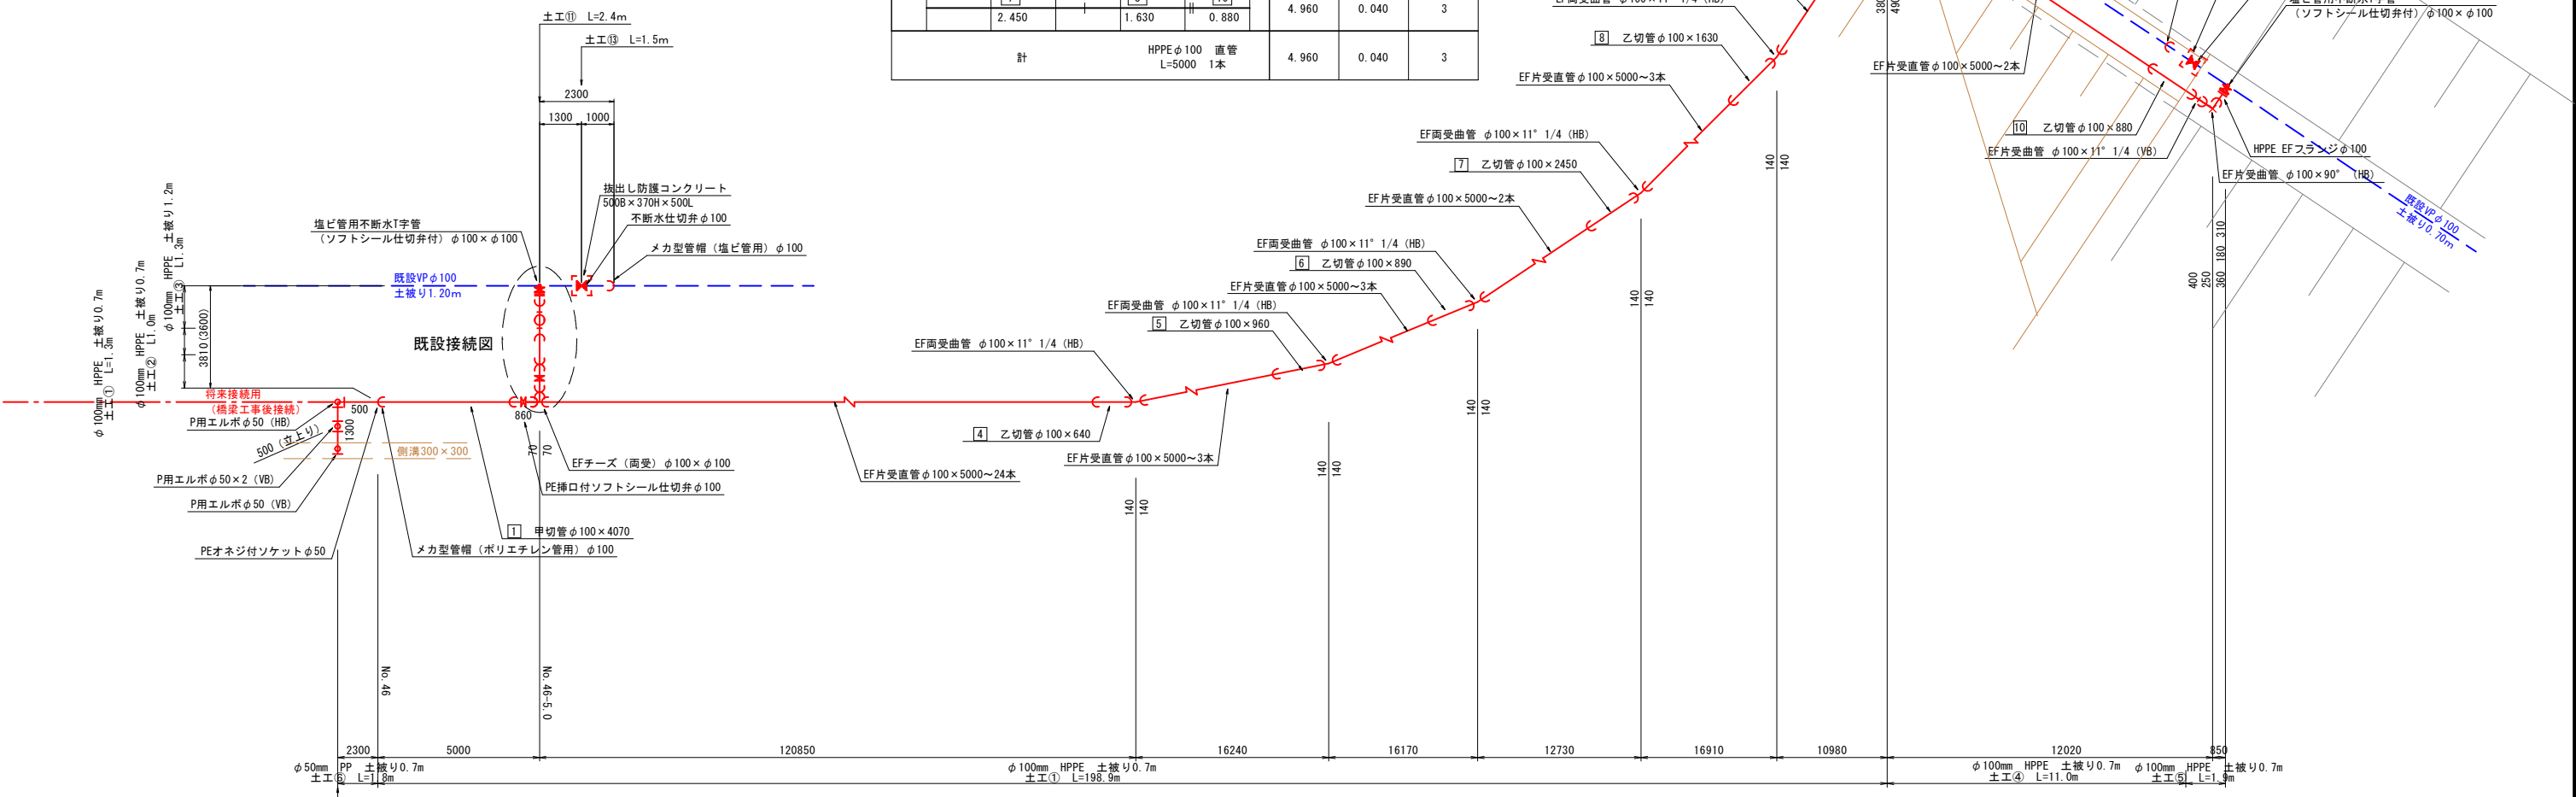

排水管詳細図

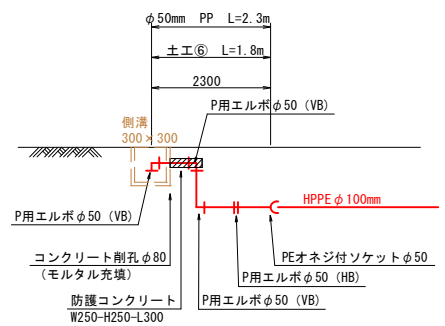

防護コンクリート S=1/20

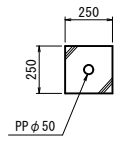

【注釈】
・土被りは計画高に対する数値である。
・不排水分岐箇所の既設管の位置・深さは想定である。
事前に試掘等により、分岐方向・スペースの有無の確認を行うこと。

図面番号	5	縮尺	Free
工事名称	県道三原本郷線φ100mm配水管布設替工事		
種 別	配管図		
工事場所	三原市沼田二丁目		
広島県水道広域連合企業団三原事務所			