



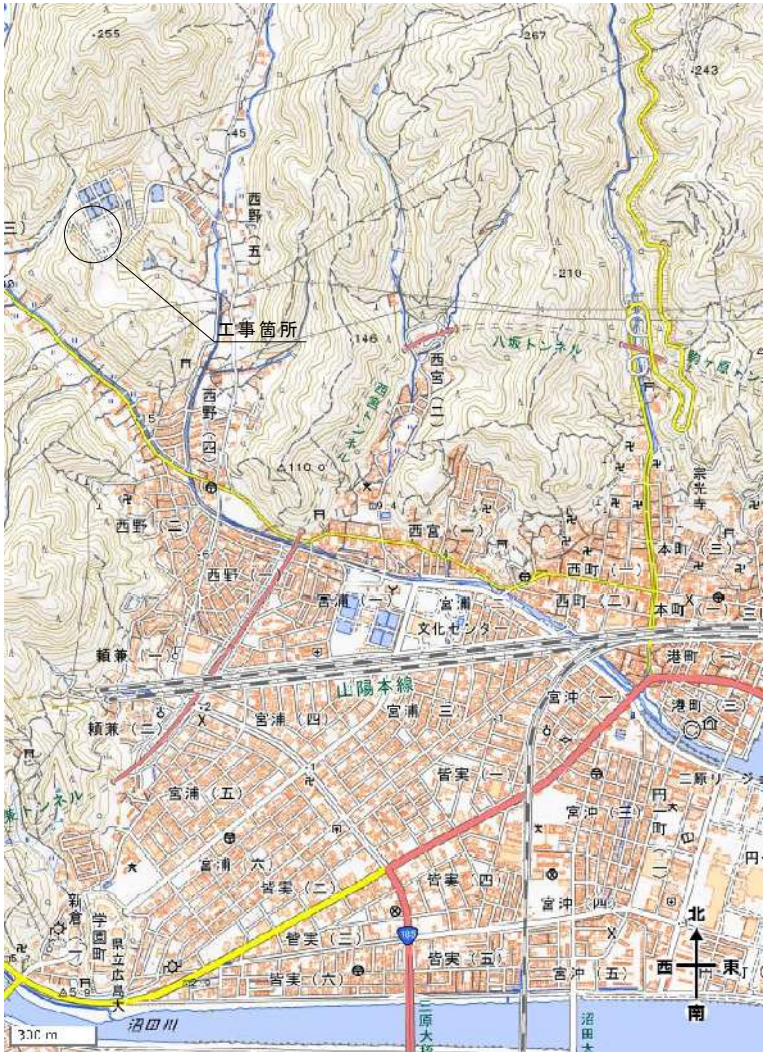

出典：国土地理院 地理院地図（電子国土Web）

位置図

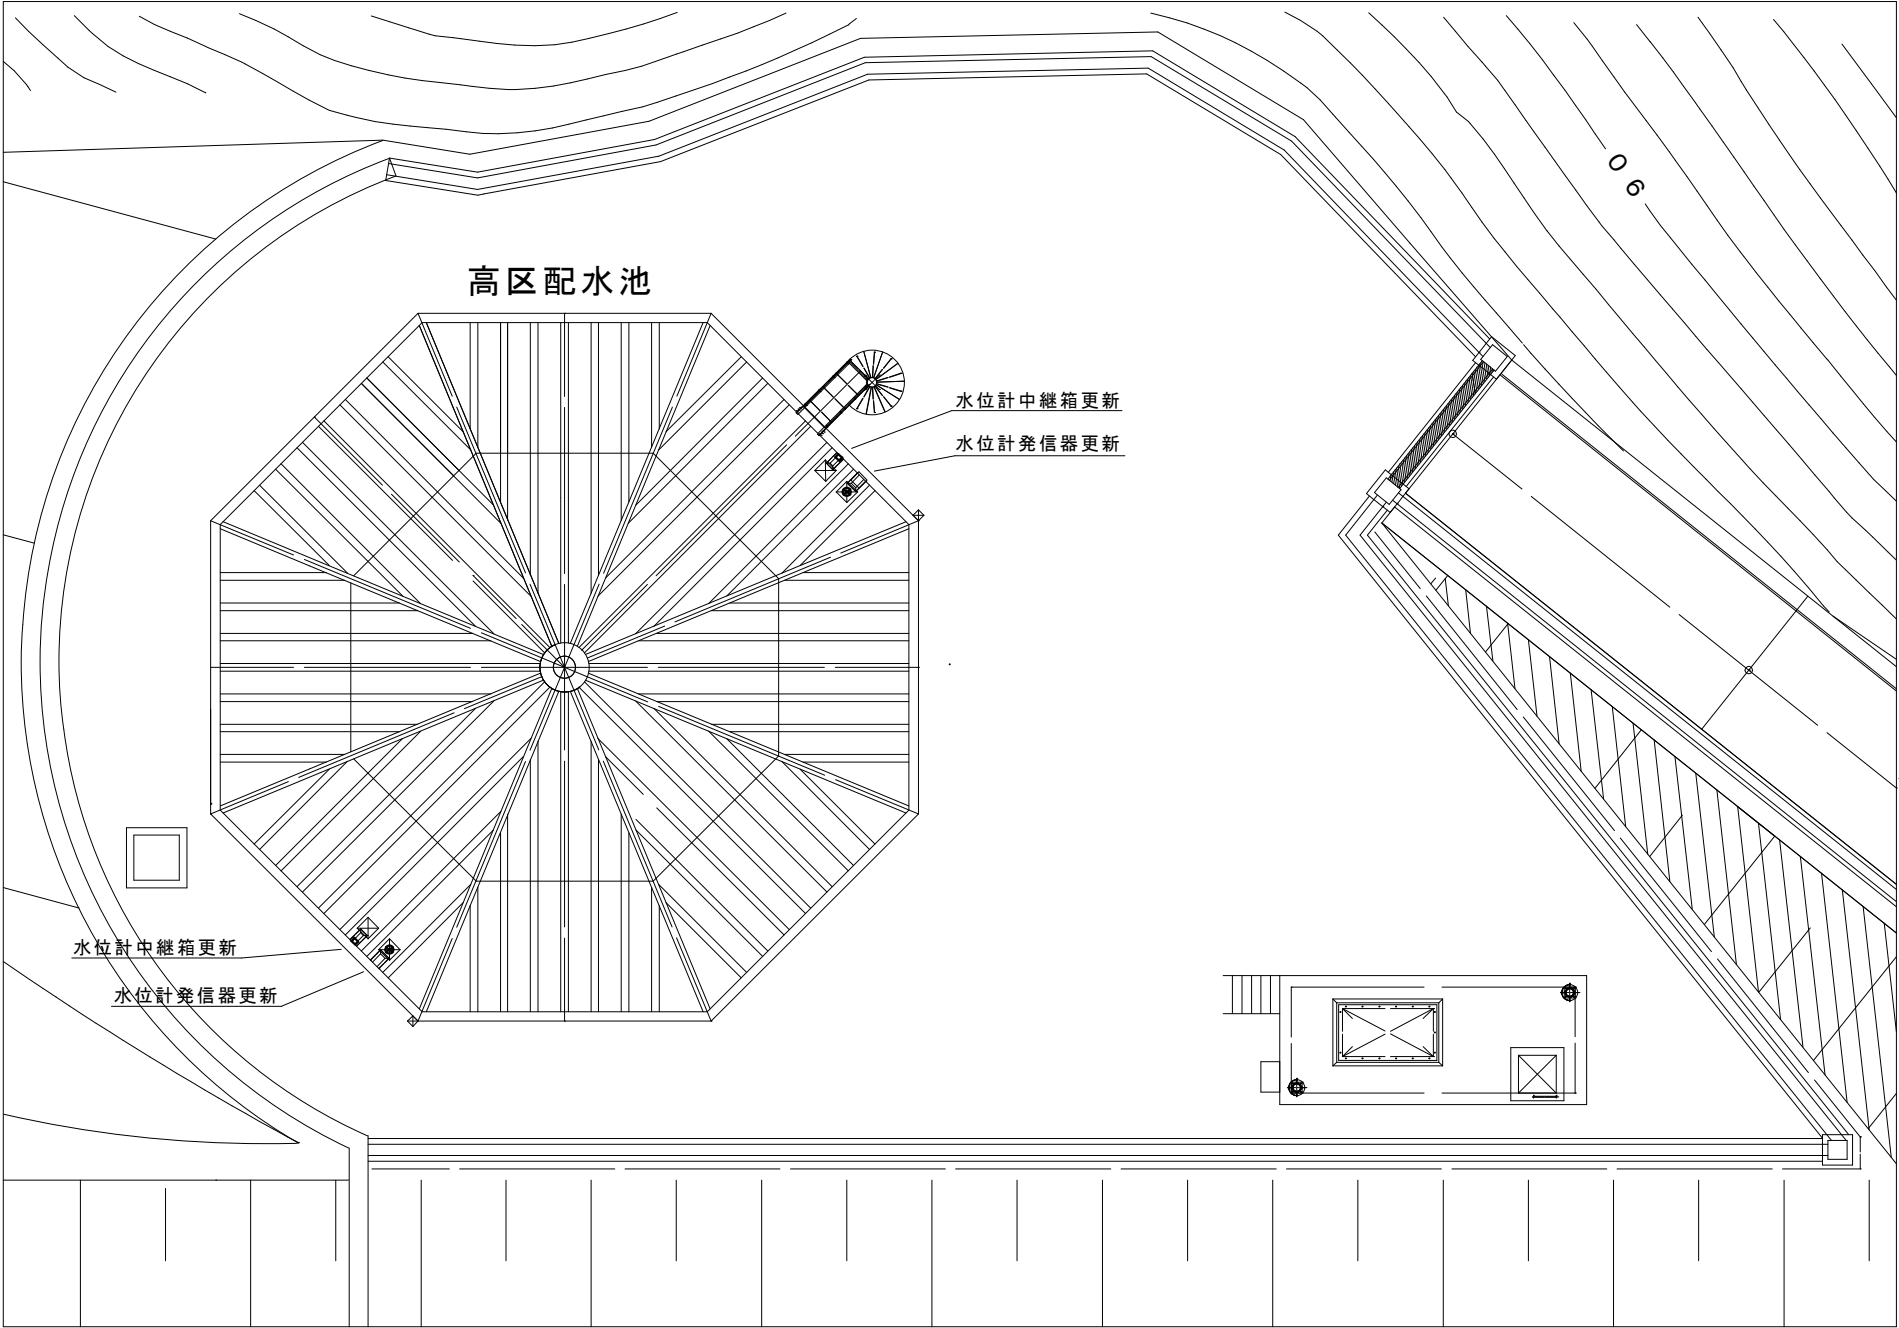

平面図 S=1/100

特記			
浄水地計装変換器盤の既設水位計電源箱撤去			
浄水地計装変換器盤に水位計変換器取付			

※本図面は、A1をA3（約50％）に縮小しています。


図面番号	1/3	縮尺	S=1/100
工事名称	投込圧力式水位計取替工事 （西野高区配水池）		
種 別	位置図、平面図		
工事箇所	三原市西野五丁目外		

広島県水道広域連合企業団三原事務所



出典：国土地理院 地理院地図（電子国土Web）

位置図

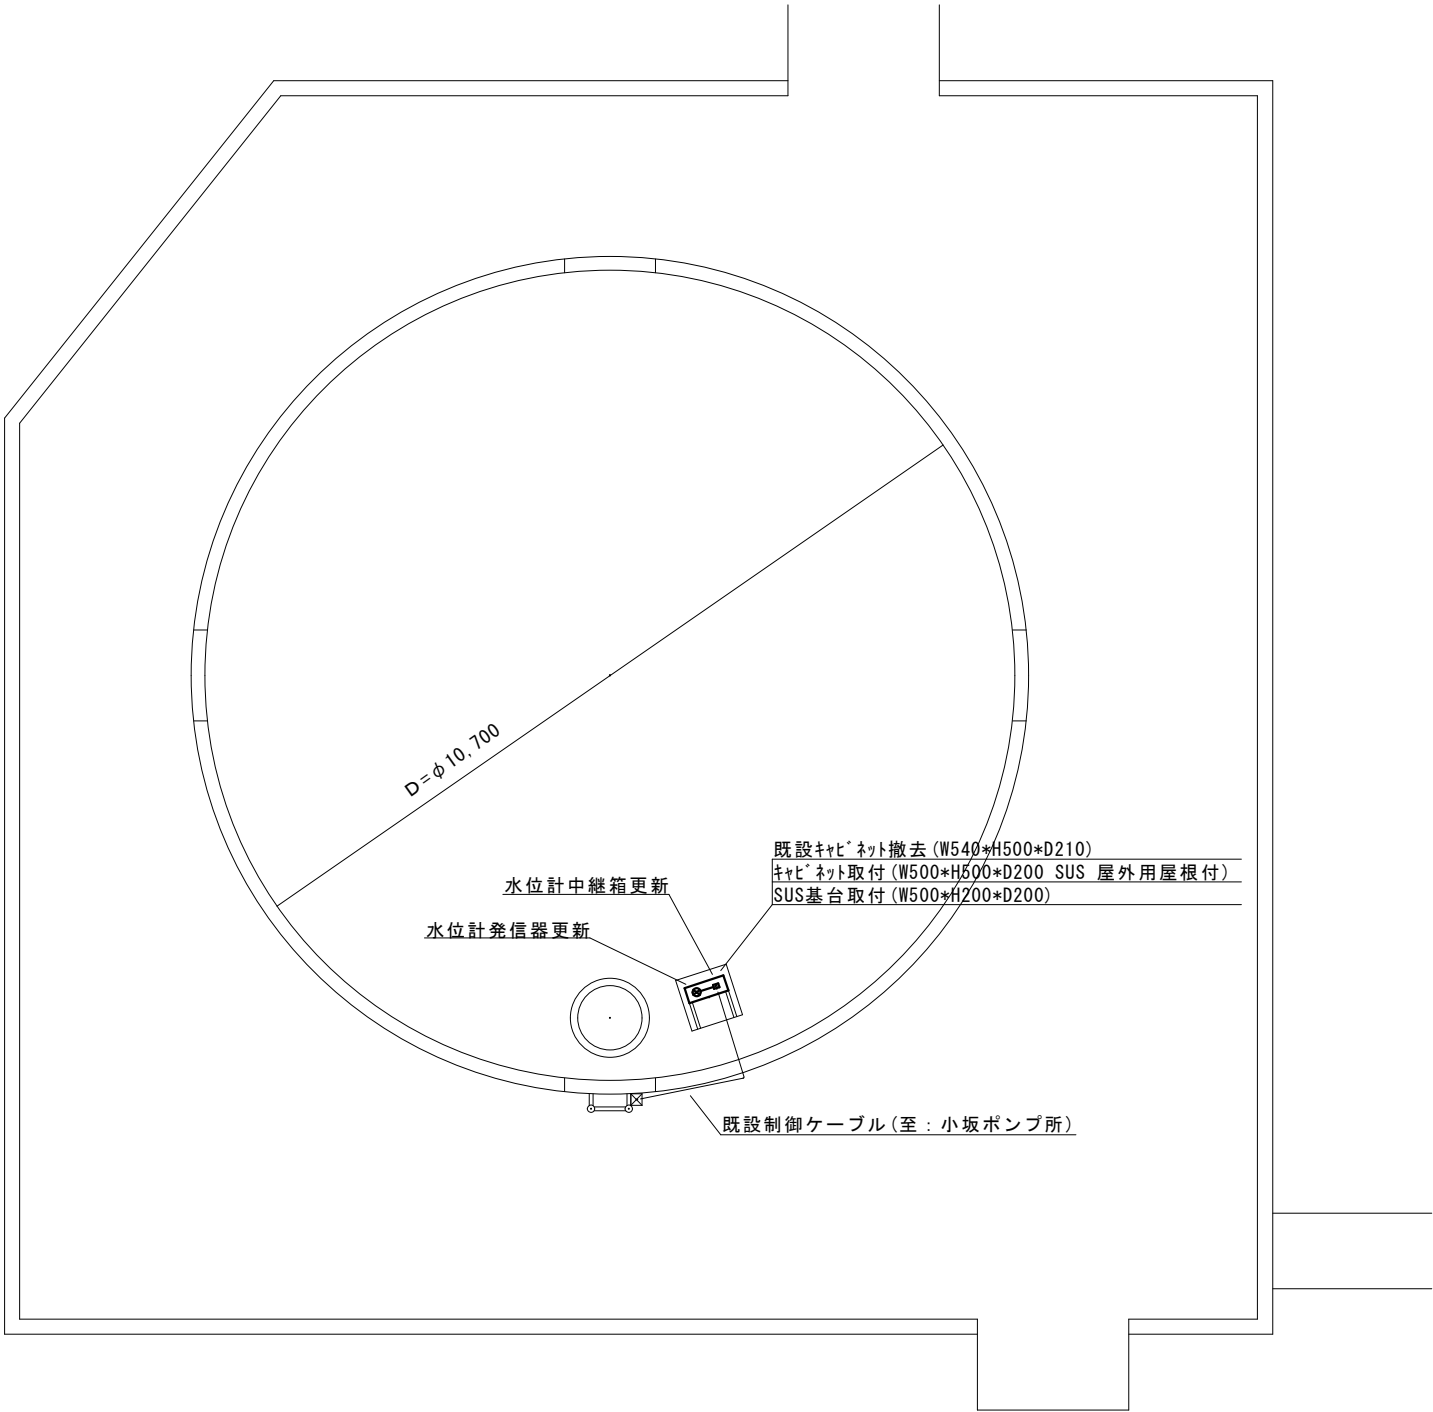


平面図 S=1/50

特記	
キャビネット	参考型番：SOR20-55(日東工業)
SUS基台	参考型番：SZA20-52(日東工業)
キャビネット用架台は既設再利用	
小坂ポンプ所の既設水位計電源箱撤去	
小坂ポンプ所に水位計変換器取付	


※本図面は、A1をA3（約50%）に縮小しています。

図面番号	2/3	縮尺	S=1/50
工事名称	投込圧力式水位計取替工事 (高坂配水池)		
種 別	位置図、平面図		
工事箇所	三原市西野五丁目外		
広島県水道広域連合企業団三原事務所			

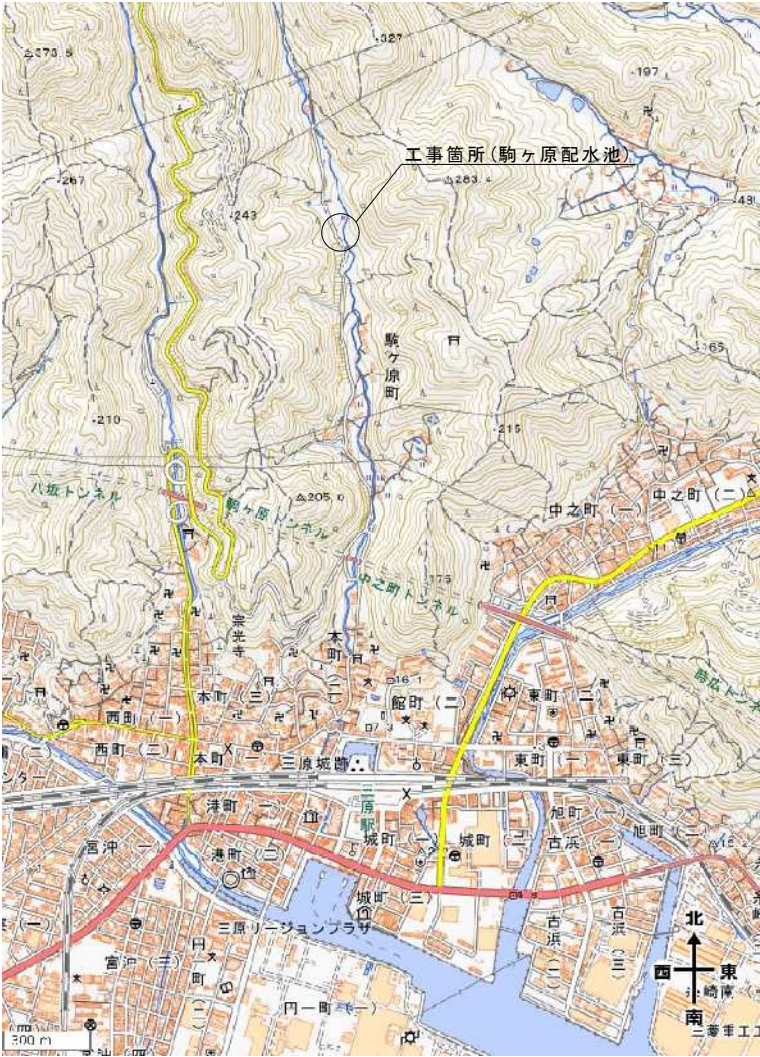

出典：国土地理院 地理院地図（電子国土Web）

位置図

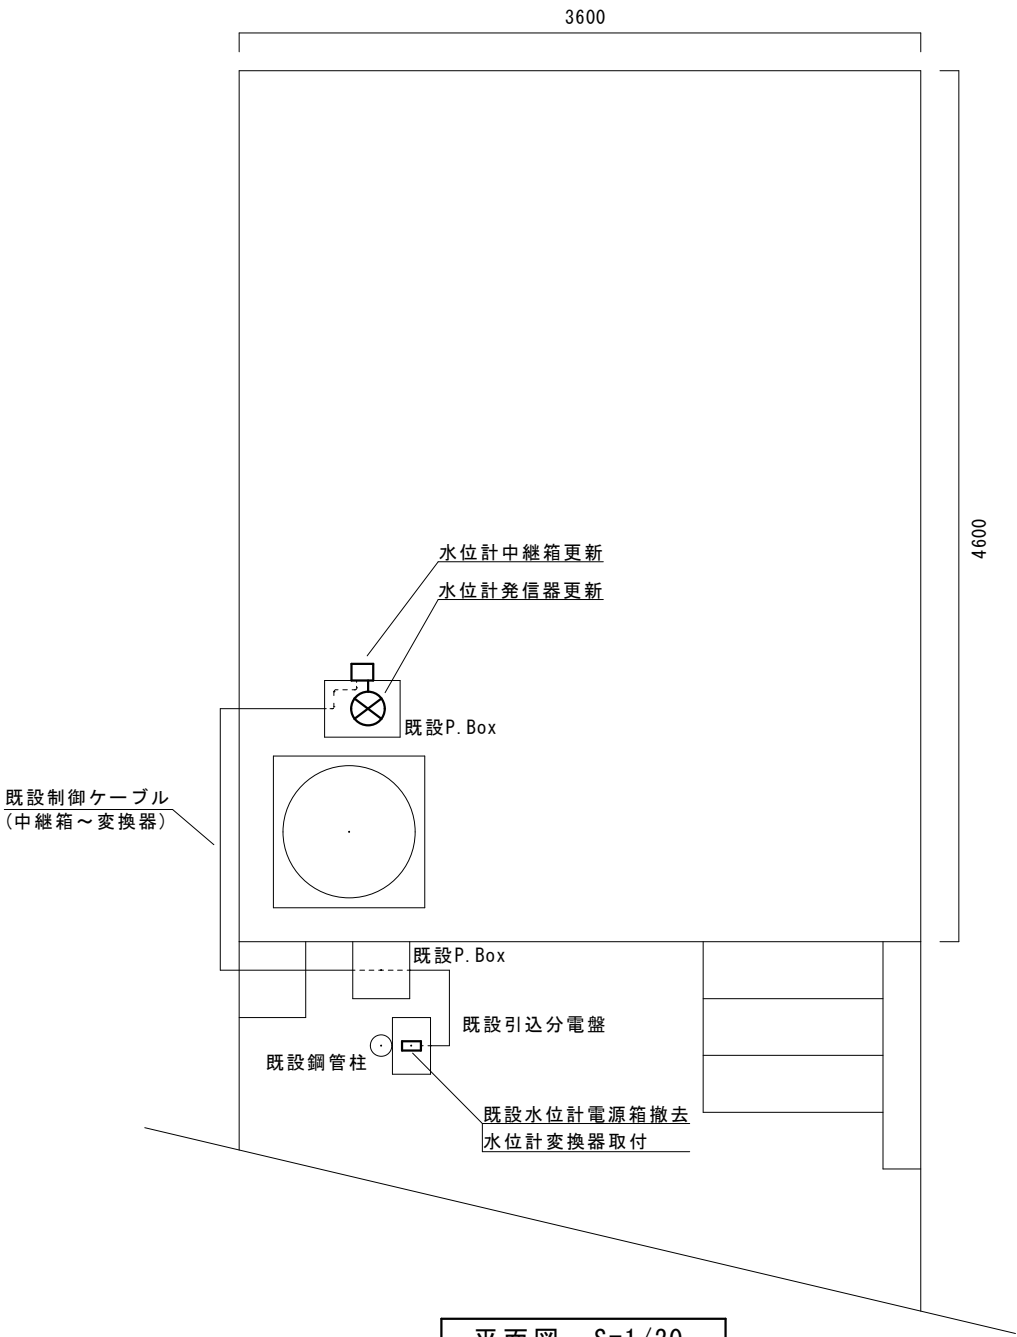

平面図 S=1/20

特記	
中継箱～変換器間のケーブルは既設再利用	

※本図面は、A 1をA 3（約50%）に縮小しています。			
図面番号	3/3	縮尺	S=1/20
工事名称	投込圧力式水位計取替工事 （駒ヶ原配水池）		
種 別	位置図、平面図		
工事箇所	三原市西野五丁目外		
広島県水道広域連合企業団三原事務所			