




位置図 S=1:2500

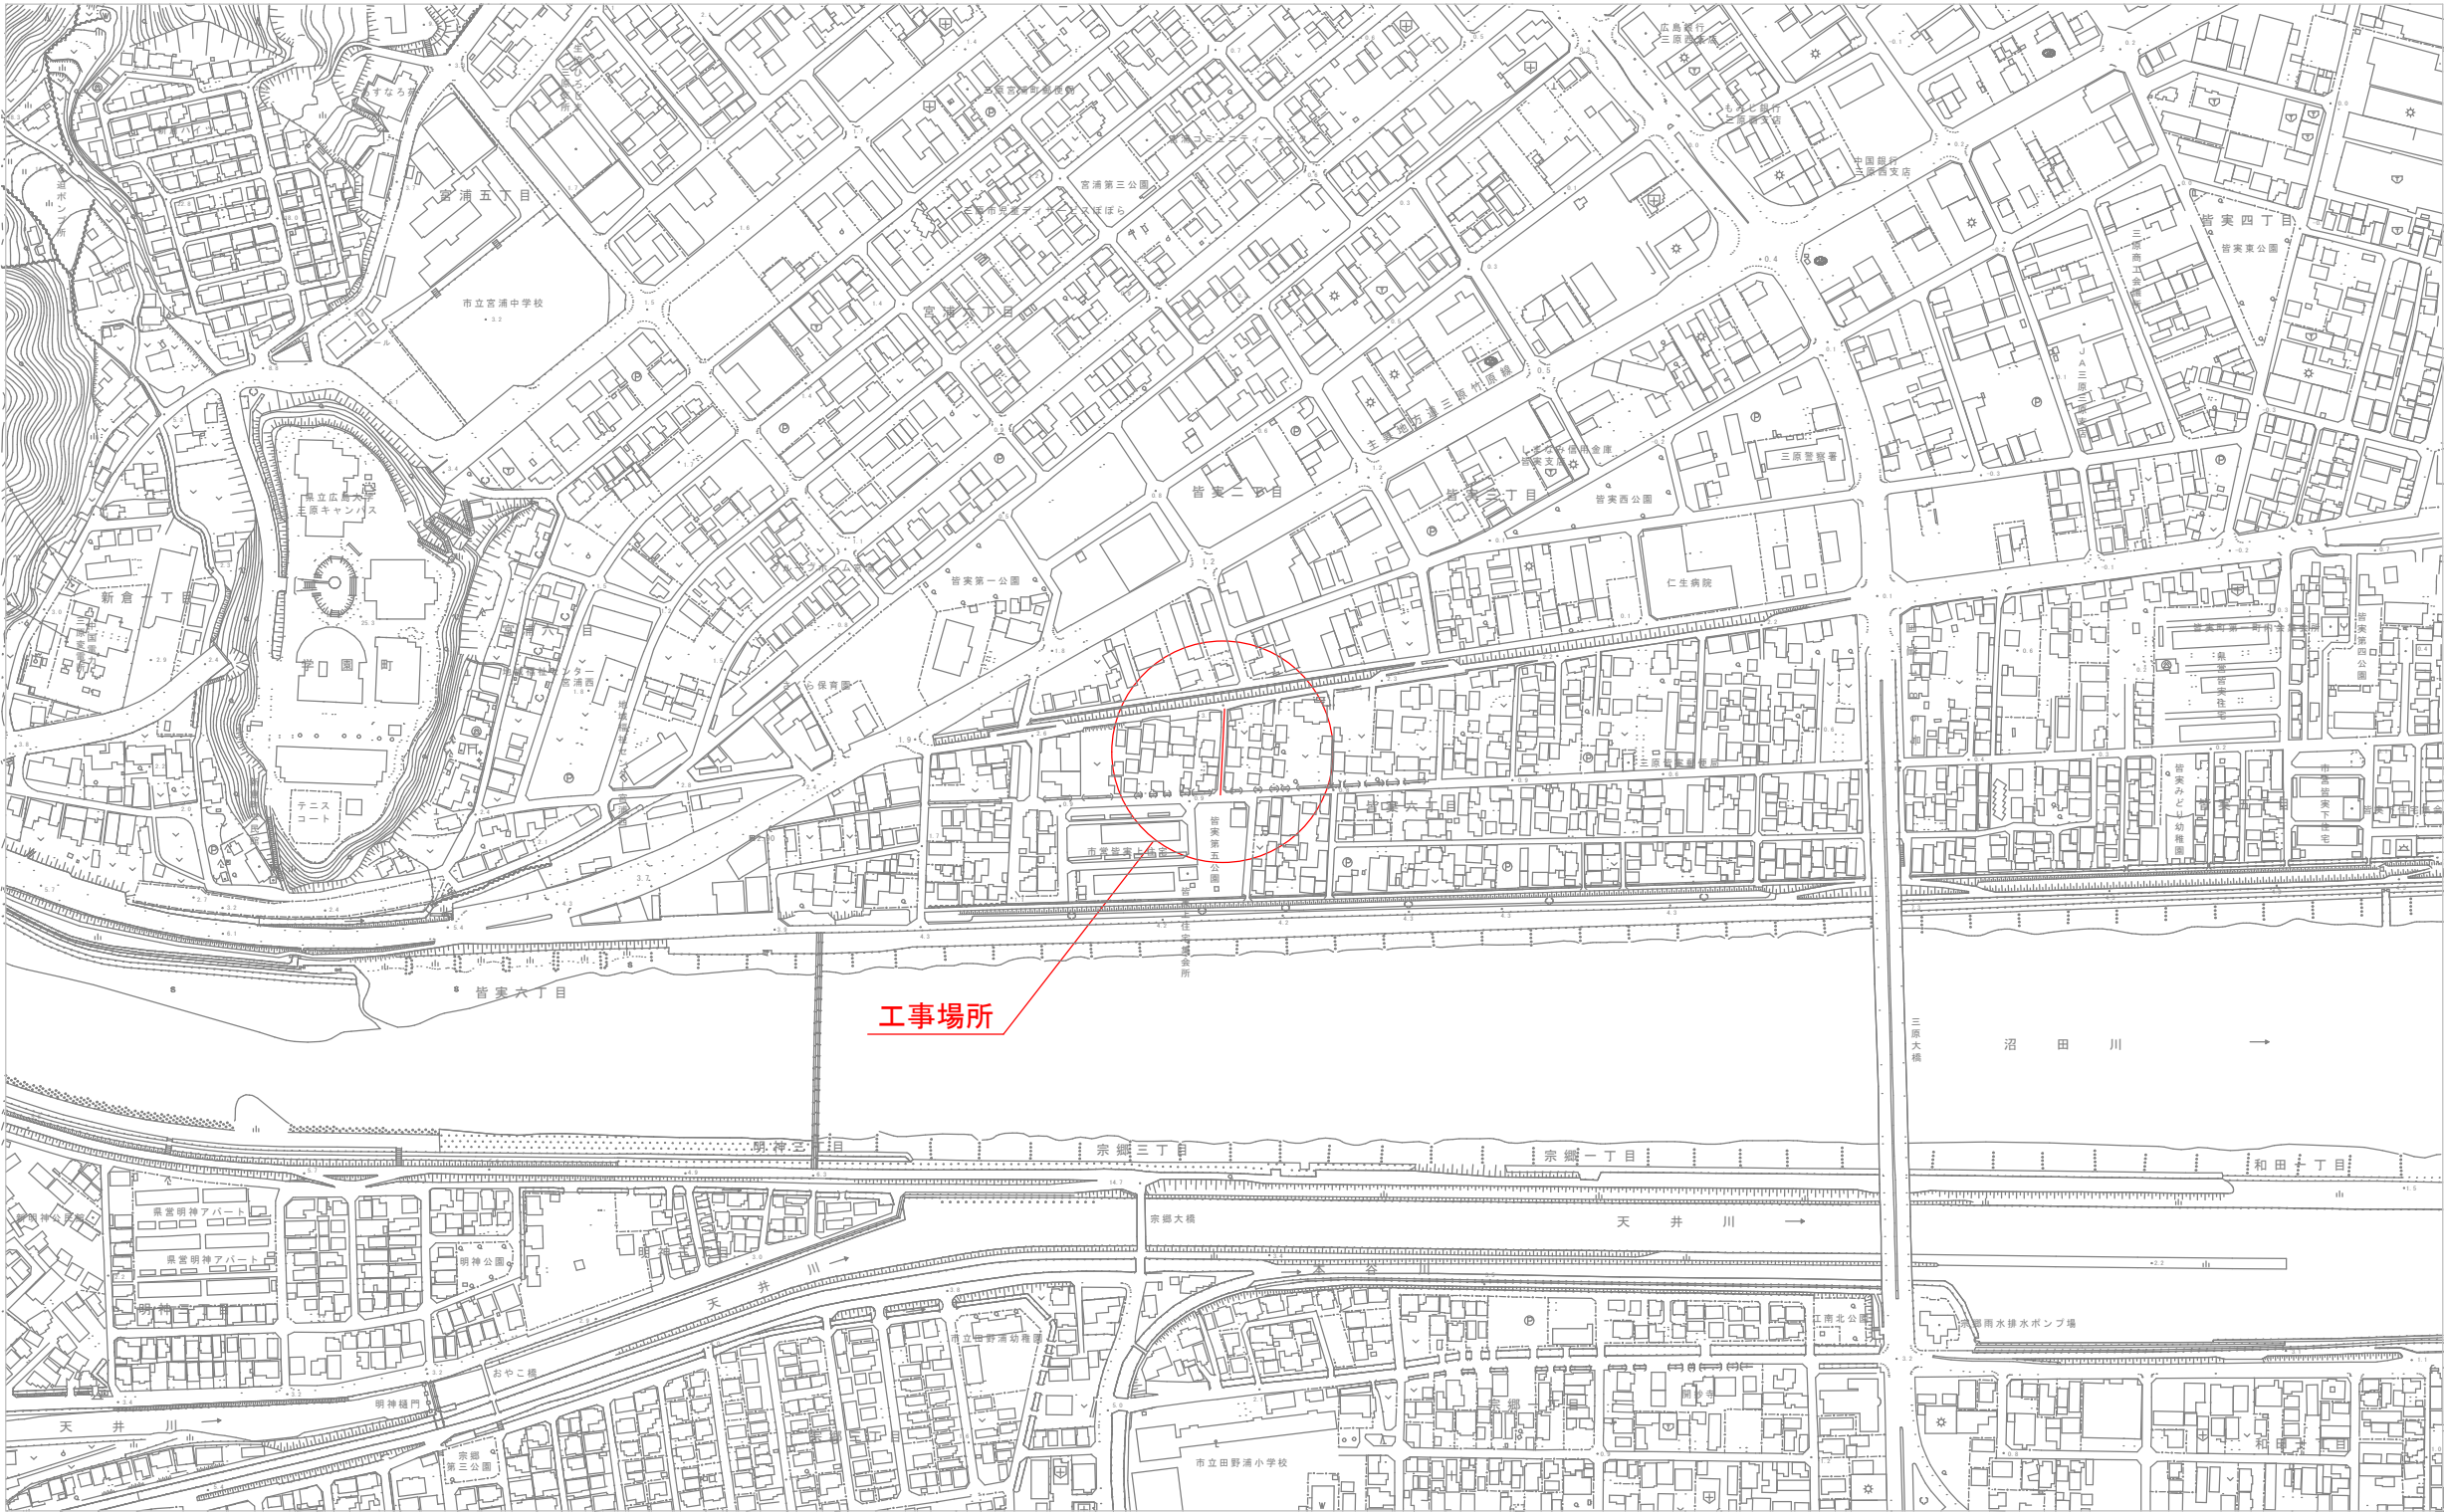

(この図面は実際の図面を50%縮小している)

図面番号	1 5	縮 尺	1:2500
工事名称	市道皆実75号線外1路線 φ75mm・φ100mm配水管布設替工事		
種 別	位 置 図		
工事箇所	三原市皆実六丁目		





広島県水道広域連合企業団三原事務所

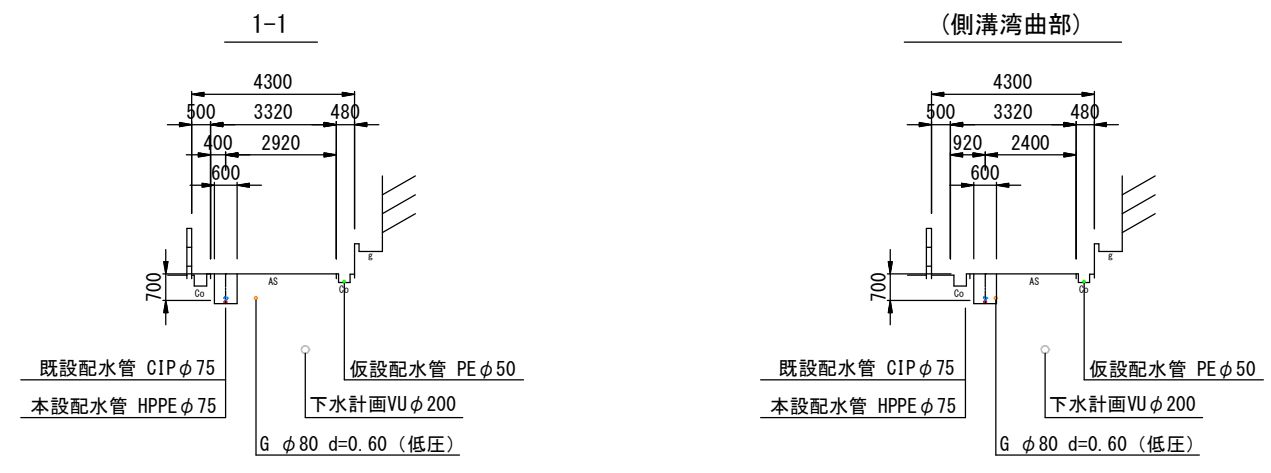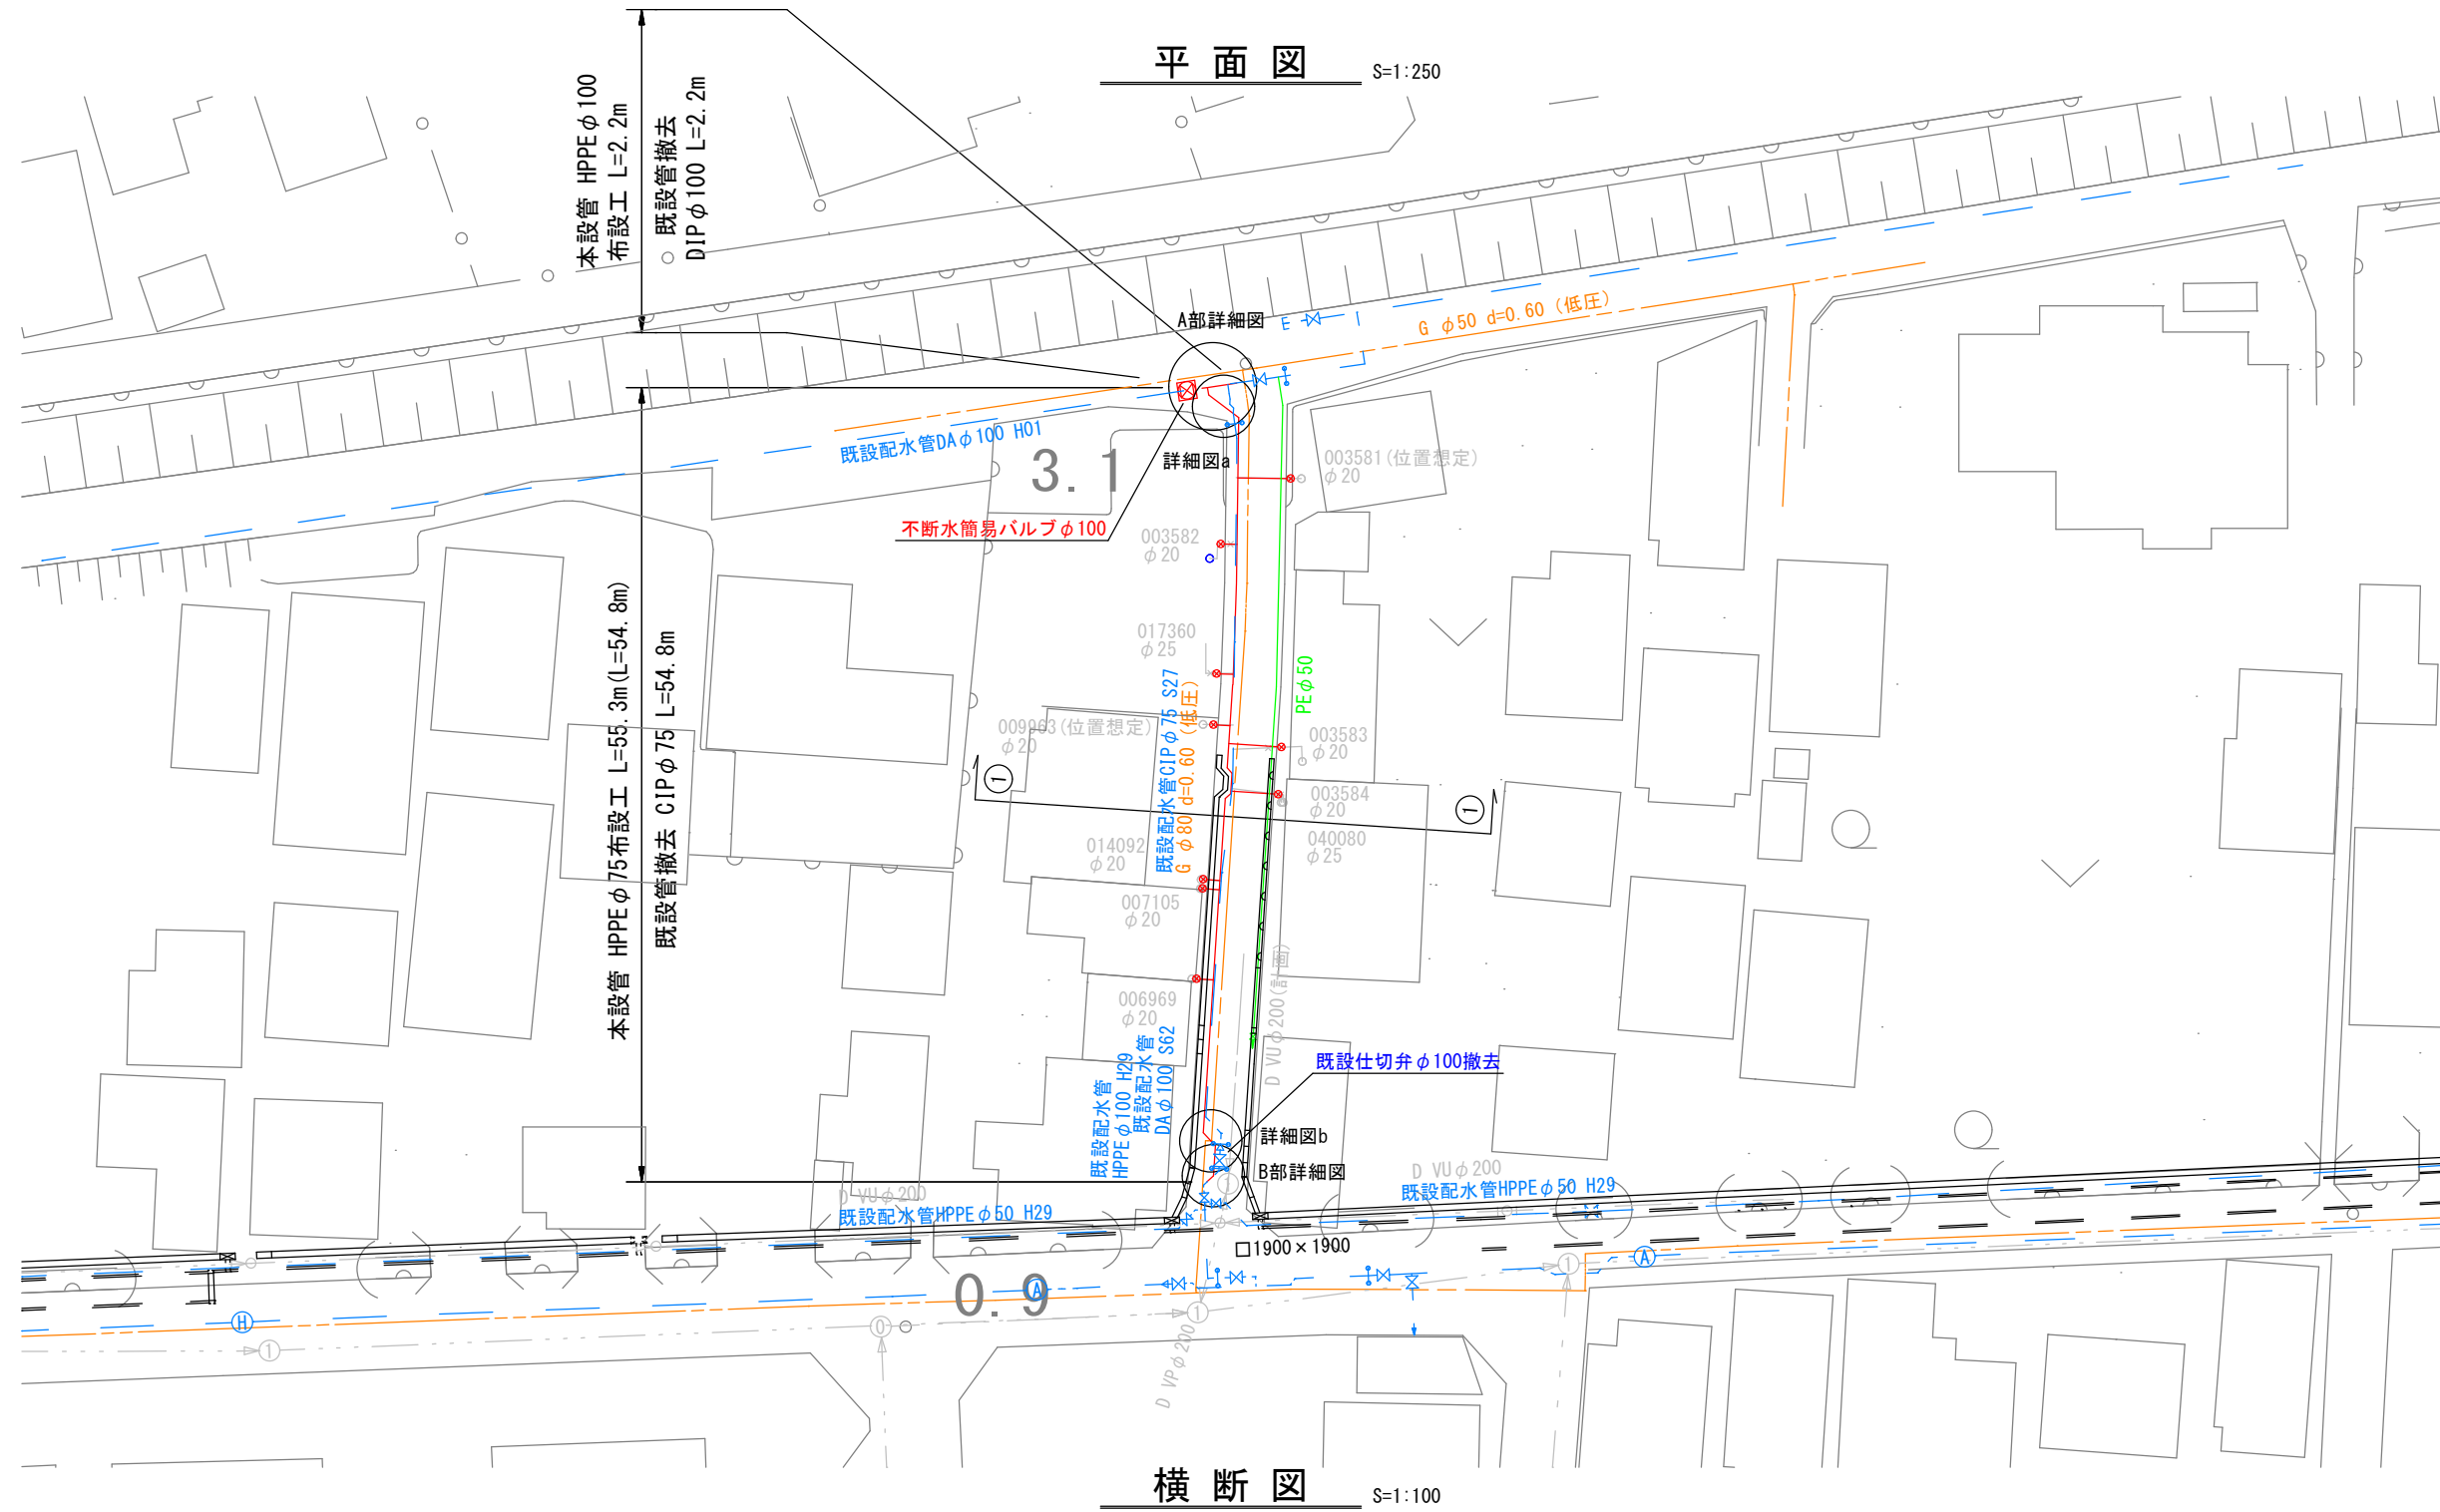

本設配水管	—
仮設配水管	—
既設配水管	—
下水	—
ガス	—

(この図面は実際の図面を50%縮小している)			
図面番号	2 / 5	縮尺	図示
工事名称	市道皆実75号線外1路線 φ75mm・φ100mm配水管布設替工事		
種別	平面図・横断図		
工事箇所	三原市皆実六丁目		

    広島県水道広域連合企業団三原事務所



土工No.	呼び径	D	土被り	H	H1	H2	H3	備 考
土工②-1	φ 75	90	700	790	740	250	290	既設管 φ 75 撤去
土工②-2	φ 75	90	1040	1130	1080	590	290	〃
土工②-3	φ 75	90	1200	1290	1240	750	290	〃


図面番号	3 5	縮 尺	図 示
工事名称	市道皆実75号線外1路線 φ75mm・φ100mm配水管布設替工事		
種 別	配水管詳細図・標準掘削断面図		
工事箇所	三原市皆実六丁目		

広島県水道広域連合企業団三原事務所


弁室構造図 S=1:20

仕切弁室

不断水仕切弁 φ100 H=1.20m

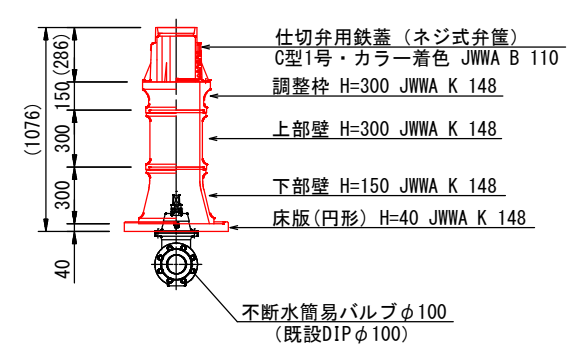

舗装復旧断面図 S=1:10


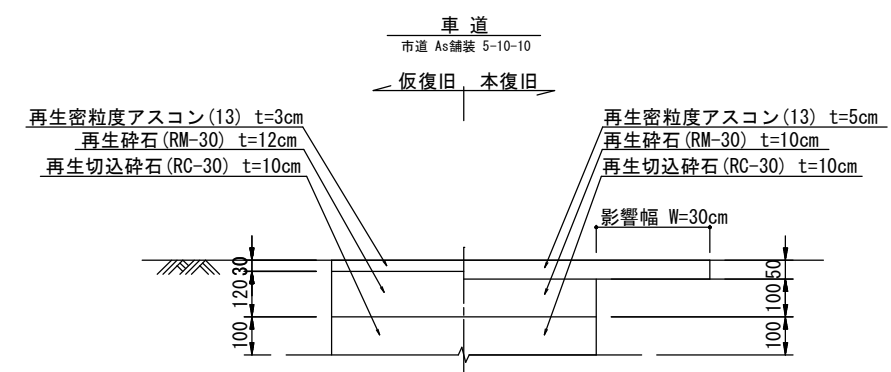


※残り幅が1.0m以下の場合は端部まで舗装する。

(この図面は実際の図面を50%縮小している)

(この図面は実際の図面より30%縮小している)

図面番号	4 5	縮 尺	図 示
工事名称	市道皆実75号線外1路線 φ75mm・φ100mm配水管布設替工事		
種 別	弁室構造図・舗装復旧断面図		
工事箇所	三原市皆実六丁目		
広島県水道広域連合企業団三原事務所			

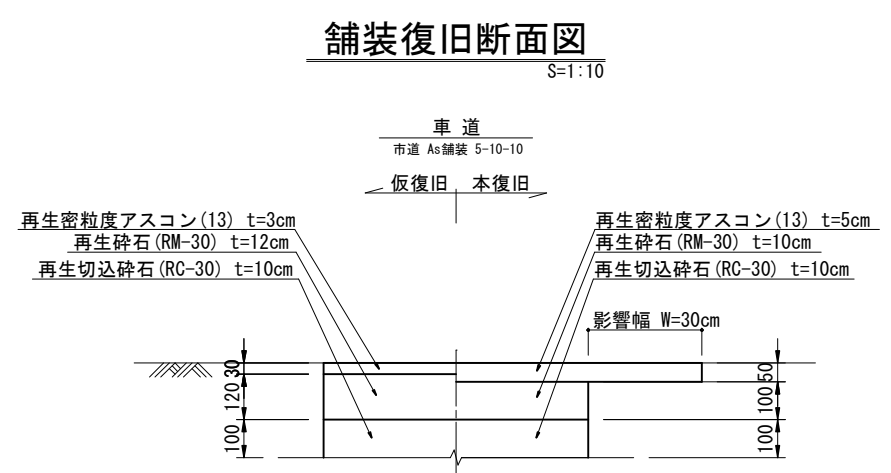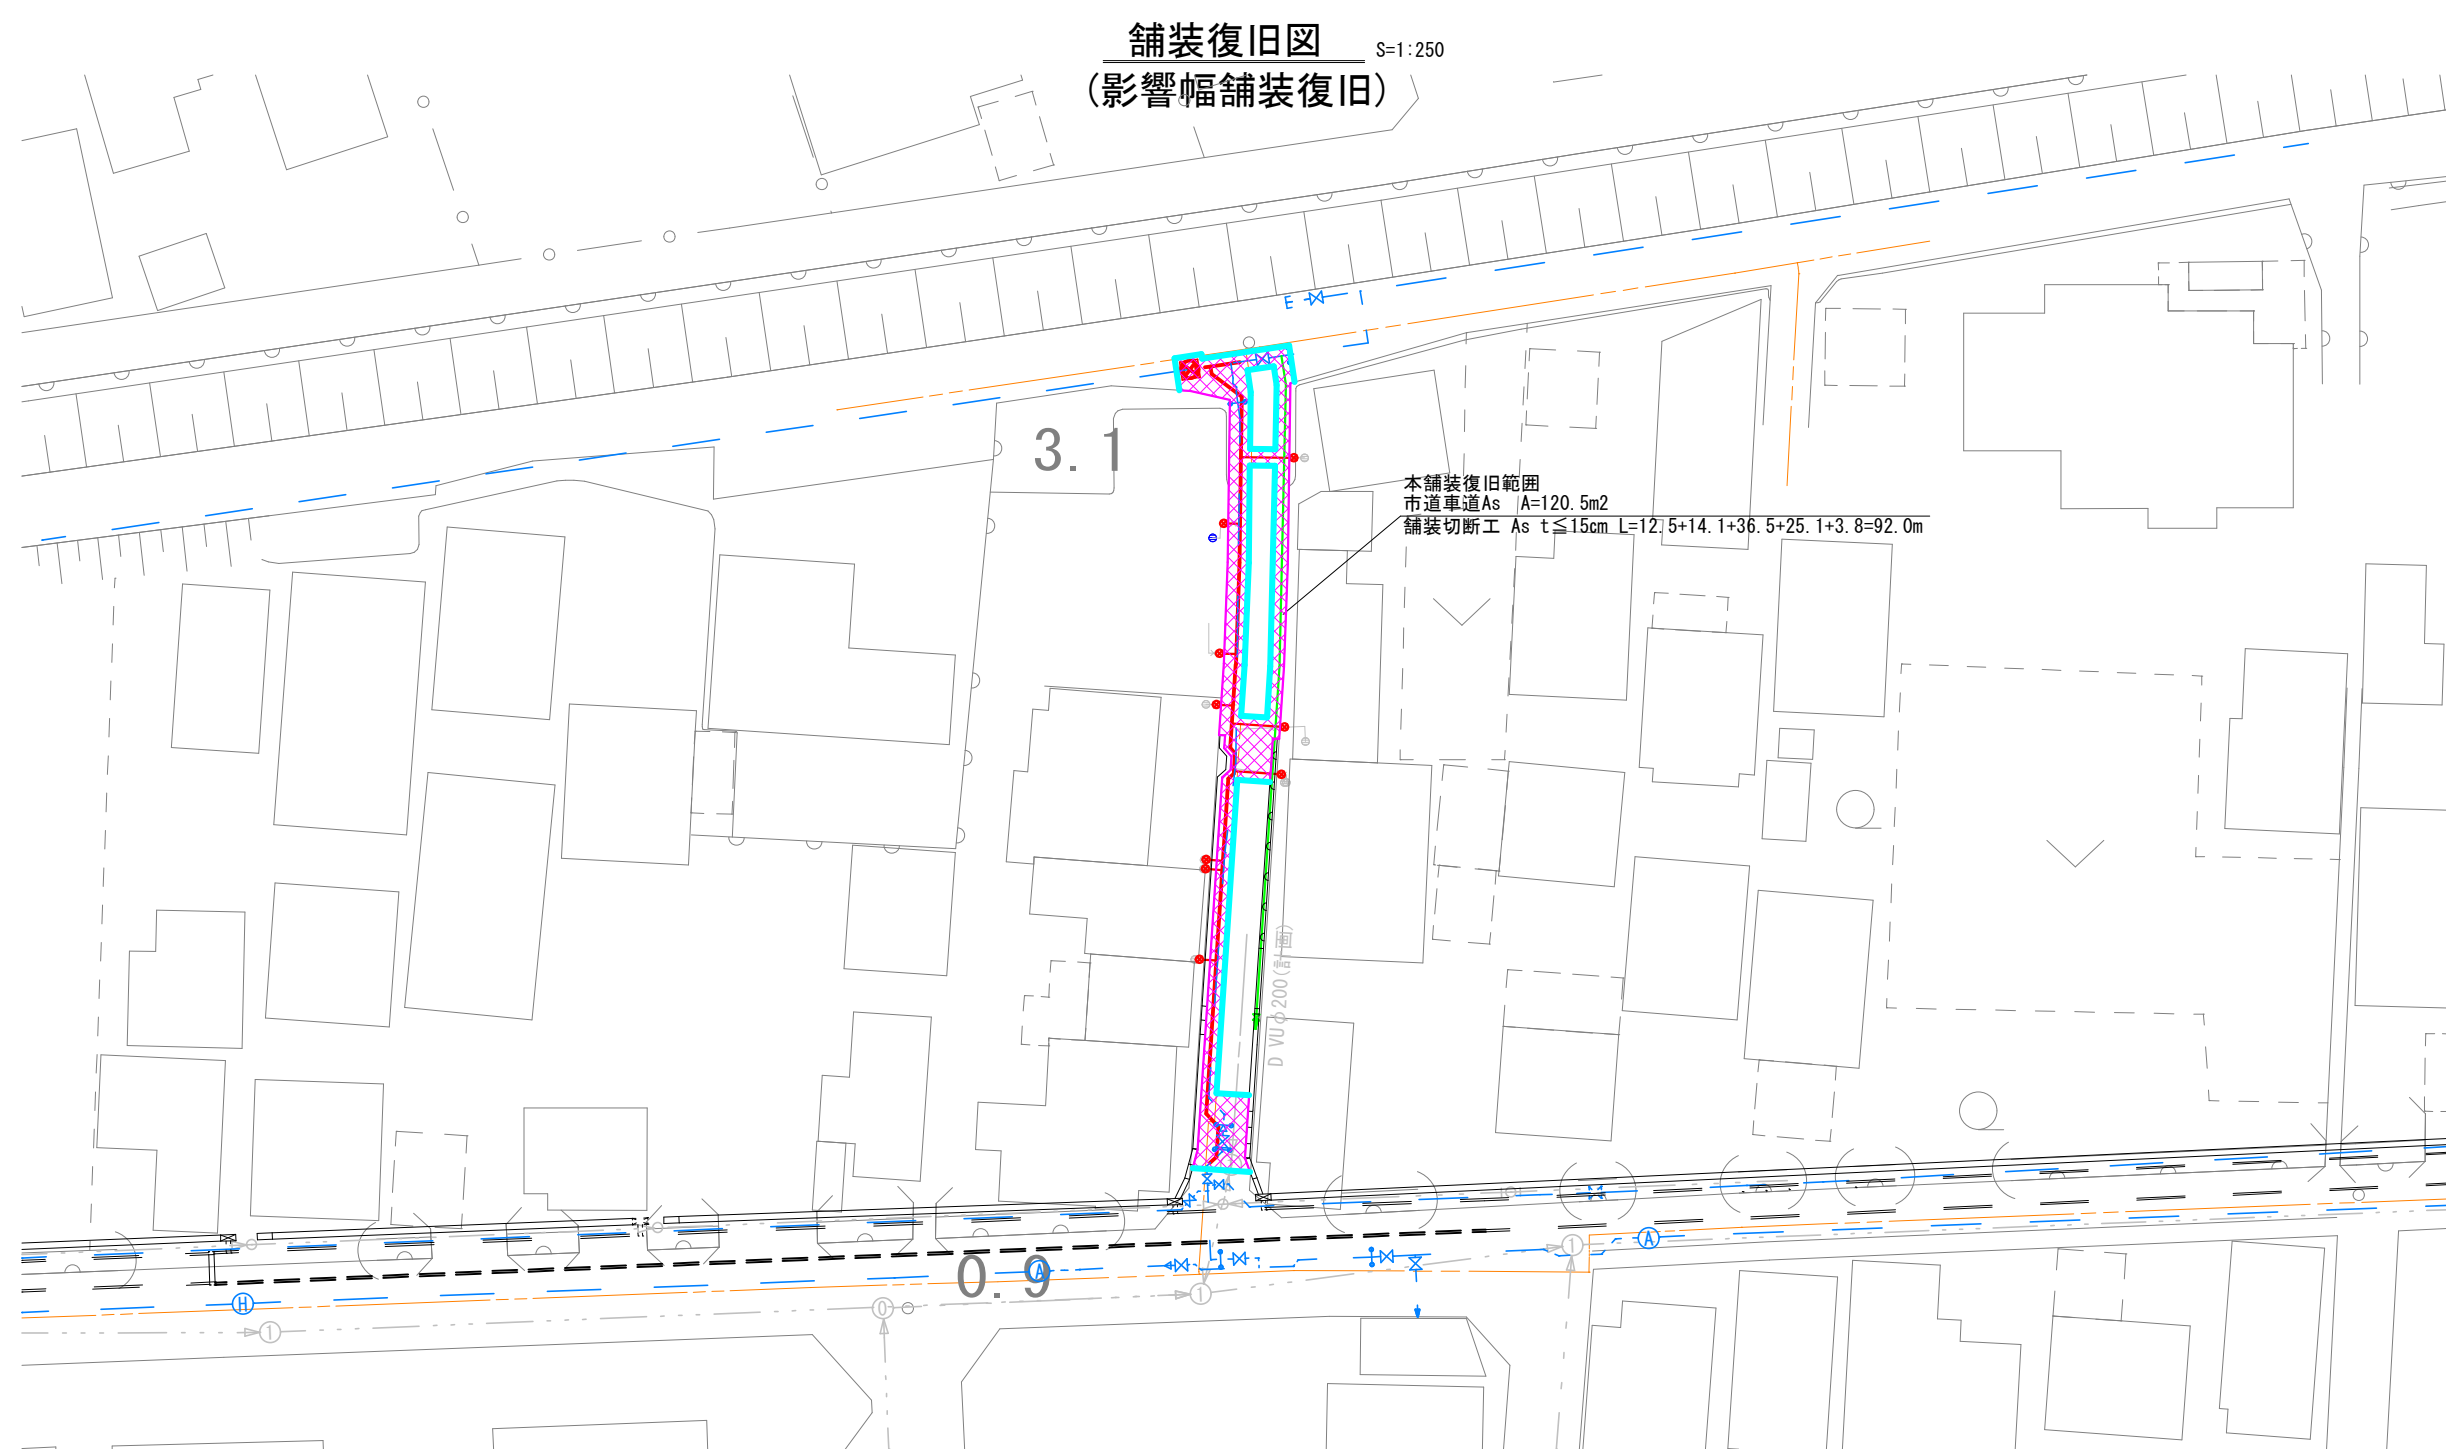

※残り幅が1.0m以下の場合は端部まで舗装する。

本設配水管	—
仮設配水管	—
既設配水管	—
下水	—
ガス	—

(この図面は実際の図面を50%縮小している)			
図面番号	5	縮 尺	図 示
工事名称	市道皆実75号線外1路線 φ75mm・φ100mm配水管布設替工事		
種 別	舗装復旧図		
工事箇所	三原市皆実六丁目		
広島県水道広域連合企業団三原事務所			