



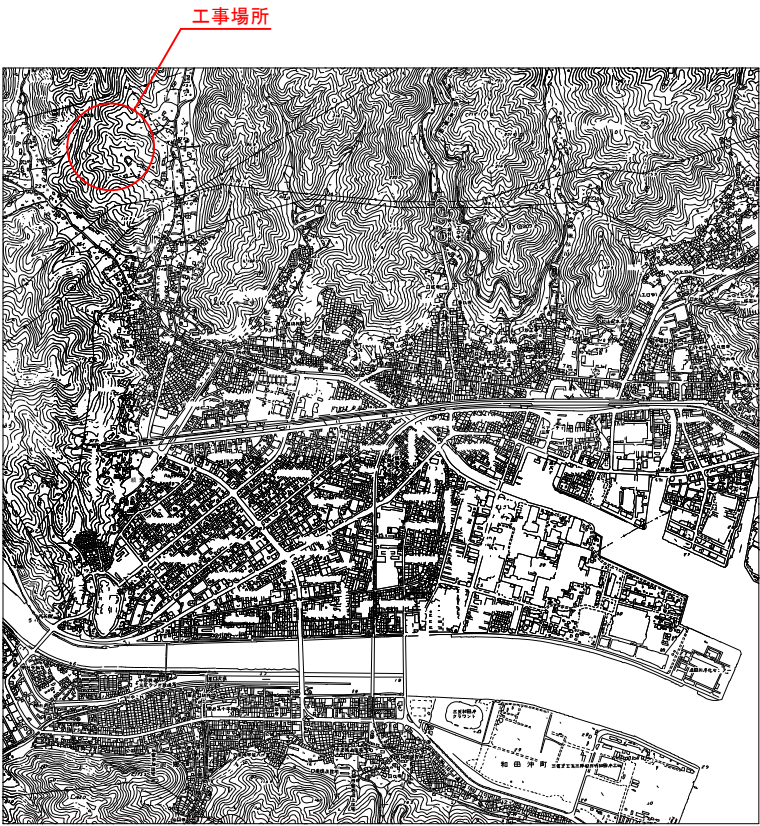

位置図

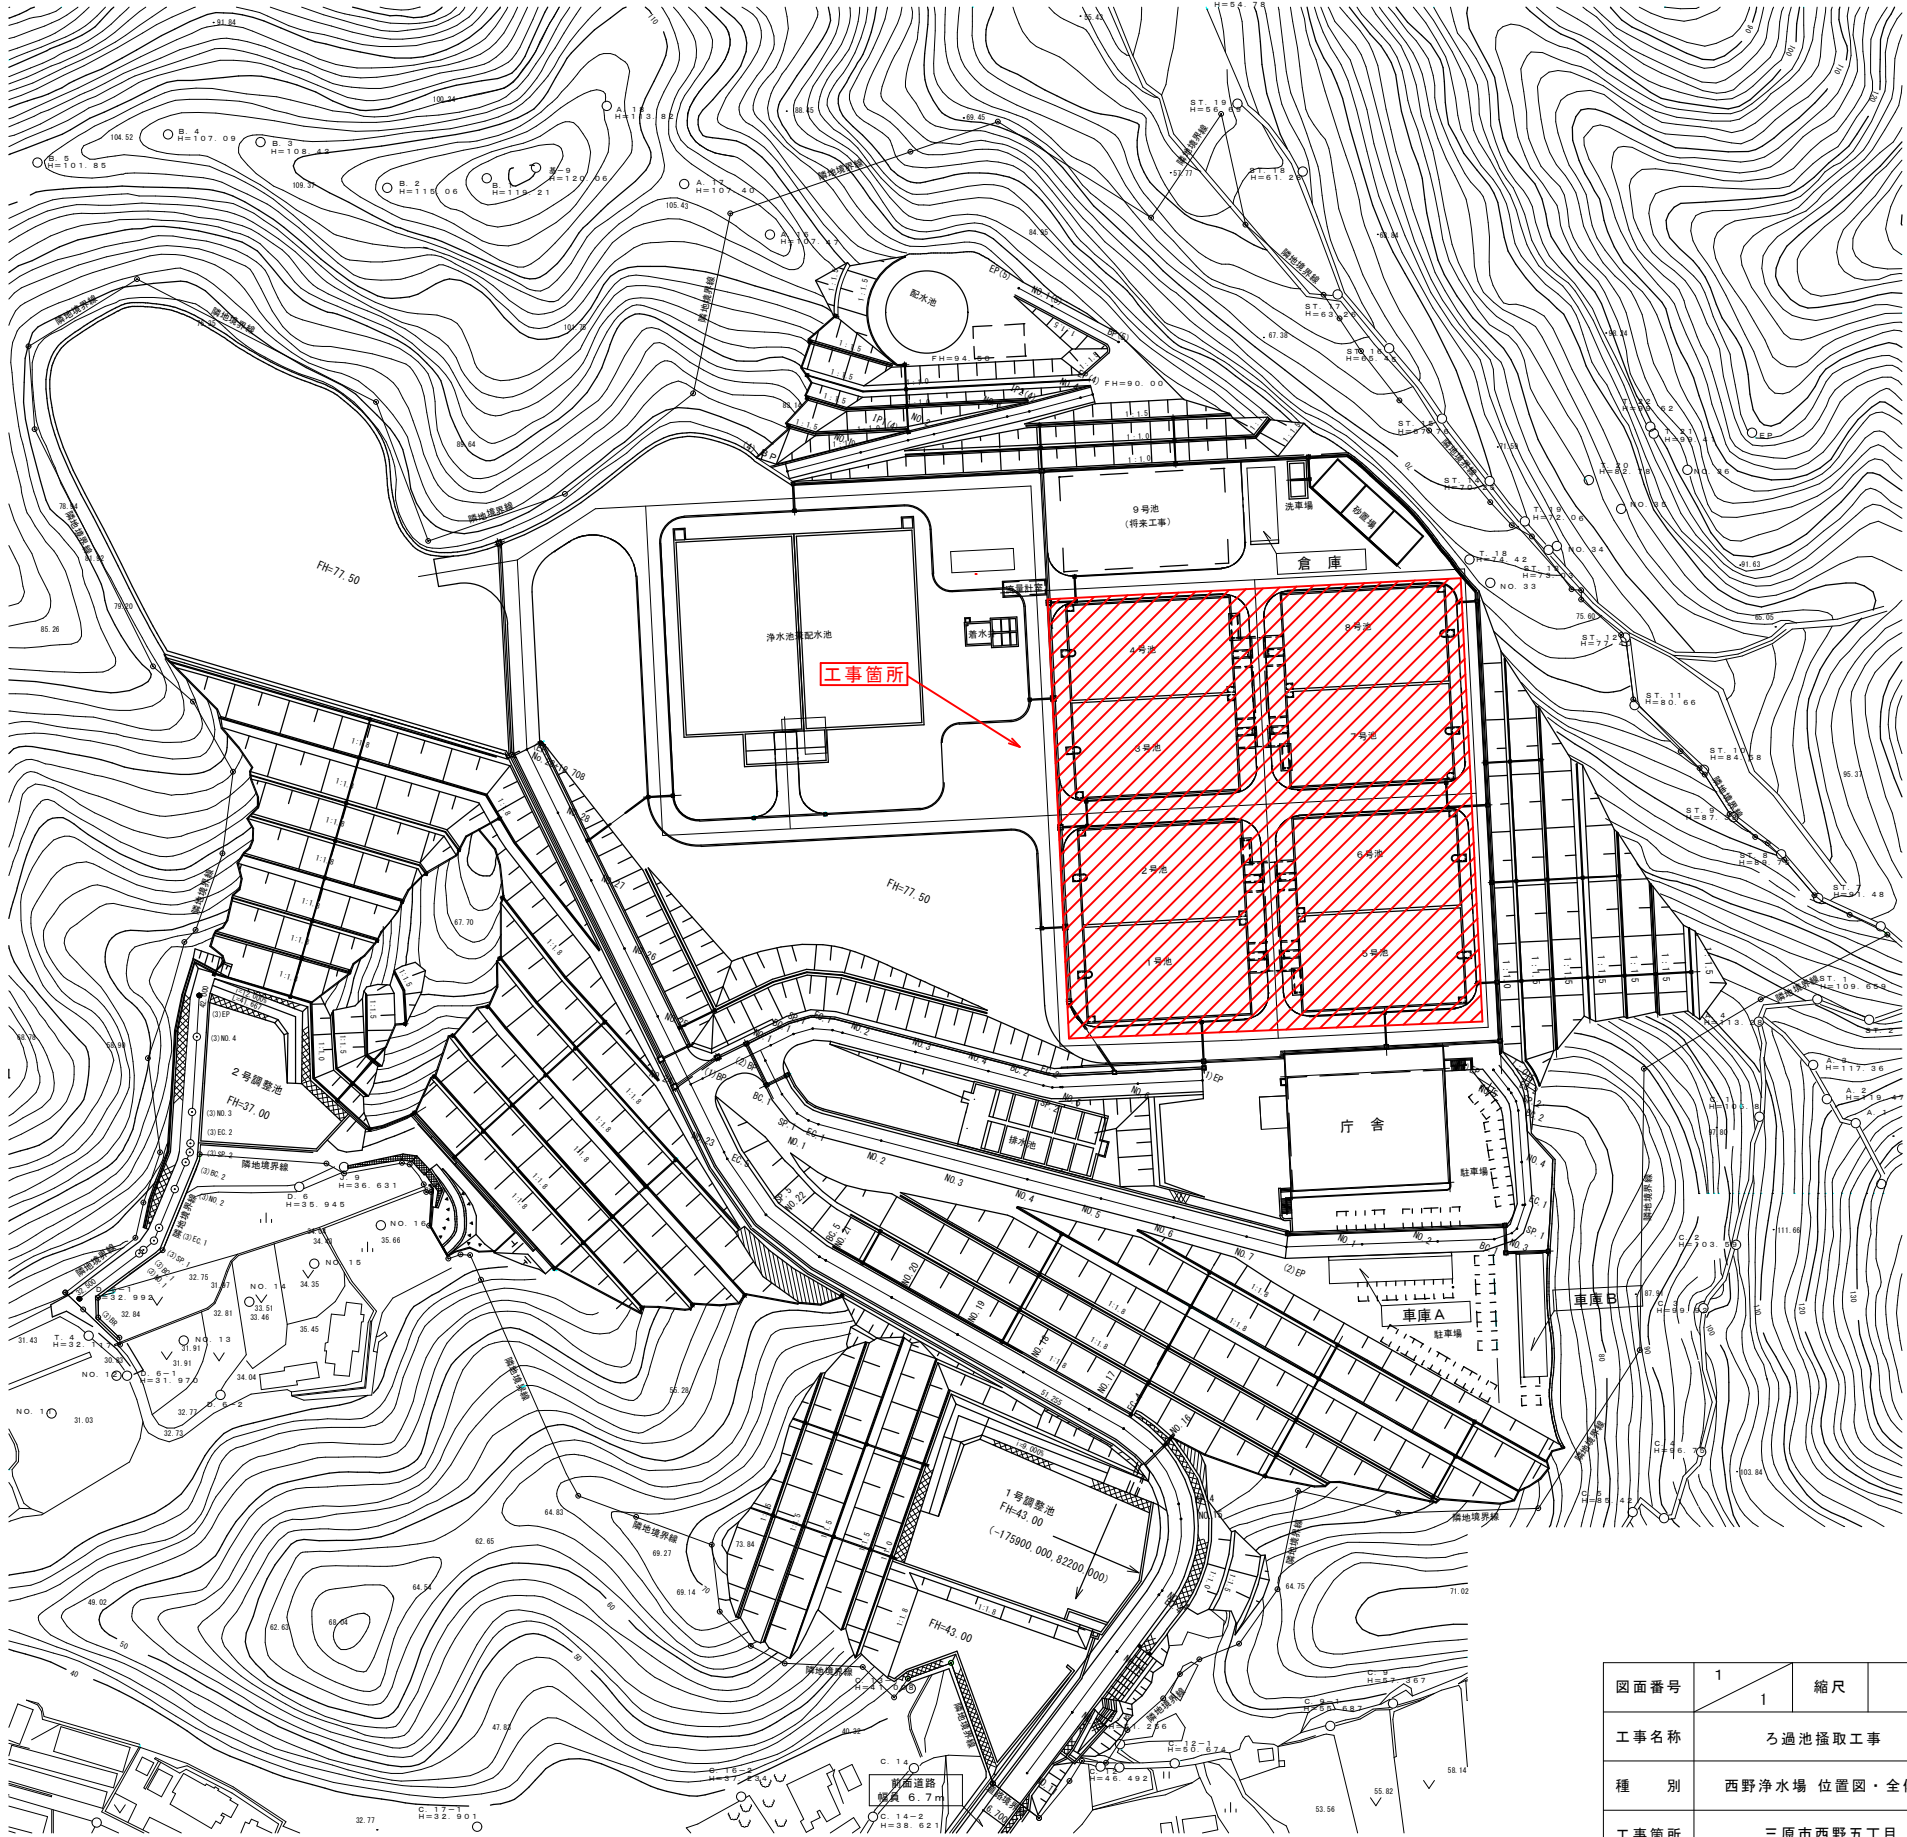

西野浄水場全体平面図
(S=1/1000)

図面番号	1 1	縮尺	図 示
工事名称	ろ過池採取工事		
種 別	西野浄水場 位置図・全体平面図		
工事箇所	三原市西野五丁目		
広島県水道広域連合企業団 三原事務所			

(この図面は実際の図面を約50%に縮小しています)