


位置図

S=1:10,000

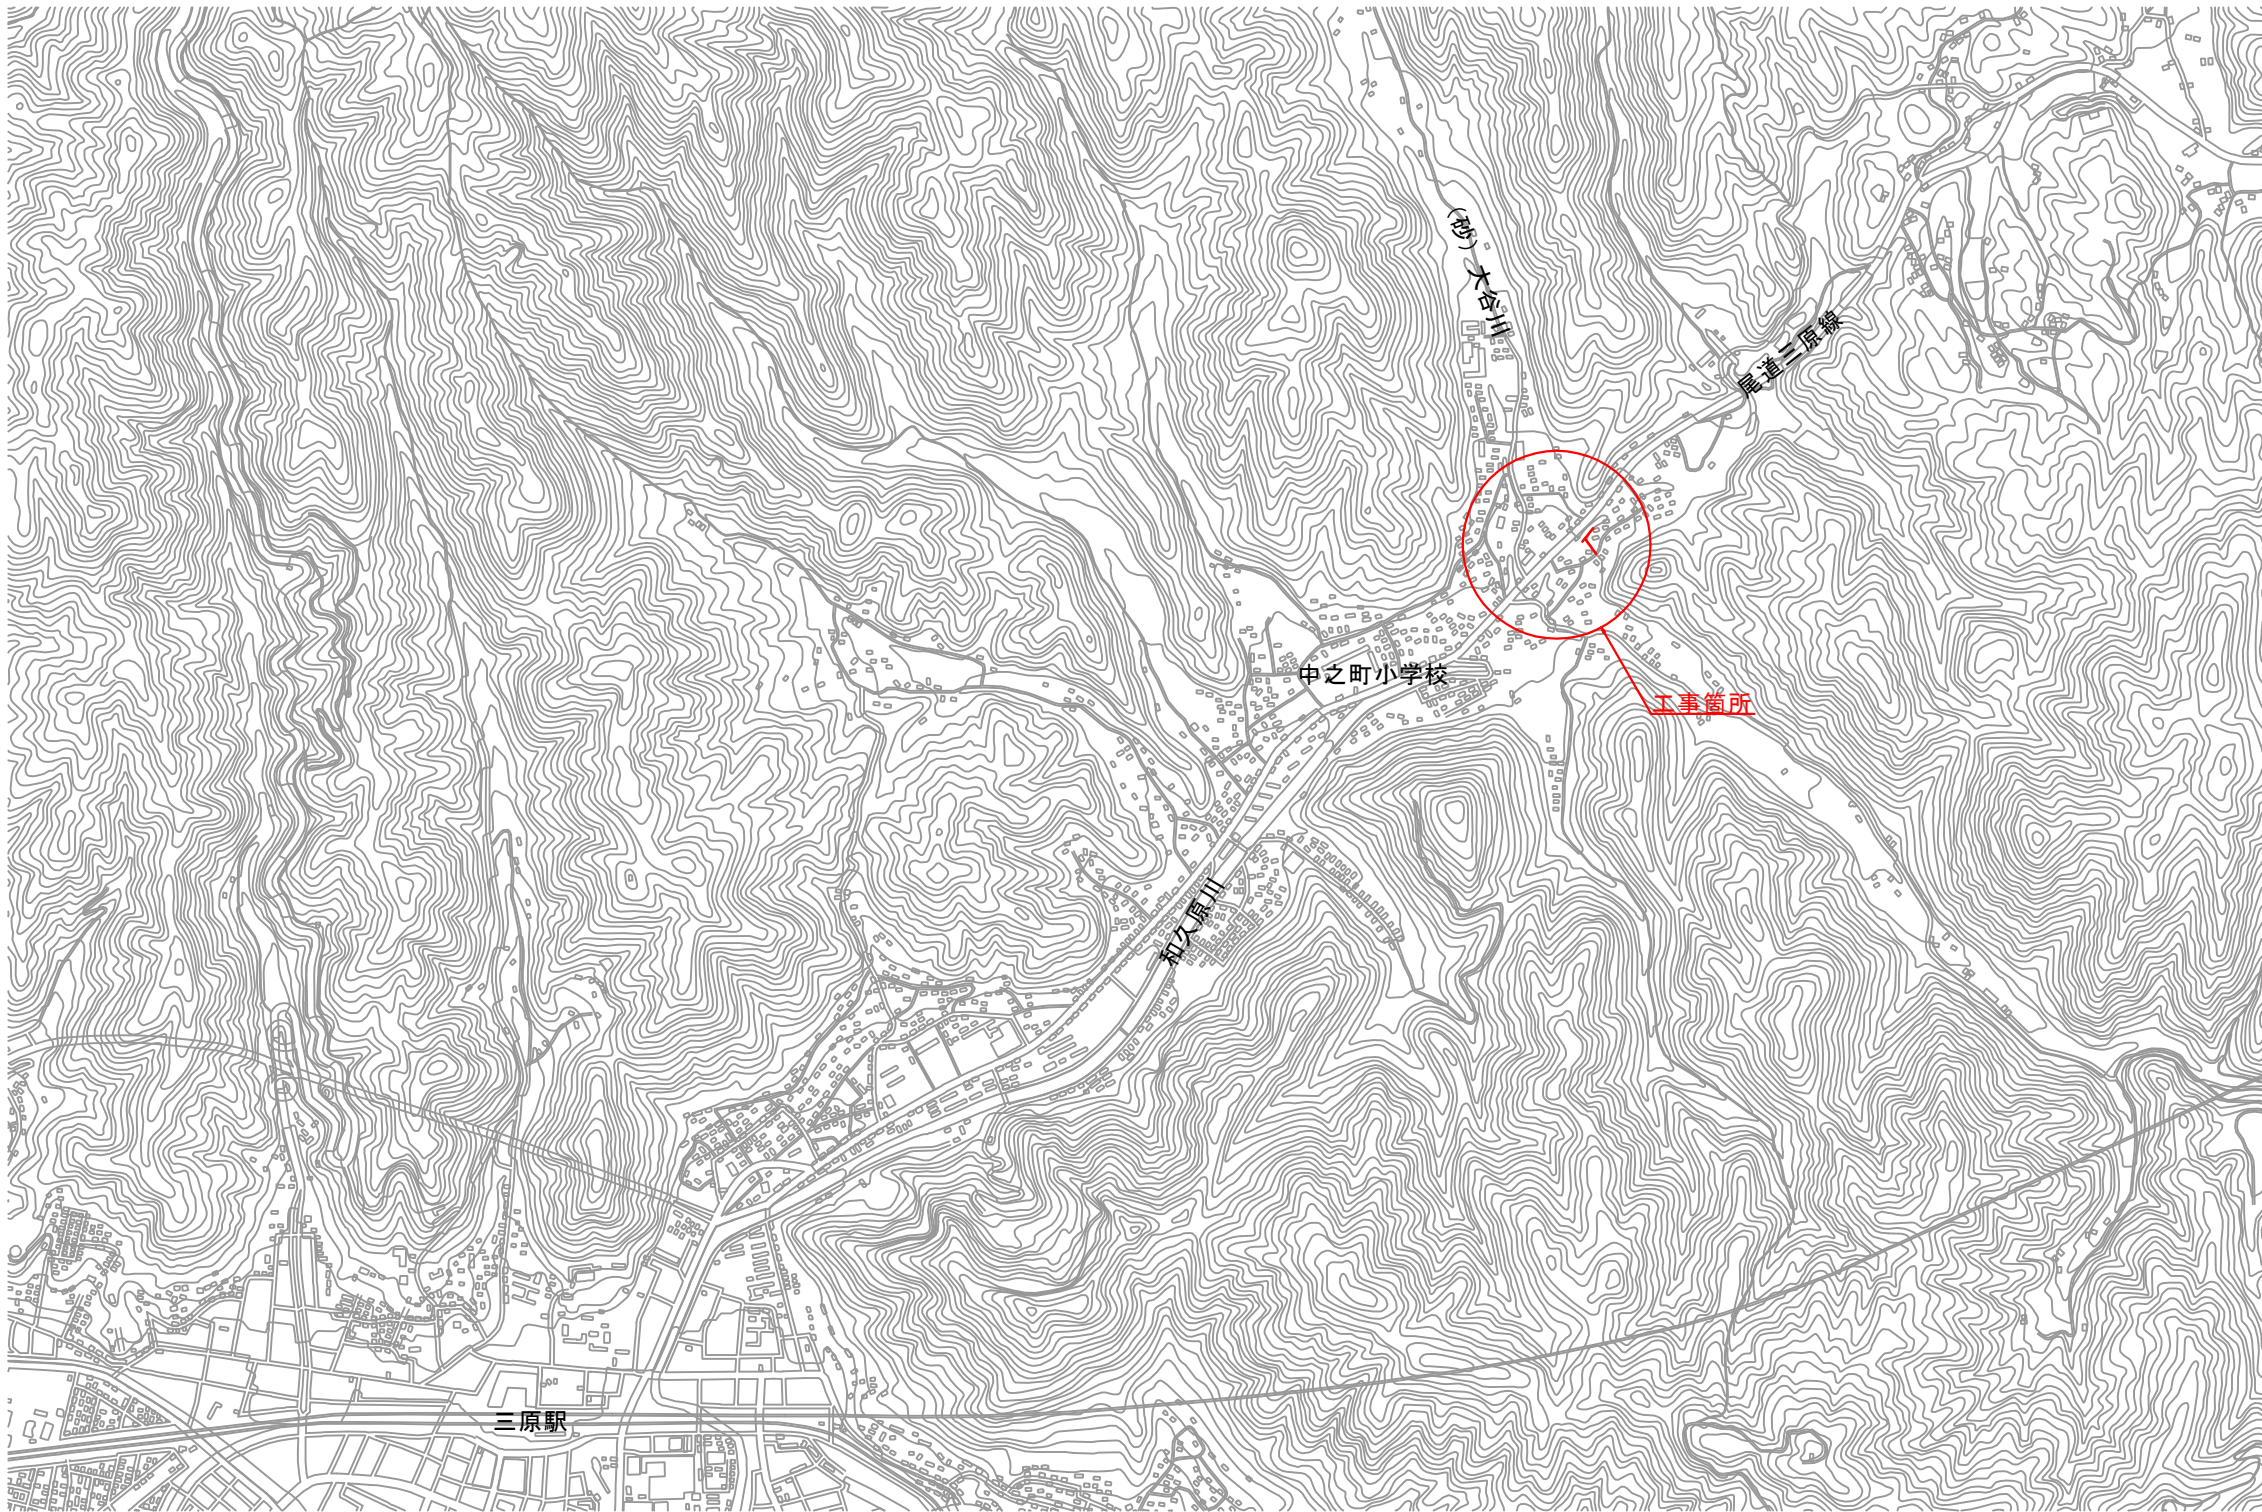


1:10,000



図面番号	1 / 3	縮尺	1 : 10,000
工事名称	市道中之町122号線外2路線 φ50mm・φ75mm配水管布設替工事		
種 別	位 置 図		
工事箇所	三原市中之町八丁目		
広島県水道広域連合企業団三原事務所			


「この図面は、実際の図面を50%に縮小している。」

平面図 S=1:500

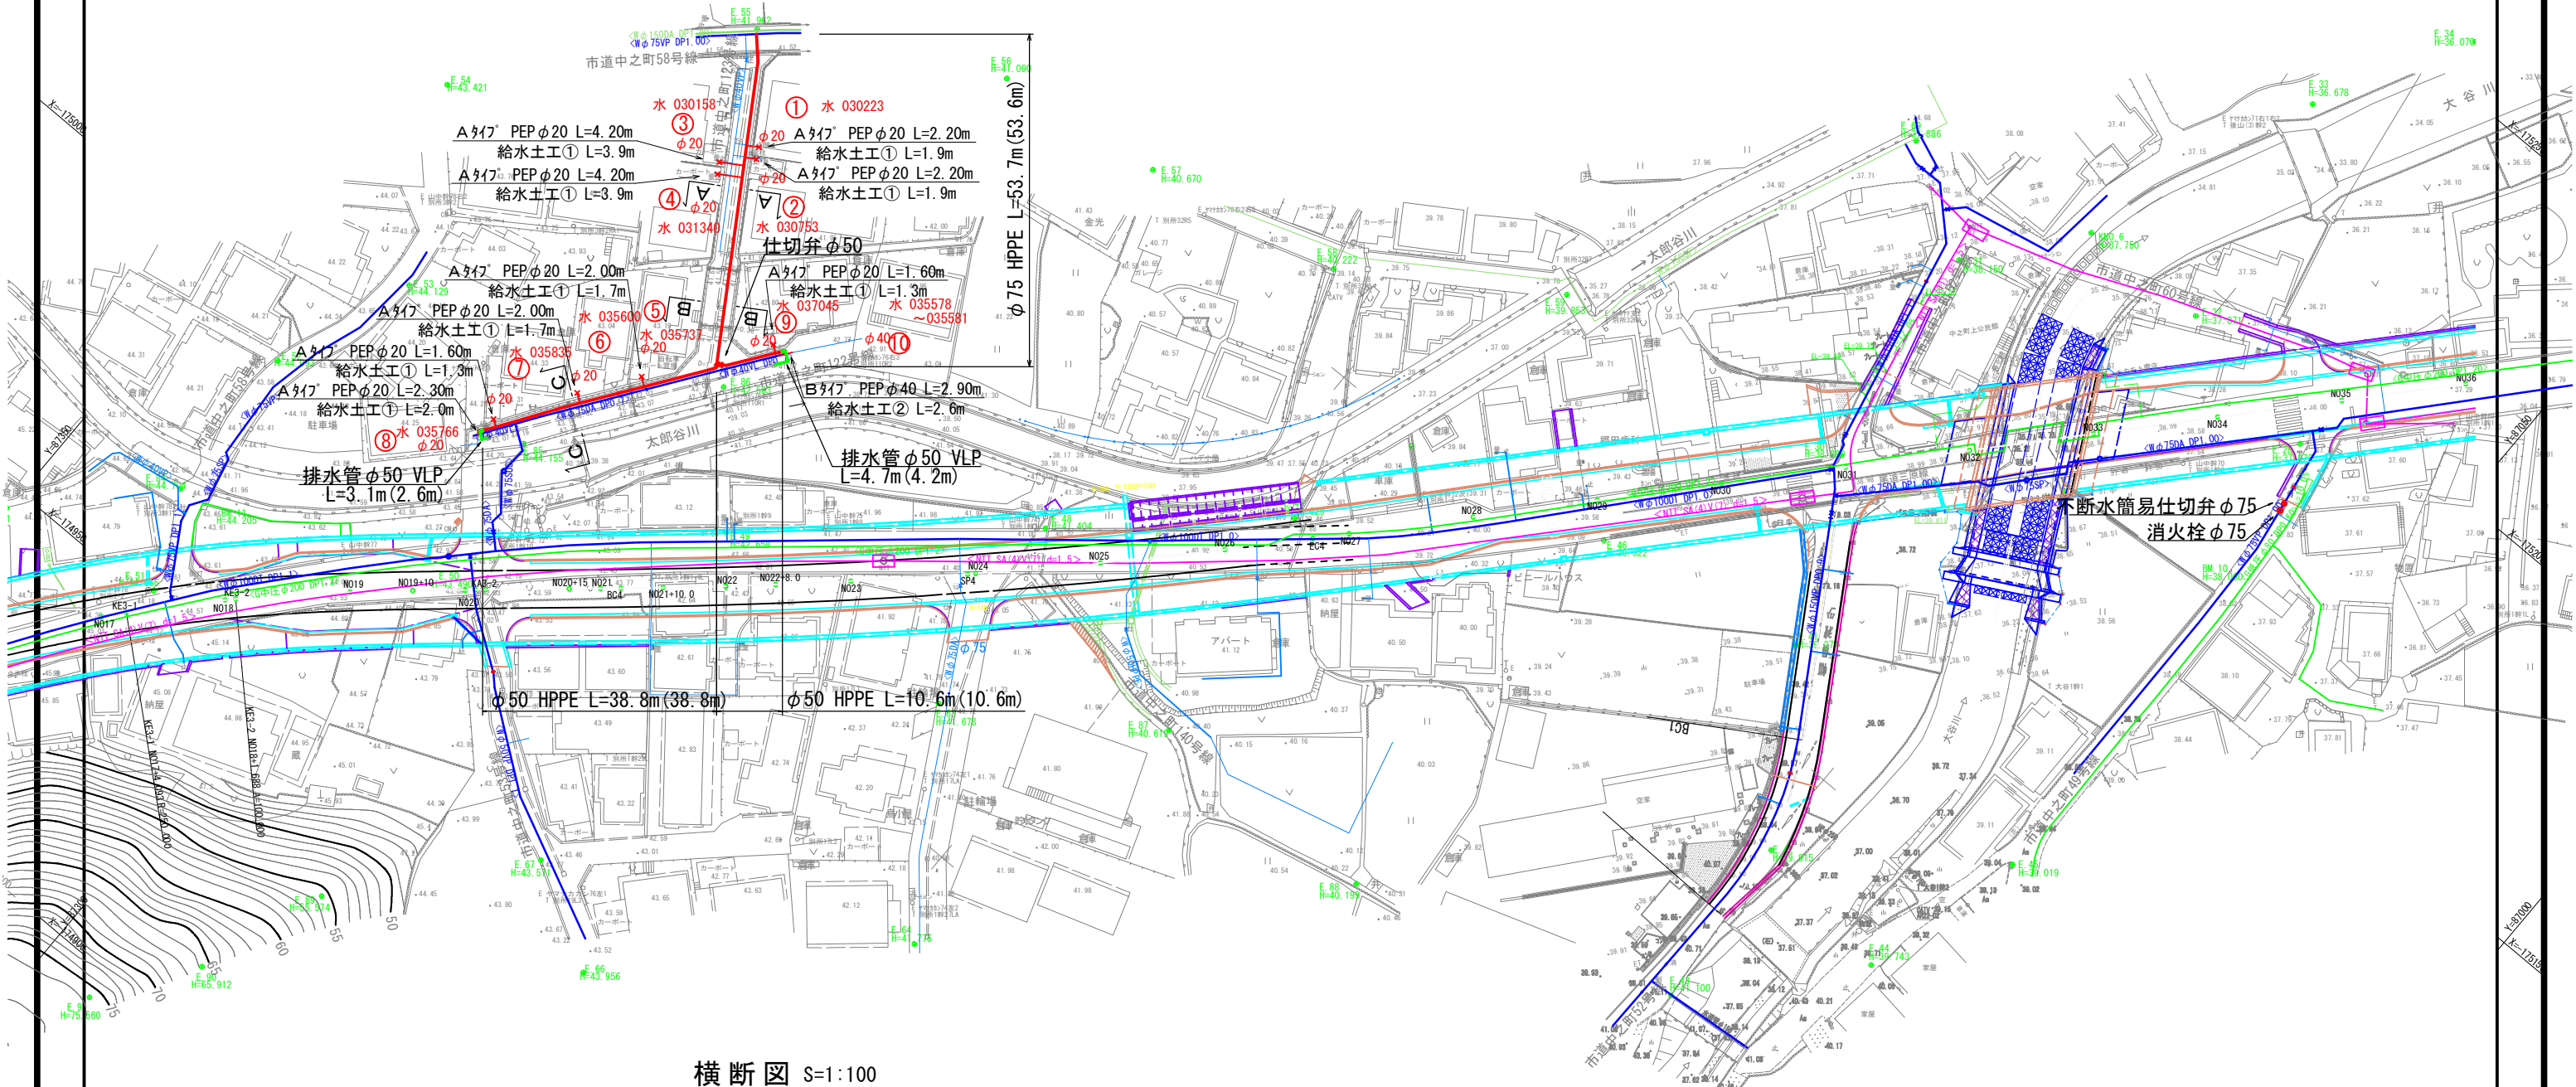


横断図 S=1:100


C-C

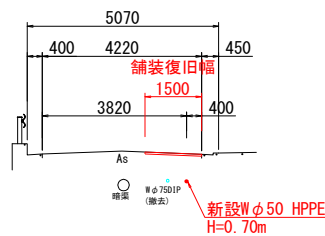

B-B

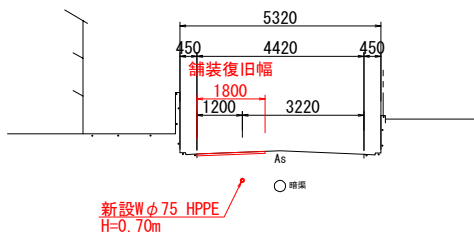


A-A

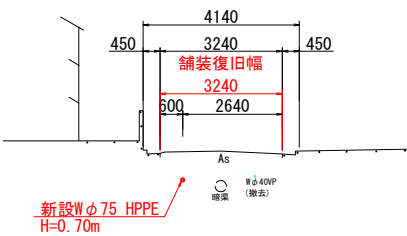


図面番号	2 3	縮 尺	図 示
工事名称	市道中之町122号線外2路線 φ50mm・φ75mm配水管布設替工事		
種 別	平面図・横断図		
工事箇所	三原市中之町八丁目		
広島県水道広域連合企業団三原事務所			

「この図面は、実際の図面を50%に縮小している。」


配管図 noscale

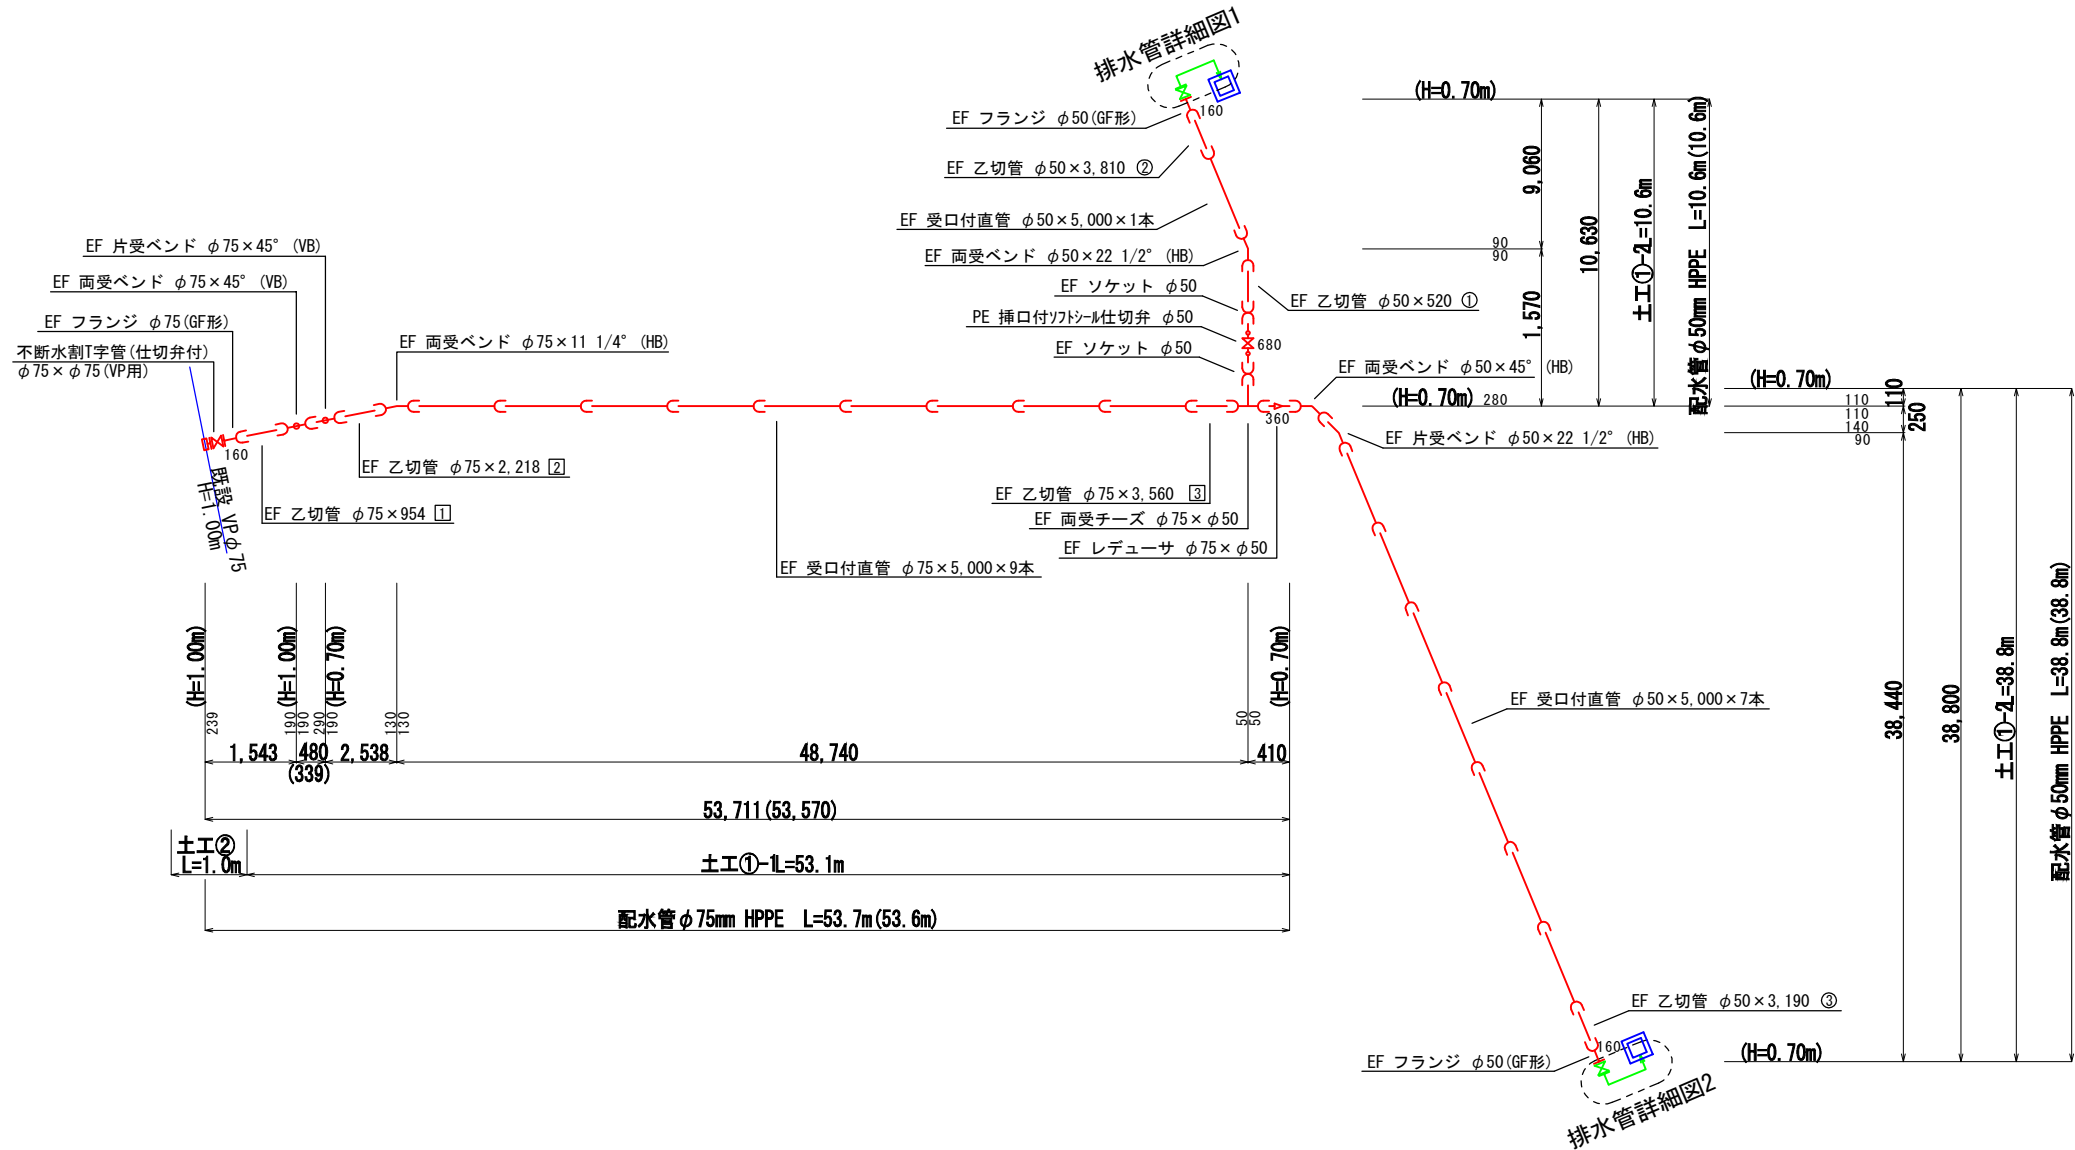

排水管詳細図1
noscale

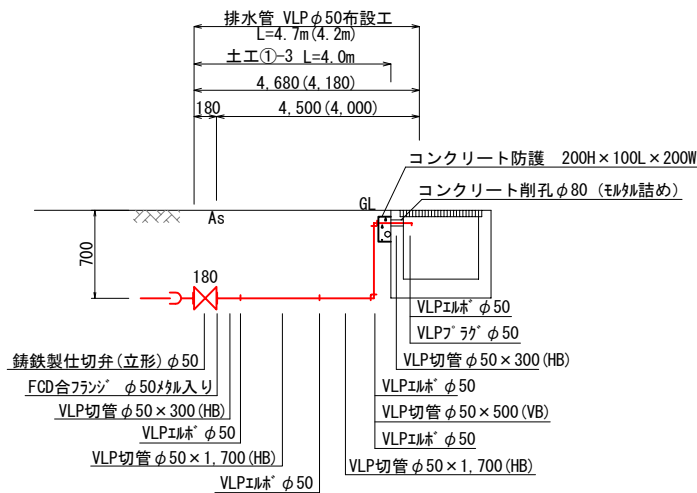


排水管詳細図2
noscale

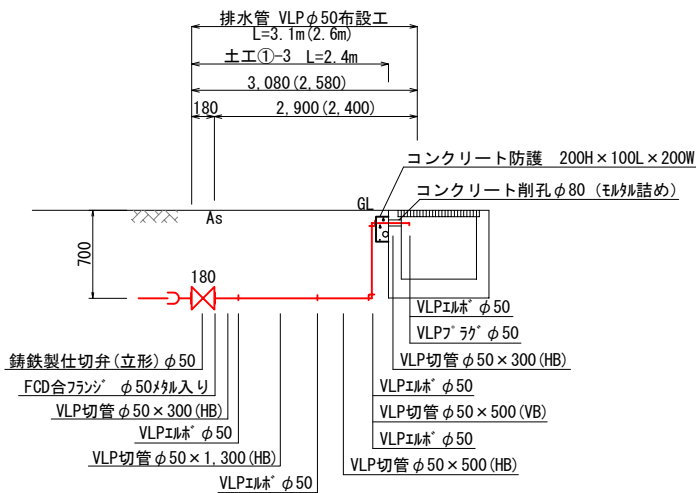

舗装復旧図 s=1:20

市道車道As舗装
(5-10-10)

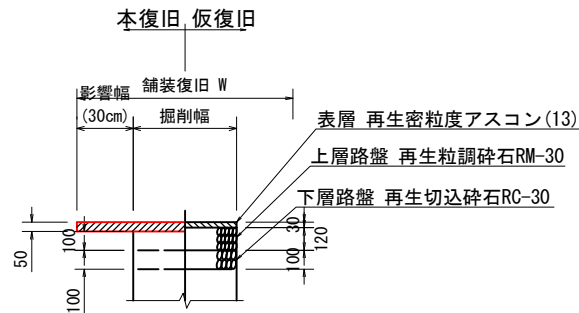

※ 残り幅が1.0m以下の場合は端部まで舗装

図面番号	3 3	縮尺	図示
工事名称	市道中之町122号線外2路線 φ50mm・φ75mm配水管布設替工事		
種別	配管図・舗装復旧図		
工事箇所	三原市中之町八丁目		
広島県水道広域連合企業団三原事務所			