
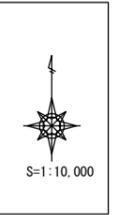


# 位置図

S=1:10,000

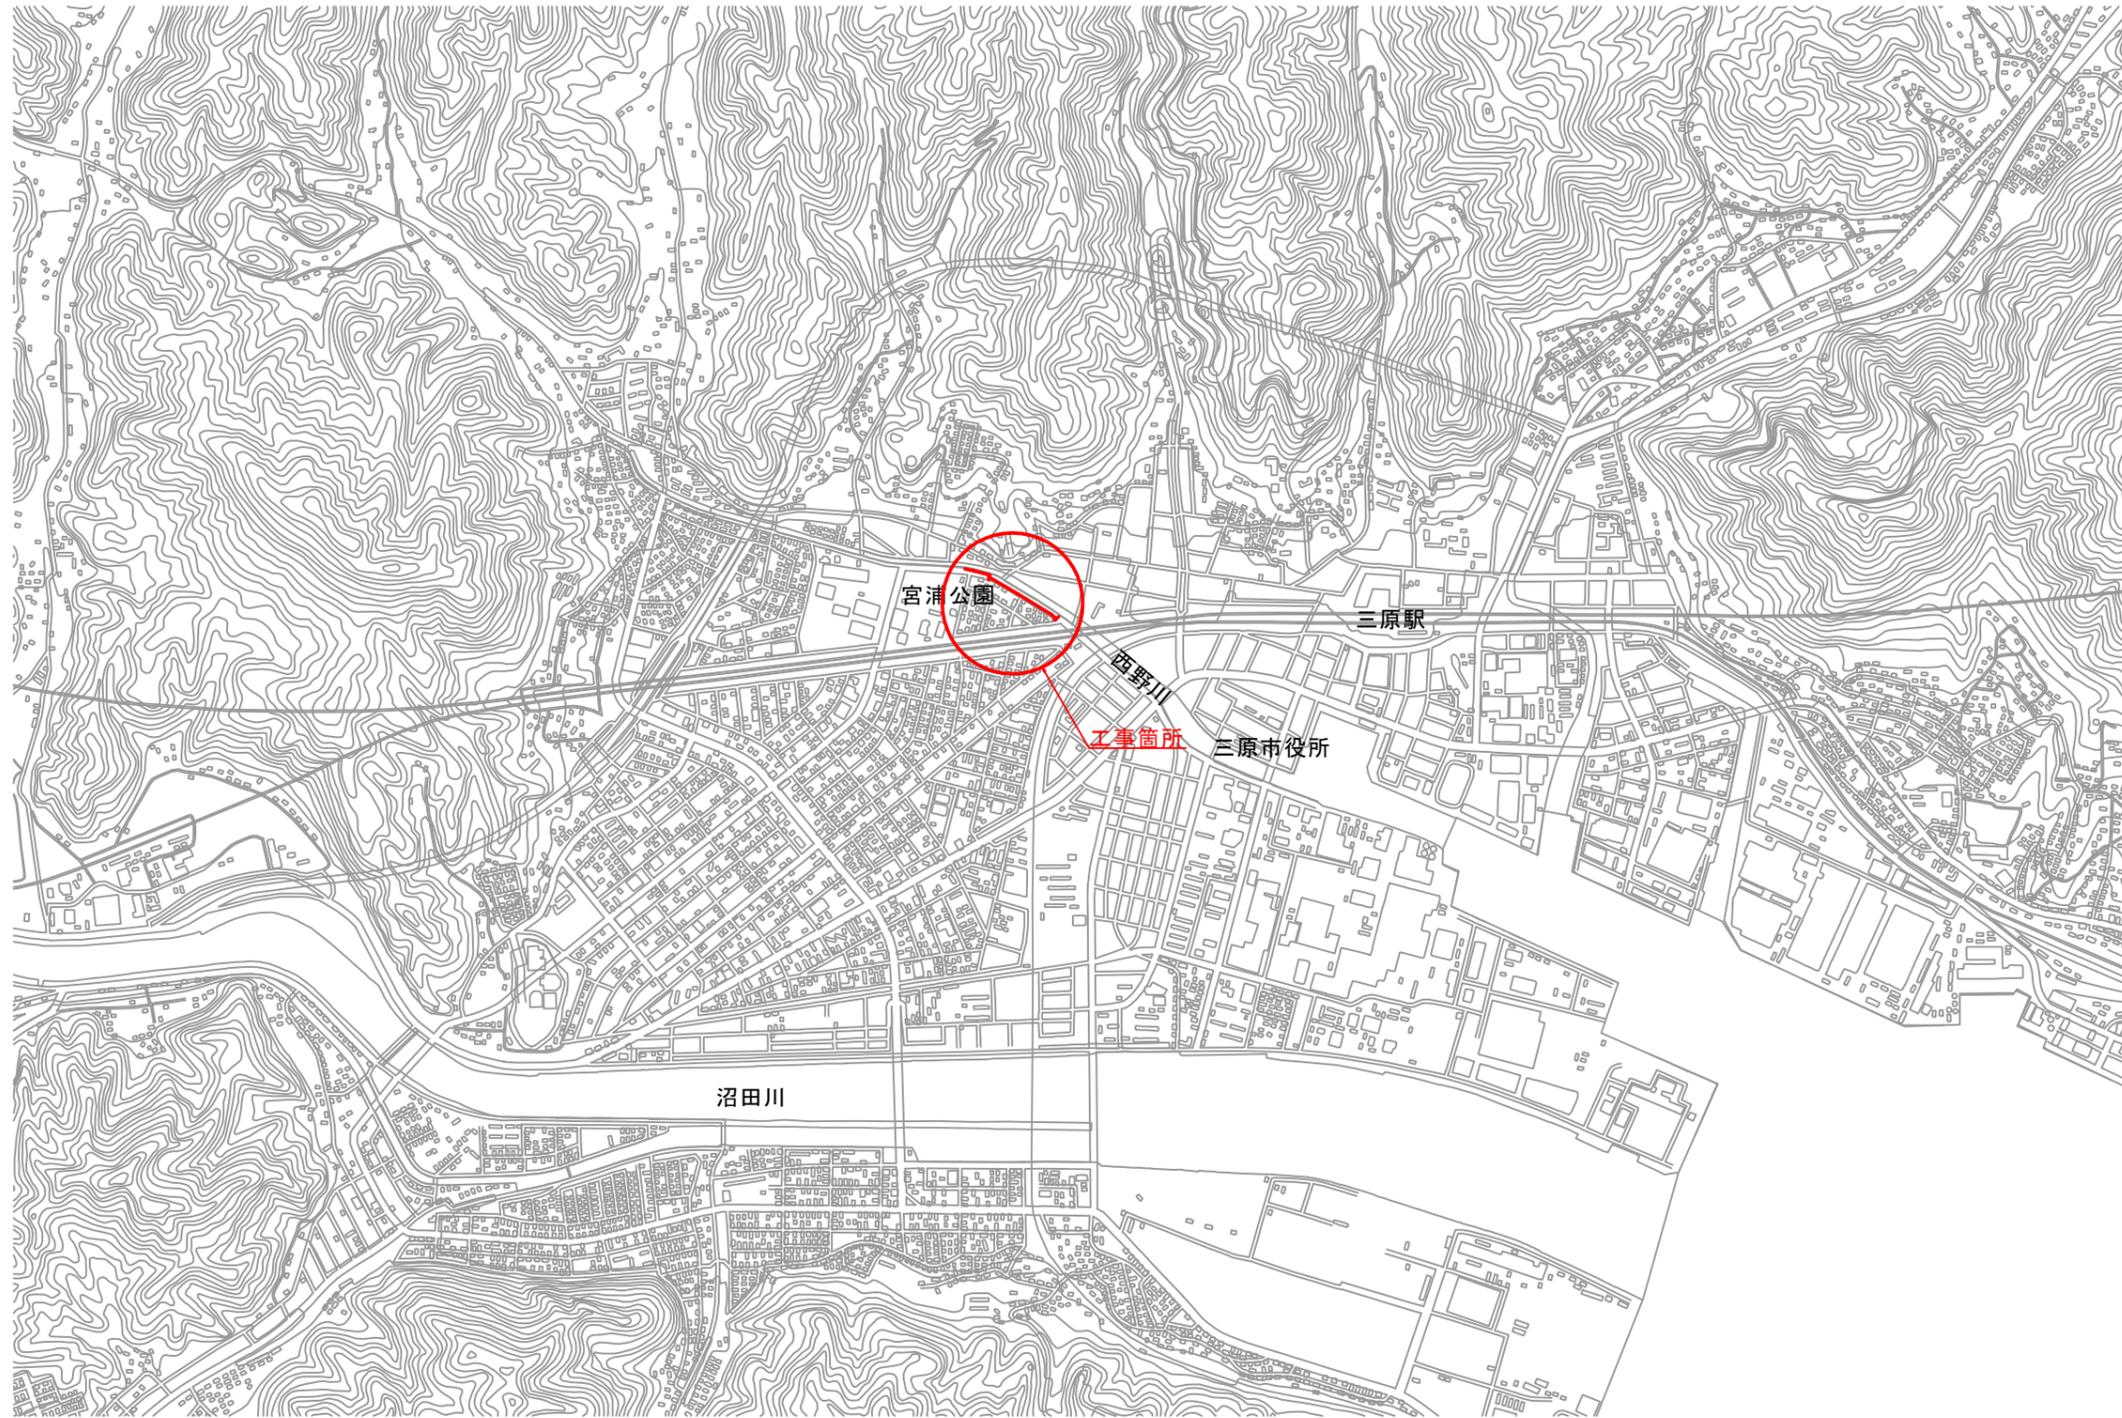


図面番号	1 / 6	縮尺	1:10,000
工事名称	市道宮浦1号線外1路線 φ100mm・φ400mm配水管布設替工事		
種別	位置図		
工事箇所	三原市宮浦二丁目		
広島県水道広域連合企業団三原事務所			

「この図面は、実際の図面を50%に縮小している。」

# 本設平面図

S=1/500

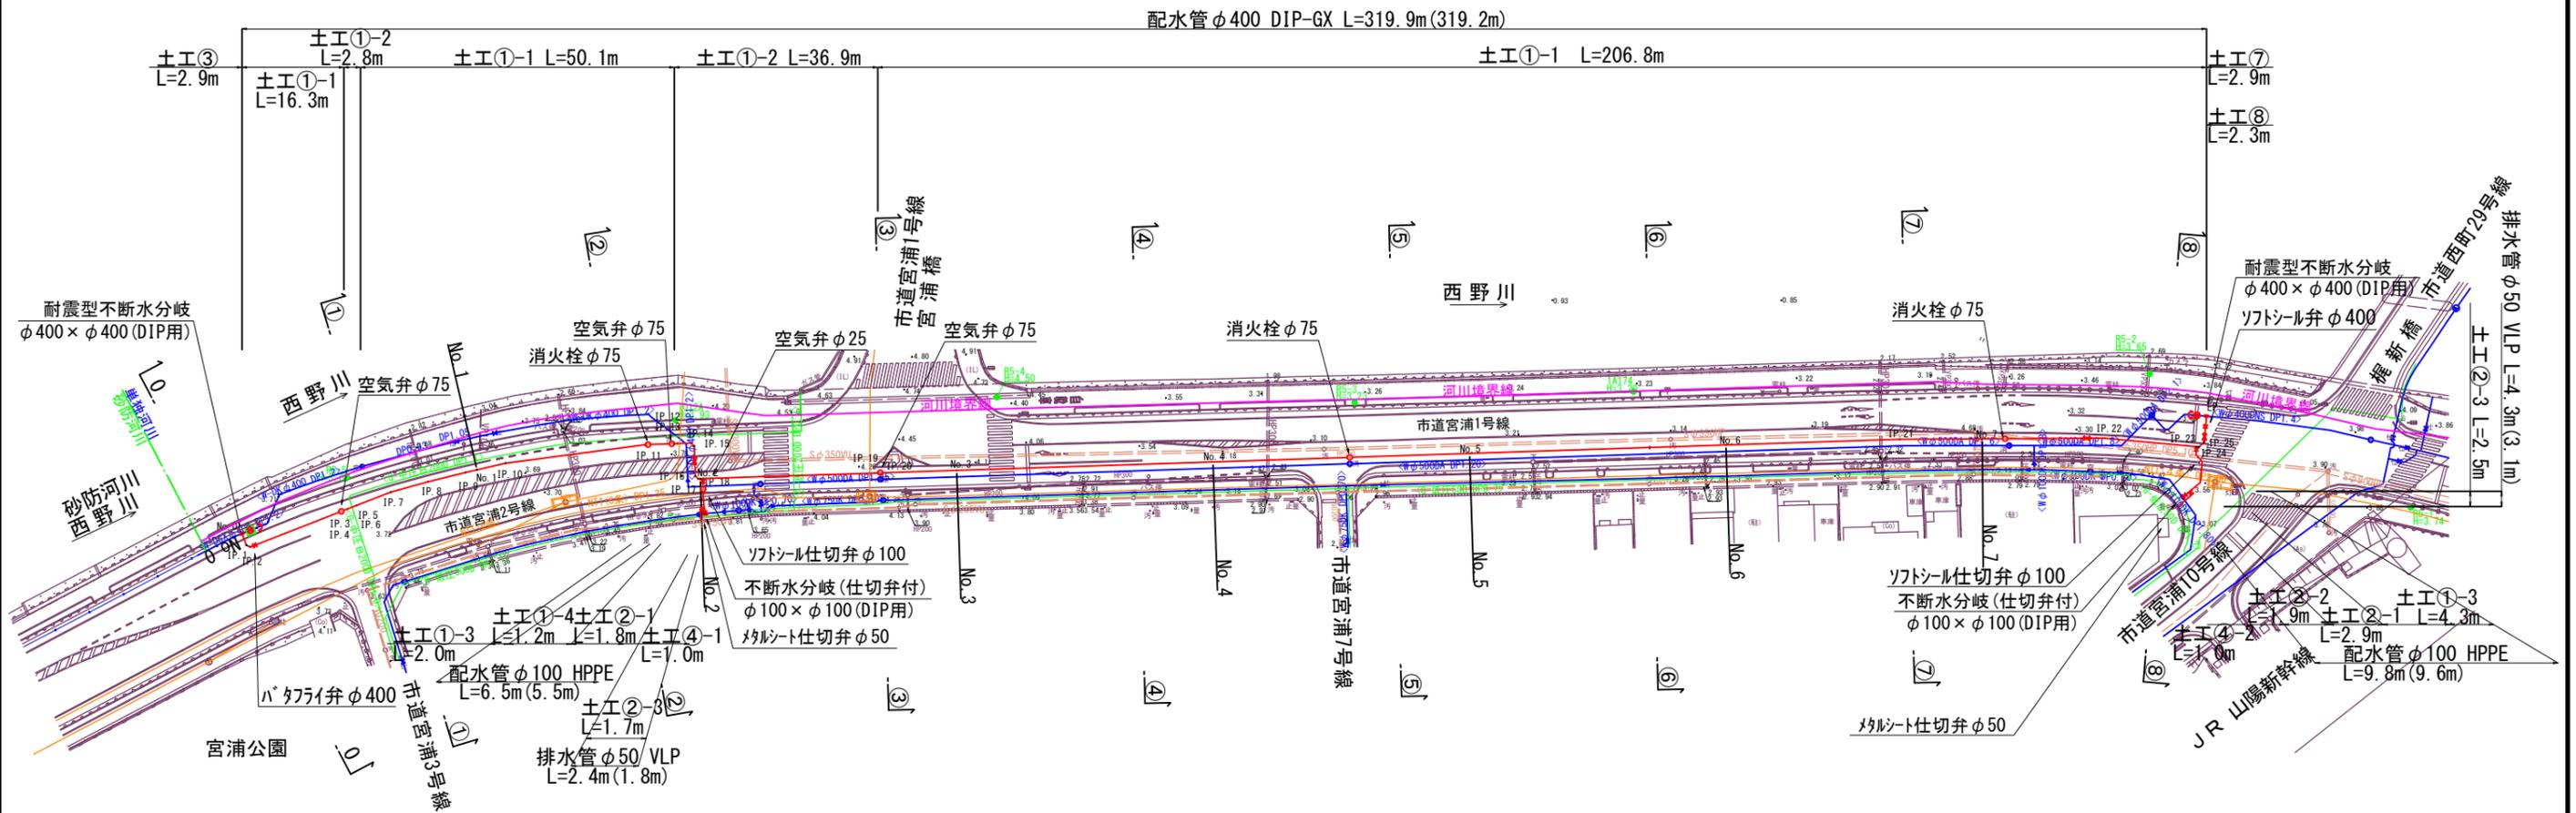

### 基準点座標

点名	X座標	Y座標	H標高
R5-1	-177062.787	83333.383	3.74
R5-2	-177023.658	83309.764	3.65
IA174	-176983.569	83239.904	3.20
R5-3	-176962.101	83202.078	3.23
R5-4	-176931.982	83155.097	4.50
1012A	-176908.626	83110.631	3.93
R5-5	-176889.163	83062.426	3.65


フランジ仕様 7.5K  
※No. 間隔は40m

図面番号	2 / 6	縮尺	1:500
工事名称	市道宮浦1号線外1路線 φ100mm・φ400mm配水管布設工事		
種別	本設平面図		
工事箇所	三原市宮浦二丁目		
広島県水道広域連合企業団三原事務所			


# 横断図(1)

S=1/100


## NO. 2

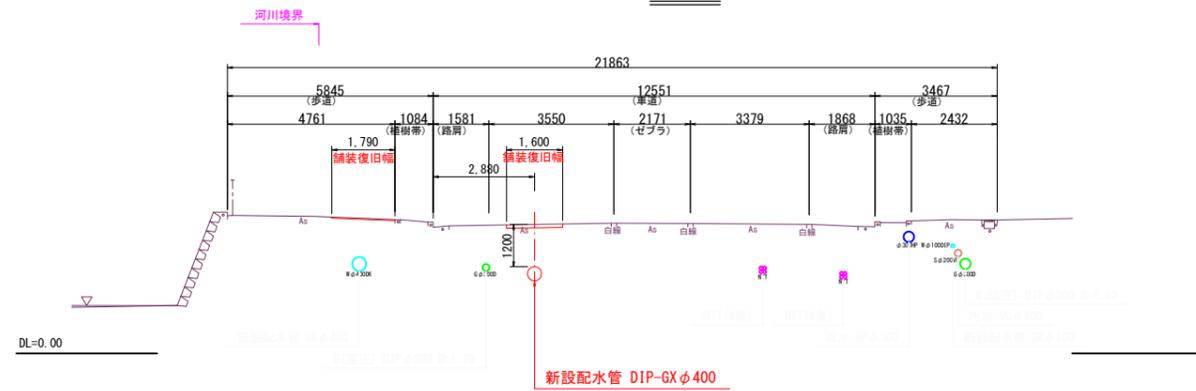

## NO. 1

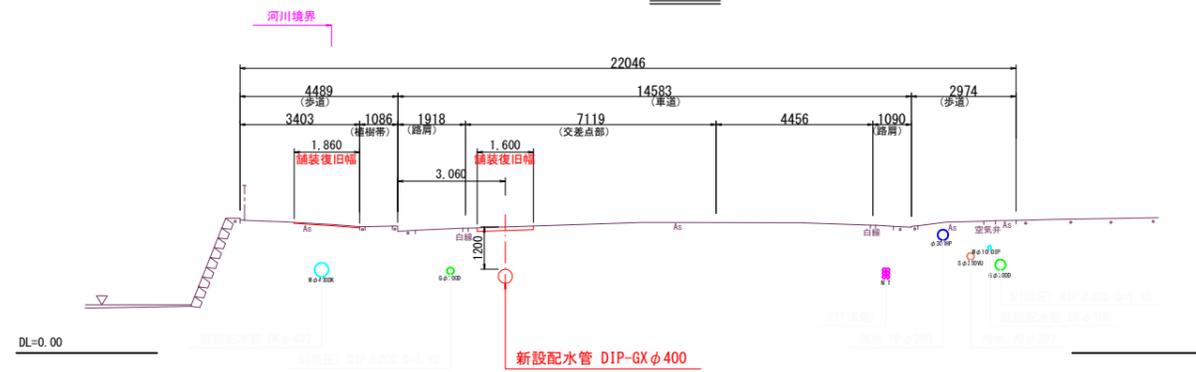

## NO. 0

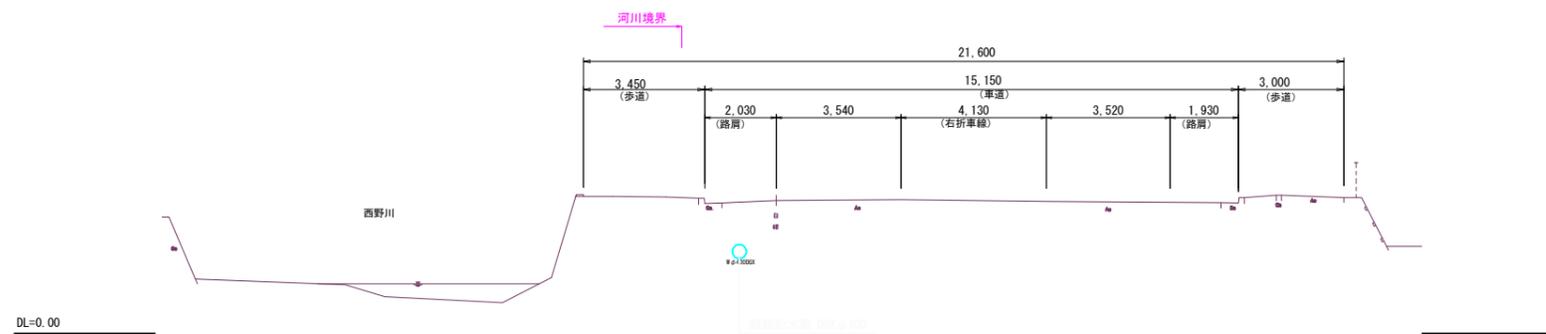


図面番号	3 / 6	縮尺	1:100
工事名称	市道宮浦1号線外1路線 φ100mm・φ400mm配水管布設替工事		
種別	横断図(1)		
工事箇所	三原市宮浦二丁目		
広島県水道広域連合企業団 三原事務所			

「この図面は、実際の図面を50%に縮小している。」


# 横断図(2)

S=1/100


NO. 5

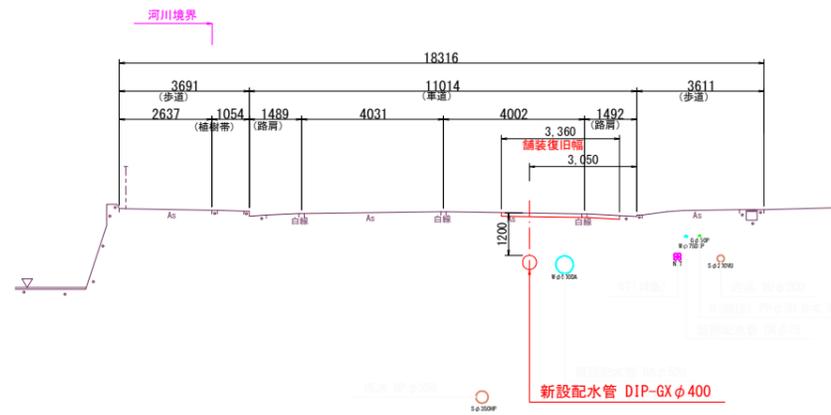


NO. 8

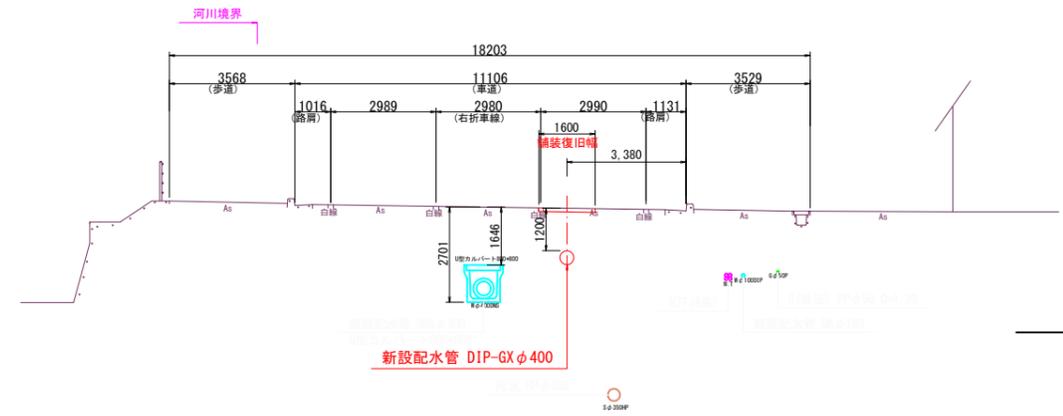


NO. 4

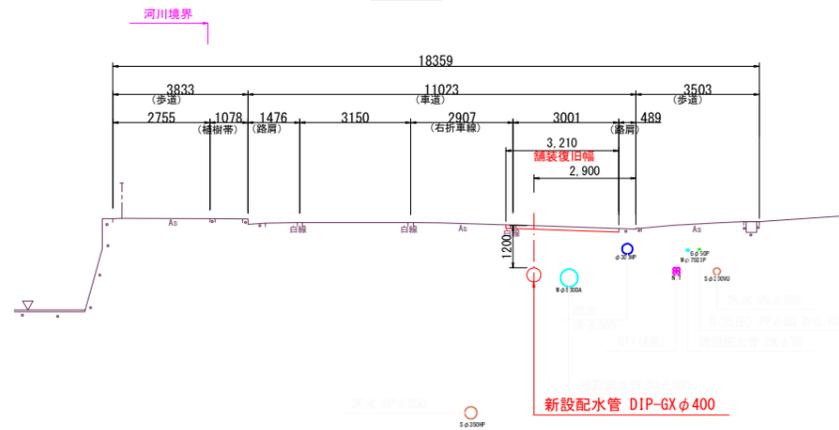


NO. 7

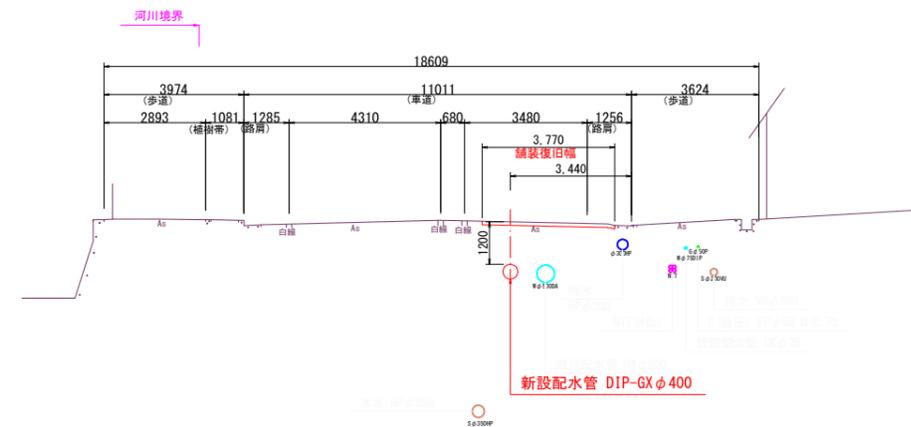

NO. 3

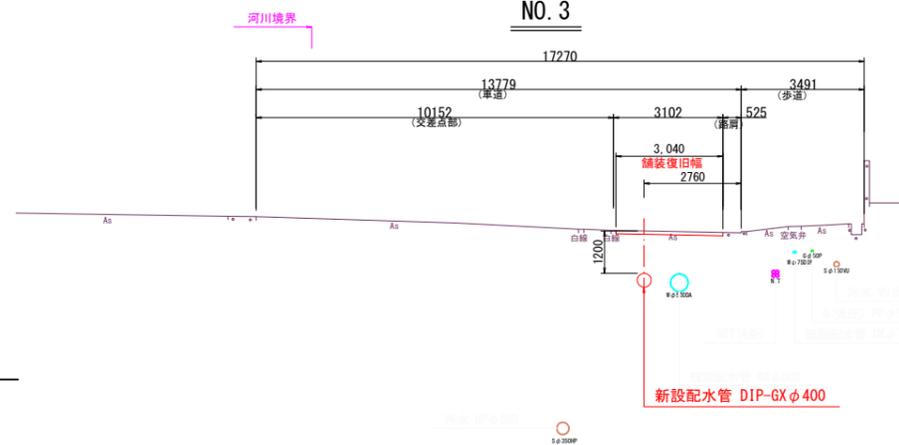


NO. 6

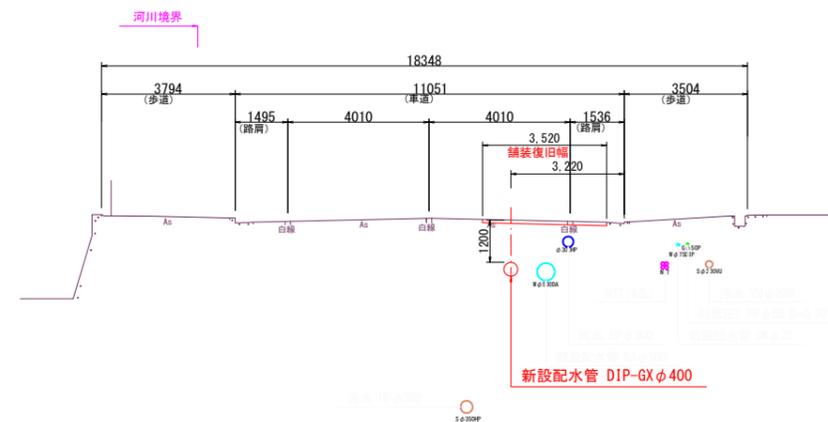

図面番号	4 / 6	縮尺	1:100
工事名称	市道宮浦1号線外1路線 φ100mm・φ400mm配水管布設替工事		
種別	横断図(2)		
工事箇所	三原市宮浦二丁目		
広島県水道広域連合企業団 三原事務所			

「この図面は、実際の図面を50%に縮小している。」

# 配管図(1) noscale

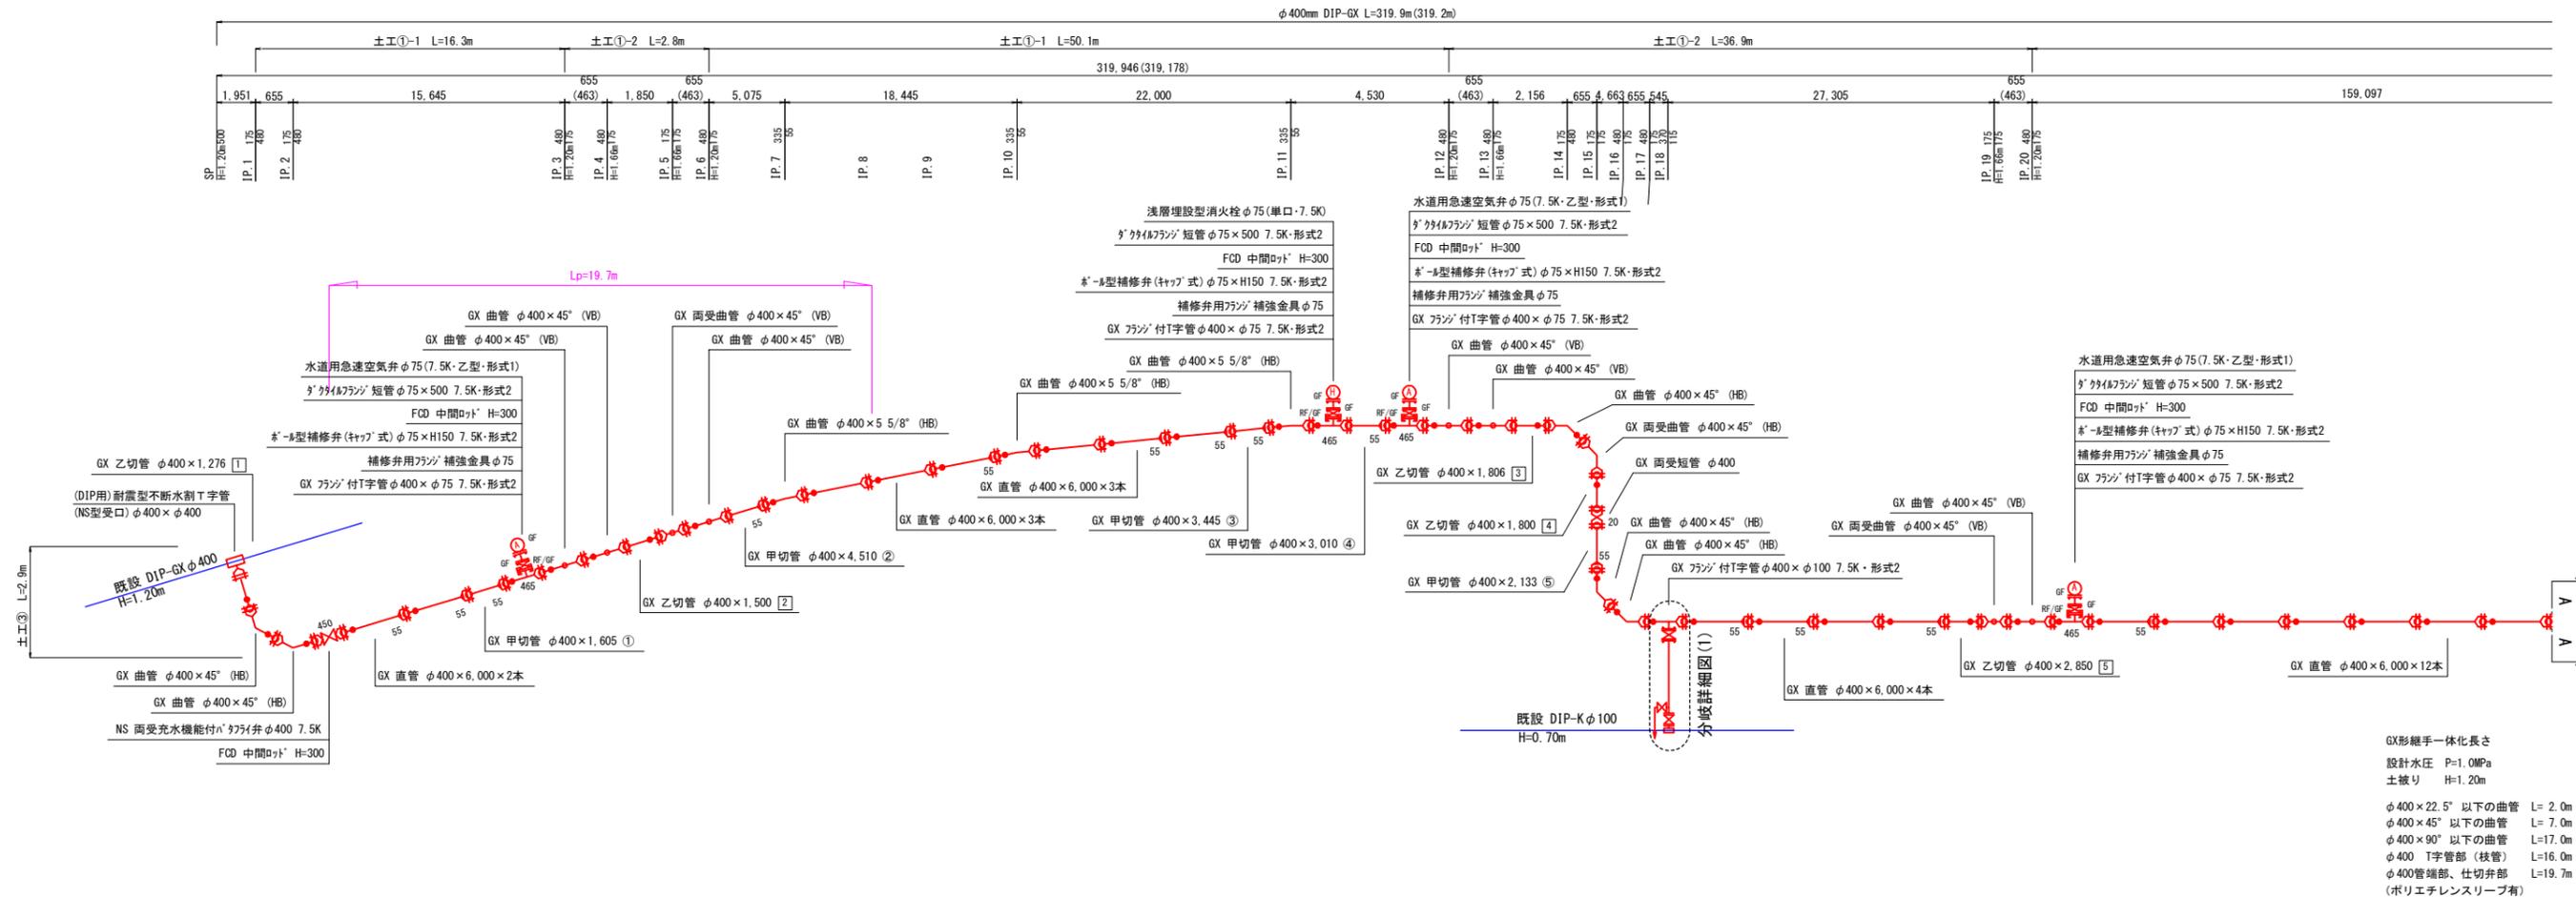


GX形継手一体化長さ  
設計水圧 P=1.0MPa  
土盛り H=1.20m

φ400×22.5°以下の曲管 L=2.0m  
φ400×45°以下の曲管 L=7.0m  
φ400×90°以下の曲管 L=17.0m  
φ400 T字管部(枝管) L=16.0m  
φ400管端部、仕切弁部 L=19.7m  
(ポリエチレンスリーブ有)

Lp 必要一体化長さ

- 凡例
- GX形 ライナ
  - GX形 挿し口実部
  - ⊕ フランジ補強金具
  - RF/GF ⊕ RF-GF兼用形ダクタイル

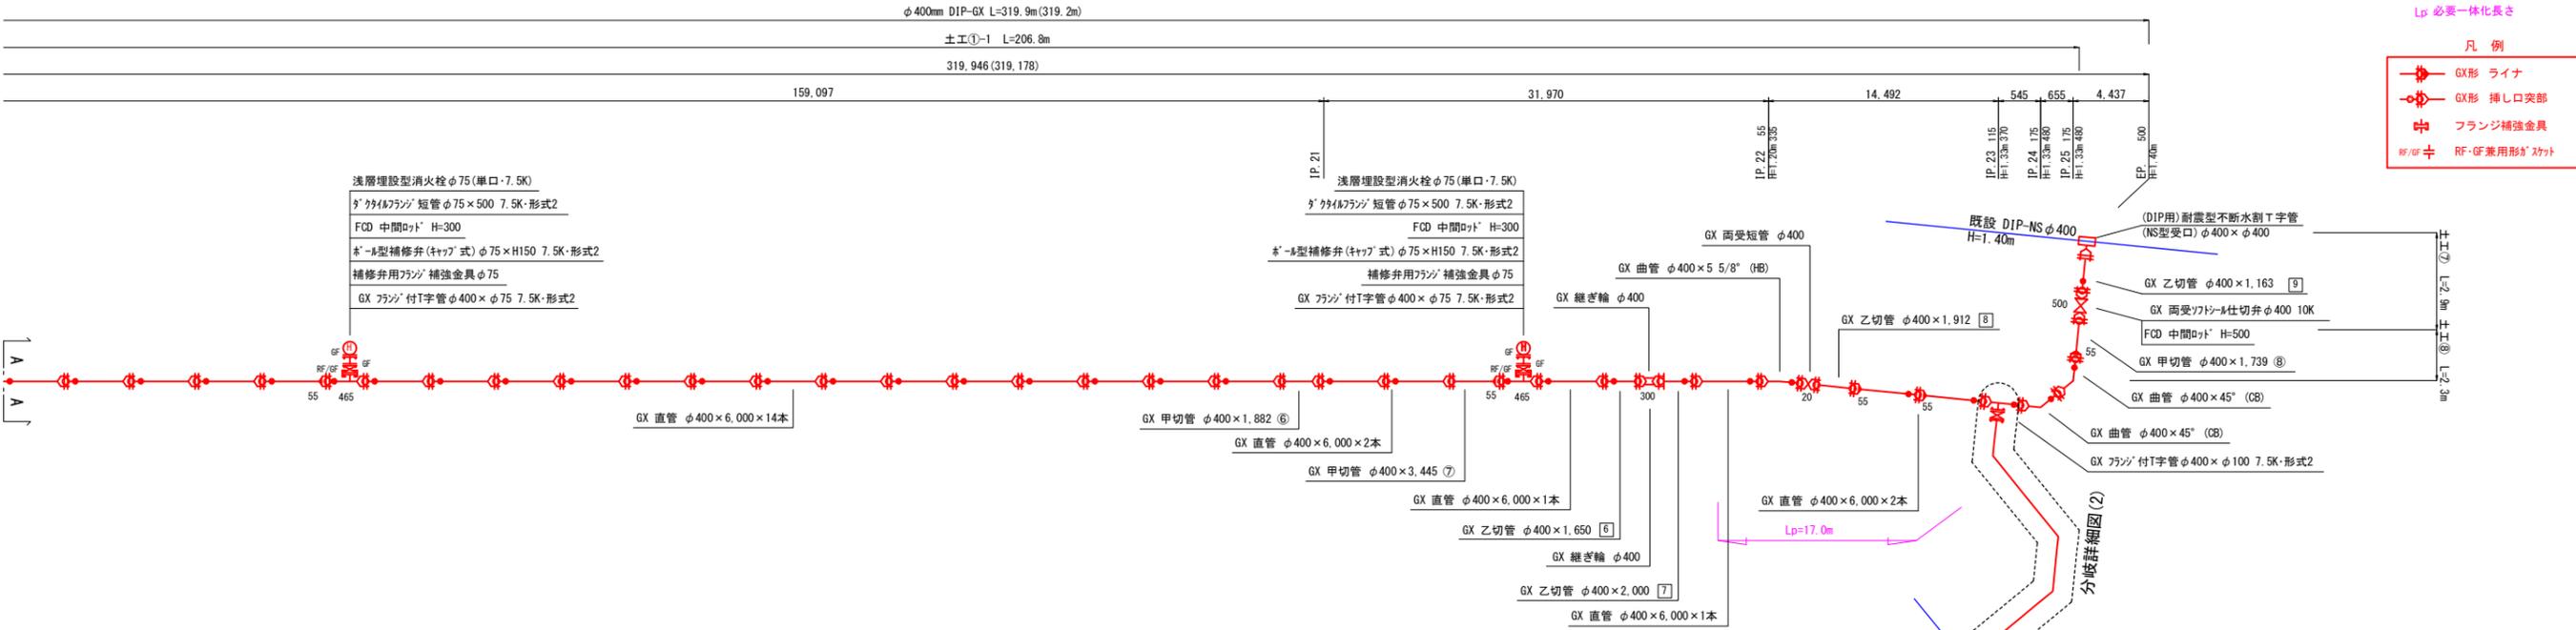


※最小切管寸法の遵守  
・切管を使用する場合は、次の最小寸法を下回らないようにすること。  
φ400 GX 甲切管 L=970mm、乙切管 L=1,020mm

図面番号	5/6	縮尺	図示
工事名称	市道宮浦1号線外1路線 φ100mm・φ400mm配水管布設替工事		
種別	配管図(1)		
工事箇所	三原市宮浦二丁目		
広島県水道広域連合企業団 三原事務所			

「この図面は、実際の図面を50%に縮小している。」


# 配管図(2) noscale

分岐詳細図(1) noscale  
(φ100mmHPPE分岐)

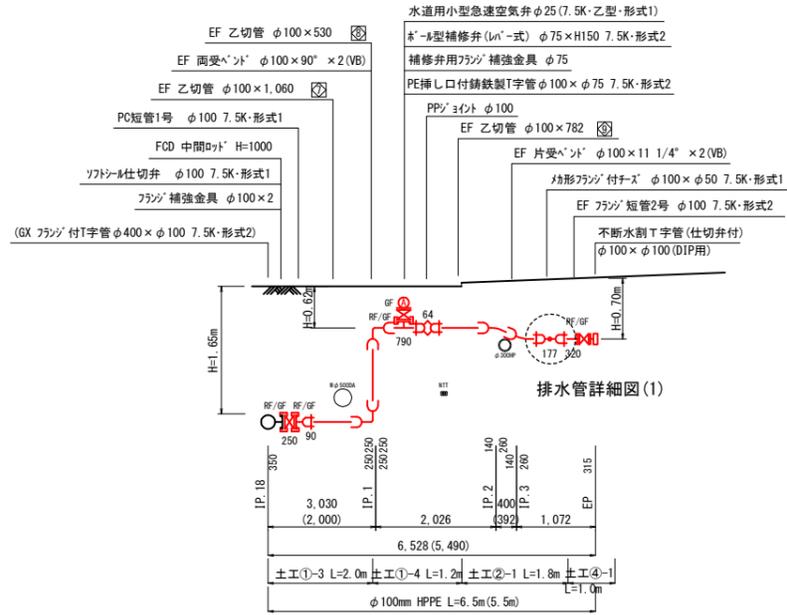

排水管詳細図(1)


分岐詳細図(2) noscale  
(φ100mmHPPE分岐)

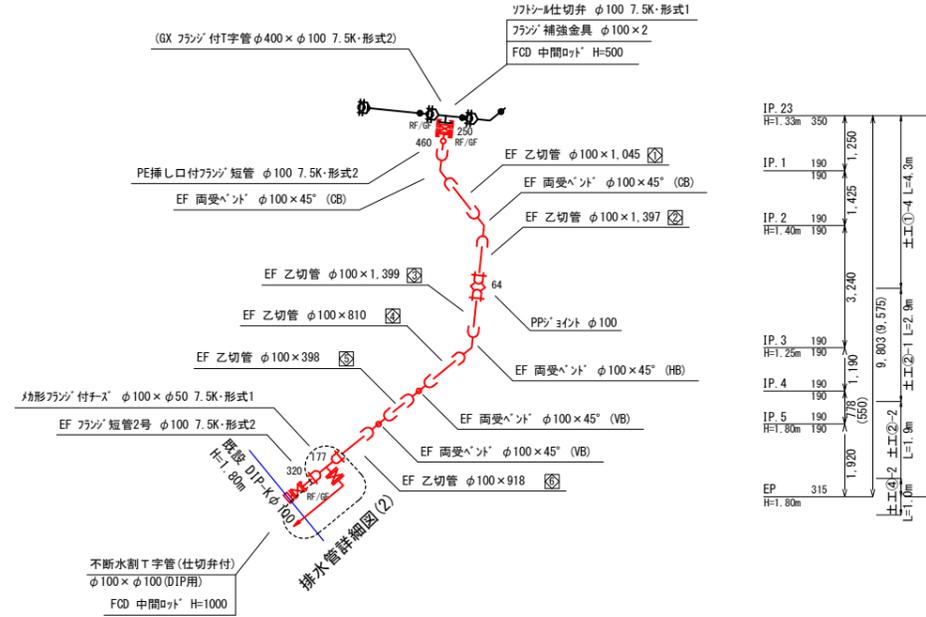


排水管詳細図(2)

- 凡例
- フランジ補強金具
  - RF・GF兼用形ガasket

排水管詳細図(1) noscale

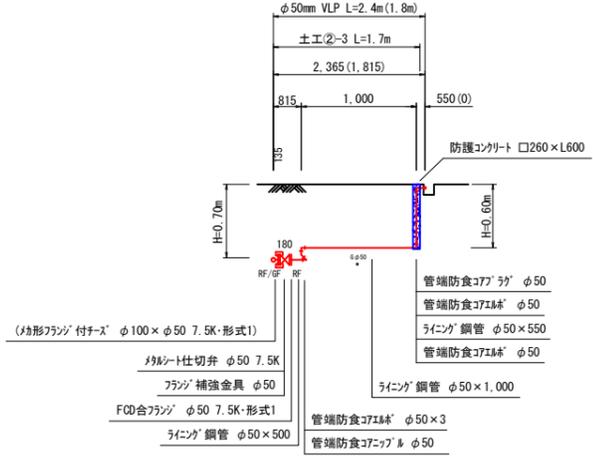

排水管詳細図(2) noscale

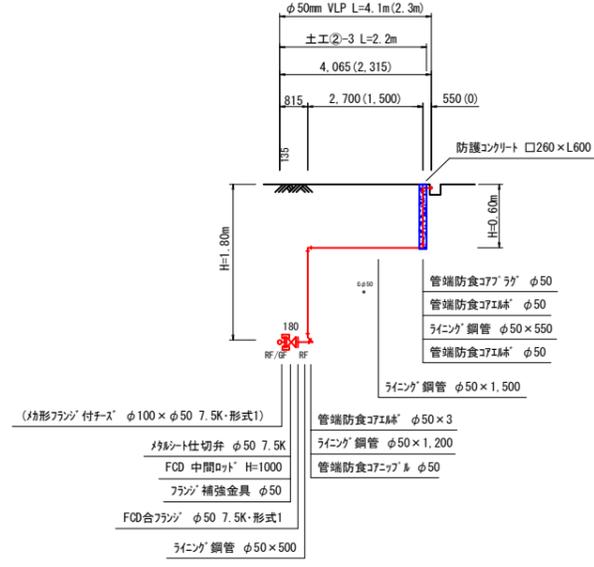

図面番号	6	縮尺	図示
工事名称	市道宮浦1号線外1路線 φ100mm・φ400mm配水管布設替工事		
種別	配管図(2)		
工事箇所	三原市宮浦二丁目		
広島県水道広域連合企業団三原事務所			

※最小切管寸法の遵守  
・切管を使用する場合は、次の最小寸法を下回らないようにすること。  
φ100 HPPE 甲切管 L=450mm, 乙切管 L=300mm

「この図面は、実際の図面を50%に縮小している。」