 



位置図


S=1:10,000

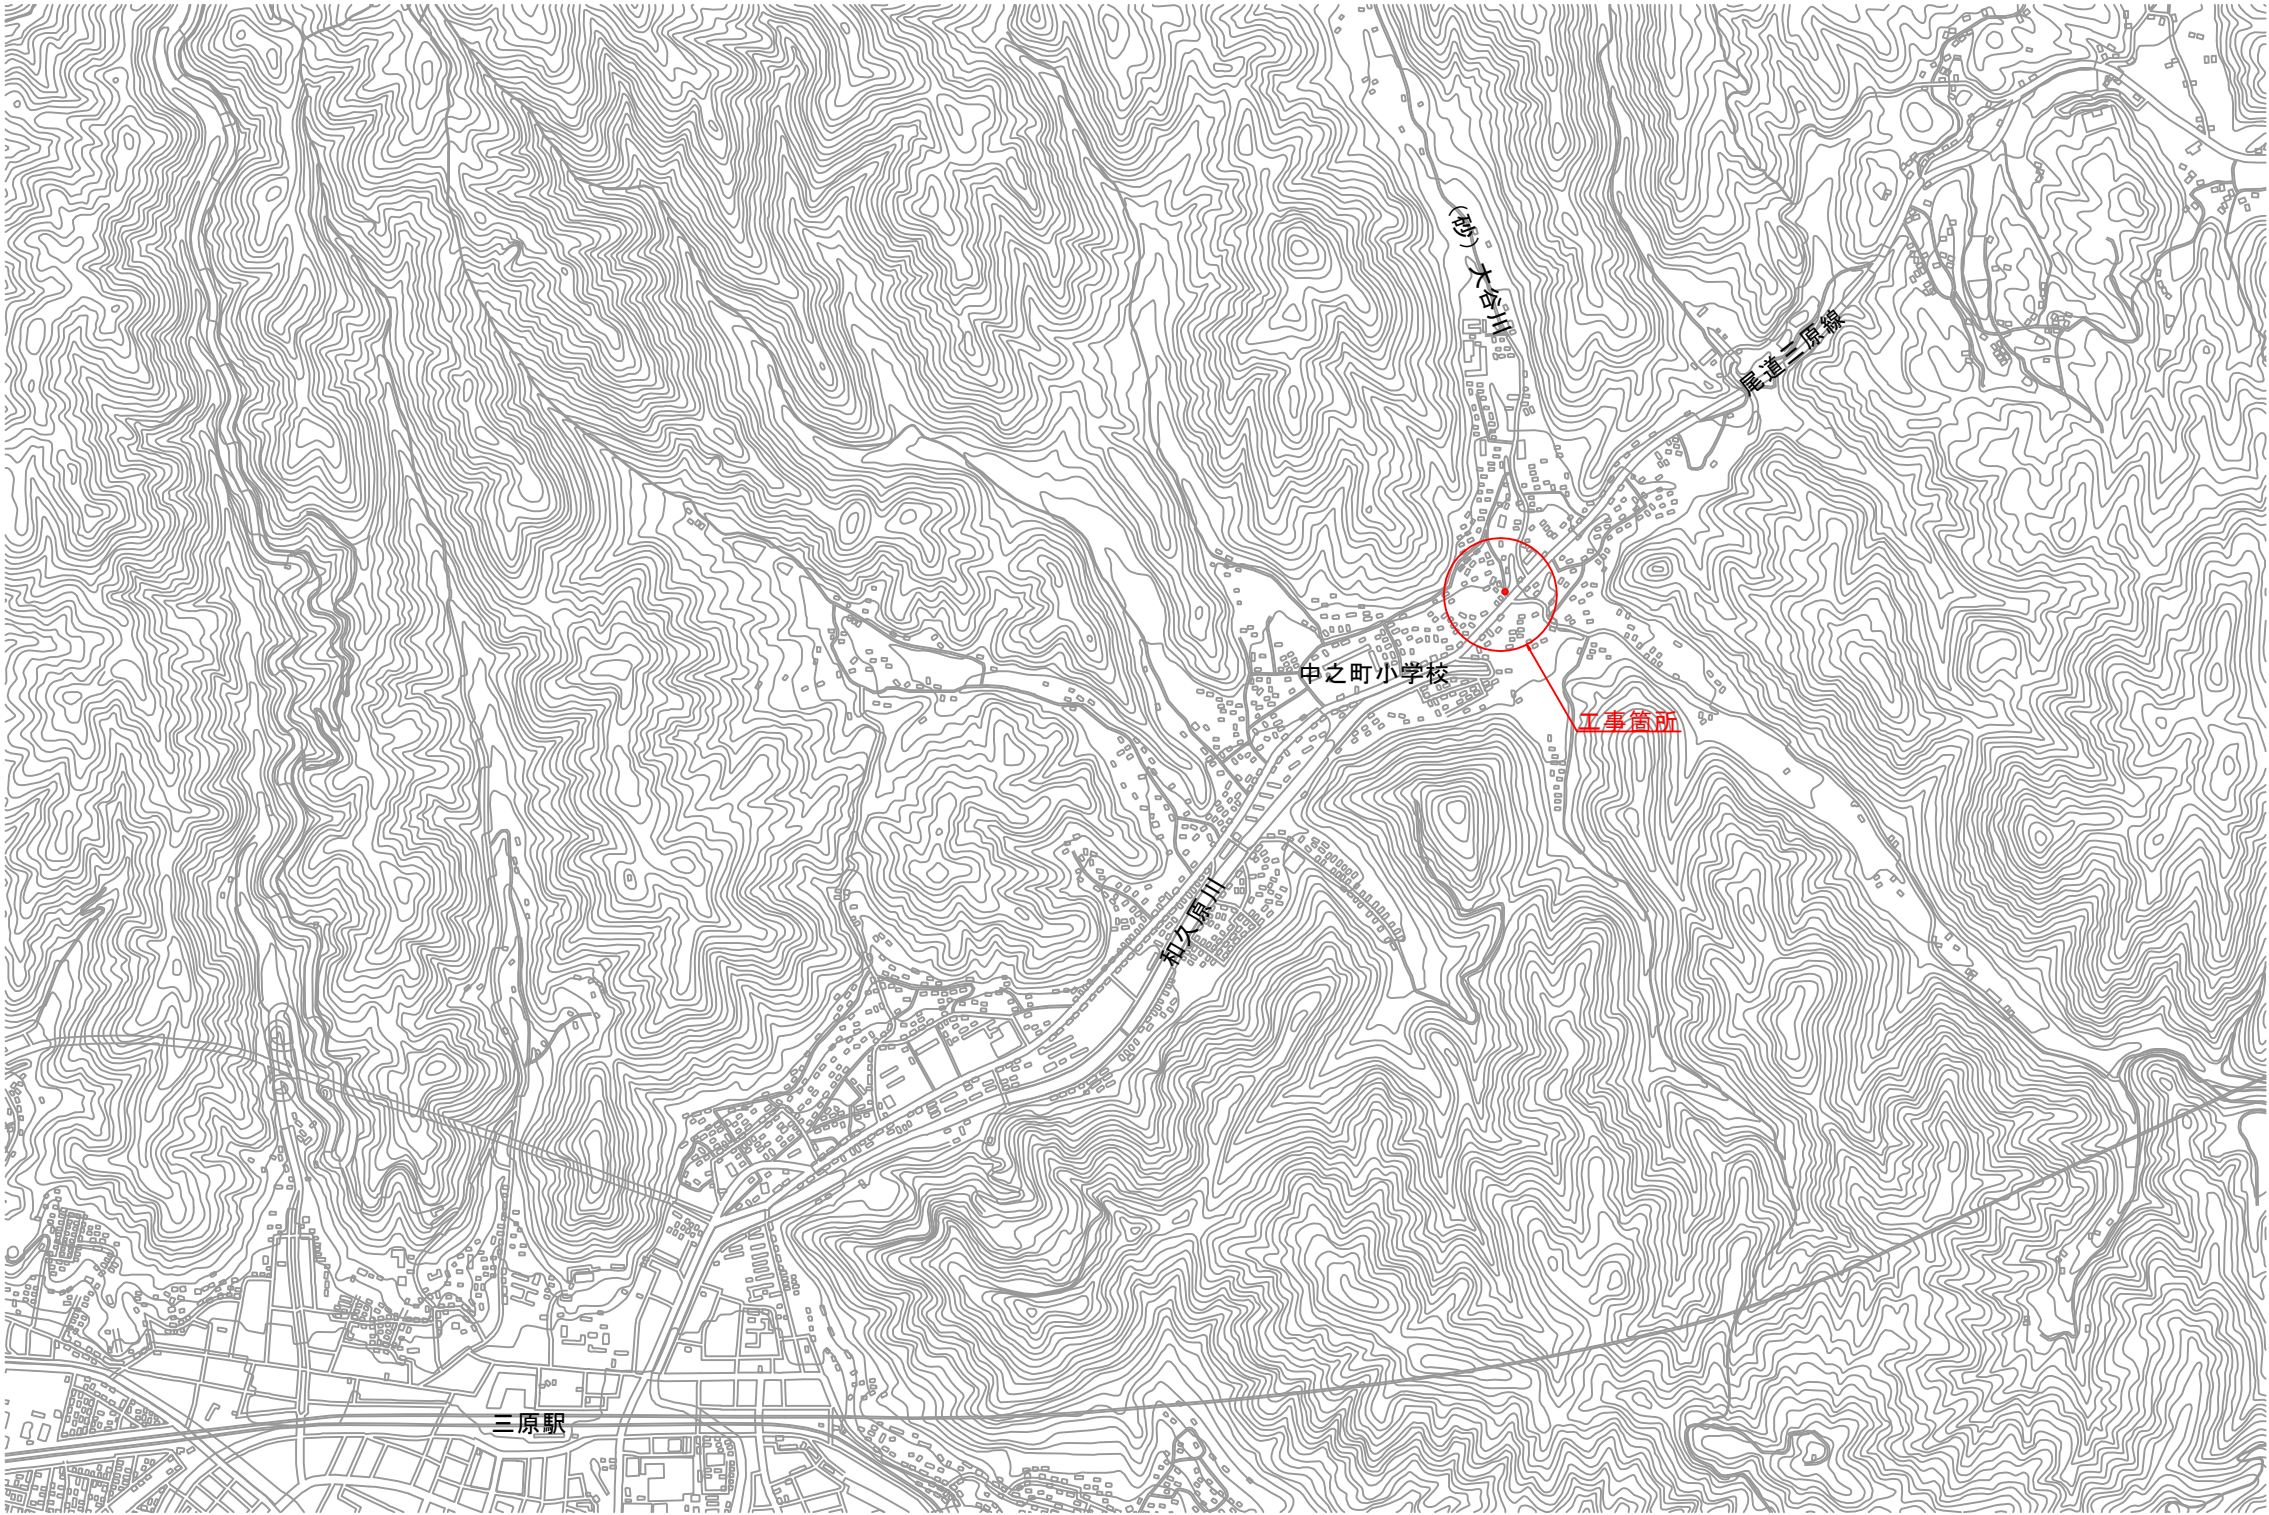


図面番号	1 2	縮 尺	1 : 10,000
工事名称	市道中之町49号線消火栓移設工事		
種 別	位 置 図		
工事箇所	三原市中之町六丁目		
広島県水道広域連合企業団三原事務所			

「この図面は、実際の図面を50%に縮小している。」

平面図 S=1:500

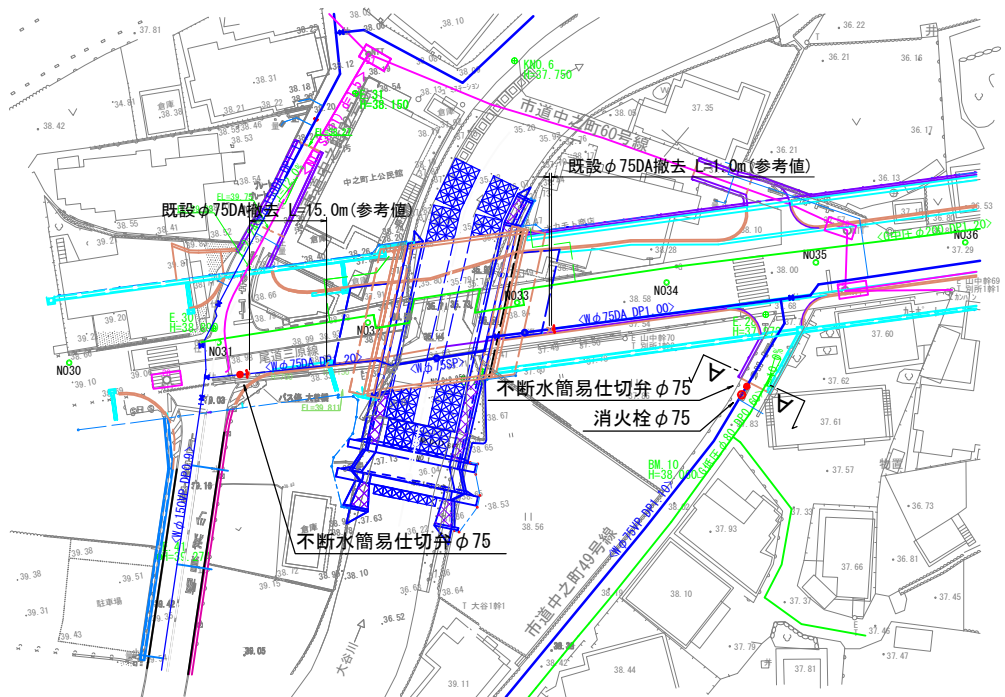

横断図 S=1:50

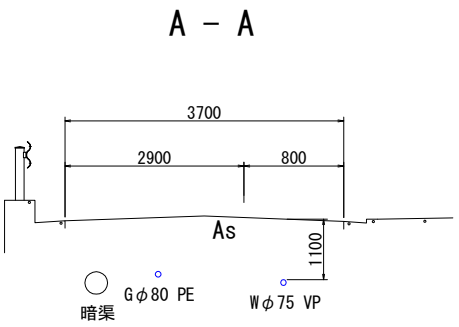

消火栓・簡易仕切弁設置工 noscale

市道部



- 浅層埋設型消火栓φ75(単口・7.5K)
- ﾀﾞﾀｲﾙﾌﾗﾝｼﾞ 短管φ75×H300(形式2・7.5K)
- ﾎｰﾙ型補修弁(ｷｬｯﾌﾟ式)φ75×H150(形式2・7.5K)
- VP用割T字管φ75×φ75(形式1・7.5K)
- 土工① L=1.0m
- VP用簡易仕切弁φ75
- 土工② L=1.2m
- 防護Co W500×H250×L500

既設 VP φ 75
H=1.10m

県道部


(大谷川左岸)

(大谷川右岸)

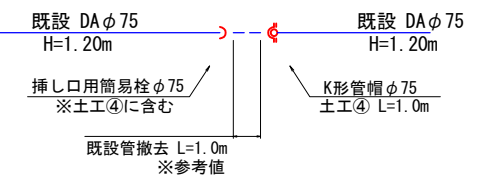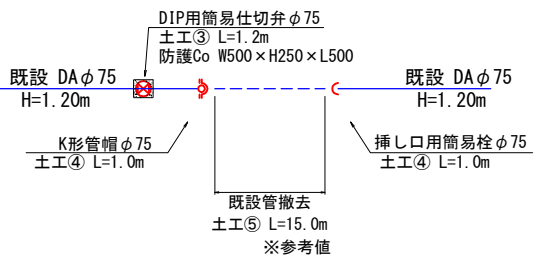

舗装復旧図 S=1:20

市道車道As舗装
(5-10-10)

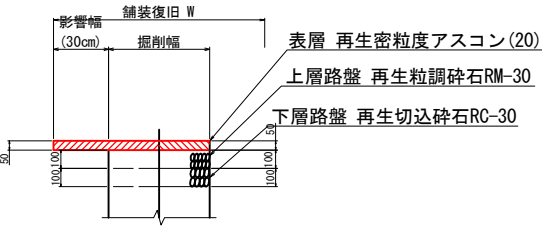

※ 残り幅が1.0m以下の場合は端部まで舗装

図面番号	2 2	縮尺	図示
工事名称	市道中之町49号線消火栓移設工事		
種別	各種		
工事箇所	三原市中之町六丁目		
広島県水道広域連合企業団三原事務所			

「この図面は、実際の図面を50%に縮小している。」