



位置図 S=1:2500

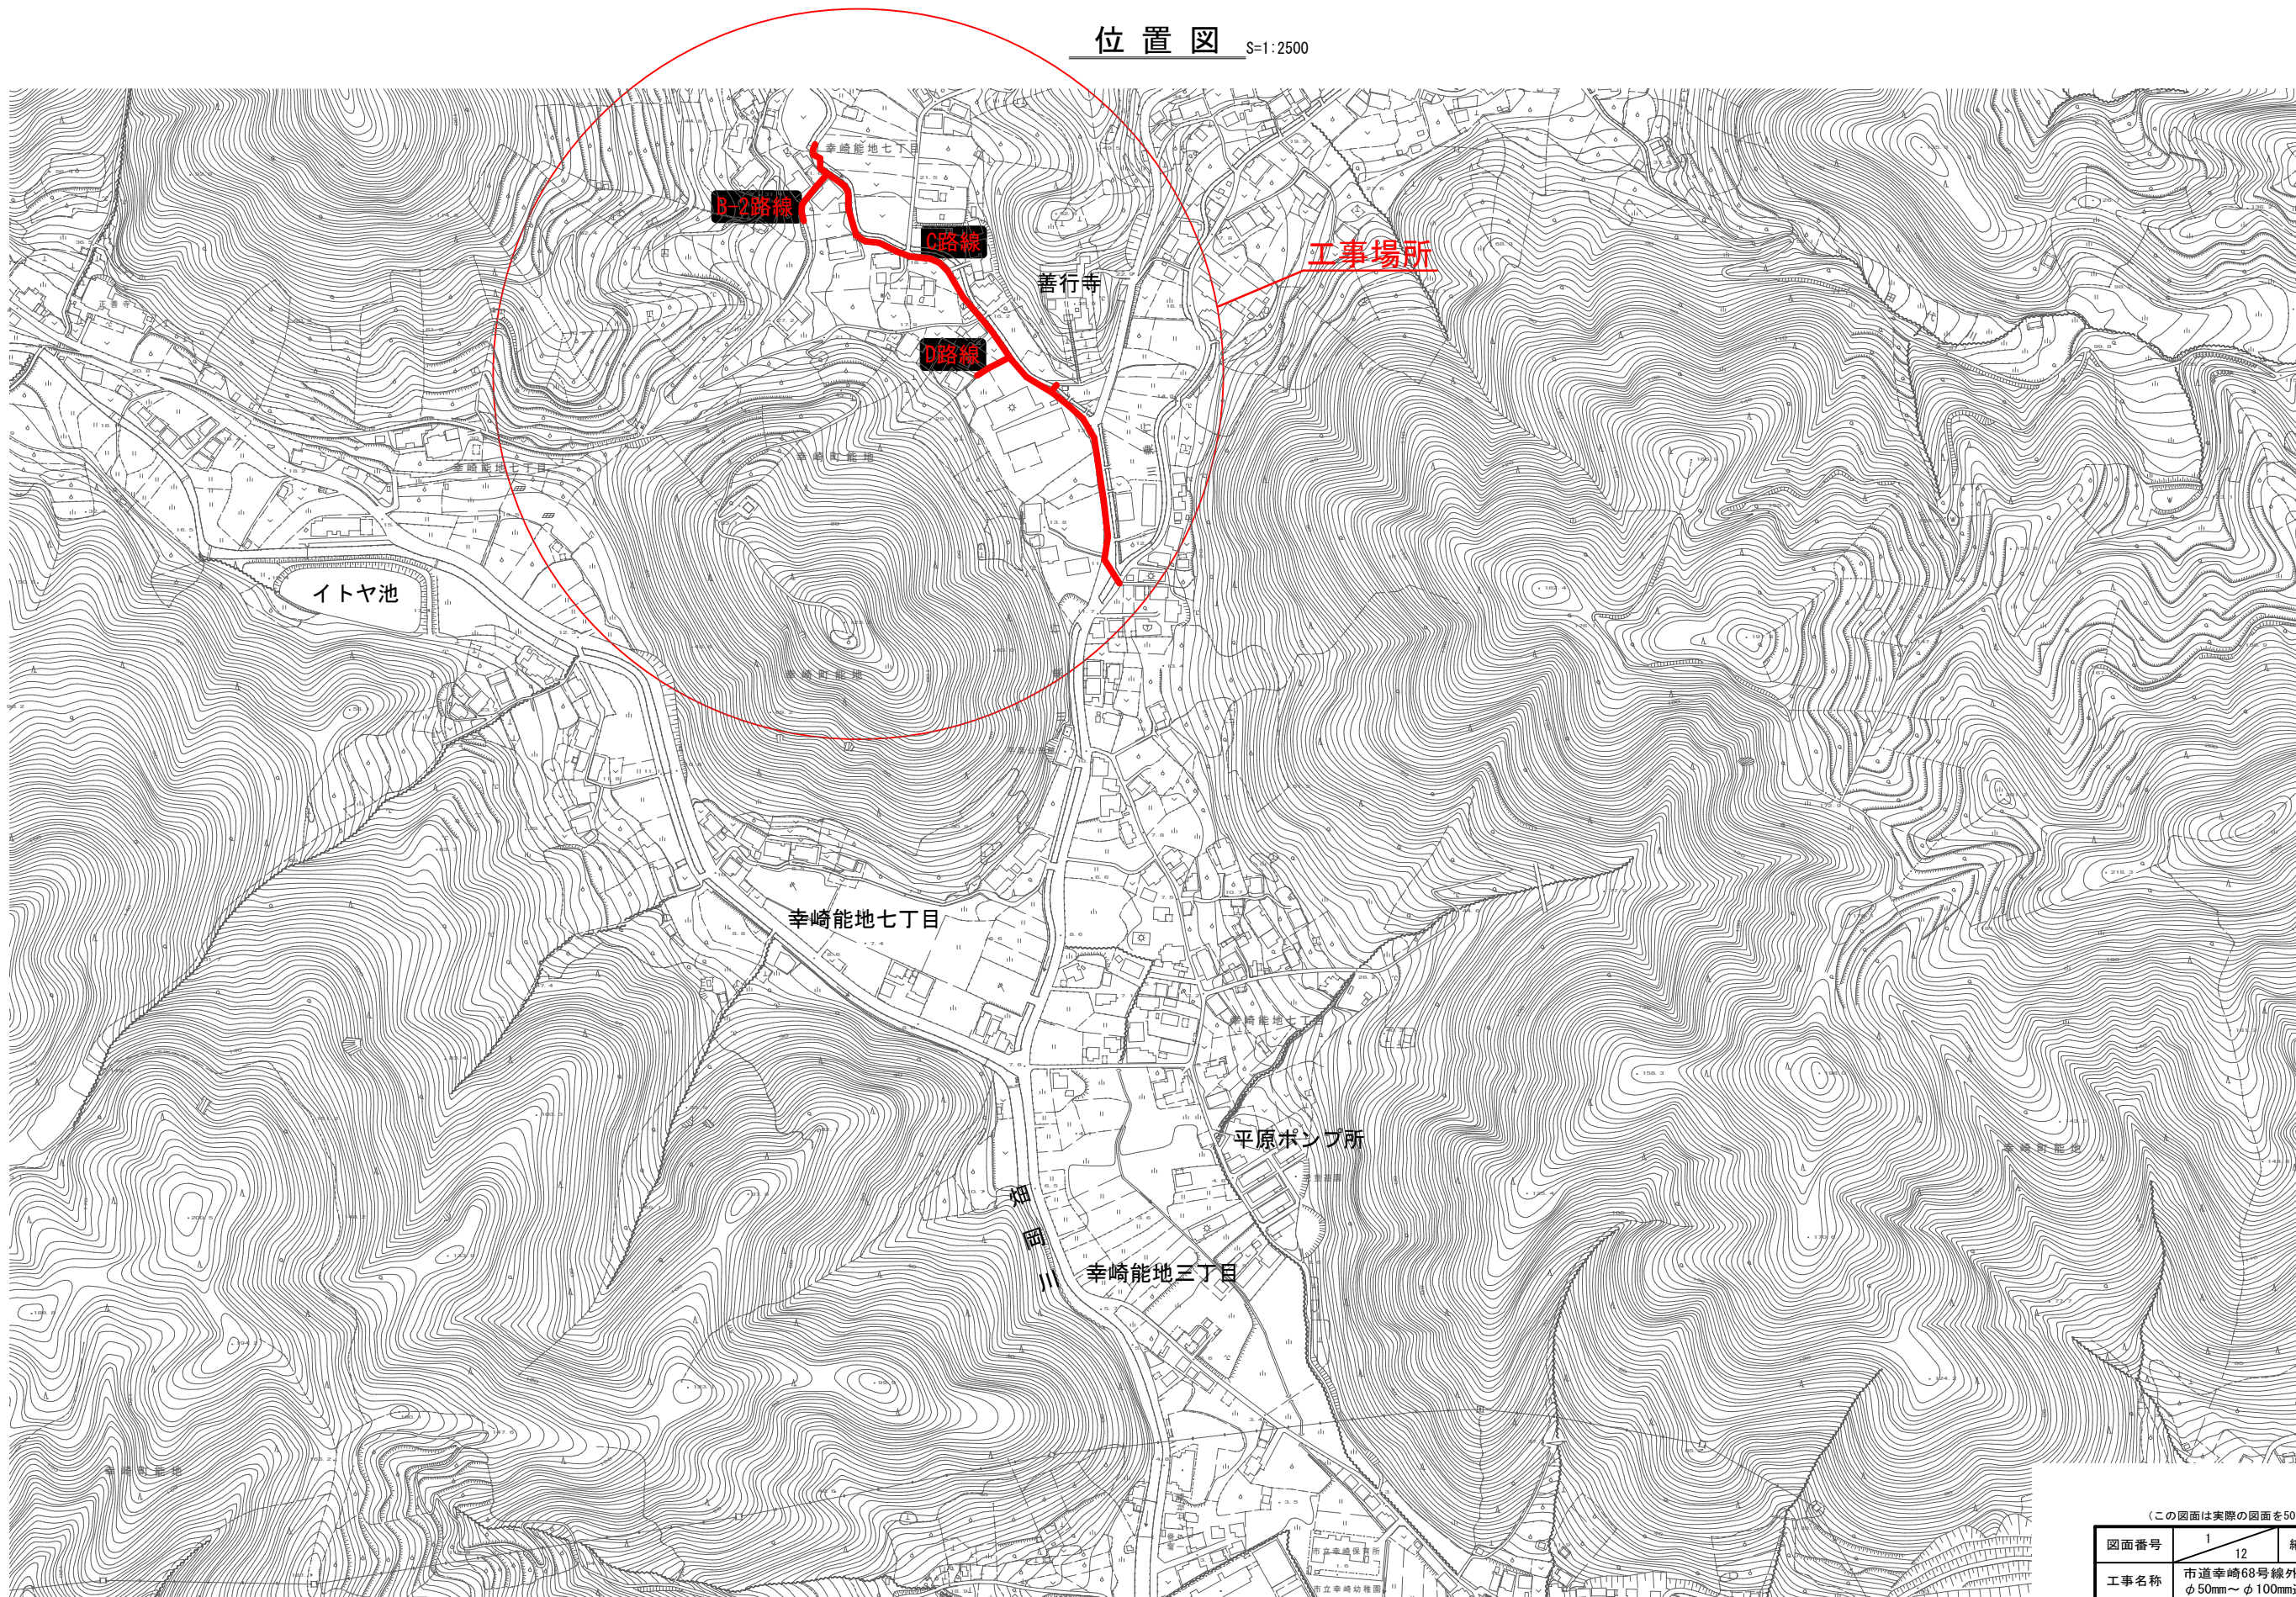


(この図面は実際の図面を50%縮小している)

図面番号	1 12	縮 尺	1:2500
工事名称	市道幸崎68号線外1路線 φ50mm～φ100mm送・配水管布設替工事		
種 別	位 置 図		
工事箇所	三原市幸崎能地七丁目		
広島県水道広域連合企業団三原事務所			


本設送水管平面図 S=1:500
(B-2路線)

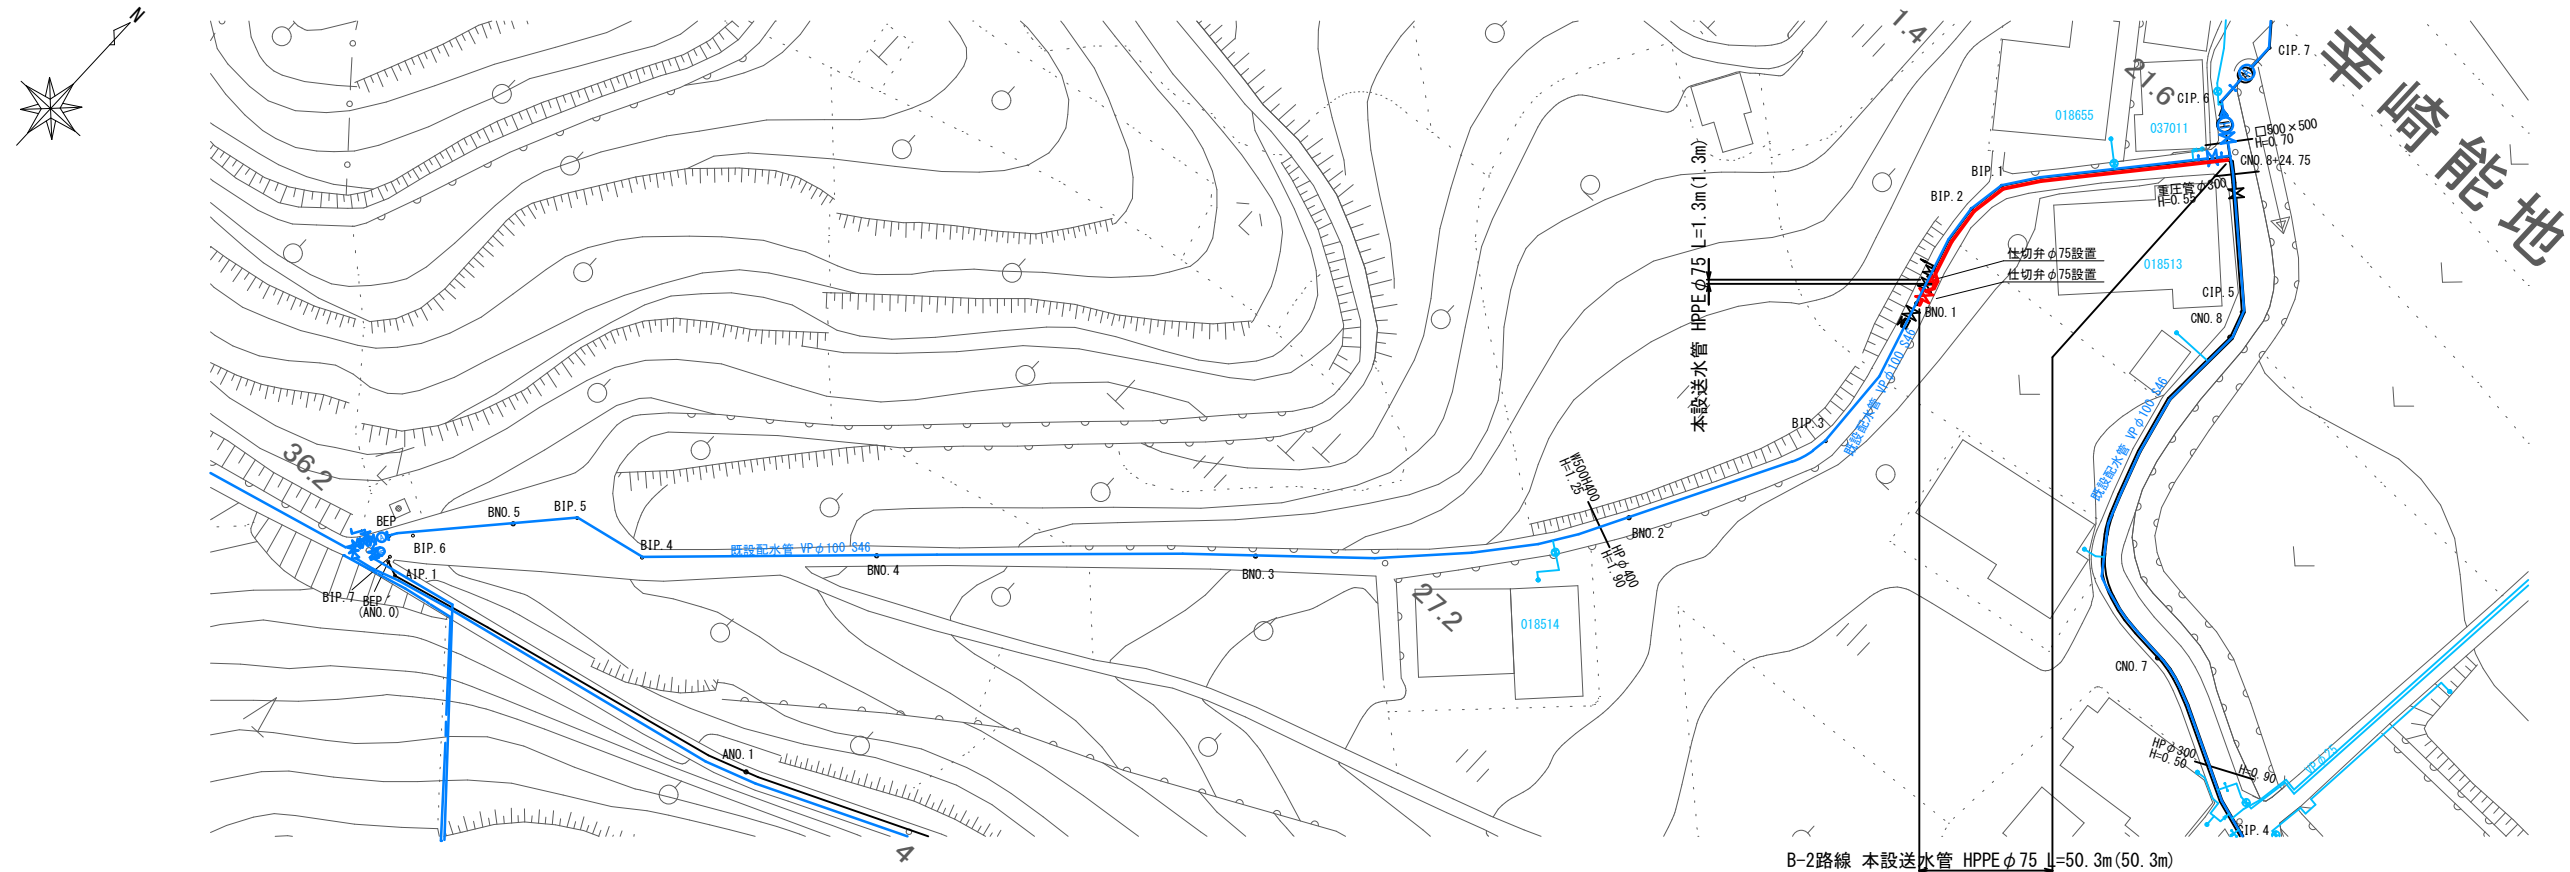

本設送水管詳細図 S=Non

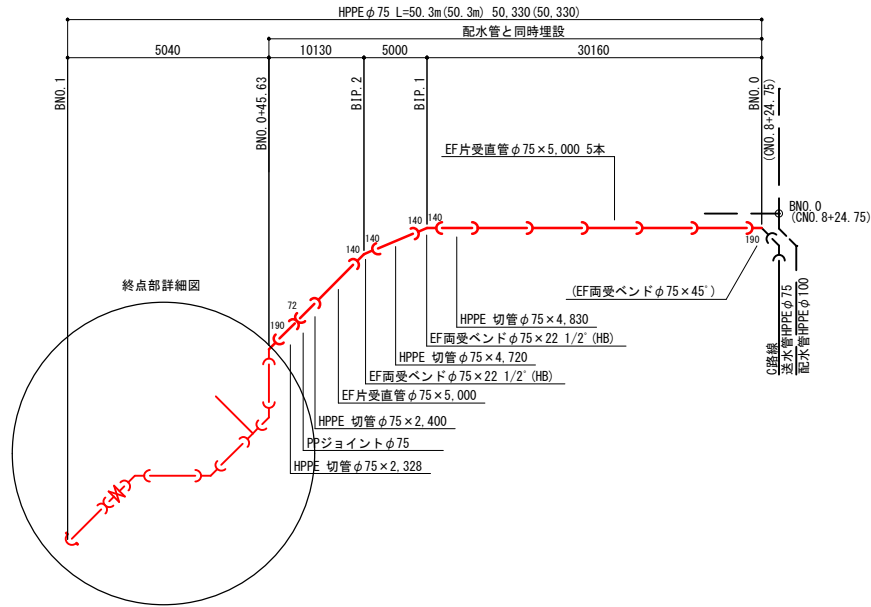



終点部詳細図 S=1:50


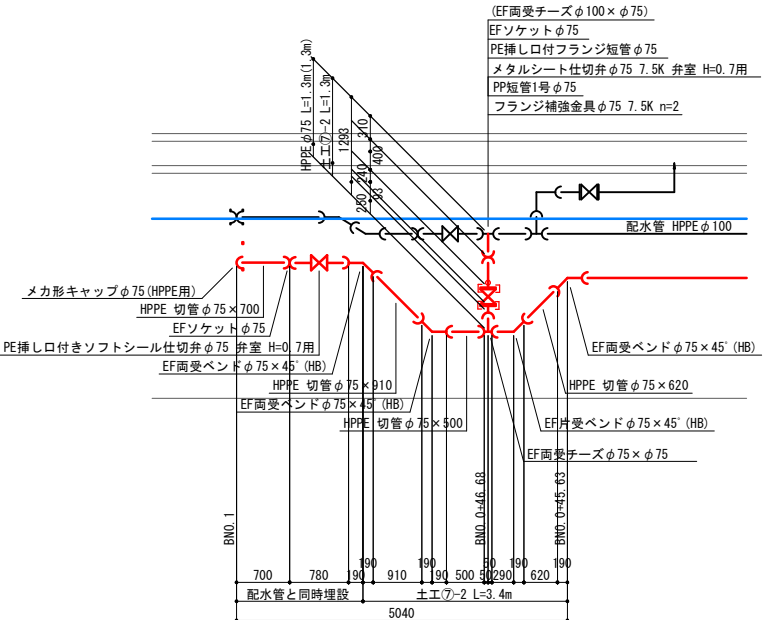


(この図面は実際の図面を50%縮小している)

図面番号	2 12	縮 尺	図 示
工事名称	市道幸崎68号線外1路線 φ50mm～φ100mm送・配水管布設替工事		
種 別	本設送水管平面図・本設送水管詳細図 B-2路線		
工事箇所	三原市幸崎能地七丁目		

 
広島県水道広域連合企業団 三原事務所

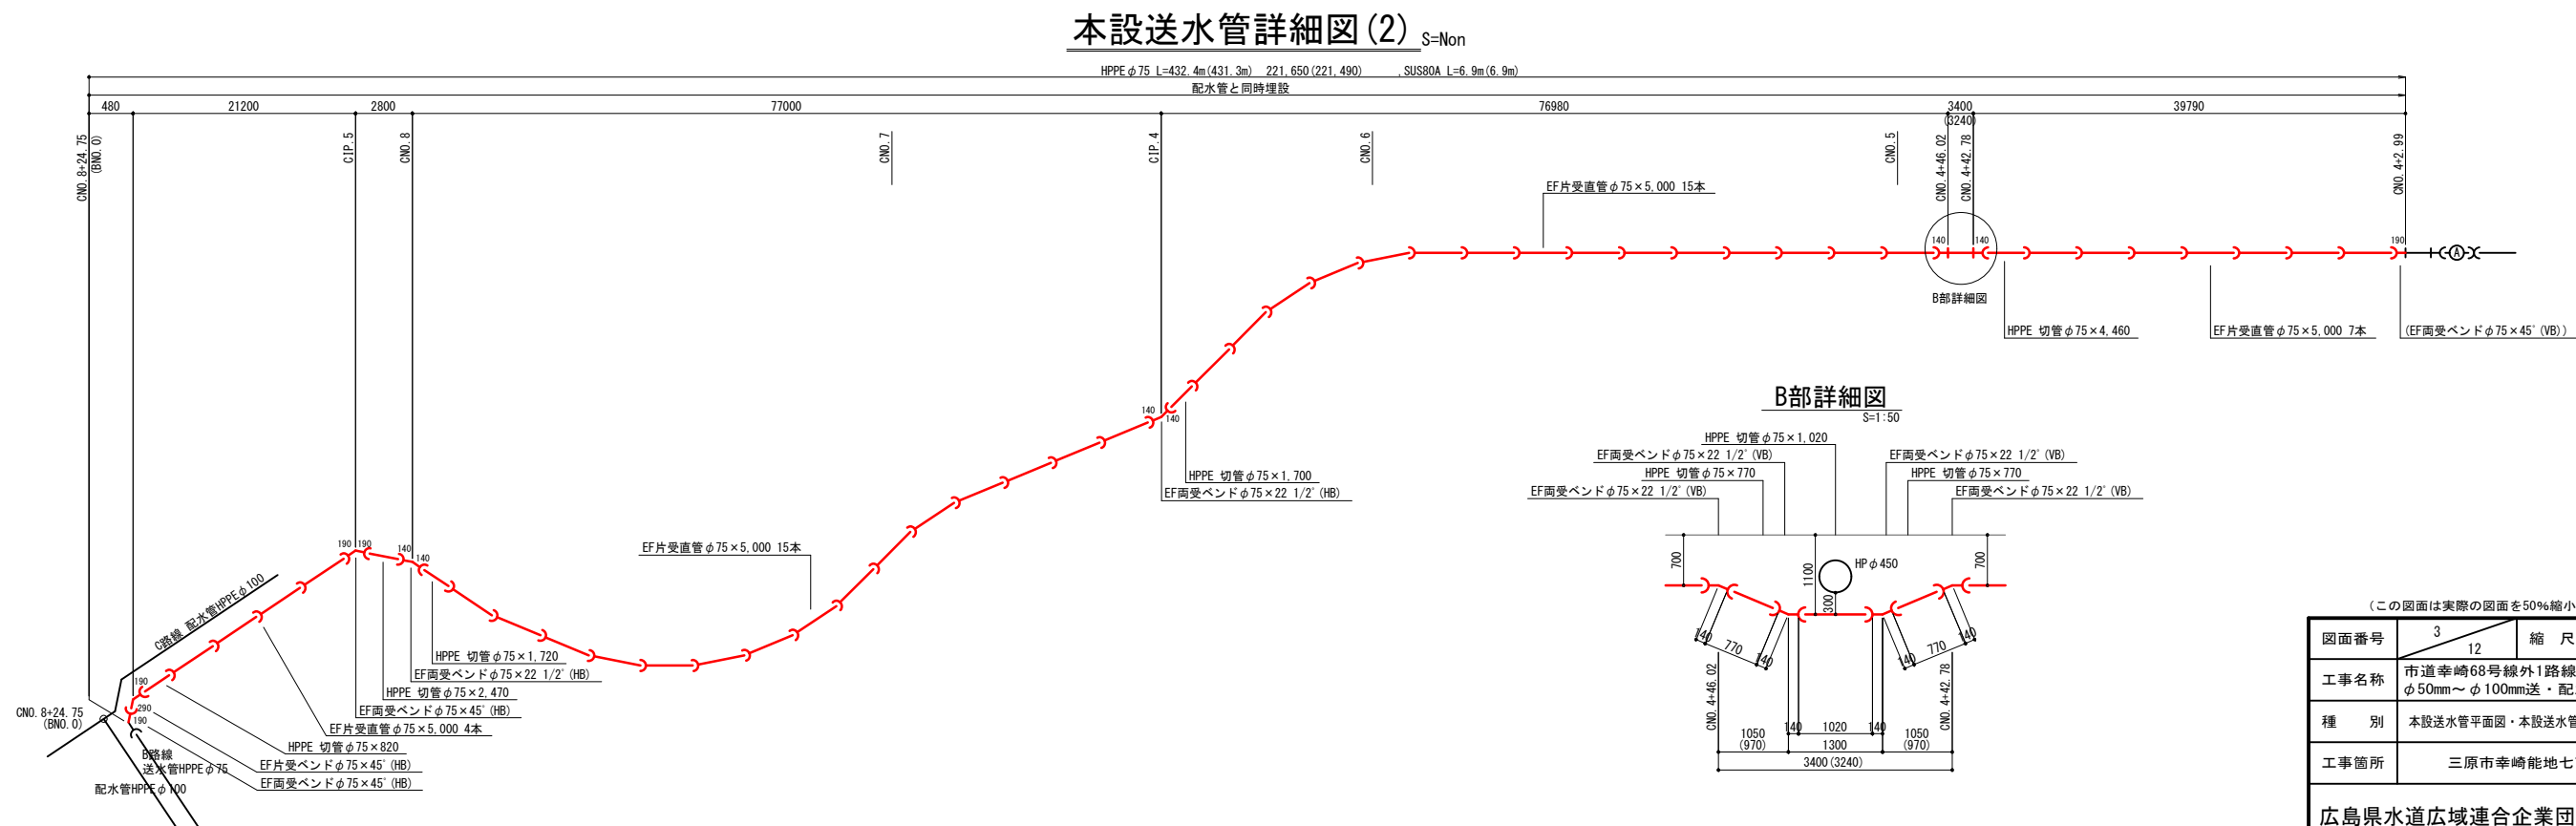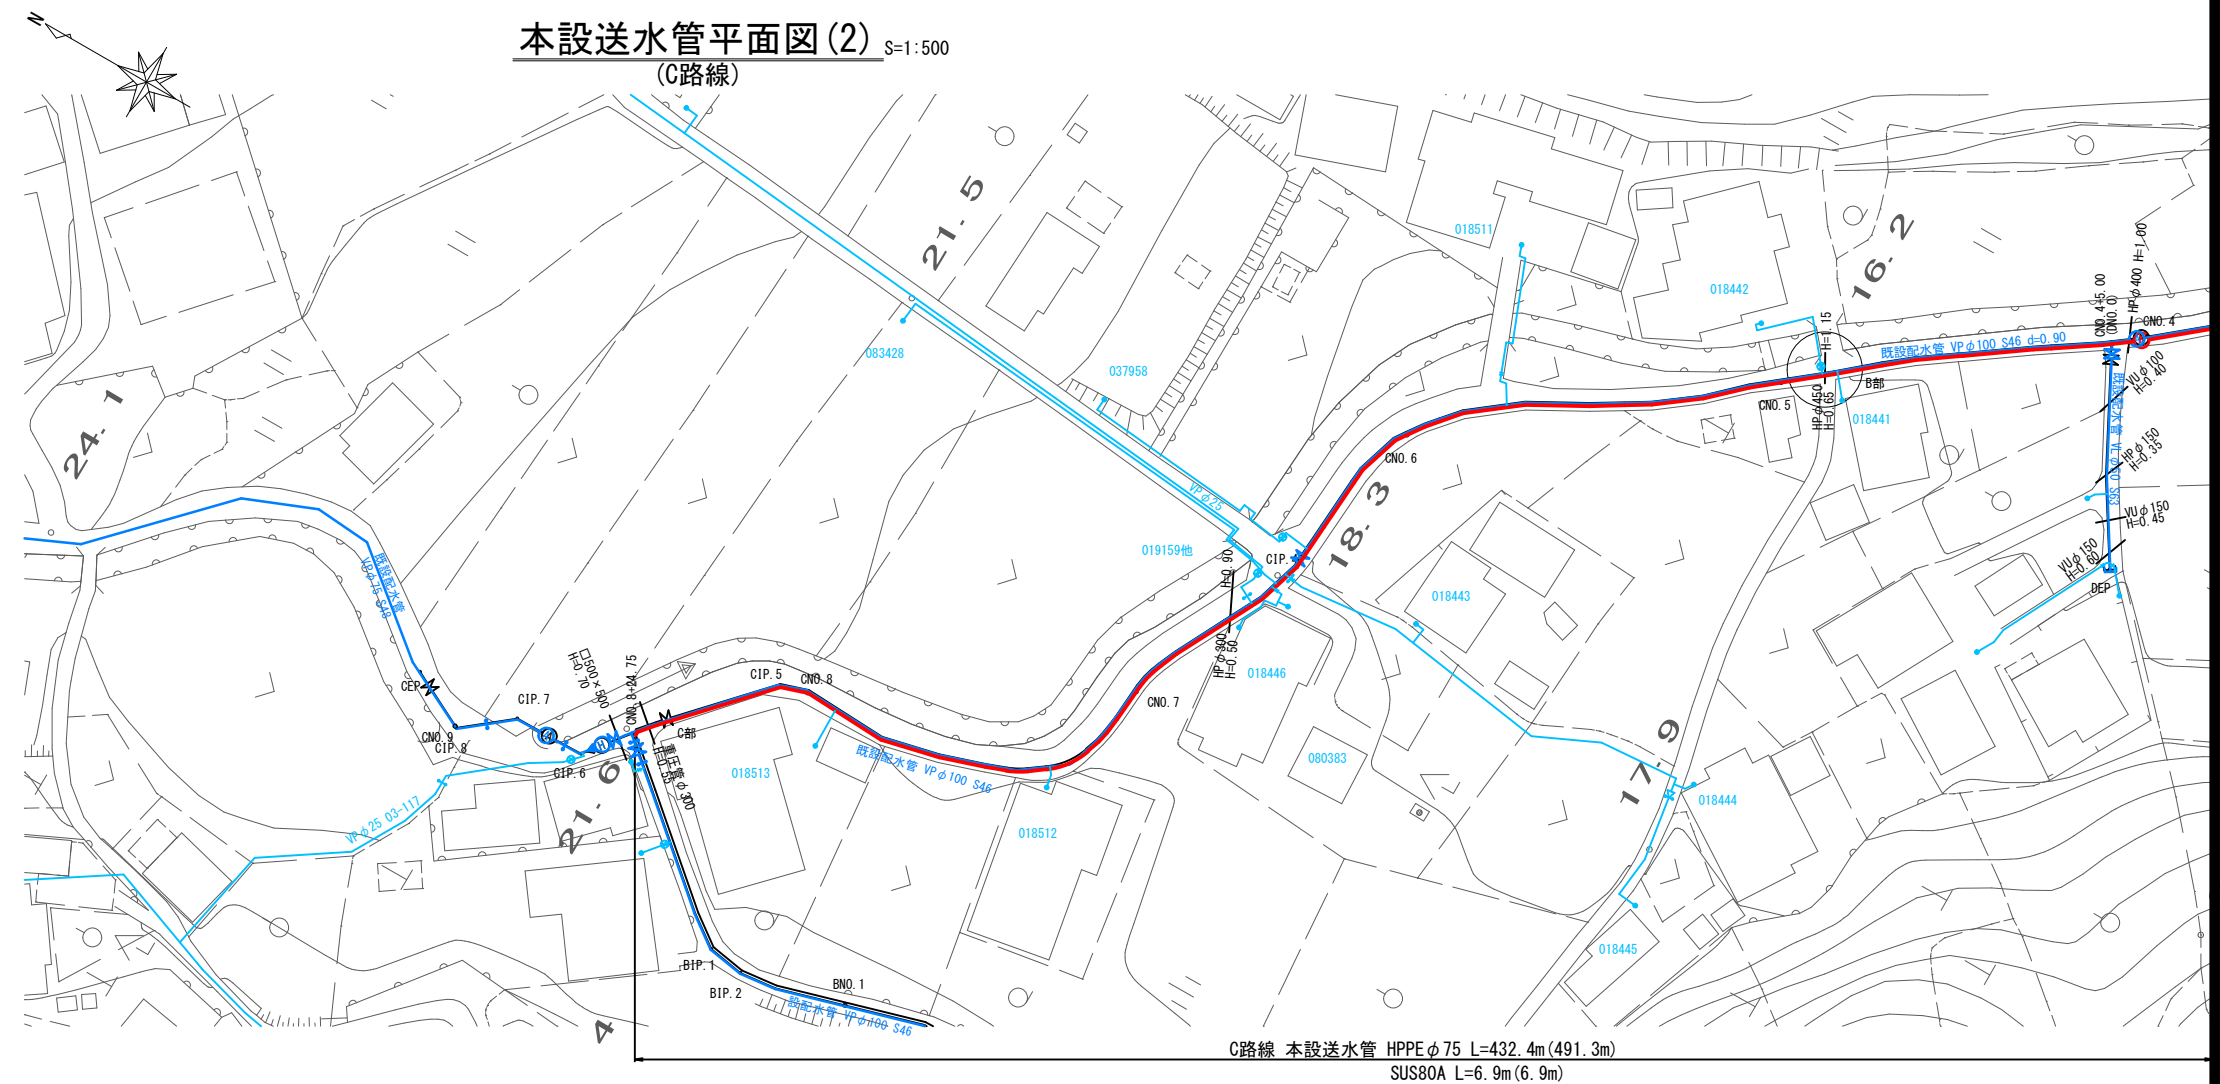

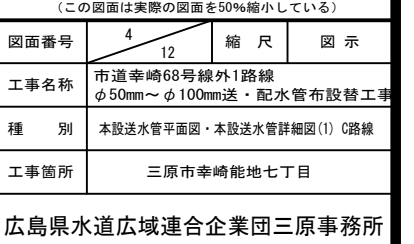


水管橋詳細図
(C路線)


平面図
S=1:100

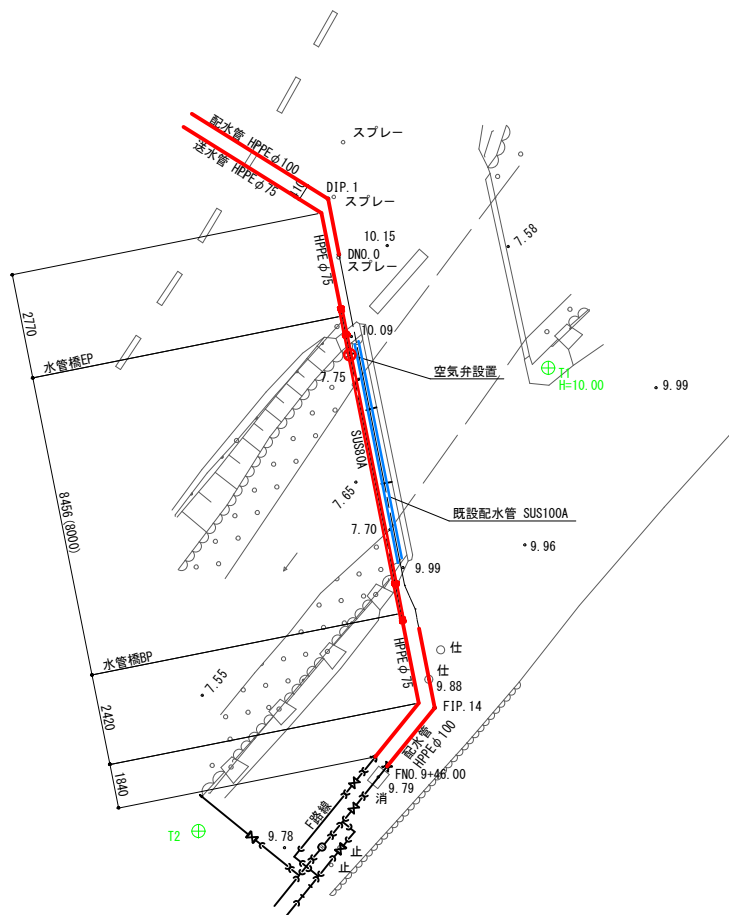


断面図
S=1:20

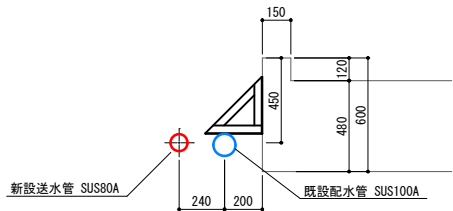

側面図
S=1:50

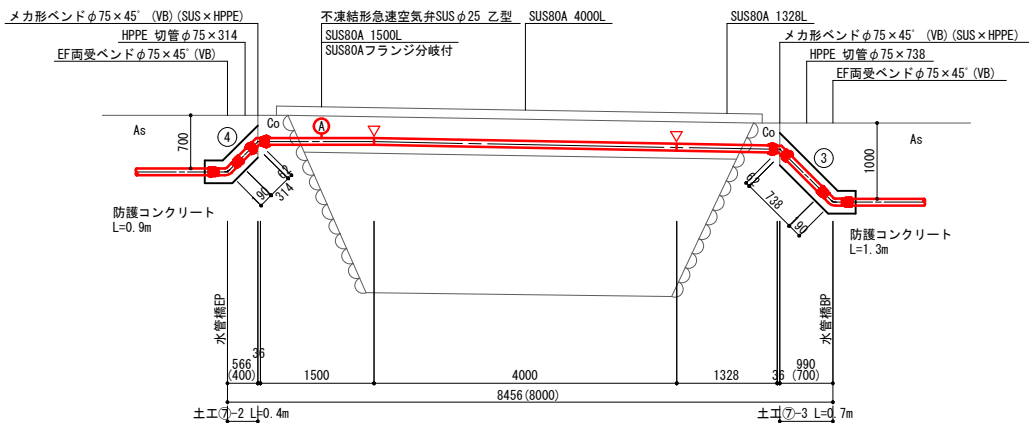


防護コンクリート詳細図
S=1:10

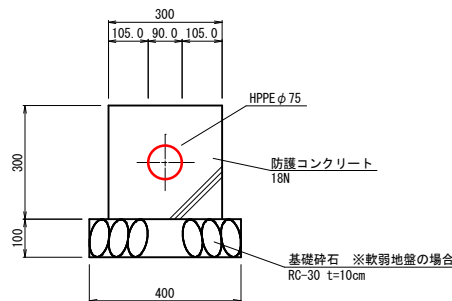


(この図面は実際の図面を50%縮小している)

図面番号	5 12	縮 尺	図 示
工事名称	市道幸崎68号線外1路線 φ50mm～φ100mm送・配水管布設替工事		
種 別	水管橋詳細図		
工事箇所	三原市幸崎能地七丁目		
広島県水道広域連合企業団三原事務所			

本設配水管平面図 S=1:500
(B-2路線)

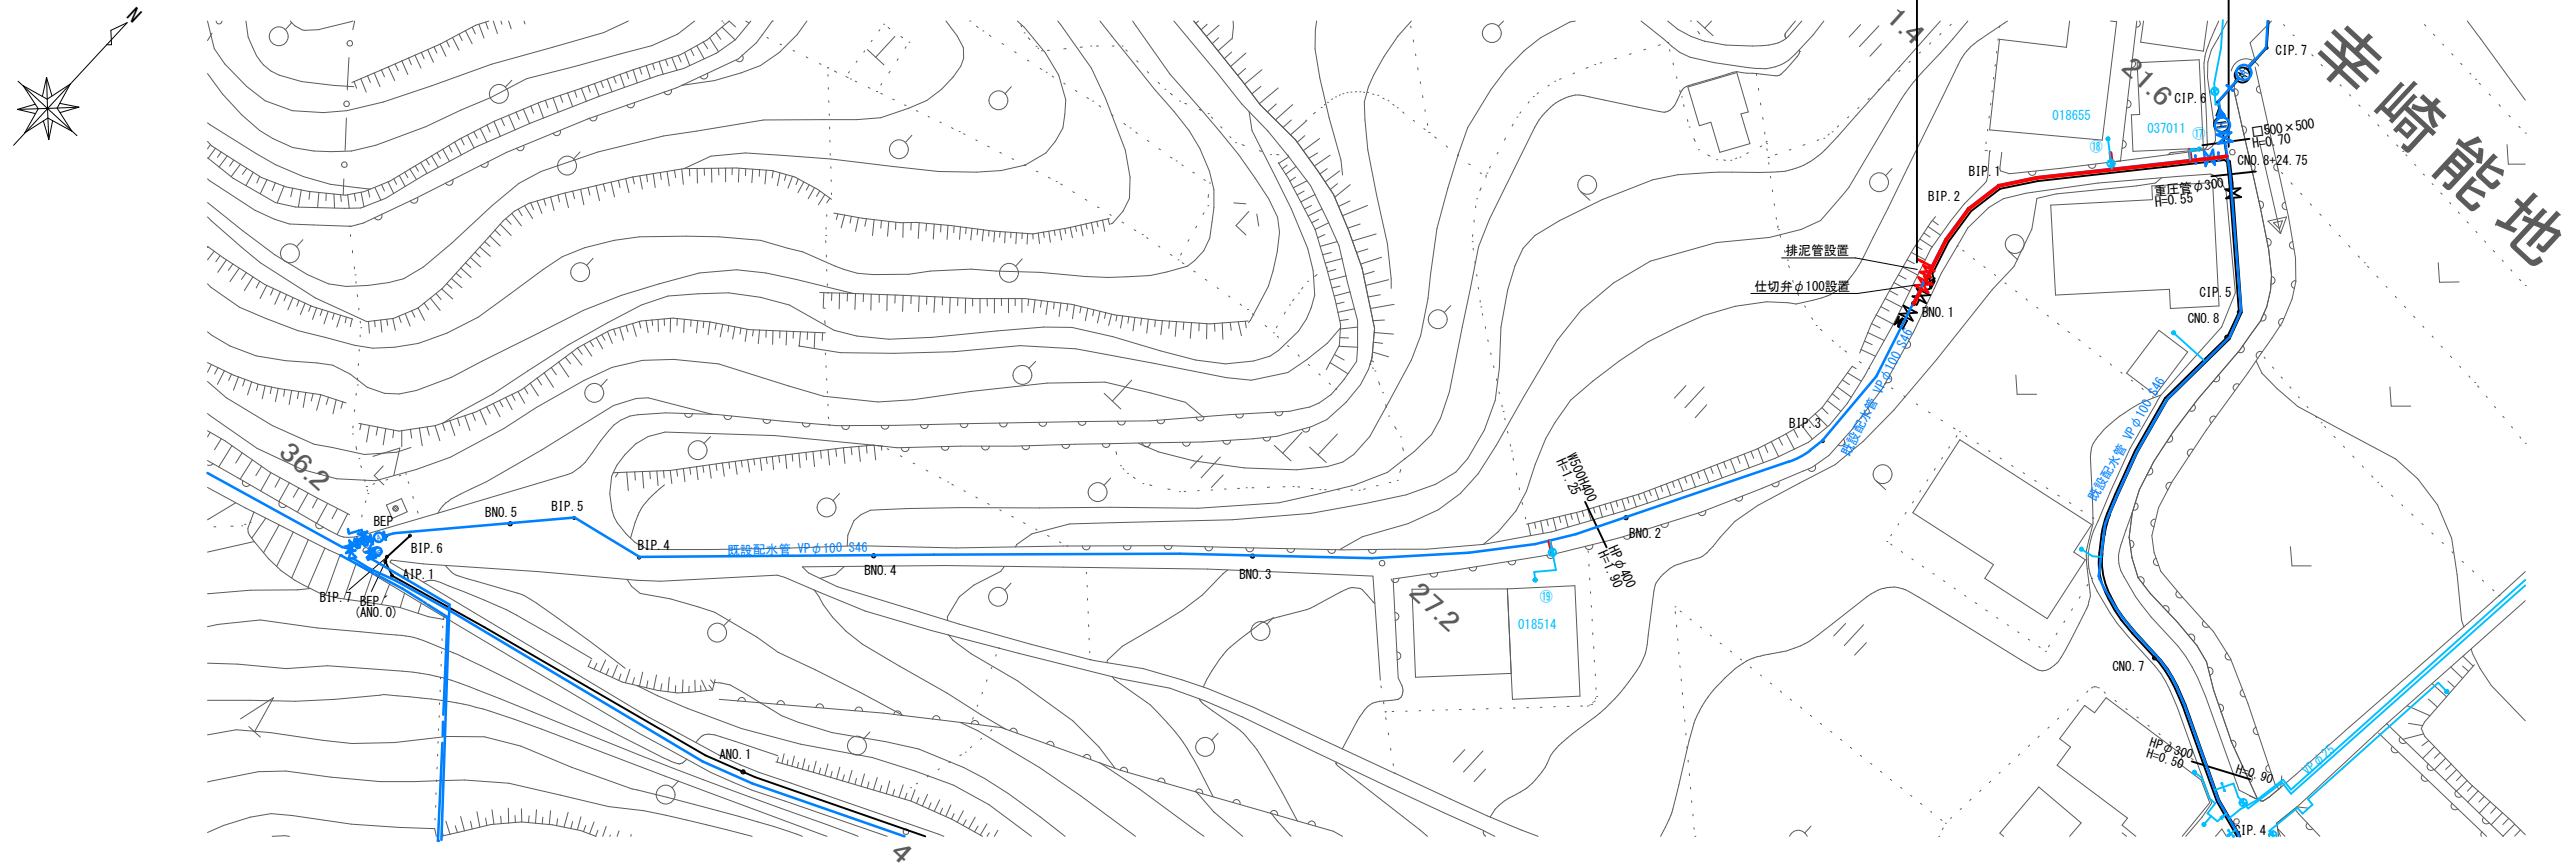


本設配水管詳細図 S=Non

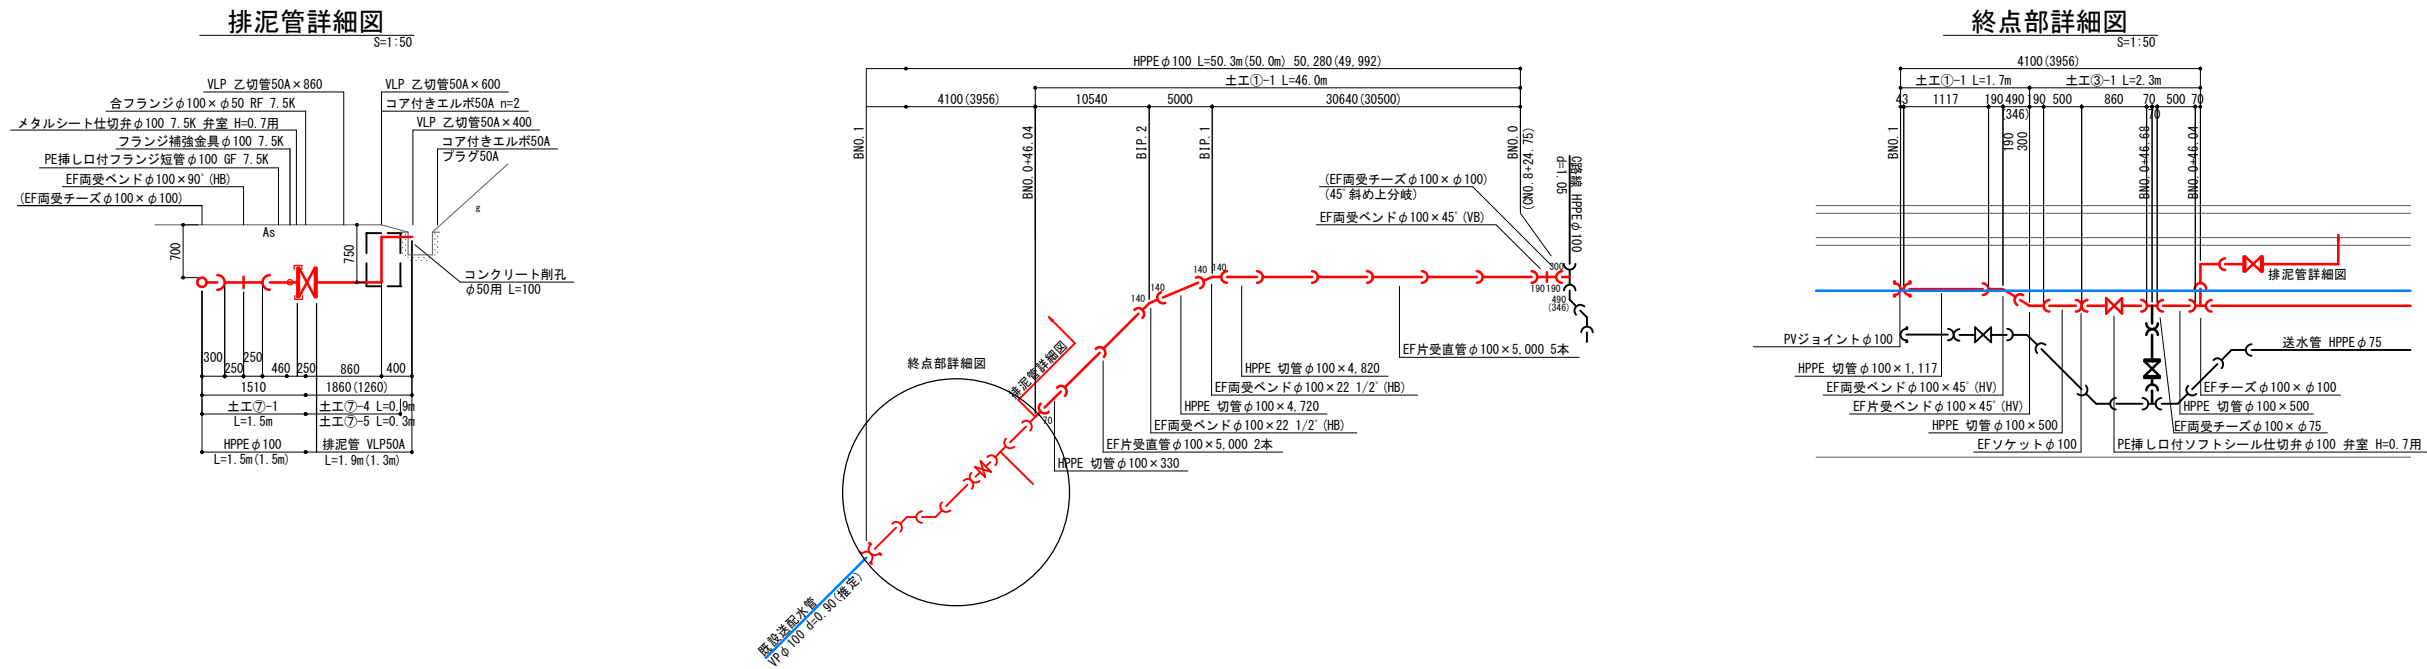


(この図面は実際の図面を50%縮小している)

図面番号	6	縮尺	12	図示
工事名称	市道幸崎68号線外1路線 φ50mm～φ100mm送・配水管布設替工事			
種別	本設配水管平面図・本設配水管詳細図 B-2路線			
工事箇所	三原市幸崎能地七丁目			
広島県水道広域連合企業団 三原事務所				

本設配水管平面図(1) S=1:500
(C路線)

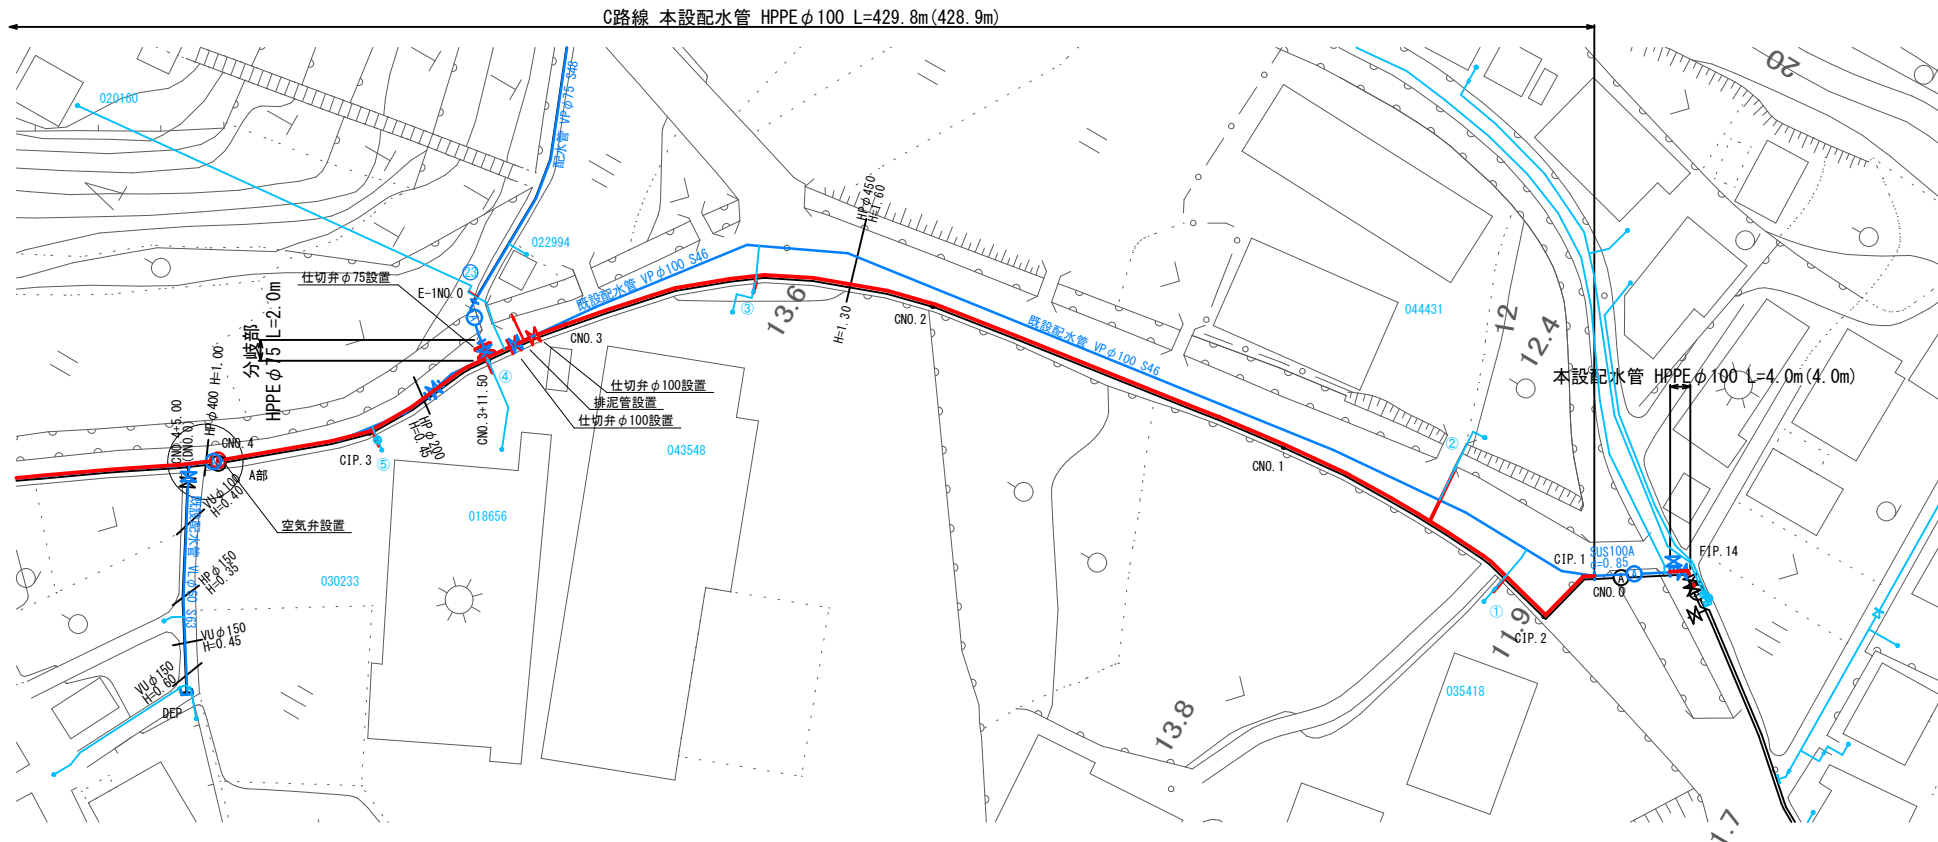

本設配水管詳細図(1) S=Non

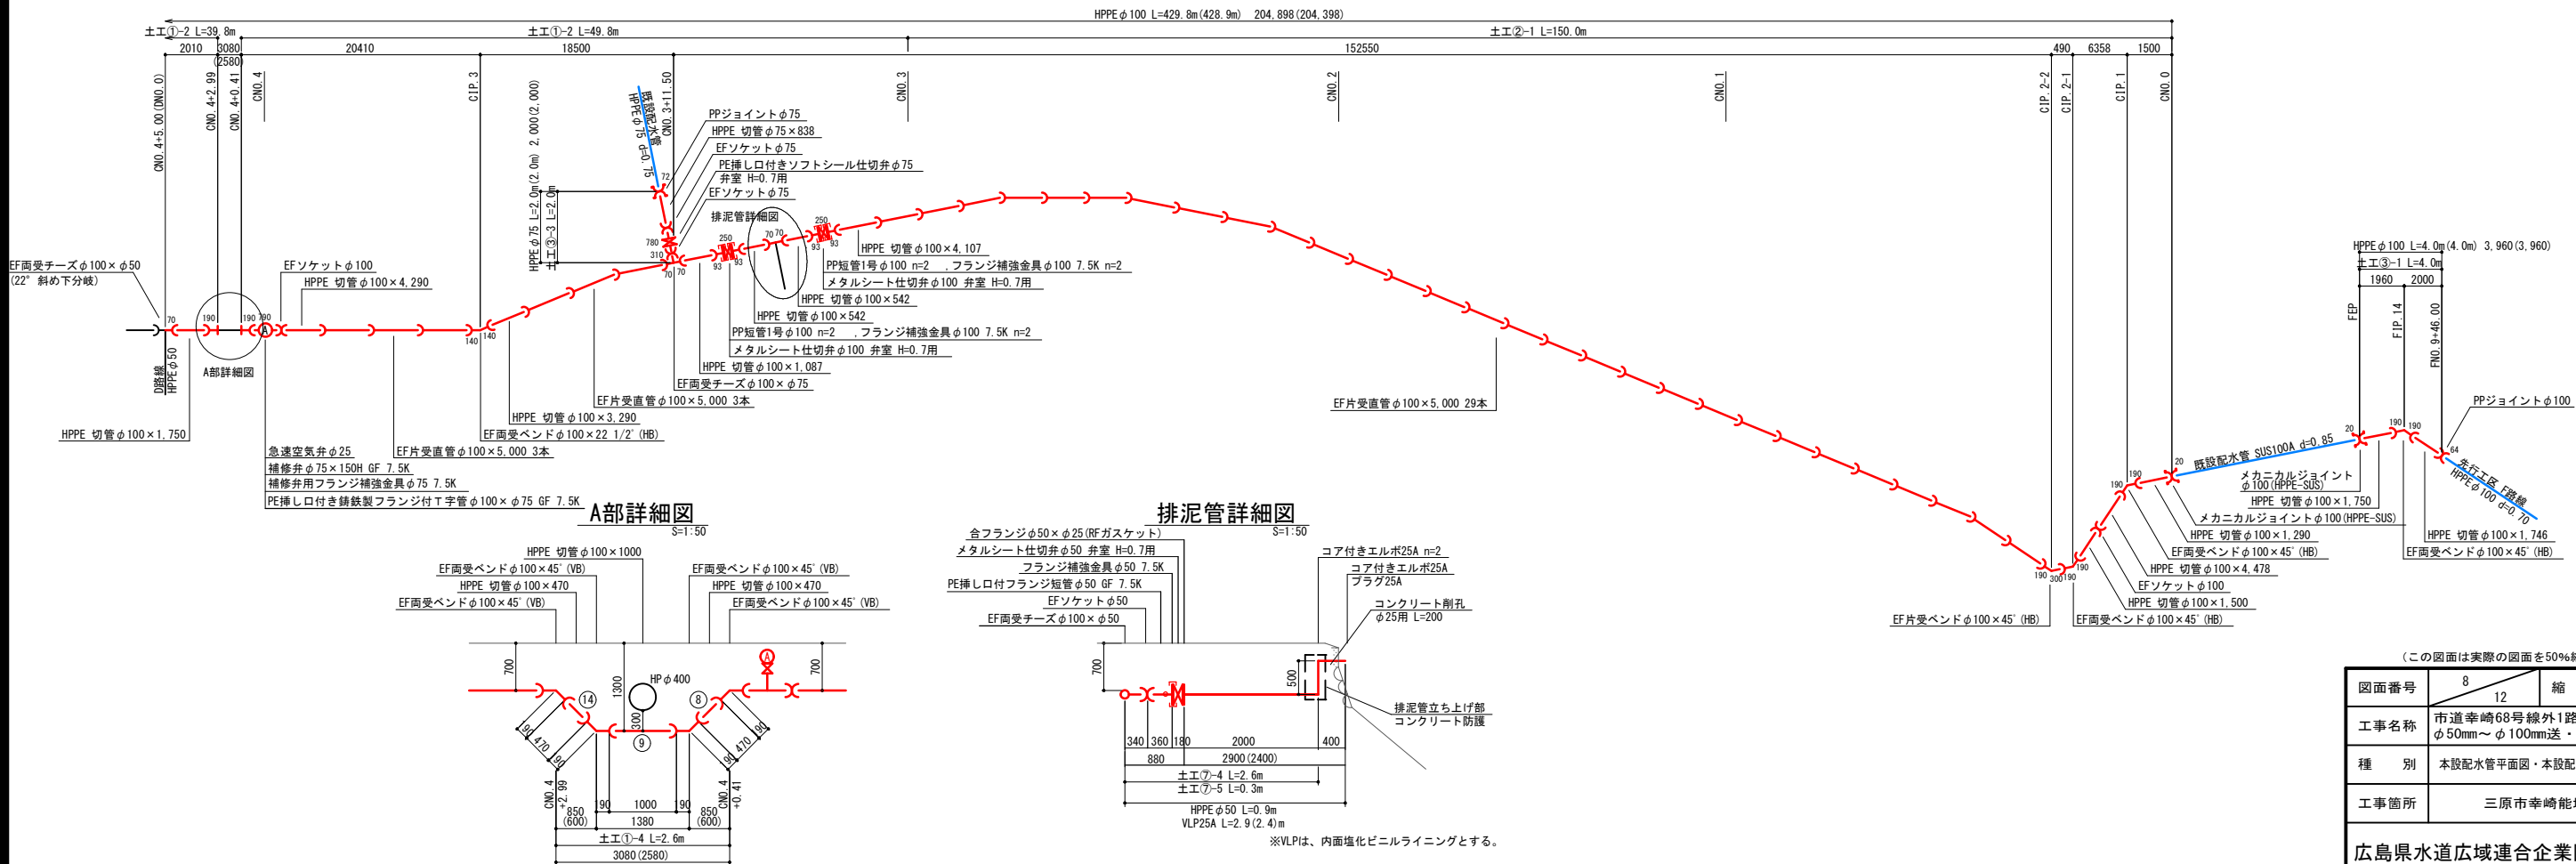


(この図面は実際の図面を50%縮小している)


図面番号	8	12	縮尺	図示
工事名称	市道幸崎68号線外1路線 φ50mm～φ100mm送・配水管布設替工事			
種別	本設配水管平面図・本設配水管詳細図(1) C路線			
工事箇所	三原市幸崎能地七丁目			

広島県水道広域連合企業団三原事務所


本設配水管平面図 S=1:500
(D路線)

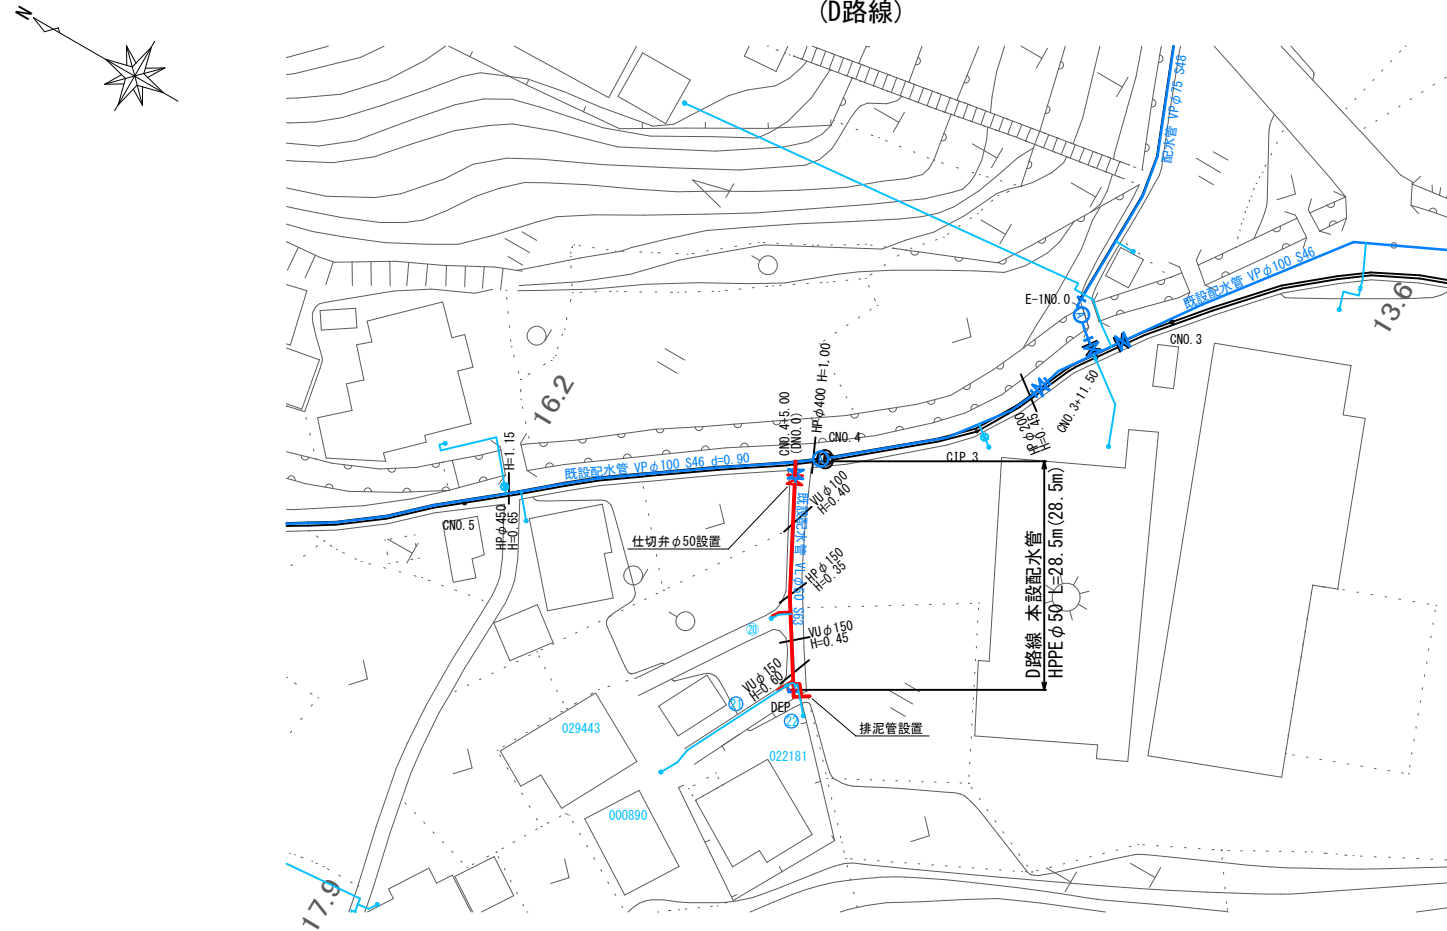

本設配水管詳細図 S=Non

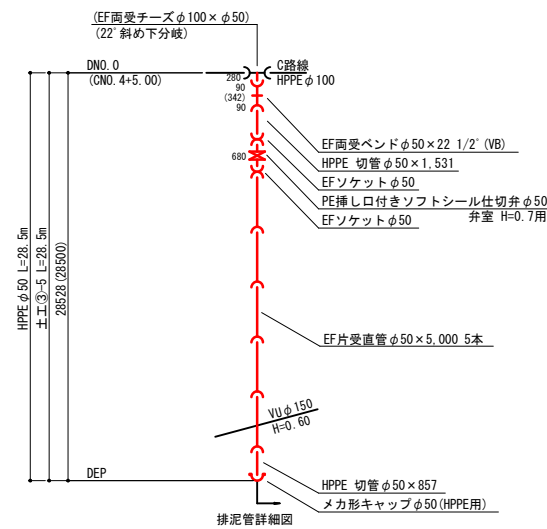

排泥管詳細図 S=1:50

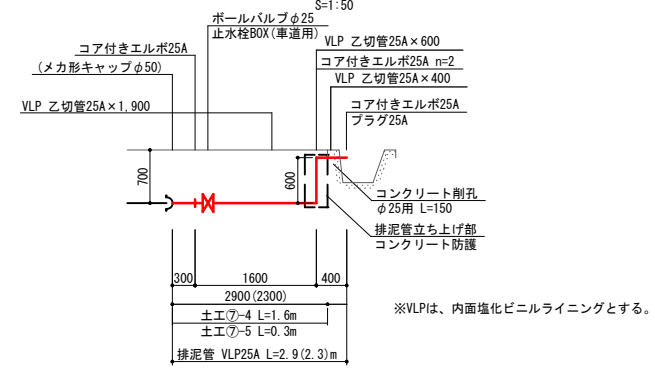

(この図面は実際の図面を50%縮小している)

図面番号	9 / 12		縮 尺	図 示
工事名称	市道幸崎68号線外1路線 φ50mm～φ100mm送・配水管布設替工事			
種 別	本設配水管平面図・本設配水管詳細図 D路線			
工事箇所	三原市幸崎能地七丁目			
広島県水道広域連合企業団三原事務所				


横断面図(1) S=1:100

B路線

No. 0

Gt=


Ft=

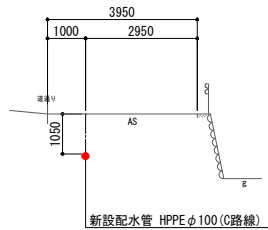

No. 1


Gt=

Ft=

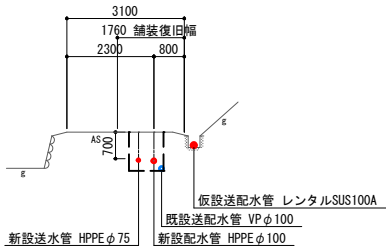

舗装復旧図 S=1:10

市道As舗装(車道部)

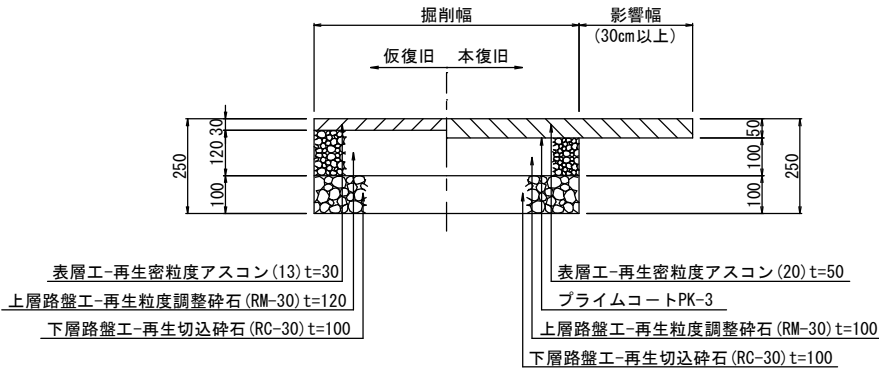

※ 影響幅は0.3m以上とし、掘削断面から絶縁線までの残り幅が1.0m未満の場合は全面復旧とする。
※ 区画線が有る場合については、原形復旧とする。


※仮設送配水管については参考とする
(この図面は実際の図面を50%縮小している)

図面番号	10 12	縮 尺	図 示
工事名称	市道幸崎68号線外1路線 φ50mm～φ100mm送・配水管布設替工事		
種 別	横断面図 (1) ・ 舗装復旧断面図		
工事箇所	三原市幸崎能地七丁目		
広島県水道広域連合企業団三原事務所			


横断面図(2) S=1:100

C路線


No. 0

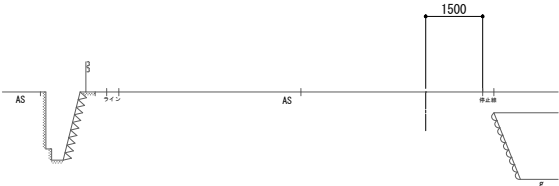


No. 3

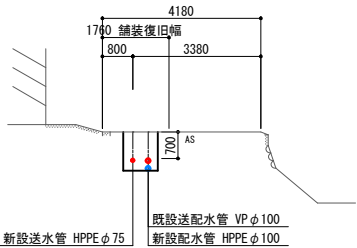


No. 6

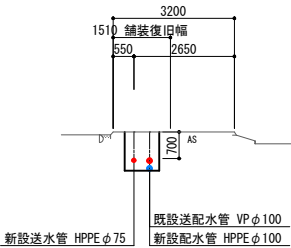


No. 1

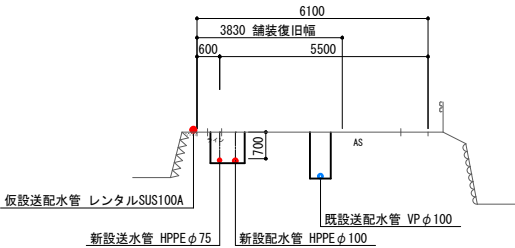


No. 4

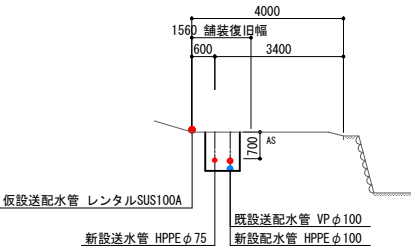


No. 7

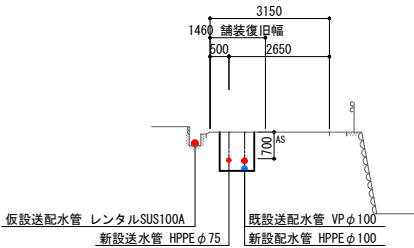


No. 2

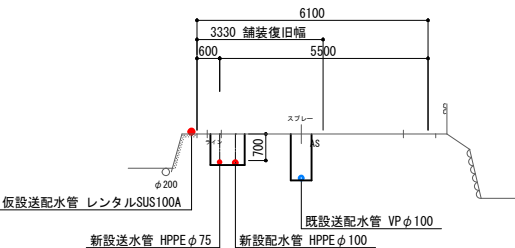

No. 5

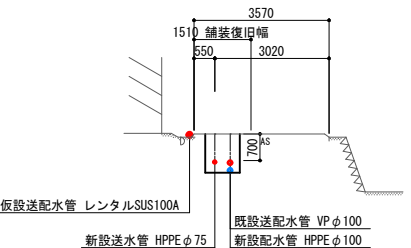

No. 8

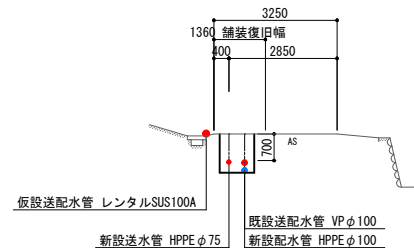


※仮設送配水管については参考とする
(この図面は実際の図面を50%縮小している)


図面番号	11 12	縮 尺	1:100
工事名称	市道幸崎68号線外1路線 φ50mm～φ100mm送・配水管布設替工事		
種 別	横 断 図(2)		
工事箇所	三原市幸崎能地七丁目		
広島県水道広域連合企業団三原事務所			

横断面図(3) S=1:100

No. 9

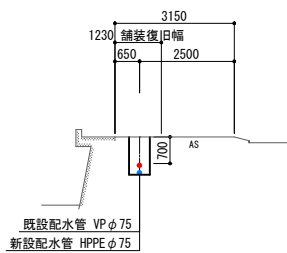

EP

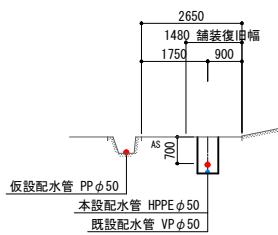


EP




E-1路線

No. 0

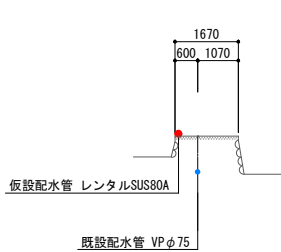

D路線

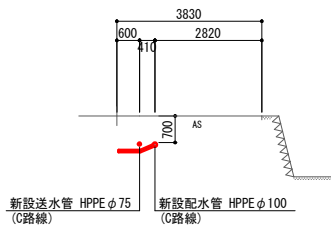

※仮設送配水管については参考とする
(この図面は実際の図面を50%縮小している)

図面番号	12 12	縮 尺	1:100
工事名称	市道幸崎68号線外1路線 φ50mm～φ100mm送・配水管布設替工事		
種 別	横 断 図 (3)		
工事箇所	三原市幸崎能地七丁目		
広島県水道広域連合企業団三原事務所			