


位置図

S=1:2500

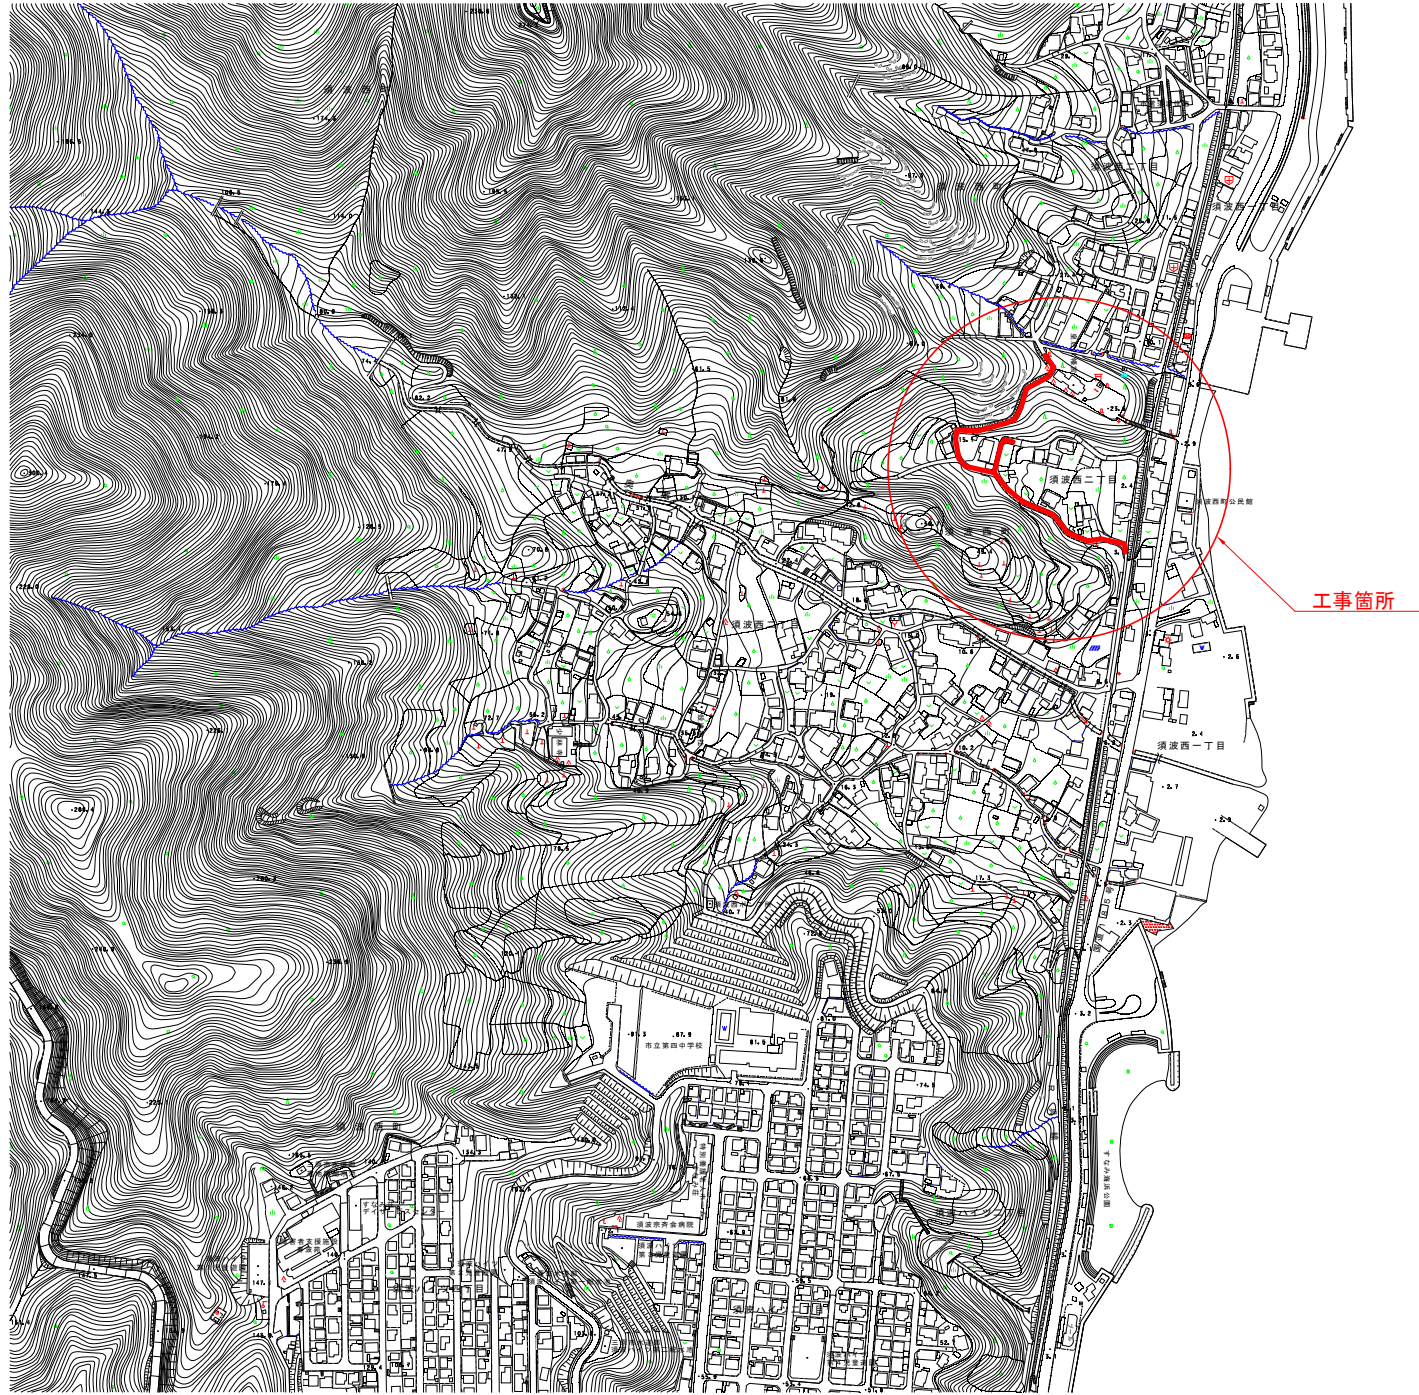


工事箇所

図面番号	1 9	縮 尺	1 : 2500
工事名称	市道須波西1号線外1路線 φ50mm～φ350mm送・配水管布設替工事		
種 別	位 置 図		
工事箇所	三原市須波西二丁目		
広島県水道広域連合企業団 三原事務所			


「この図面は、実際の図面を50%に縮小している。」

 $S=1/500$ 











φ350 配管詳細図-1/2

Noscale

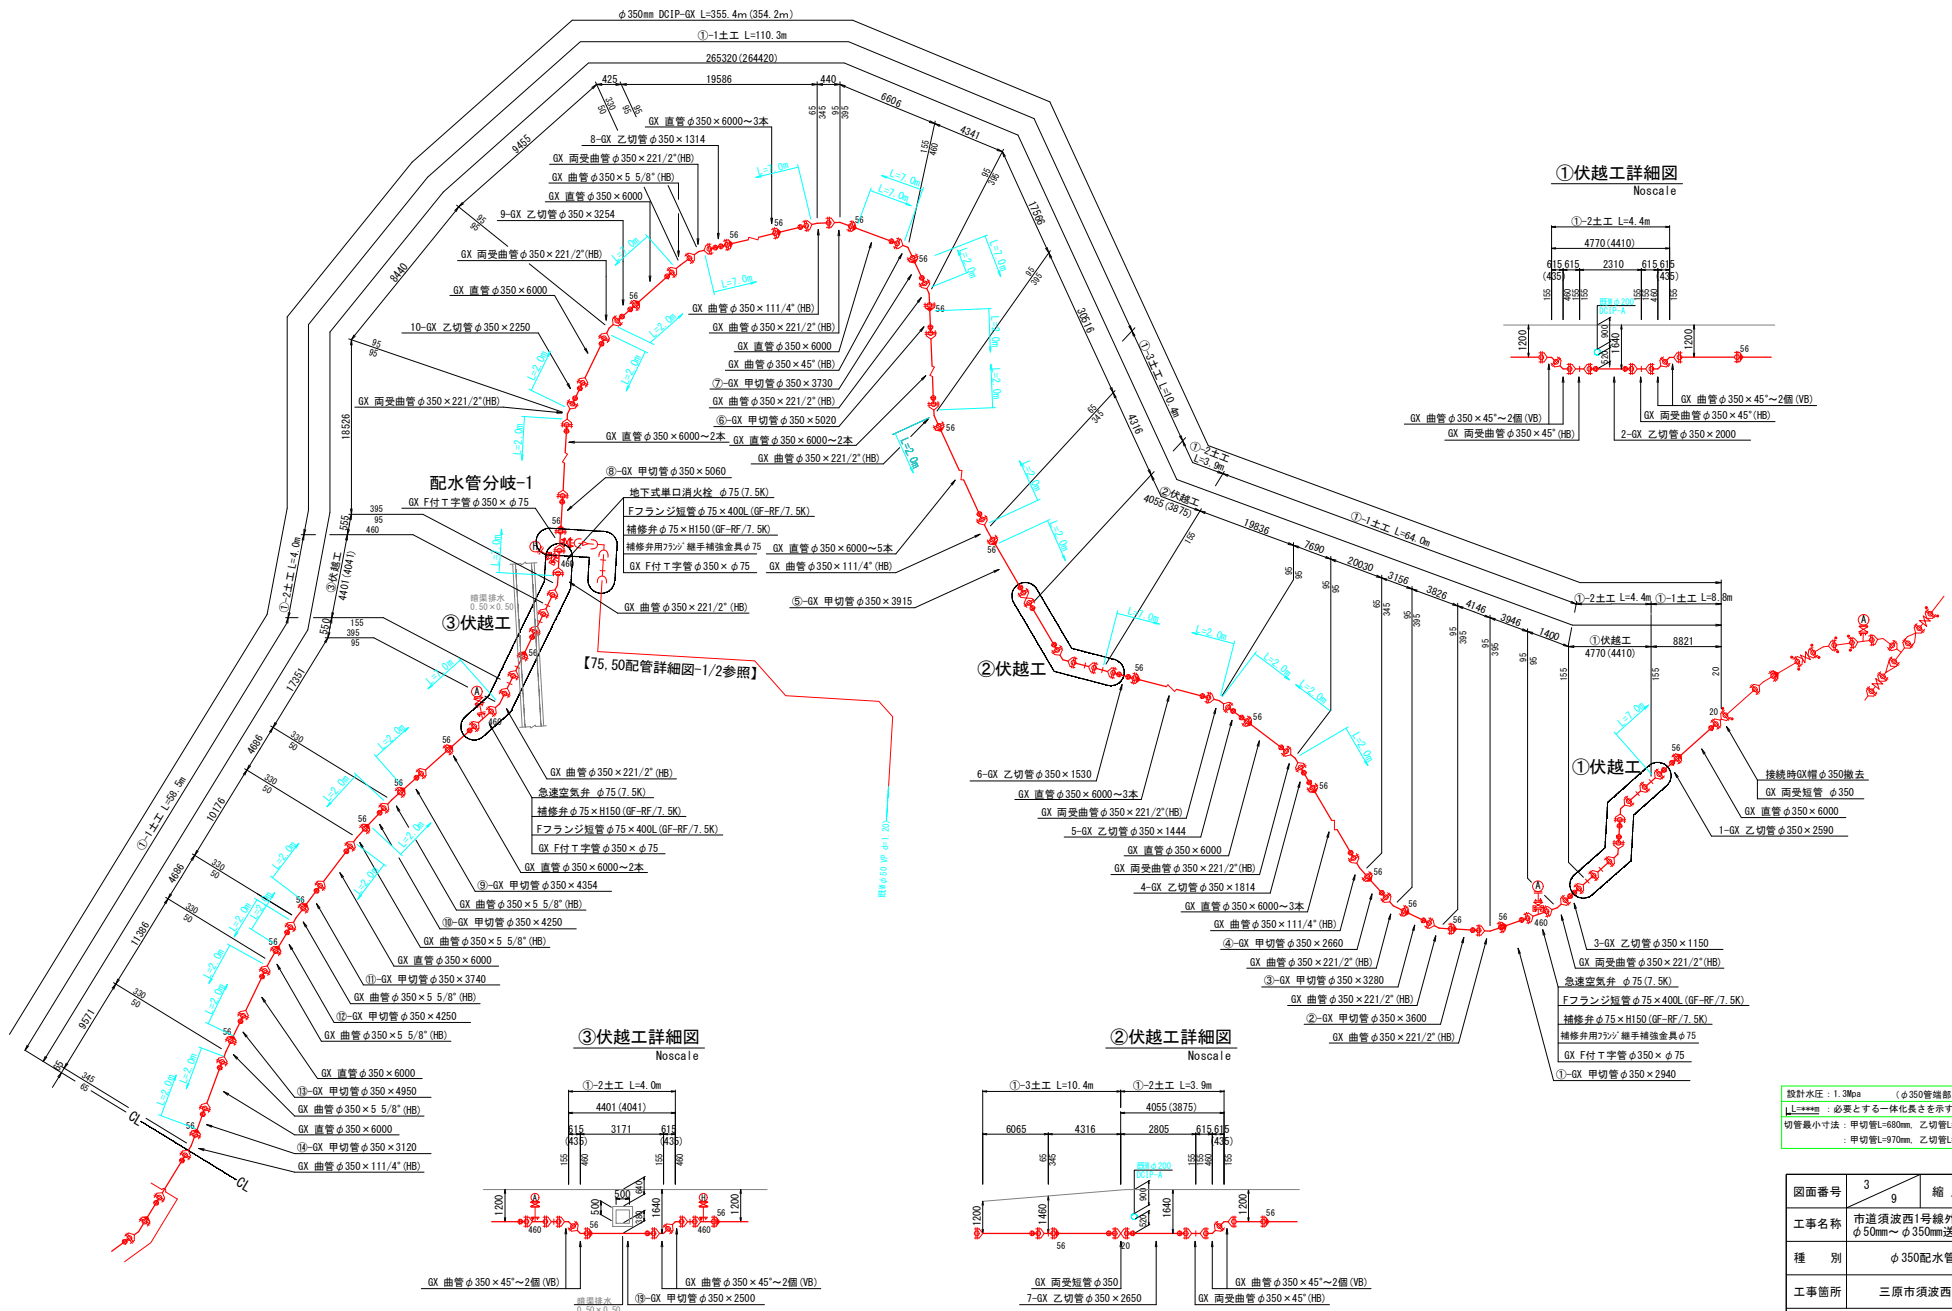


設計水圧: 1.2MPa (φ350管補強、仕切弁部 L=22.9m)
L=***m: 必要とする一体化長さを示す。
切管最小寸法: 甲切管L=600mm、乙切管L=770mm (DIP-GX形φ200mm)
; 甲切管L=970mm、乙切管L=1010mm ①IP-GX形φ350mm

図面番号	3 9	縮尺	図示
工事名称	市道須波西1号線外1路線 φ50mm～φ350mm送・配水管布設工事		
種 別	φ350配水管詳細図-1/2		
工事箇所	三原市須波西二丁目		
広島県水道広域連合企業団 三原事務所			

 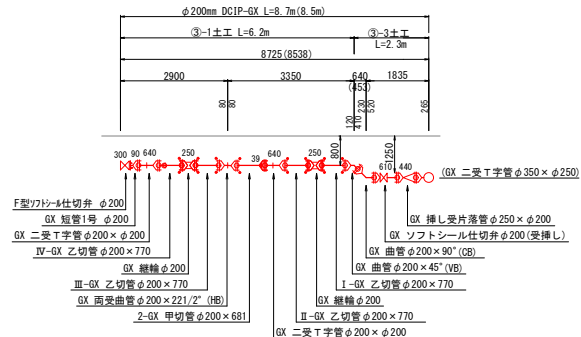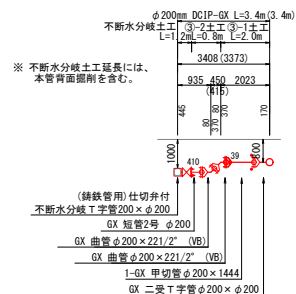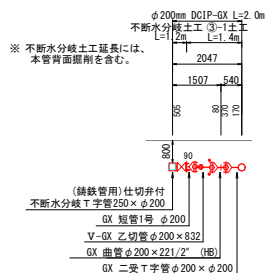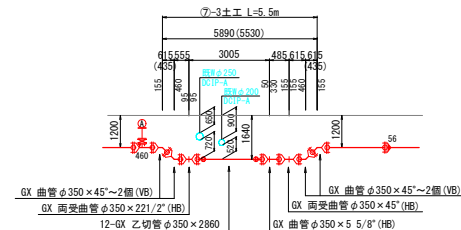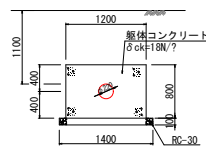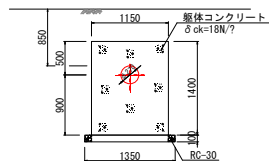 

図面番号	4 9	縮 尺	図 示
工事名称	市道須波西1号線外1路線 φ50mm～φ350mm送・配水管布設工事		
種 別	φ350配水管詳細図-2/2		
工事箇所	三原市須波西2丁目		
広島県水道広域連合企業団 三原事務所			

 


φ50 配管詳細図

Noscale

②排水管部詳細図


Noscale

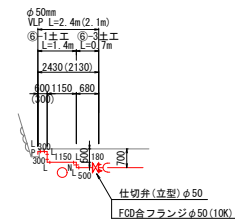

L: 塩化ビニルライニングエルボ
N: 塩化ビニルライニングニップル
P: 塩化ビニルライニングフラグ




③伏越工詳細図

Noscale

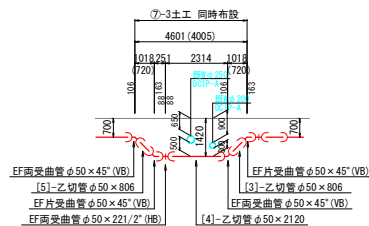


配水管分岐-2詳細図

Noscale

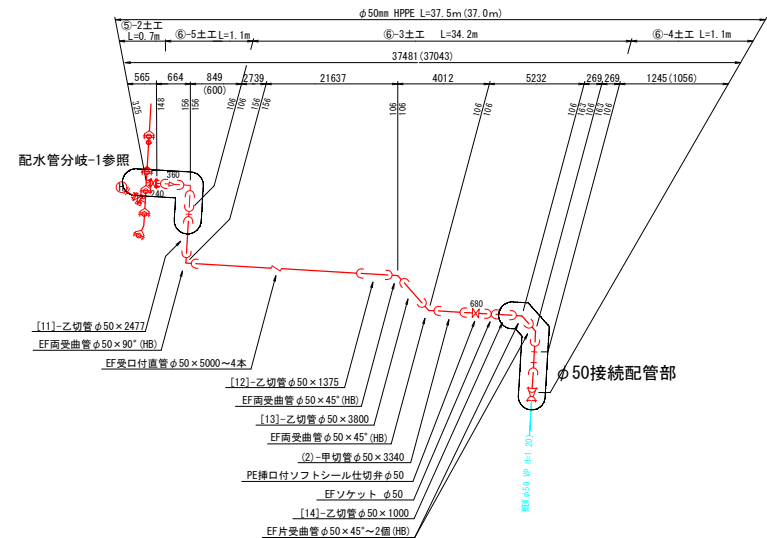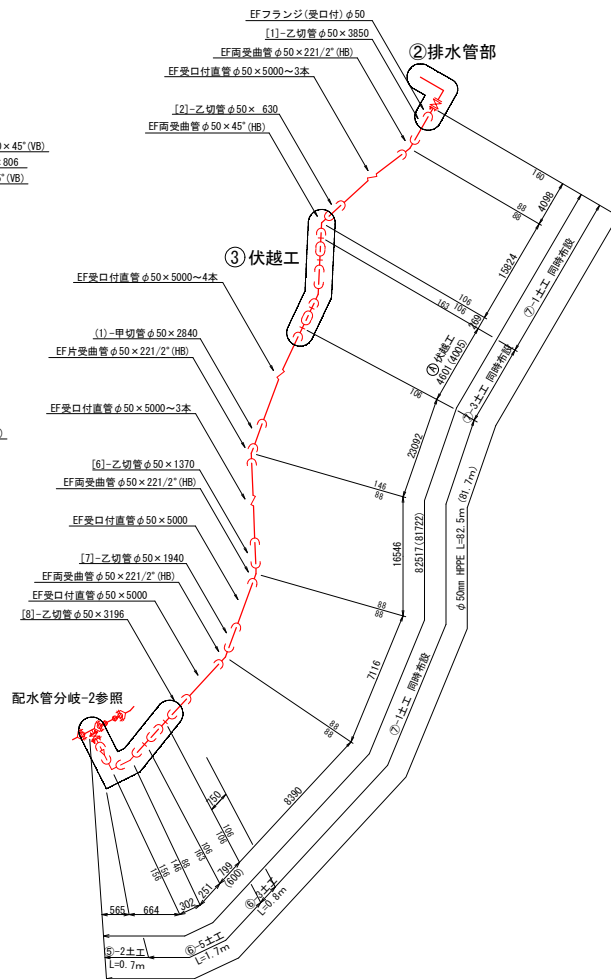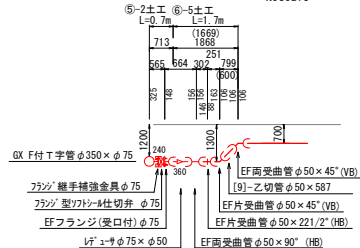


配水管分岐-1詳細図

Noscale

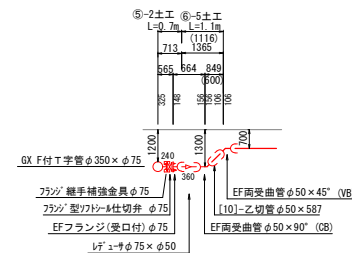

φ50接続配管部詳細図

Noscale

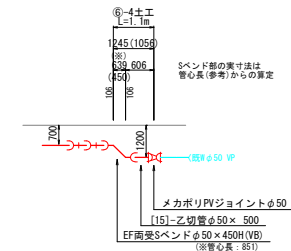

設計水圧: 1.3Mpa
L=***: 必要とする一体化長さを示す。
切管最小寸法 : 片受口L=350mm、直管のみL=250mm (HPPE φ50mm)
: 片受口L=350mm、直管のみL=250mm (HPPE φ75mm)


図面番号	5 9	縮尺	図示
工事名称	市道須波西1号線外1路線 φ50mm～φ350mm送・配水管布設替工事		
種別	φ50配水管詳細図		
工事箇所	三原市須波西二丁目		
広島県水道広域連合企業団 三原事務所			

「この図面は、実際の図面を50%に縮小している。」


横断面図

S=1 : 100


8

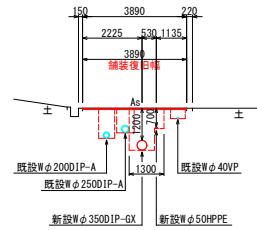


11

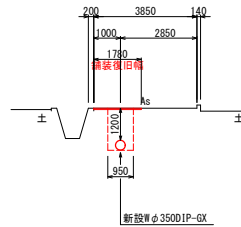


14

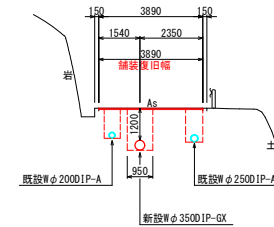


9

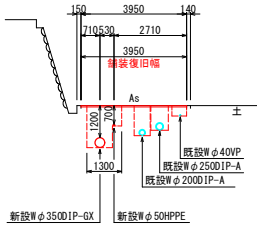


12

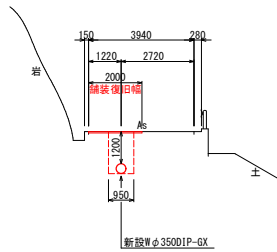


15

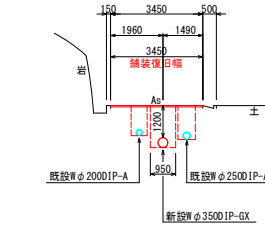


10

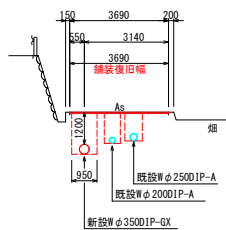

13

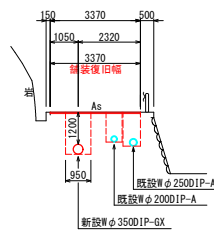

16

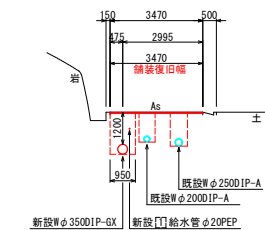

図面番号	6 9	縮尺	1:100
工事名称	市道須波西1号線外1路線 φ50mm～φ350mm送・配水管布設替工事		
種 別	横 断 面 図		
工事箇所	三原市須波西二丁目		
三 原 市 水 道 部			


「この図面は、実際の図面を50%に縮小している。」

IP. 45~No. 4



図面番号	7 9	縮尺	1:100, 1:500
工事名称	市道須波西1号線外1路線 φ50mm~φ350mm送・配水管布設替工事		
種 別	送水管φ350縦断面		
工事箇所	三原市須波西二丁目		
三原市水道部			


送水管φ350縦断面図(2/2) S=1:500
No. 4~No. 0

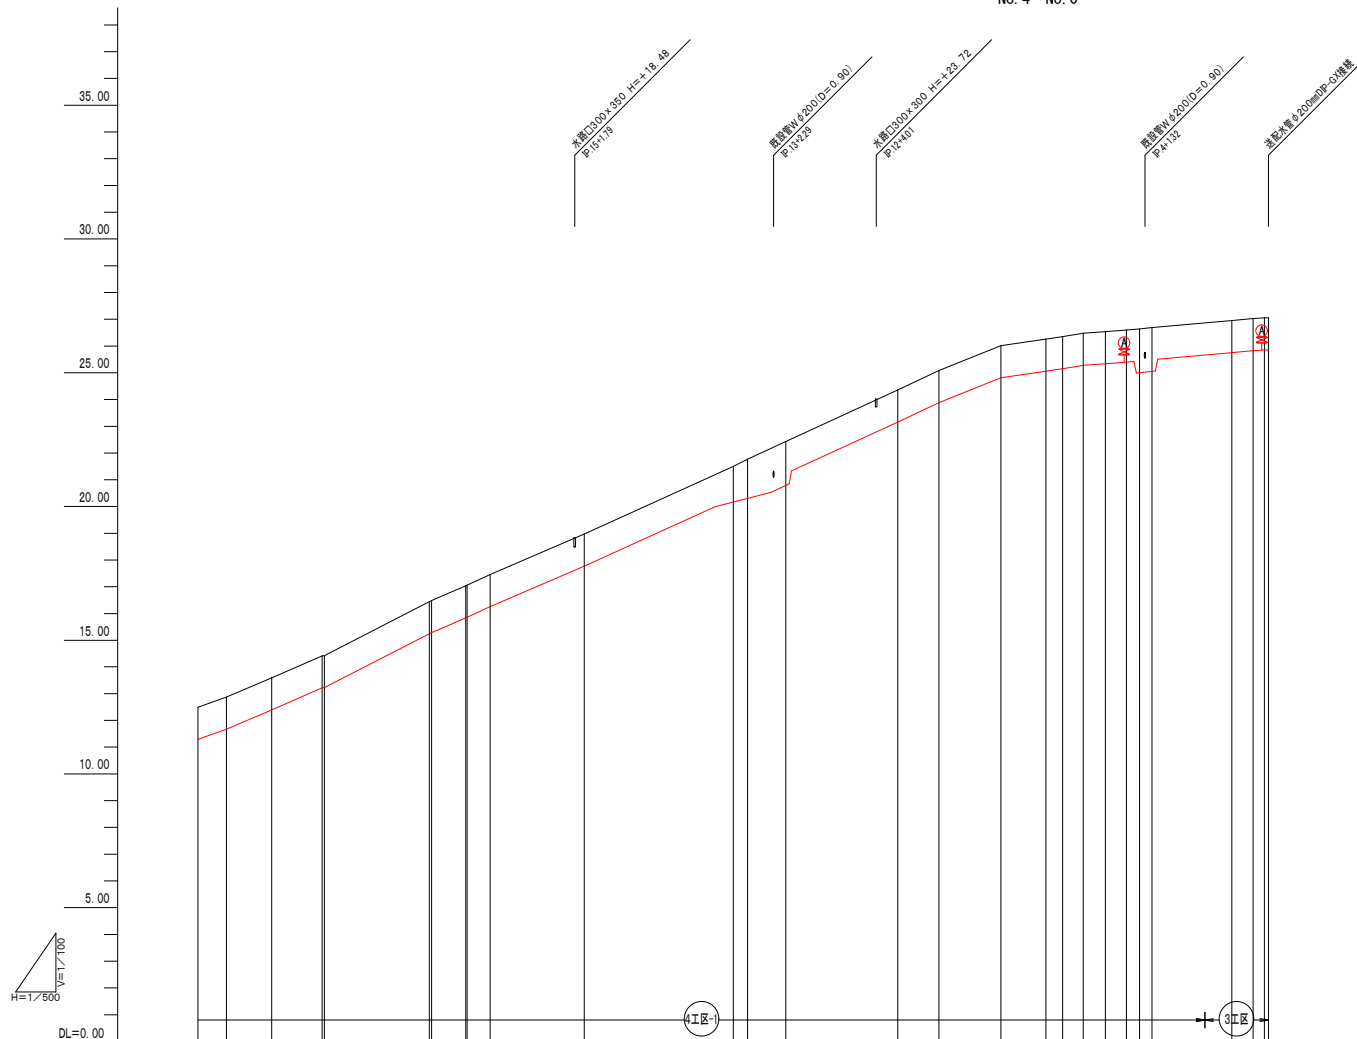

管径延長	φ350mm DIP-GX L=355.4m(354.2m)									
土被	1.20	1.20	1.20	1.20	1.20	1.20	1.20	1.20	1.20	1.20
管天高	11.29	11.67	12.39	13.23	15.25	15.84	16.26	17.77	20.31	24.81
地盤高	12.49	12.87	13.59	14.43	16.45	17.04	17.46	18.97	20.31	25.01
追加距離	200.000	194.703	186.553	176.583	156.327	150.000	145.410	127.844	87.528	41.581
区間距離	8.297	8.440	8.455	0.455	0.440	0.249	20.896	7.690	1.611	3.156
測点	No. 4	P 23	P 22	P 21	P 19	No. 3	P 17	P 16	P 15	No. 1

図面番号	8 g	縮尺	1:100, 1:500
工事名称	市道須波西1号線外1路線 φ50mm~φ350mm送・配水管布設替工事		
種 別	送水管φ350縦断面図		
工事箇所	三原市須波西二丁目		
三原市水道部			

舗装復旧平面図 S=1/500

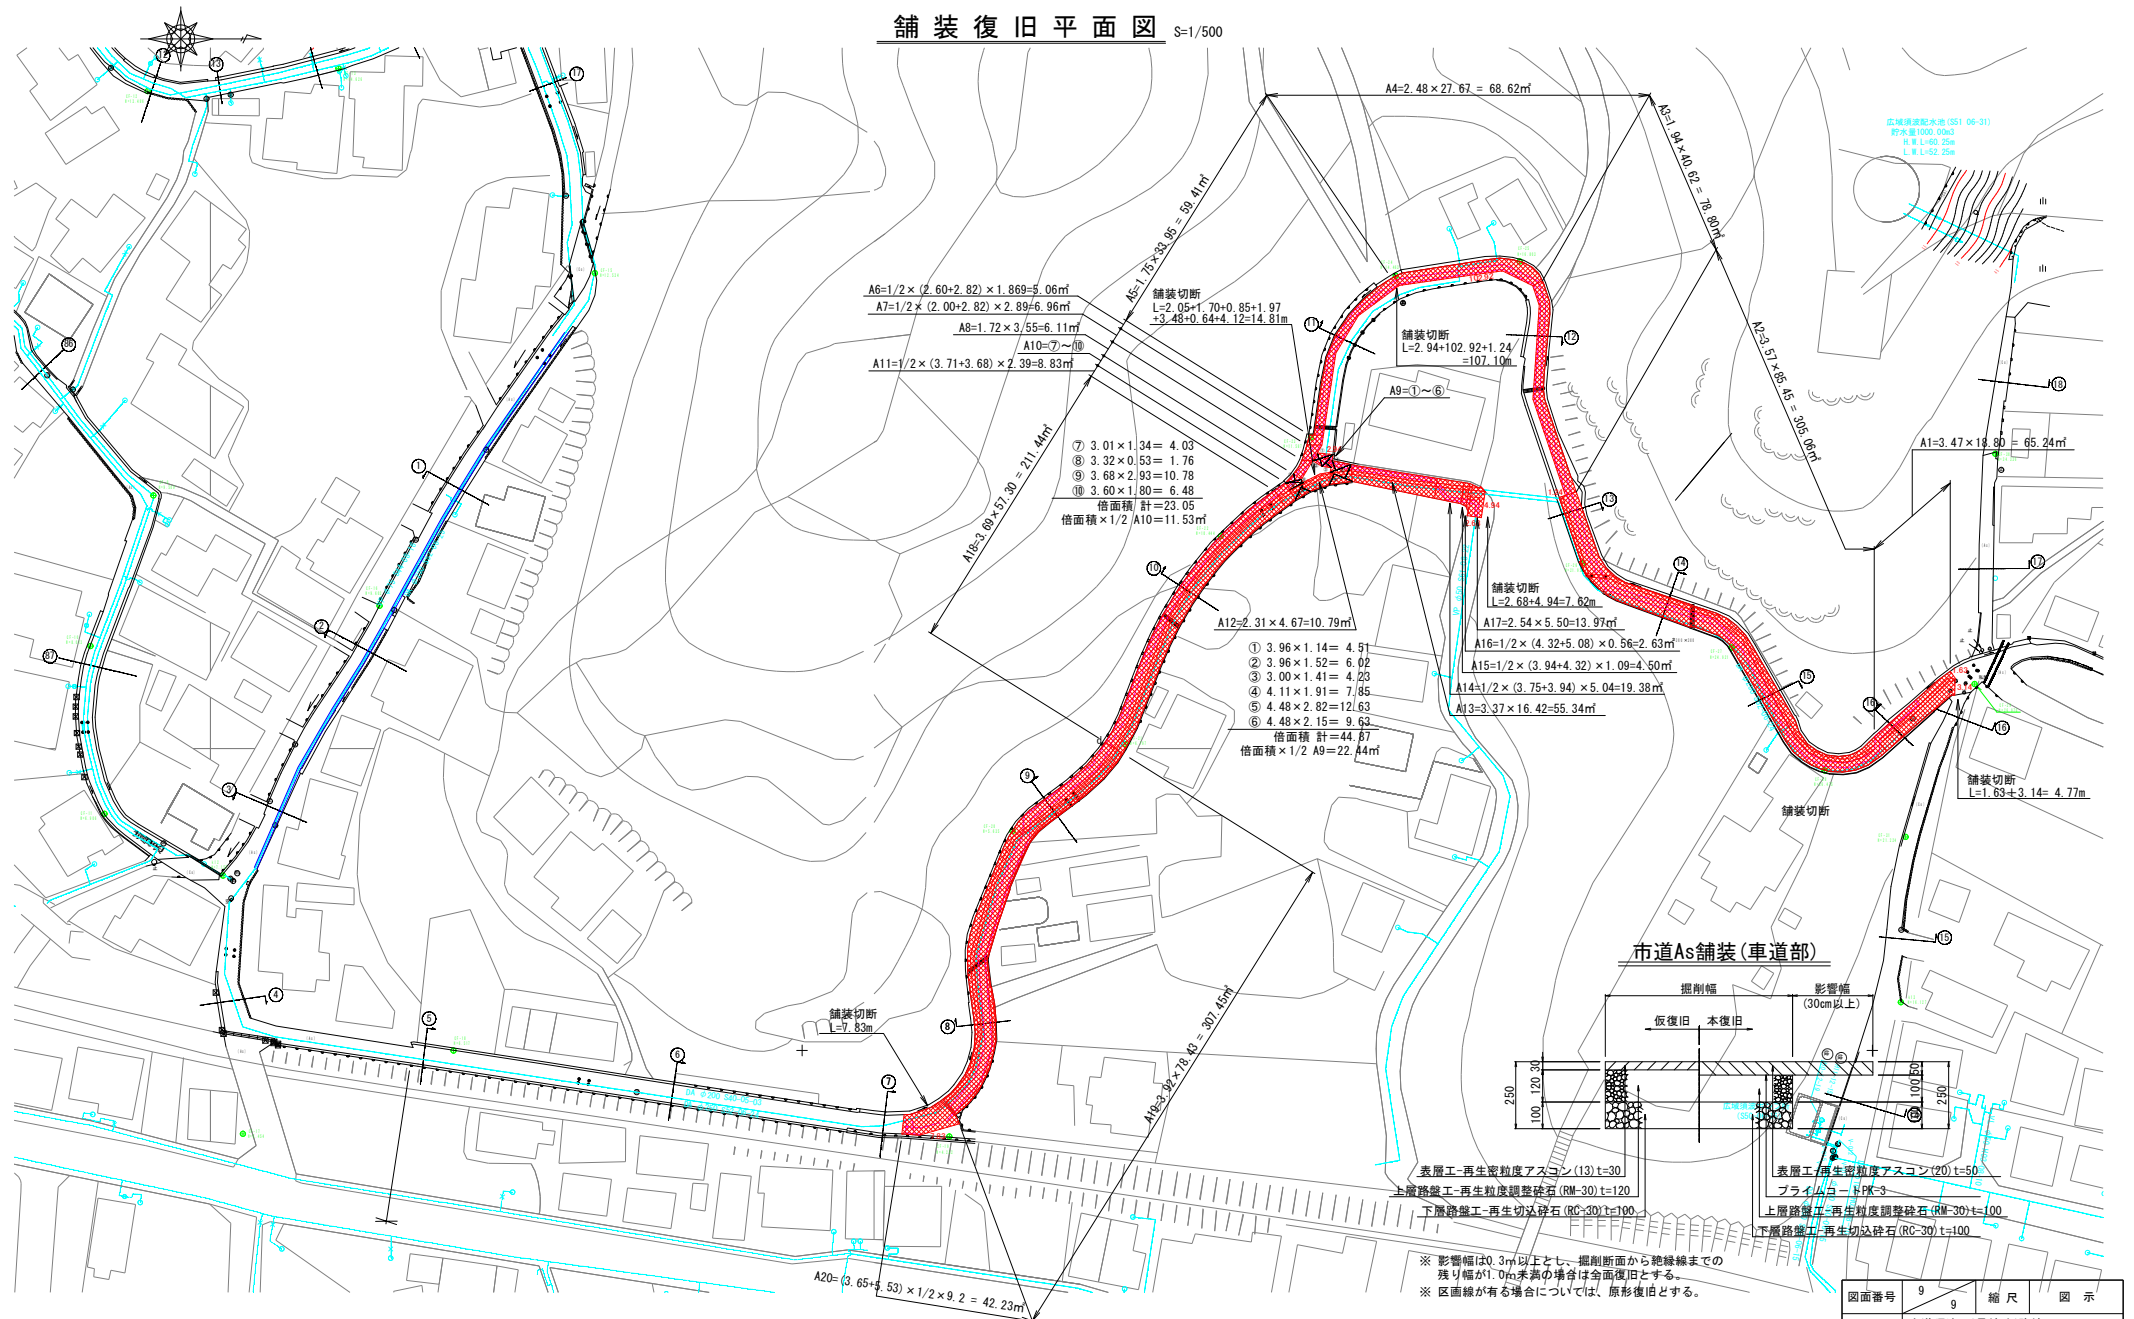

図面番号	9	縮尺	図示
工事名称	市道須波西1号線外1路線 φ50mm～φ350mm送・配水管布設替工事		
種別	舗装復旧平面図		
工事箇所	三原市須波西二丁目		
広島県水道広域連合企業団 三原事務所			