




位置図 S=1:2,500

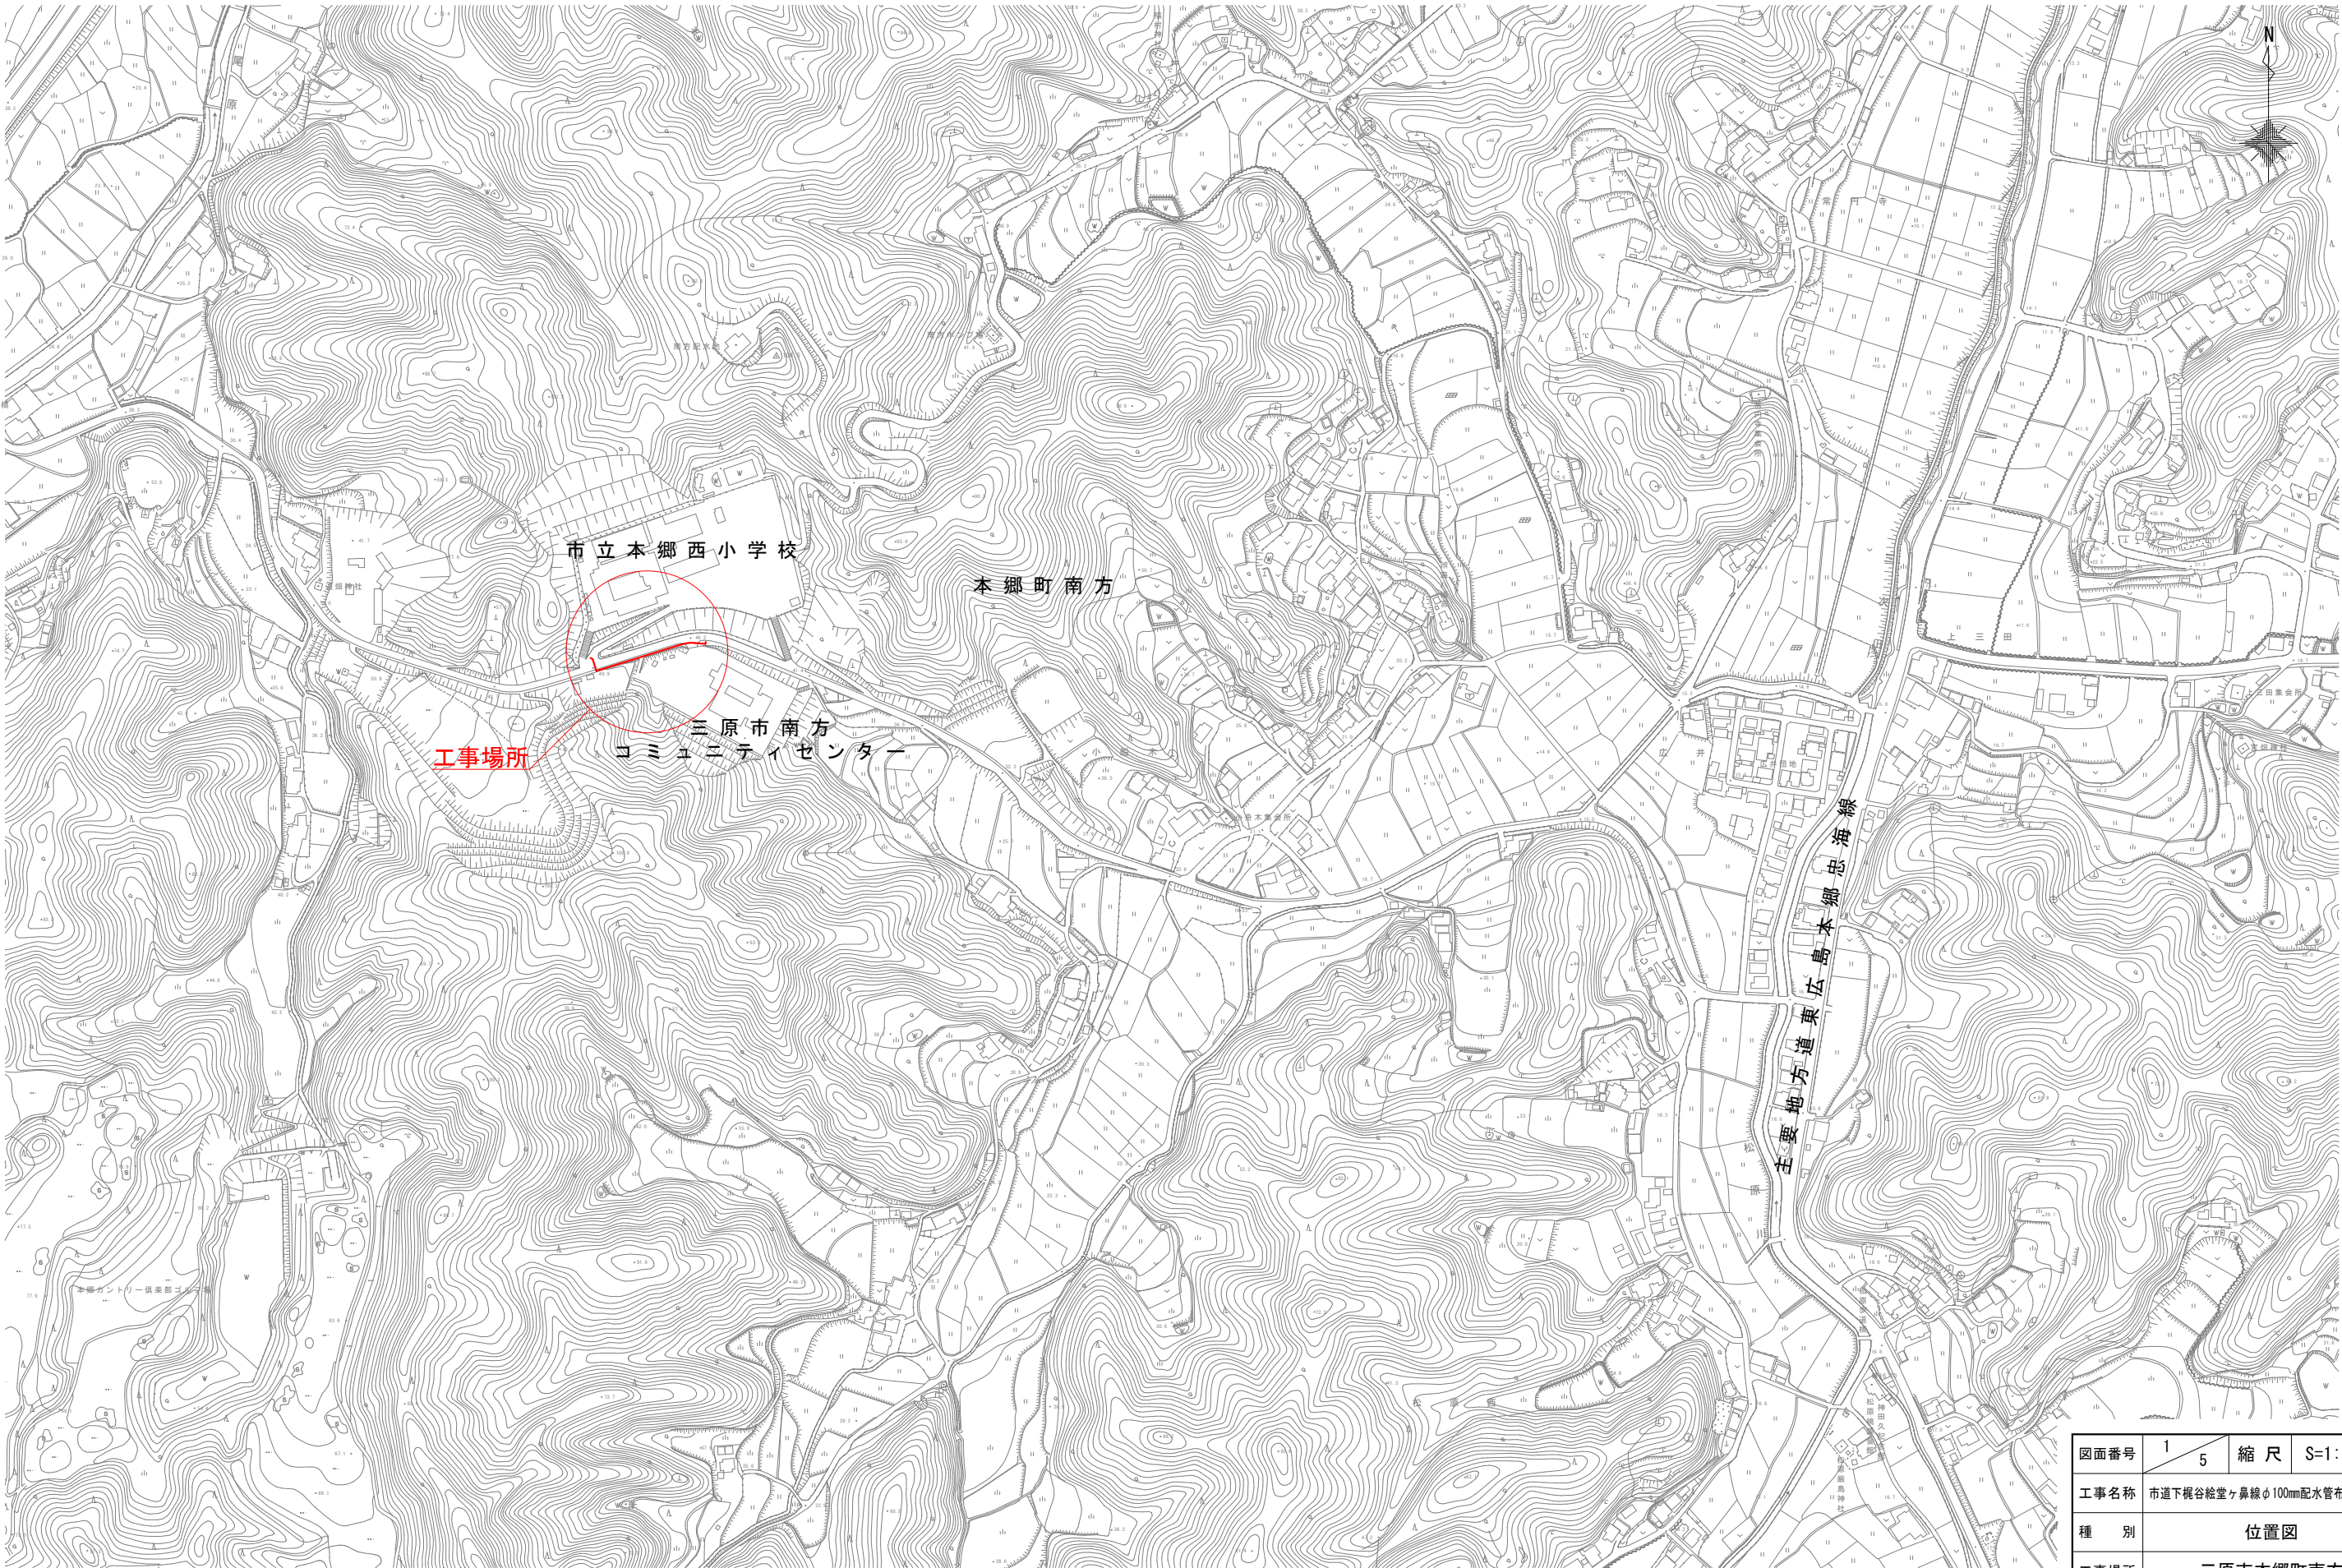

図面番号	1 5	縮 尺	S=1:2,500
工事名称	市道下梶谷絵堂ヶ鼻線φ100mm配水管布設工事		
種 別	位置図		
工事場所	三原市本郷町南方		
広島県水道広域連合企業団三原事務所			

「この図面は、実際の図面を50%に縮小している。」

 平面図 S=1:250





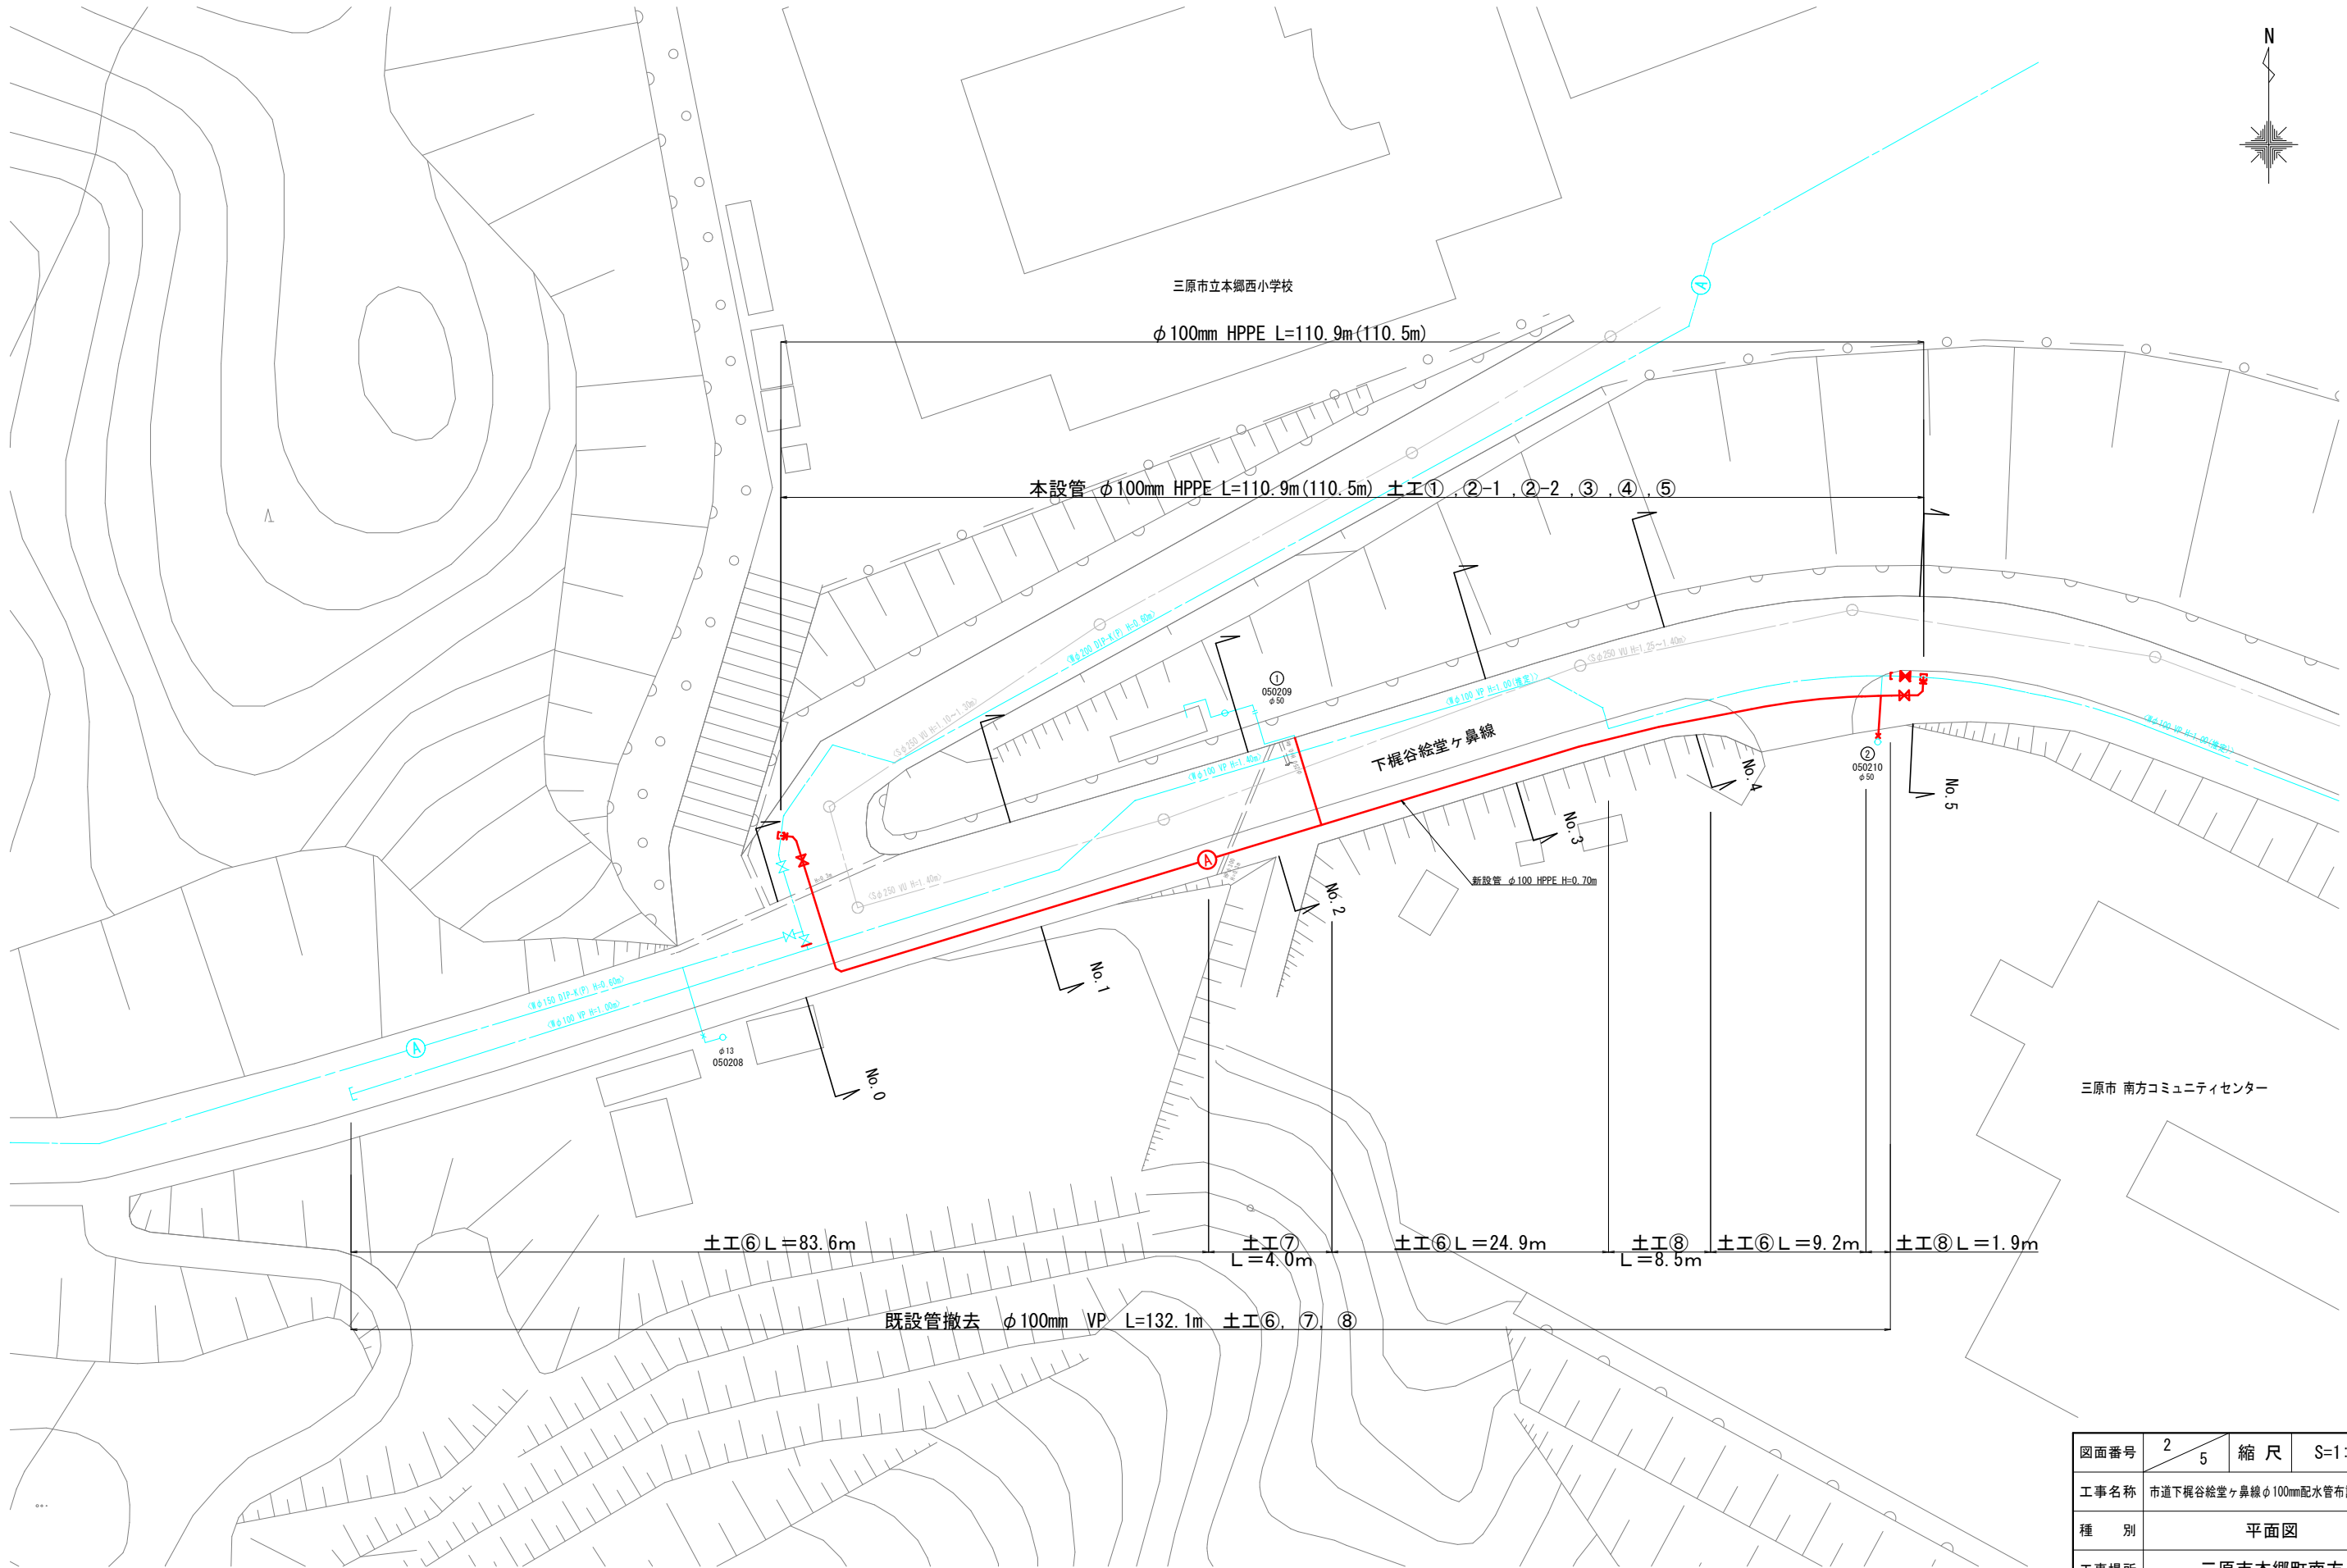



※既設管撤去は参考

図面番号	2 5	縮 尺	S=1:250
工事名称	市道下梶谷絵堂ヶ鼻線φ100mm配水管布設替工事		
種 別	平面図		
工事場所	三原市本郷町南方		
広島県水道広域連合企業団三原事務所			

「この図面は、実際の図面を50%に縮小している。」

横断図 S=1:50

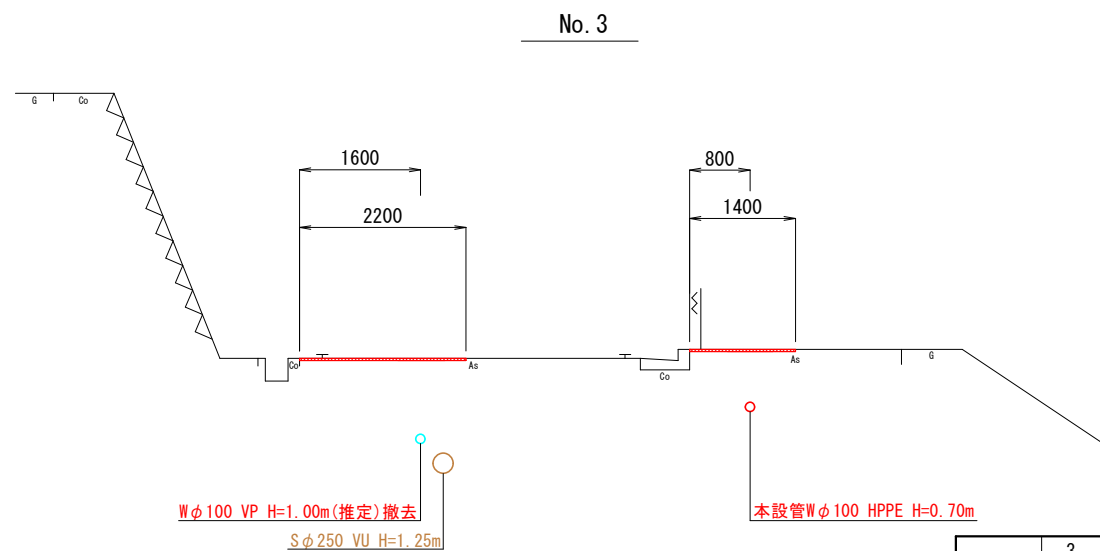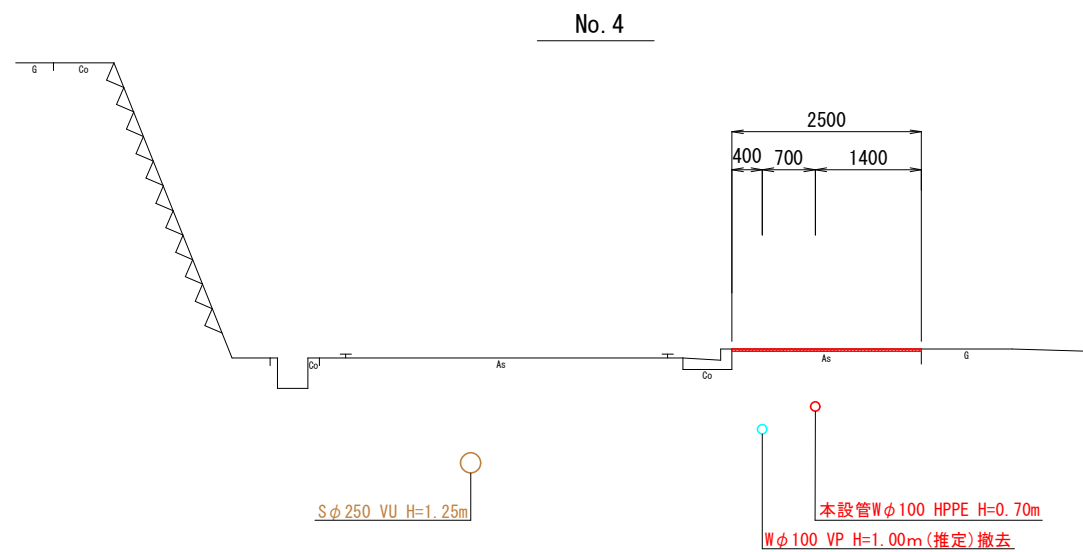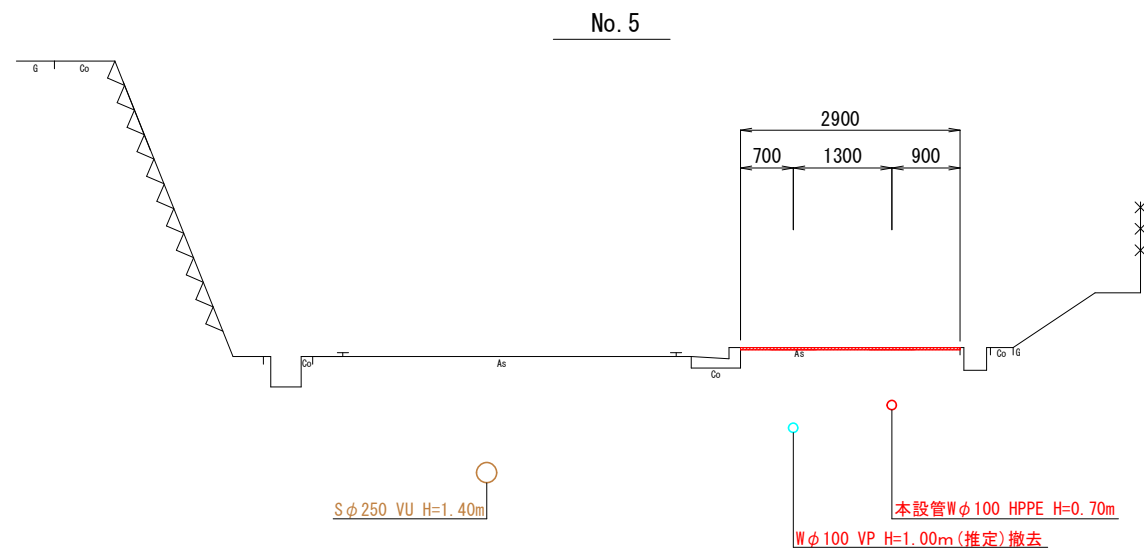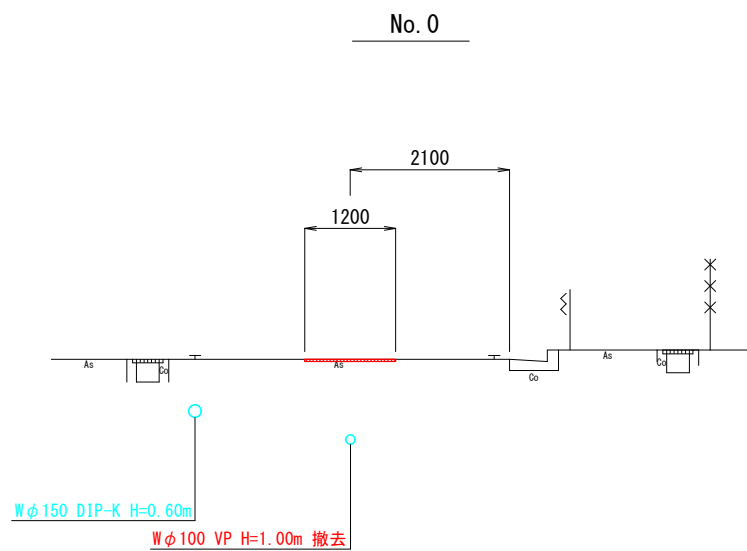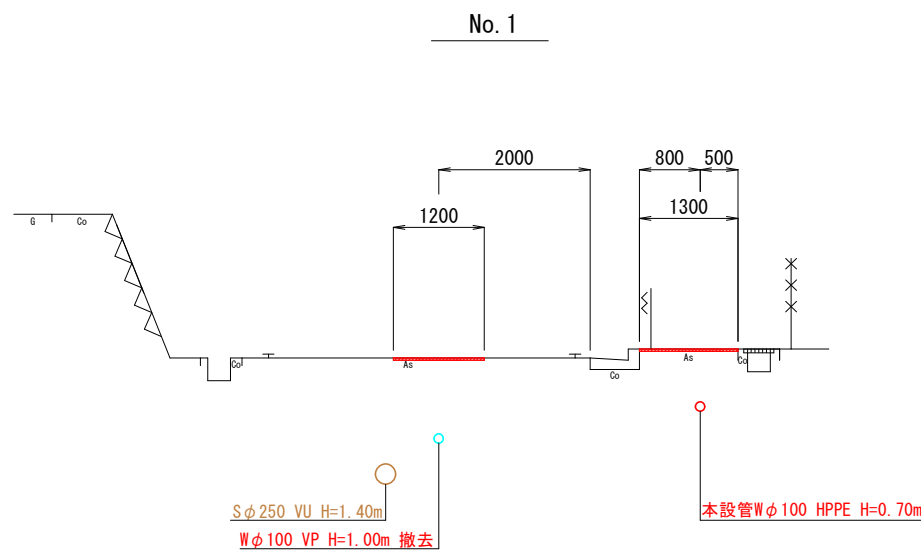
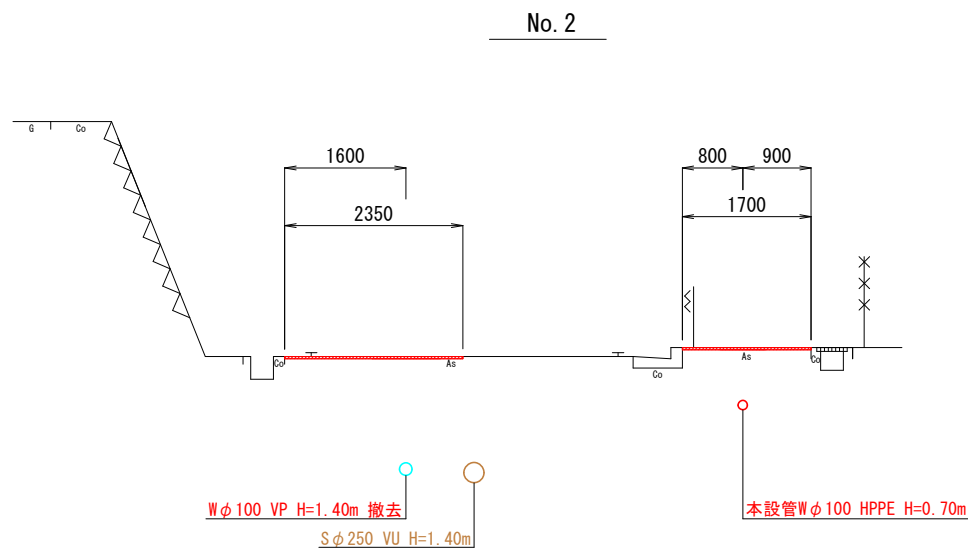


図面番号	3/5	縮尺	S=1:50
工事名称	市道下掘谷総堂ヶ鼻線φ100mm配水管布設替工事		
種別	横断図		
工事場所	三原市本郷町南方		
	広島県水道広域連合企業団三原事務所		

※既設管撤去は参考図

「この図面は、実際の図面を50%に縮小している。」

配管図 S=NONSCALE

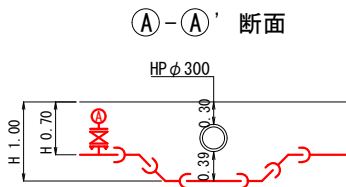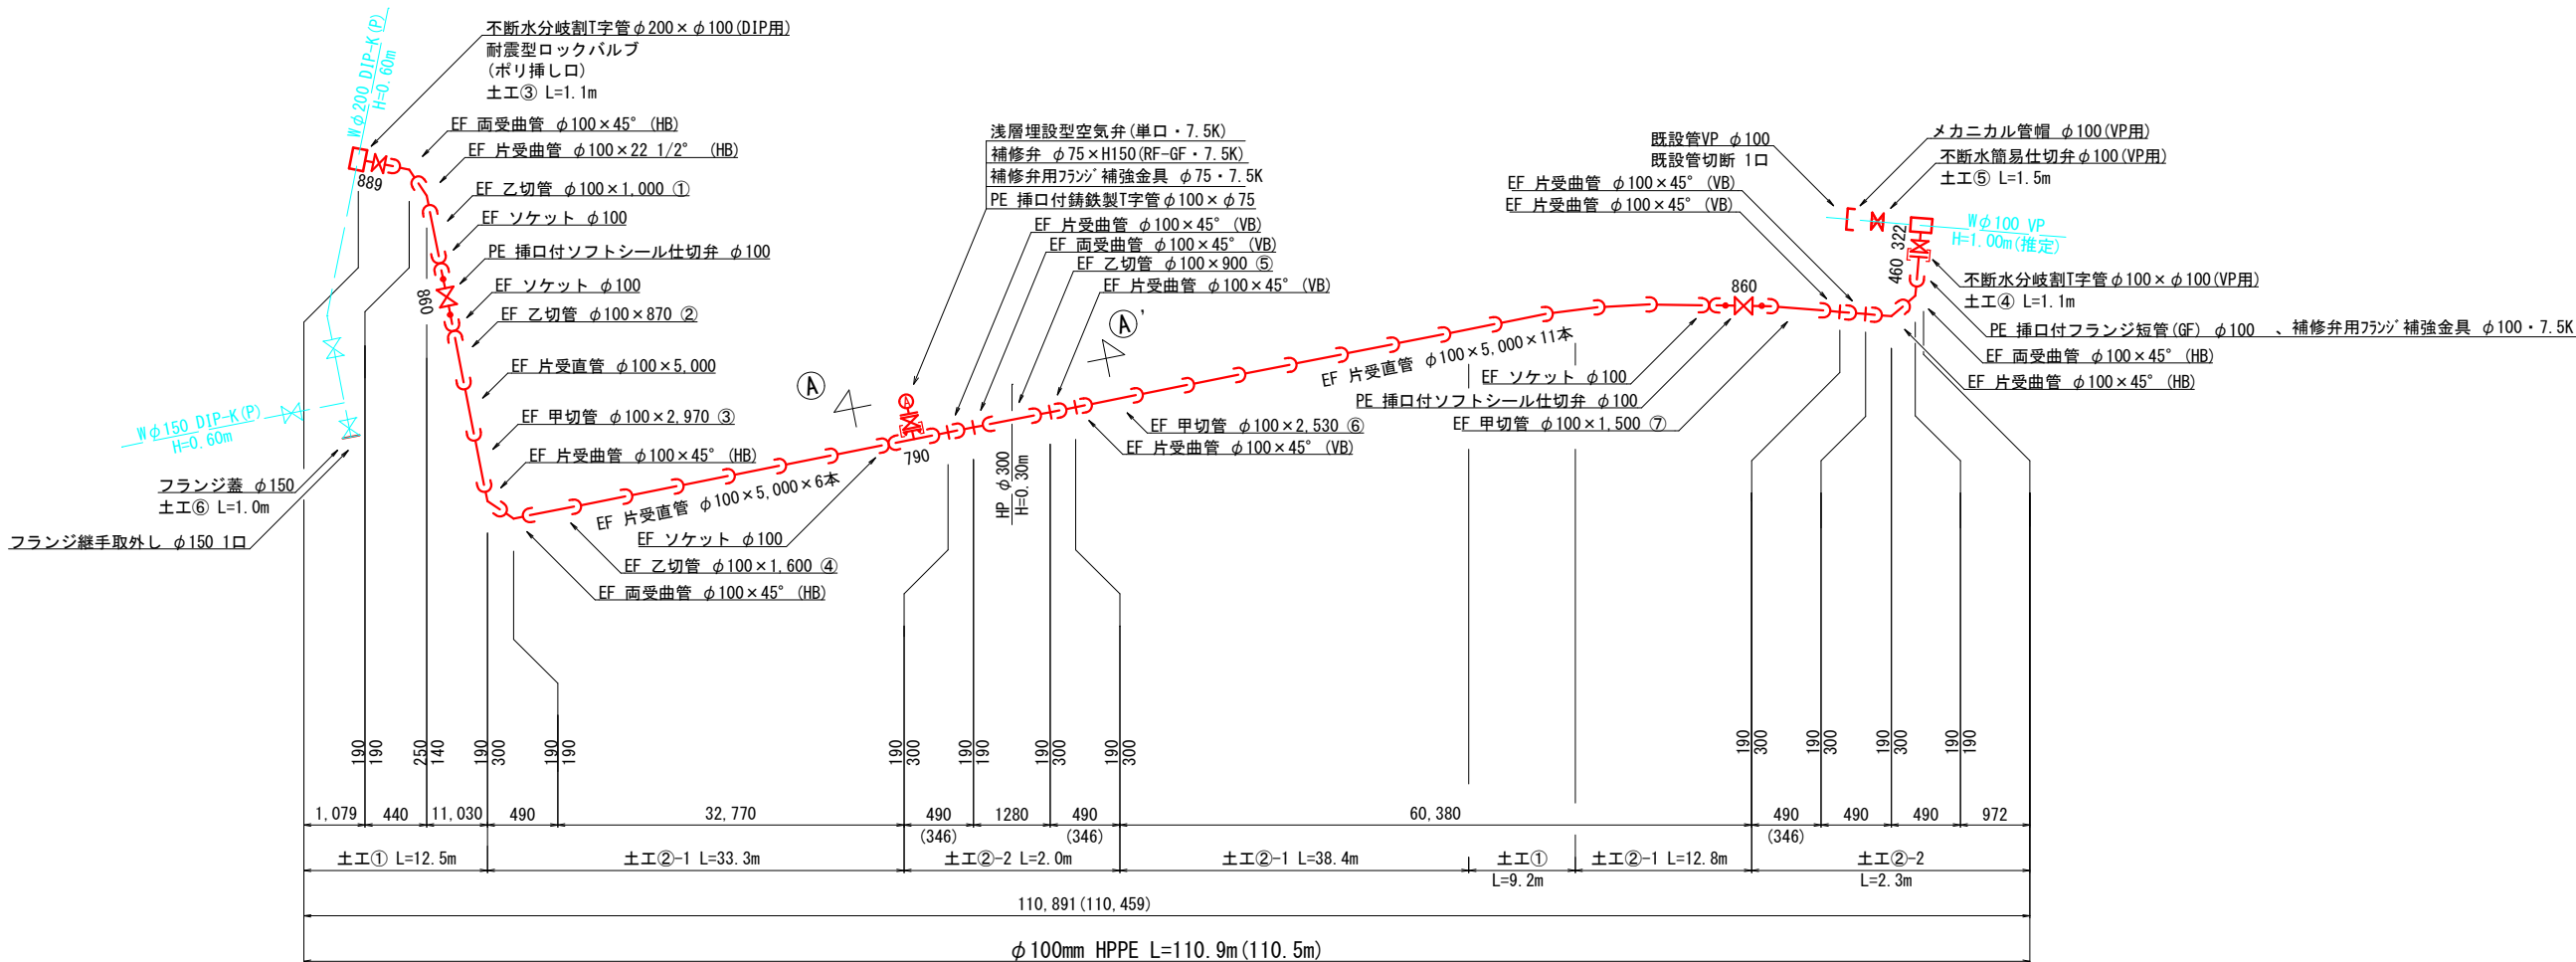

注 記

- () 書きの配管寸法は、平面長を示す。
- 現場状況に応じ責任者の指示を仰ぎ、矢板を考慮する。
- 地下構造物、埋設物及び既設管には十分注意して施工のこと。



図面番号	4 5	縮 尺	S=NONSCALE
工事名称	市道下梶谷絵堂ヶ鼻線φ100mm配水管布設替工事		
種 別	配管図		
工事場所	三原市本郷町南方		
広島県水道広域連合企業団三原事務所			

「この図面は、実際の図面を50%に縮小している。」

舗装本復旧図

S=1:20

() 内数値は参考値とする。

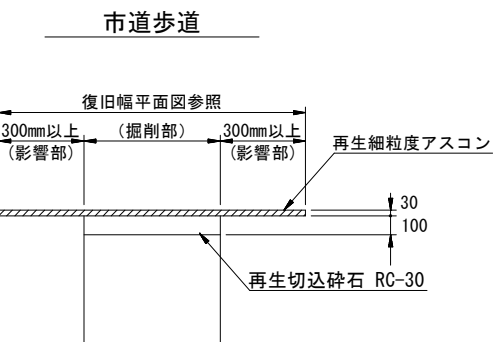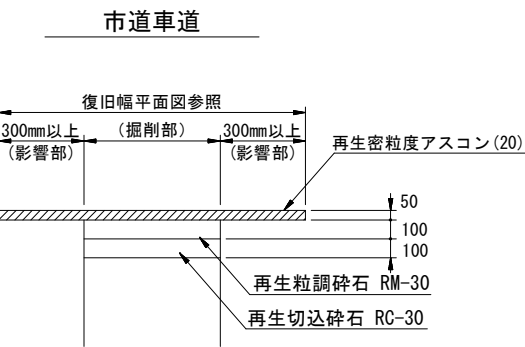

※影響部を除いた残りの舗装幅が1.0mを切る場合は、舗装端まで本復旧を行う

図面番号	5	縮 尺	S=1:20
工事名称	市道下掘谷絵堂ヶ鼻線φ100mm配水管布設替工事		
種 別	舗装本復旧図		
工事場所	三原市本郷町南方		
広島県水道広域連合企業団三原事務所			