
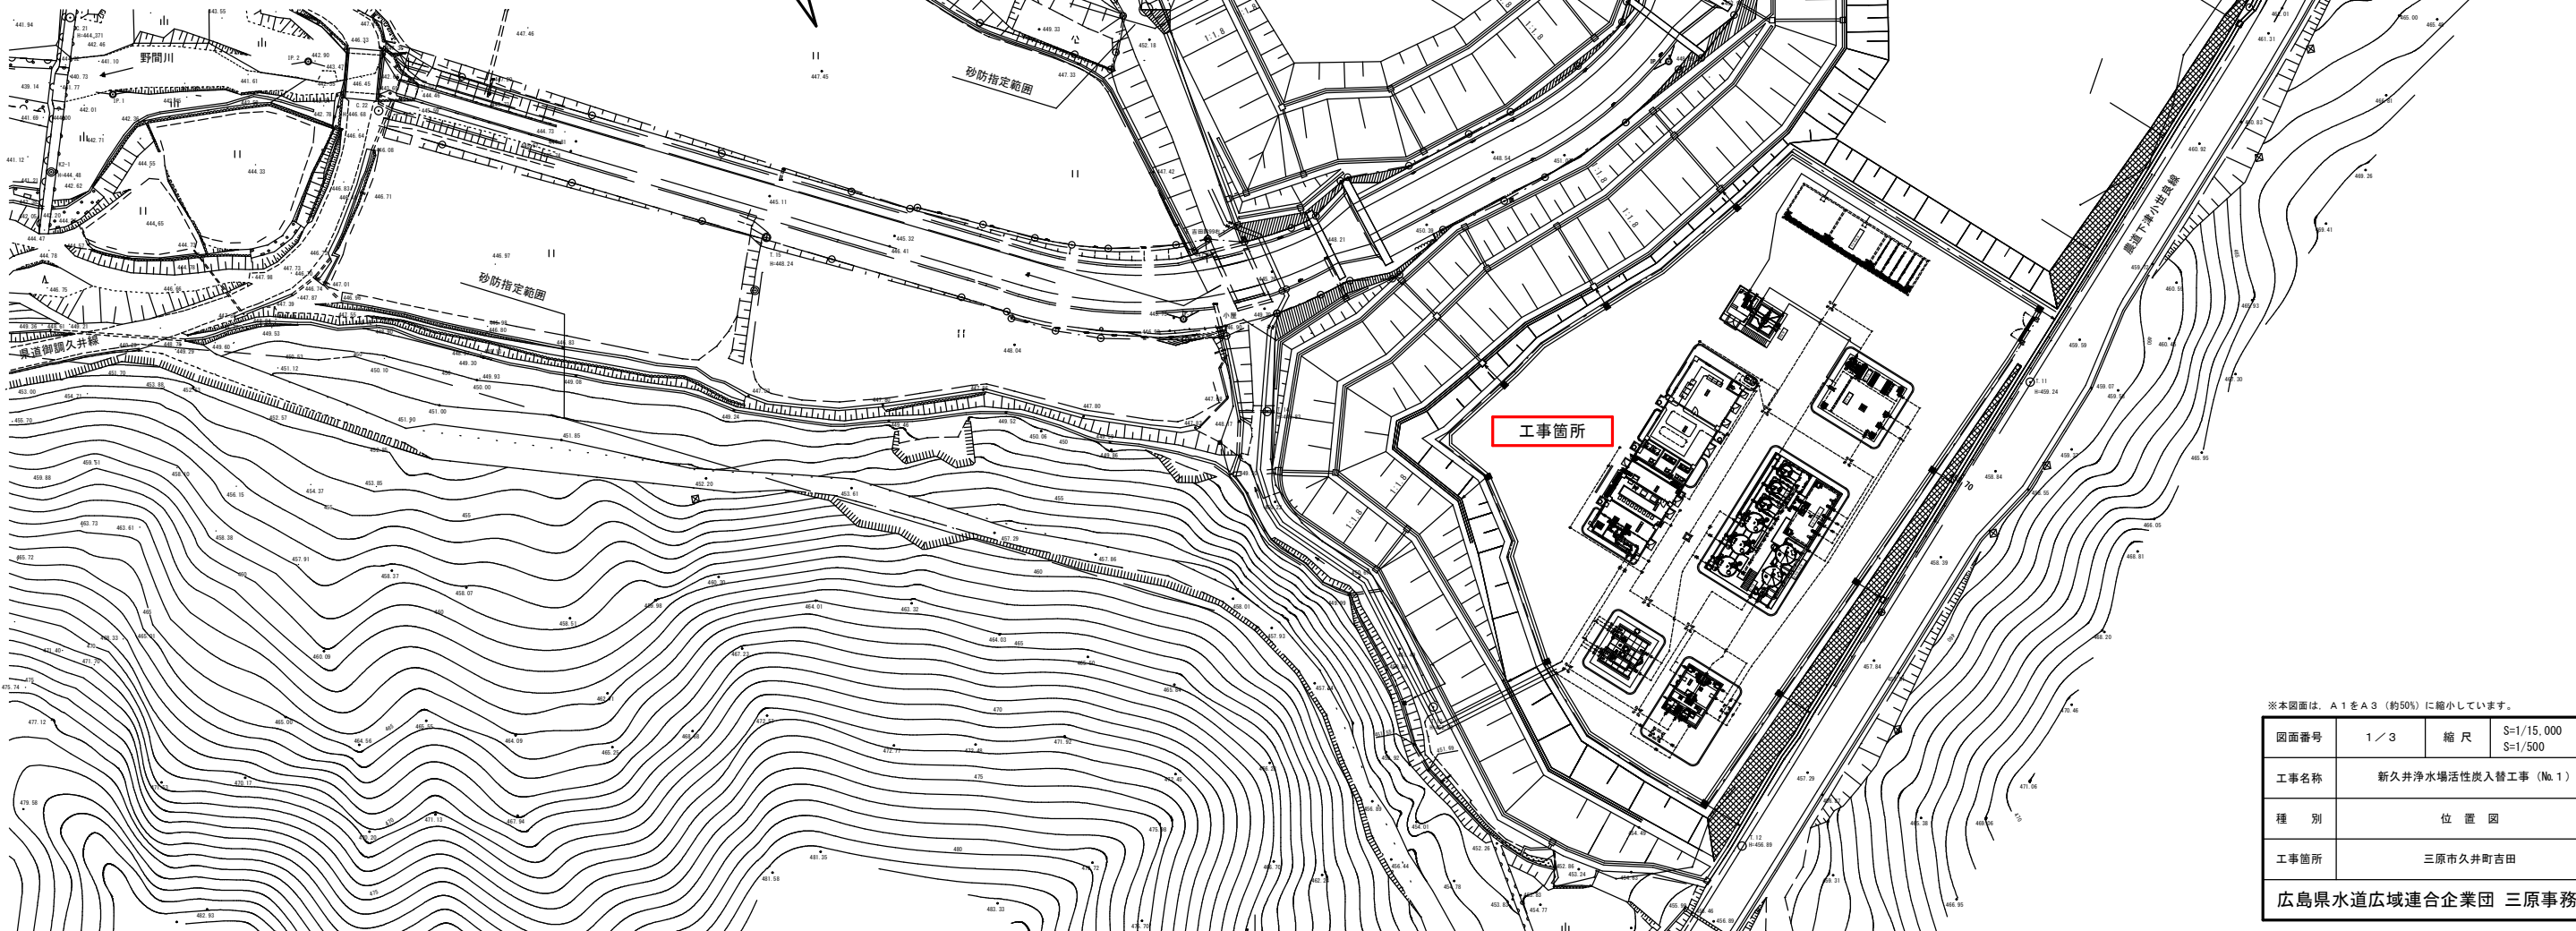
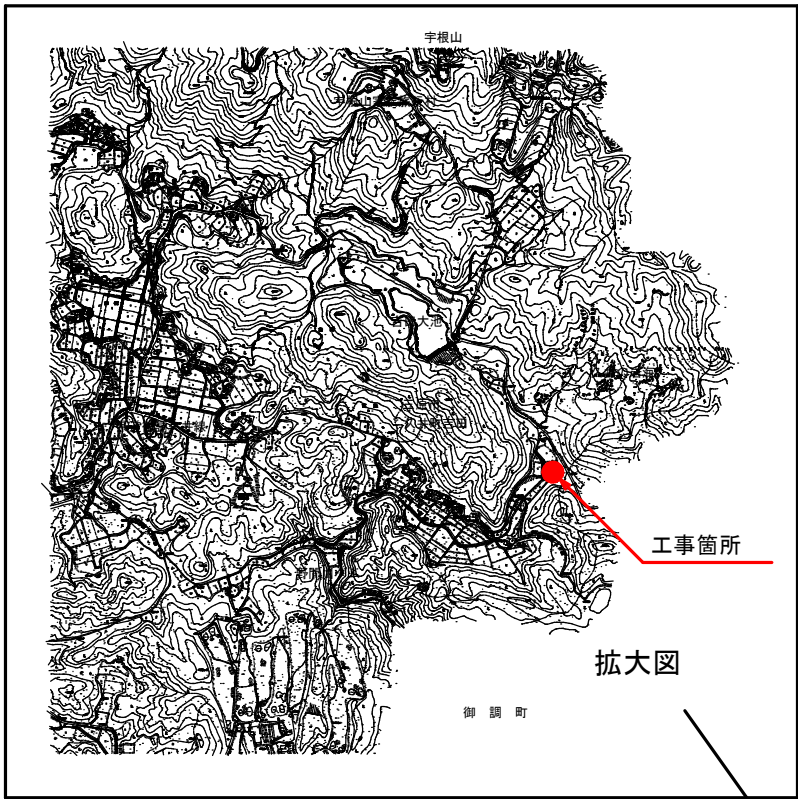


位置図 S=1/500

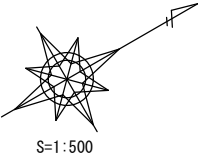


※本図面は、A1をA3（約50%）に縮小しています。

図面番号	1 / 3	縮尺	S=1/15,000 S=1/500
工事名称	新久井浄水場活性炭代替工事（No.1）		
種別	位置図		
工事箇所	三原市久井町吉田		


広島県水道広域連合企業団 三原事務所



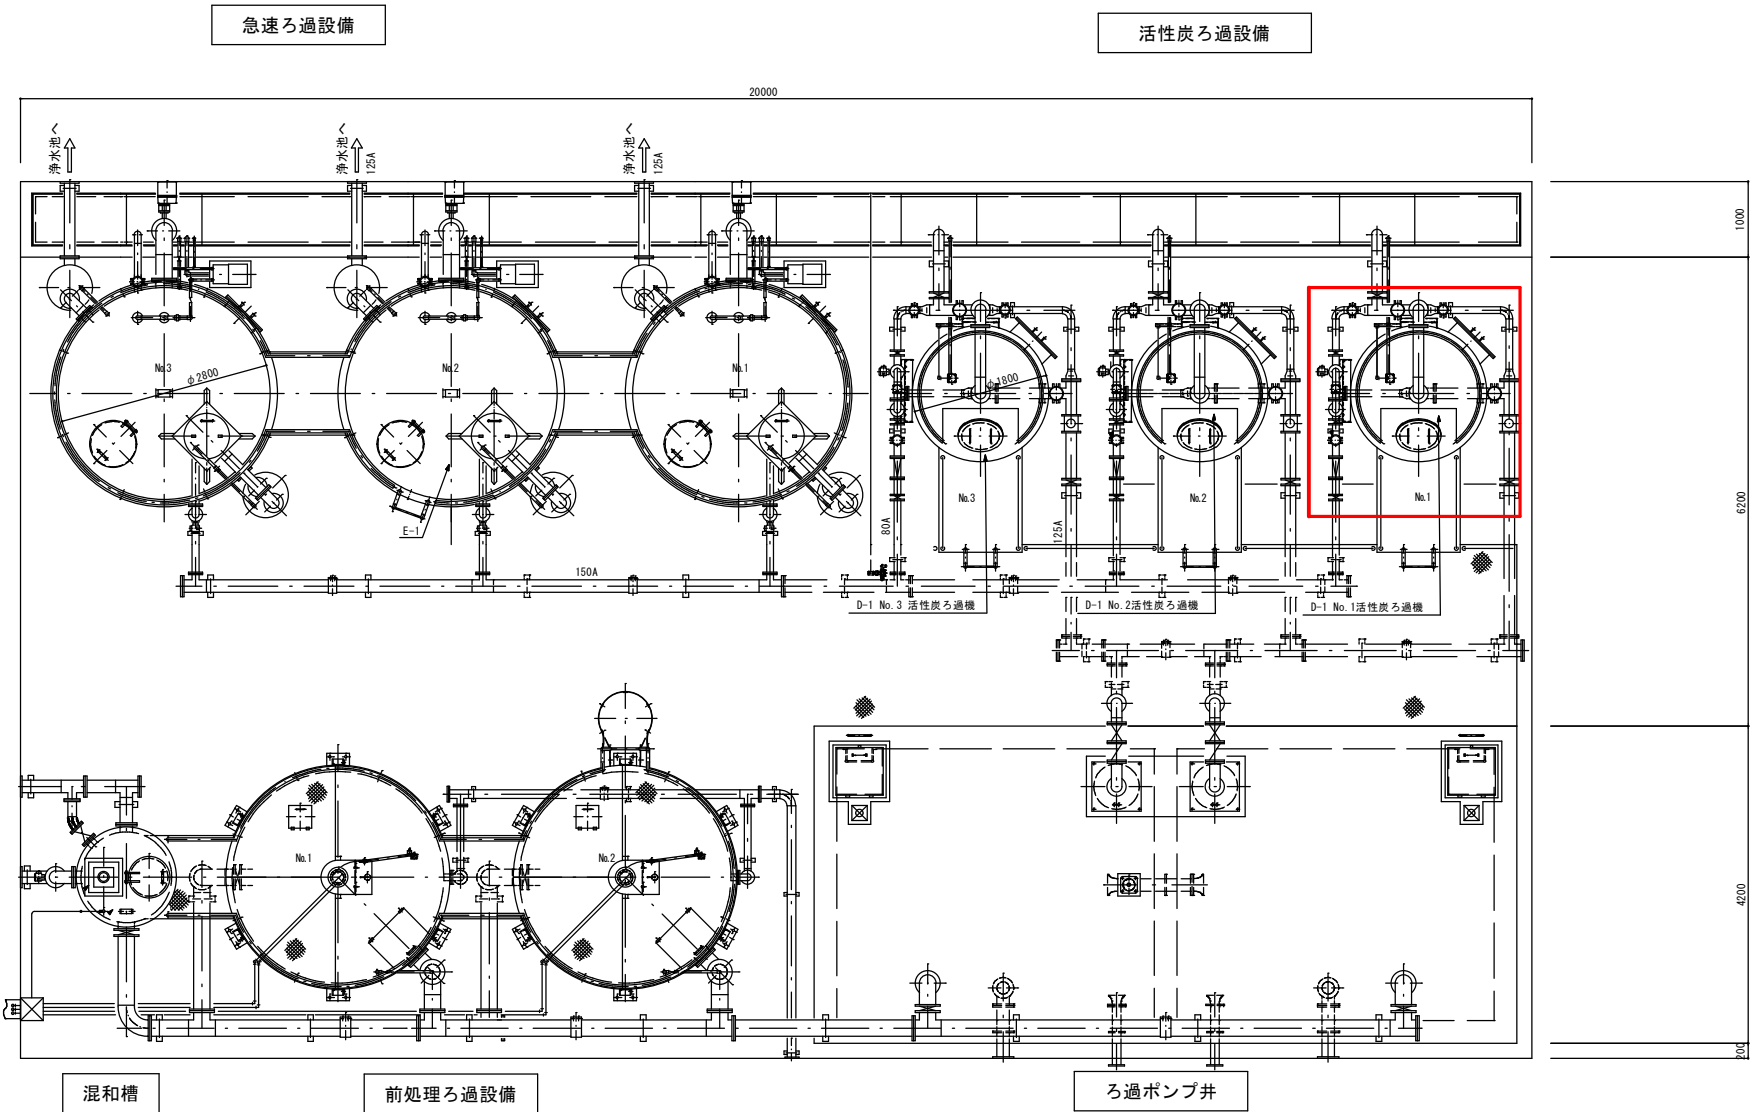


ろ過設備機器配置平面図

NO	名 称	仕 様
D-1	活性炭ろ過機	固定圧力式 φ1800×3500H×3基 処理水量：1.75m3/日

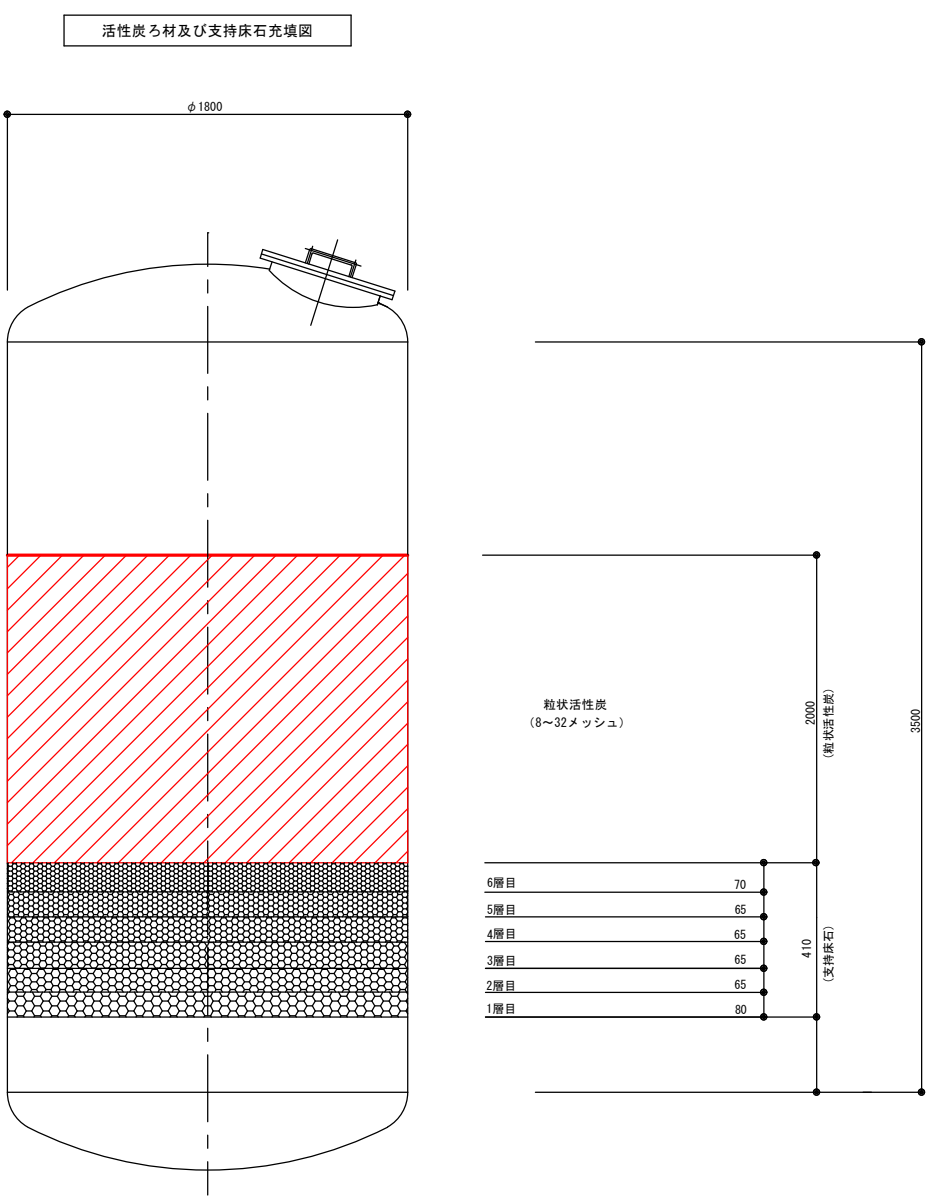

ろ材積高表

区 分	粒 径	積 高 mm	数 量 m3/基	かさ比重	数 量 t/基	備 考
活性炭	8~32メッシュ	2000 mm	5.088 m3	0.48	2.442t	JNWA A114

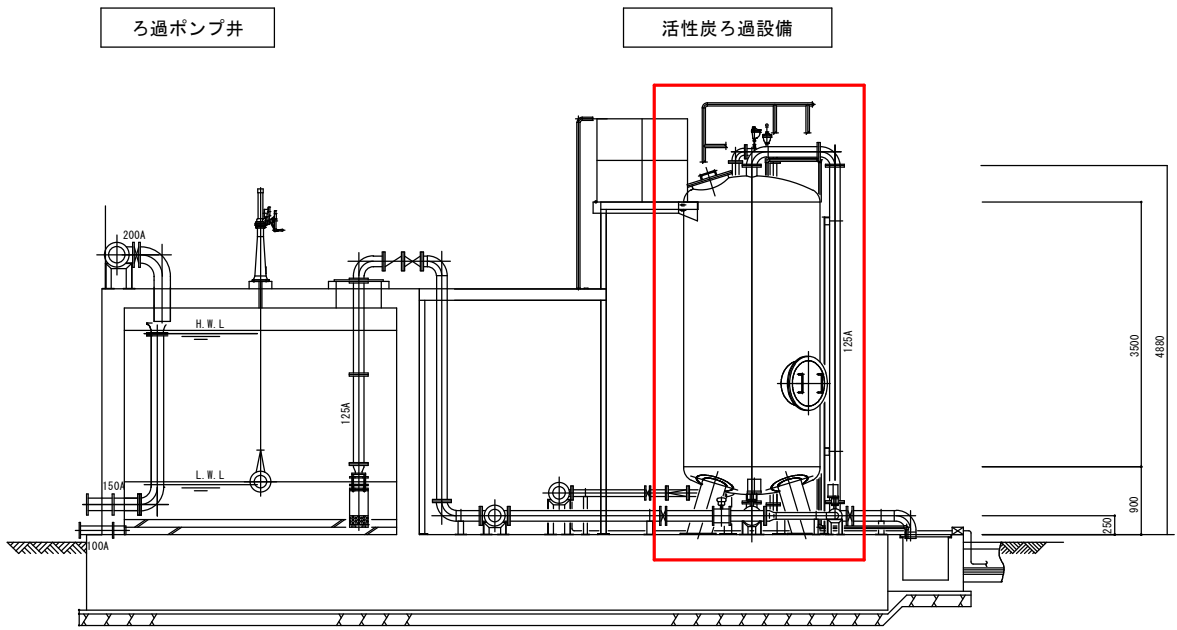

断 面 図

 は、今回工事範囲を示す。

※本図面は、A1をA3（約50%）に縮小しています。

図面番号	3 / 3	縮 尺	S=1/50
工事名称	新久井浄水場活性炭入替工事 (No.1)		
種 別	活性炭ろ材充填図		
工事箇所	三原市久井町吉田		

広島県水道広域連合企業団 三原事務所