



位置図 S=1/2500

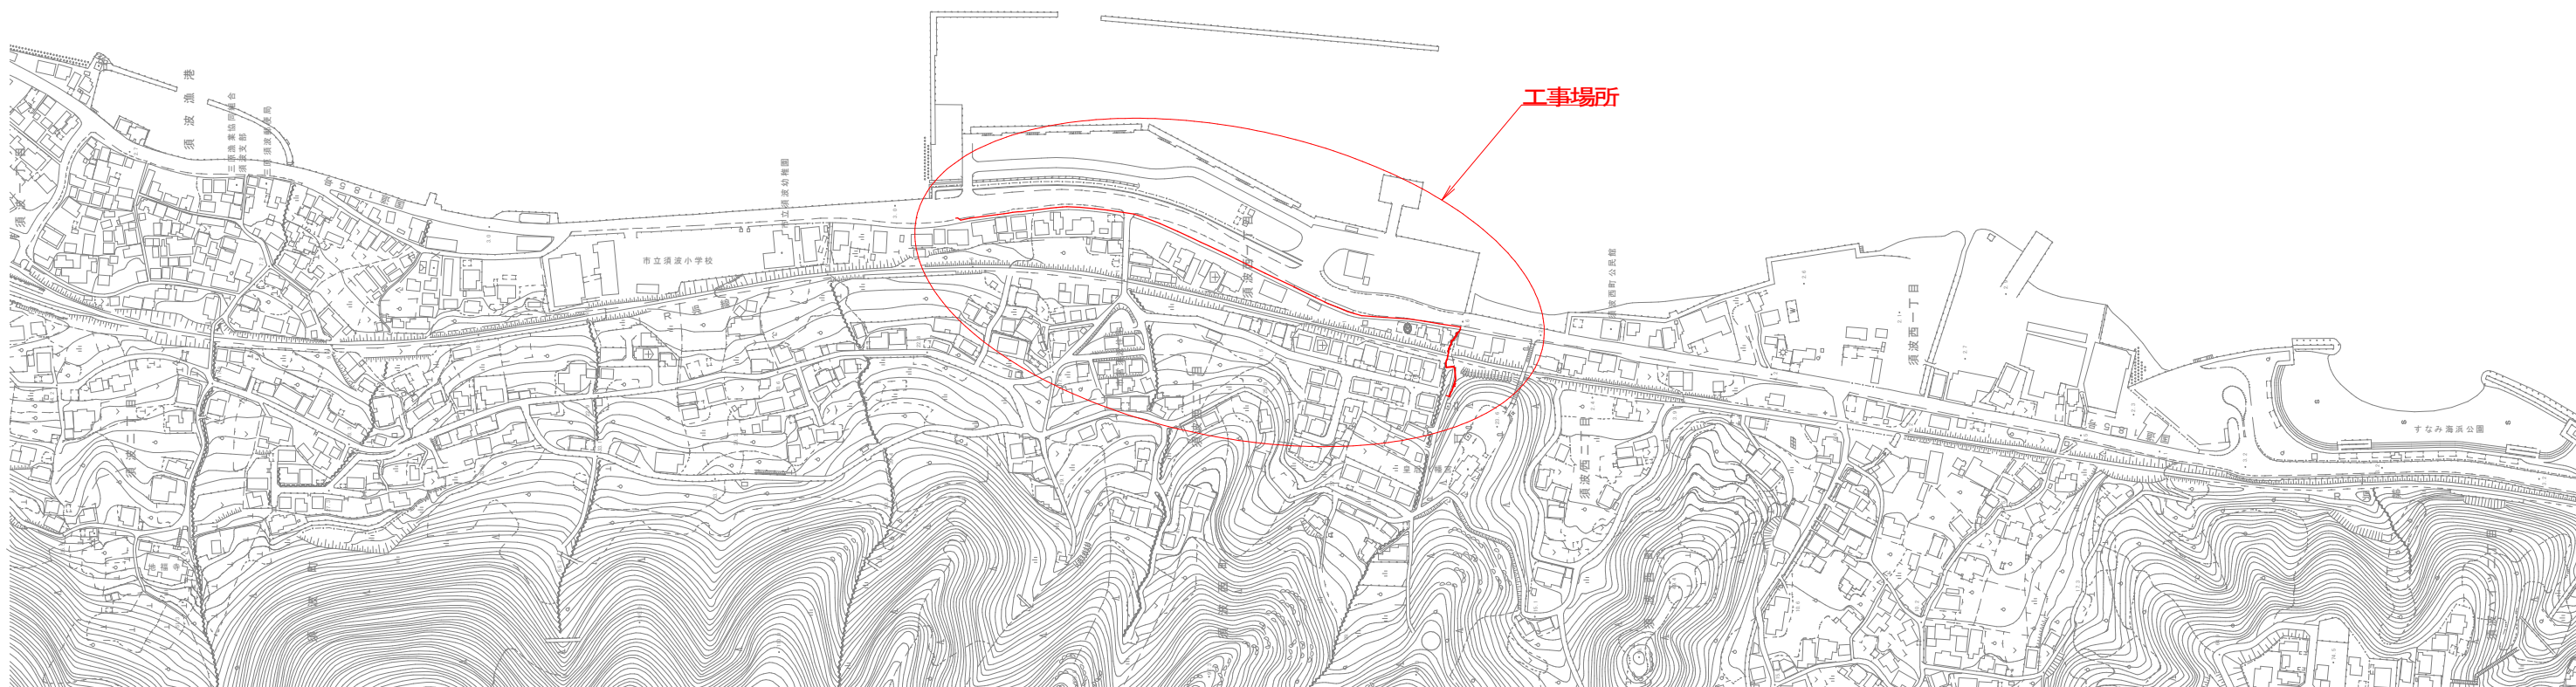

図面番号	i	縮 尺	1/2500
	16		
工事名称	一般国道185号外1路線φ100mm・φ200mm送、配水管布設替工事		
種 別	位置図		
工事箇所	三原市須波西二丁目		
広島県水道広域連合企業団三原事務所			

本設管平面図(1) S=1/250

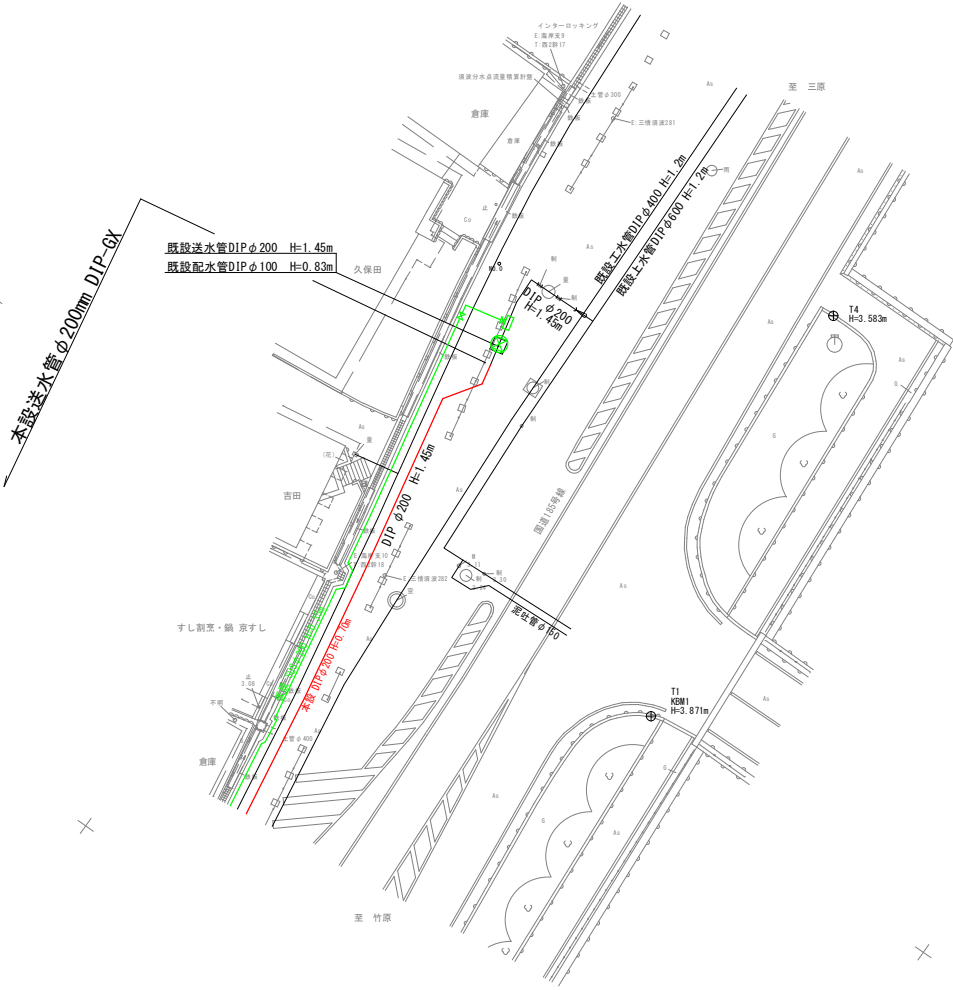


図面番号	2 16	縮 尺	1/250
工事名称	一般国道185号外1路線φ100、φ200mm送、配水管布設替工事		
種 別	本設管平面図(1)		
工事箇所	三原市須波西二丁目		
広島県水道広域連合企業団三原事務所			

この図面は、実際の図面を50%に縮尺している。

本設管平面図(2) S=1/500


本設管平面図(3)参照

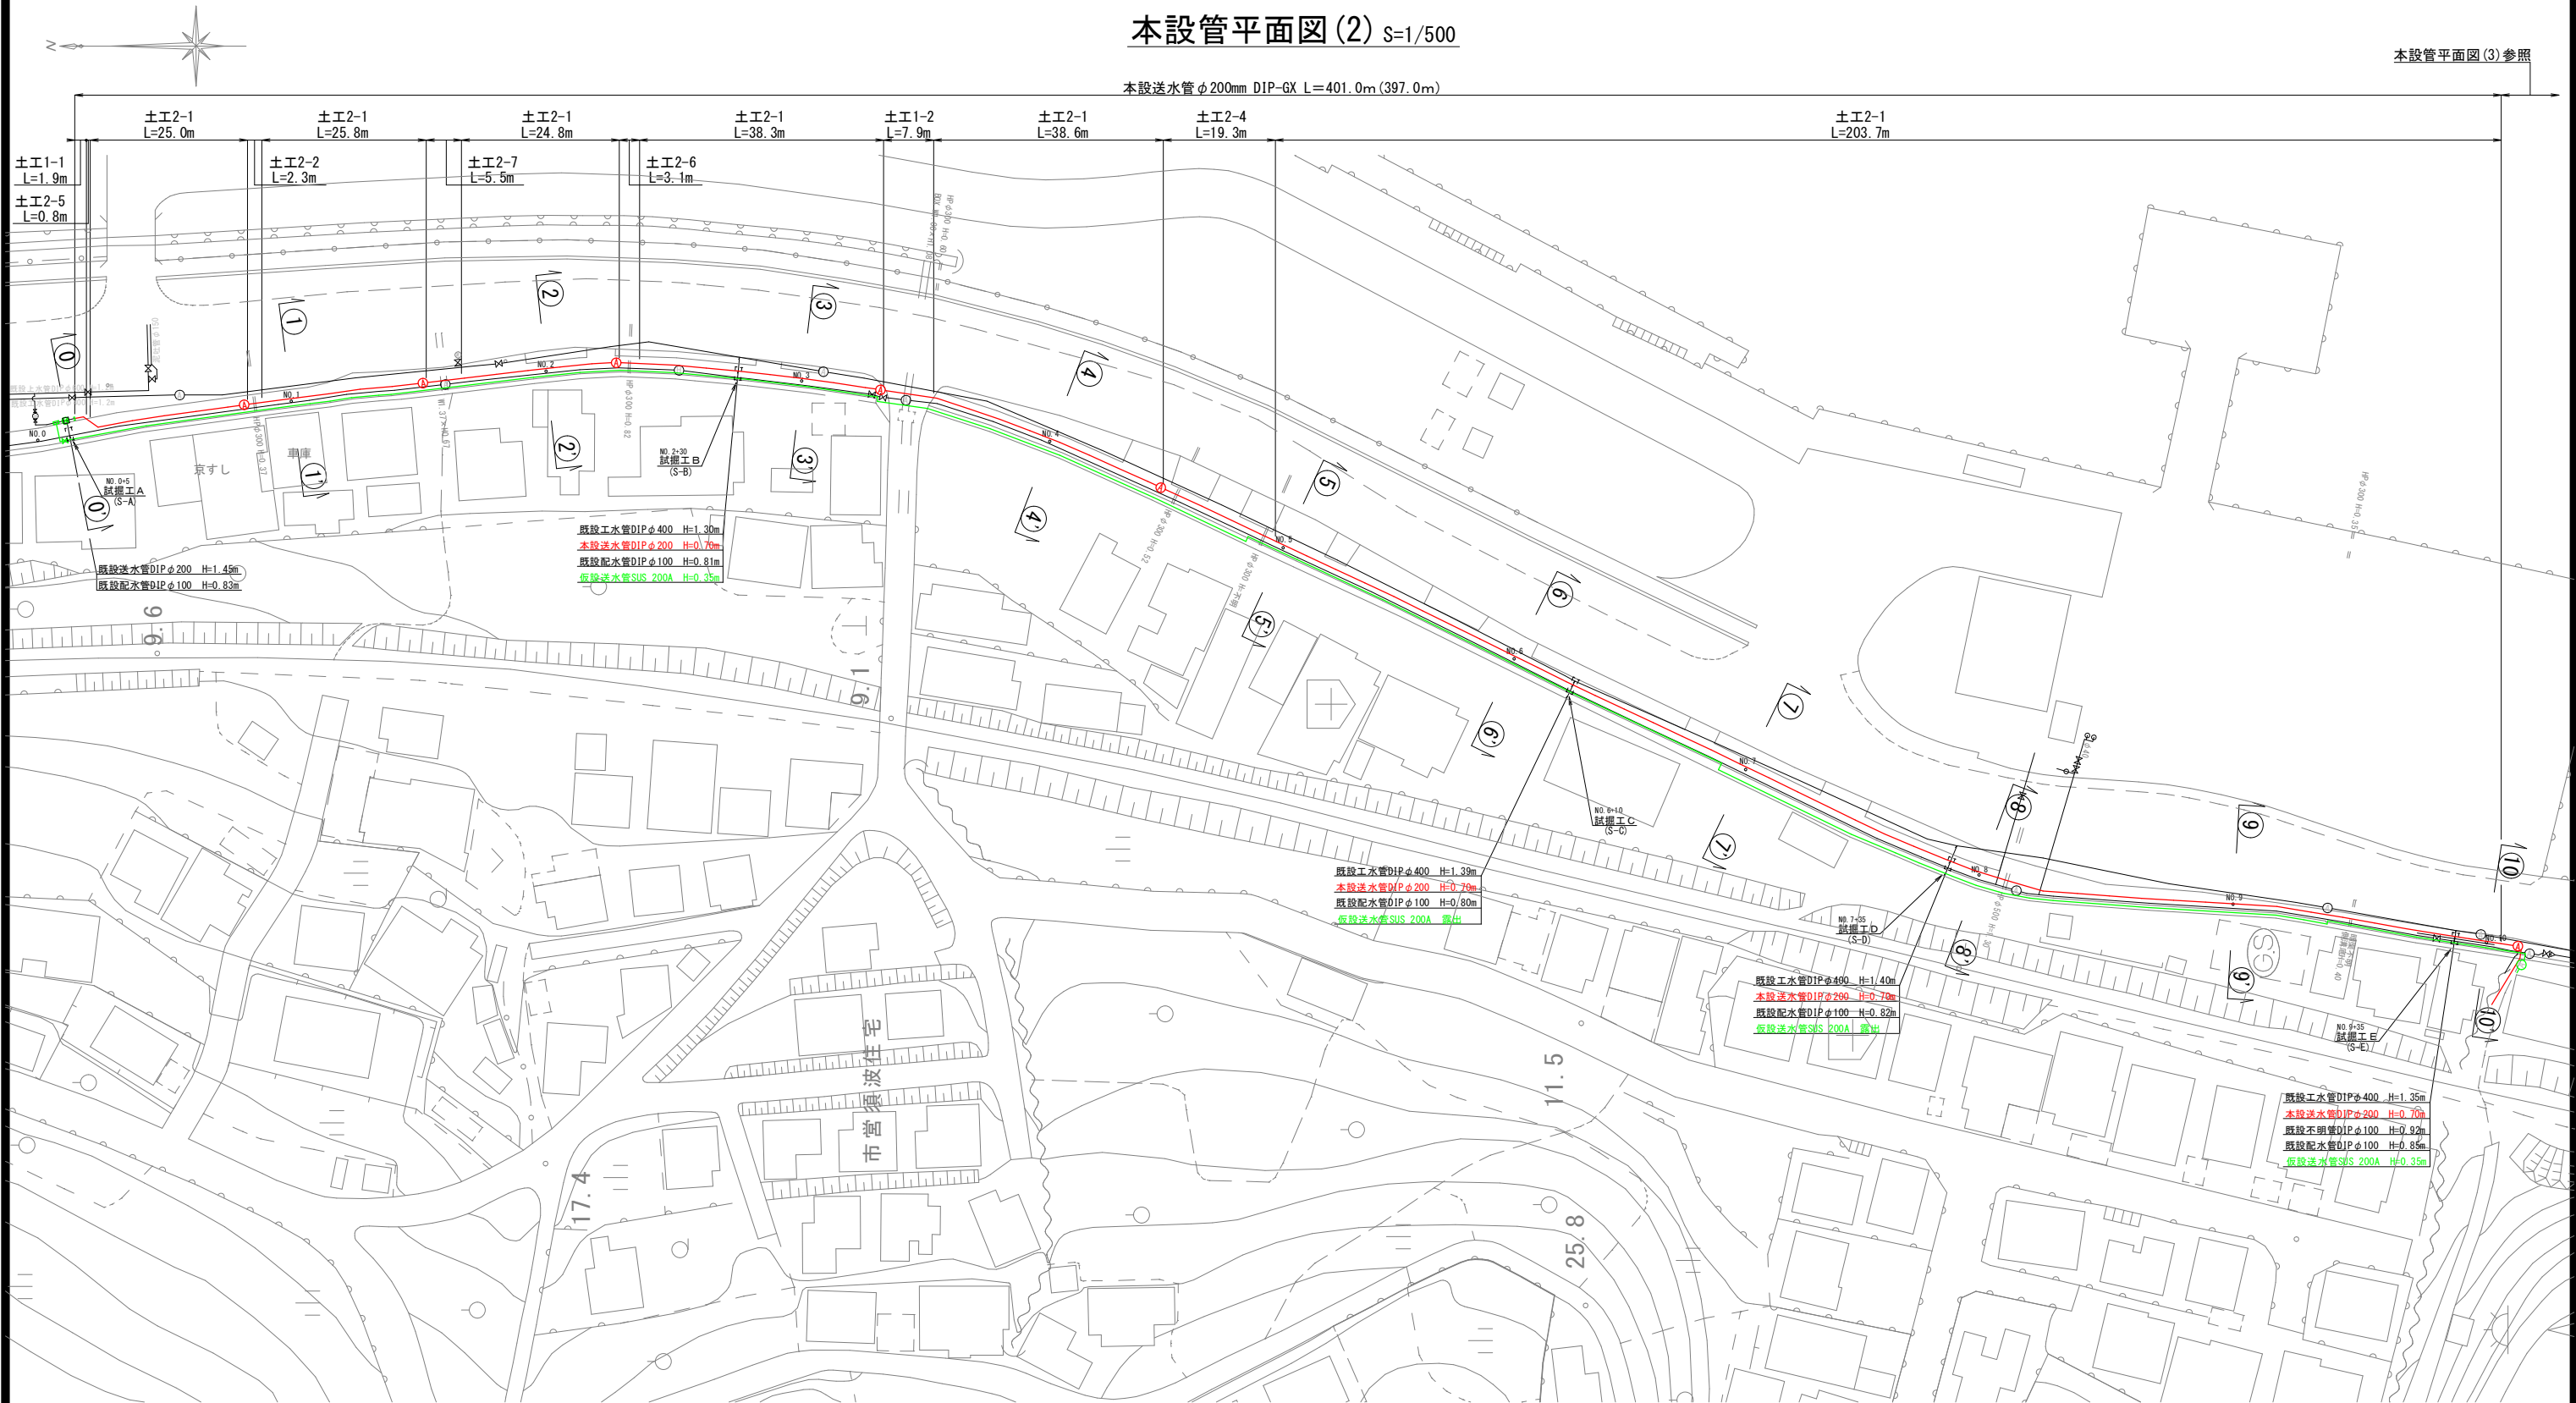

図面番号	3 16	縮 尺	1/500
工事名称	一般国道185号外1路線φ100mm・φ200mm送・配水管布設替工事		
種 別	本設管平面図(2)		
工事箇所	三原市須波西二丁目		
広島県水道広域連合企業団三原事務所			

この図面は、実際の図面を50%に縮尺している。

本設管平面図(3) S=1/100

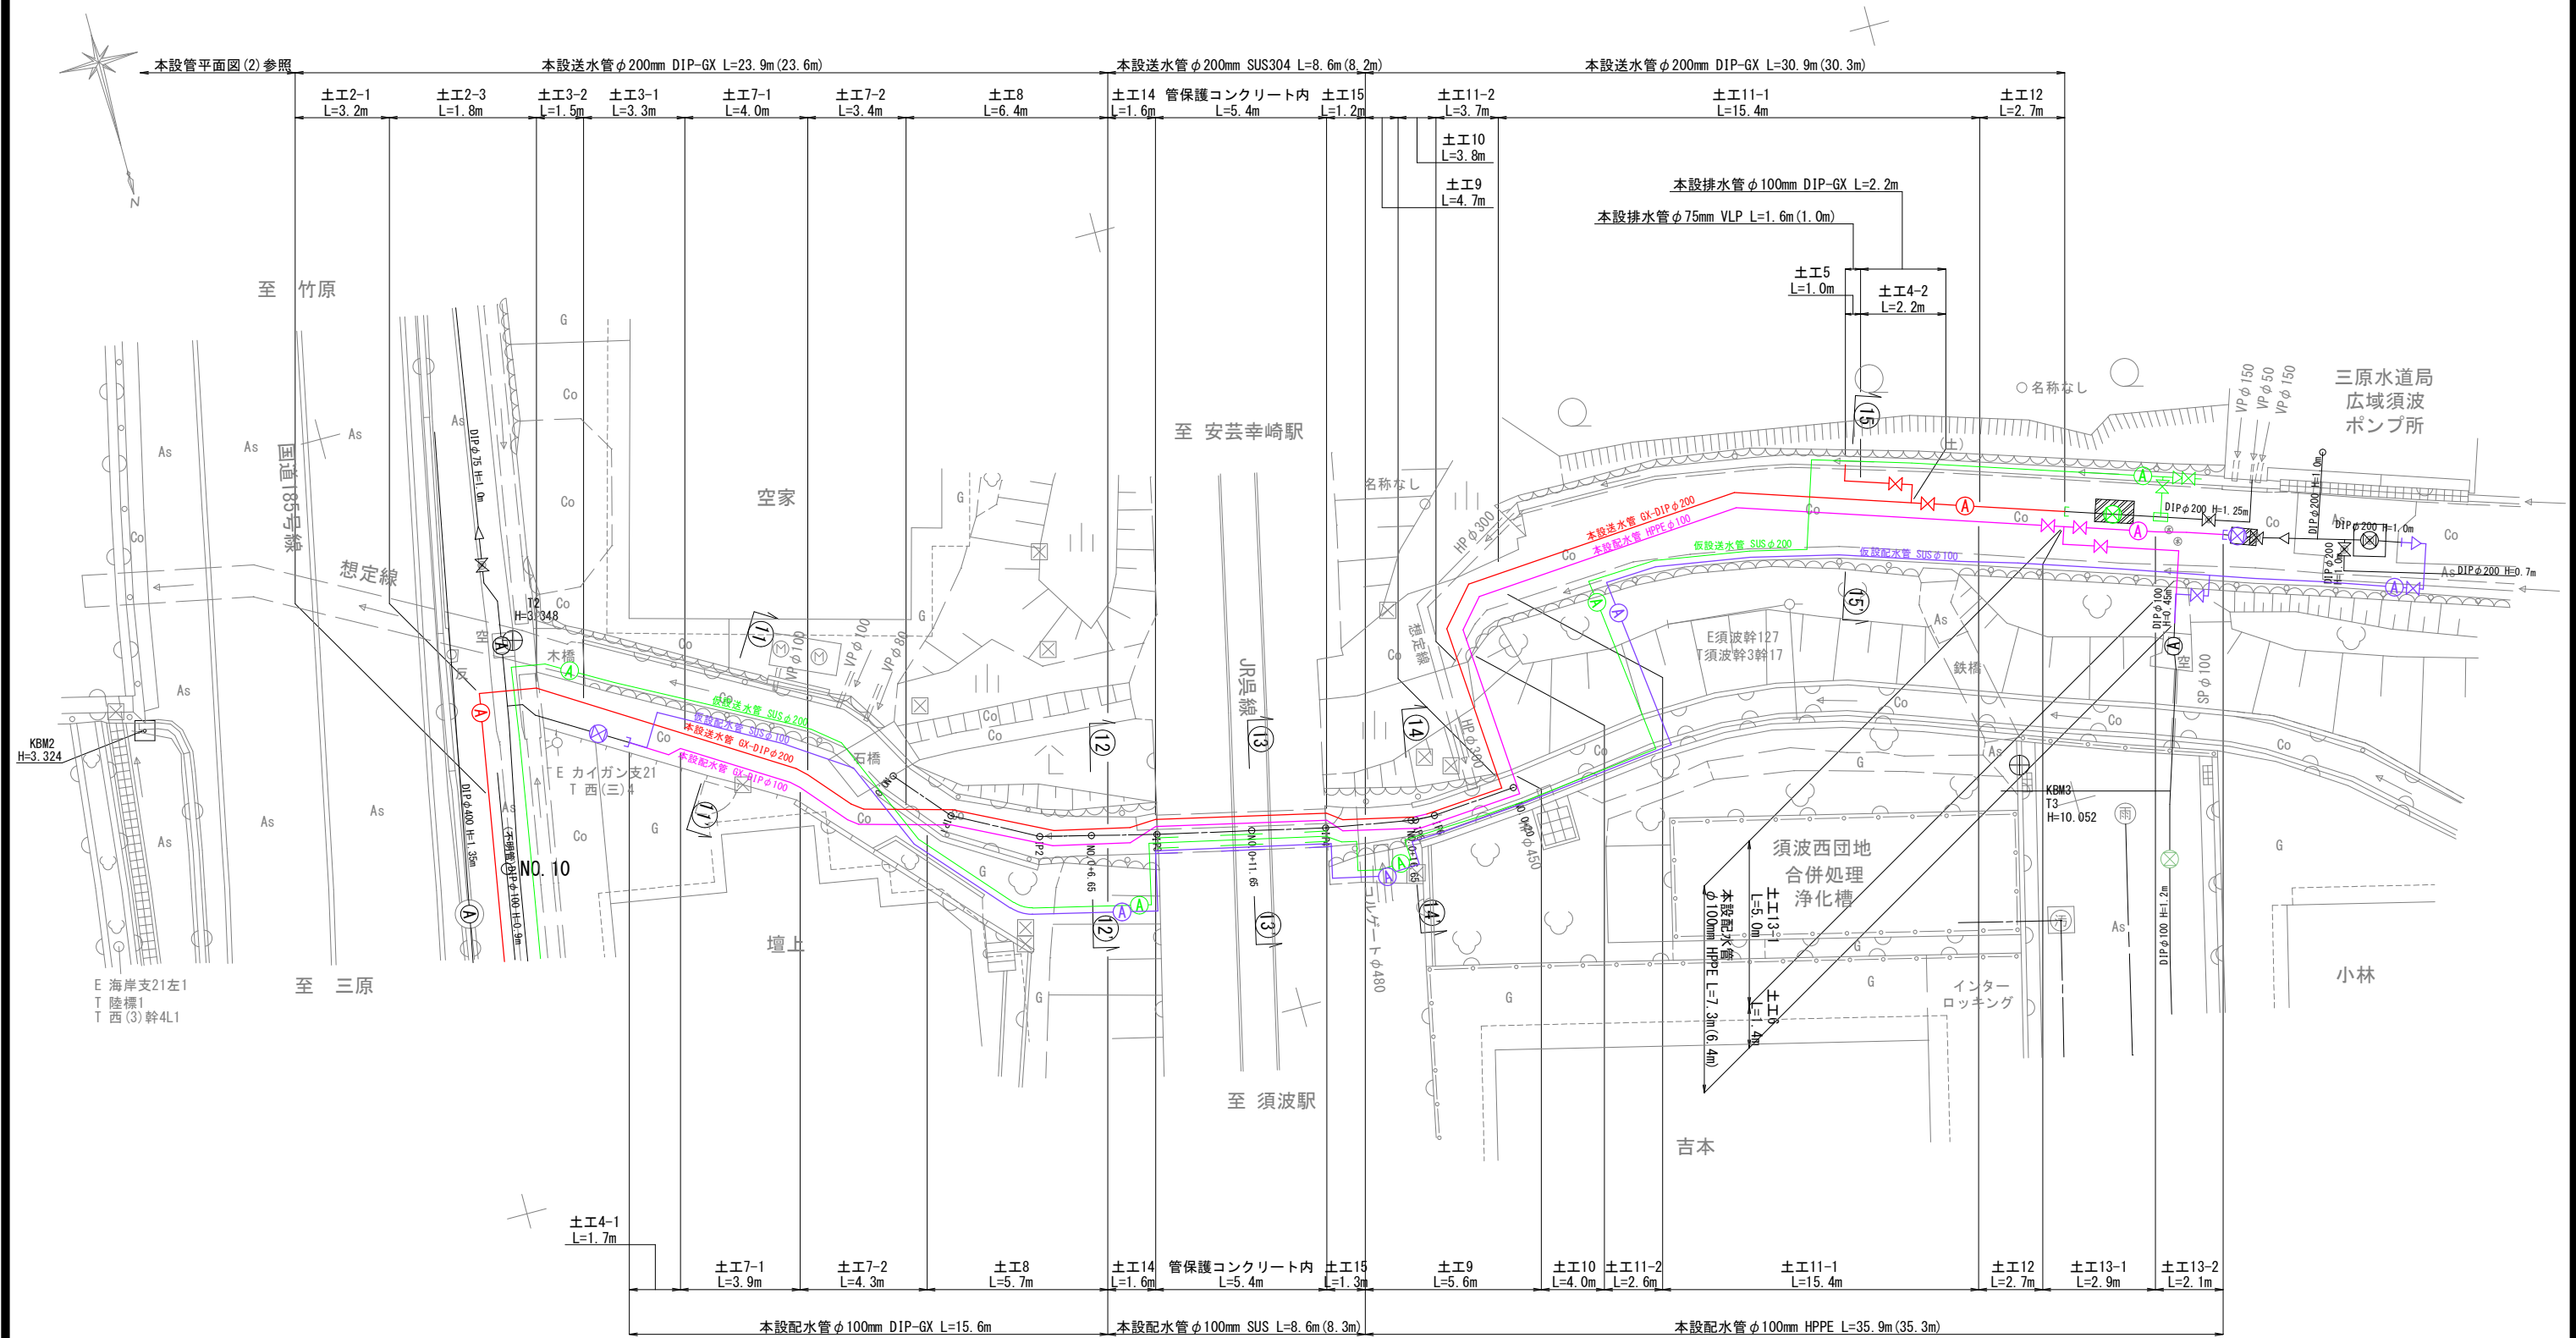


図面番号	4 16	縮 尺	1/100
工事名称	一般国道185号外1路線φ100・φ200mm送・配水管布設替工事		
種 別	本設管平面図(3)		
工事箇所	三原市須波西二丁目		
広島県水道広域連合企業団三原事務所			


この図面は、実際の図面を50%に縮尺している。

本設管詳細図(1) S=1/NON
(送水管φ200)


A - A' 断面図
Noscale

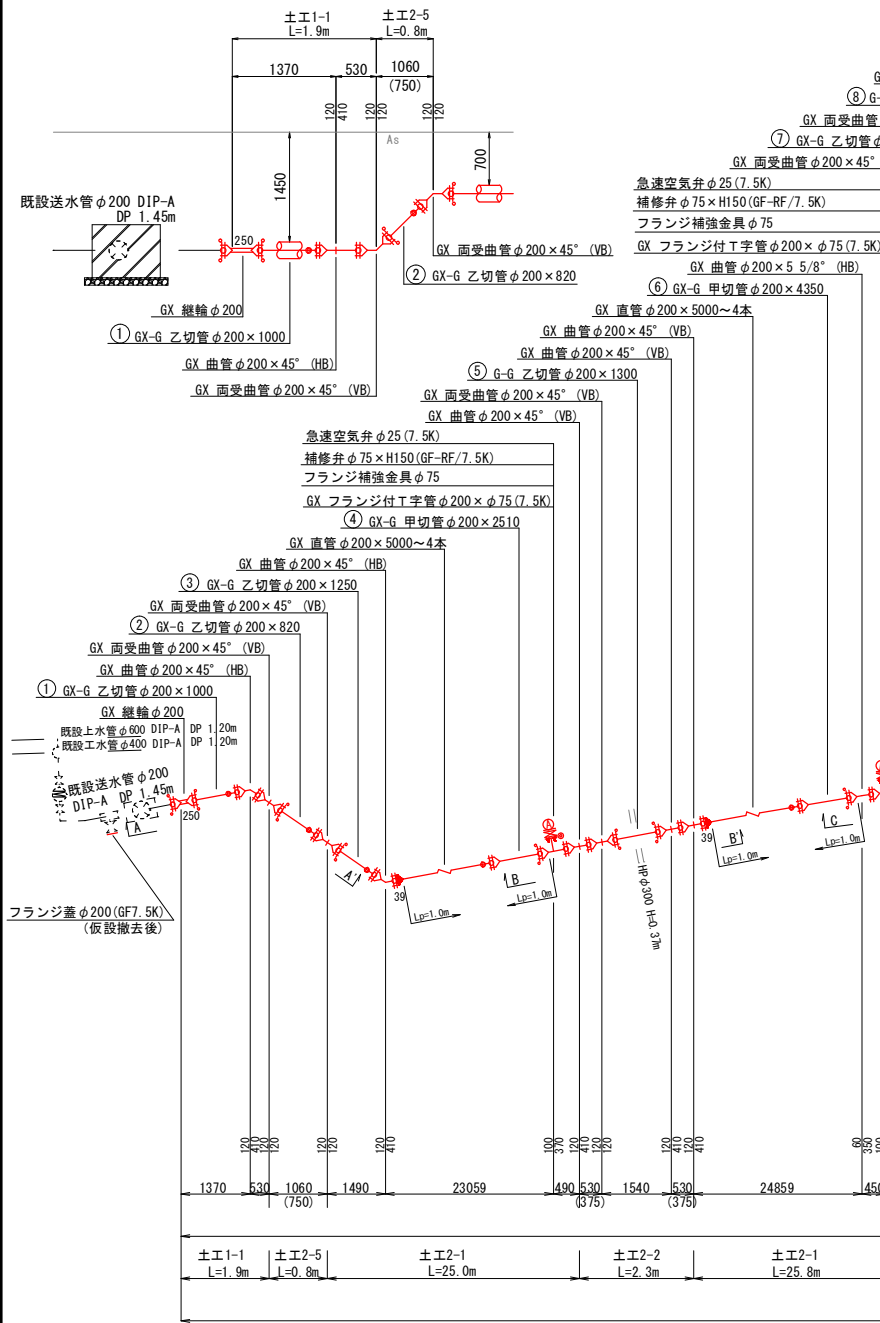


B - B' 断面図
Noscale

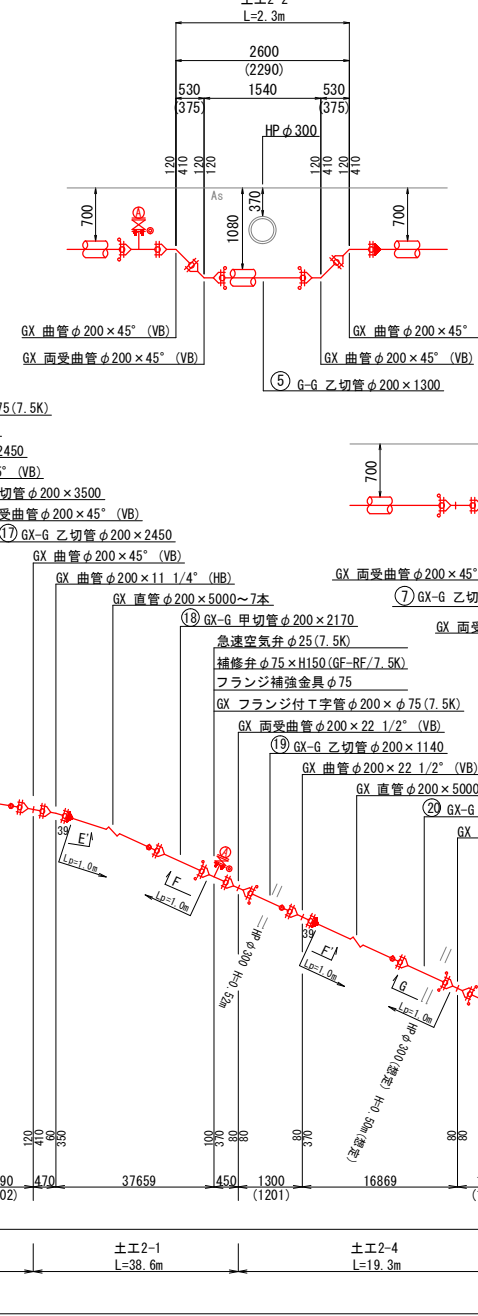


C - C' 断面図
Noscale

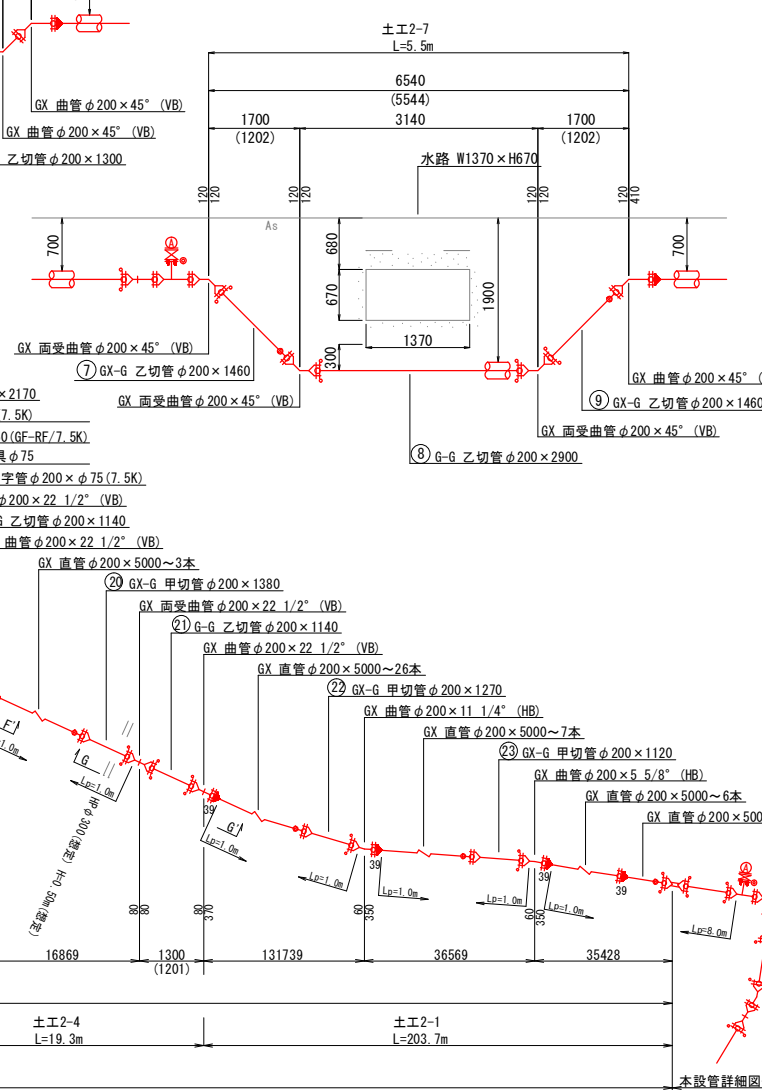


D - D' 断面図
Noscale

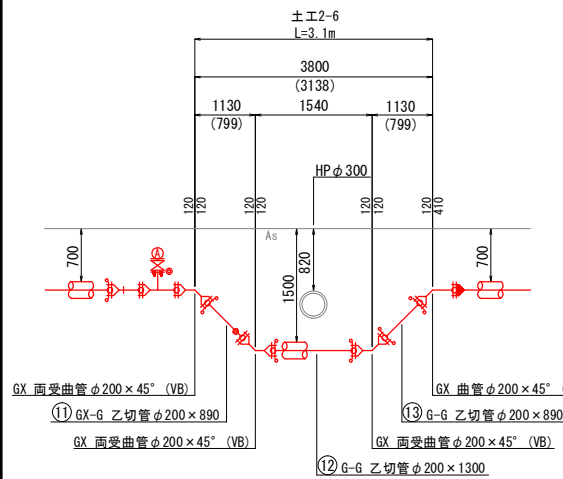


E - E' 断面図
Noscale

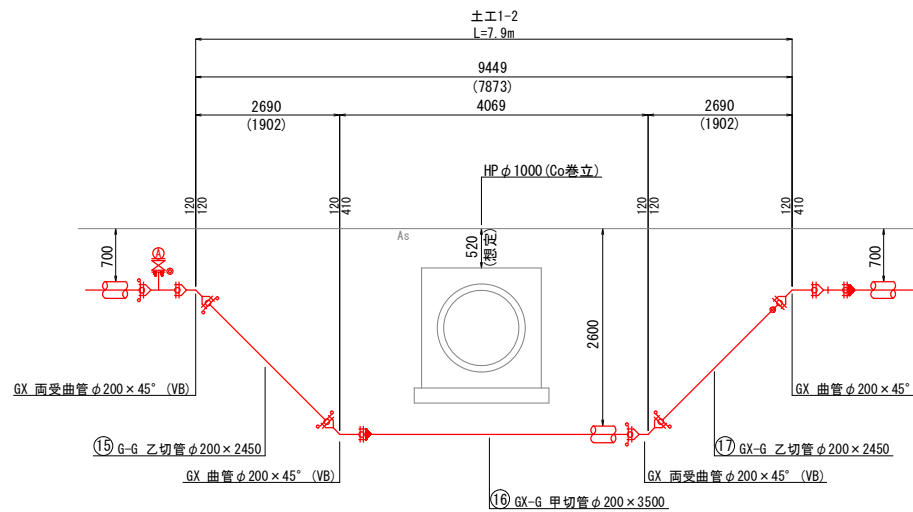

F - F' 断面図
Noscale

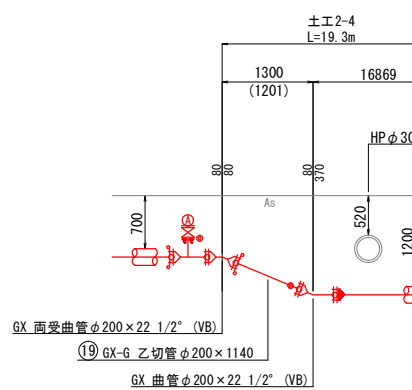

G - G' 断面図
Noscale

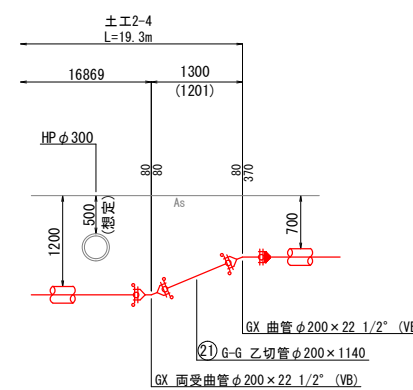


- 凡 例
- GX形 ライナ
 - GX形 G-Link
 - フランジ補強金具


図面番号	5 16	縮 尺	1/NON
工事名称	一般国道185号外1路線φ100・φ200mm送・配水管布設替工事		
種 別	本設管詳細図(1)		
工事箇所	三原市須波西二丁目		
広島県水道広域連合企業団三原事務所			

この図面は、実際の図面を50%に縮尺している。


本設管詳細図(2) S=1/NON
(送水管φ200)

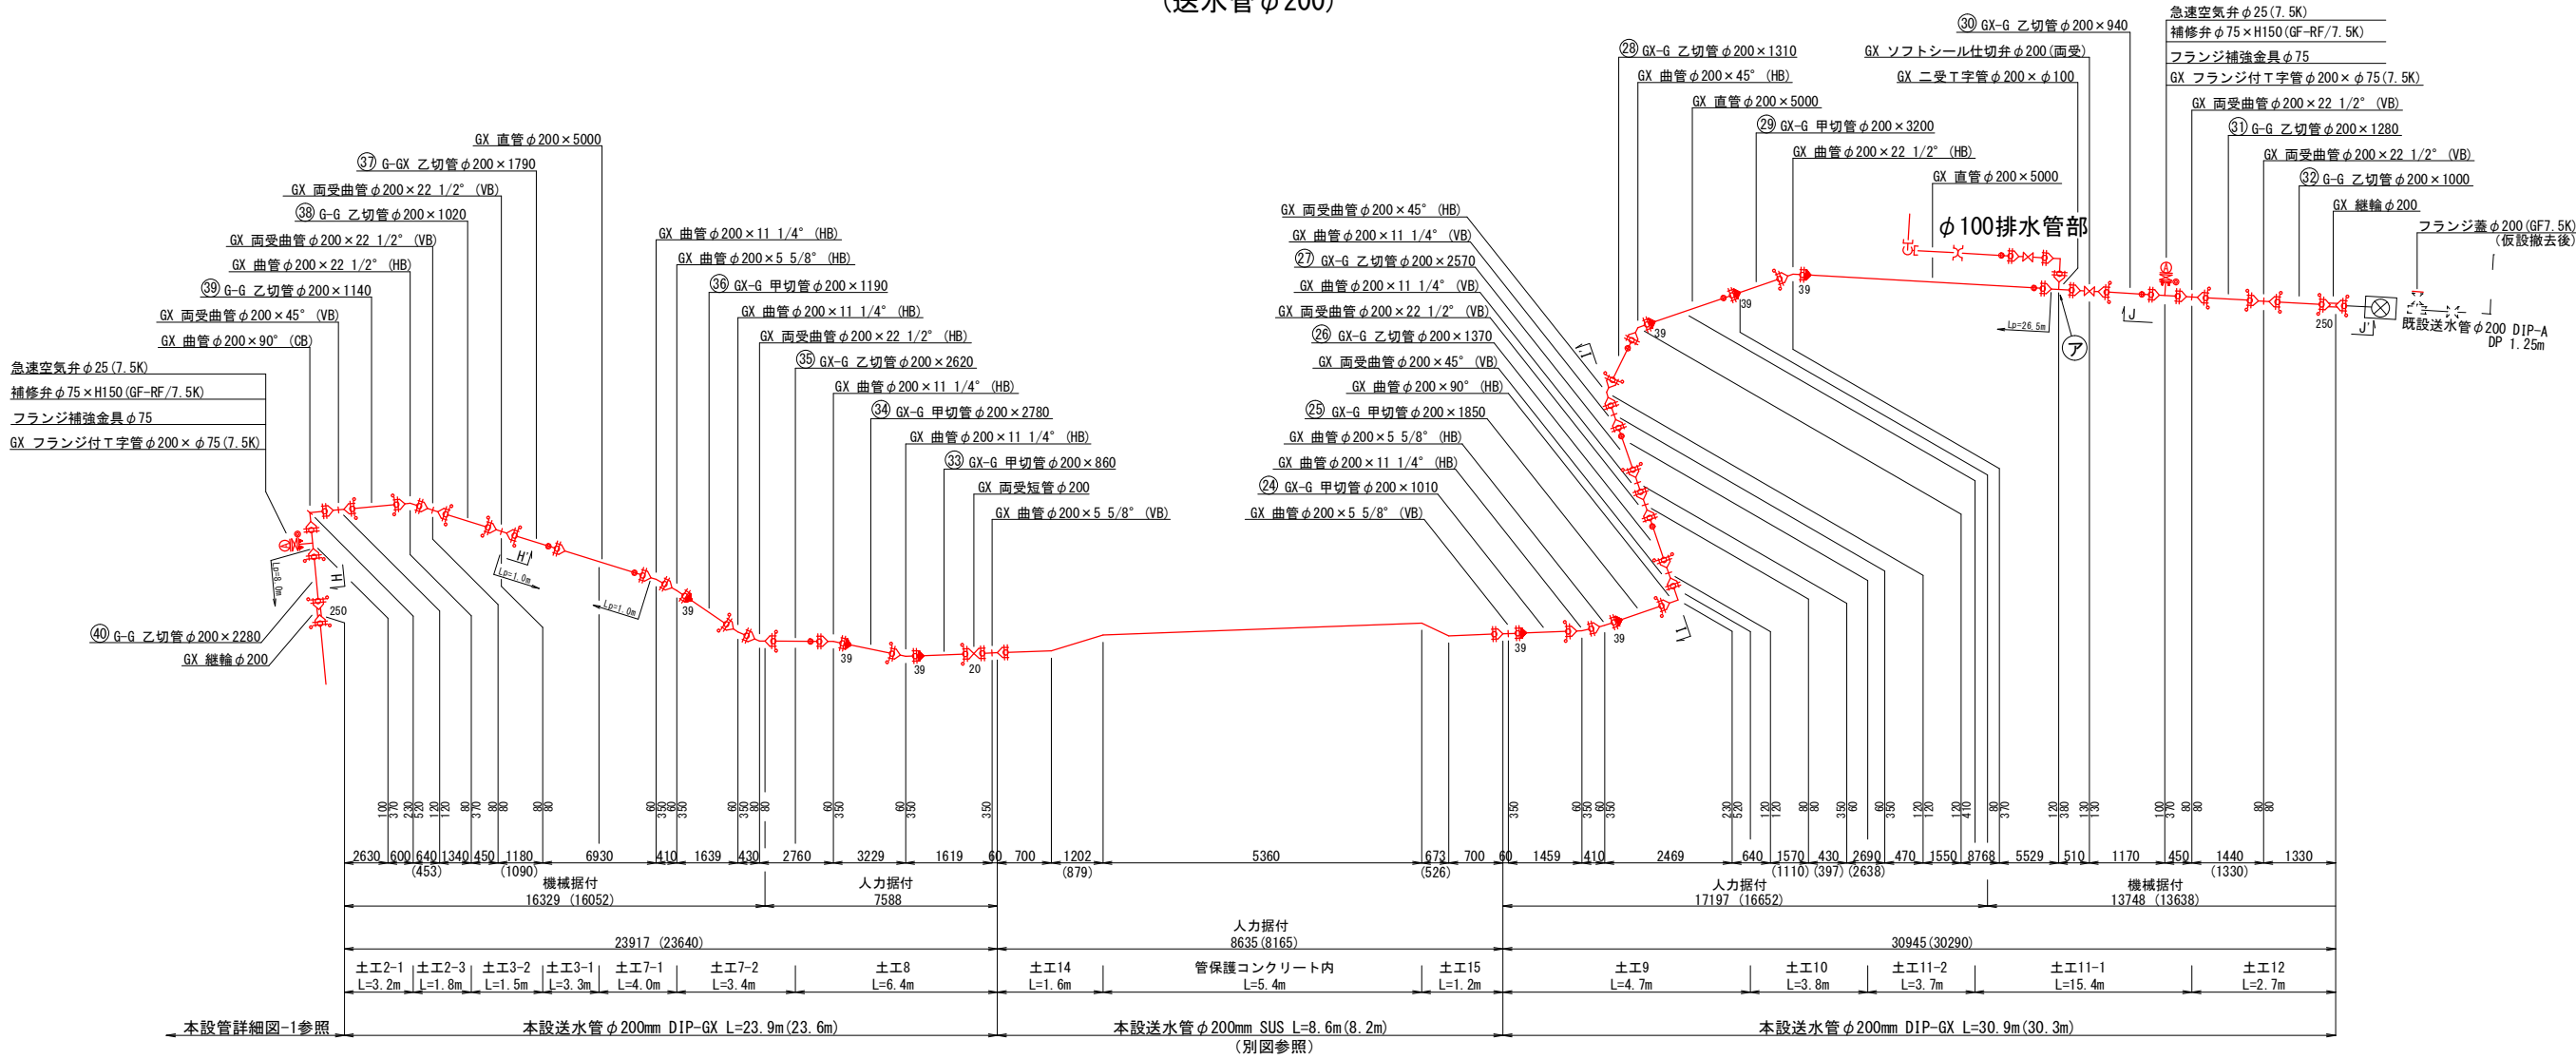


H - H' 断面図
Noscale

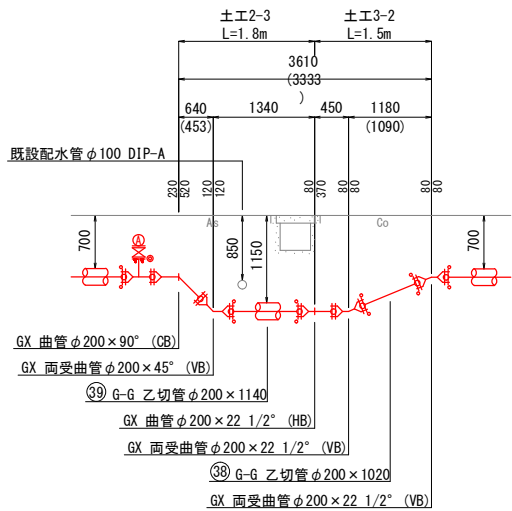


I - I' 断面図
Noscale

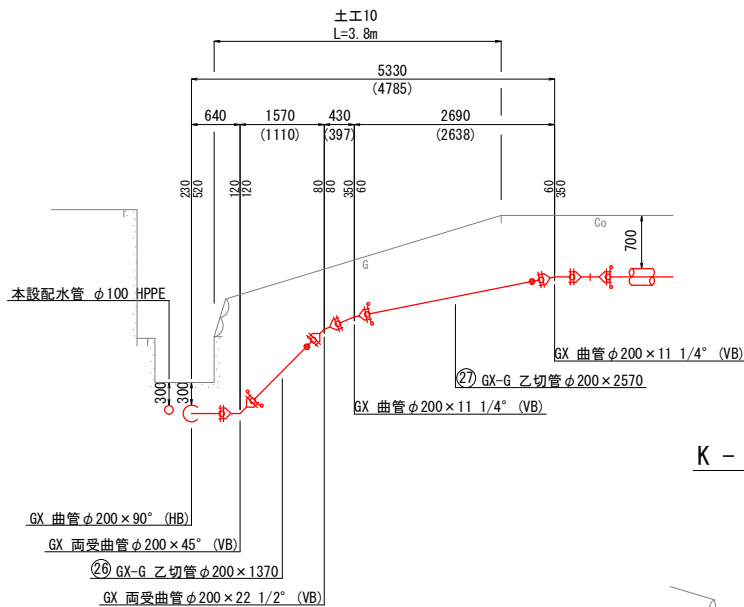


J - J' 断面図
Noscale

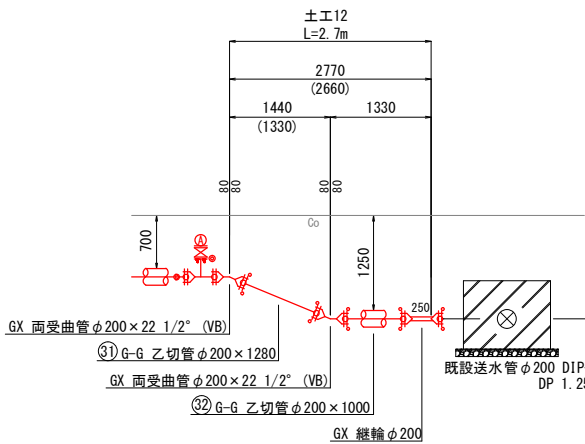

K - K' 断面図
Noscale

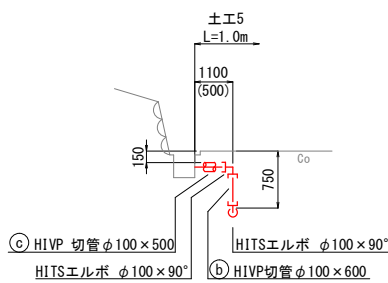


φ100排水管部詳細図
Noscale

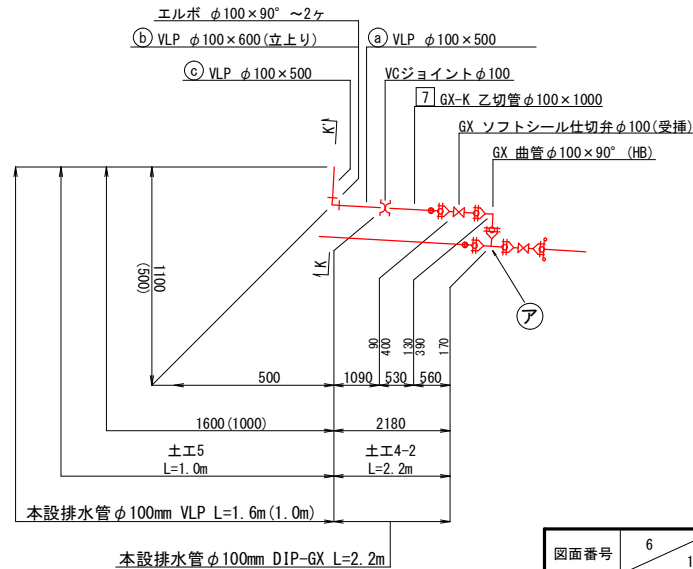

凡 例	
	GX形 ライナ
	GX形 G-Link
	フランジ補強金具

図面番号	6 16	縮 尺	1/NON
工事名称	一般国道185号外1路線φ100mm・φ200mm送・配水管布設替工事		
種 別	本設管詳細図(2)		
工事箇所	三原市須波西二丁目		
広島県水道広域連合企業団三原事務所			

本設管詳細図(3) S=1/NON
(配水管φ100)




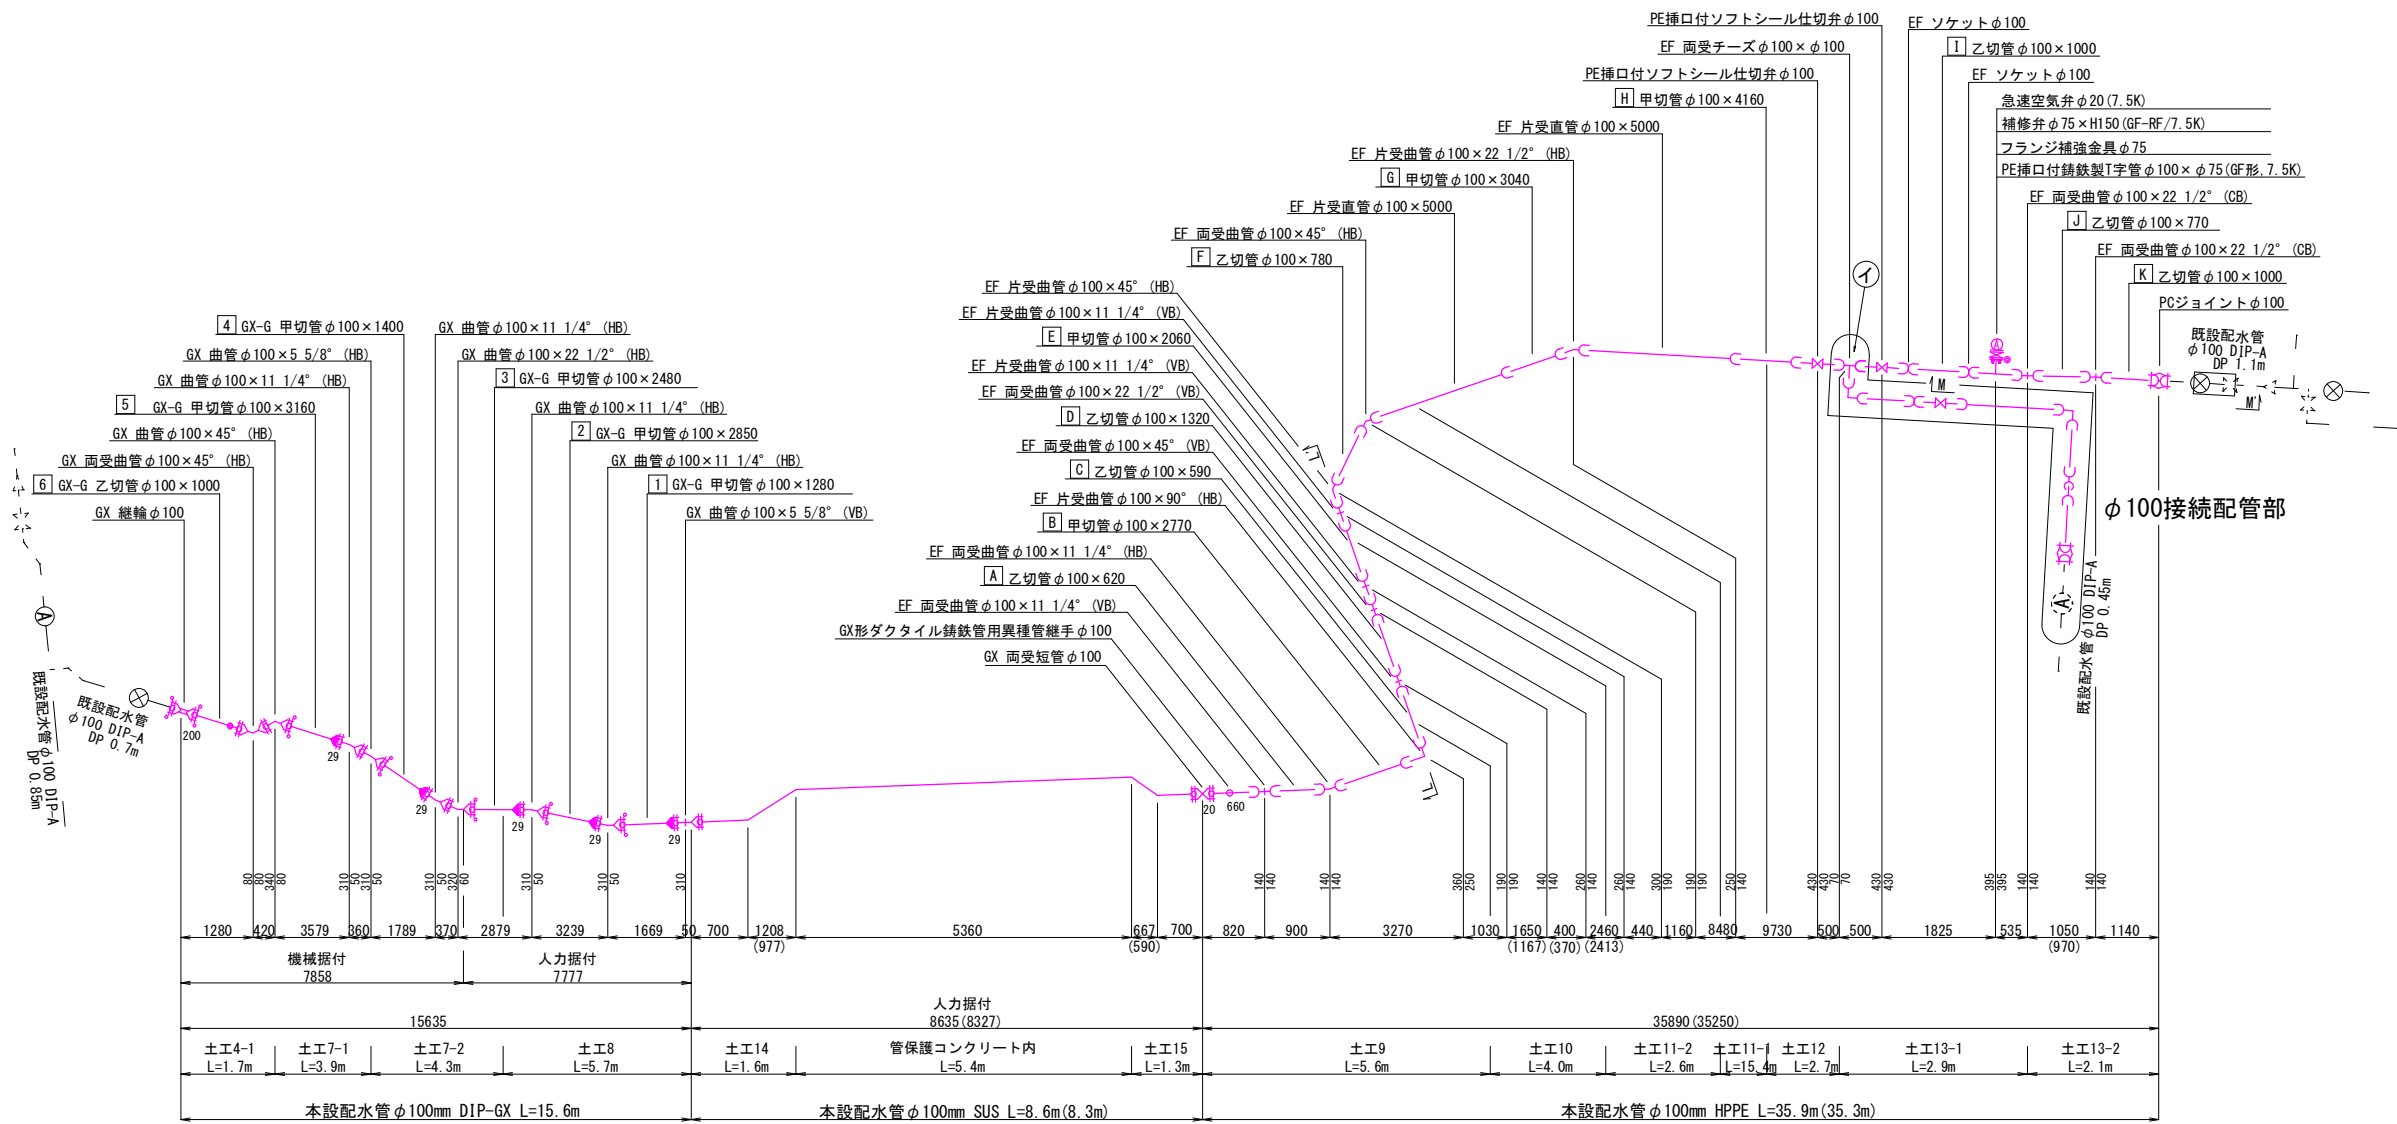


L - L' 断面図
Noscale

M - M' 断面図
Noscale

N - N' 断面図
Noscale

φ100接続配管部詳細図
Noscale

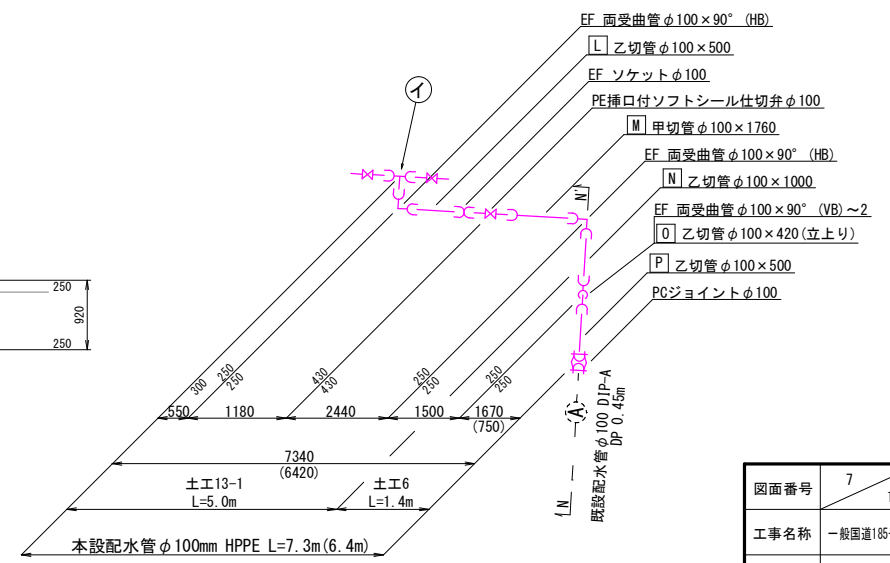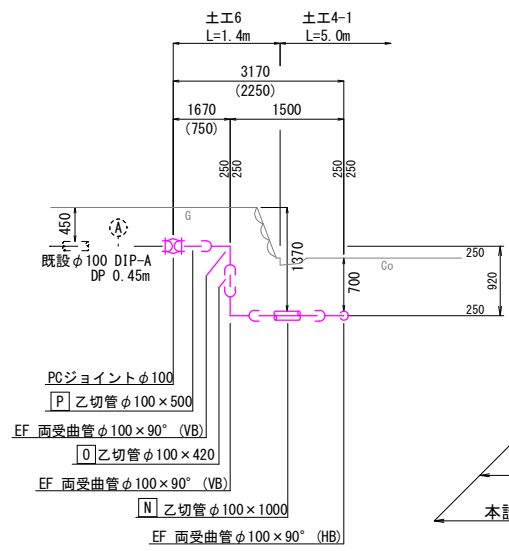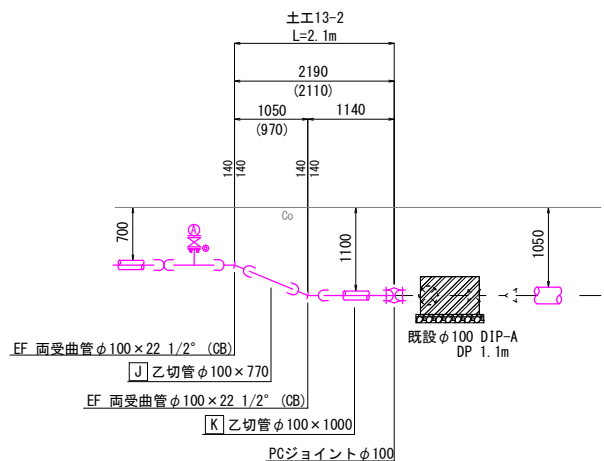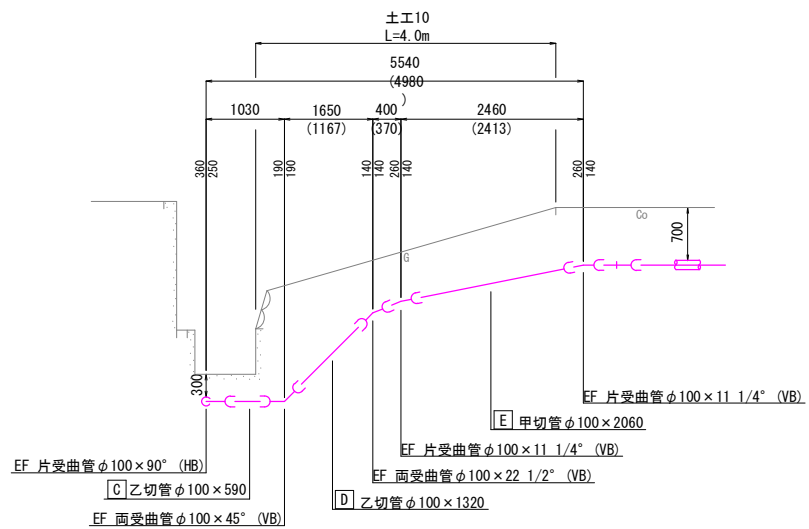

凡 例
GX形 ライナ
GX形 G-Link
フランジ補強金具


図面番号	7 16	縮 尺	1/NON
工事名称	一般国道185号外1路線φ100mm・φ200mm送、配水管布設工事		
種 別	本設管詳細図(3)		
工事箇所	三原市須波西二丁目		
広島県水道広域連合企業団三原事務所			

この図面は、実際の図面を50%に縮尺している。


本設管詳細図(4)

送水管:SUS304 200A Sch10S , 配水管:SUS304 100A Sch10S


平面図 S=1/30

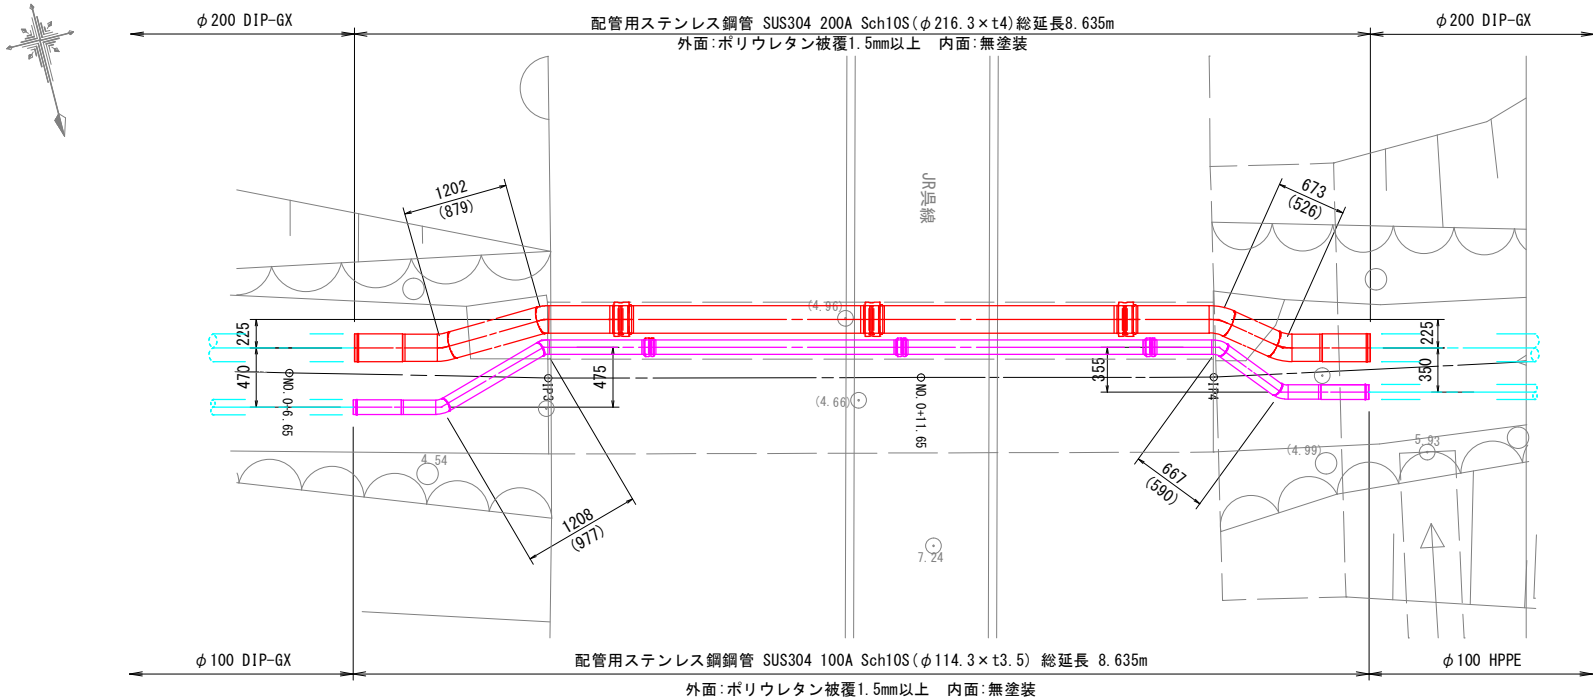


送水管 側面図 S=1/30

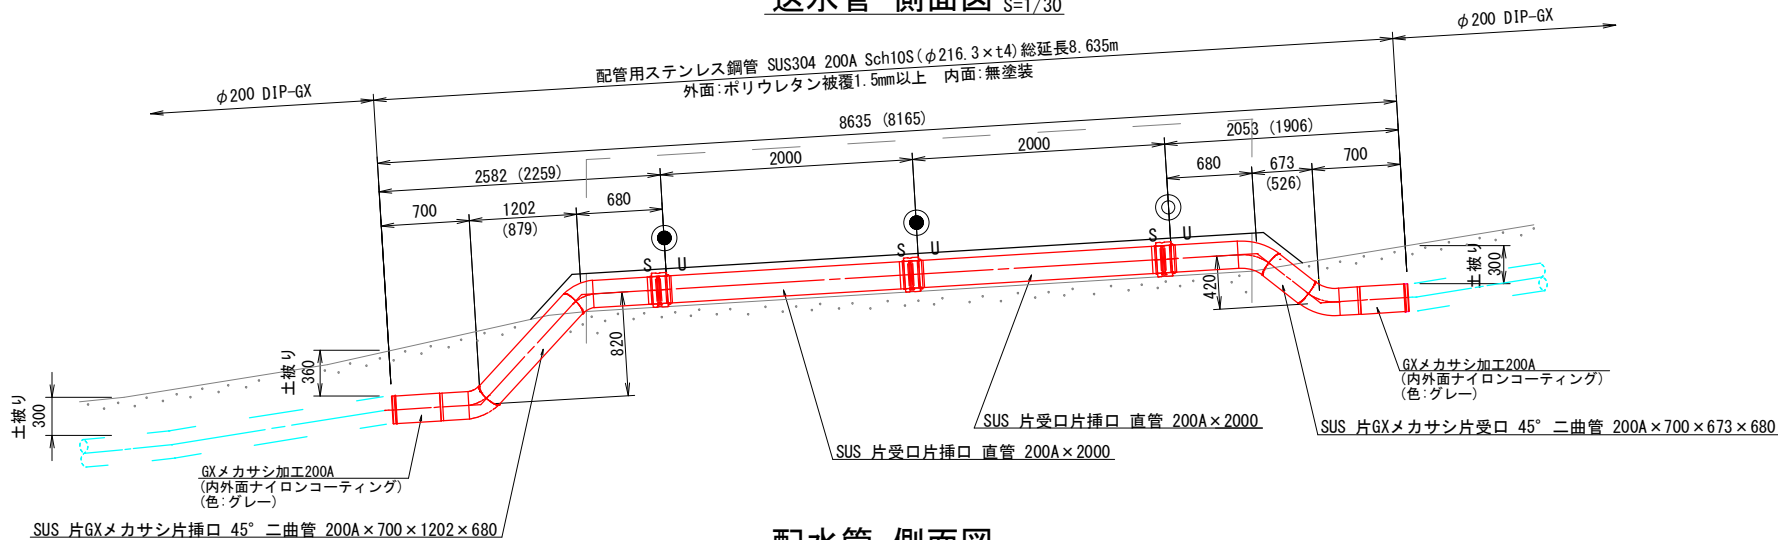

配水管 側面図 S=1/30

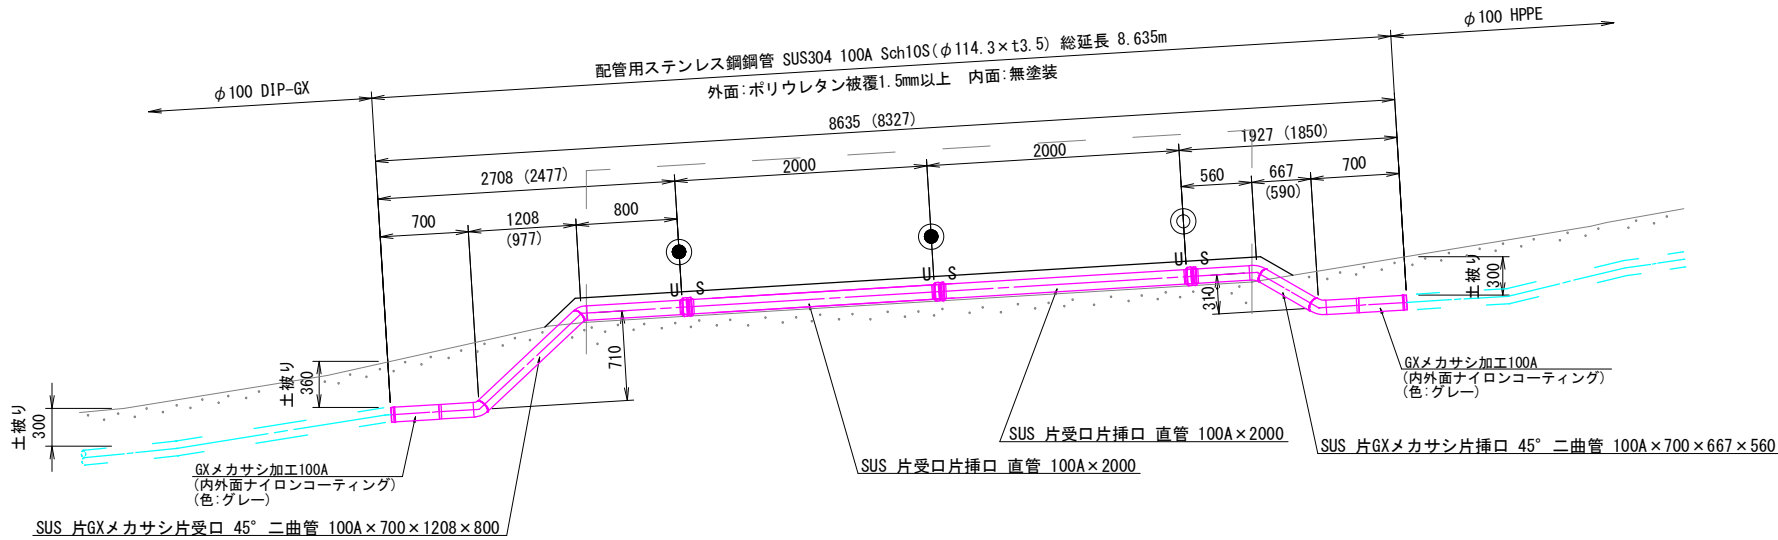

断面図 S=1/15

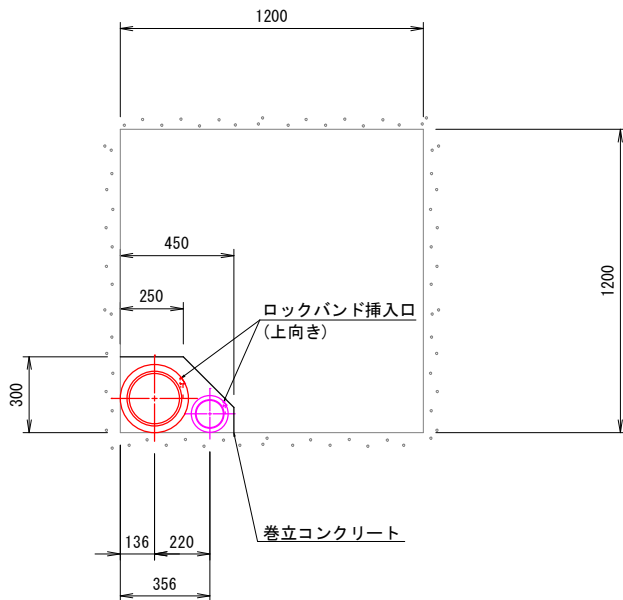


図面番号	8 16	縮 尺	1/30
工事名称	一般国道185号外1路線φ100mm・φ200mm送・配水管布設替工事		
種 別	本設管詳細図(4)		
工事箇所	三原市須波西二丁目		
広島県水道広域連合企業団三原事務所			


この図面は、実際の図面を50%に縮尺している。

本設管縦断面図 S=1/100

送水管φ200

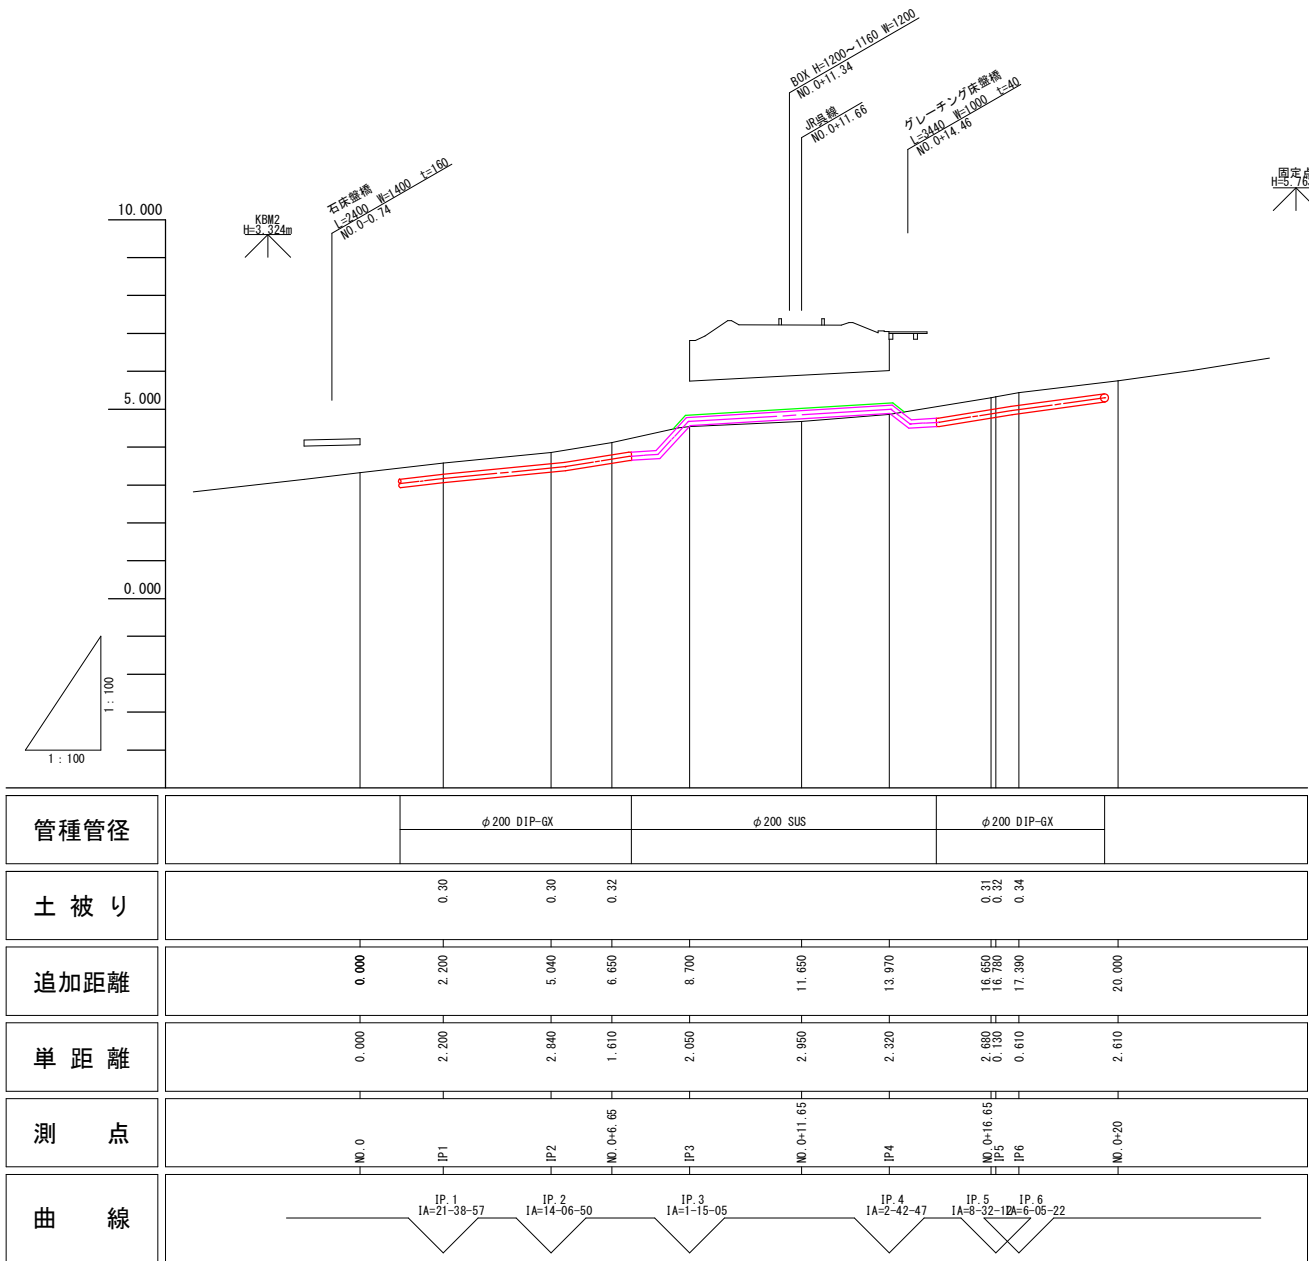

配水管φ100

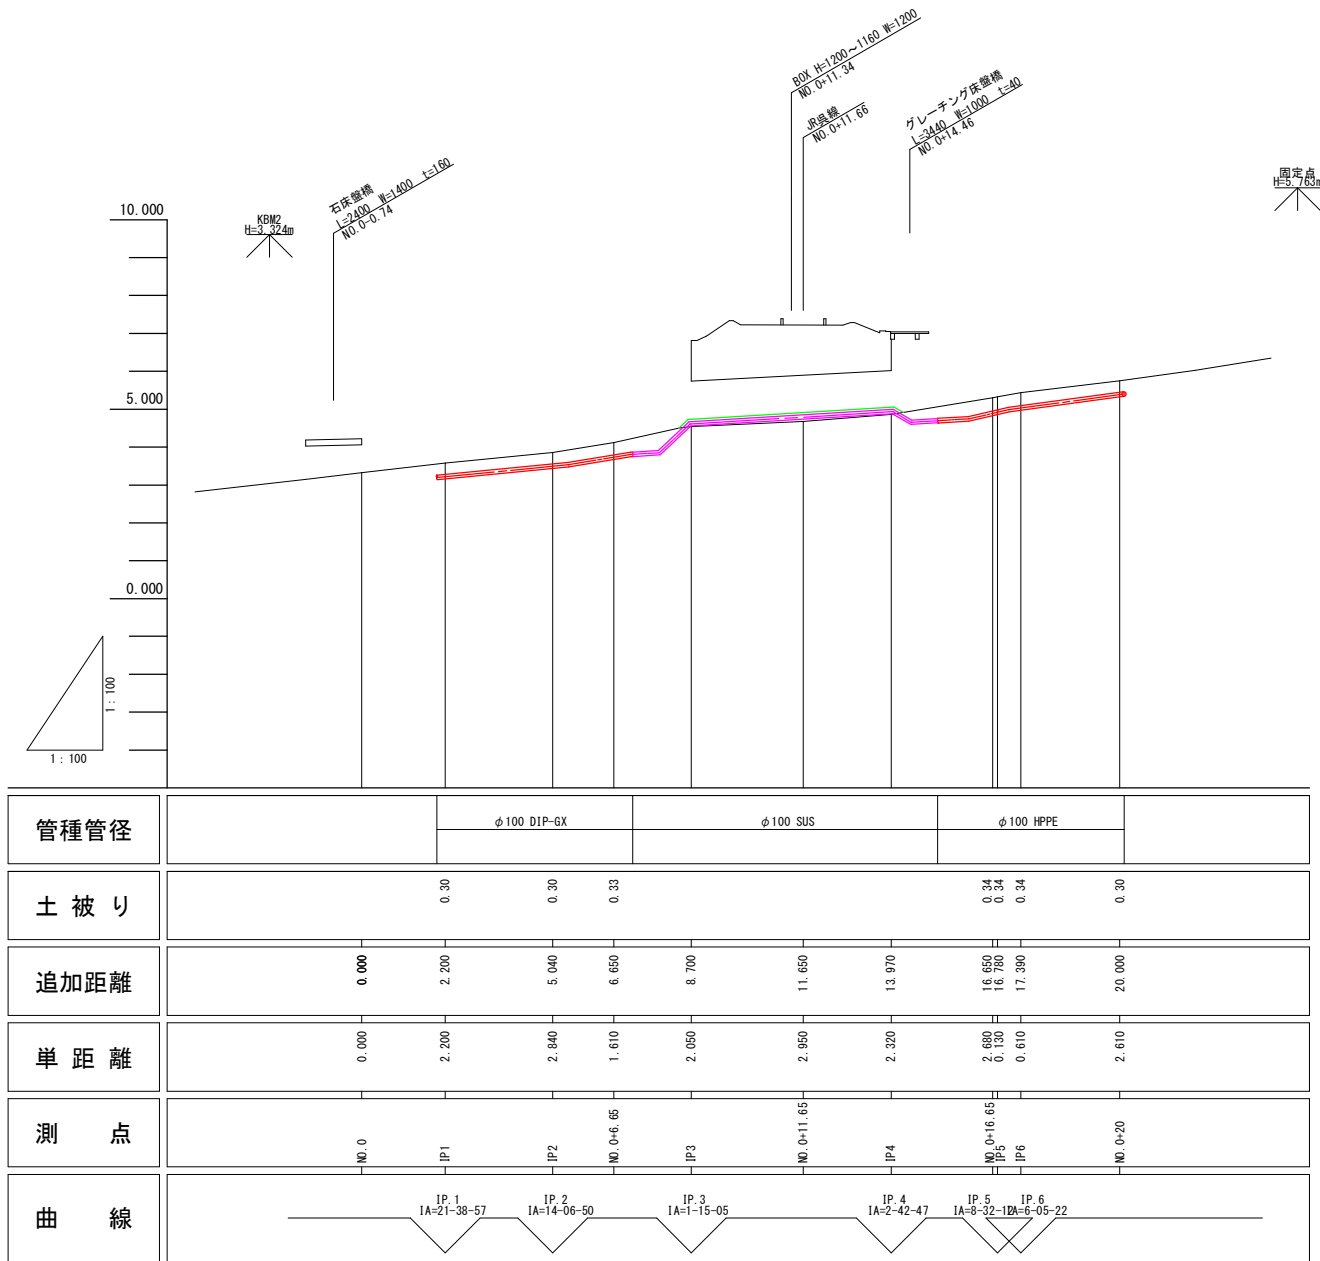


図面番号	9 16	縮 尺	1/30
工事名称	一般国道185号外1路線φ200mm・φ200mm送・配水管布設替工事		
種 別	本設管詳細図(4)		
工事箇所	三原市須波西二丁目		
広島県水道広域連合企業団三原事務所			


この図面は、実際の図面を50%に縮尺している。

横断面図(1) S=1/100


① — ①'
NO. 0+5. 0

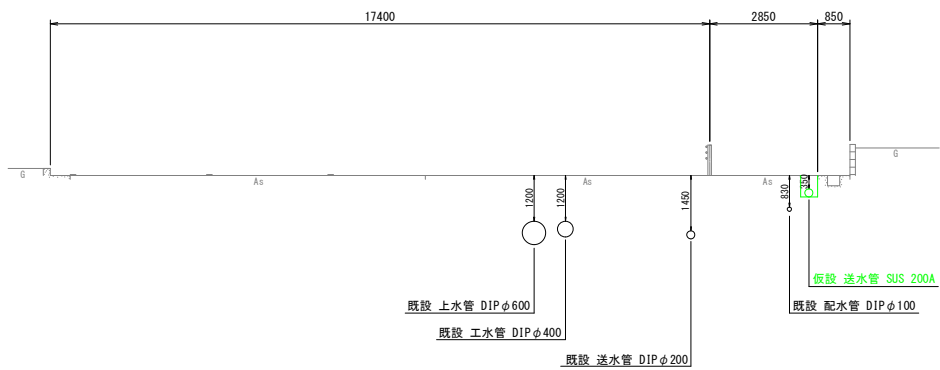


② — ②'
NO. 1

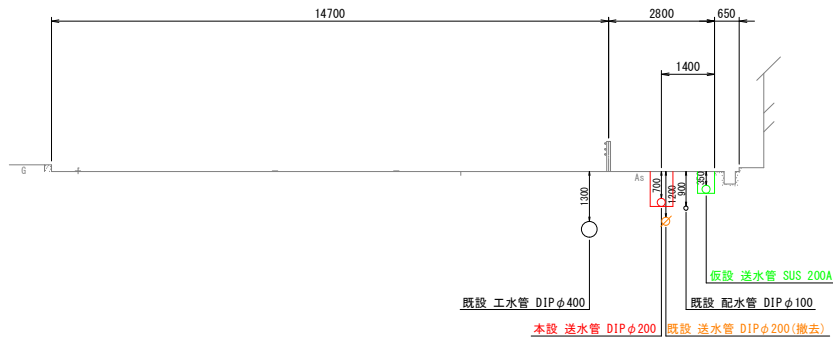


③ — ③'
NO. 2

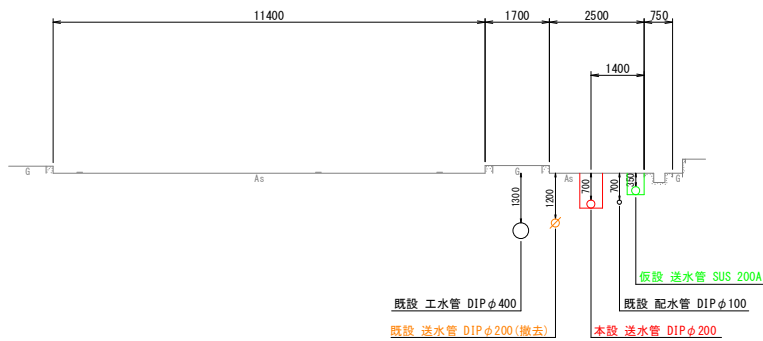


④ — ④'
NO. 3

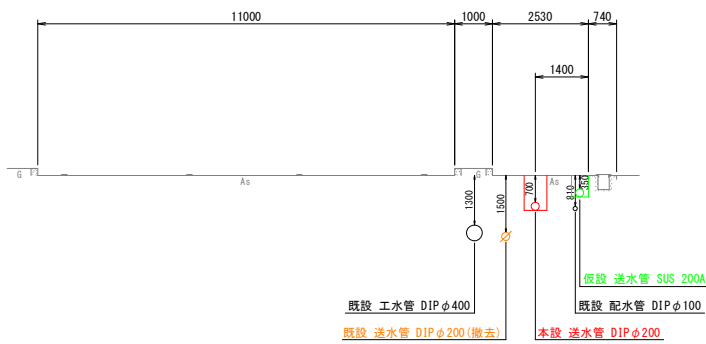

⑤ — ⑤'
NO. 4

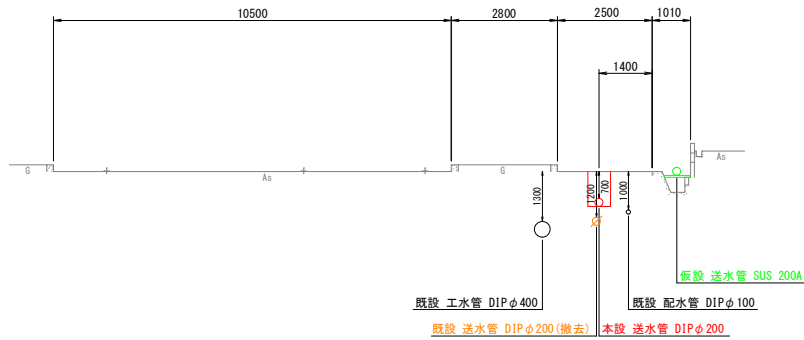

⑥ — ⑥'
NO. 5

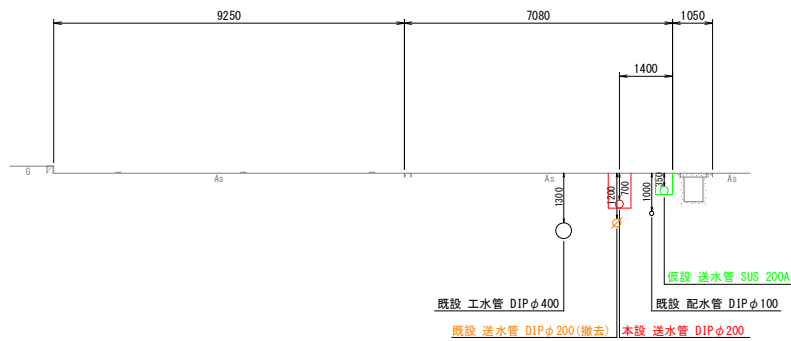


図面番号	10	縮 尺	1/100	
	16			
工事名称	一般国道185号外1路線φ100mm・φ200mm送・配水管布設替工事			
種 別	横断面図(1)			
工事箇所	三原市須波西二丁目			
広島県水道広域連合企業団三原事務所				


この図面は、実際の図面を50%に縮尺している。

横断面図(2) S=1/100


⑥ — ⑥'
NO. 6

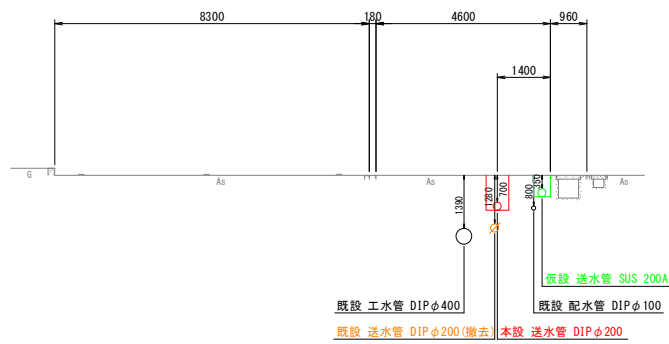


⑨ — ⑨'
NO. 9

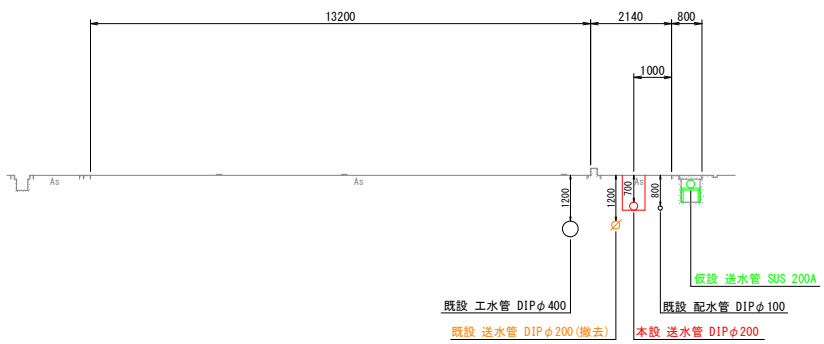


⑦ — ⑦'
NO. 7

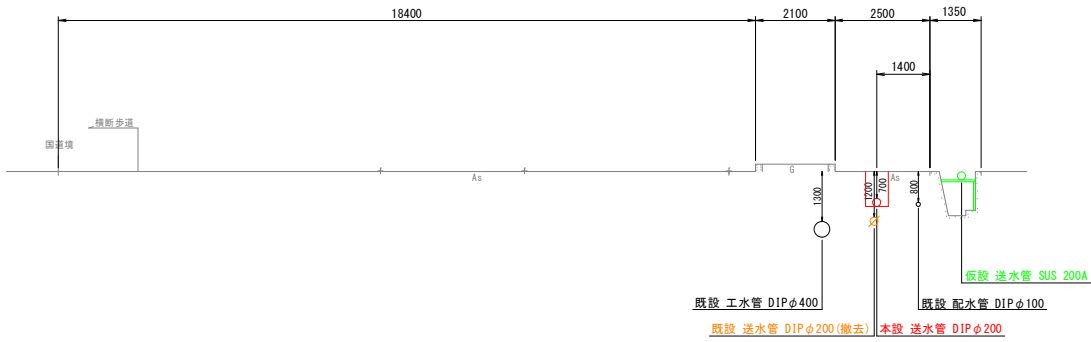

⑩ — ⑩'
NO. 10

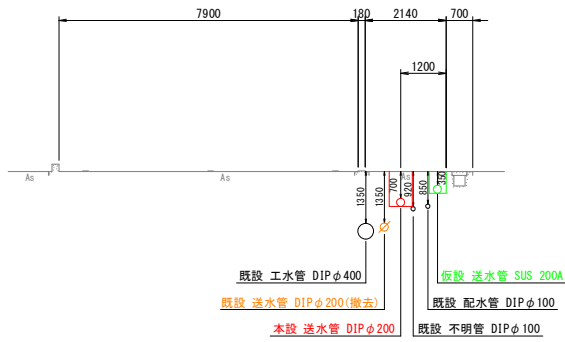

⑧ — ⑧'
NO. 8

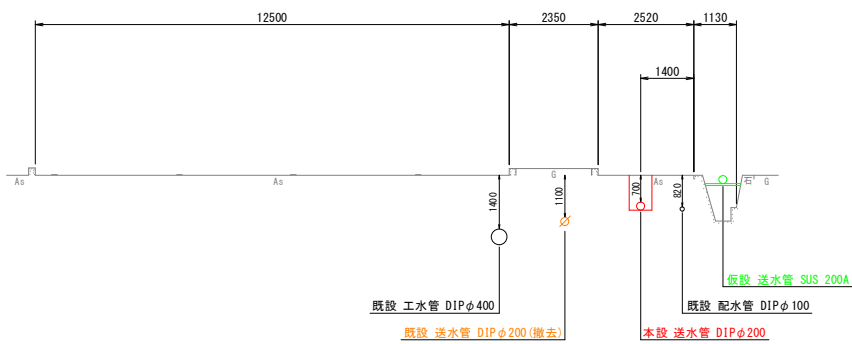


図面番号	11	縮 尺	1/30
	16		
工事名称	一般国道185号外1路線φ100mm・φ200mm送・配水管布設替工事		
種 別	横断面図(2)		
工事箇所	三原市須波西二丁目		
広島県水道広域連合企業団三原事務所			

この図面は、実際の図面を50%に縮尺している。

横断面図(3) S=1/100


⑪ — ⑪'

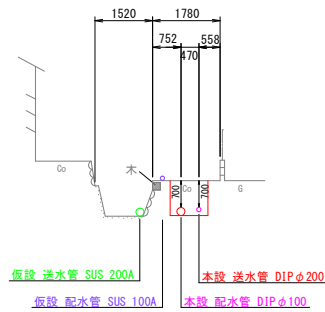

DL=0.000

⑭ — ⑭'


NO. 0+16.65

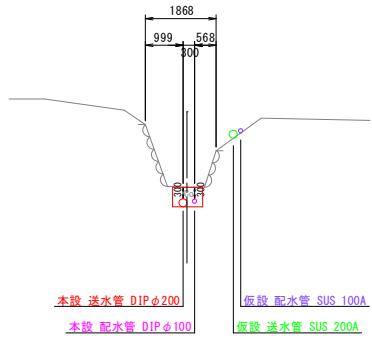

DL=0.000

⑫ — ⑫'


NO. 0+6.65

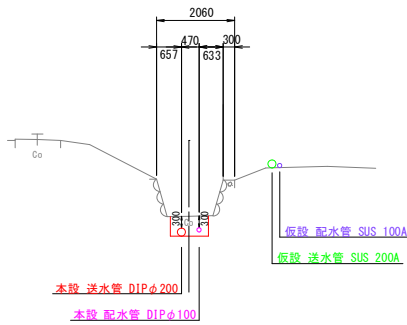

DL=0.000


DL=0.000

⑮ — ⑮'

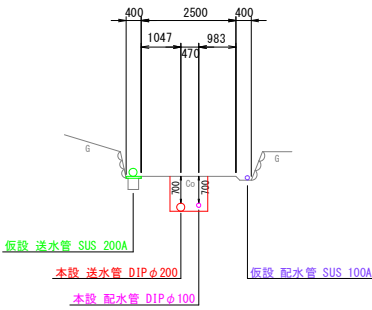

⑬ — ⑬'

NO. 0+11.65

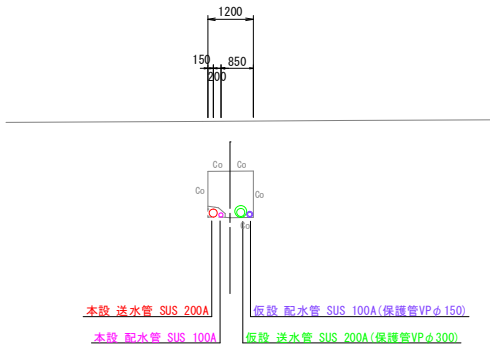



DL=0.000

DL=0.000



図面番号	12 16	縮 尺	1/100
工事名称	一般国道185号外1路線φ100mm・φ200mm送・配水管布設替工事		
種 別	横断面図(3)		
工事箇所	三原市須波西二丁目		
広島県水道広域連合企業団三原事務所			

この図面は、実際の図面を50%に縮尺している。



コンクリート防護A

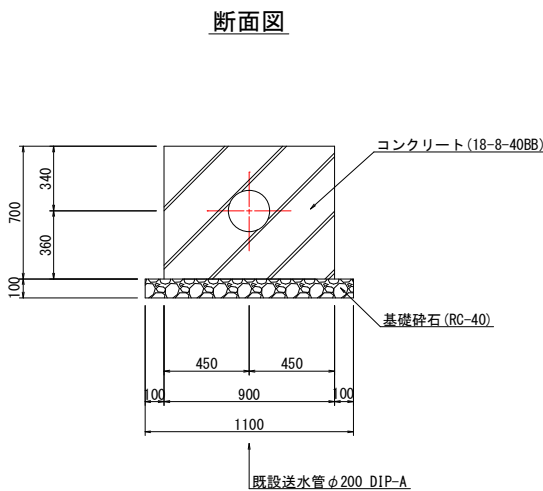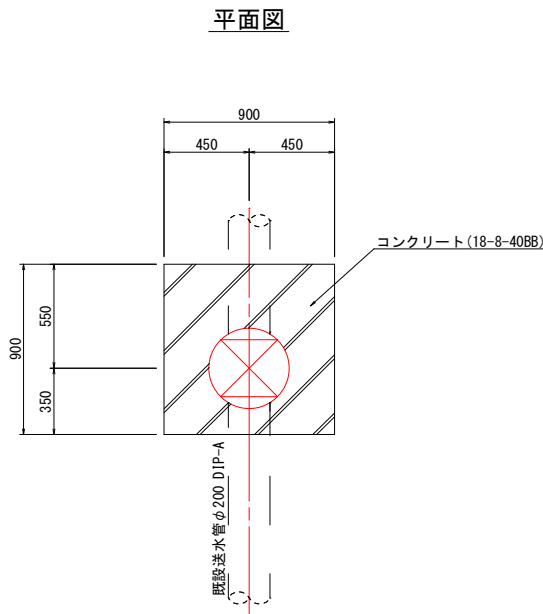

コンクリート防護B

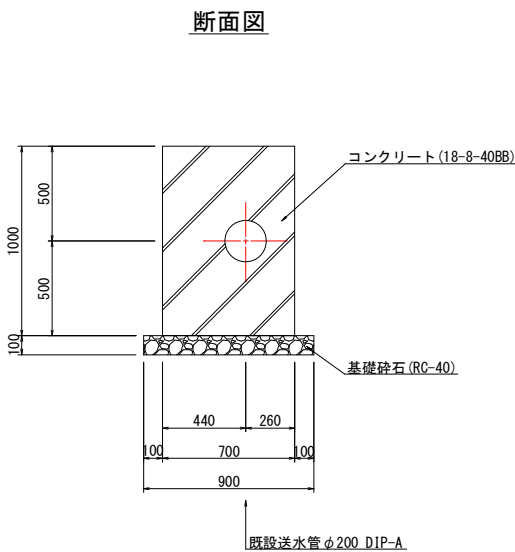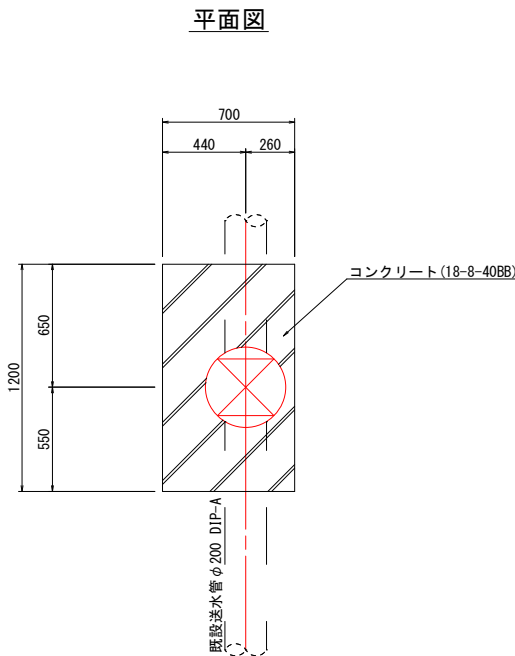


コンクリート防護C

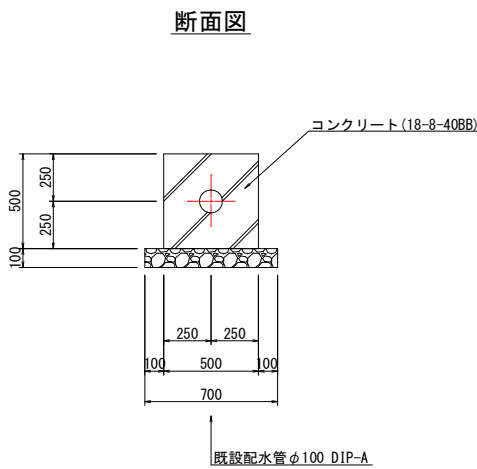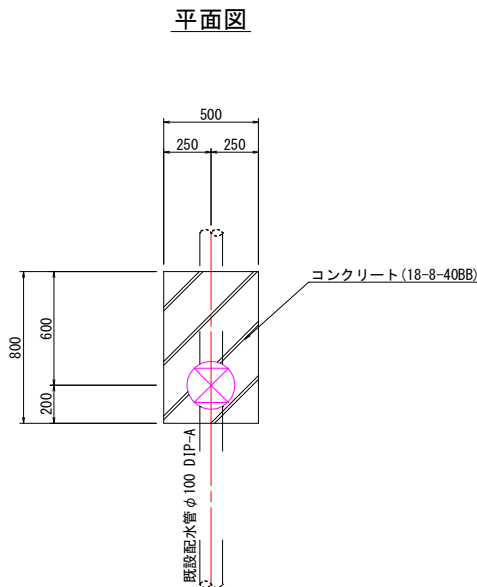


図面番号	13	縮 尺	1/20
	16		
工事名称	一般国道185号外1路線φ100mm・φ200mm送・配水管布設替工事		
種 別	コンクリート防護詳細図		
工事箇所	三原市須波西二丁目		
広島県水道広域連合企業団三原事務所			


φ200仕切弁ボックス 土被りH=1.45m
不排水分岐土工1

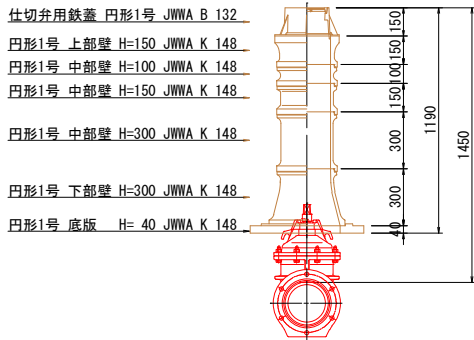


φ200仕切弁ボックス 土被りH=1.45m
不排水仕切弁土工1

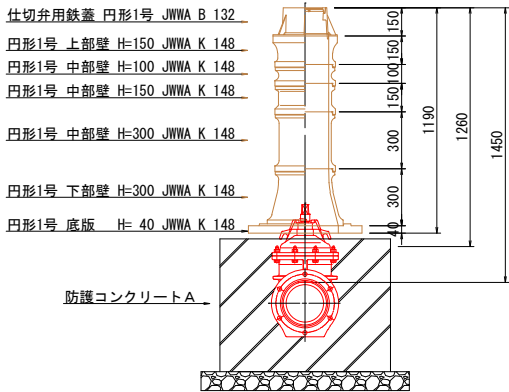


φ200仕切弁ボックス 土被りH=1.25m
不排水仕切弁土工2

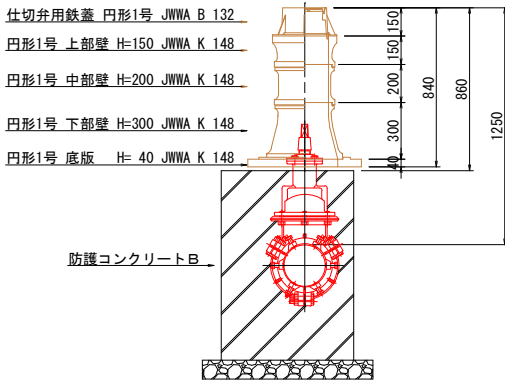


φ100仕切弁ボックス 土被りH=1.1m
不排水仕切弁土工3

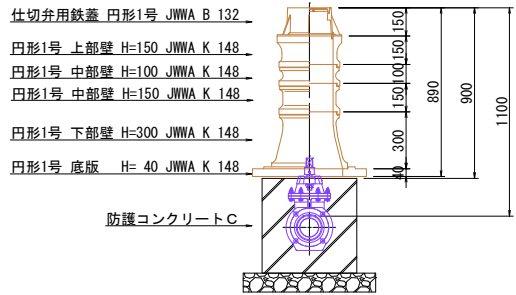


φ100仕切弁ボックス 土被りH=0.7m
不排水仕切弁土工4, 本設土工12, 13-1

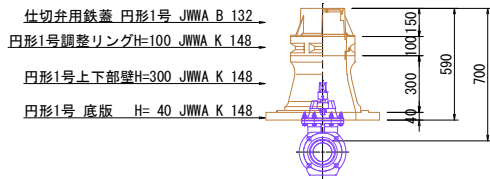


φ100仕切弁ボックス 土被りH=1.2m
不排水仕切弁土工5

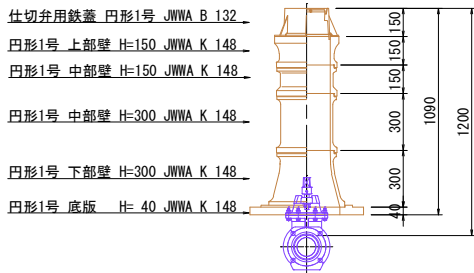


φ200仕切弁ボックス 土被りH=0.7m
本設土工11-1

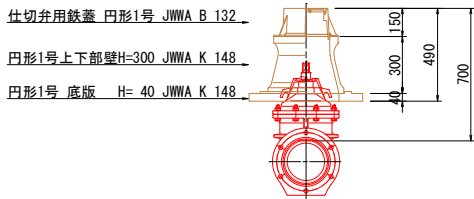

φ100仕切弁ボックス 土被りH=0.75m
本設土工4-2

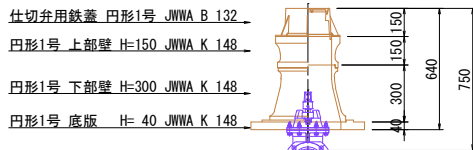


空気弁ボックス 土被りH=0.7m

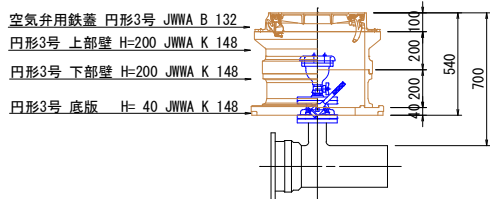


図面番号	14 16	縮 尺	1/20
工事名称	一般国道185号外1路線φ100mm・φ200mm送・配水管布設替工事		
種 別	弁室詳細図		
工事箇所	三原市須波西二丁目		
広島県水道広域連合企業団三原事務所			

舗装本復旧平面図(1) S=1/500

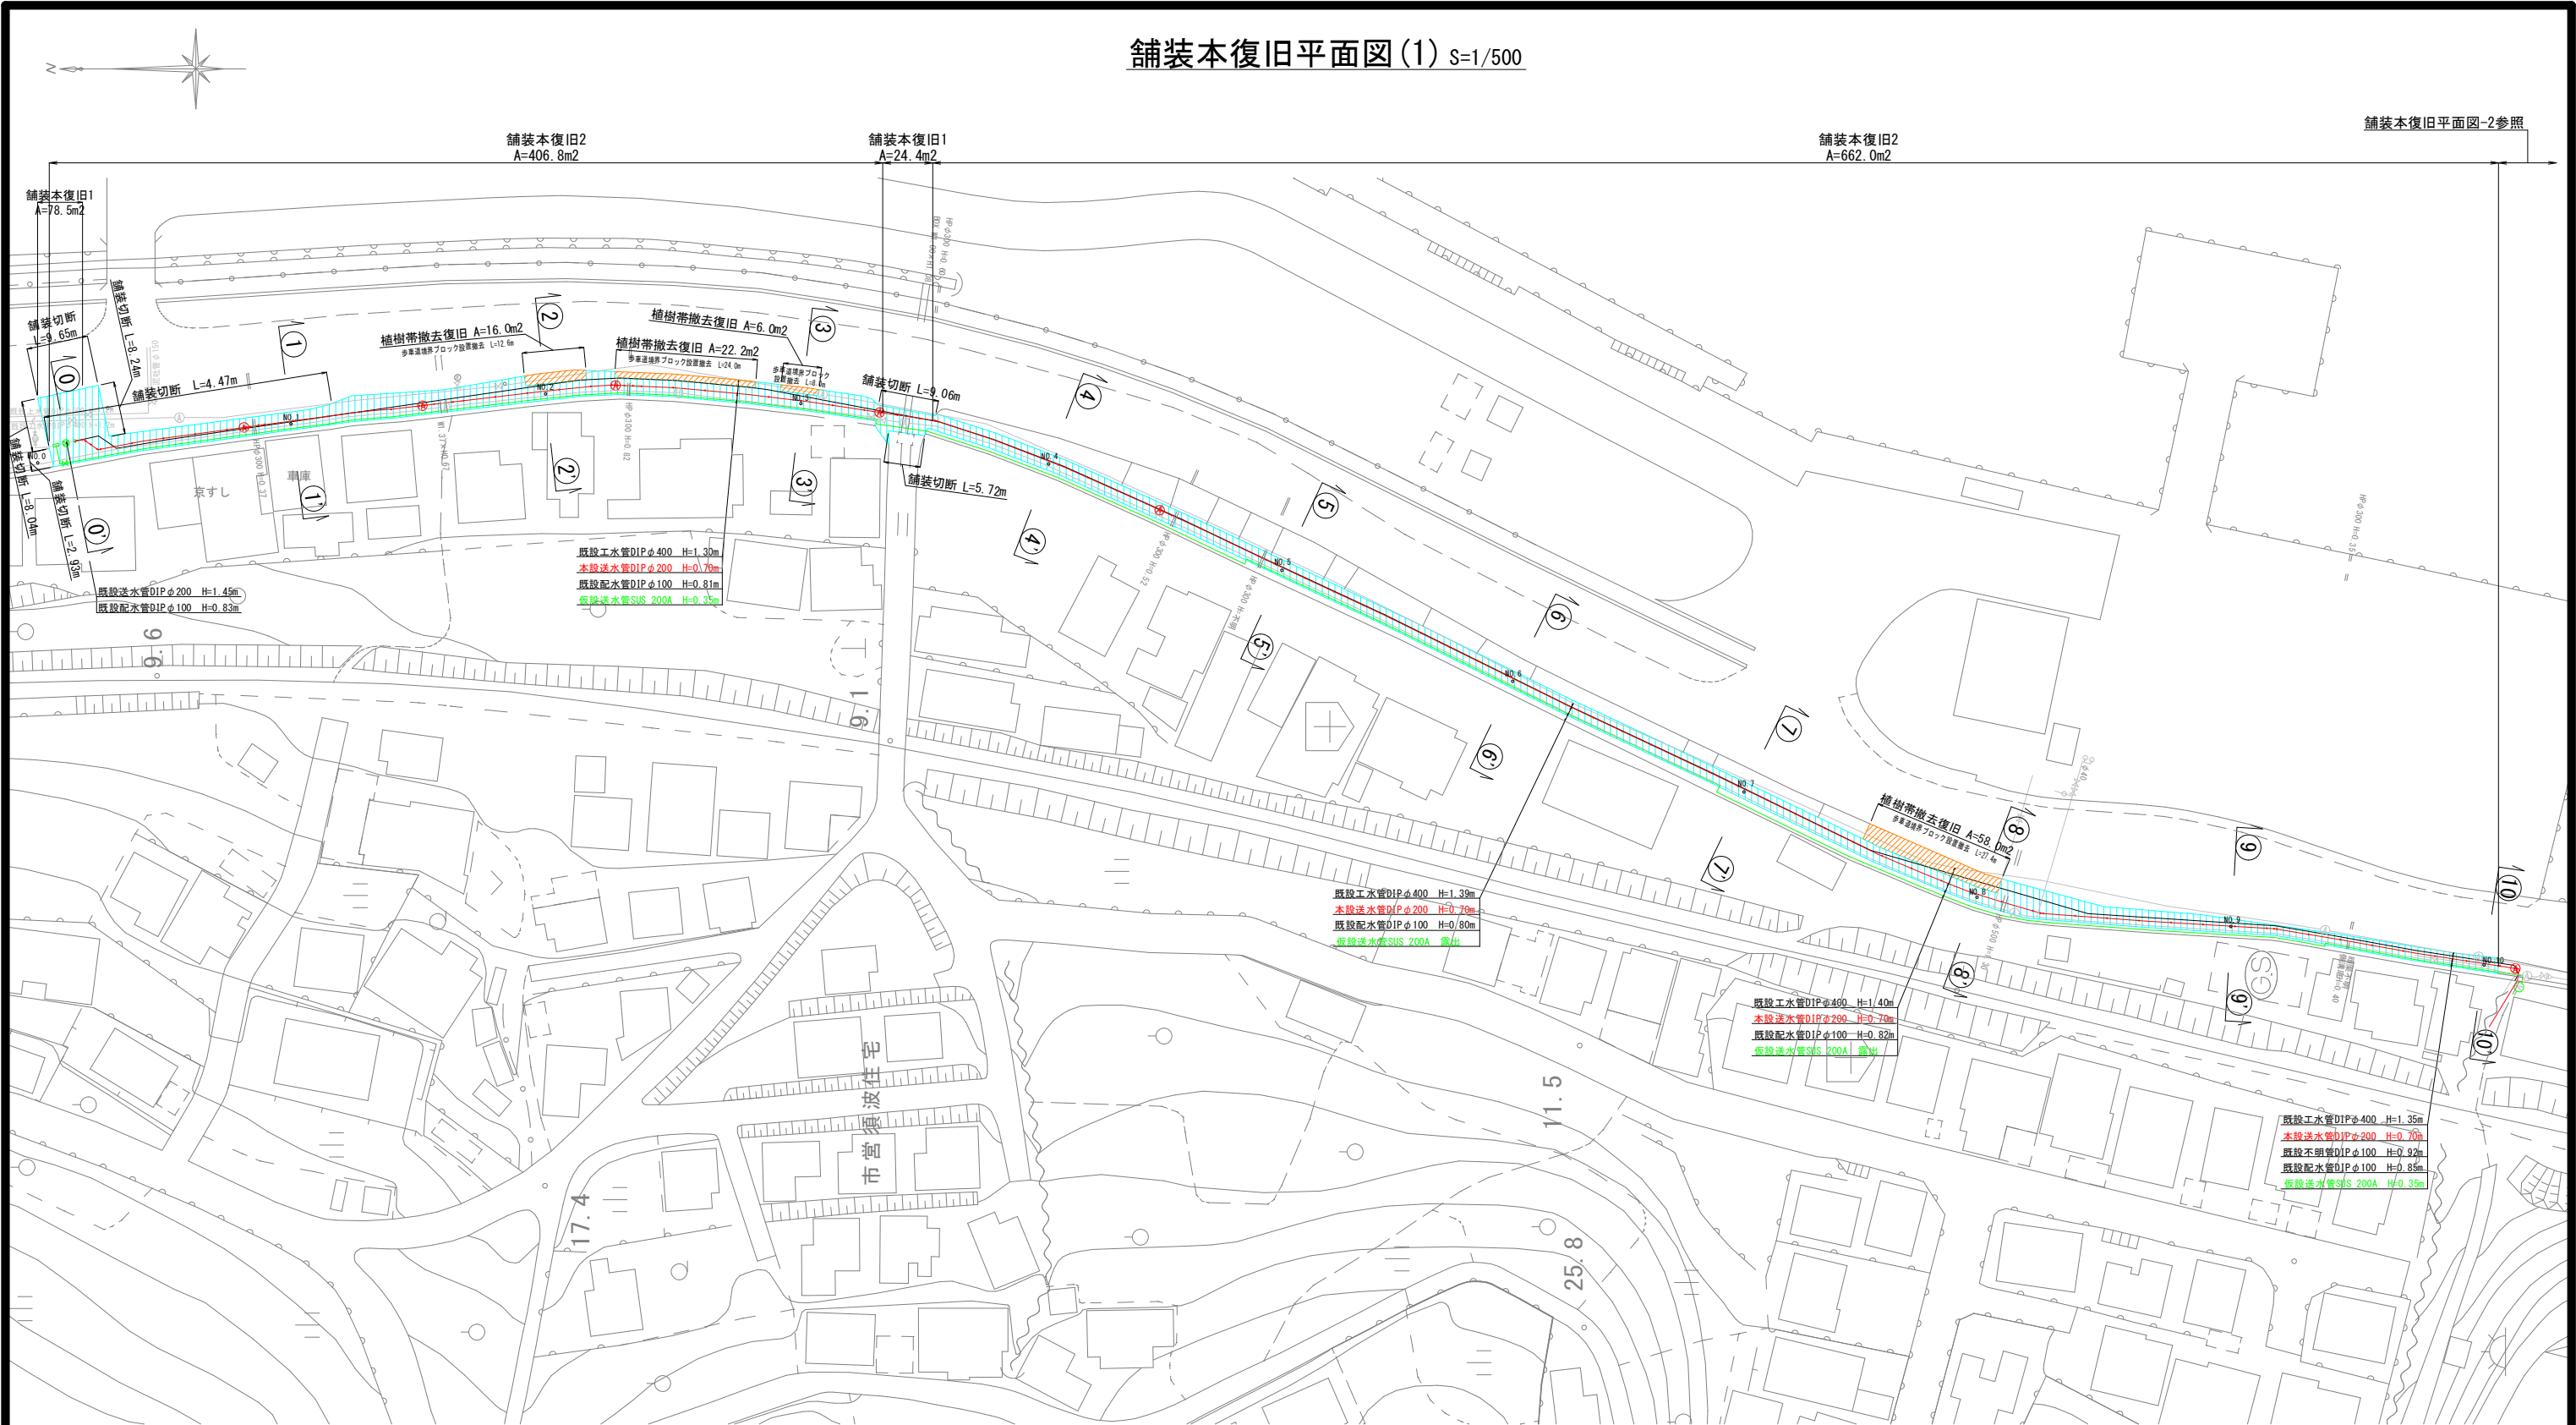


舗装本復旧図 S=1:20

舗装本復旧図1
国道車道As

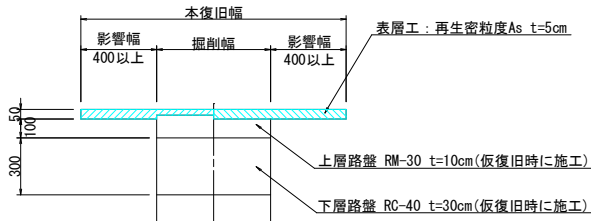


舗装本復旧図2
国道歩道As

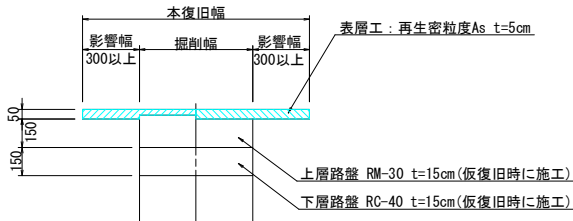

図面番号	15 16	縮 尺	1/500
工事名称	一般国道185号外1路線φ100mm・φ200mm送、配水管布設替工事		
種 別	舗装本復旧平面図(1)		
工事箇所	三原市須波西二丁目		
広島県水道広域連合企業団三原事務所			


この図面は、実際の図面を50%に縮尺している。

舗装本復旧平面図(2) S=1/100

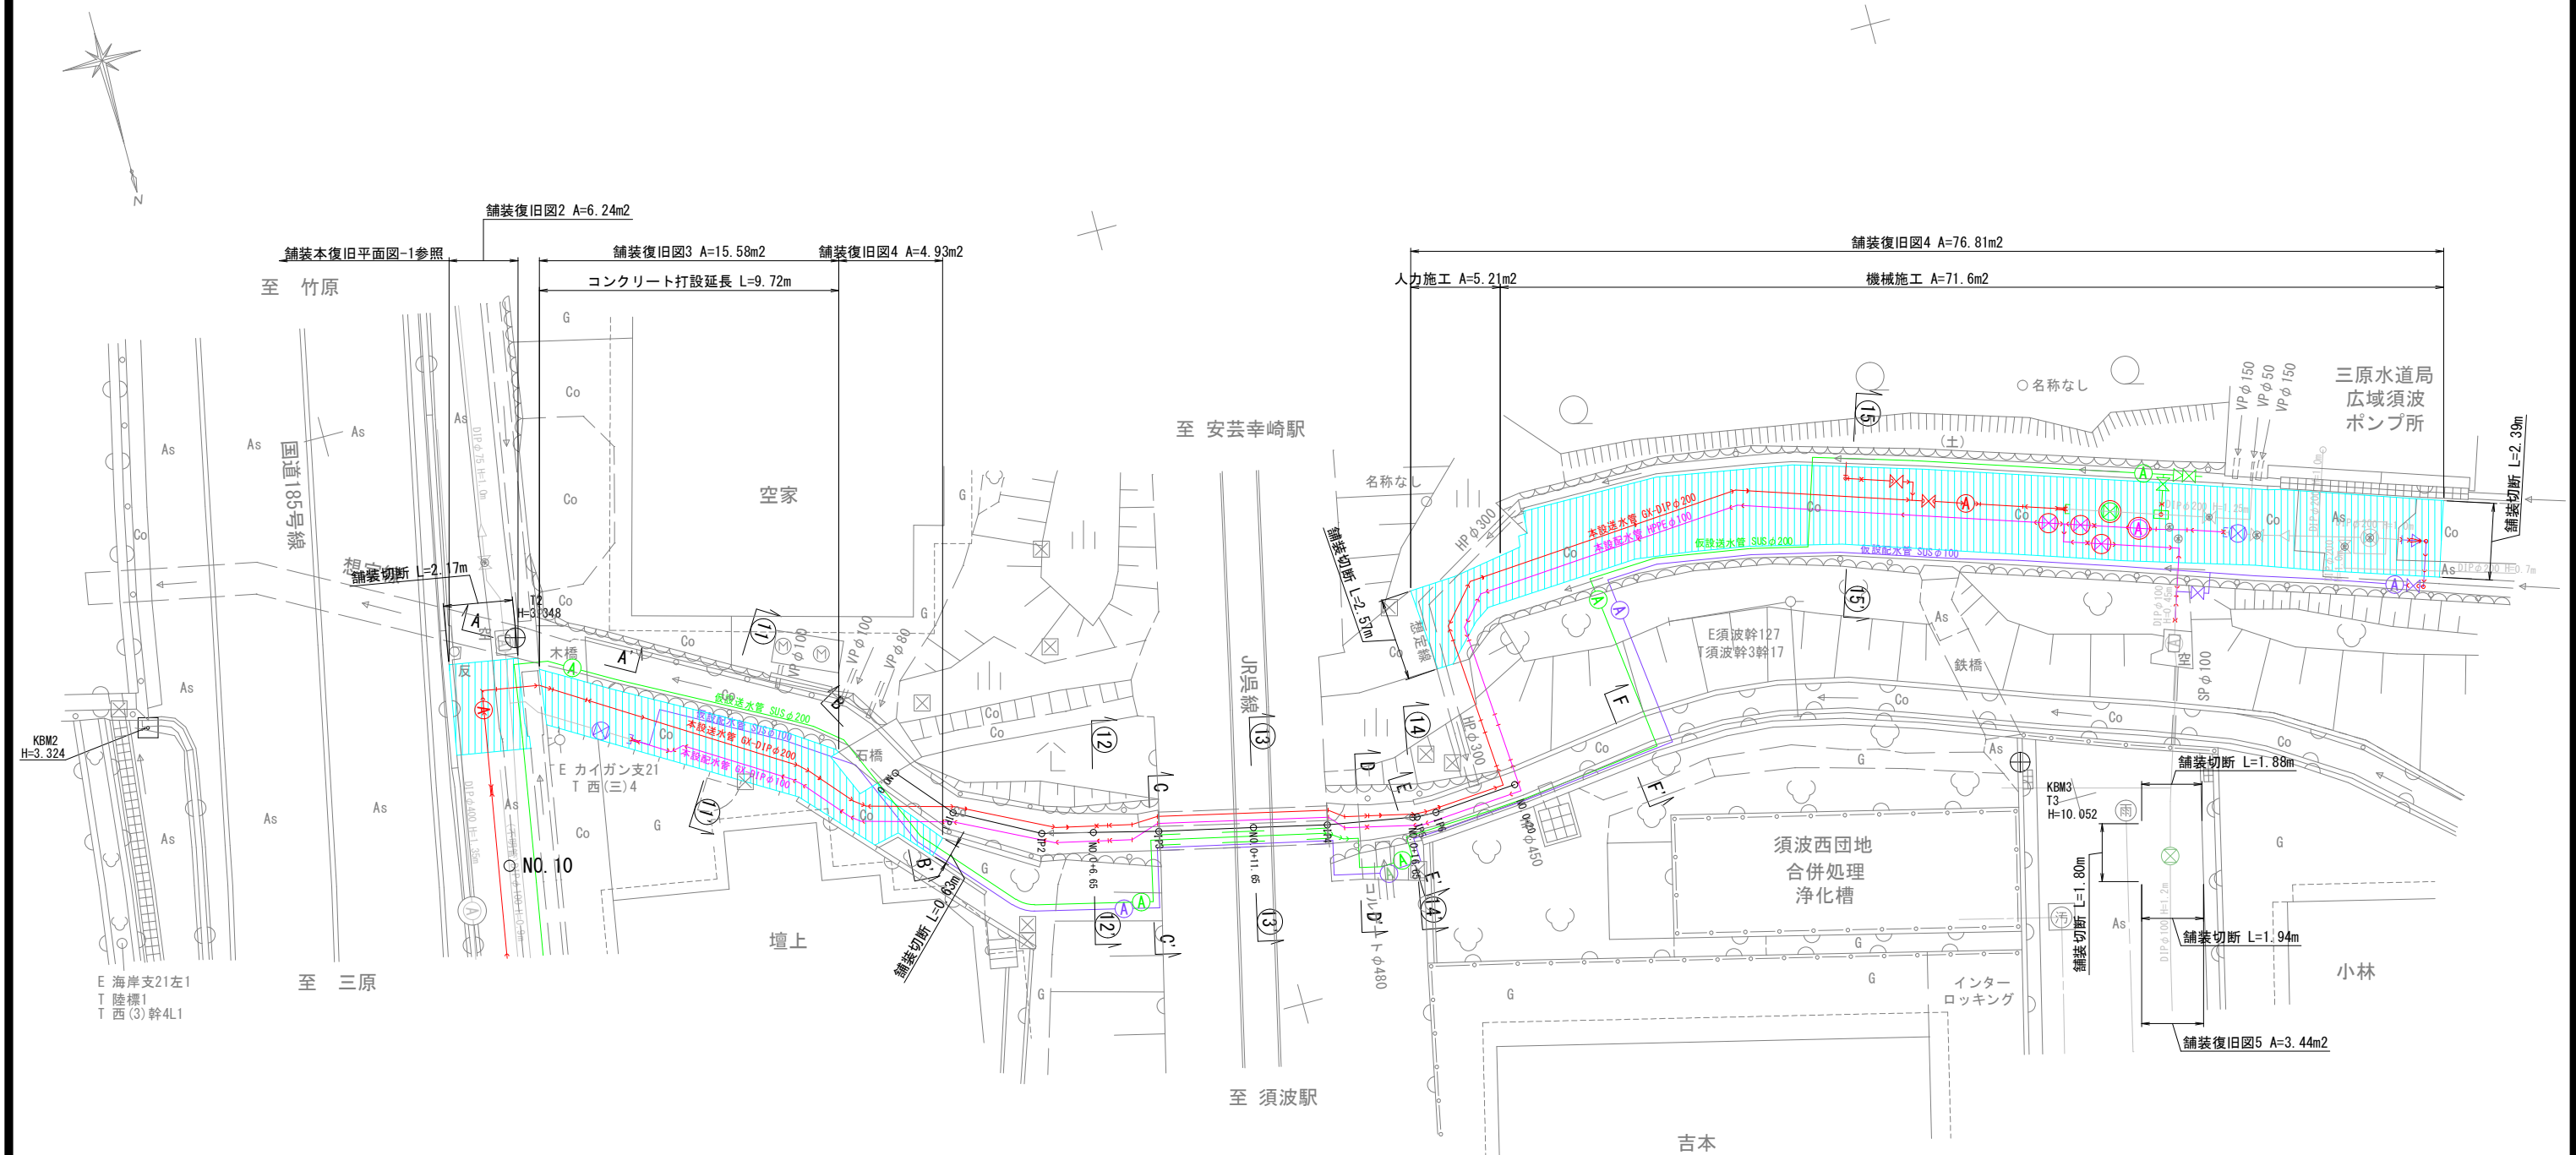


舖装本復旧図 S=1:20


舗装本復旧図2
国道歩道As

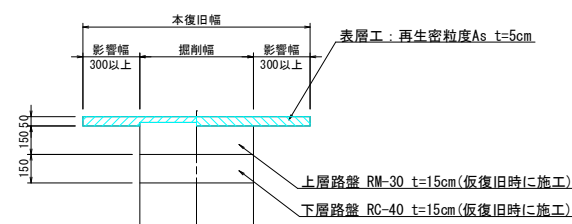


3図旧復本装舗
市道Co(JR東側)

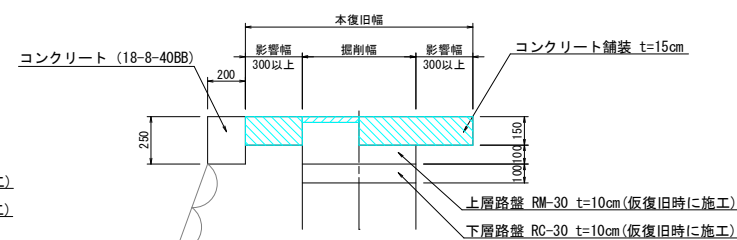

舗装本復旧図4
市道Co (JR西側)

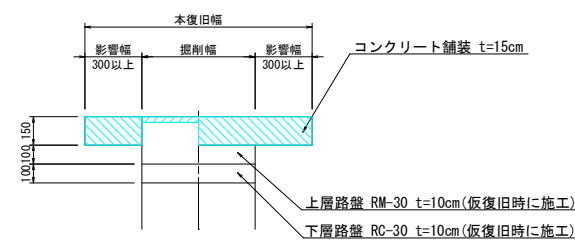

舗装本復旧図5
市道As

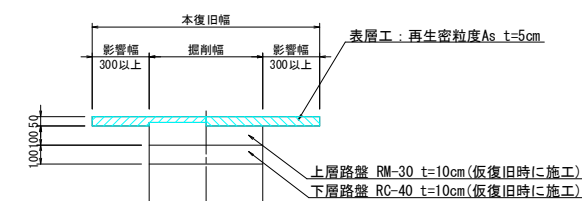

図面番号	16	縮 尺	1/100
工事名称	一般国道185号外1路線φ100mm・φ200mm送・配水管布設替工事		
種 別	舗装本復旧平面図(2)		
工事箇所	三原市須波西二丁目		
広島県水道広域連合企業団三原事務所			

この図面は、実際の図面を50%に縮尺している。