




出典：国土地理院 地理院地図（電子国土Web）

位置図

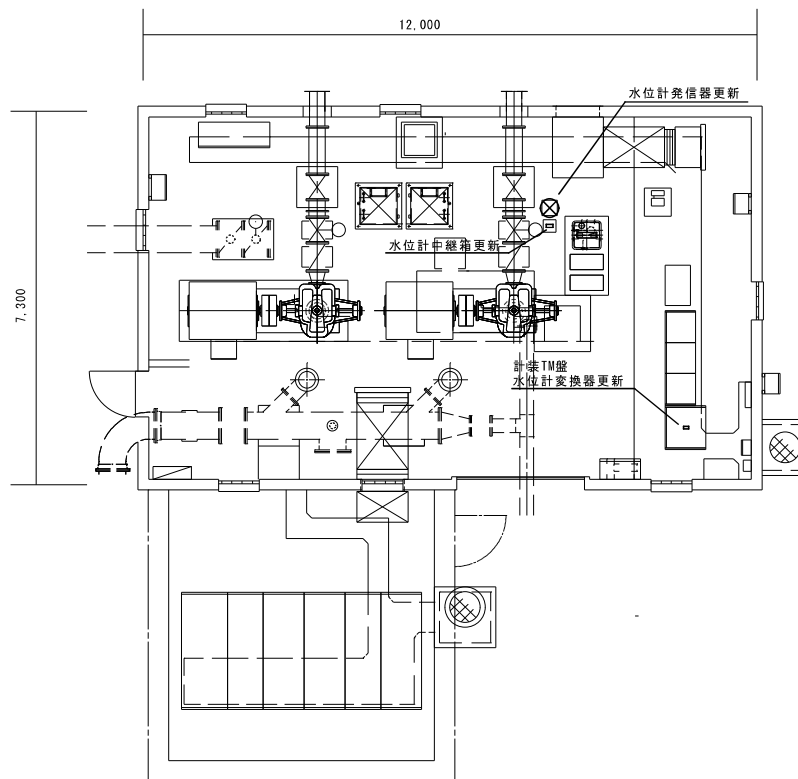

平面図 S=1/50


※本図面は、A1をA3（約50%）に縮小しています。

図面番号	1/3	縮尺	S=1/50
工事名称	投込圧力式水位計取替工事 (長谷水源地)		
種 別	位置図、平面図		
工事箇所	三原市長谷一丁目外		
広島県水道広域連合企業団三原事務所			




出典：国土地理院 地理院地図（電子国土Web）

位置図

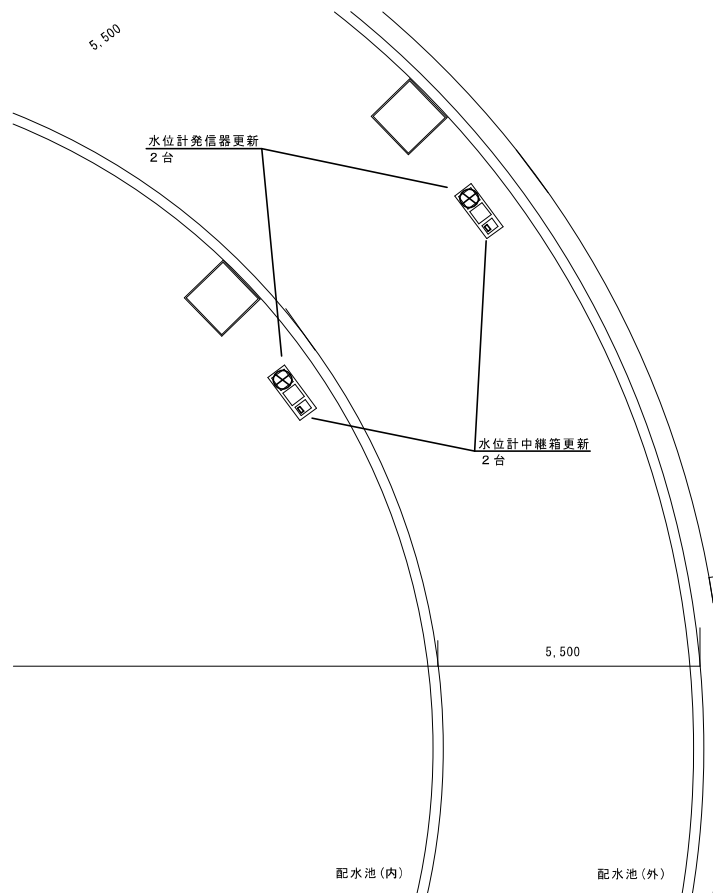

平面図 S=1/50

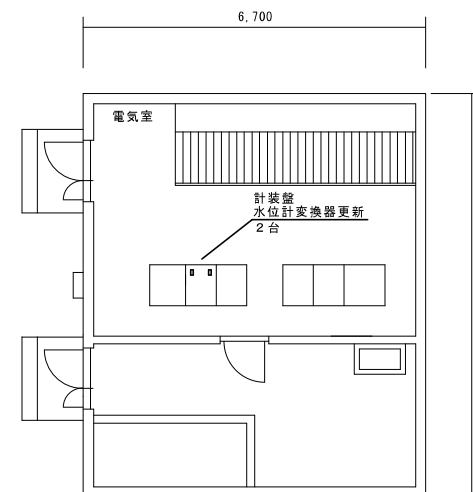


※本図面は、A1をA3（約50%）に縮小しています。

図面番号	2/3	縮尺	S=1/50
工事名称	投込圧力式水位計取替工事 (沼田東基幹配水池(内・外))		
種 別	位置図、平面図		
工事箇所	三原市長谷一丁目外		
広島県水道広域連合企業団三原事務所			



出典：国土地理院 地理院地図（電子国土Web）

位置図

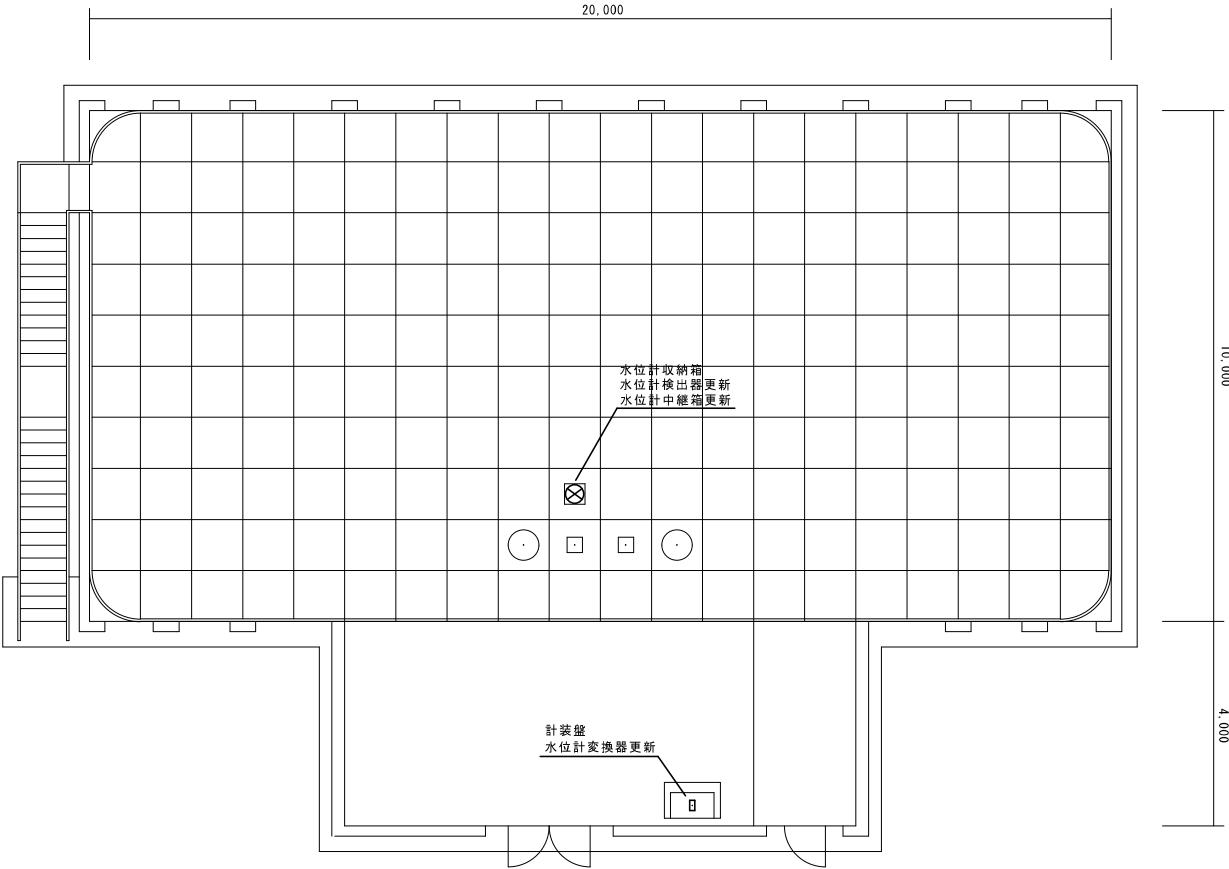

平面図 S=1/50

※本図面は、A1をA3（約50%）に縮小しています。

図面番号	3/3	縮尺	S=1/50
工事名称	投込圧力式水位計取替工事 (南方配水池)		
種 別	位置図、平面図		
工事箇所	三原市長谷一丁目		
広島県水道広域連合企業団三原事務所			