

位置図

S=1:10,000

工事箇所

配水池


道185号

(この図面は実際の図面を50%縮小している)

図面番号	1	縮尺	1/10,000
工事名称	旧糸崎ポンプ所解体工事		
種別	位置図		
工事箇所	三原市糸崎一丁目		

広島県水道広域連合企業団三原事務所

一般平面図 S=1/50

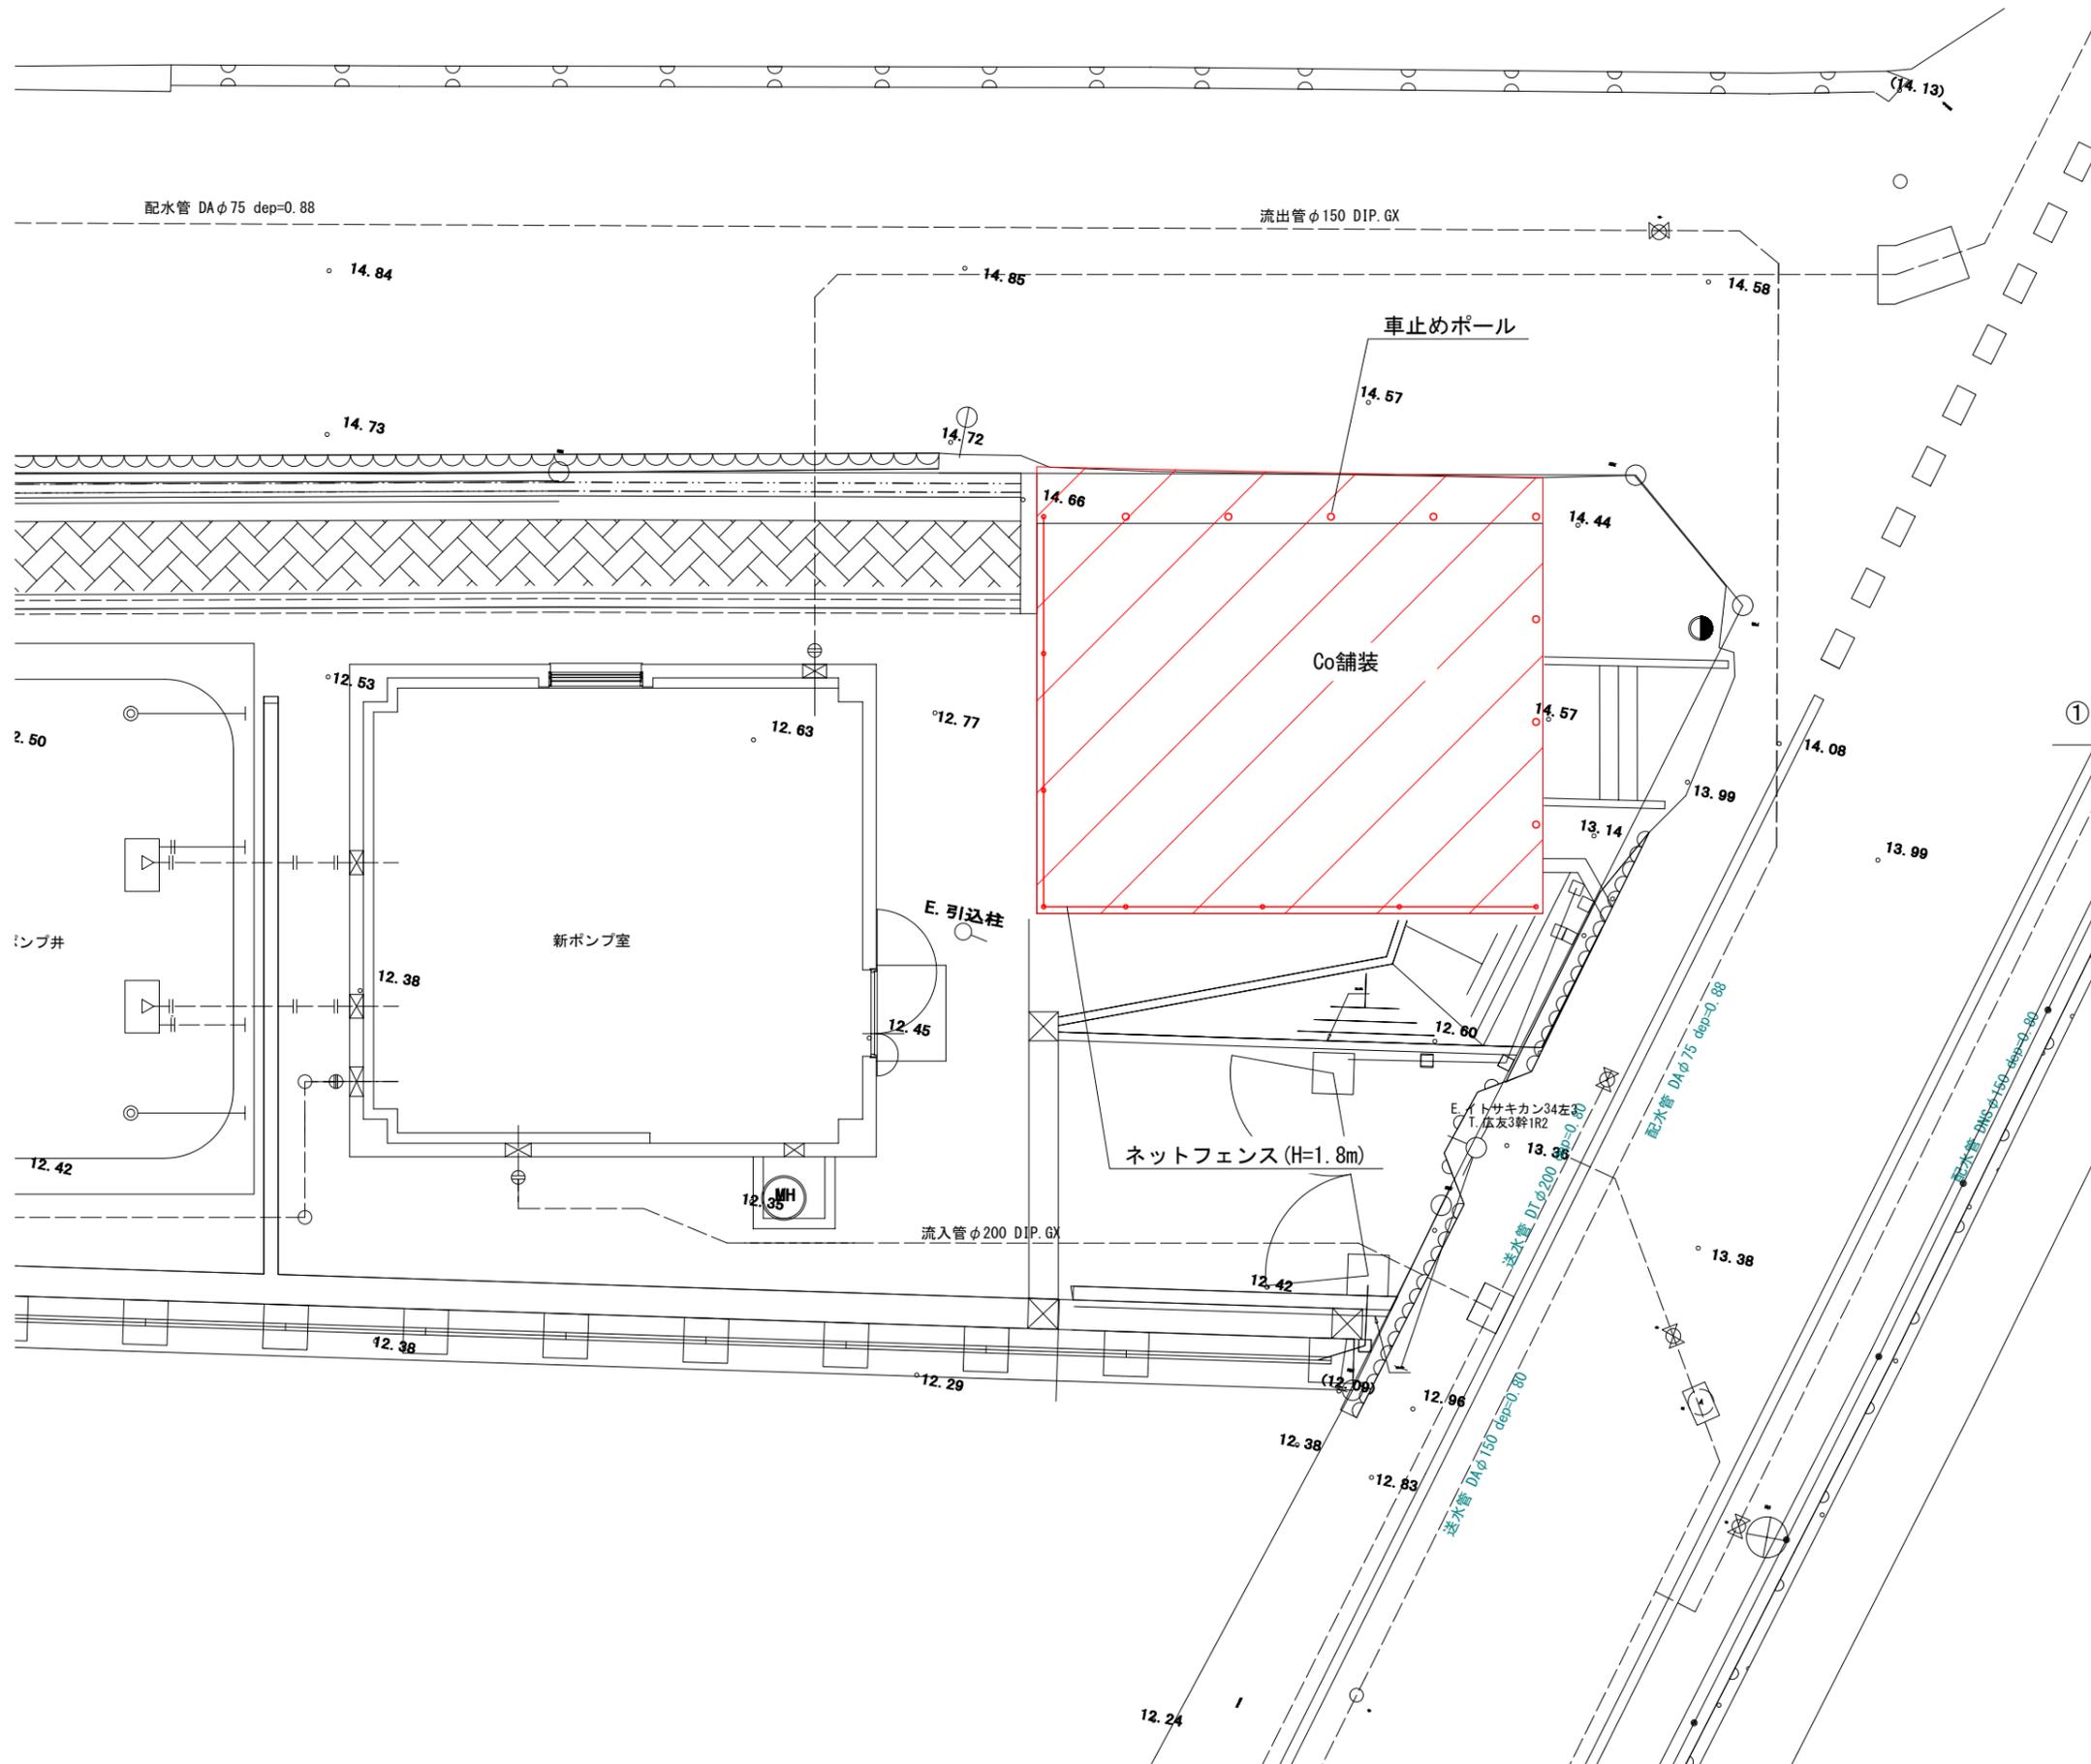


(この図面は実際の図面を50%縮小している)

図面番号	2	縮尺	1/50
工事名称	旧糸崎ポンプ所解体工事		
種別	一般平面図		
工事箇所	三原市糸崎1丁目		

広島県水道広域連合企業団三原事務所

解体平面図 S=1/50


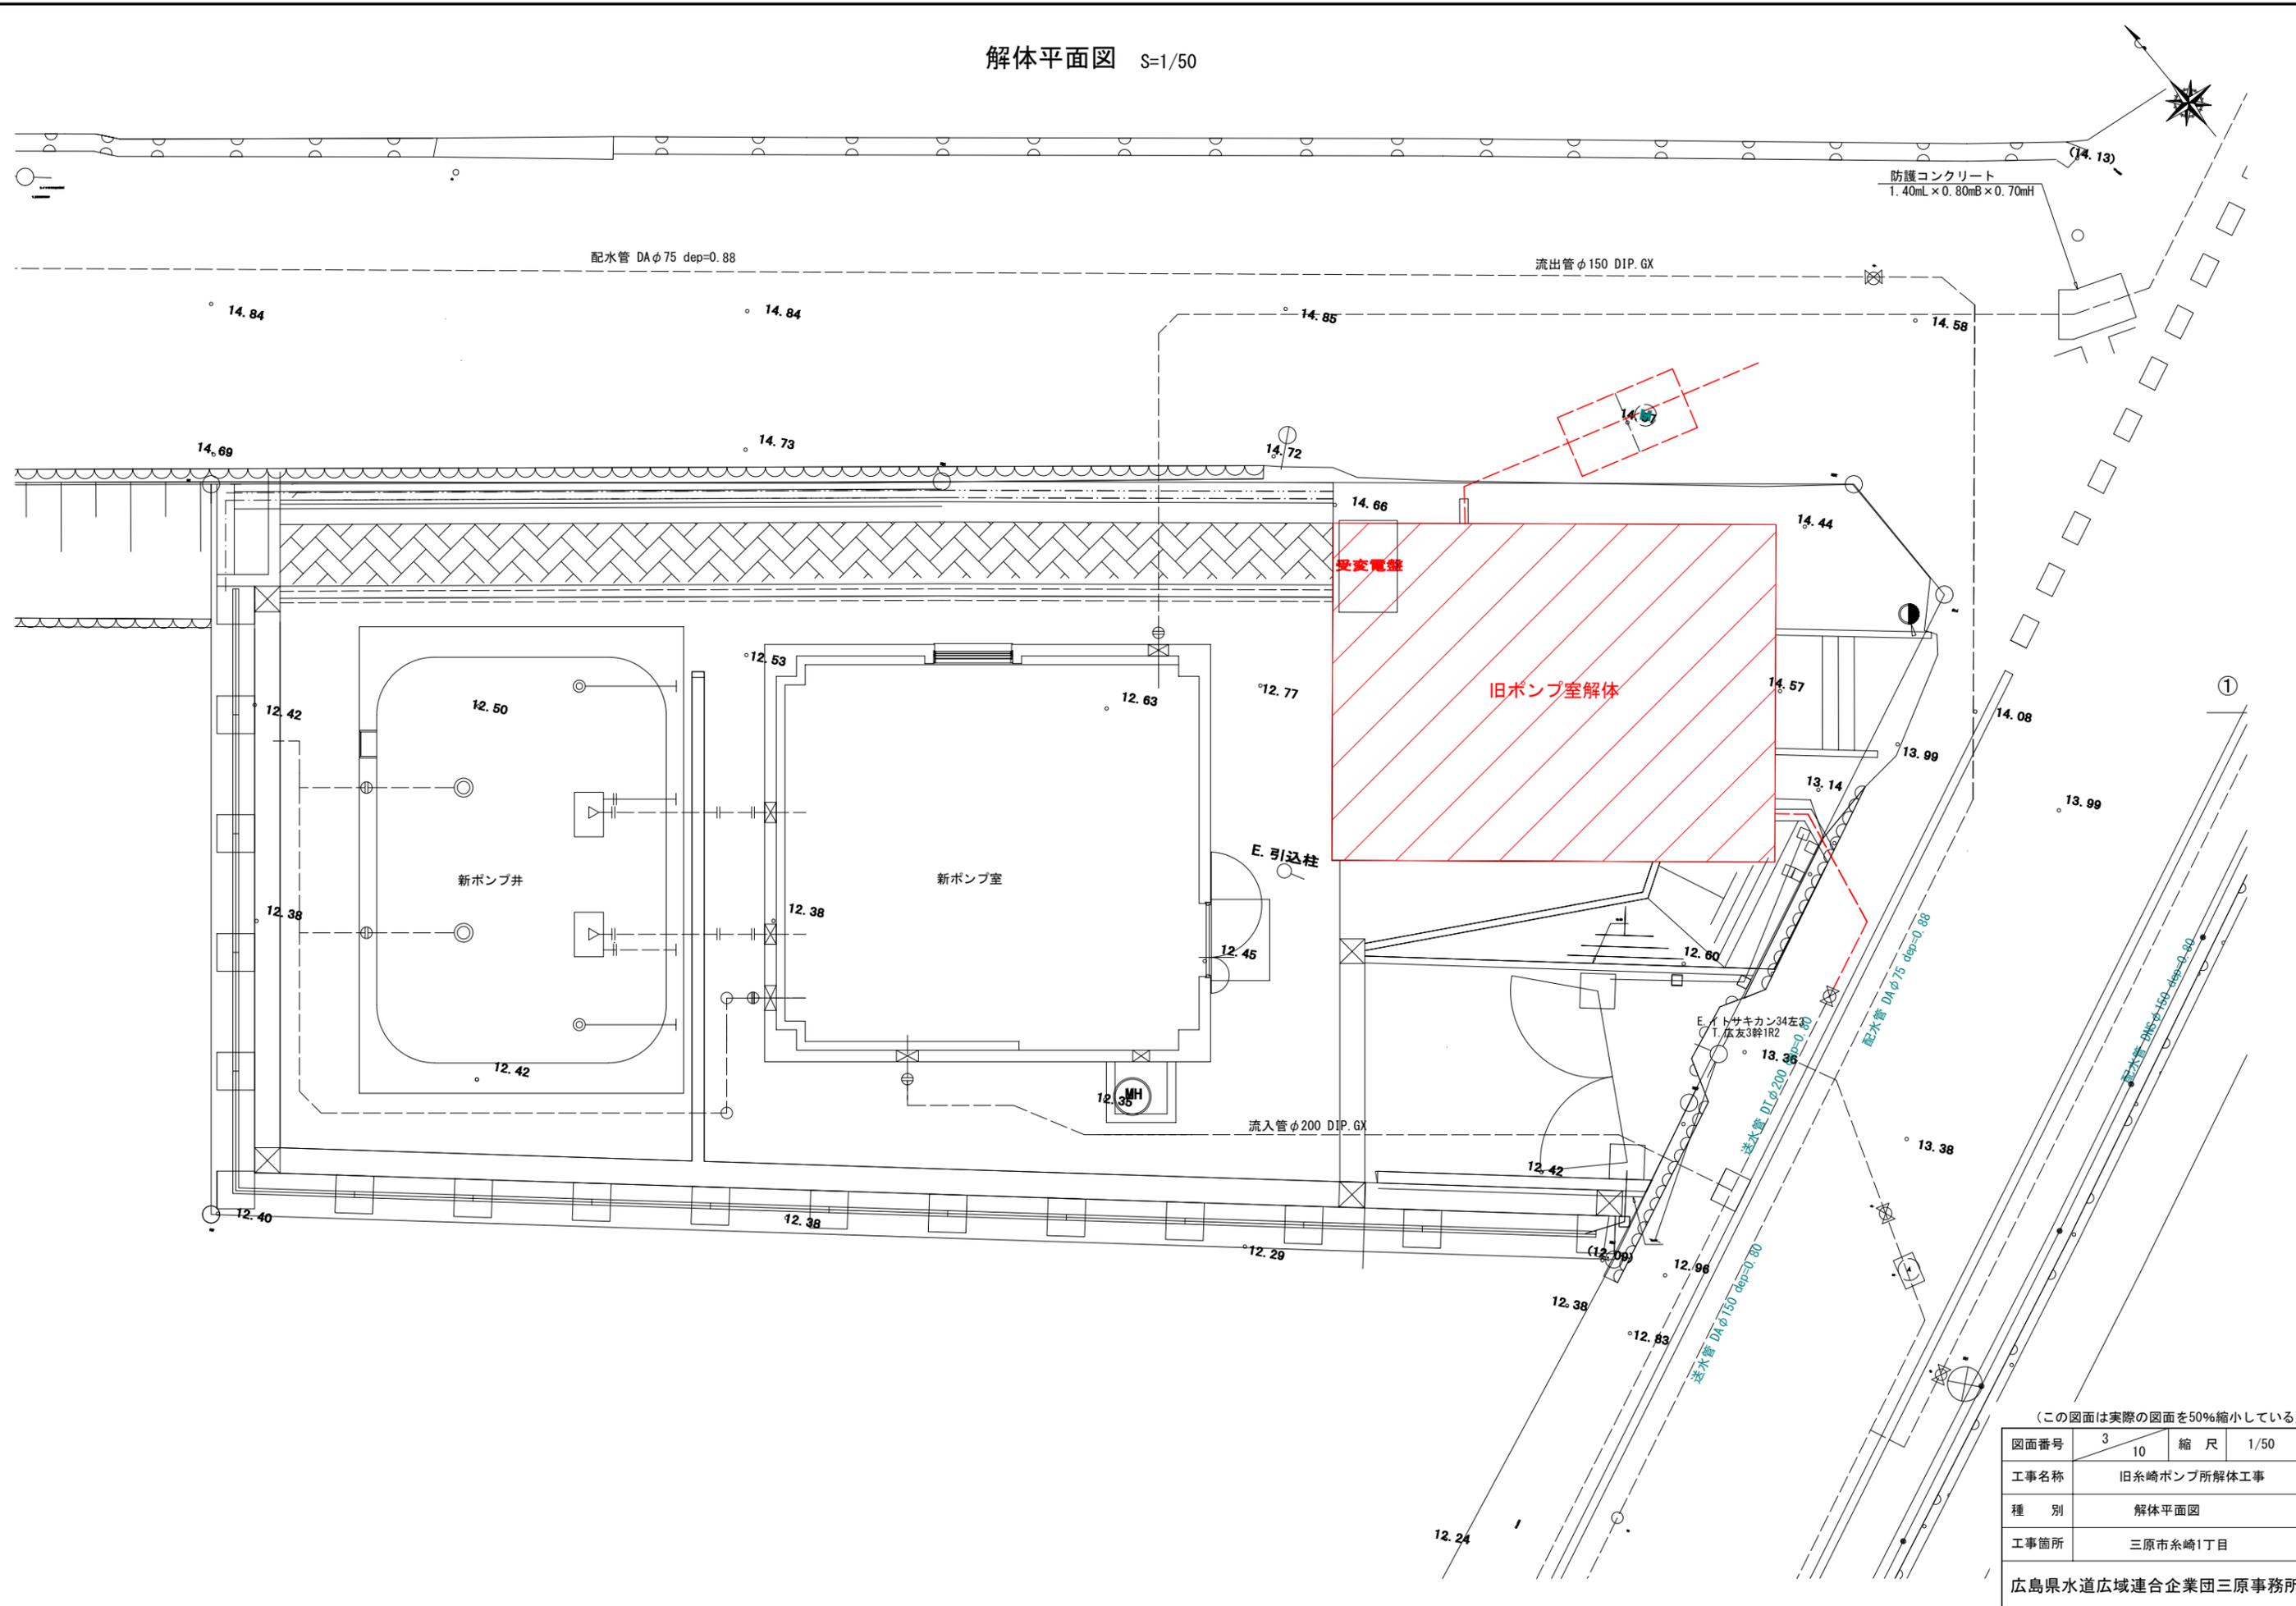


(この図面は実際の図面を50%縮小している)




図面番号	3	縮尺	1/50
工事名称	旧糸崎ポンプ所解体工事		
種別	解体平面図		
工事箇所	三原市糸崎1丁目		

広島県水道広域連合企業団三原事務所

旧ポンプ室平面図・断面図 S=1/50

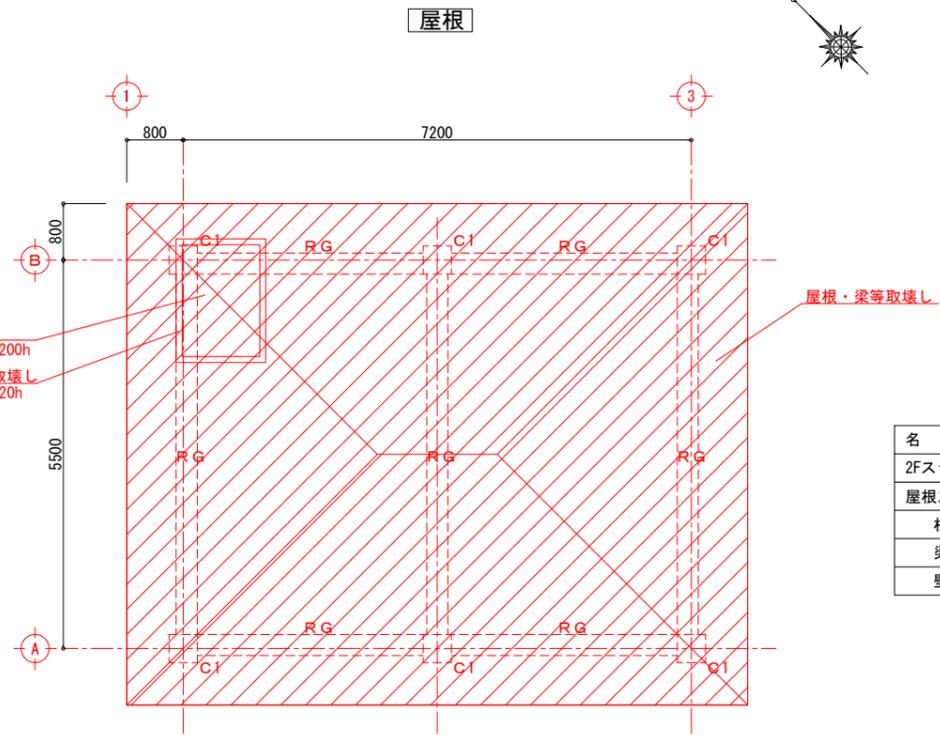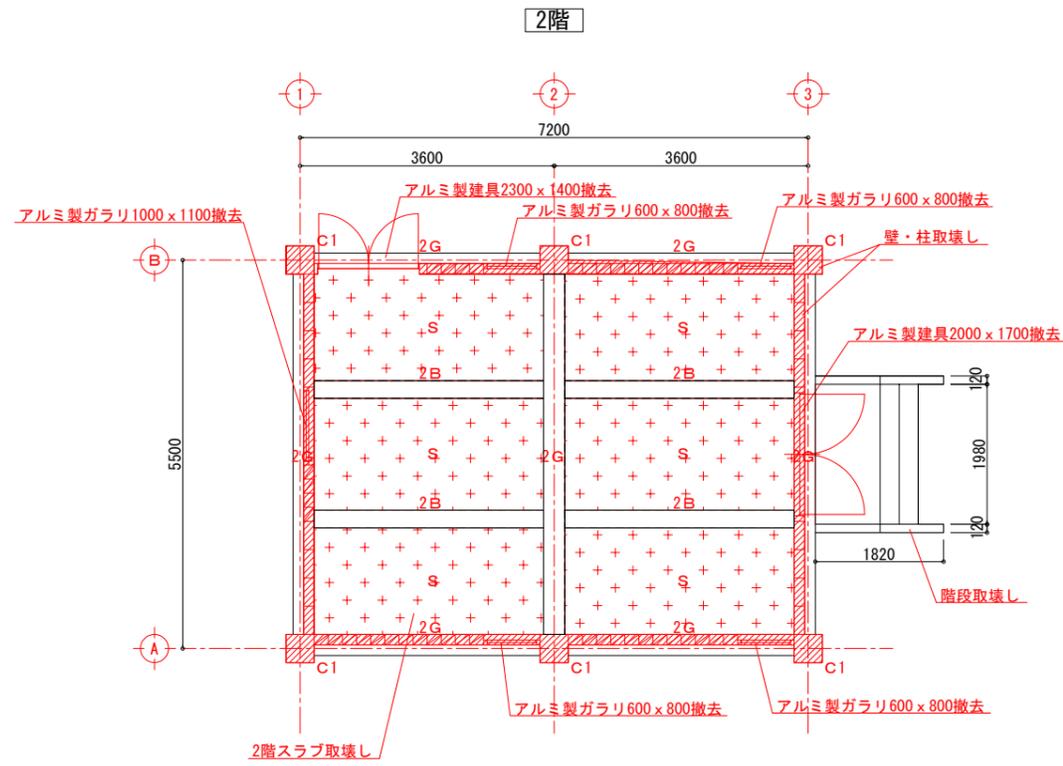

名称	寸法(mm)	鉄筋量(想定)	適用
2Fスラブ	t=300	φ9@200ダブル	RC
屋根スラブ	t=200	φ9@200ダブル	"
柱	400 x 400	φ19 x 8本 フープ φ9@100	"
梁	300 x 600	φ19 x 8本 スターアップ φ9@150	"
壁	t=150	縦 φ9@800 横 φ9@600	コンクリートブロック

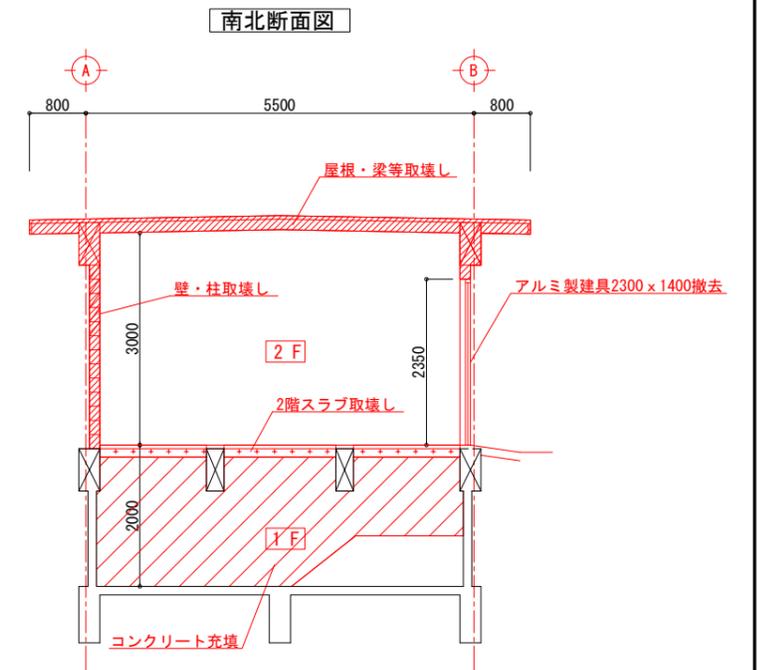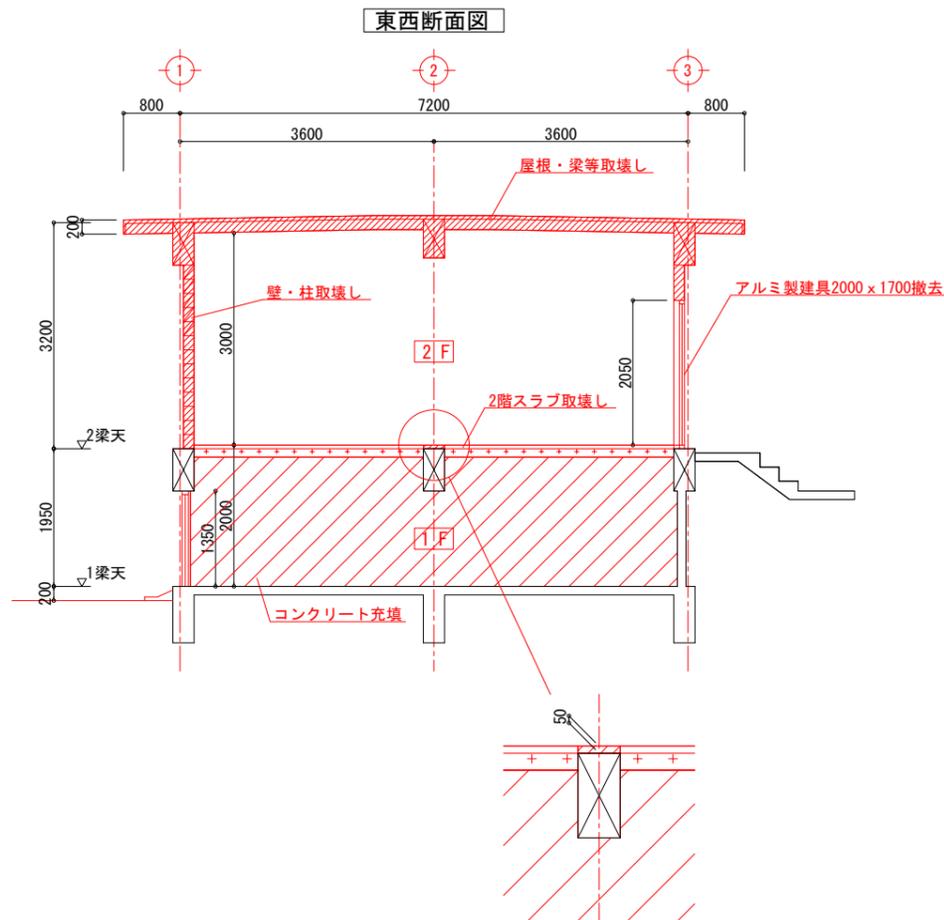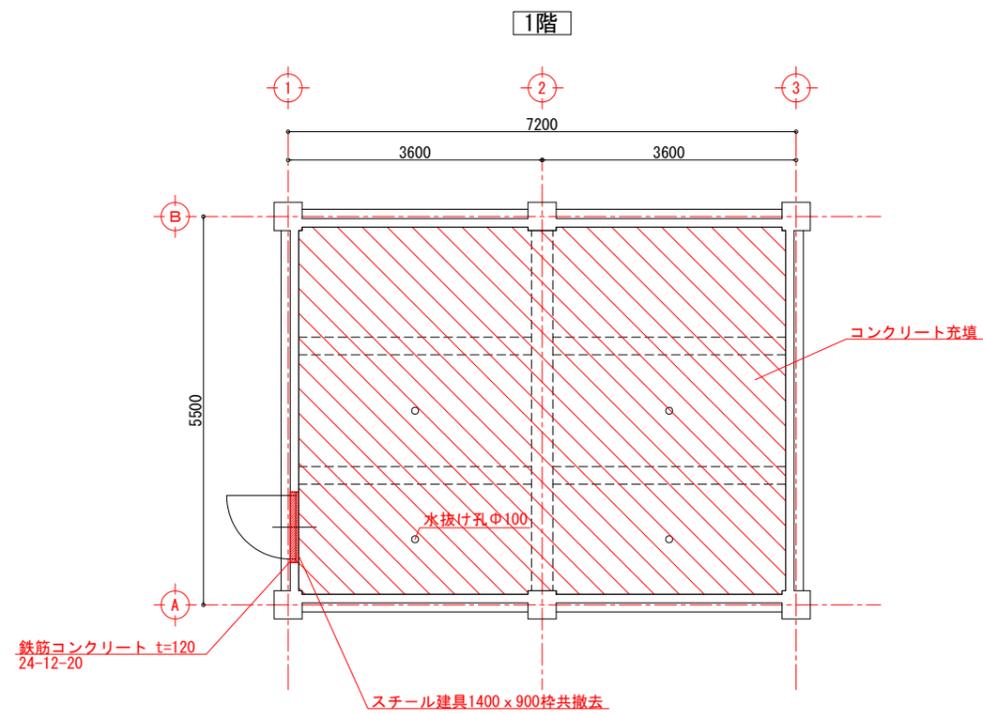


(この図面は実際の図面を50%縮小している)


図面番号	4	10	縮尺	1/50
工事名称	旧糸崎ポンプ所解体工事			
種別	旧ポンプ室平面図・断面図			
工事箇所	三原市糸崎1丁目			
広島県水道広域連合企業団三原事務所				

旧ポンプ室立面図 S=1/50


北側立面図

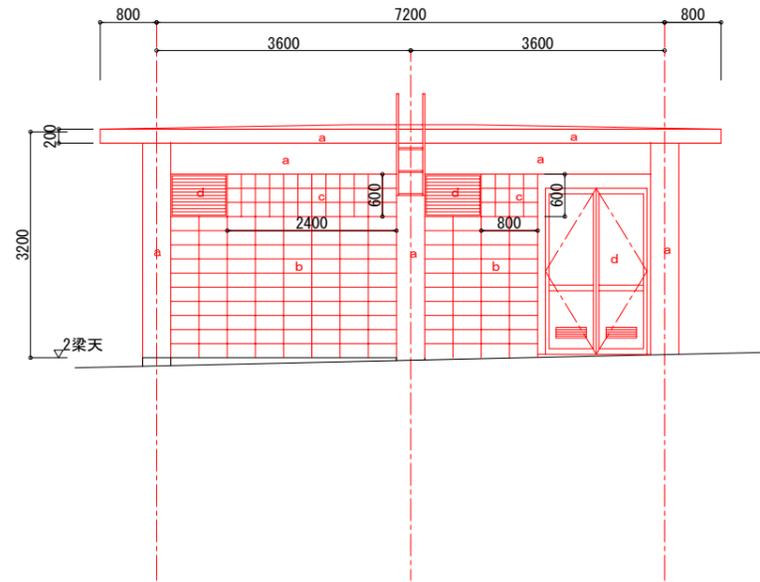


西側立面図

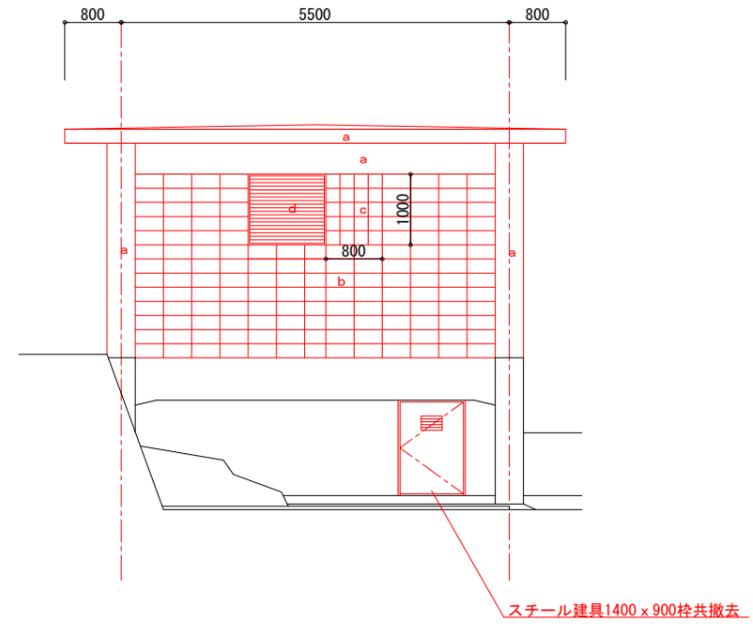

南側立面図

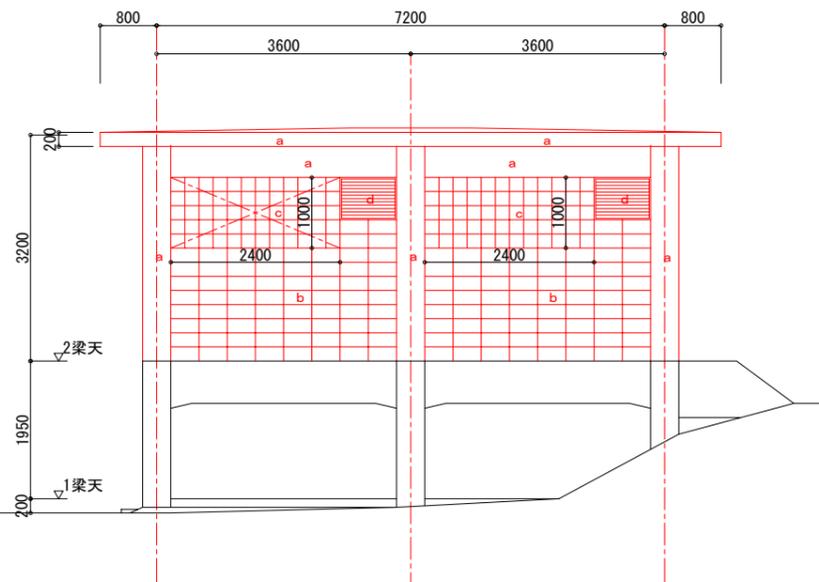

東側立面図

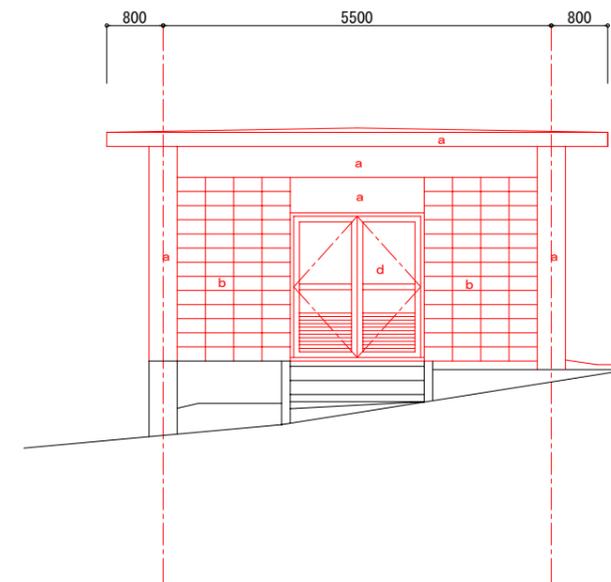






(この図面は実際の図面を50%縮小している)

a	コンクリートモルタル下地アクリルリシン吹付け
b	コンクリートブロック400 x 200 x 150
c	ガラスブロック200 x 200 x 150
d	アルミ製建具

図面番号	5	縮尺	1/50
工事名称	旧糸崎ポンプ所解体工事		
種別	旧ポンプ室立面図		
工事箇所	三原市糸崎1丁目		

広島県水道広域連合企業団三原事務所

平面図

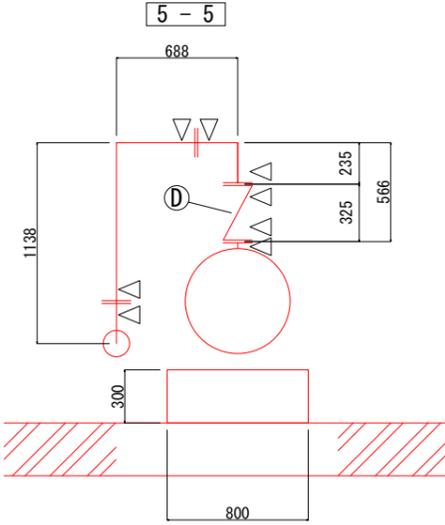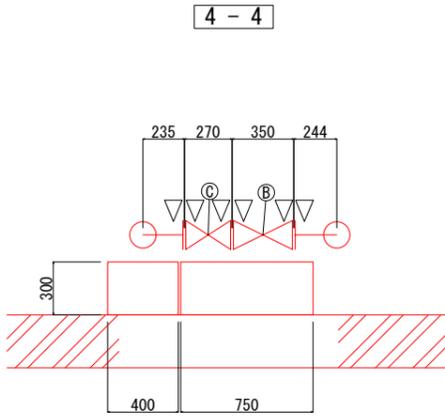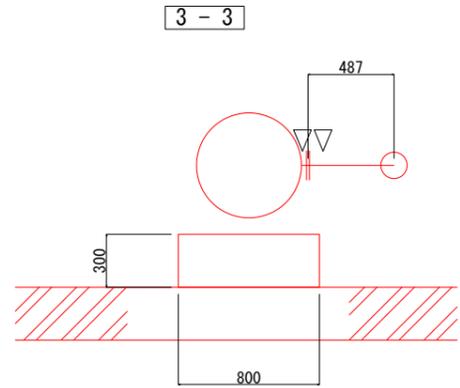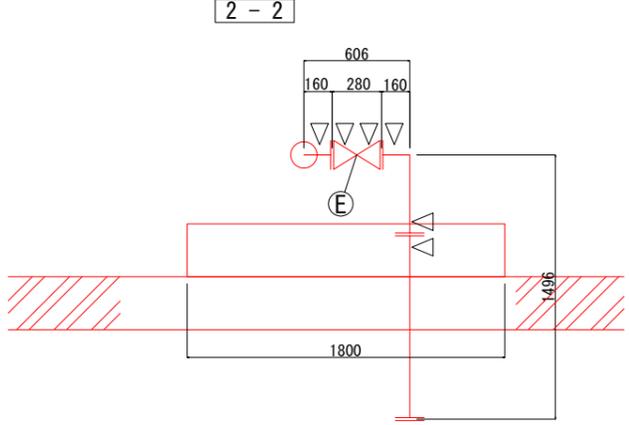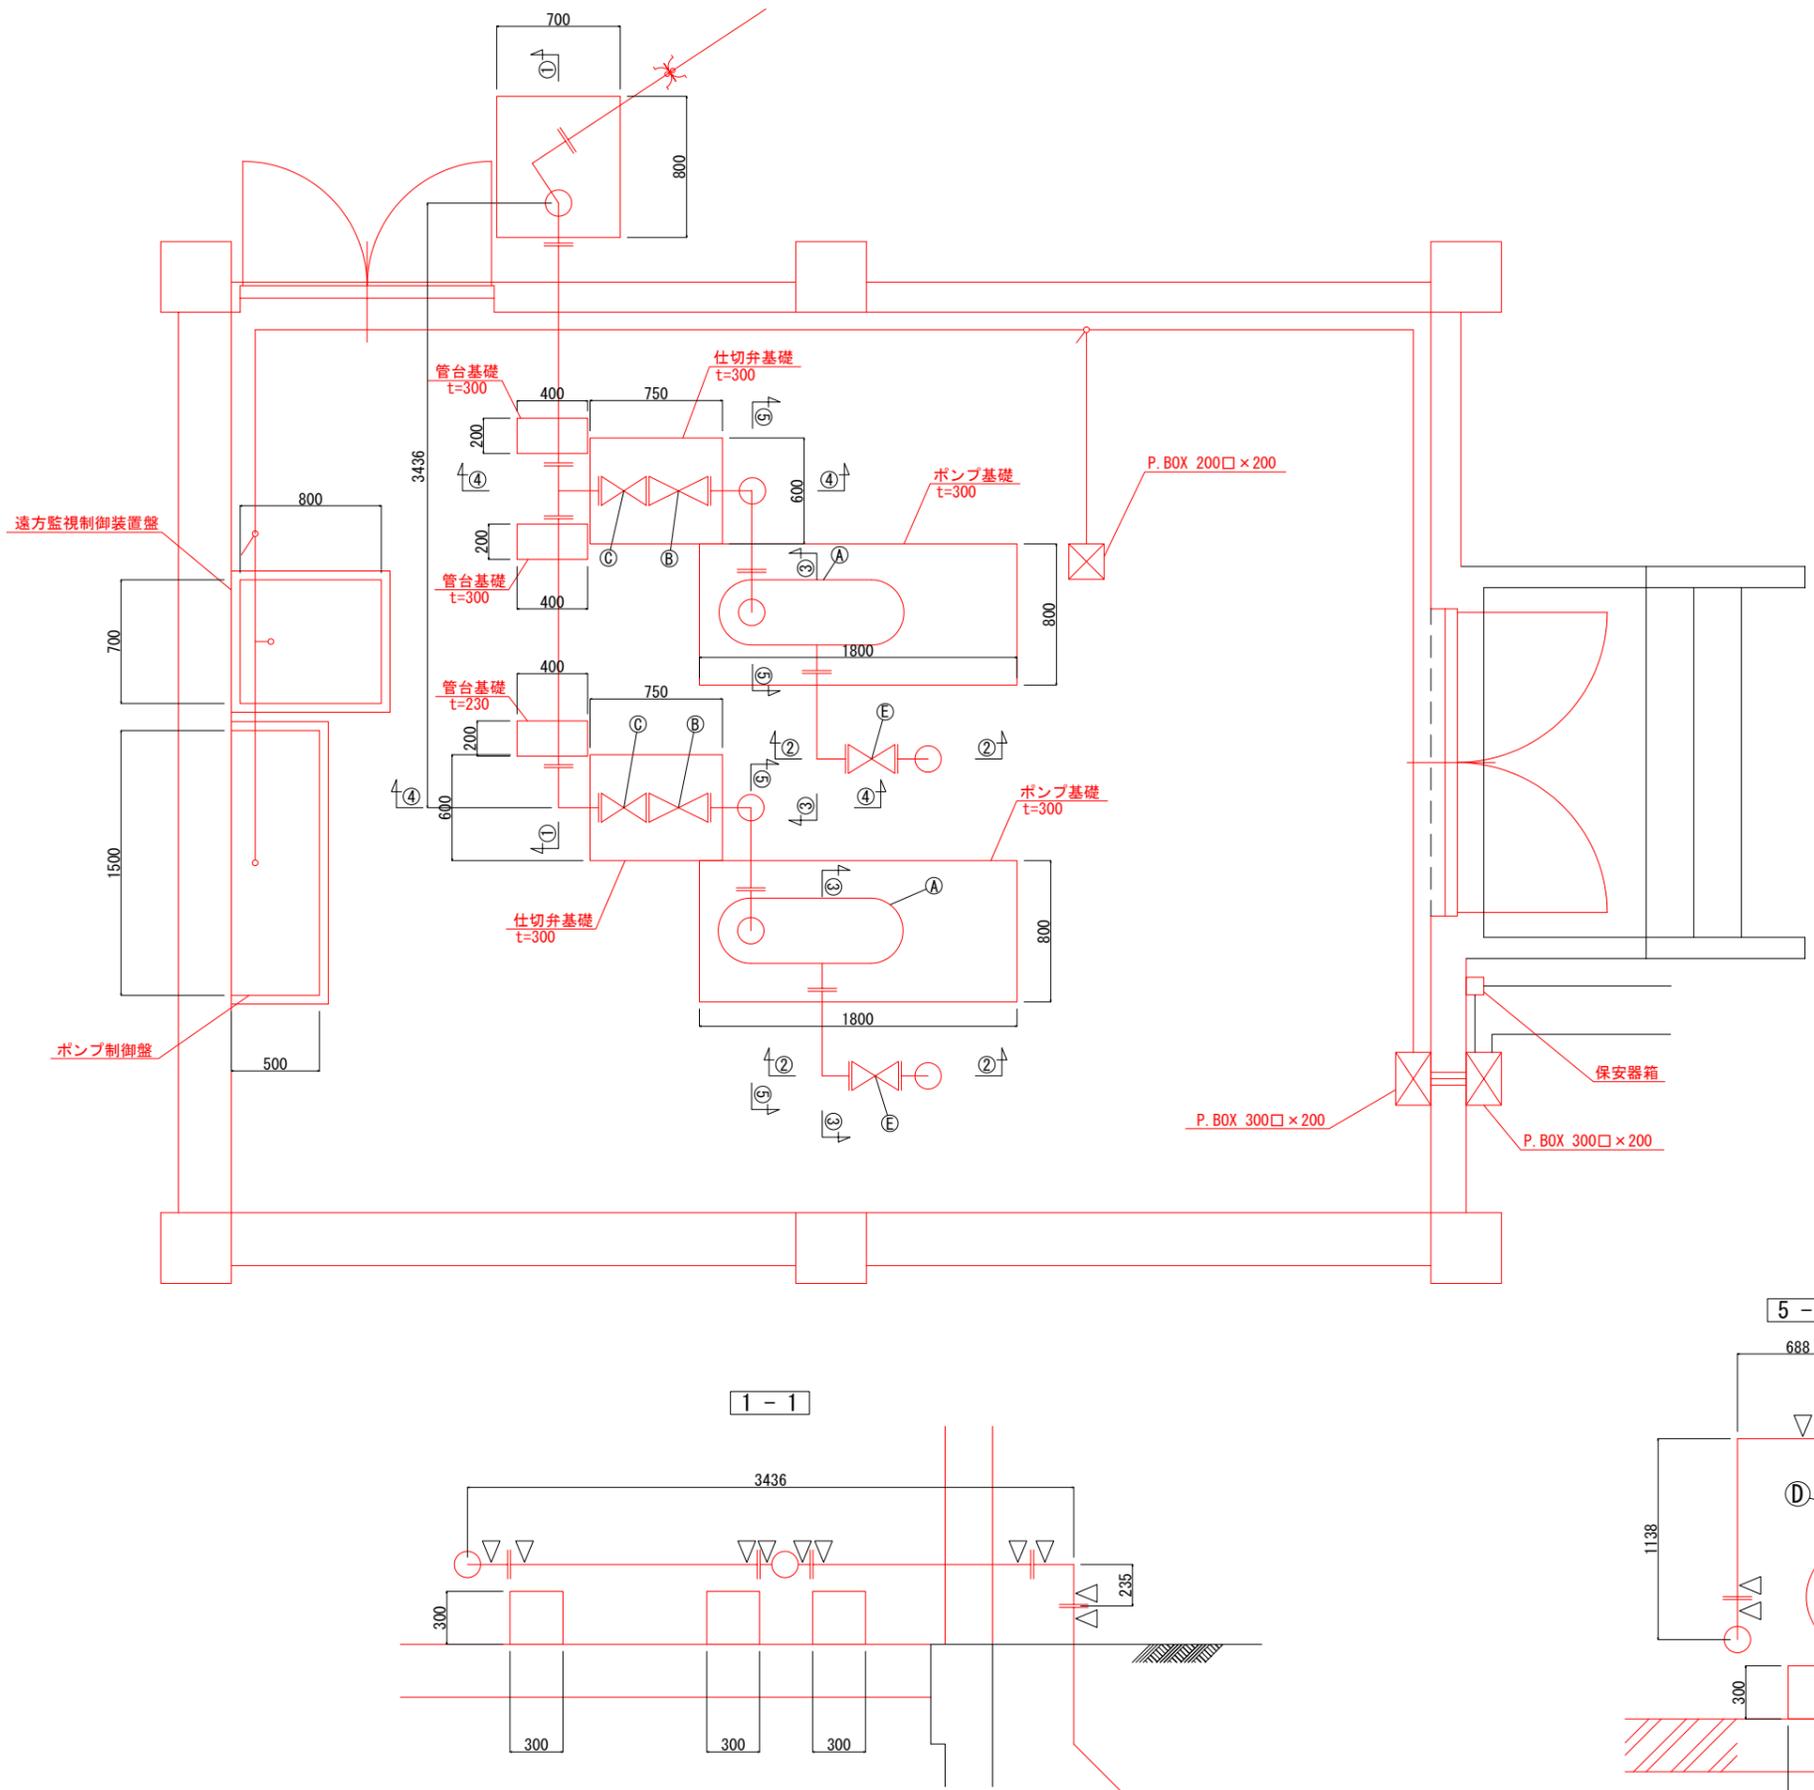

A	送水ポンプ	φ150-10K	φ150-16K	H=76m	Q=3.33m ³ /min
B	電動ソフトシール仕切弁	φ150-16K			
C	外ネジ仕切弁	φ150-16K			
D	無水撃チェック弁	φ150-16K			
E	ソフトシール仕切弁	φ150-10K			


(注記)
▽...管切断位置

(この図面は実際の図面を50%縮小している)

図面番号	6	10	縮尺	1/20
工事名称	旧糸崎ポンプ所解体工事			
種別	旧ポンプ室内設備図			
工事箇所	三原市糸崎1丁目			

広島県水道広域連合企業団三原事務所

場内配管平面図 S=1/50

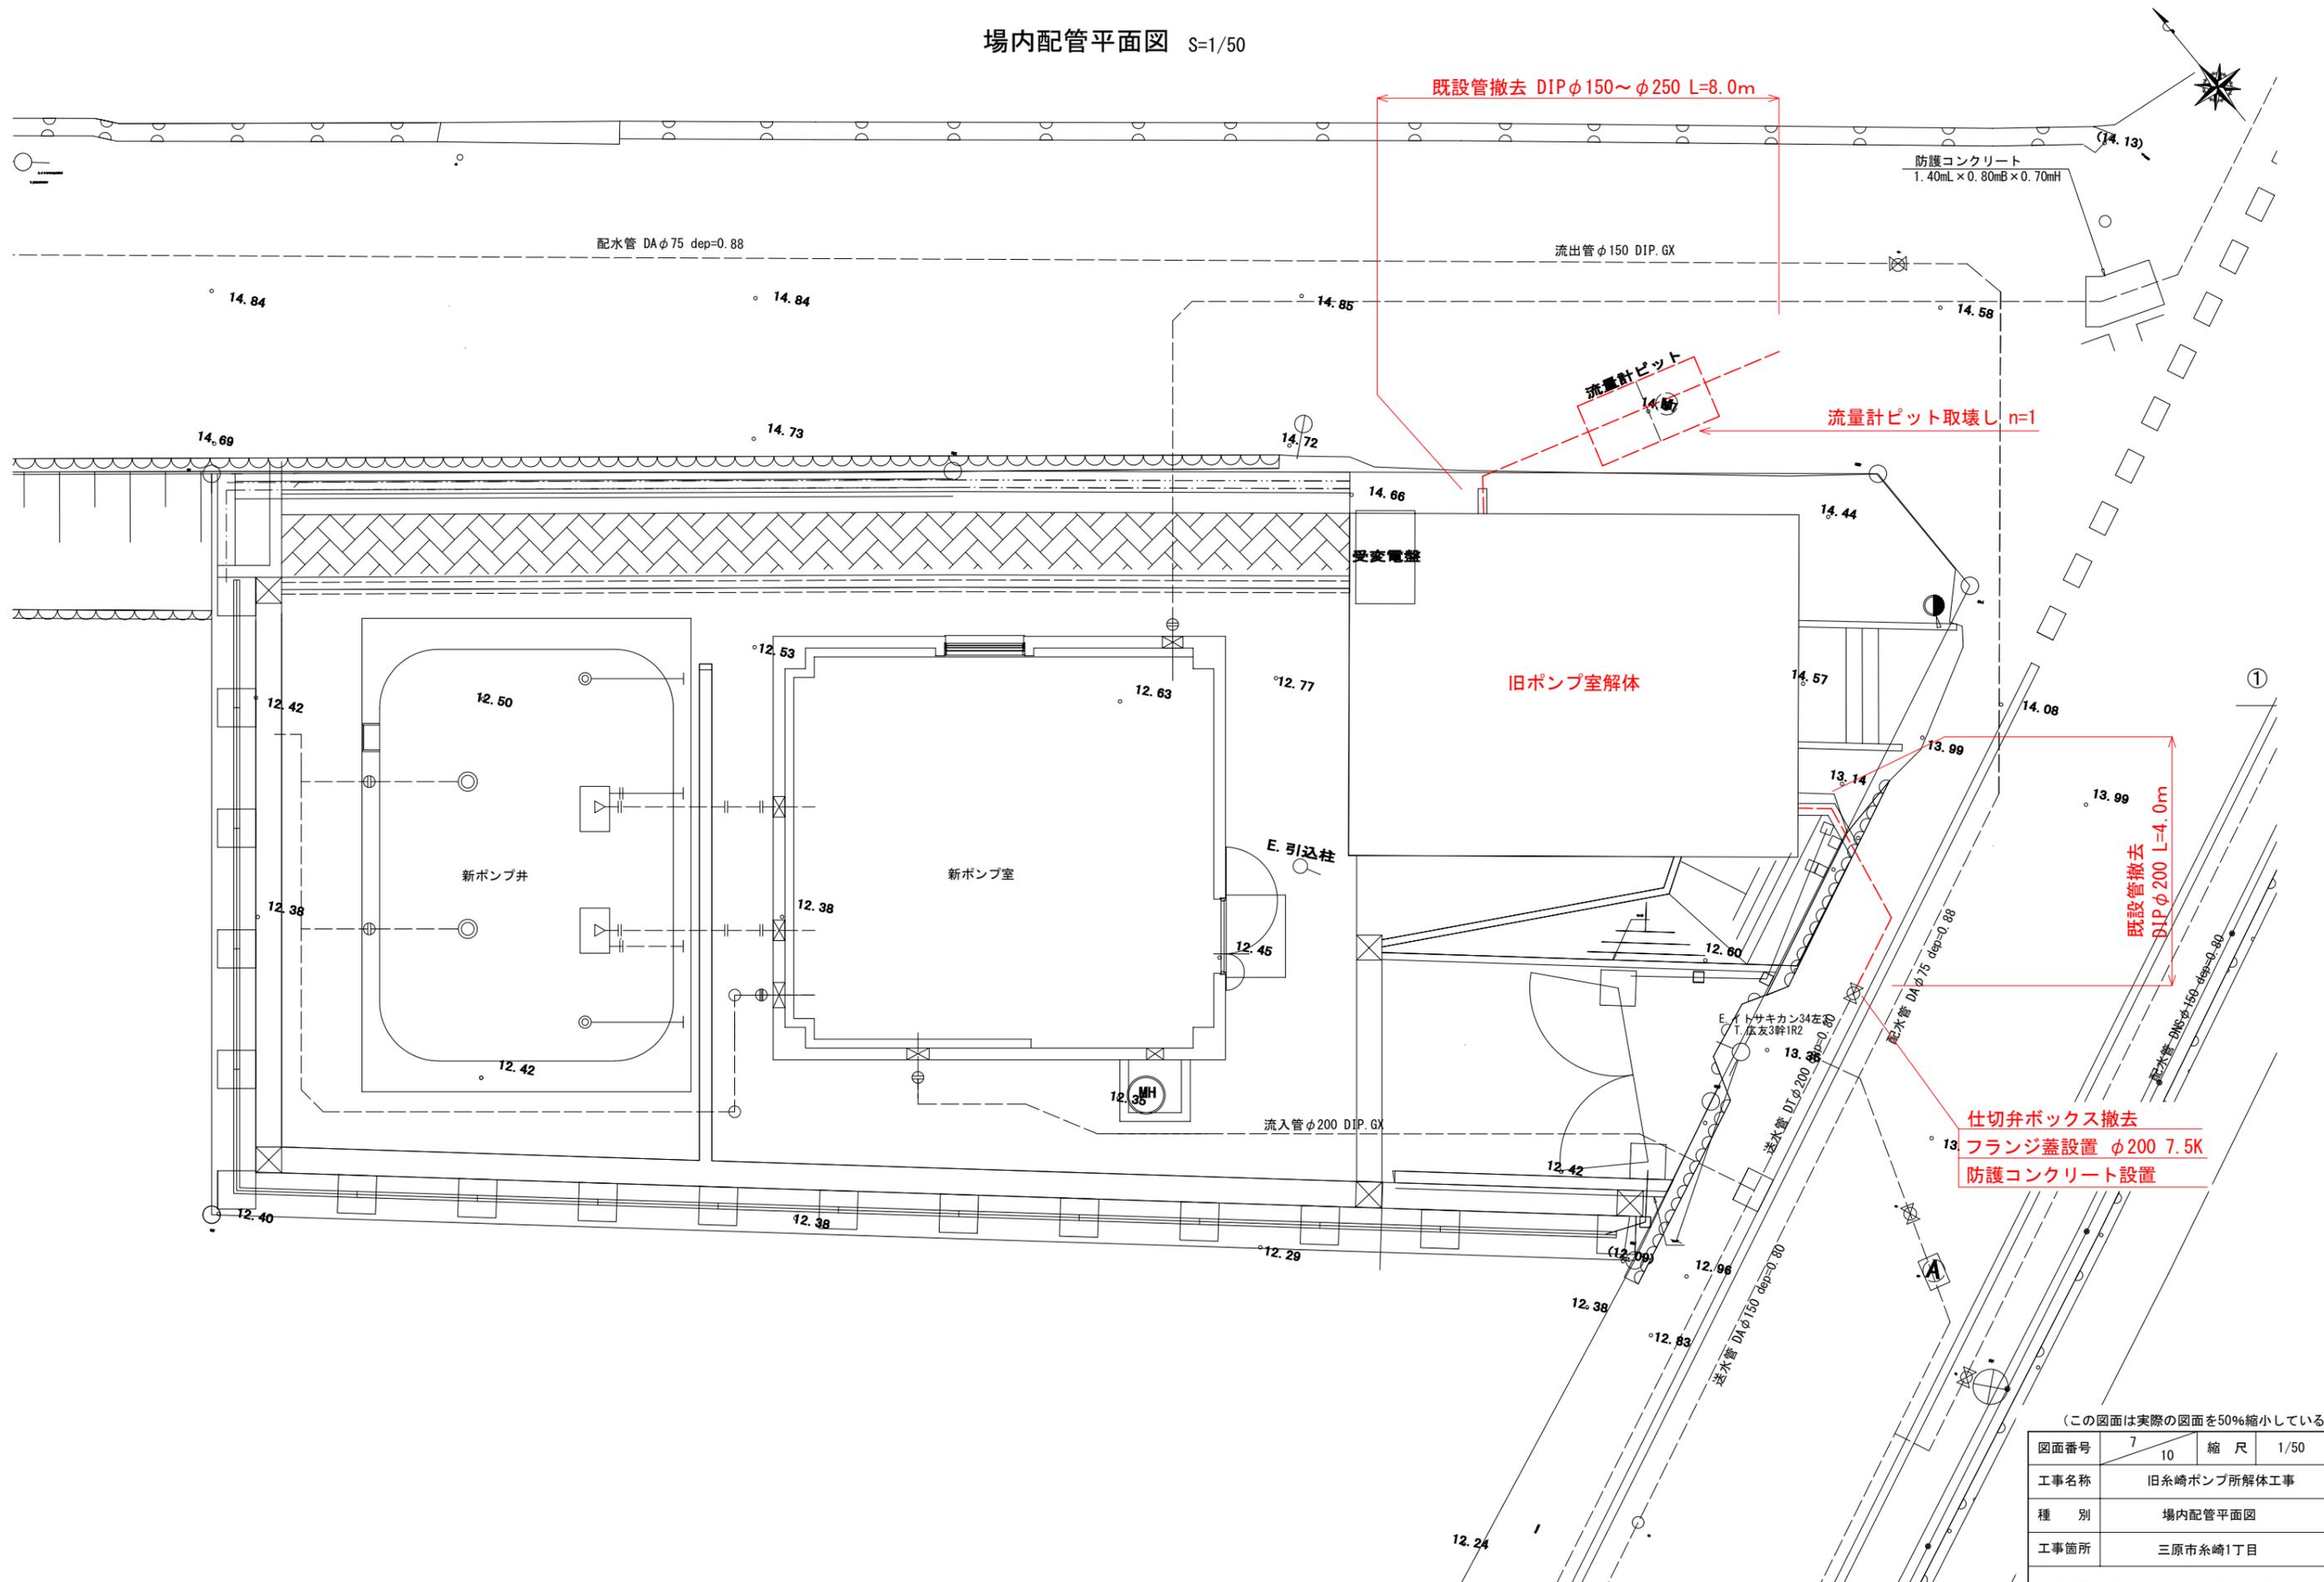


(この図面は実際の図面を50%縮小している)

図面番号	7	縮尺	1/50
工事名称	旧糸崎ポンプ所解体工事		
種別	場内配管平面図		
工事箇所	三原市糸崎1丁目		


広島県水道広域連合企業団三原事務所

場内配管詳細図 S=1/20

流入管撤去断面図

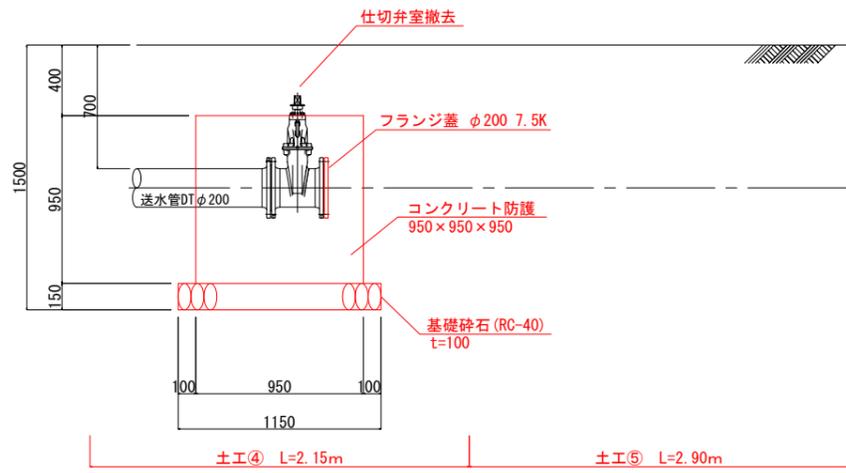


流出管撤去断面図

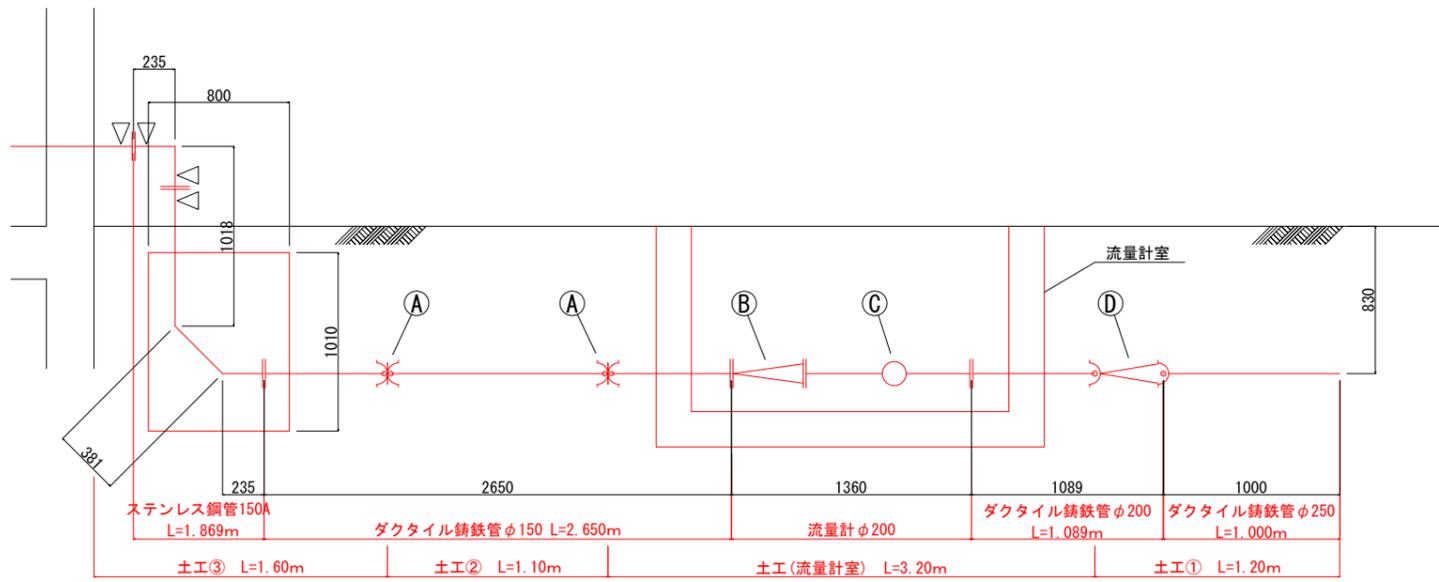


A	A形 継ぎ輪 φ150
B	フランジ片落管 φ150×φ200-10K
C	流量計 φ200
D	A形 挿し受け落管 φ200×φ150


流量計室構造図

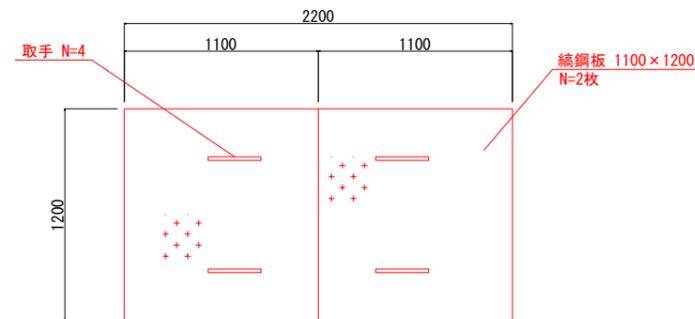

平面図

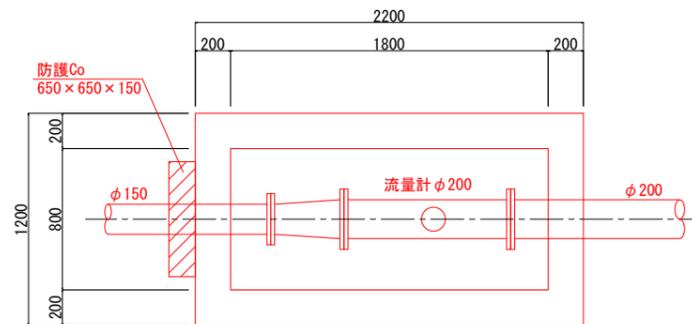

断面図

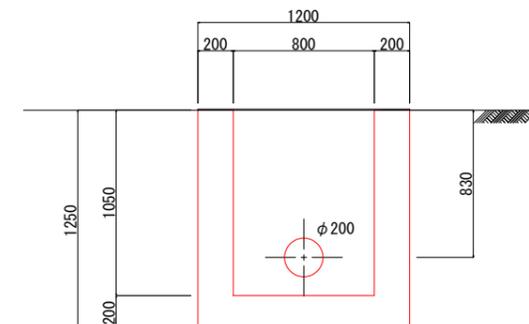


(注記)
▽ ...管切断位置

(この図面は実際の図面を50%縮小している)

図面番号	8	縮尺	1/20
工事名称	旧糸崎ポンプ所解体工事		
種別	場内配管詳細図		
工事箇所	三原市糸崎1丁目		

広島県水道広域連合企業団三原事務所

場内整備平面図 S=1/50

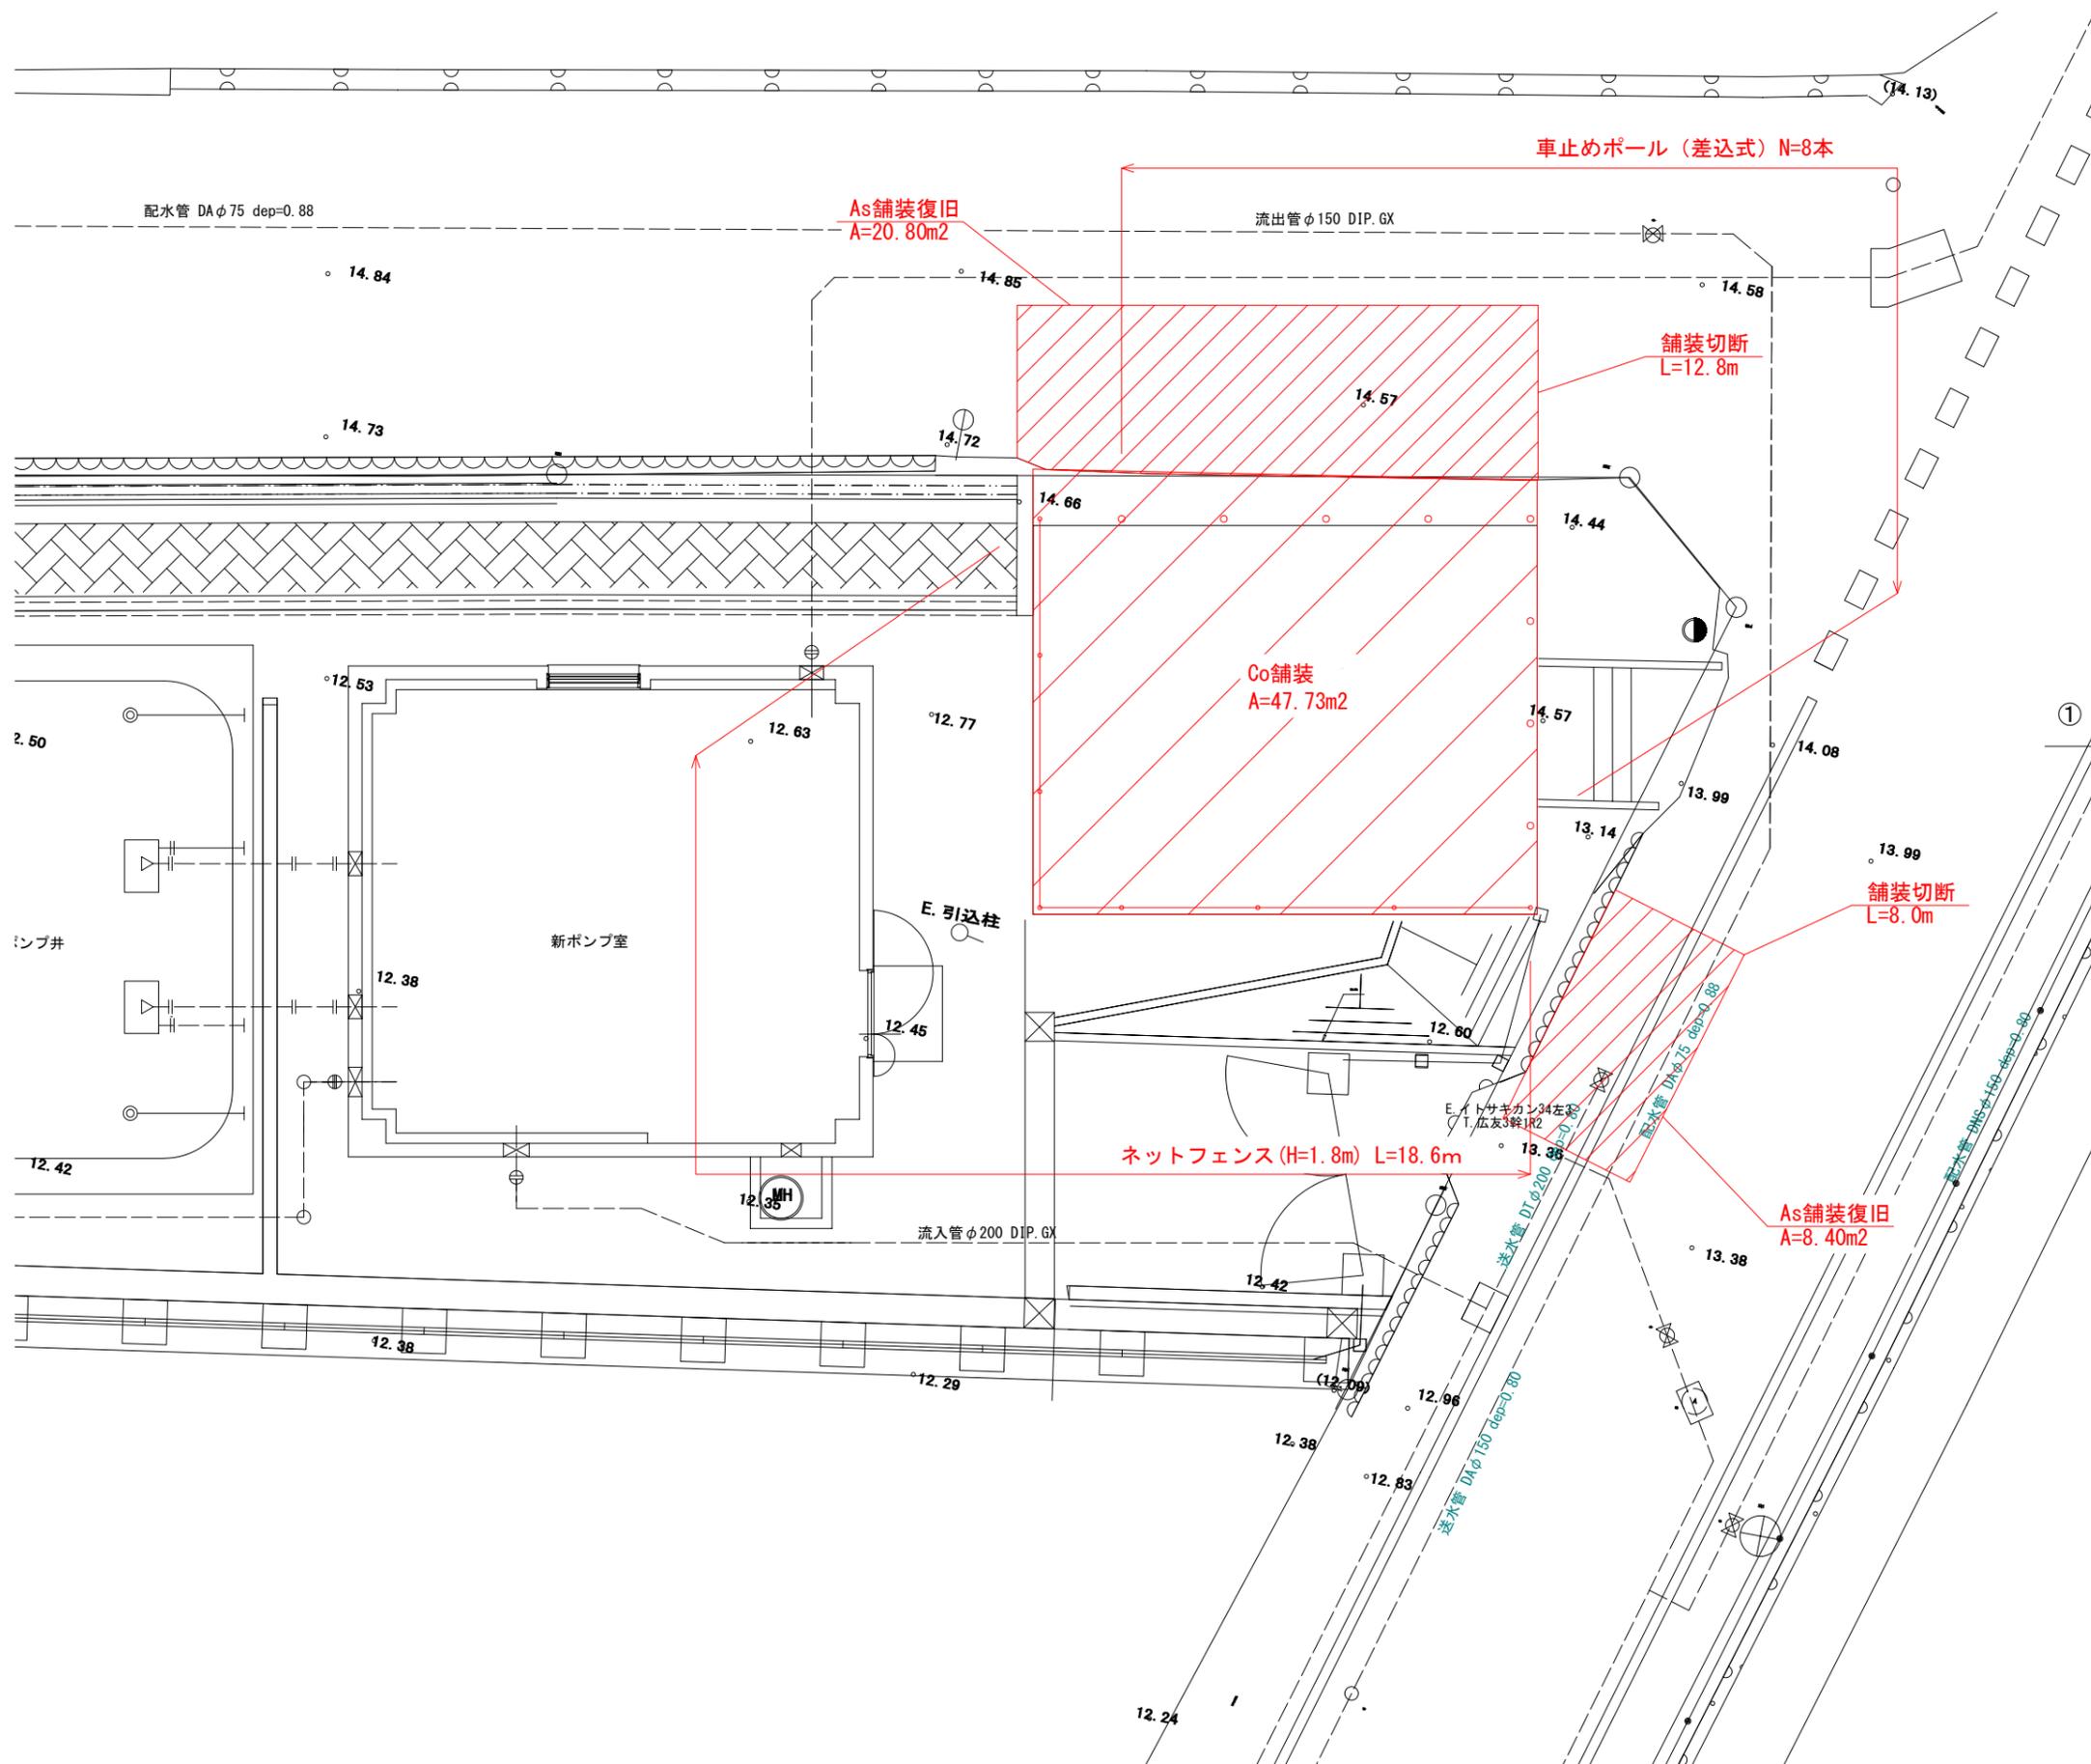

(この図面は実際の図面を50%縮小している)


図面番号	9	10	縮尺	1/50
工事名称	旧糸崎ポンプ所解体工事			
種別	場内整備平面図			
工事箇所	三原市糸崎1丁目			

広島県水道広域連合企業団三原事務所


場内整備詳細図

メッシュフェンス(H=1.8m)詳細図 S=1/20


平面図

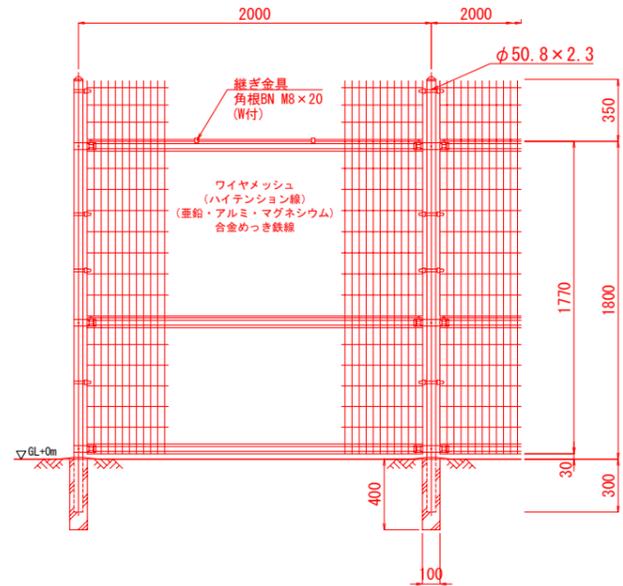




側面図

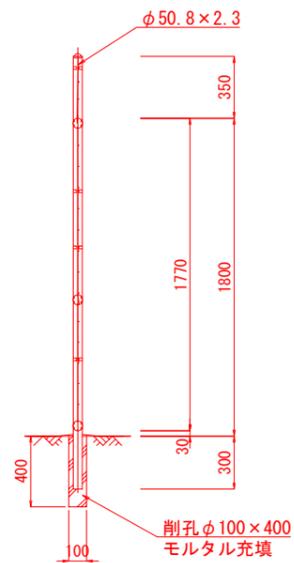

忍部取付図 S=1:5

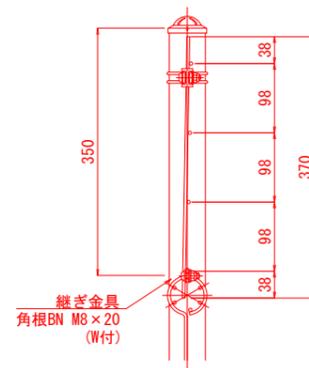

車止めポール詳細図 S=1/10

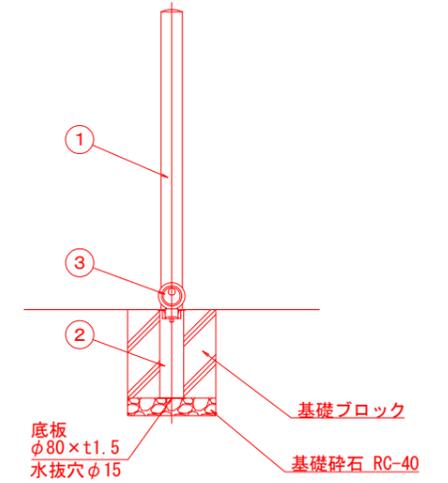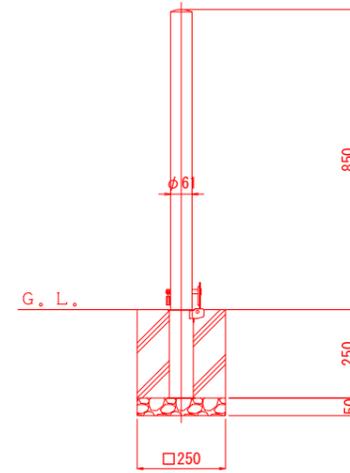 


番号	品名	数量	材質	備考
1	パイプ	1	鋼管	STK400 φ60.5×t2.3
2	差込スリーブ	1	ステンレス	SUS304 φ68×t1.5
3	差込スリーブ蓋	1	ステンレス	SUS304 φ76×t2.0
4	ロックピン	1	ステンレス	SUS304 φ12×99L

舗装構成図 S=1/10

アスファルト舗装



コンクリート舗装

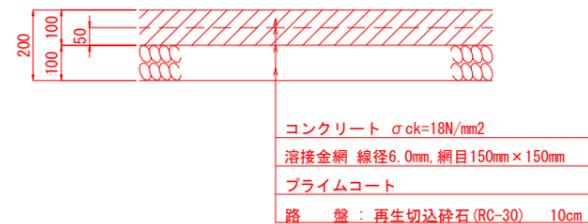

(この図面は実際の図面を50%縮小している)

図面番号	10	縮尺	1/50
工事名称	旧糸崎ポンプ所解体工事		
種別	場内整備詳細図		
工事箇所	三原市糸崎1丁目		

広島県水道広域連合企業団三原事務所