
 


位置図

S=1:10,000

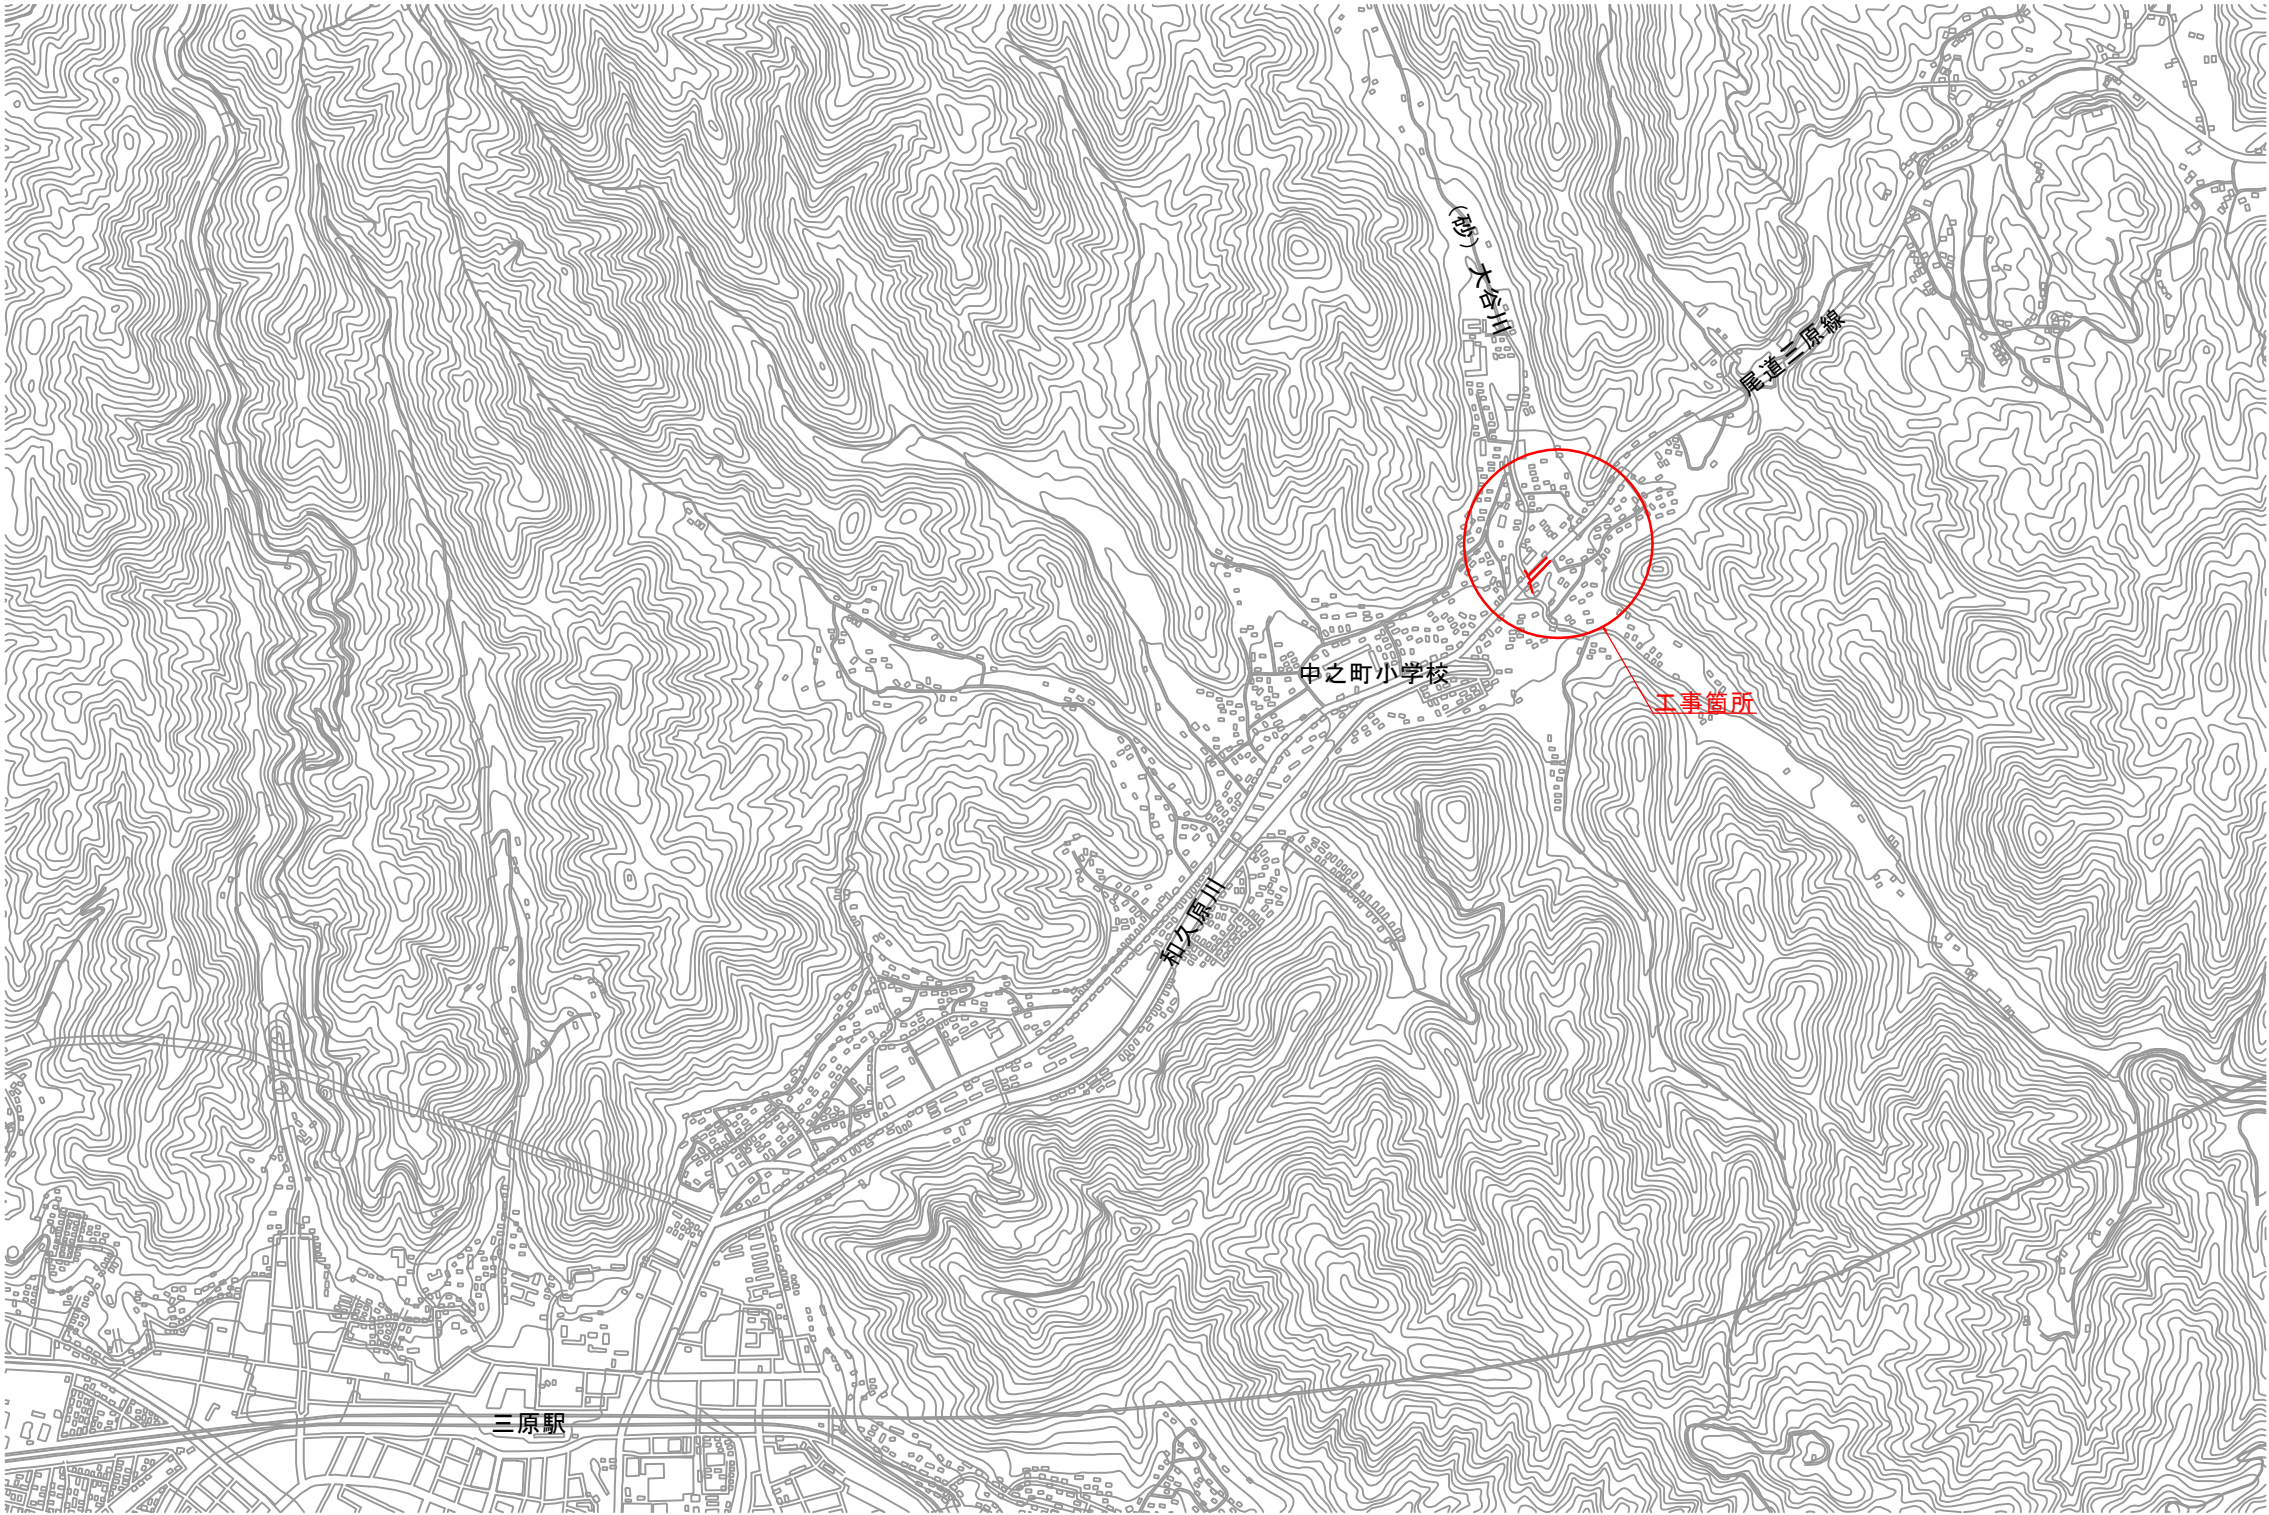


1:10,000



図面番号	1 / 7	縮 尺	1 : 10,000
工事名称	主要地方道尾道三原線外1路線 φ75mm～φ150mm配水管布設替工事		
種 別	位 置 図		
工事箇所	三原市中之町九丁目		
広島県水道広域連合企業団三原事務所			

「この図面は、実際の図面を50%に縮小している。」

平面図 S=1:500

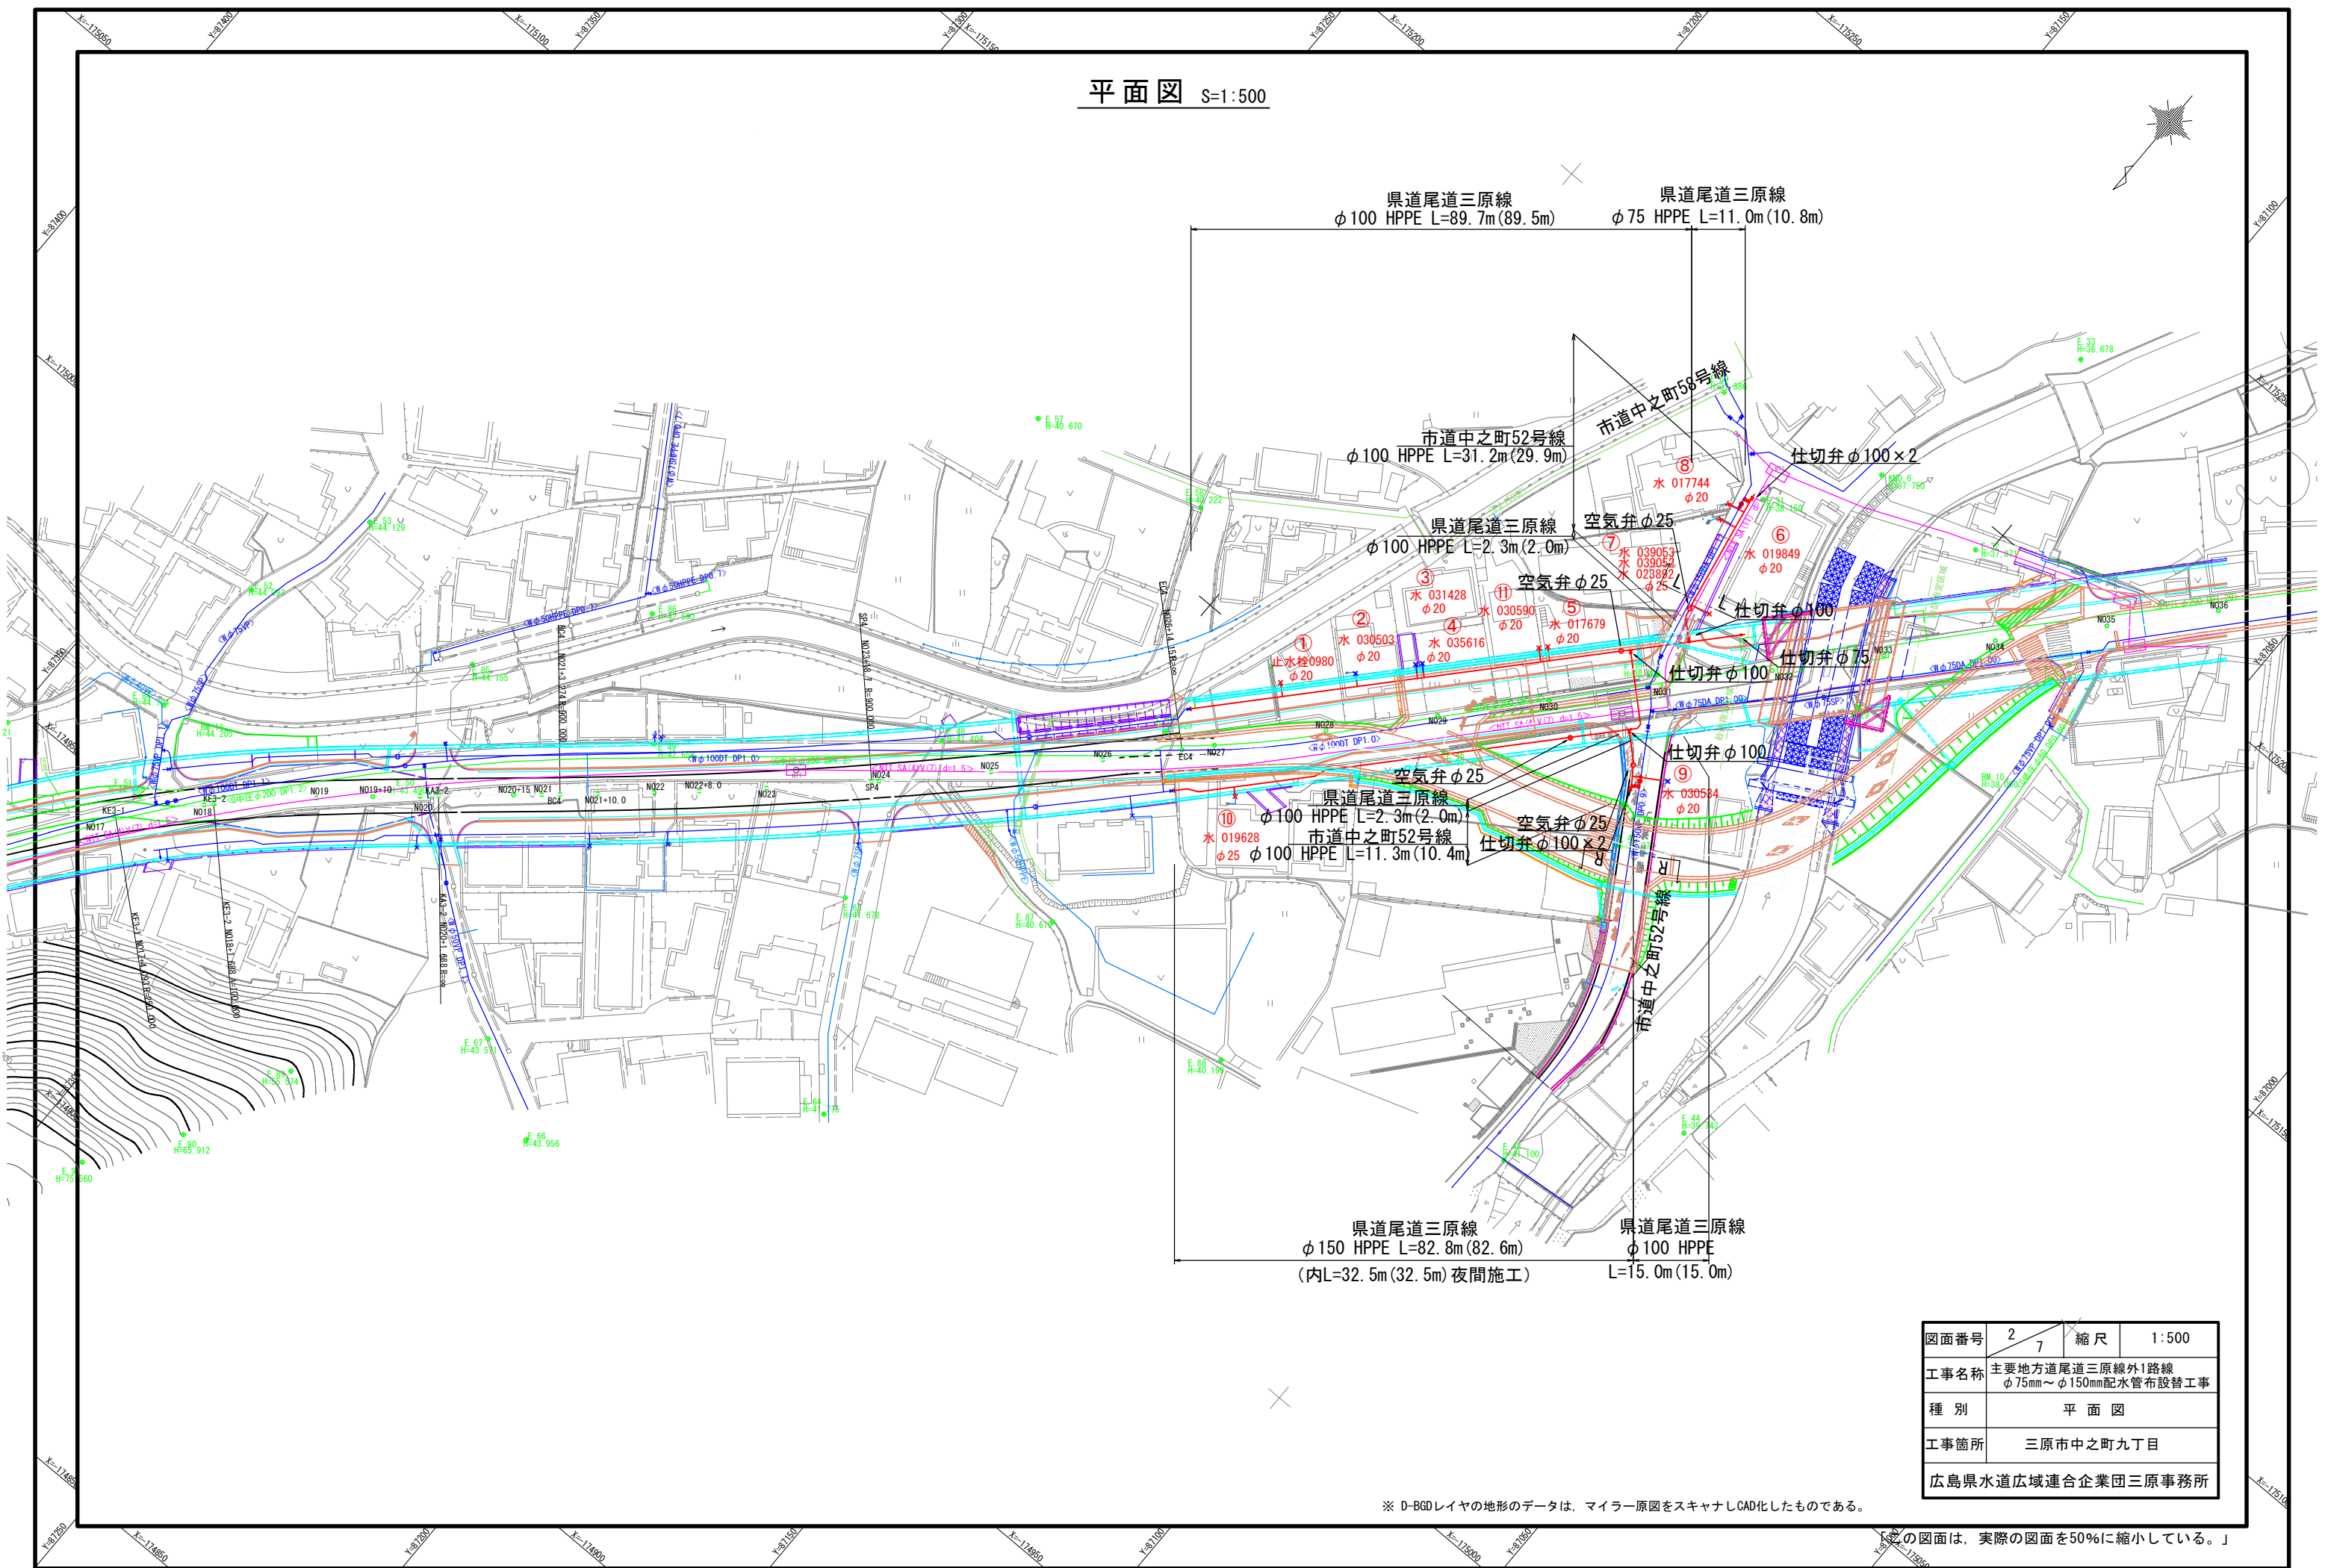


図面番号	2 7	縮尺	1:500
工事名称	主要地方道尾道三原線外1路線 φ75mm～φ150mm配水管布設替工事		
種 別	平 面 図		
工事箇所	三原市中之町九丁目		
広島県水道広域連合企業団三原事務所			

※ D-BGDレイヤの地形のデータは、マイラー原図をスキャナシCAD化したものである。


この図面は、実際の図面を50%に縮小している。」

N028
D =20.000
GH=39.87
FH=40.356

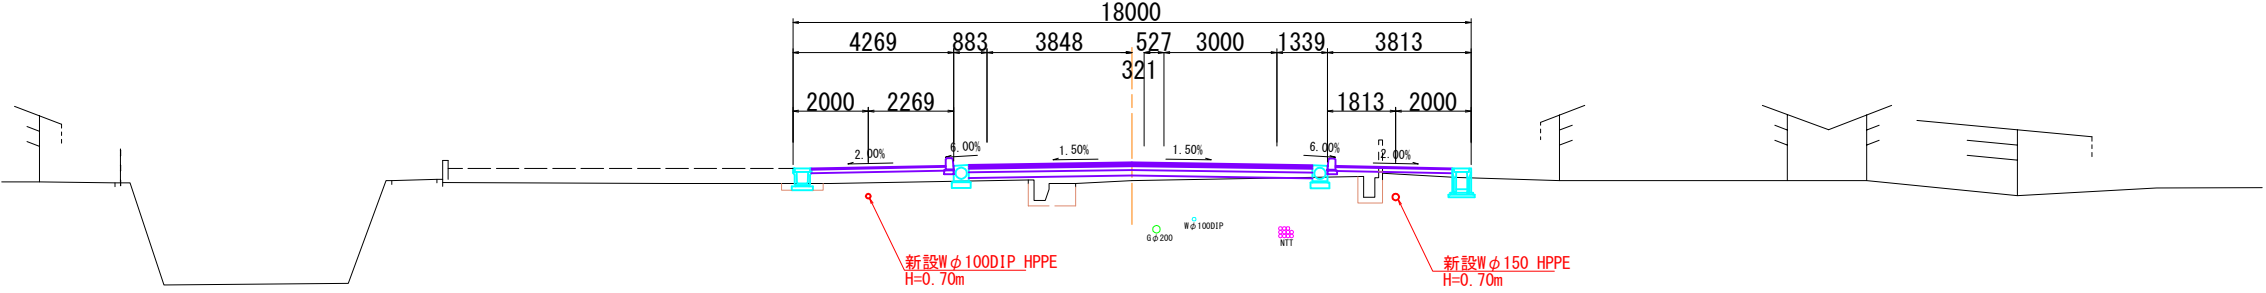


DL=35.00

N027
D =20.000
GH=40.33
FH=40.586

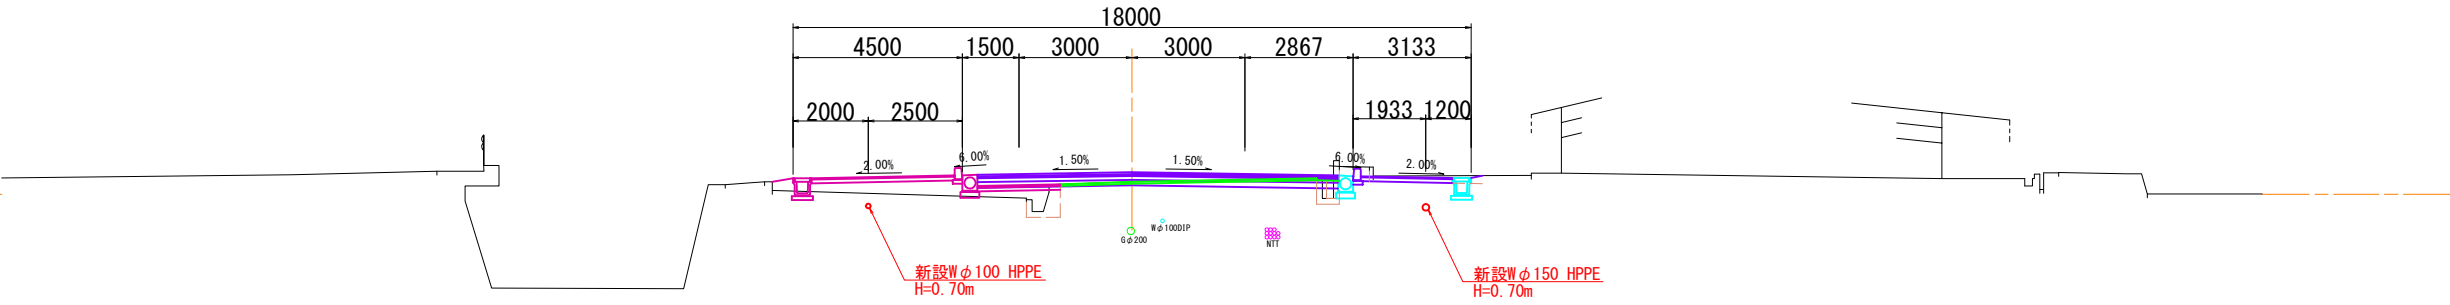


DL=40.00

EC4(N026+14.151)
D = 5.849
GH=40.48
FH=40.678

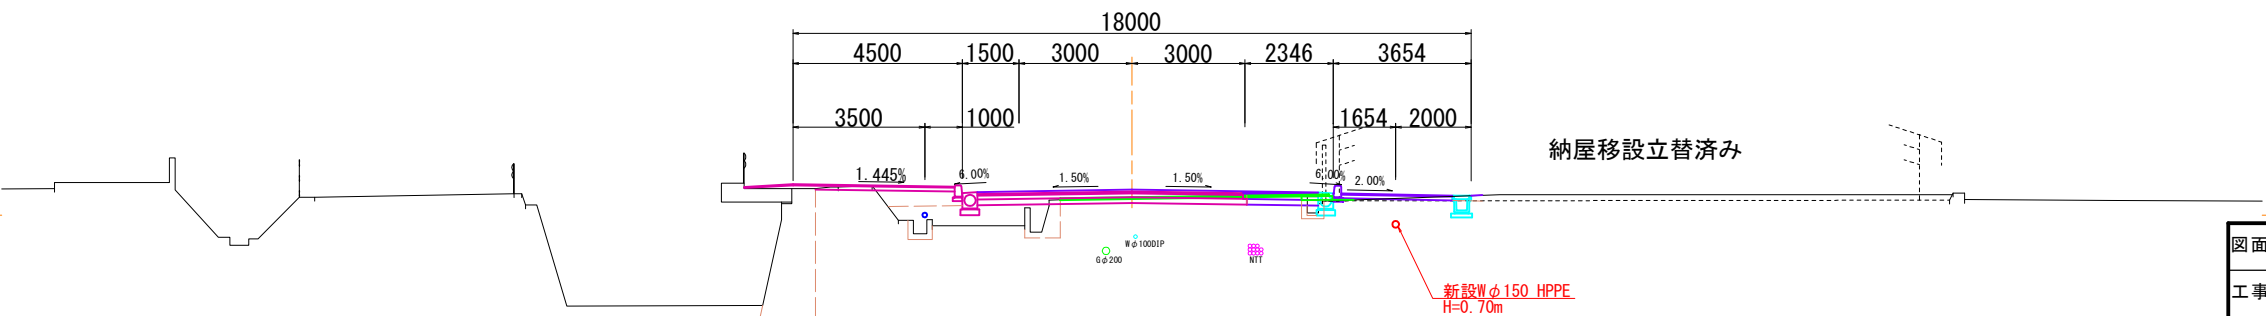


DL=40.00

図面番号	3 / 7	縮 尺	1 : 100
工事名称	主要地方道尾道三原線外1路線 φ75mm～φ150mm配水管布設替工事		
種 別	横 断 図 (1)		
工事箇所	三原市中之町九丁目		
広島県水道広域連合企業団三原事務所			


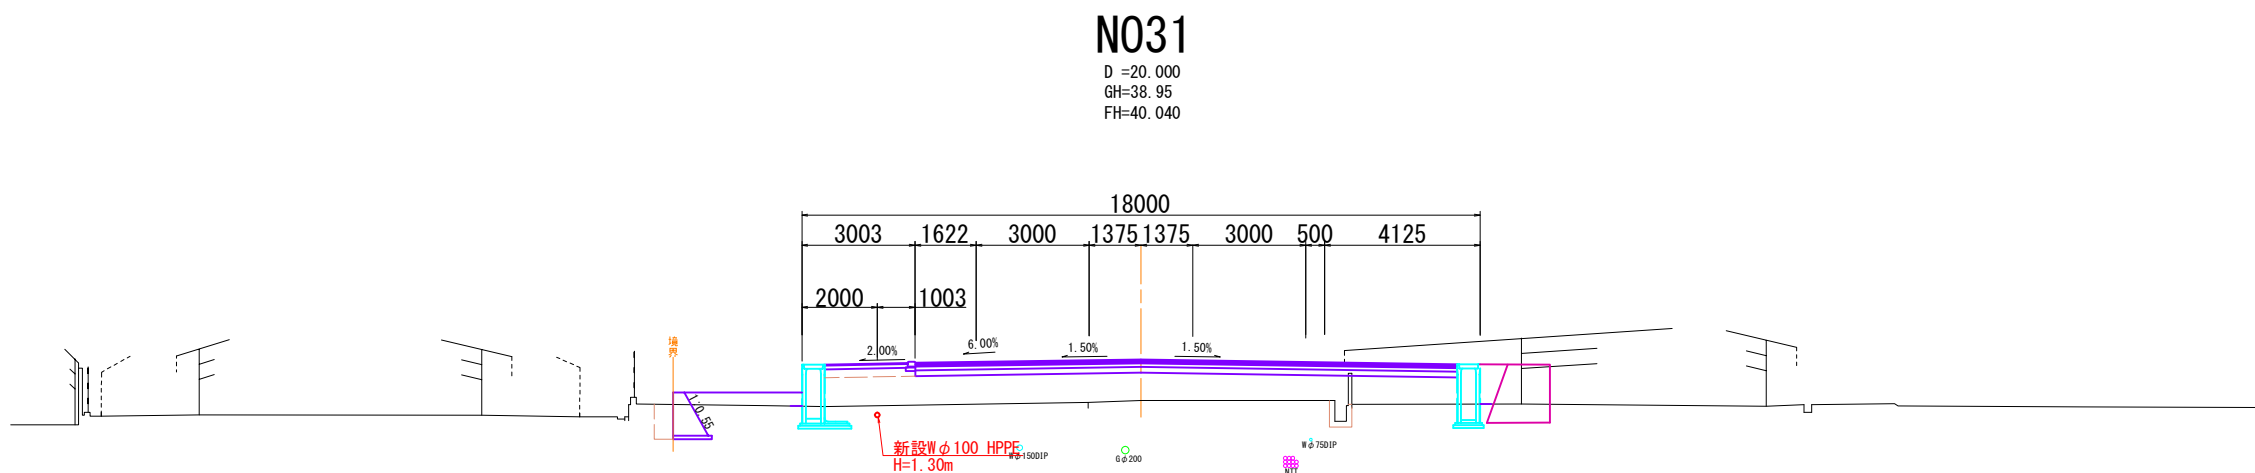


DL=35.00

中之町52号線左側

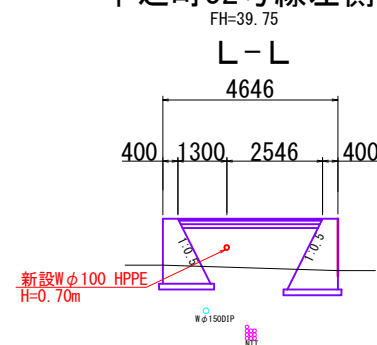


中之町52号線右側

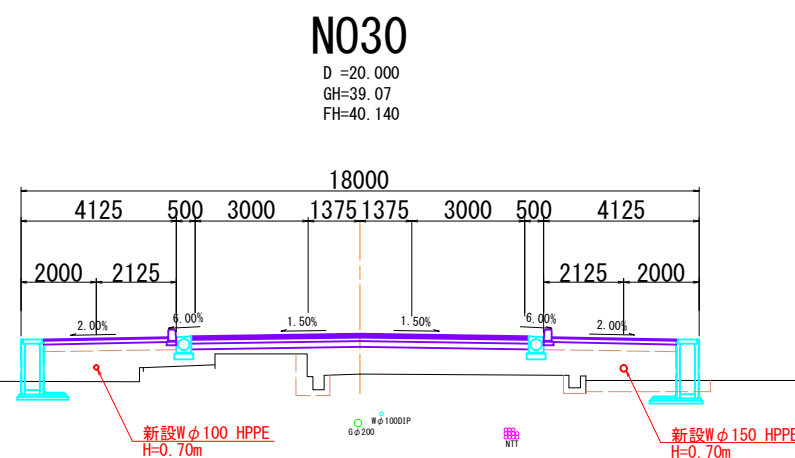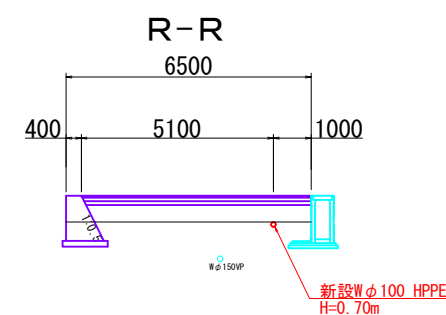

DL=35.00

N029


D=20.000
GH=39.37
FH=40.240

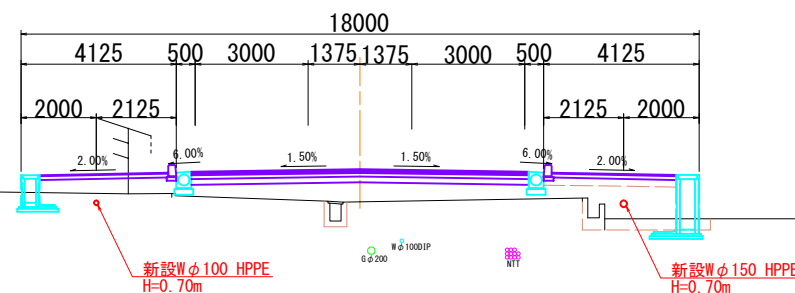


DL=35.00

図面番号	4 7	縮尺	1 : 100
工事名称	主要地方道尾道三原線外1路線 φ75mm～φ150mm配水管布設替工		
種 別	横 断 図 (2)		
工事箇所	三原市中之町九丁目		
広島県水道広域連合企業団三原事務所			

配管図(1) noscale

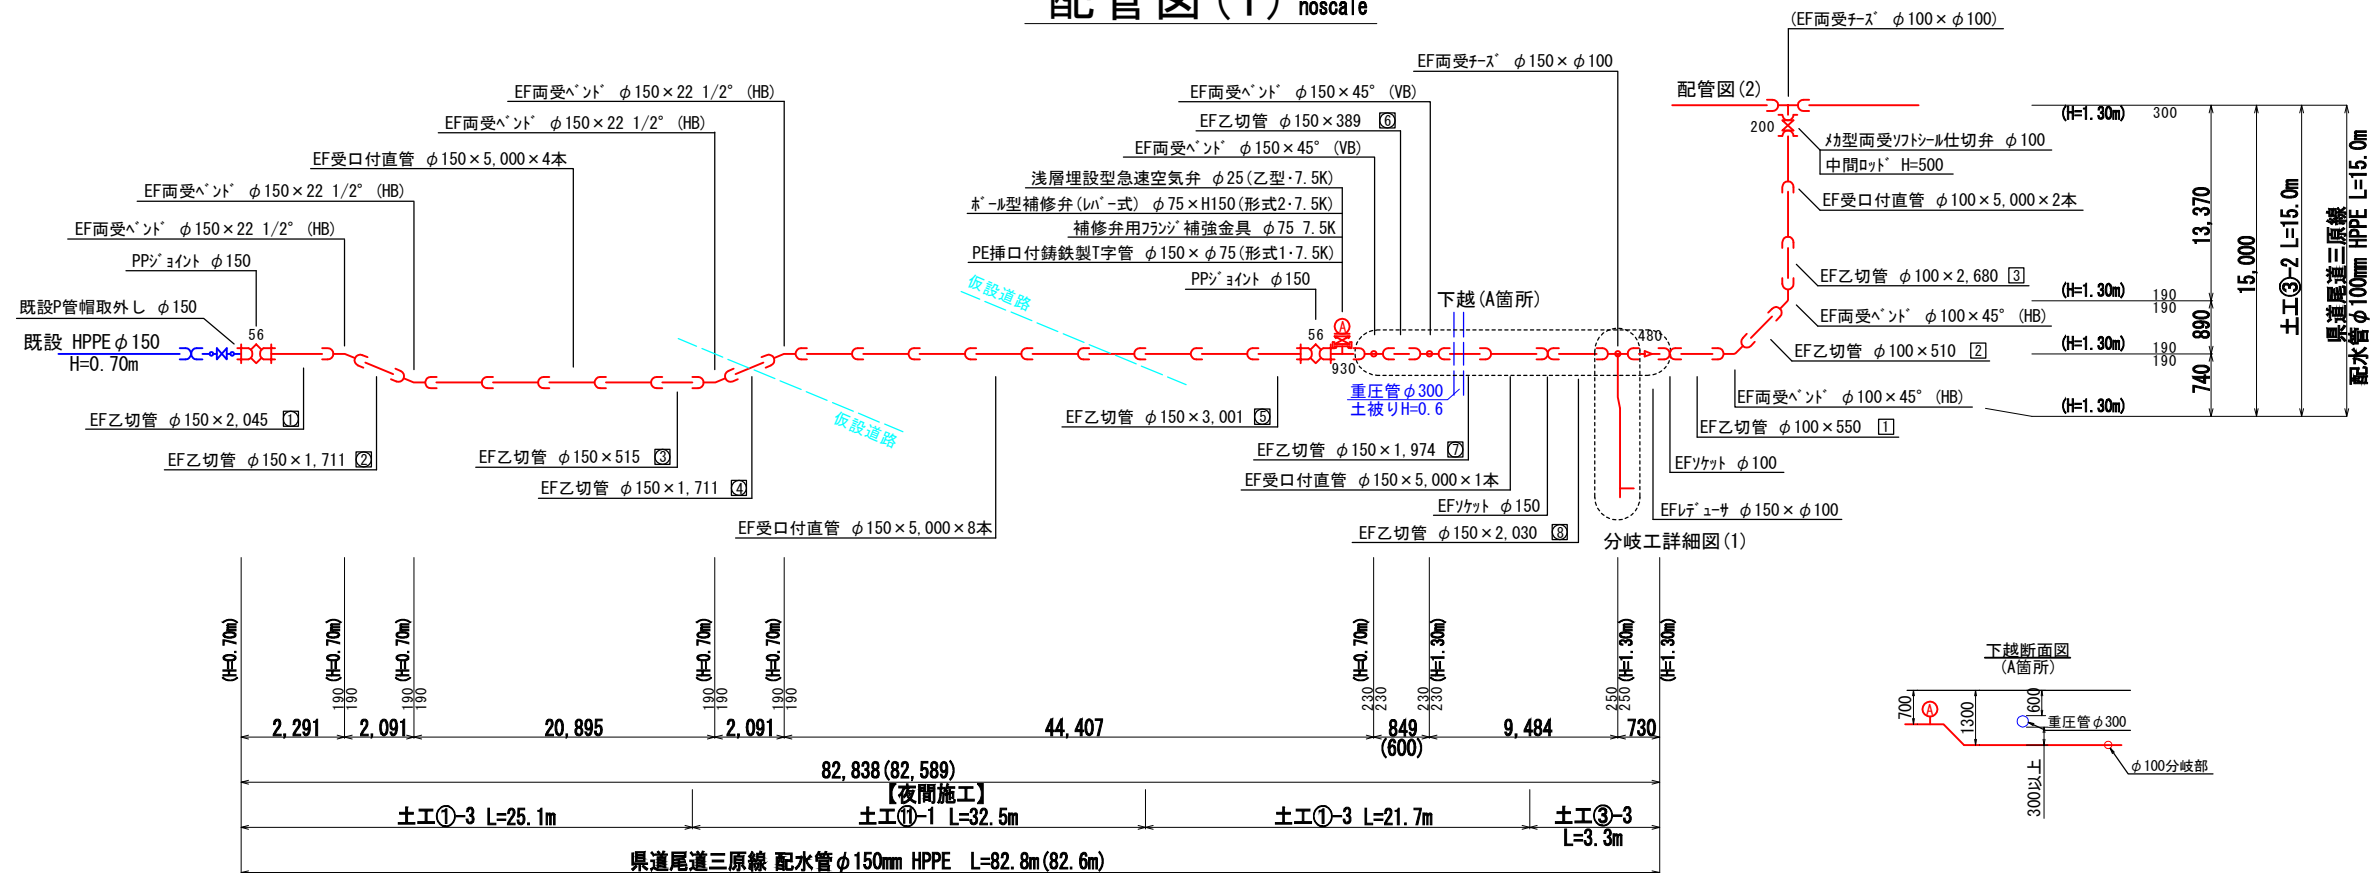


分岐工詳細図(1) noscale

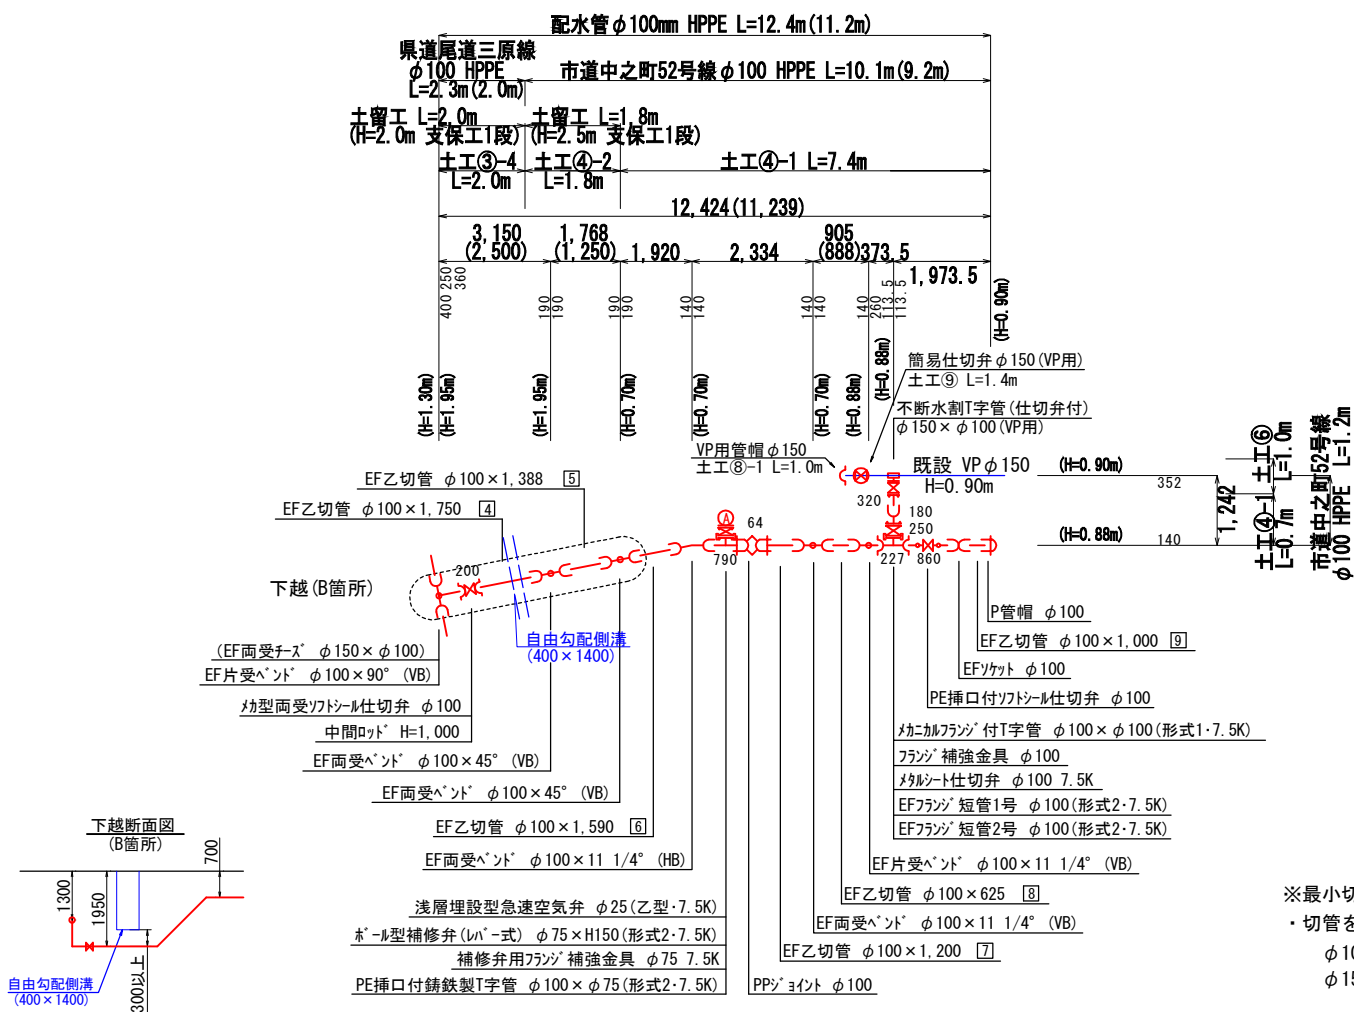


※最小切管寸法の遵守
・切管を使用する場合は、次の最小寸法を下回らないようにすること。
φ100 HPPE 甲切管 L=450mm, 乙切管 L=300mm
φ150 HPPE 甲切管 L=450mm, 乙切管 L=350mm

図面番号	5 7	縮尺	図示
工事名称	主要地方道尾道三原線外1路線 φ75mm～φ150mm配水管布設替工事		
種別	配管図（1）		
工事箇所	三原市中之町九丁目		
広島県水道広域連合企業団三原事務所			

nosca | e

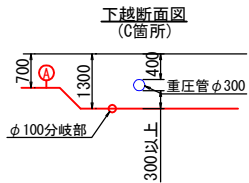

noscale

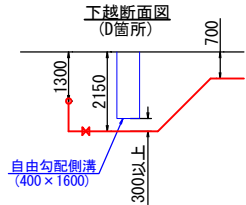


図面番号	6 7	縮 尺	図 示
工事名称	主要地方道尾道三原線外1路線 φ75mm～φ150mm配水管布設替工事		
種 別	配 管 図（ 2 ）		
工事箇所	三原市中之町九丁目		
広島県水道広域連合企業団三原事務所			

※最小切管寸法の遵守

・切管を使用する場合は、次の最小寸法を下回らないようにすること。

φ 75 HPPE	甲切管 L=350mm, 乙切管 L=250mm
φ 100 HPPE	甲切管 L=450mm, 乙切管 L=300mm

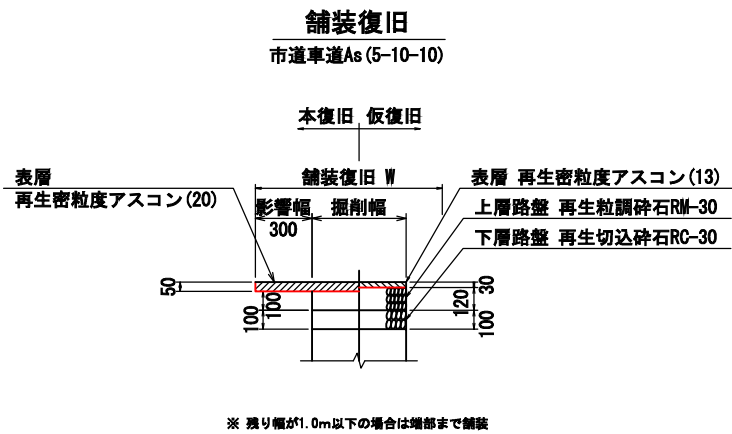

図面番号	7 / 7	縮 尺	図 示
工事名称	主要地方道尾道三原線外1路線 φ75mm～φ150mm配水管布設工事		
種 別	舗装復旧図		
工事箇所	三原市中之町九丁目		
広島県水道広域連合企業団三原事務所			