


位置図

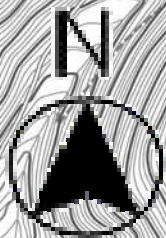


糸崎五丁目
市道糸崎143号線

糸崎八丁目
市道糸崎105号線


図面番号	1 4	縮尺	
工事名称	市道糸崎143号φ150mm配水管移設工事外1路線		
種別	位 置 図		
工事場所	三原市糸崎五丁目・八丁目		
広島県水道広域連合企業団三原事務所			

本設管平面図 S=1/250

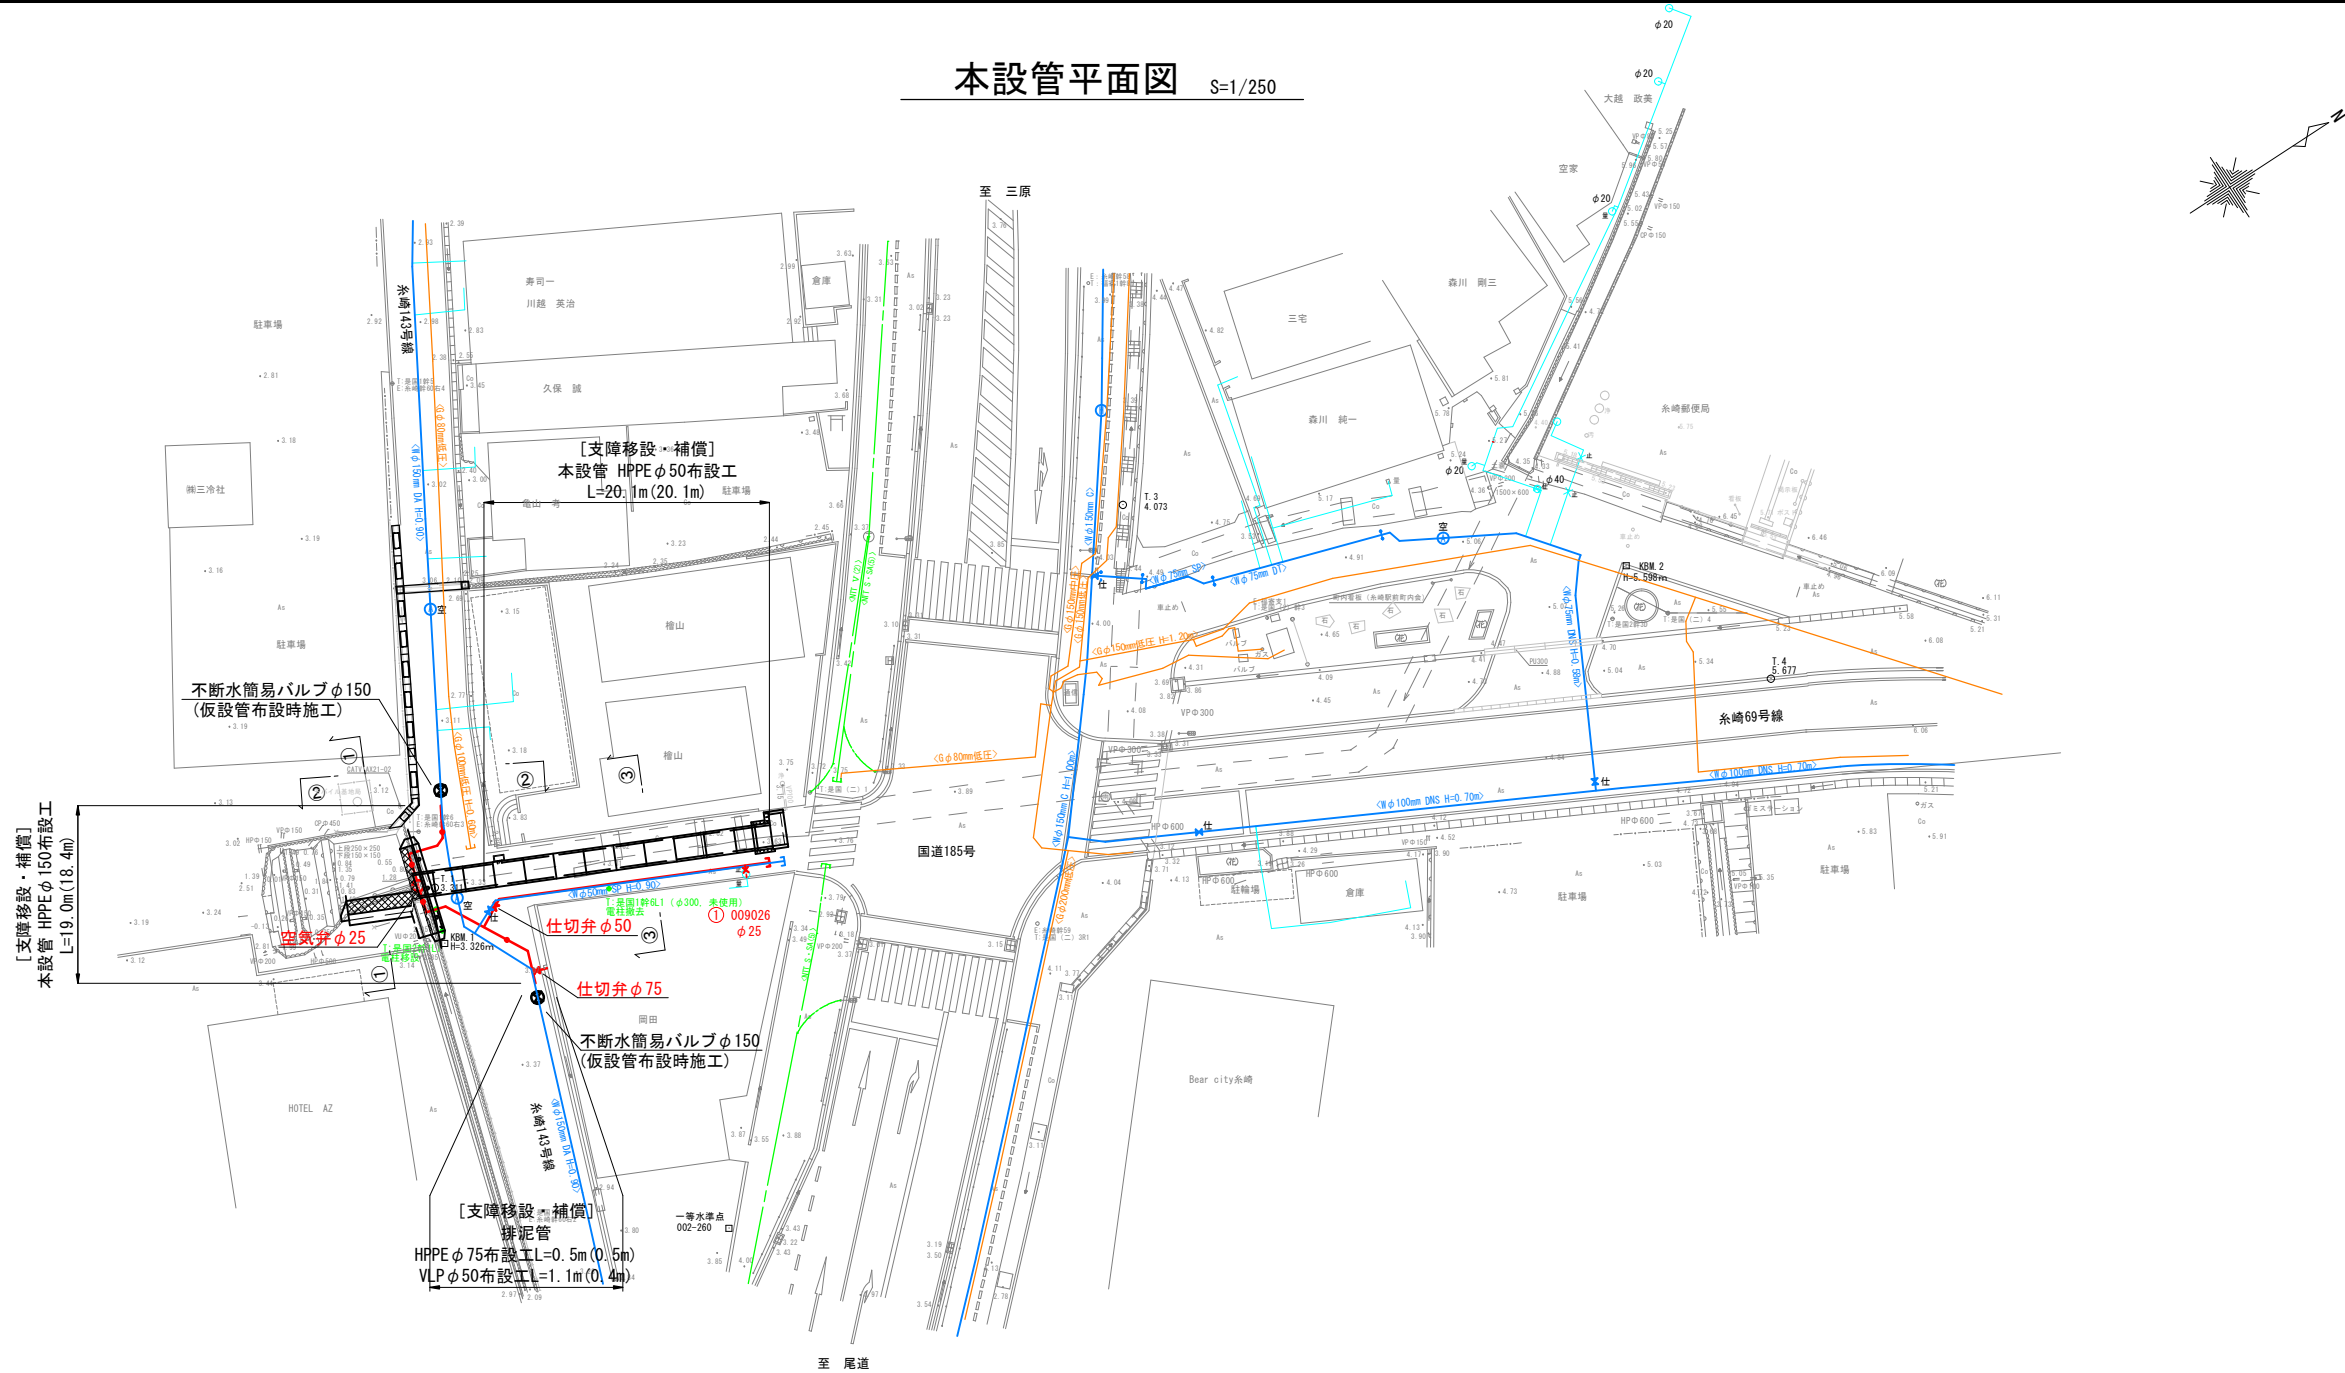


横断図 S=1/100


① - ①

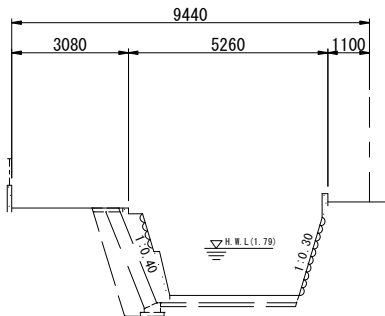

② - ②

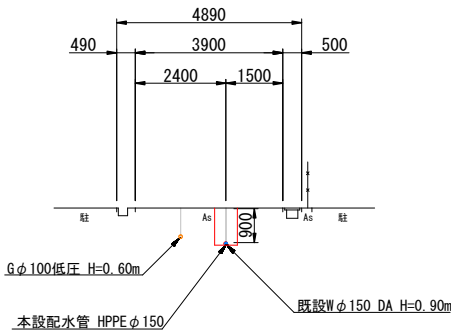

③ - ③

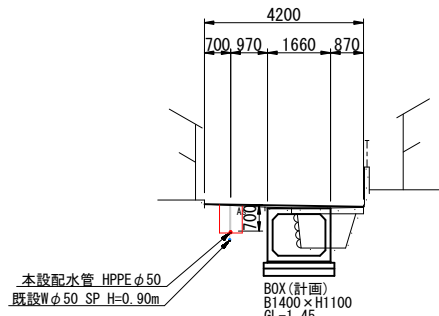


図面番号	2	縮尺	4	図示
工事名称	市道糸崎143号線φ150mm配水管移設工事外1路線			
種別	本設管平面図・横断面			
工事場所	三原市糸崎五丁目・八丁目			
広島県水道広域連合企業団				三原事務所



「この図面は、実際の図面を50%に縮小している。」

本設配水管詳細図


S=noscale

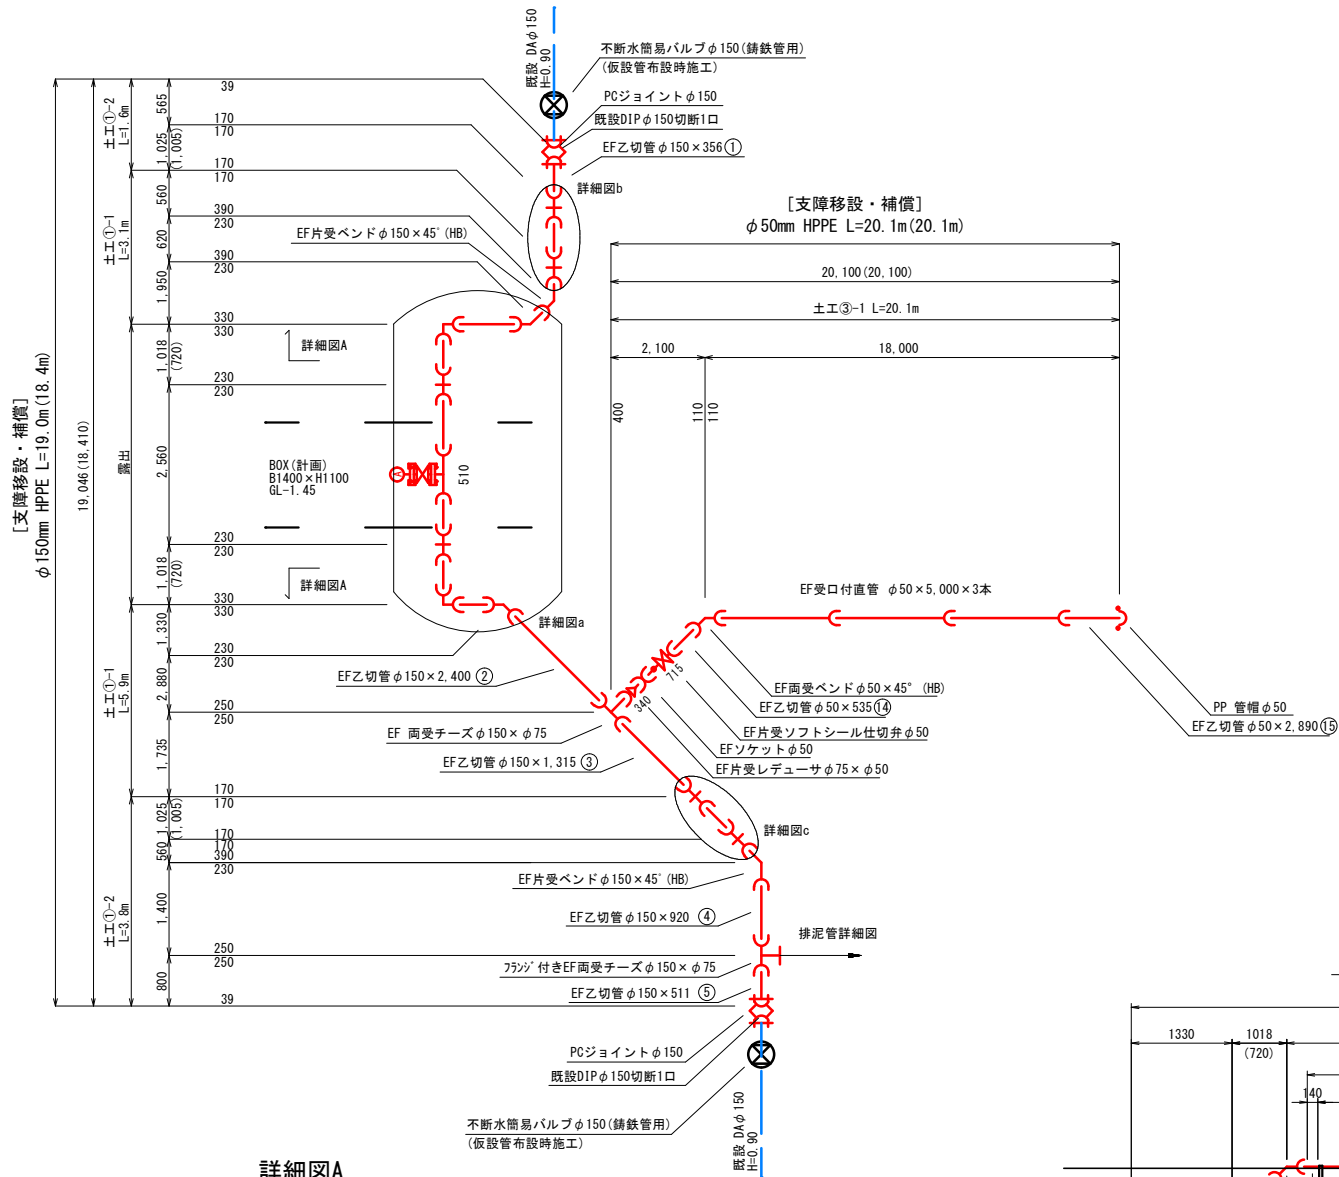


排泥管詳細図

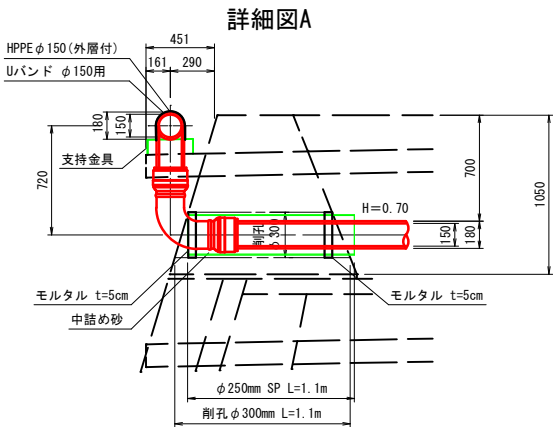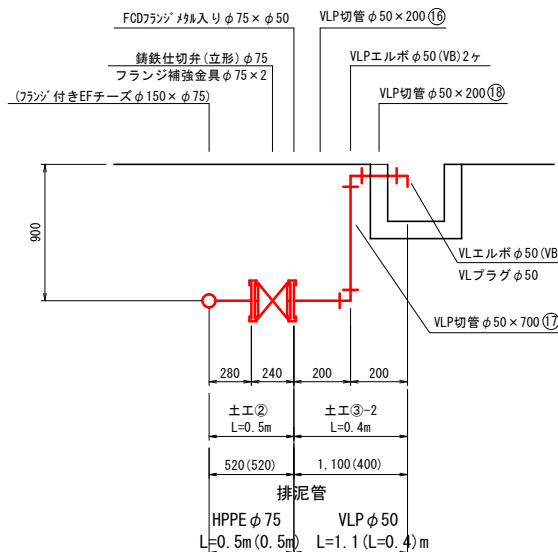


支持金具詳細図

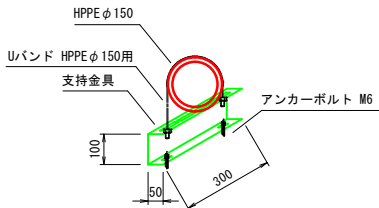


詳細図a

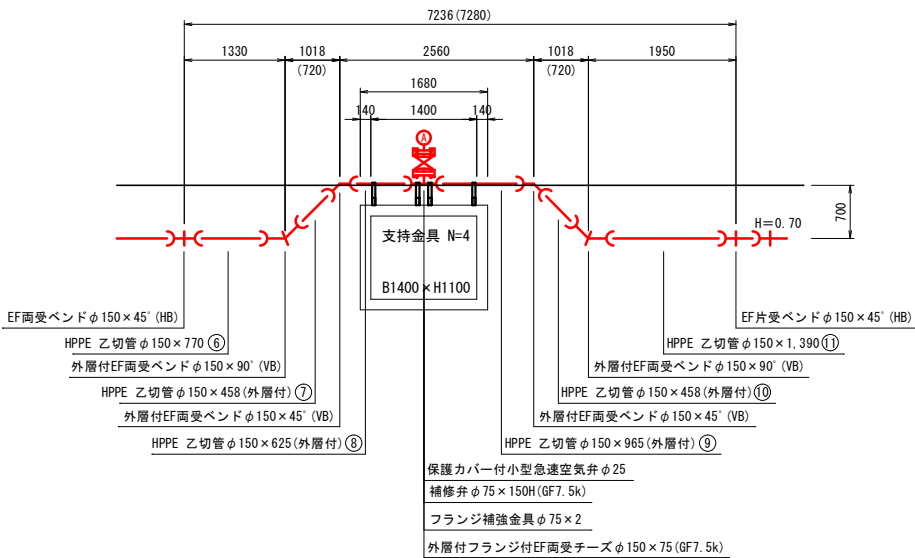

詳細図b

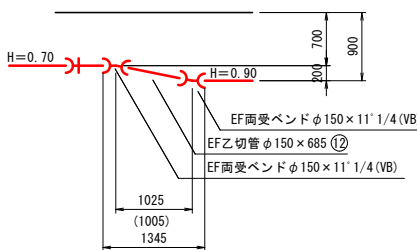


詳細図c

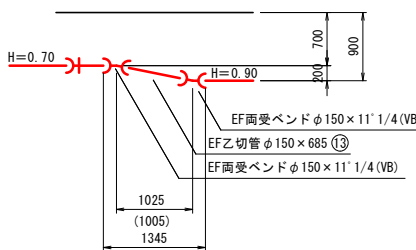

「この図面は、実際の図面を50%に縮小している。」

図面番号	3	4	縮尺		図示
工事名称	市道系崎143号線φ150mm配水管移設工事外1路線				
種別	本設配水管詳細図				
工事場所	三原市系崎五丁目・八丁目				
	広島県水道広域連合企業団 三原事務所				

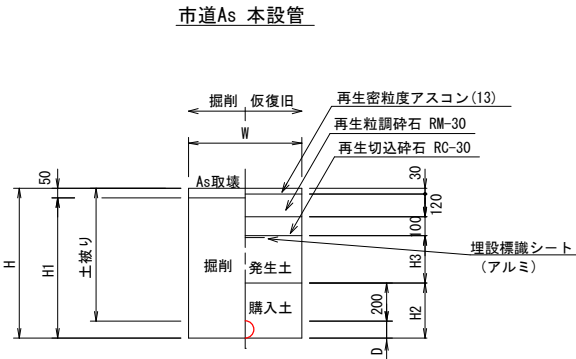

[参考値]

土工No	呼び径	D	W	土被り	H	H1	H2	H3	備 考
①- 1	φ 150	180	600	700	880	830	380	250	HPPE
①- 2	φ 150	180	600	900	1080	1030	380	450	HPPE
②	φ 75	90	600	900	990	940	290	450	HPPE
③- 1	φ 50	60	600	700	760	710	260	250	HPPE
③- 2	φ 50	60	600	900	960	910	260	450	VLP

図 面 番 号	4 4	縮 尺	図 示
工 事 名 称	市道糸崎143号線φ150mm配水管移設工事外1路線		
種 別	土工掘削断面図		
工 事 場 所	三原市糸崎五丁目・八丁目		
広島県水道広域連合企業団 三原事務所			