


位置図 S = 1/5,000

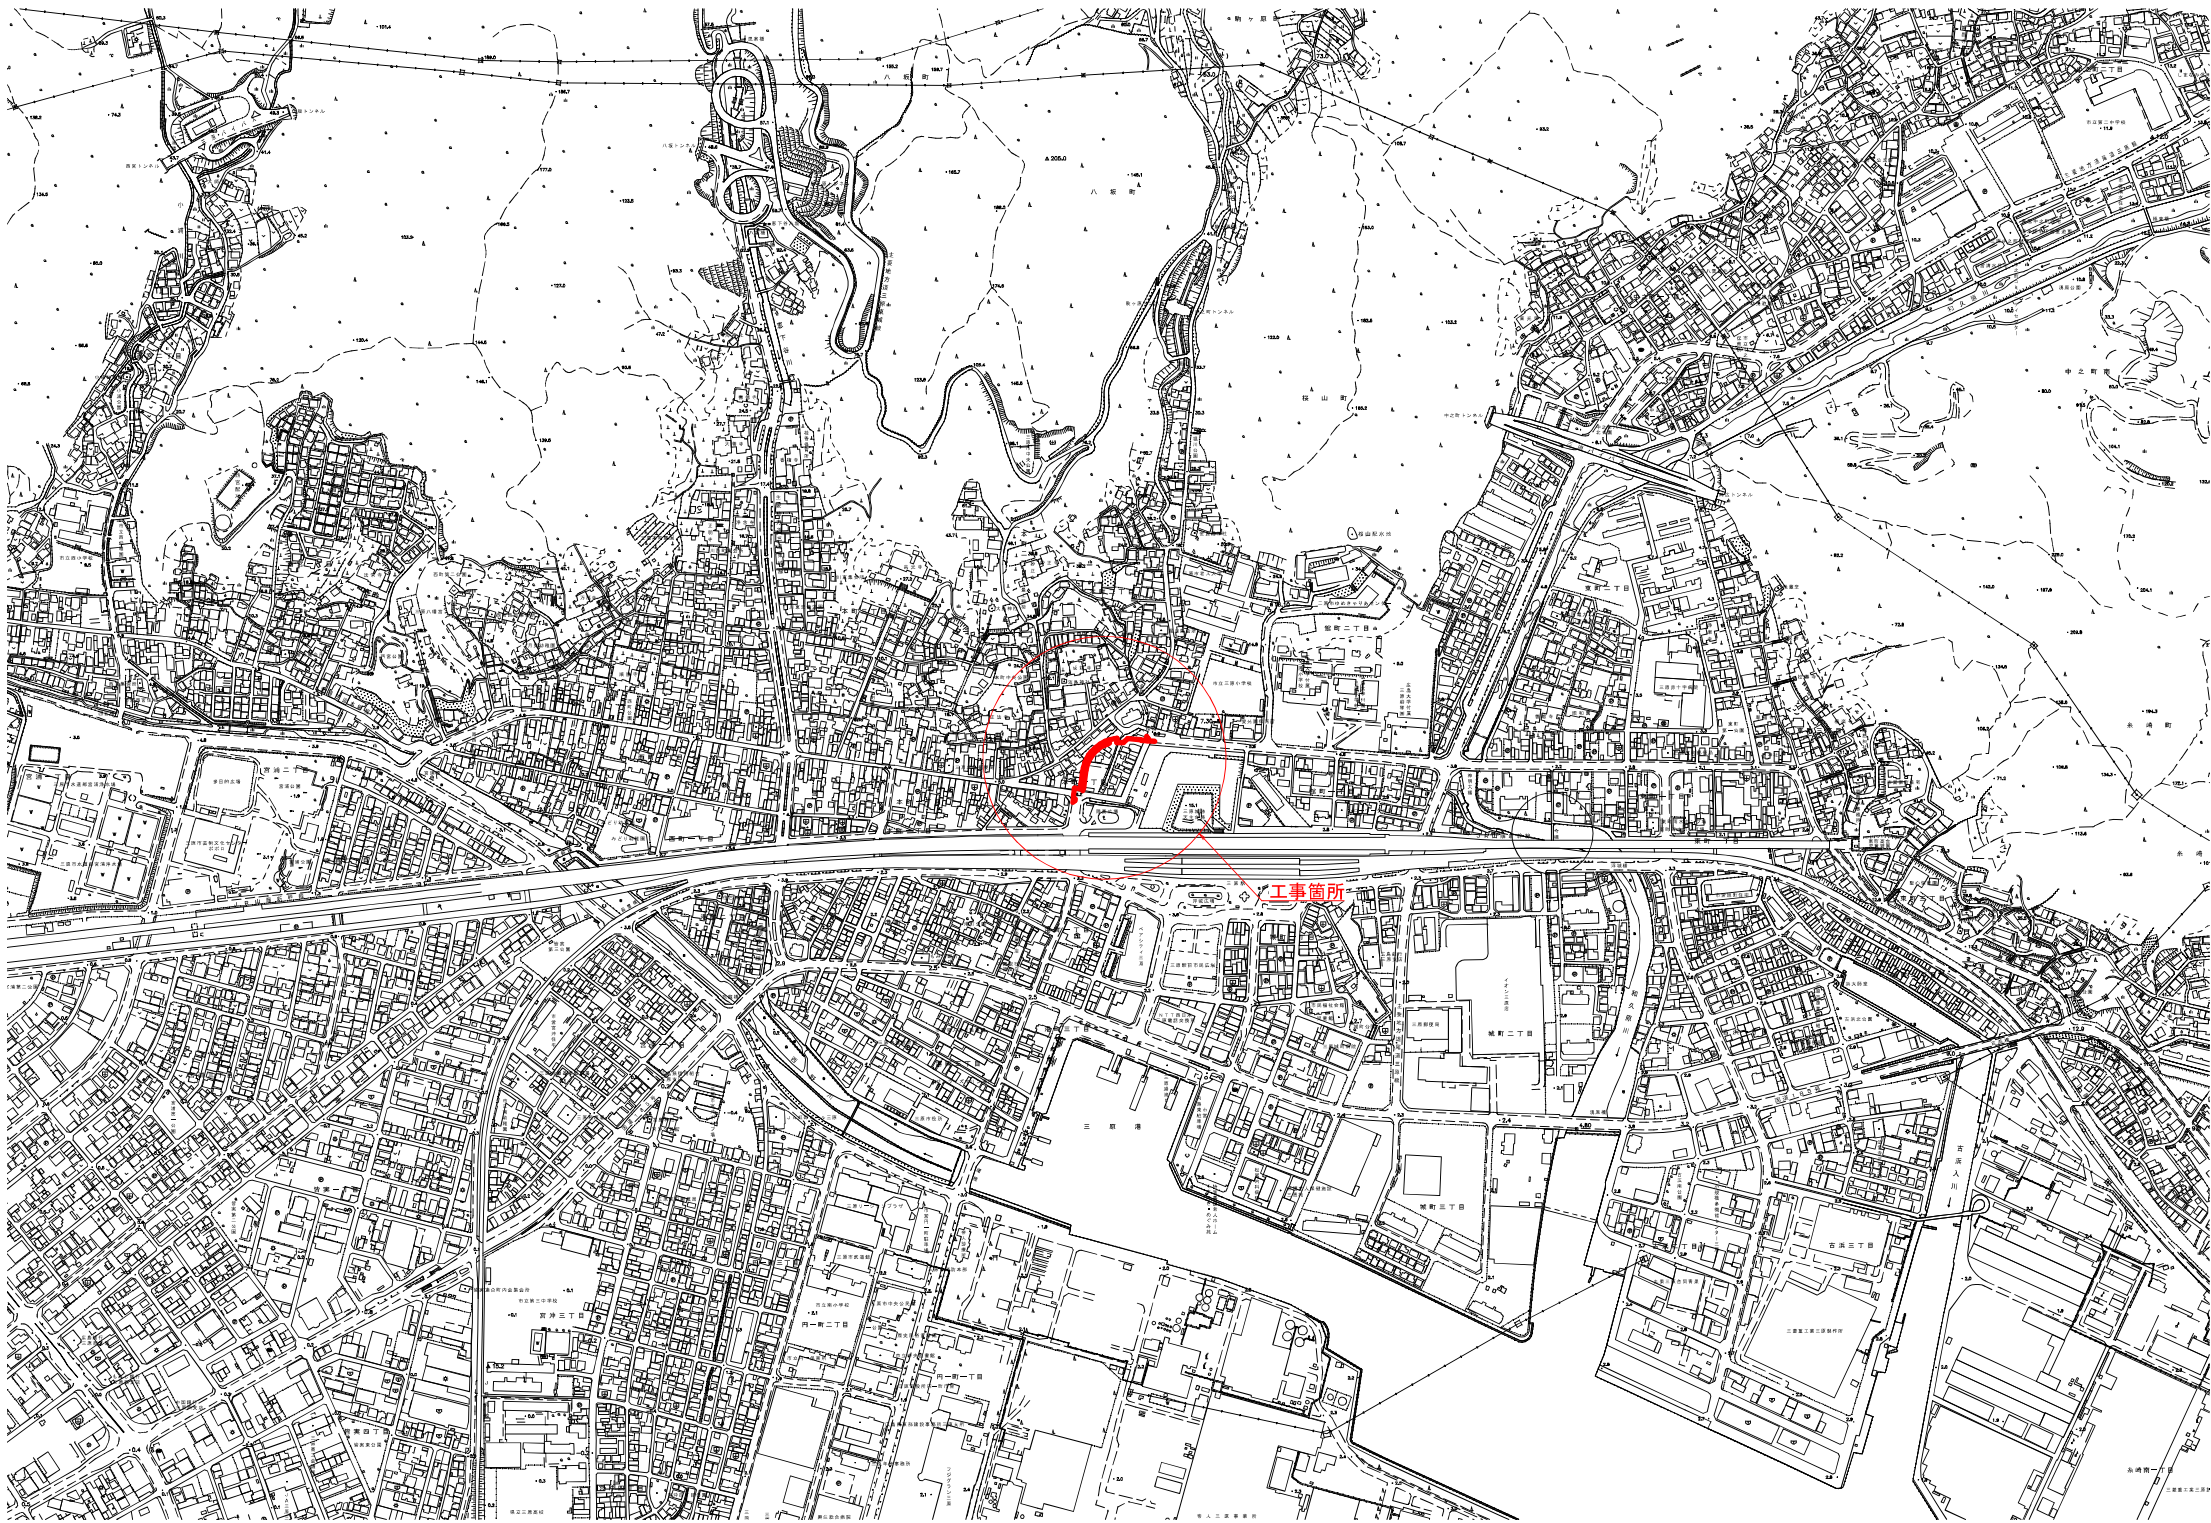

図面番号	1 7	縮 尺	1/5,000
工事名称	本町古浜線φ75mm・φ400mm配水管布設工事		
種 別	位 置 図		
工事箇所	三原市本町一丁目・館町一丁目		
広島県水道広域連合企業団三原事務所			

「この図面は、実際の図面を50%に縮小している。」



本設平面図 S = 1/300

φ300mm
DIP-GX L=1.8m

配水管φ400mm DIP-GX L=181.9m(180.4m)

φ200mm DIP-GX(P) L=3.2m

φ200mm DIP-GX(P) L=6.3m(5.8m)

減速

既設管撤去
DIPφ150mm L=6.2m

鑄鉄管用φ200 不断水簡易仕切弁


不断水分岐φ200×φ200(DIP用)

φ200mm DIP-GX(P) L=5.3m(5.3m)


配水管φ75mm HPPE L=79.8m(79.8m)

横断面 S = 1/100


①—①

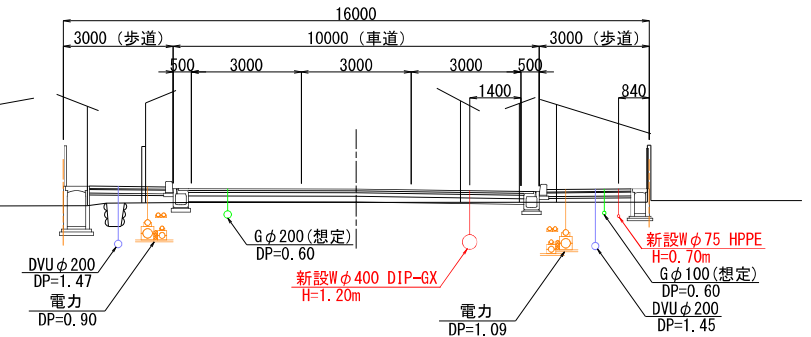


②—②

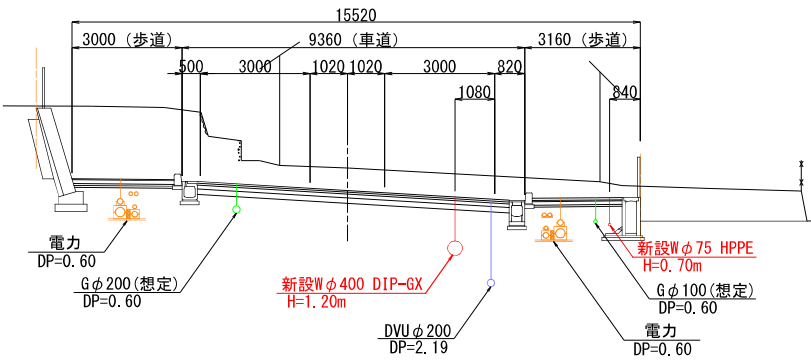

③—③

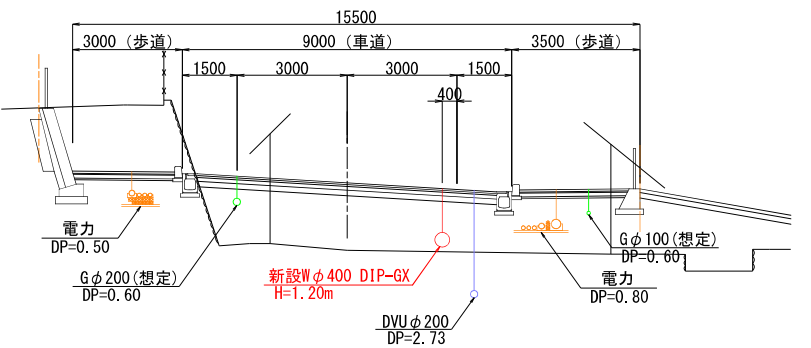

④—④

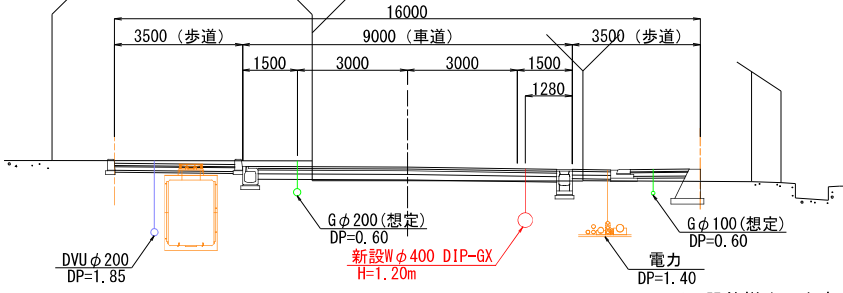


※既設管撤去は参考


図面番号	2 7	縮 尺	1/300
工事名称	本町古浜線φ75mm・φ400mm配水管布設工事		
種 別	本設平面図		
工事箇所	三原市本町一丁目・館町一丁目		
広島県水道広域連合企業団三原事務所			

「この図面は、実際の図面を50%に縮小している。」

本設配水管平面図(1) s = 1/300

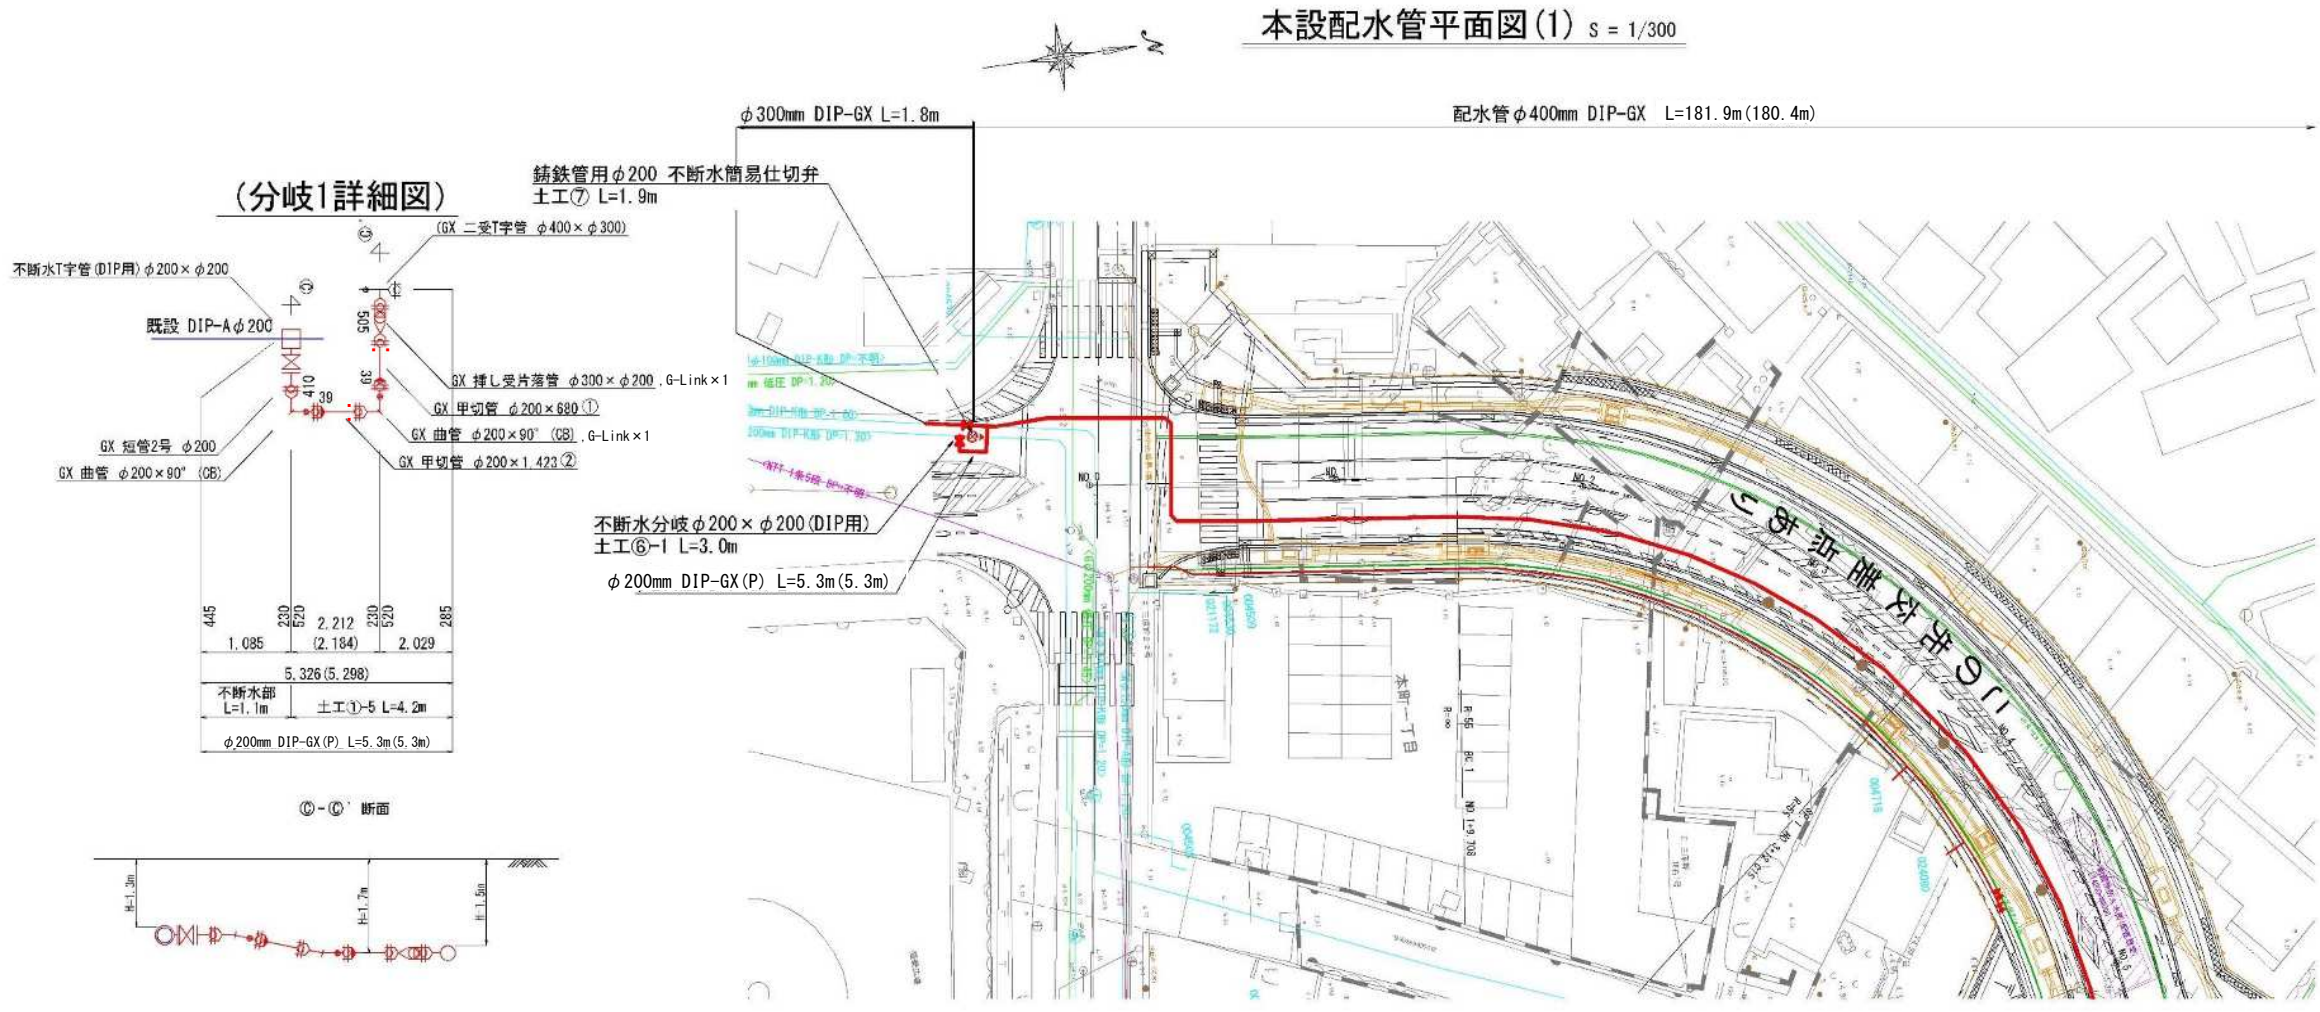

本設配水管詳細図(1) s = 1/Non

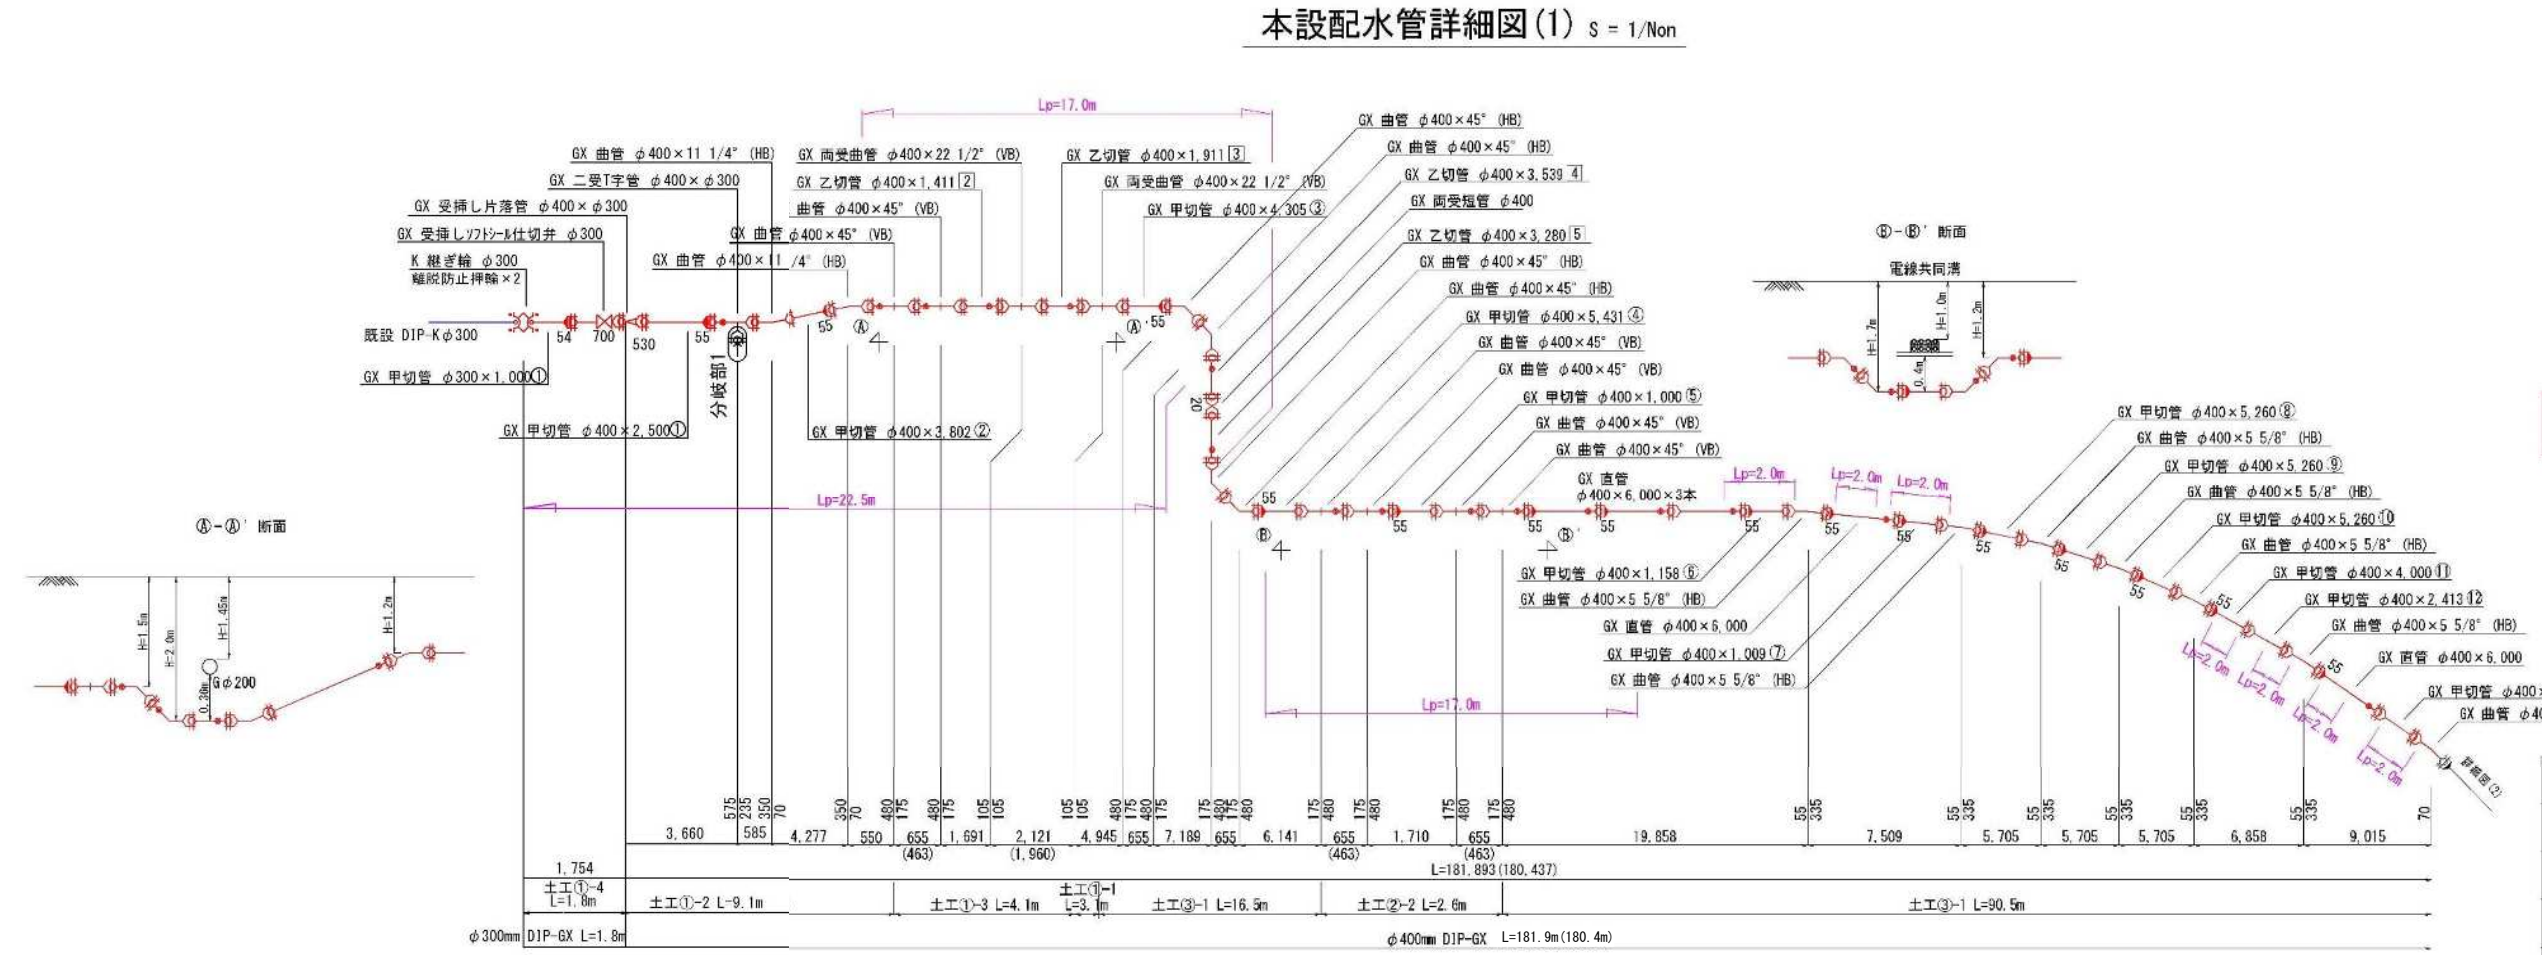


- 凡例
- GX形ライナ
 - GX形挿し口突部


図面番号	3 7	縮尺	1/300
工事名称	本町古浜線φ75mm・φ400mm配水管布設工事		
種 別	本設配水管平面図・詳細図(1)		
工事箇所	三原市本町一丁目・館町一丁目		
広島県水道広域連合企業団三原事務所			

「この図面は、実際の図面を50%に縮小している。」


本設配水管平面図(2) $s = 1/300$

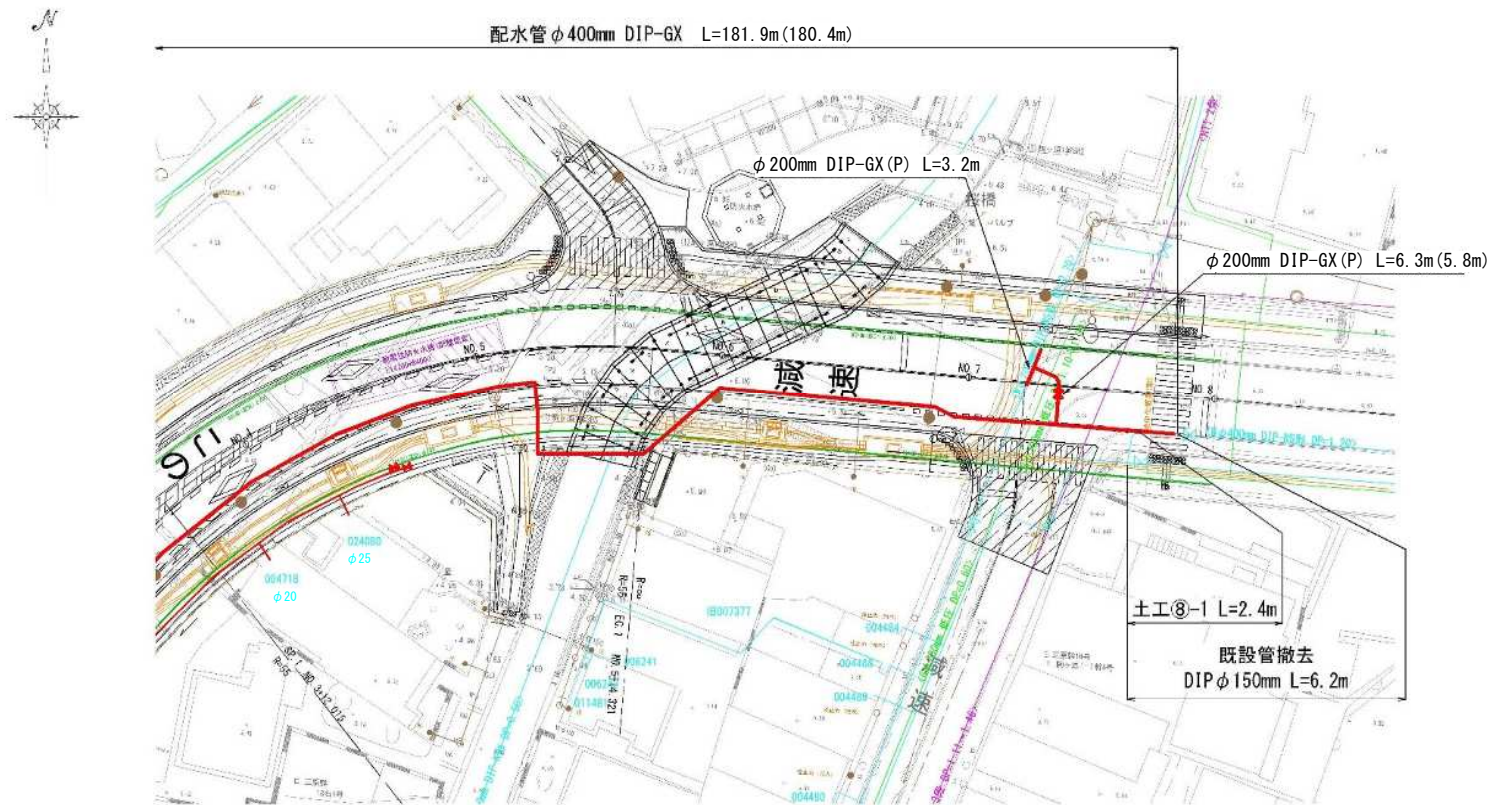



(分岐2詳細図)

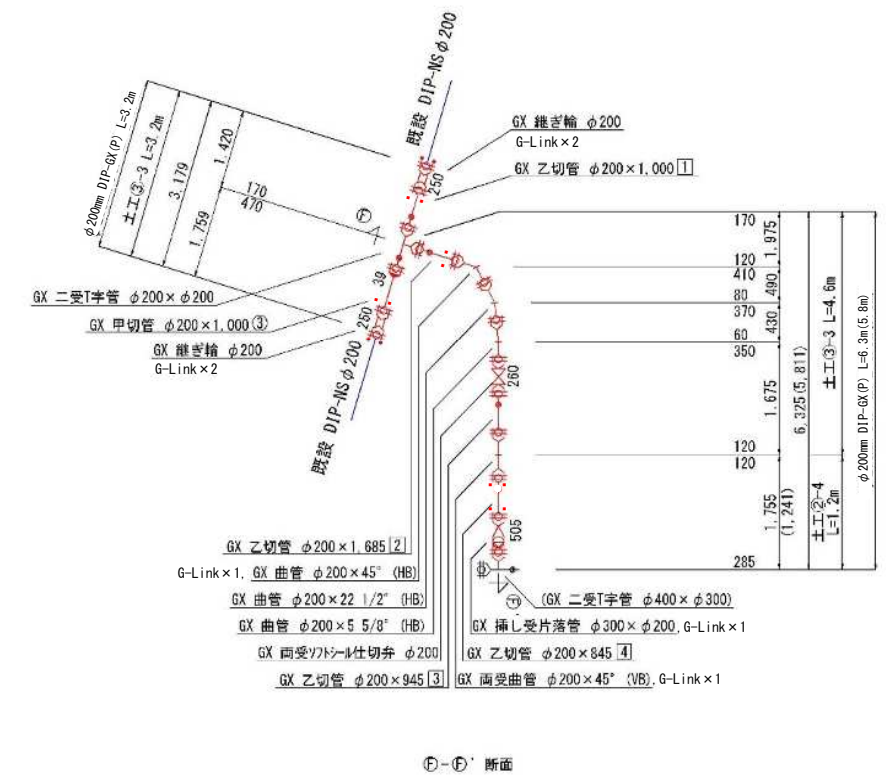

本設配水管詳細図(2) S = 1/Non

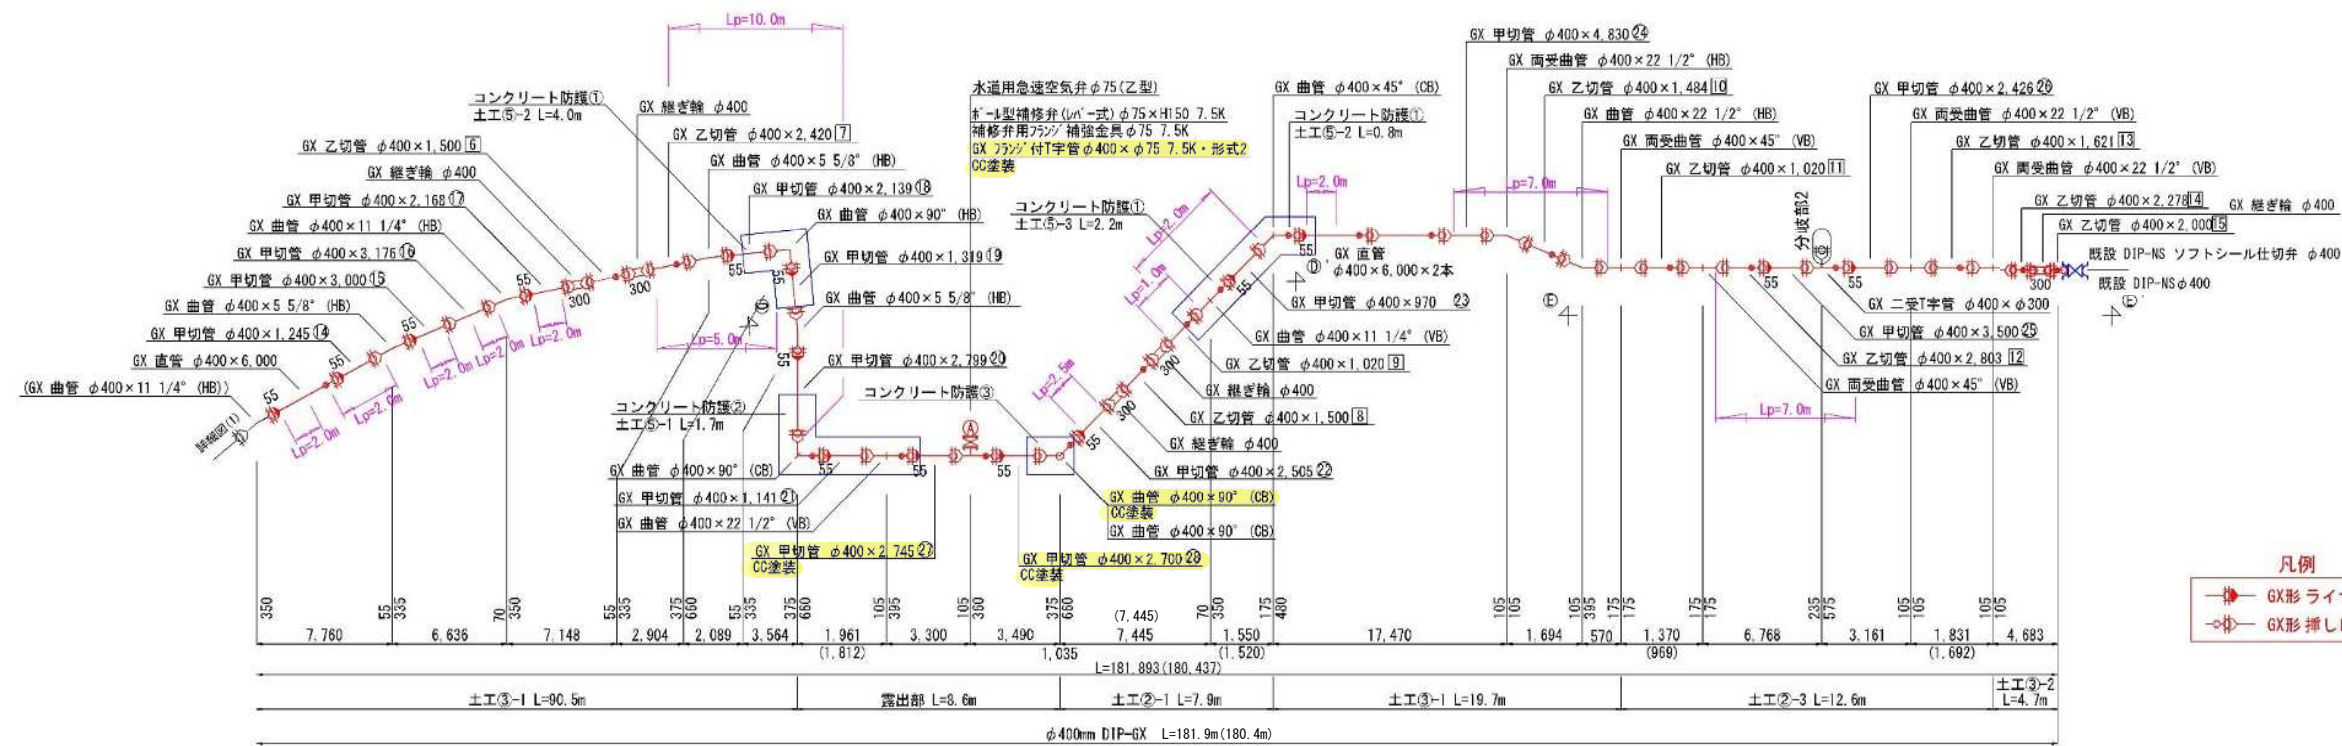


凡例

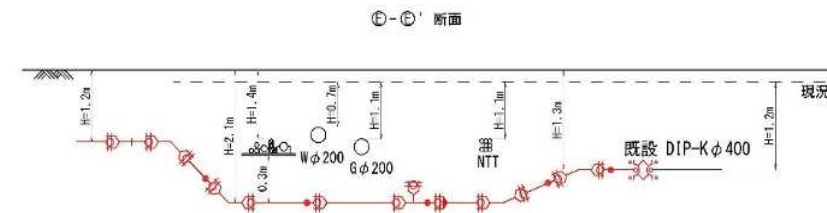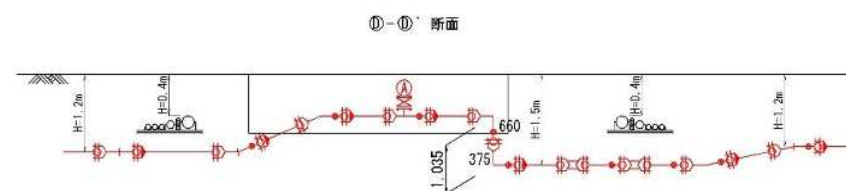


図面番号	4 7	縮 尺	1/300
工事名称	本町古浜線φ75mm・φ400mm配水管布設工事		
種 別	本設配水管平面図・詳細図(2)		
工事箇所	三原市本町一丁目・釜町一丁目		
広島県水道広域連合企業団三原事務所			

本設配水管平面図(3) S = 1/300

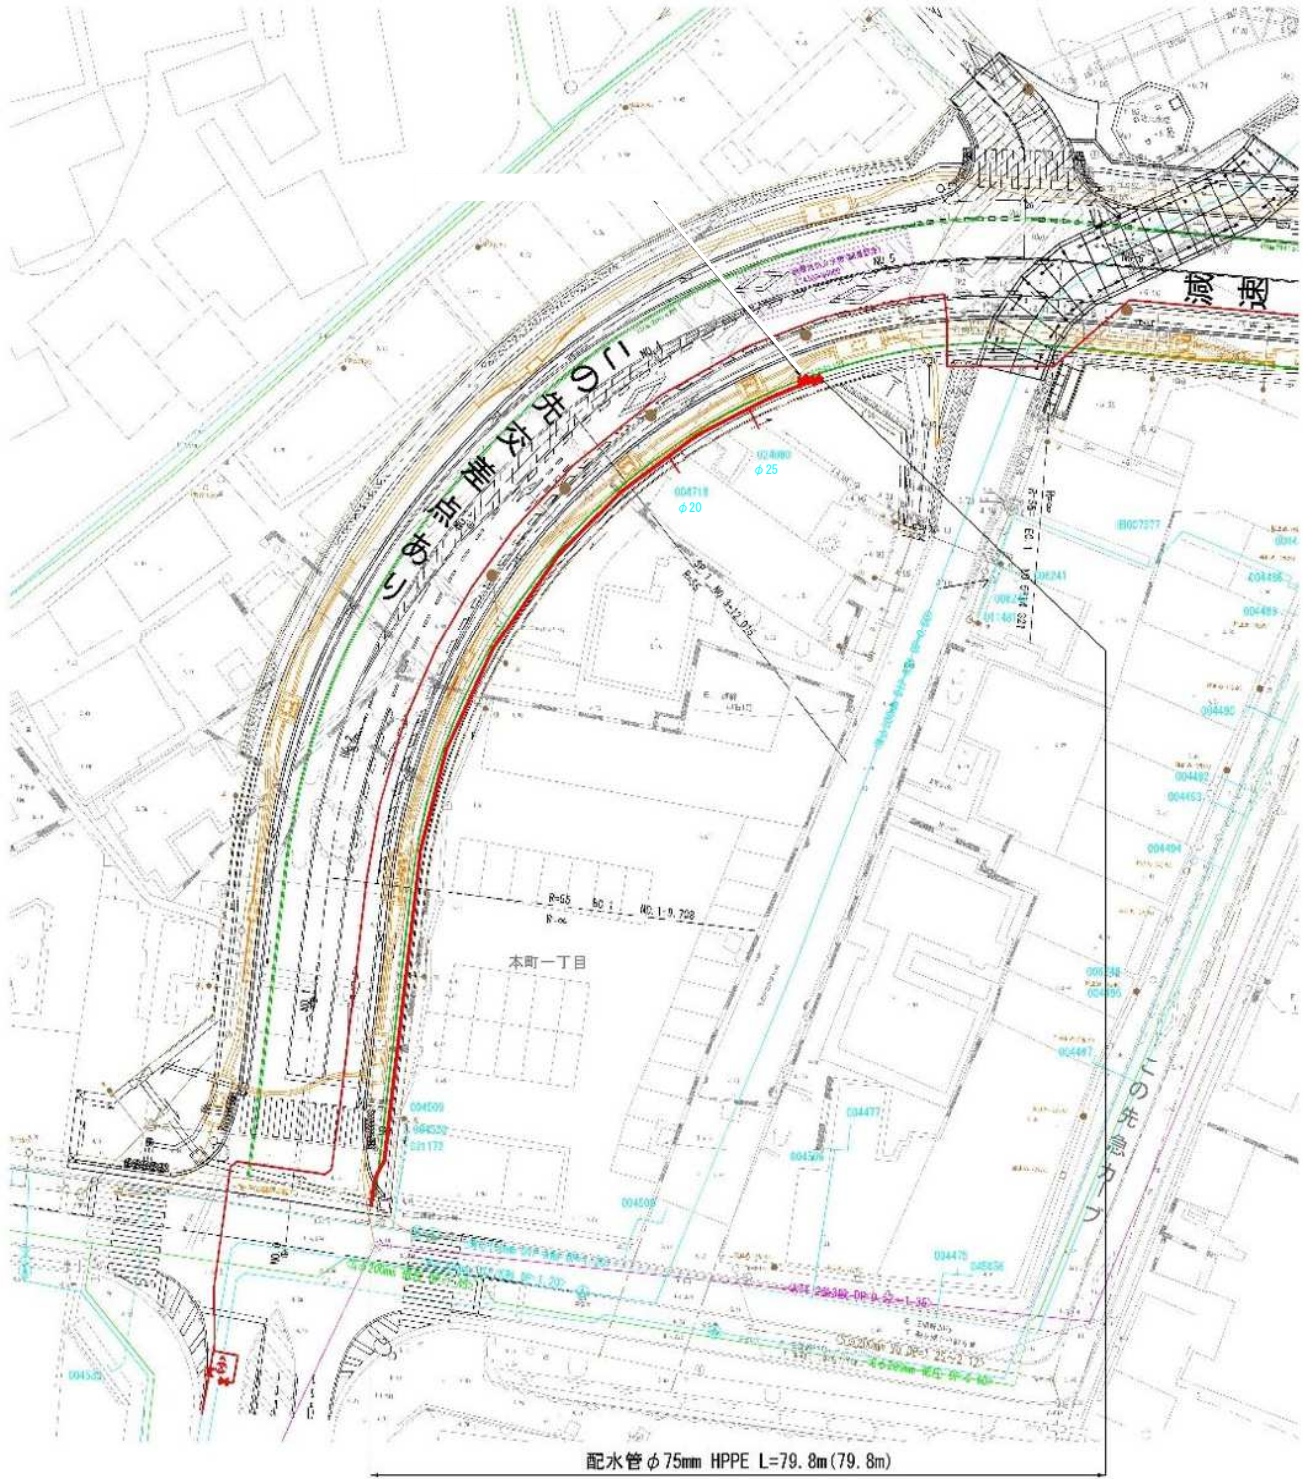

本設配水管詳細図(3) S = 1/Non

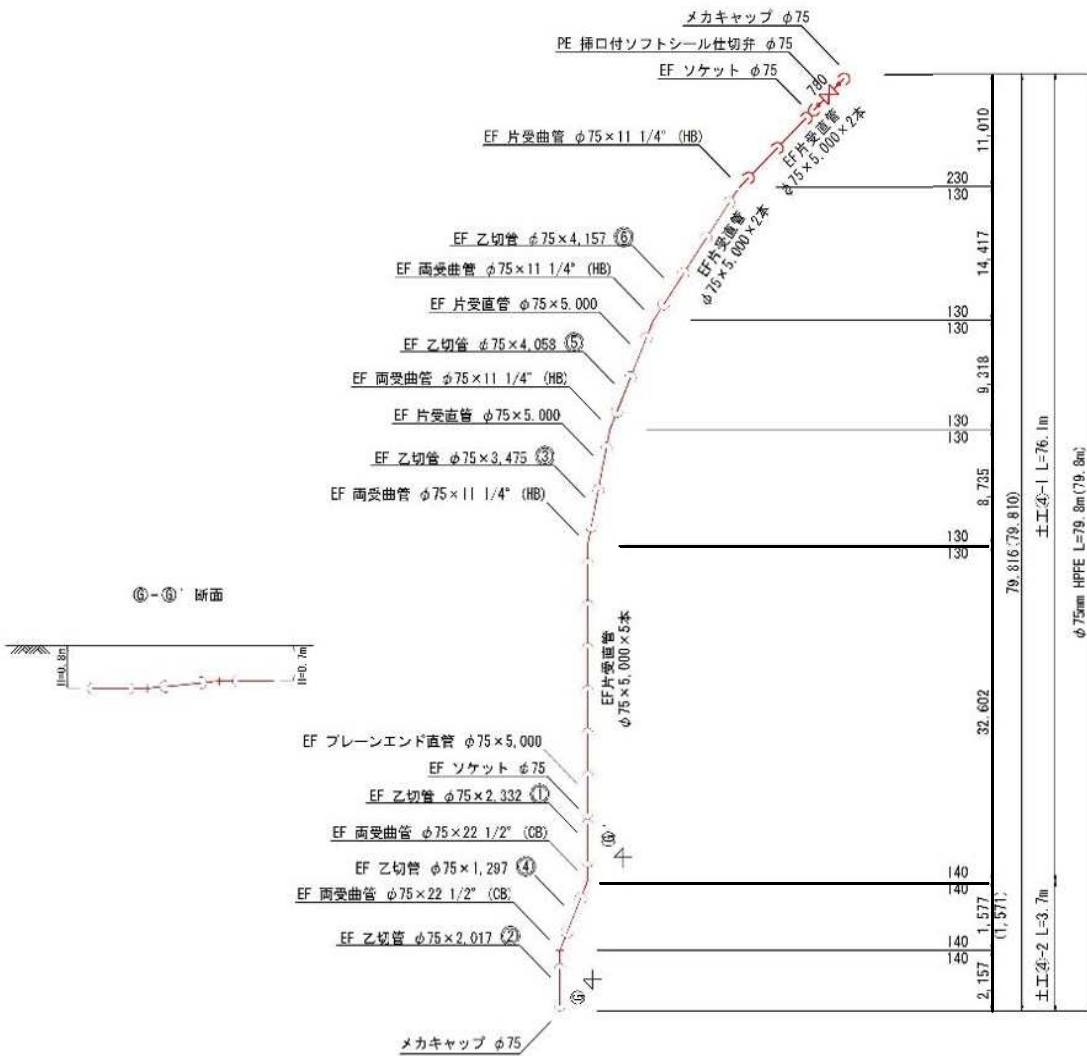


図面番号	5 7	縮尺	1/300
工事名称	本町古浜線φ75mm・φ400mm配水管布設工事		
種 別	本設配水管平面図・詳細図(3)		
工事箇所	三原市本町一丁目・鮎町一丁目		
広島県水道広域連合企業団三原事務所			


「この図面は、実際の図面を50%に縮小している。」

BOX添架部詳細図




平面図 S=1:50

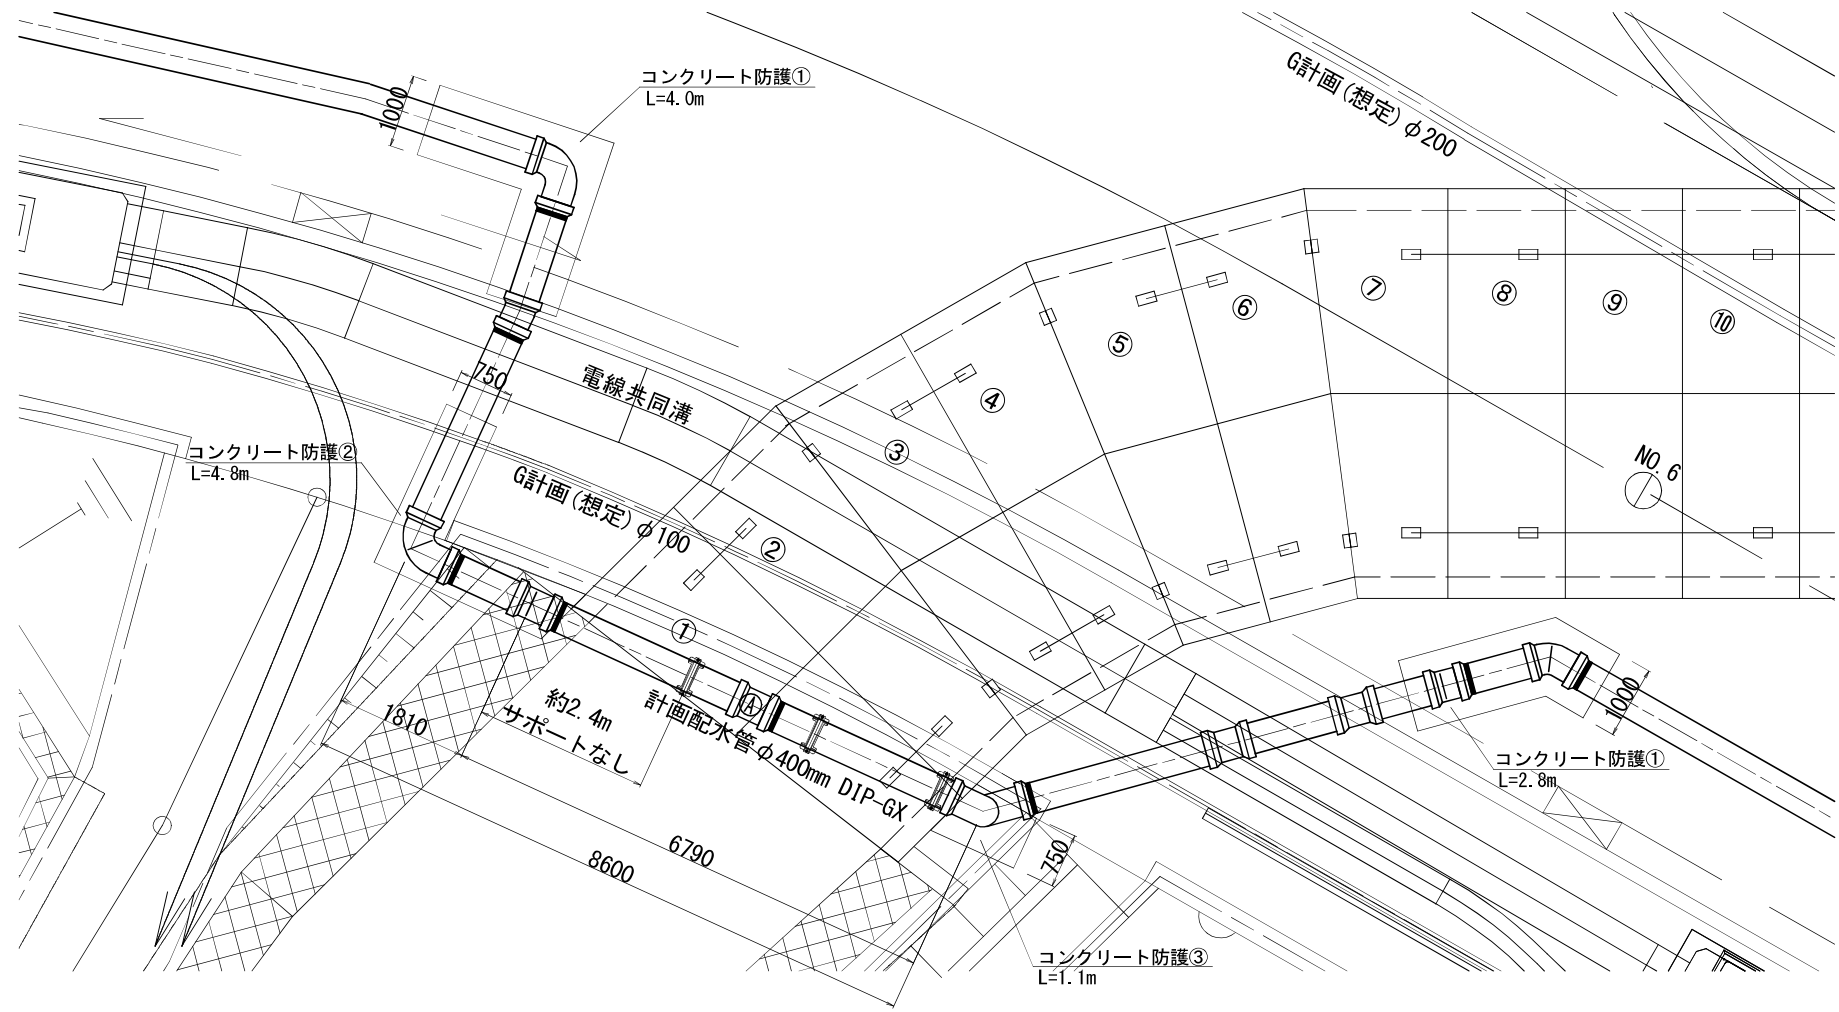


縦断面図 S=1:50

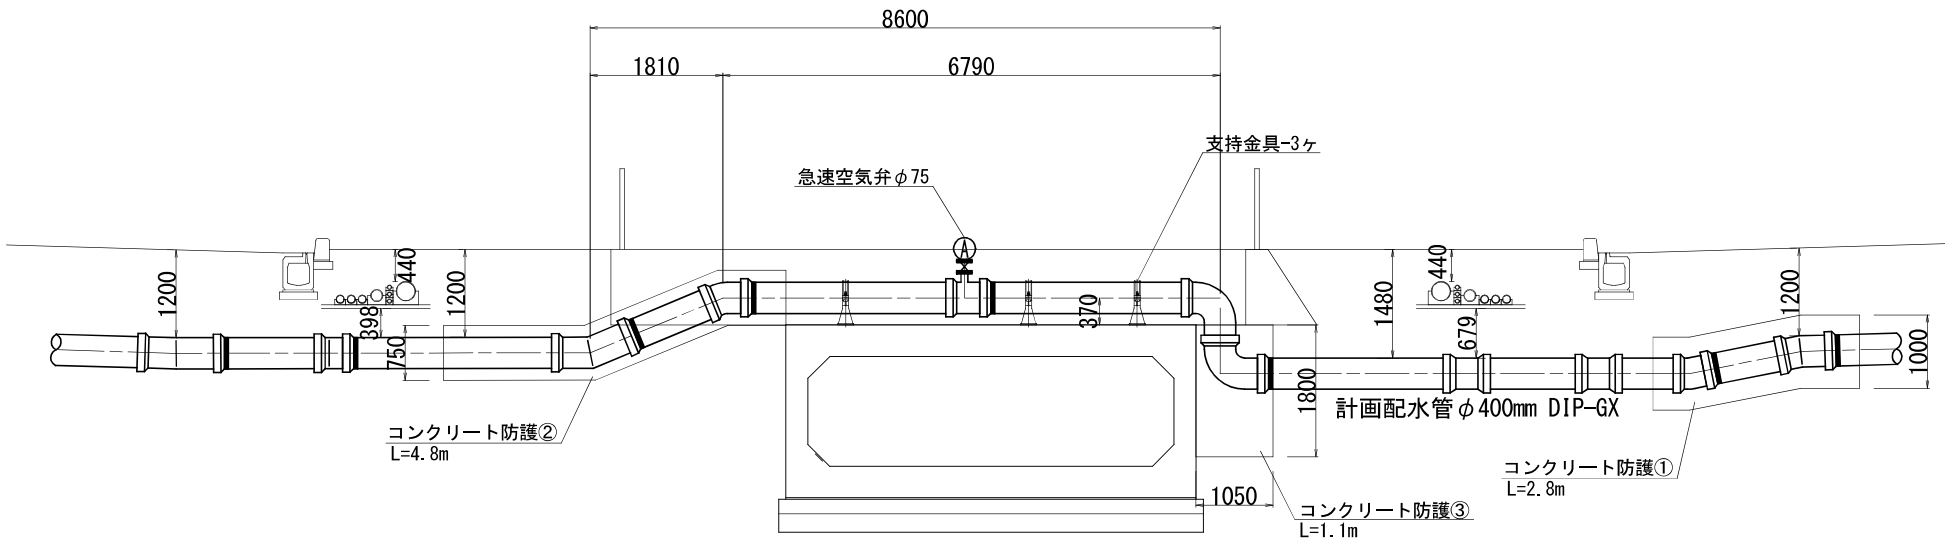

コンクリート防護詳細図 S=1:20

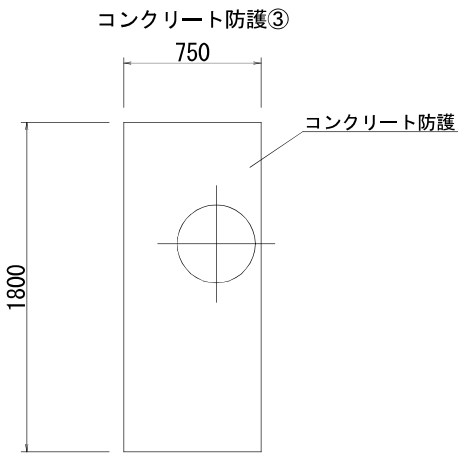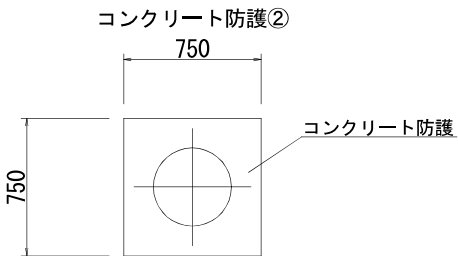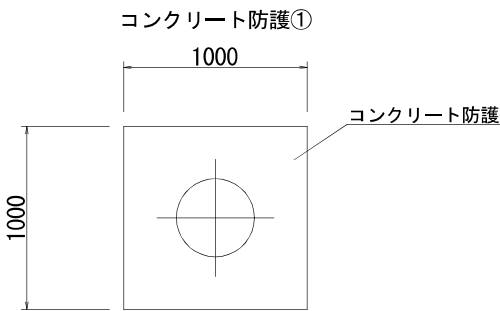


断面図 S=1:20

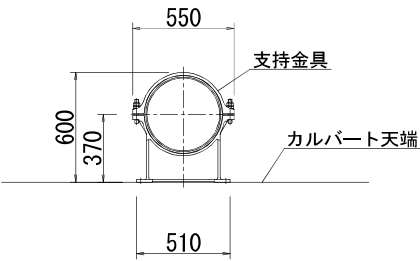

図面番号	6 7	縮 尺	図 示
工事名称	本町古浜線 φ75mm・φ400mm配水管布設工事		
種 別	BOX添架部詳細図		
工事箇所	三原市本町一丁目・館町一丁目		
広島県水道広域連合企業団三原事務所			

舗装復旧図 S = 1/20

舗装復旧①
市道（重交通）（5-5-10-15）

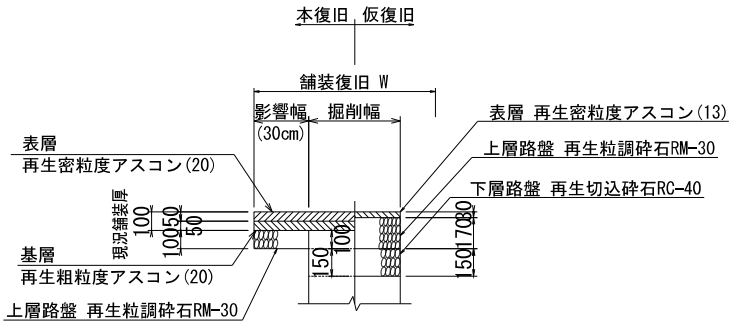

図面番号	7 / 7	縮 尺	1/20
工事名称	本町古浜線 φ75mm・φ400mm配水管布設工事		
種 別	舗装復旧図		
工事箇所	三原市本町一丁目・館町一丁目		
広島県水道広域連合企業団三原事務所			