

位置図

S=1:10,000




1:10,000



図面番号	1 5	縮尺	1:10,000
工事名称	市道糸崎66号線外1路線 φ75mm・φ100mm配水管布設替工事		
種別	位置図		
工事箇所	三原市糸崎五丁目		
広島県水道広域連合企業団 三原事務所			


「この図面は、実際の図面を50%に縮小している。」

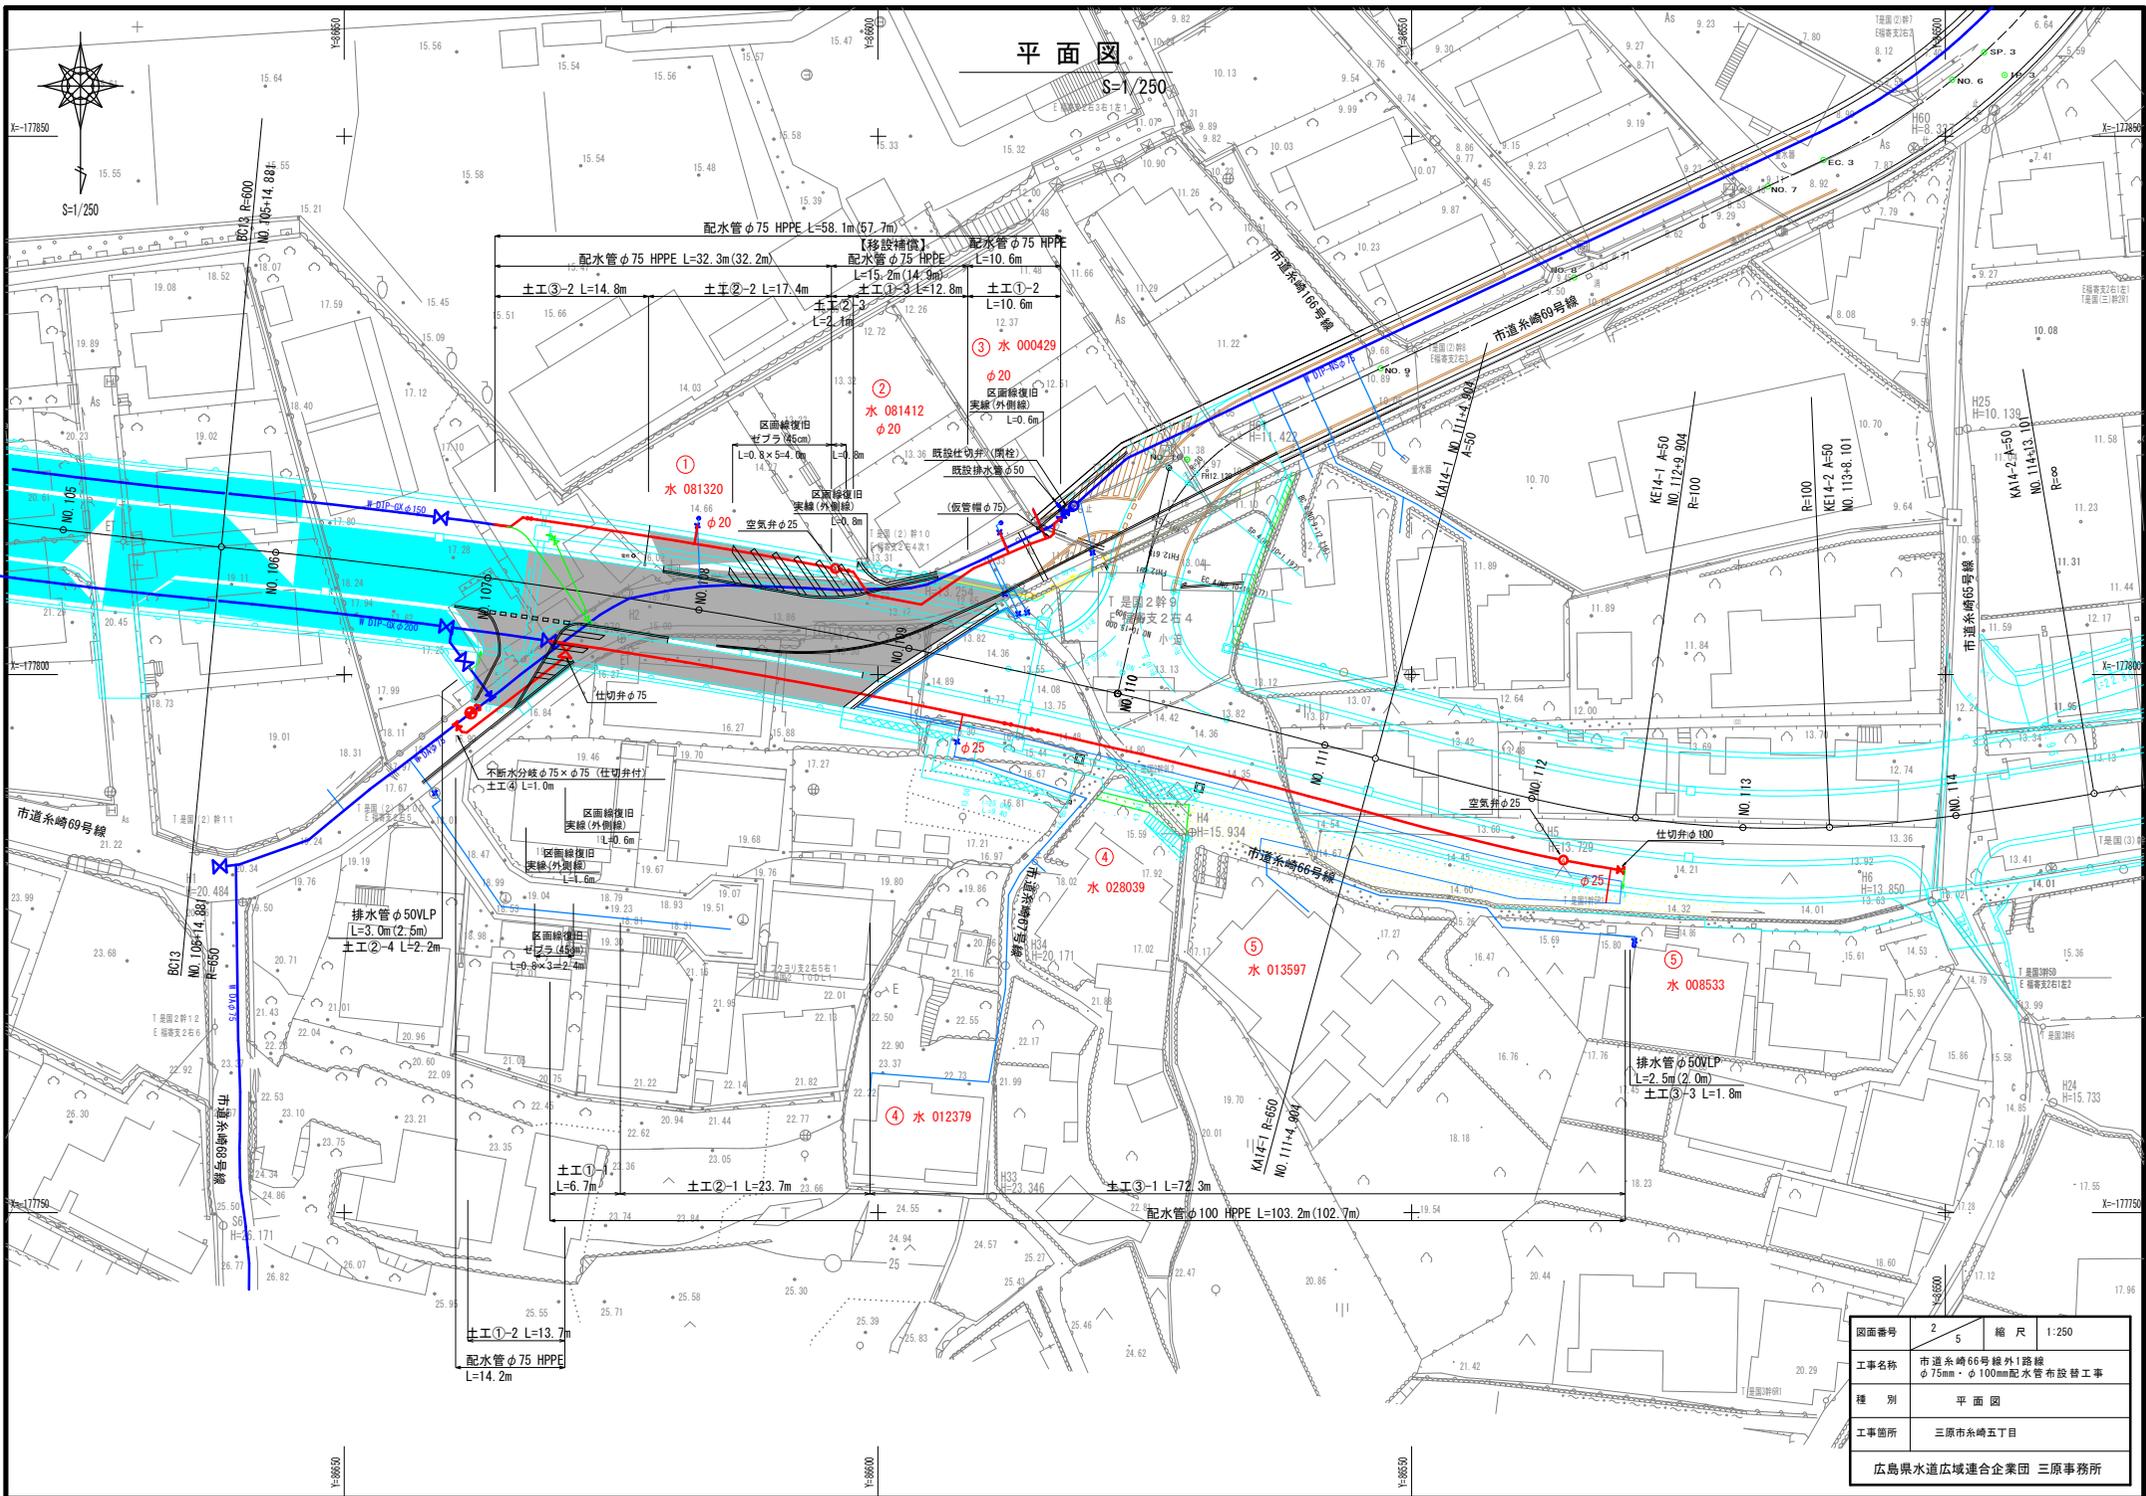


図面番号	2	5	縮尺	1:250
工事名称	市道系崎66号線外1路線 φ75mm・φ100mm配水管布設替工事			
種別	平面図			
工事箇所	三原市系崎五丁目			
広島県水道広域連合企業団 三原事務所				

「この図面は、実際の図面を50%に縮小している。」


D=20.000
NO. 109
GH=15.39
FH=13.740

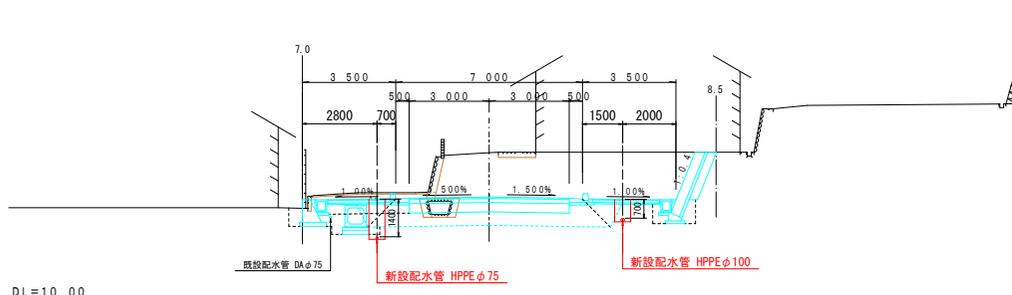


D=4.904
NO. 111
GH=13.77
FH=14.043

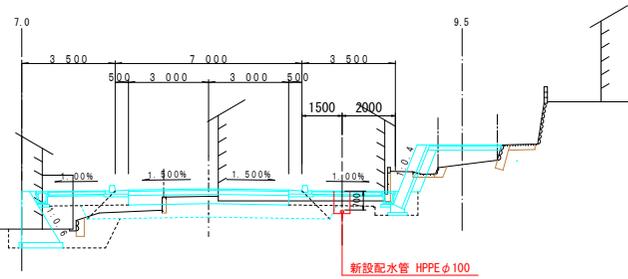

D=20.000
NO. 108
GH=15.39
FH=15.420

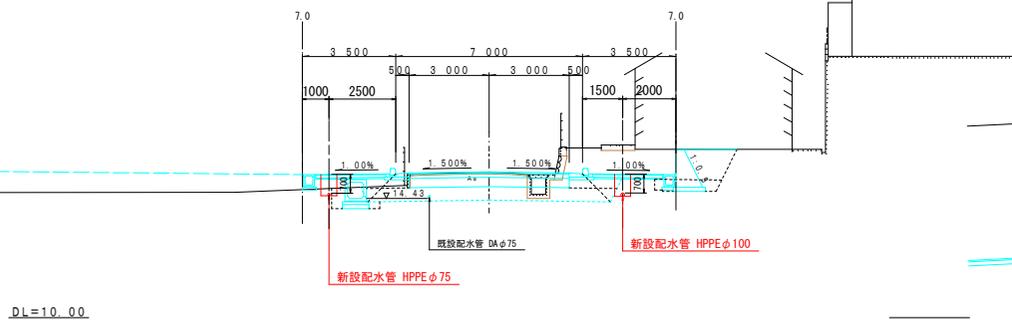

D=20.000
NO. 110
GH=14.18
FH=13.062


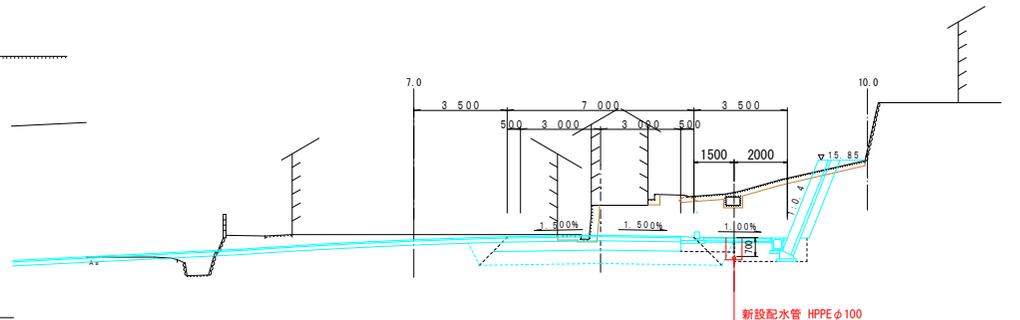


図面番号	3/5	縮尺	1:100
工事名称	市道系第66号線外1路線 φ75mm・φ100mm配水管布設替工事		
種別	横断面		
工事箇所	三原市糸崎五丁目		
広島県水道広域連合企業団 三原事務所			

「この図面は、実際の図面を50%に縮小している。」

D=9.904
NO. 112
GH=13.49
FH=14.616

D=8.101
NO. 113
GH=13.43
FH=14.530

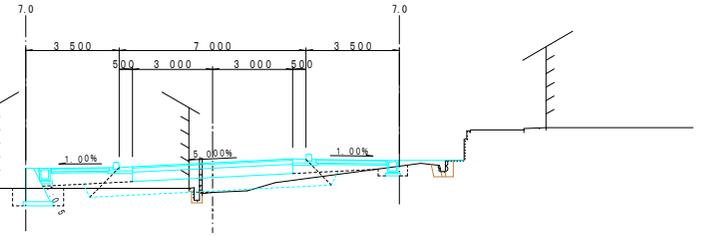
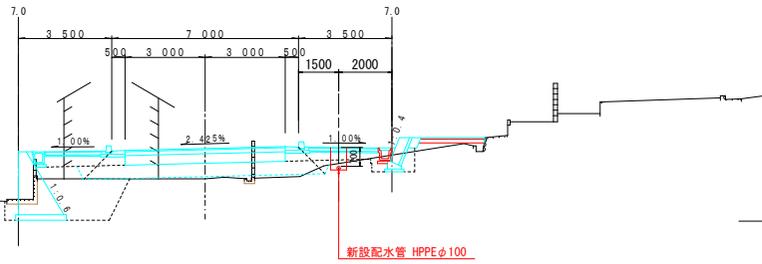


DL=5.00

DL=5.00

D=15.096
KA14-1 (NO. 1111+4.904)
GH=13.60
FH=14.253

D=10.096
KE14-1 (NO. 112+9.904)
GH=13.26
FH=14.621

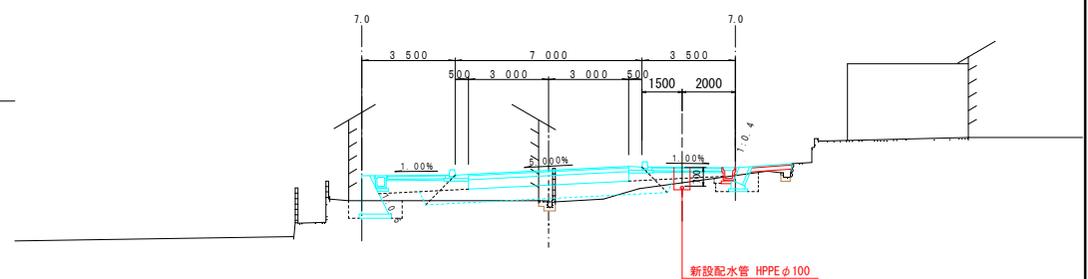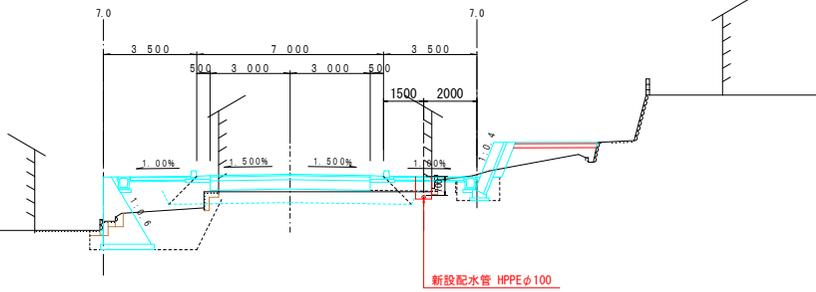







DL=5.00

DL=5.00

図面番号	4 5	縮尺	1:100
工事名称	市道系給66号線外1路線 φ75mm・φ100mm配水管布設替工事		
種別	横断面		
工事箇所	三原市糸崎五丁目		
広島県水道広域連合企業団 三原事務所			

「この図面は、実際の図面を50%に縮小している。」

 配管図 noscale

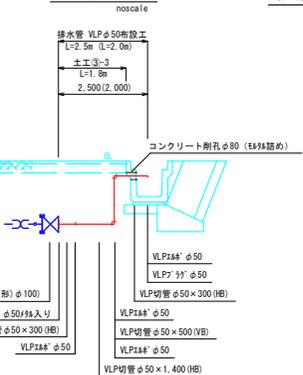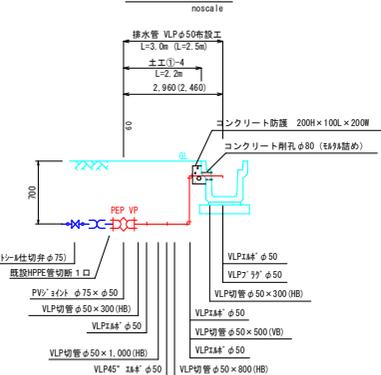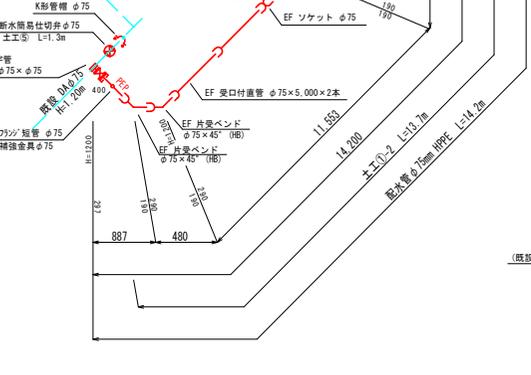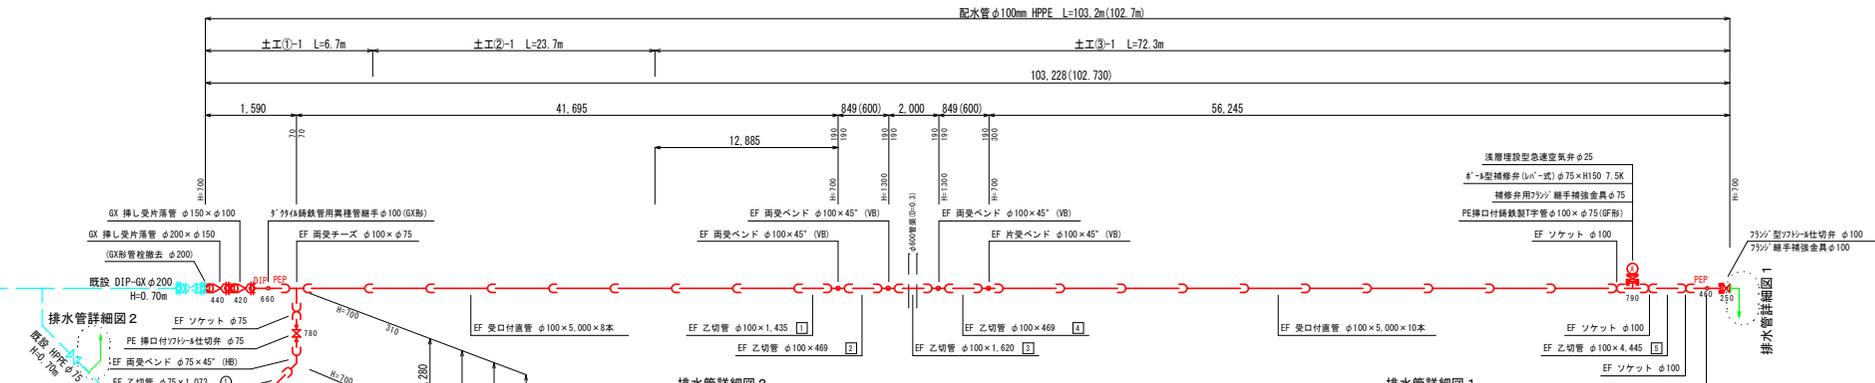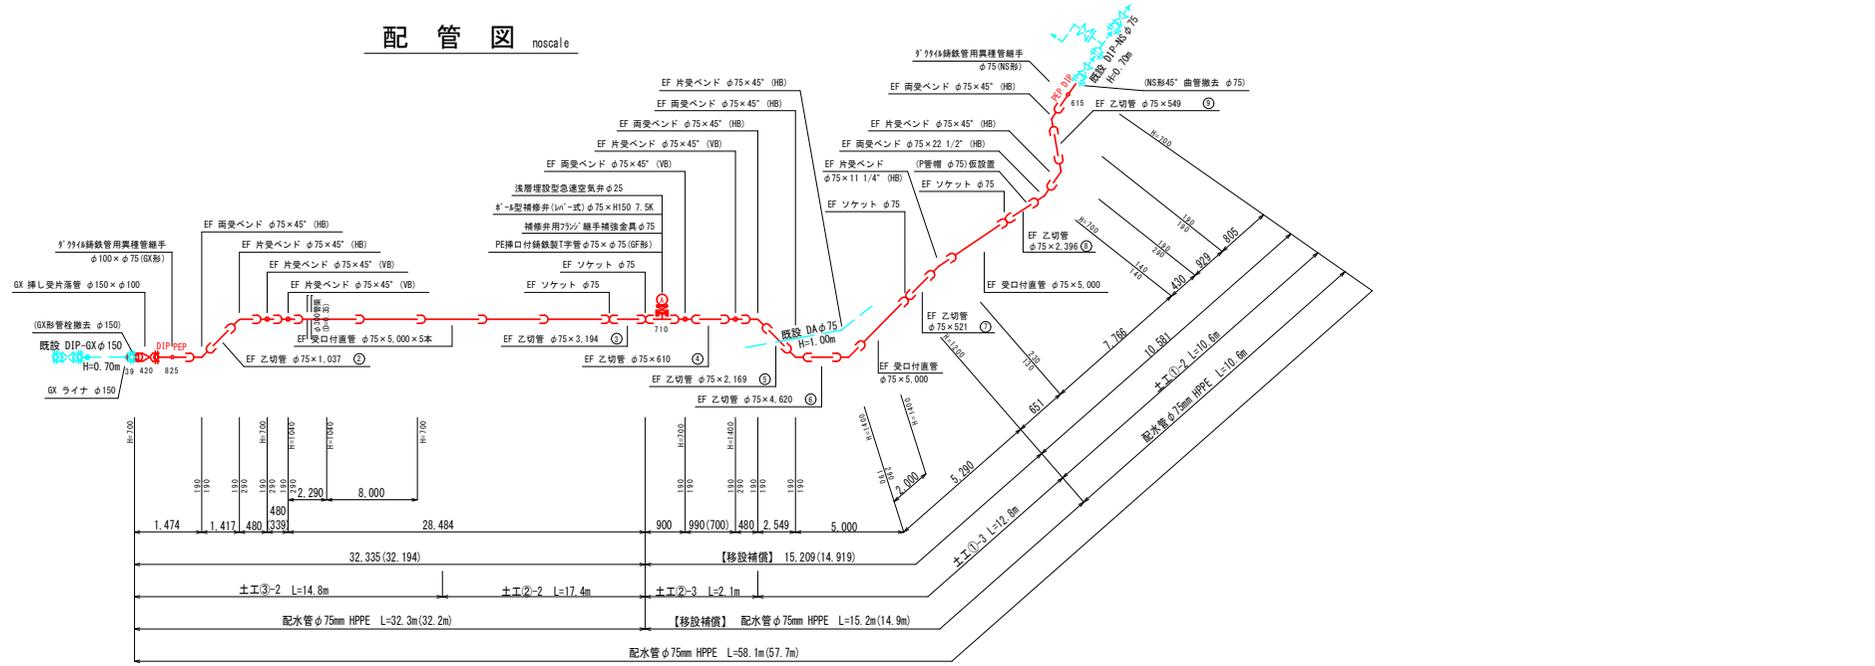

図面番号	5/5	縮尺	図示
工事名称	市道系第66号線外1路線 φ75mm・φ100mm配水管布設替工事		
種別	配管図		
工事箇所	三原市系崎五丁目		
広島県水道広域連合企業団三原事務所			

「この図面は、実際の図面を50%に縮小している。」