 



位置図

S=1/2500

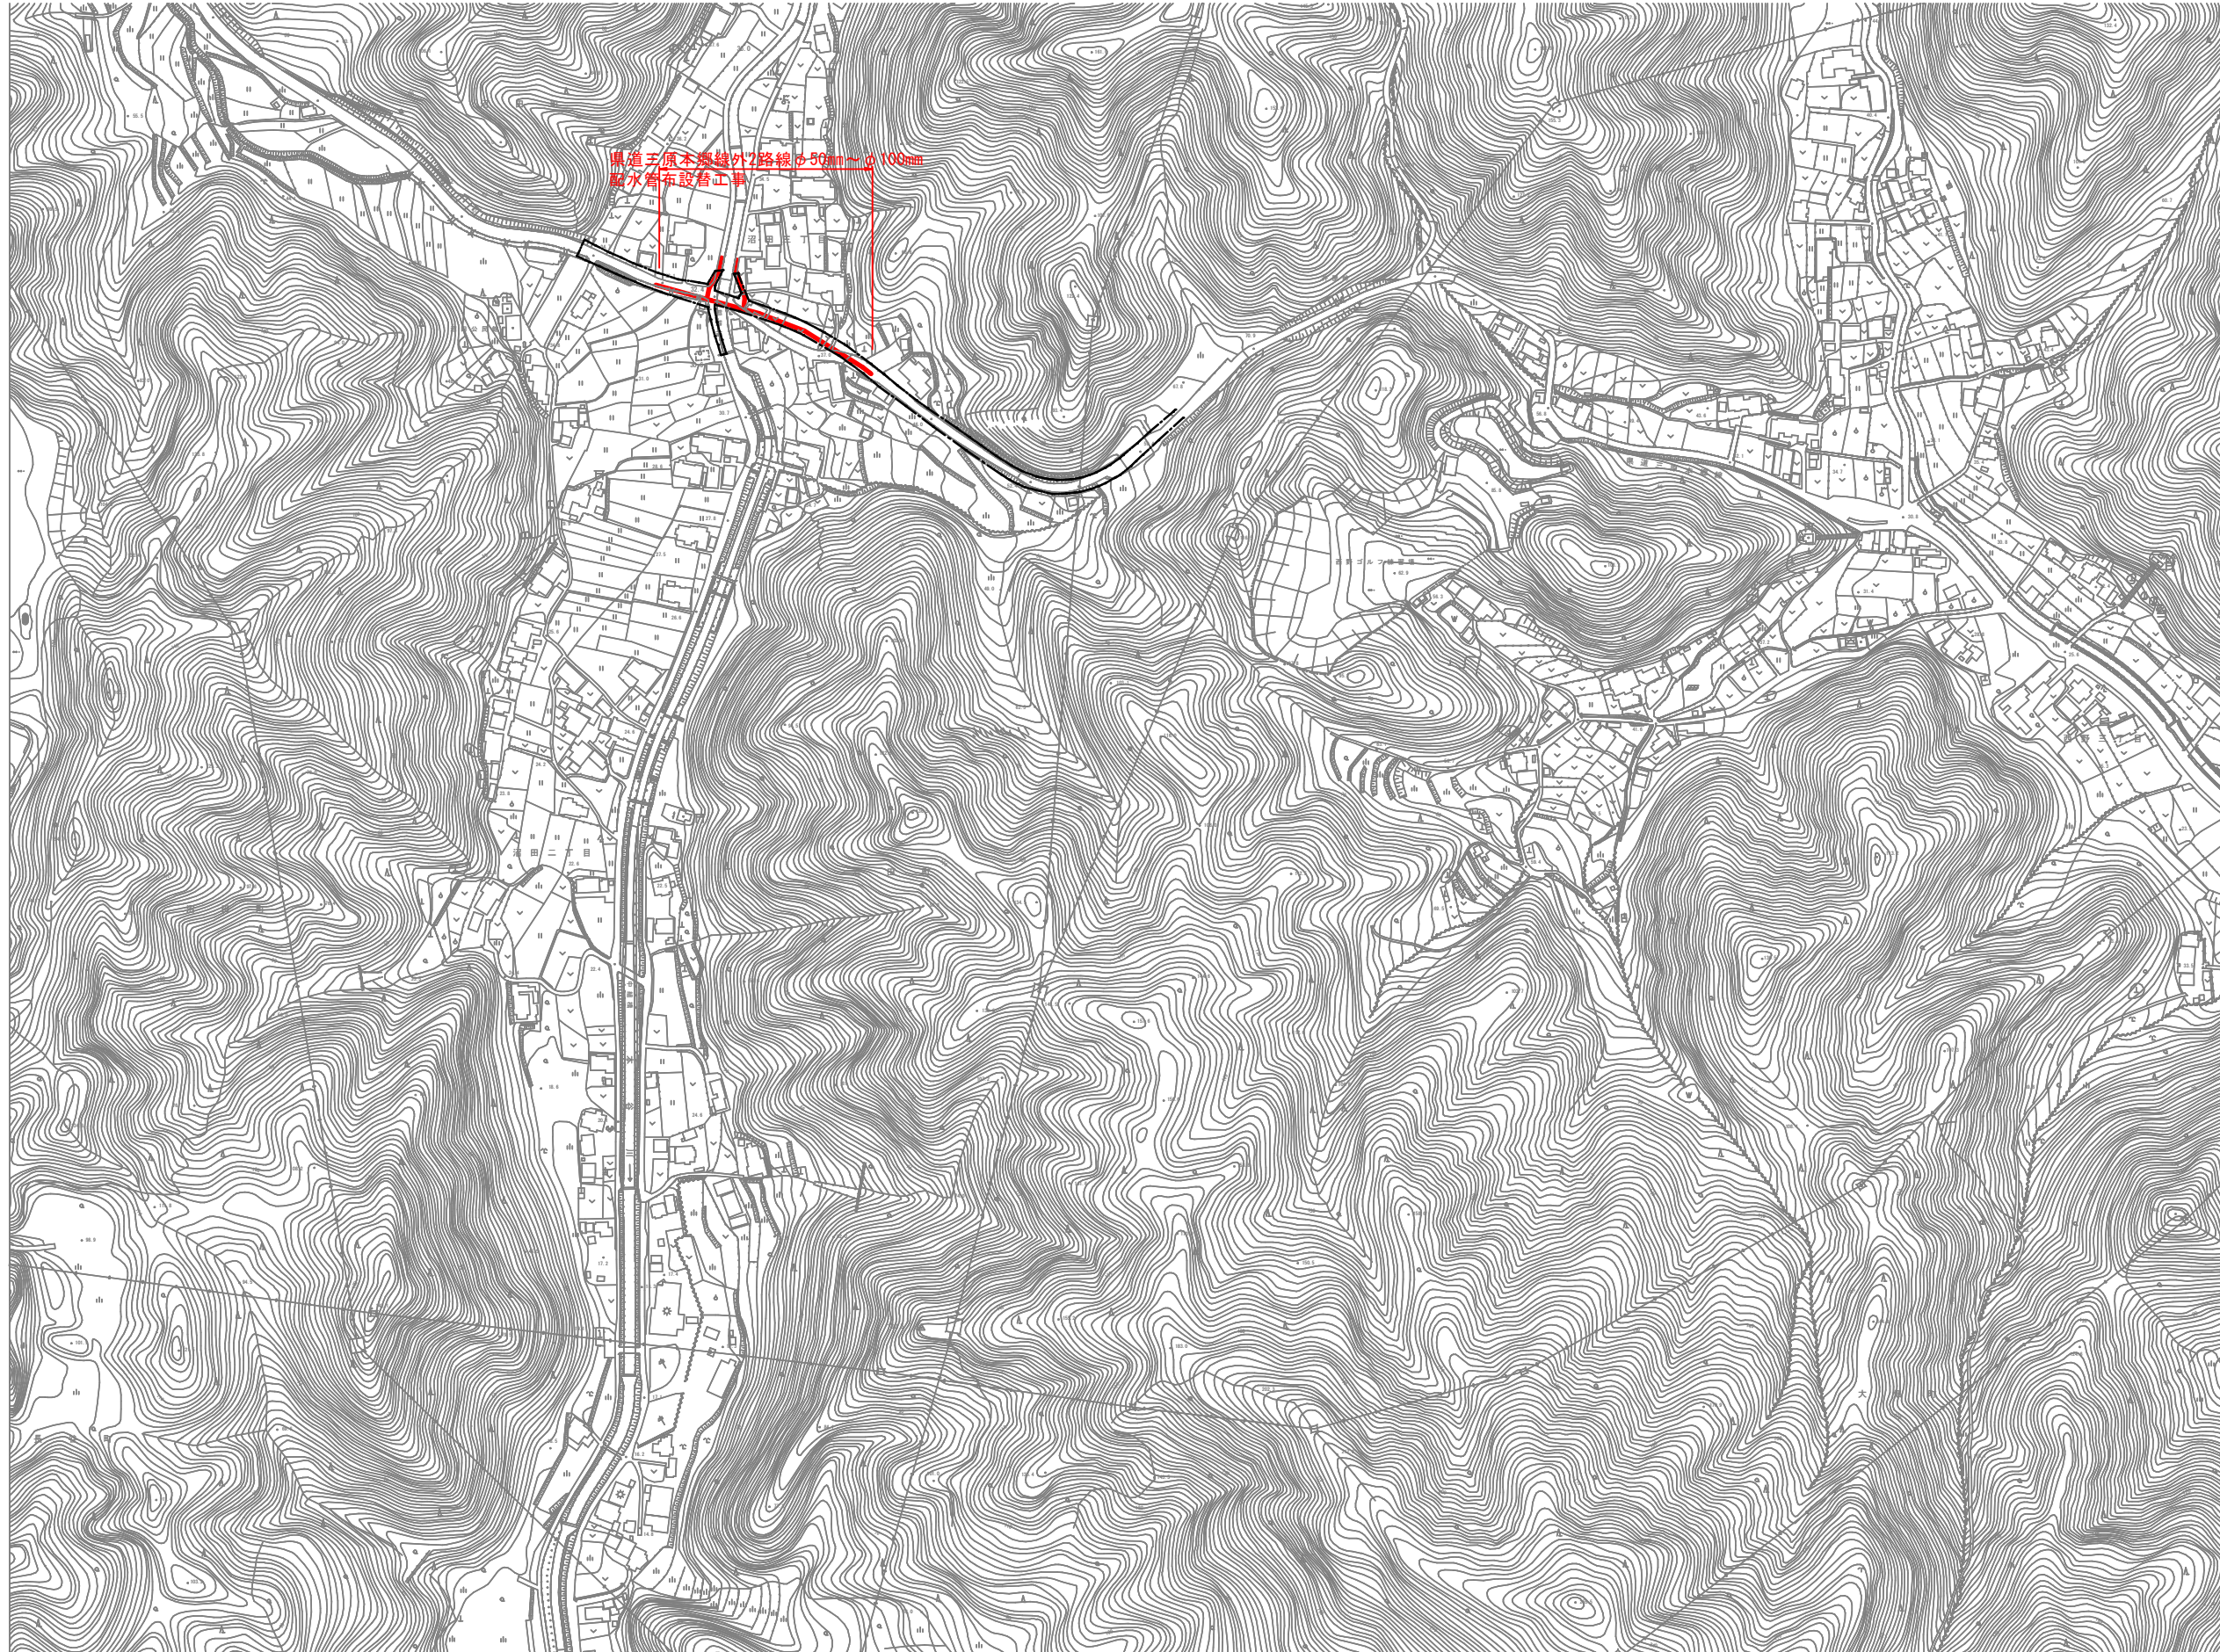


図面番号	1 7	縮尺	1/2500
工事名称	県道三原本郷線外2路線φ50mm～φ100mm 配水管布設替工事		
種 別	位置図		
工事場所	三原市沼田二丁目・三丁目		
広島県水道広域連合企業団三原事務所			

注) この図面は、実際の図面を約50%に縮尺している。

- 凡 例
- 既設水道
 - 計画水道
 - 計画道路
 - NTT
 - 水道（給水）
 - 止水栓
 - 量水器

平面図 S=1/500

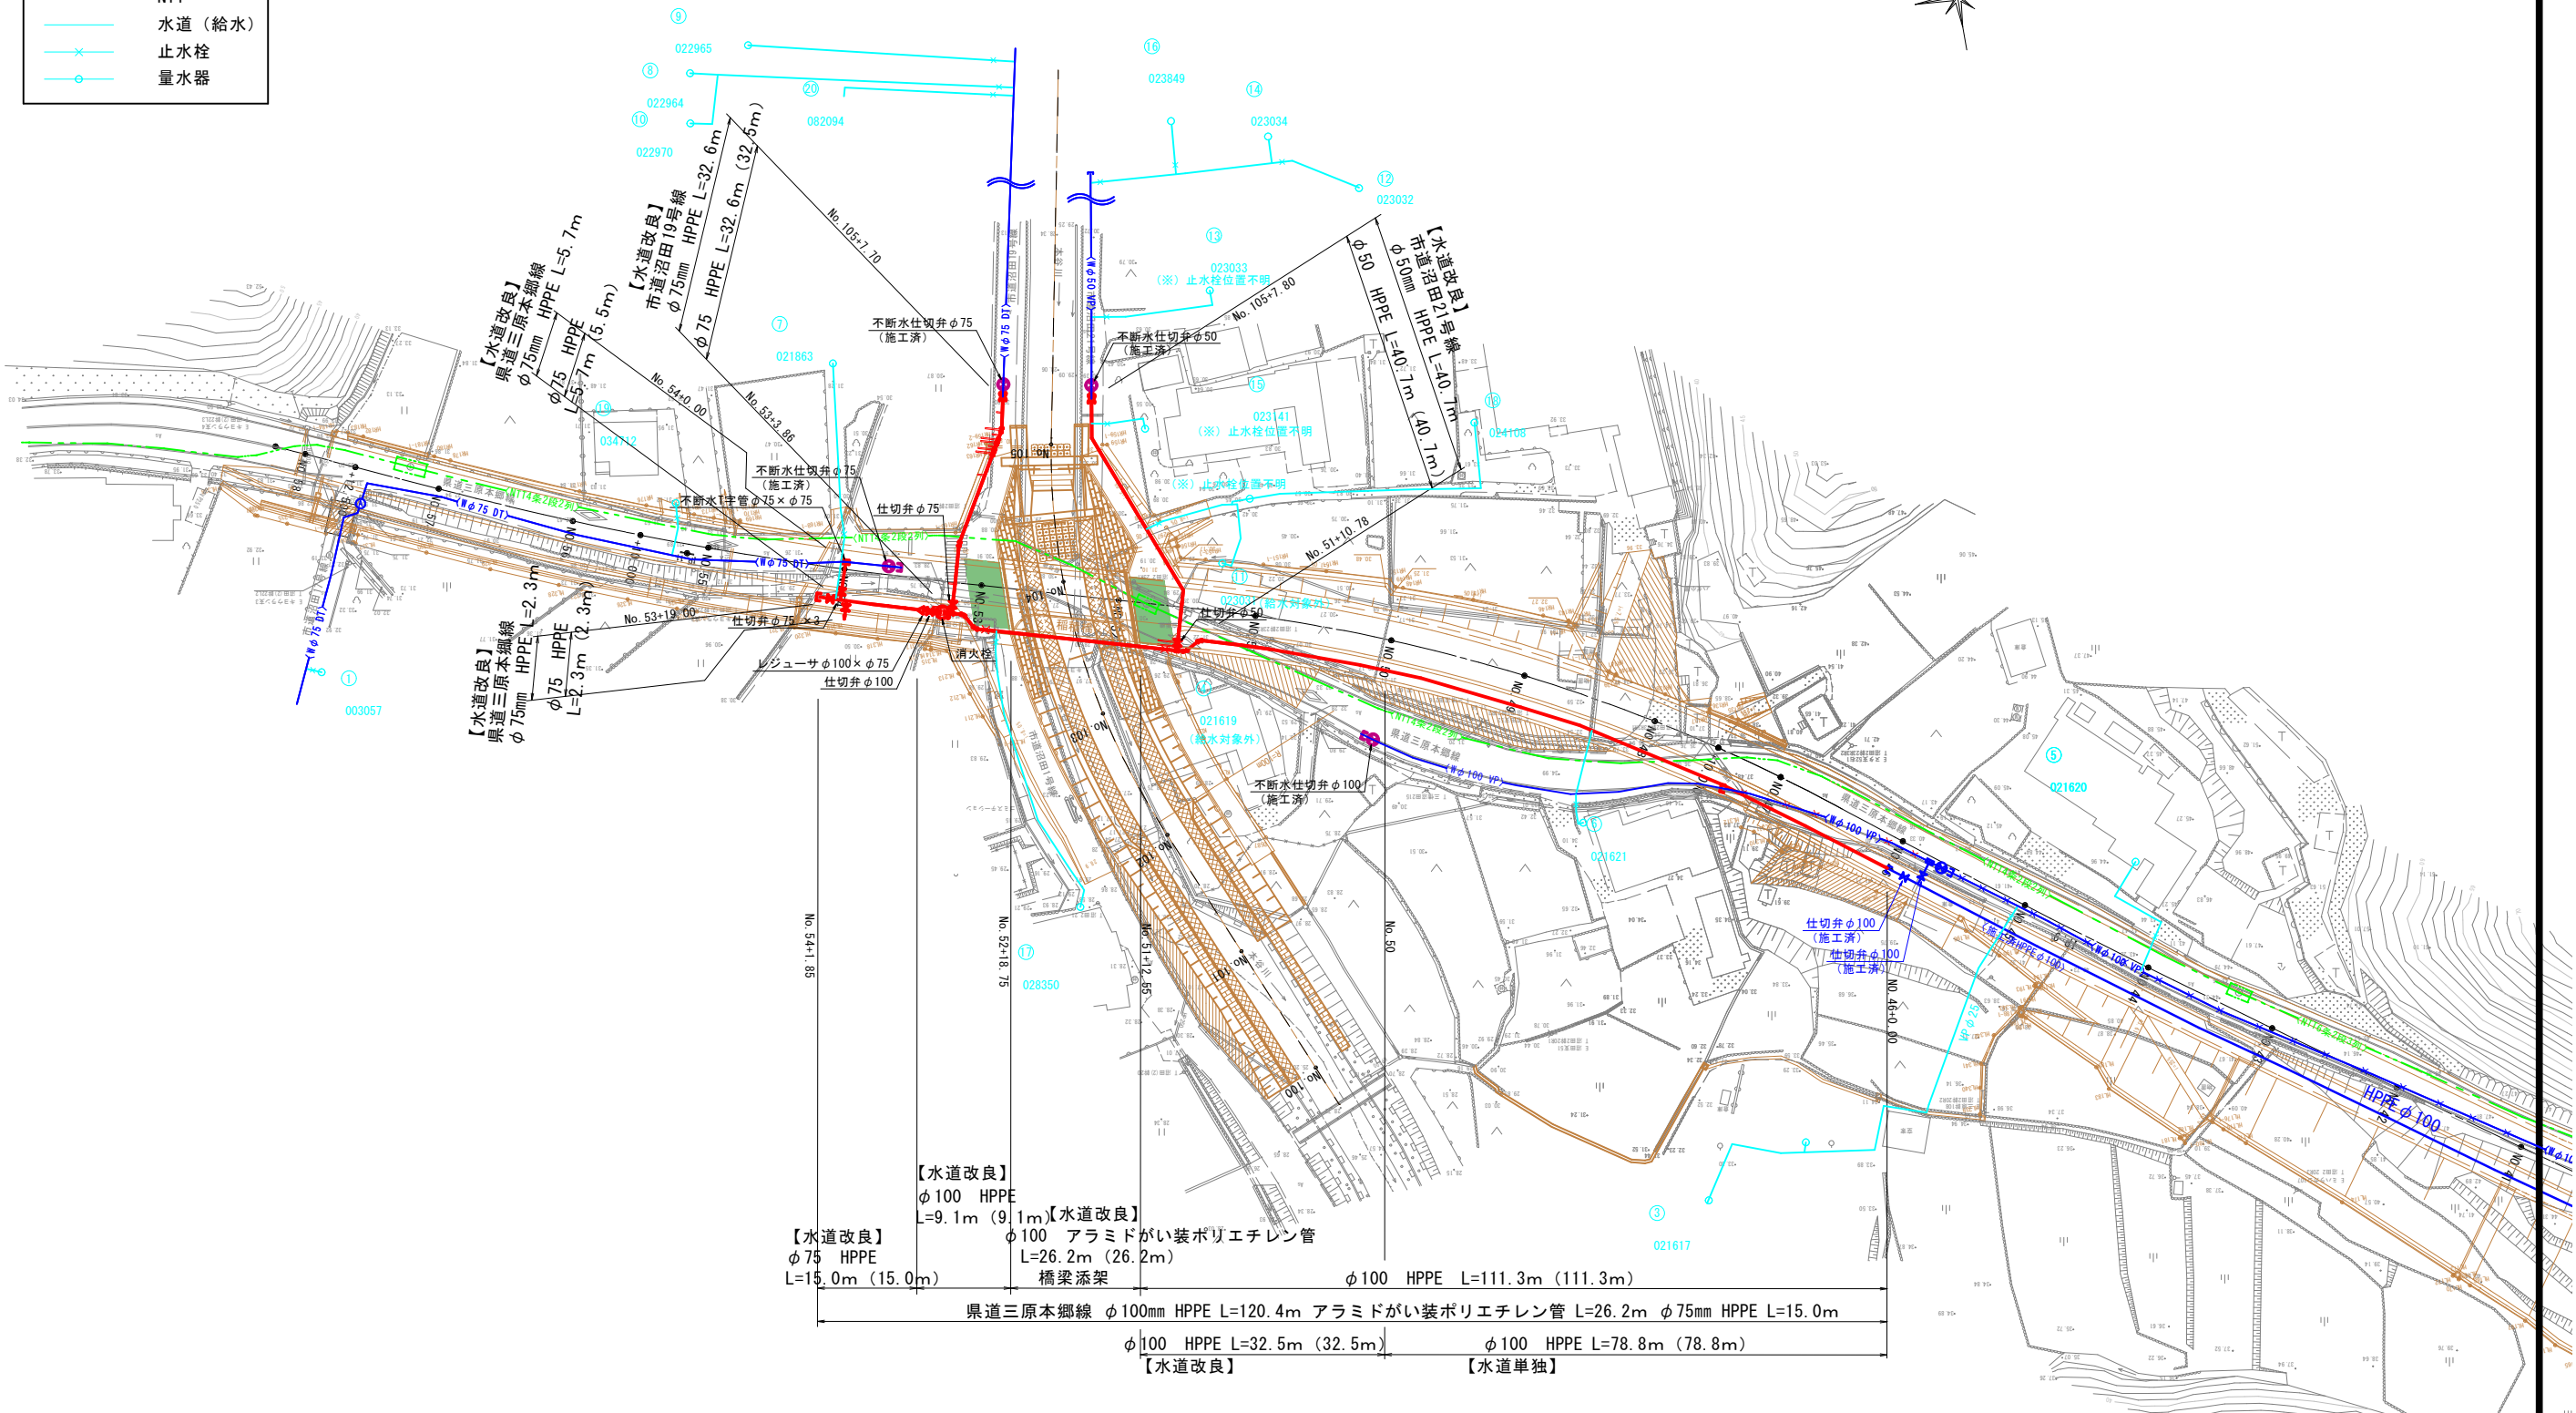

【測点内訳】
・No. 36～No. 58：道路測点
準拠図面：一般県道 三原本郷線道路改良事業に伴う業務委託
「株式会社ヒロコン-平成 26年3 月-R05.03 セトウチ修正（橋梁・護岸計画）」
・No. 100～No. 105：護岸測点
準拠図面：一般県道 三原本郷線道路改良事業に伴う業務委託（橋梁詳細設計）
「株式会社 セトウチ-令和 5 年3 月-本谷川」
※道路、仮設道路測点との混同を避けるため当該図面の測点番号に+100で表記
（例：No. 1→No. 101）

図面番号	2 7	縮尺	1/500
工事名称	県道三原本郷線外2路線φ50mm～φ100mm 配水管布設替工事		
種 別	平面図		
工事場所	三原市沼田二丁目・三丁目		
広島県水道広域連合企業団三原事務所			

注）この図面は、実際の図面を約50%に縮尺している。



横断図

(1/2)

S=1/100



NO. 46

NO. 49

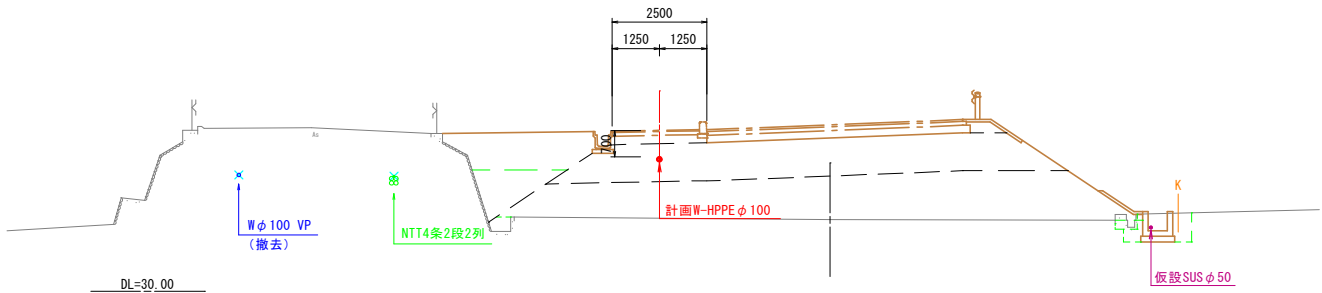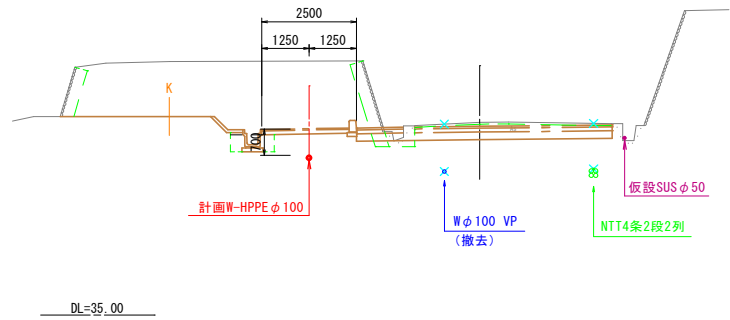



NO. 47

NO. 50

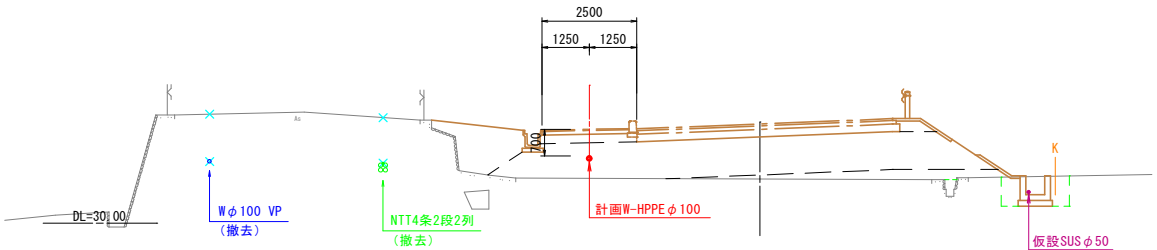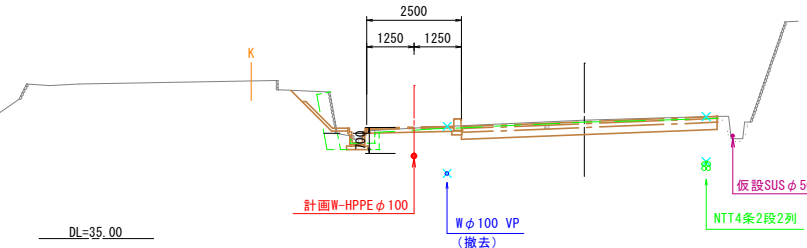

NO. 48

NO. 51

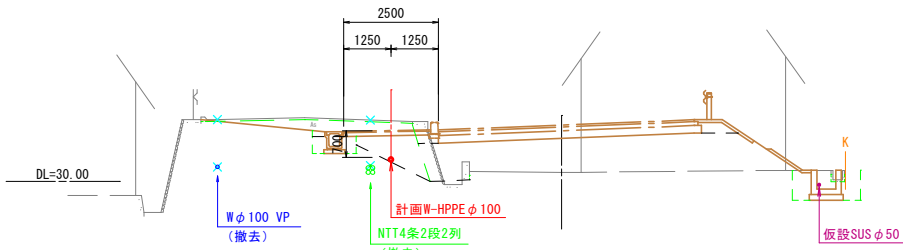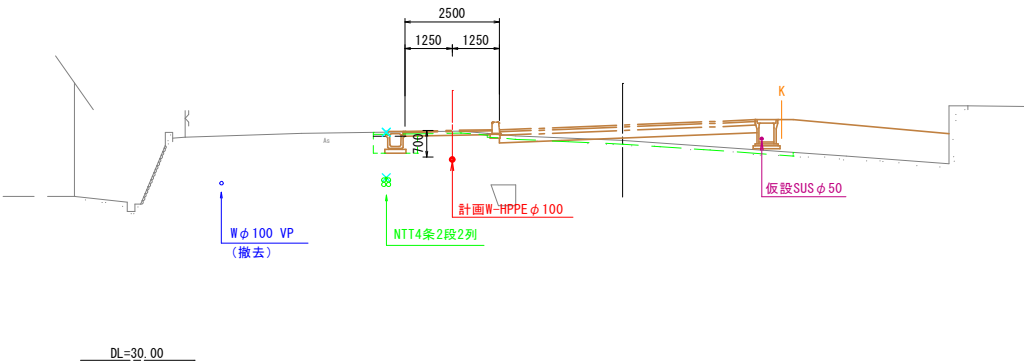



図面番号	3 7	縮尺	1/100
工事名称	県道三原本郷線外2路線 φ50mm～φ100mm 配水管布設替工事		
種 別	横断図 (1/2)		
工事場所	三原市沼田二丁目・三丁目		
広島県水道広域連合企業団三原事務所			

注) この図面は、実際の図面を約50%に縮尺している。

横断図

(2/2)


S=1/100

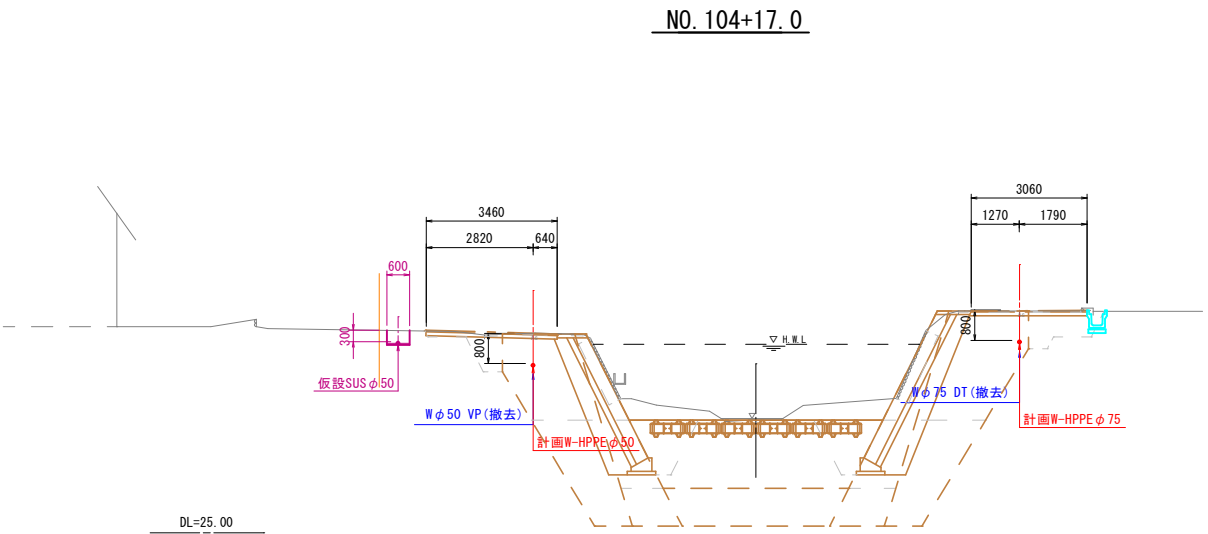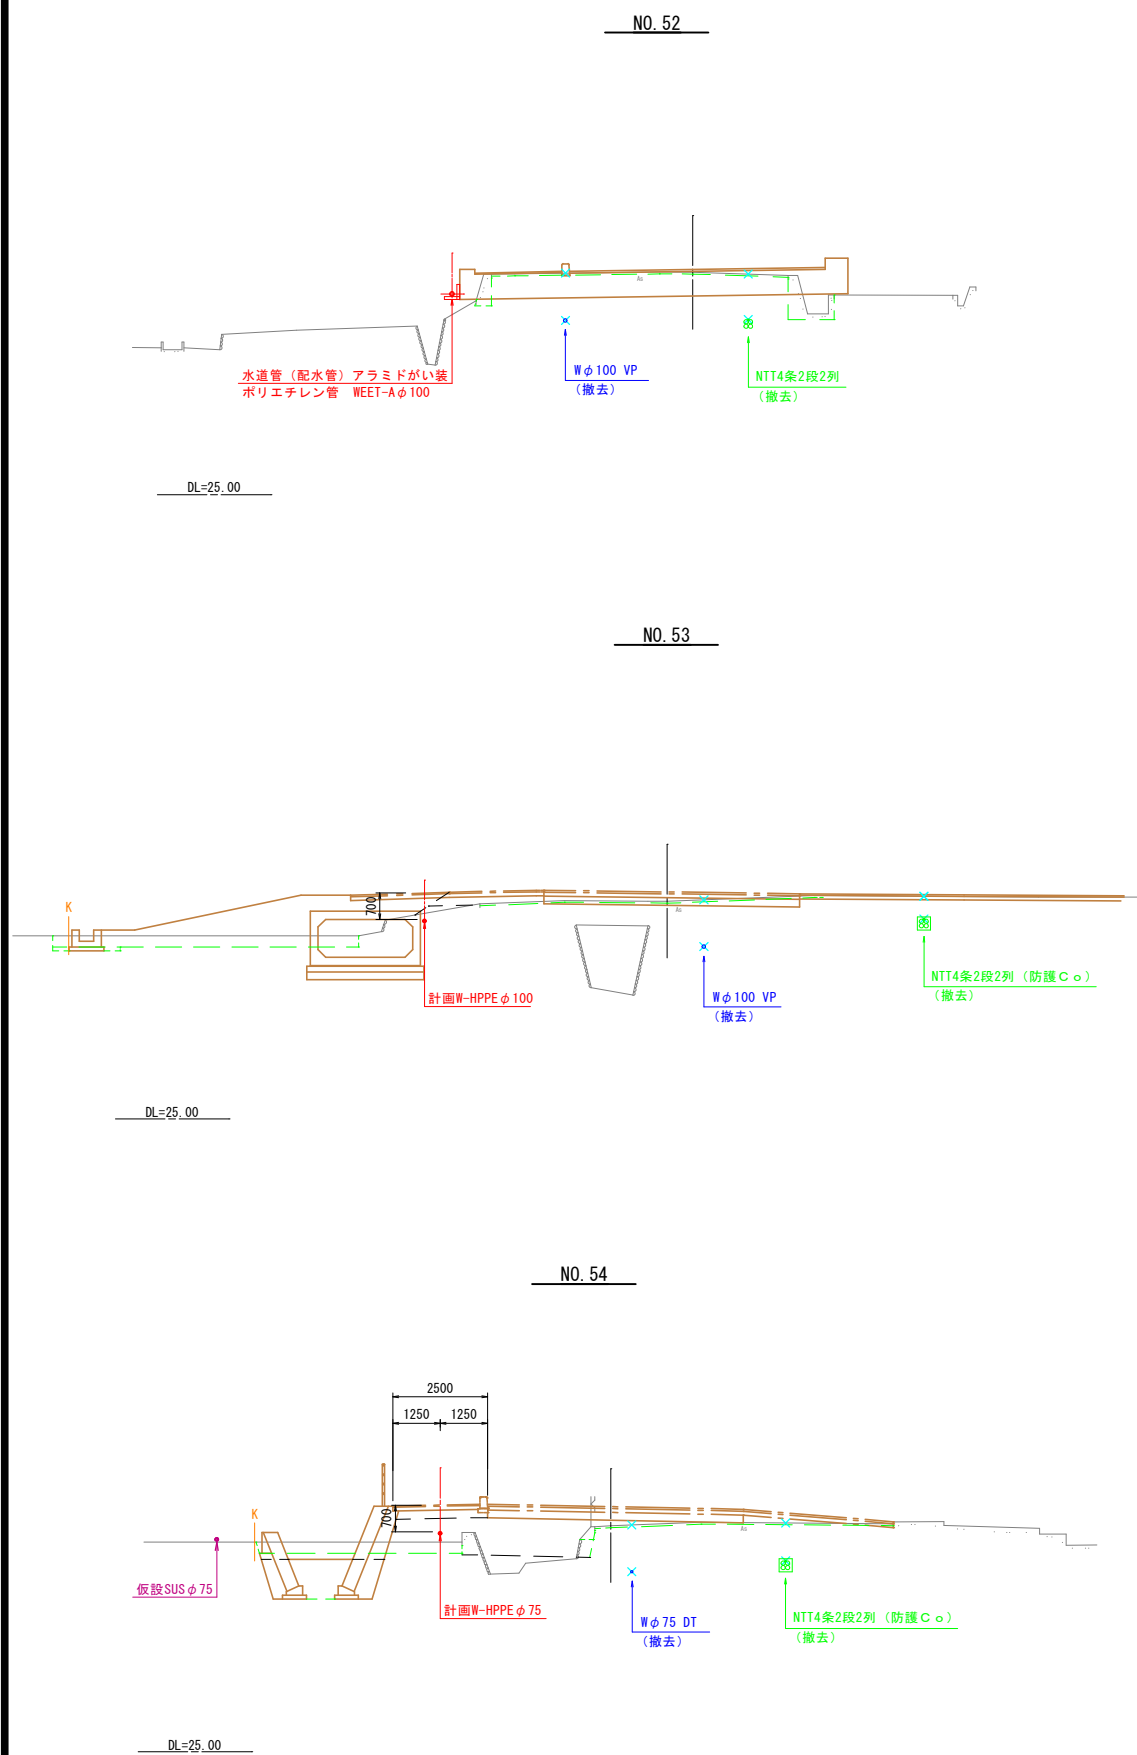

図面番号	4 7	縮尺	1/100
工事名称	県道三原本郷線外2路線 φ50mm～φ100mm 配水管布設替工事		
種 別	横断図（2/2）		
工事場所	三原市沼田二丁目・三丁目		
広島県水道広域連合企業団三原事務所			

注）この図面は、実際の図面を約50%に縮尺している。

配管図 S=Free

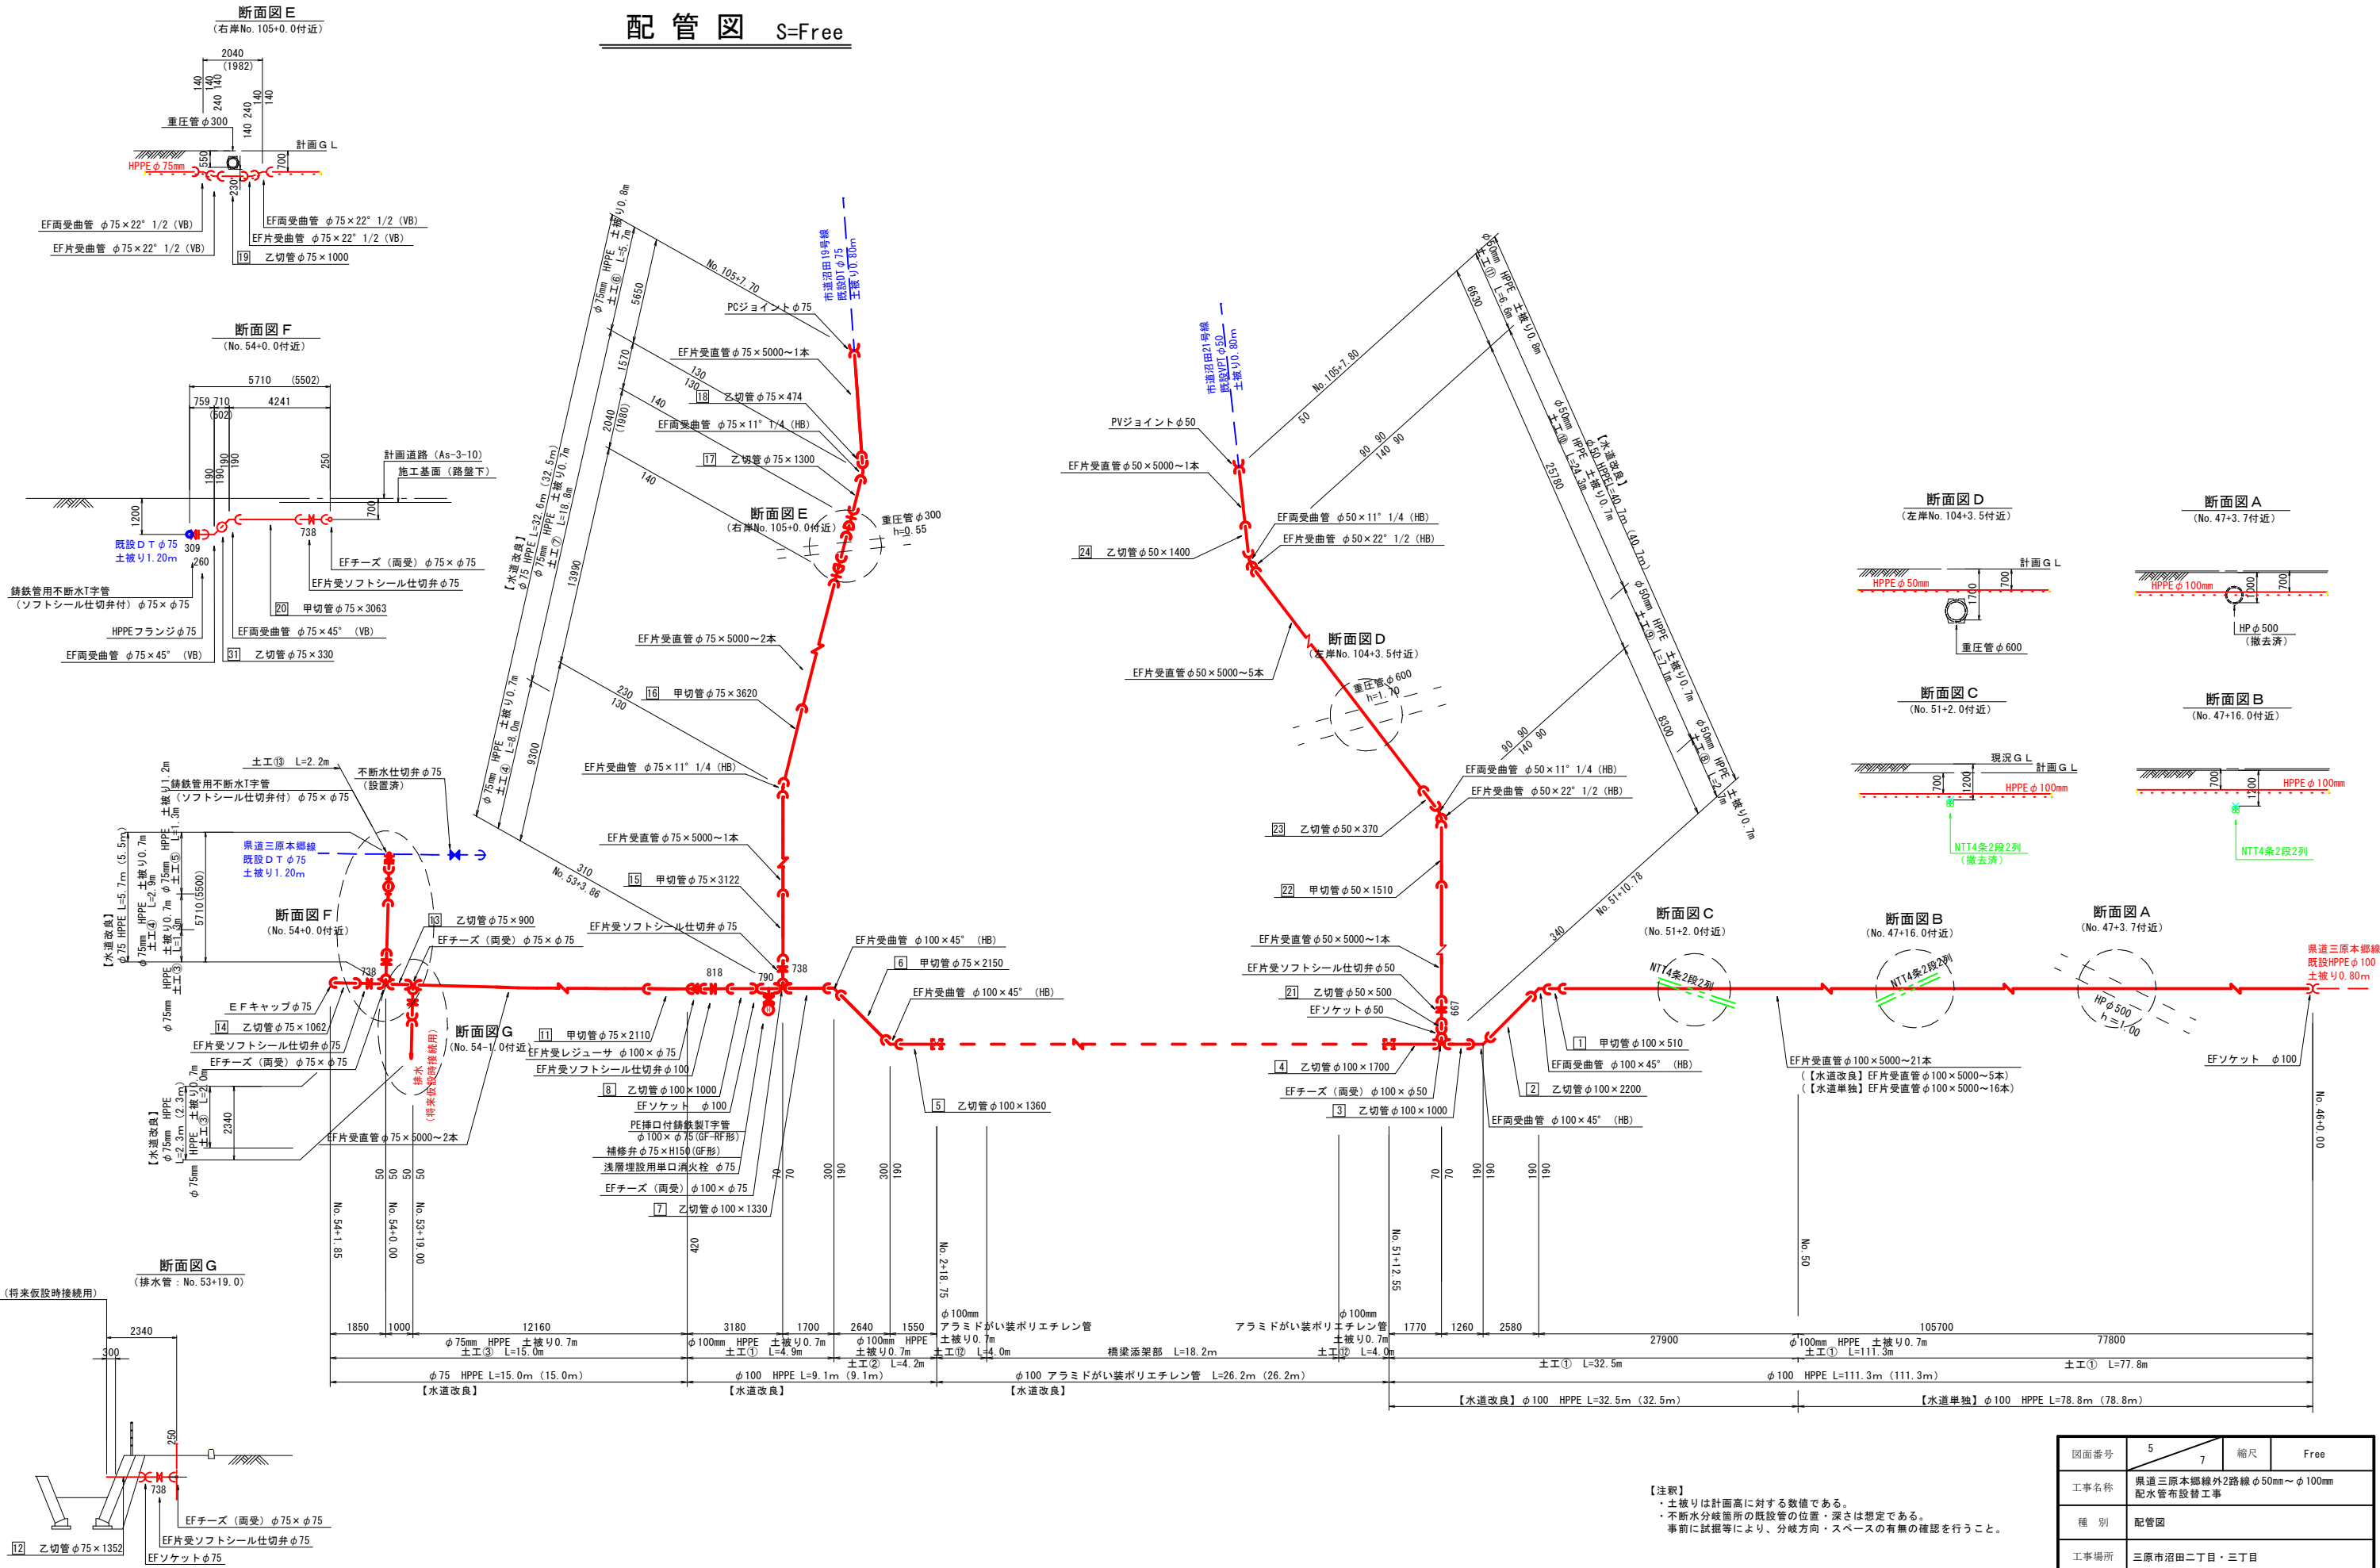


【注釈】
・土被りは計画高に対する数値である。
・不連続分岐箇所既設管の位置・深さは想定である。
・事前に試掘等により、分岐方向・スペースの有無の確認を行うこと。


図面番号	5 / 7	縮尺	Free
工事名称	県道三原本郷線外2路線φ50mm～φ100mm 配水管布設替工事		
種 別	配管図		
工事場所	三原市沼田二丁目・三丁目		
広島県水道広域連合企業団三原事務所			

稲積橋橋梁添架図


平面図 S=1/60

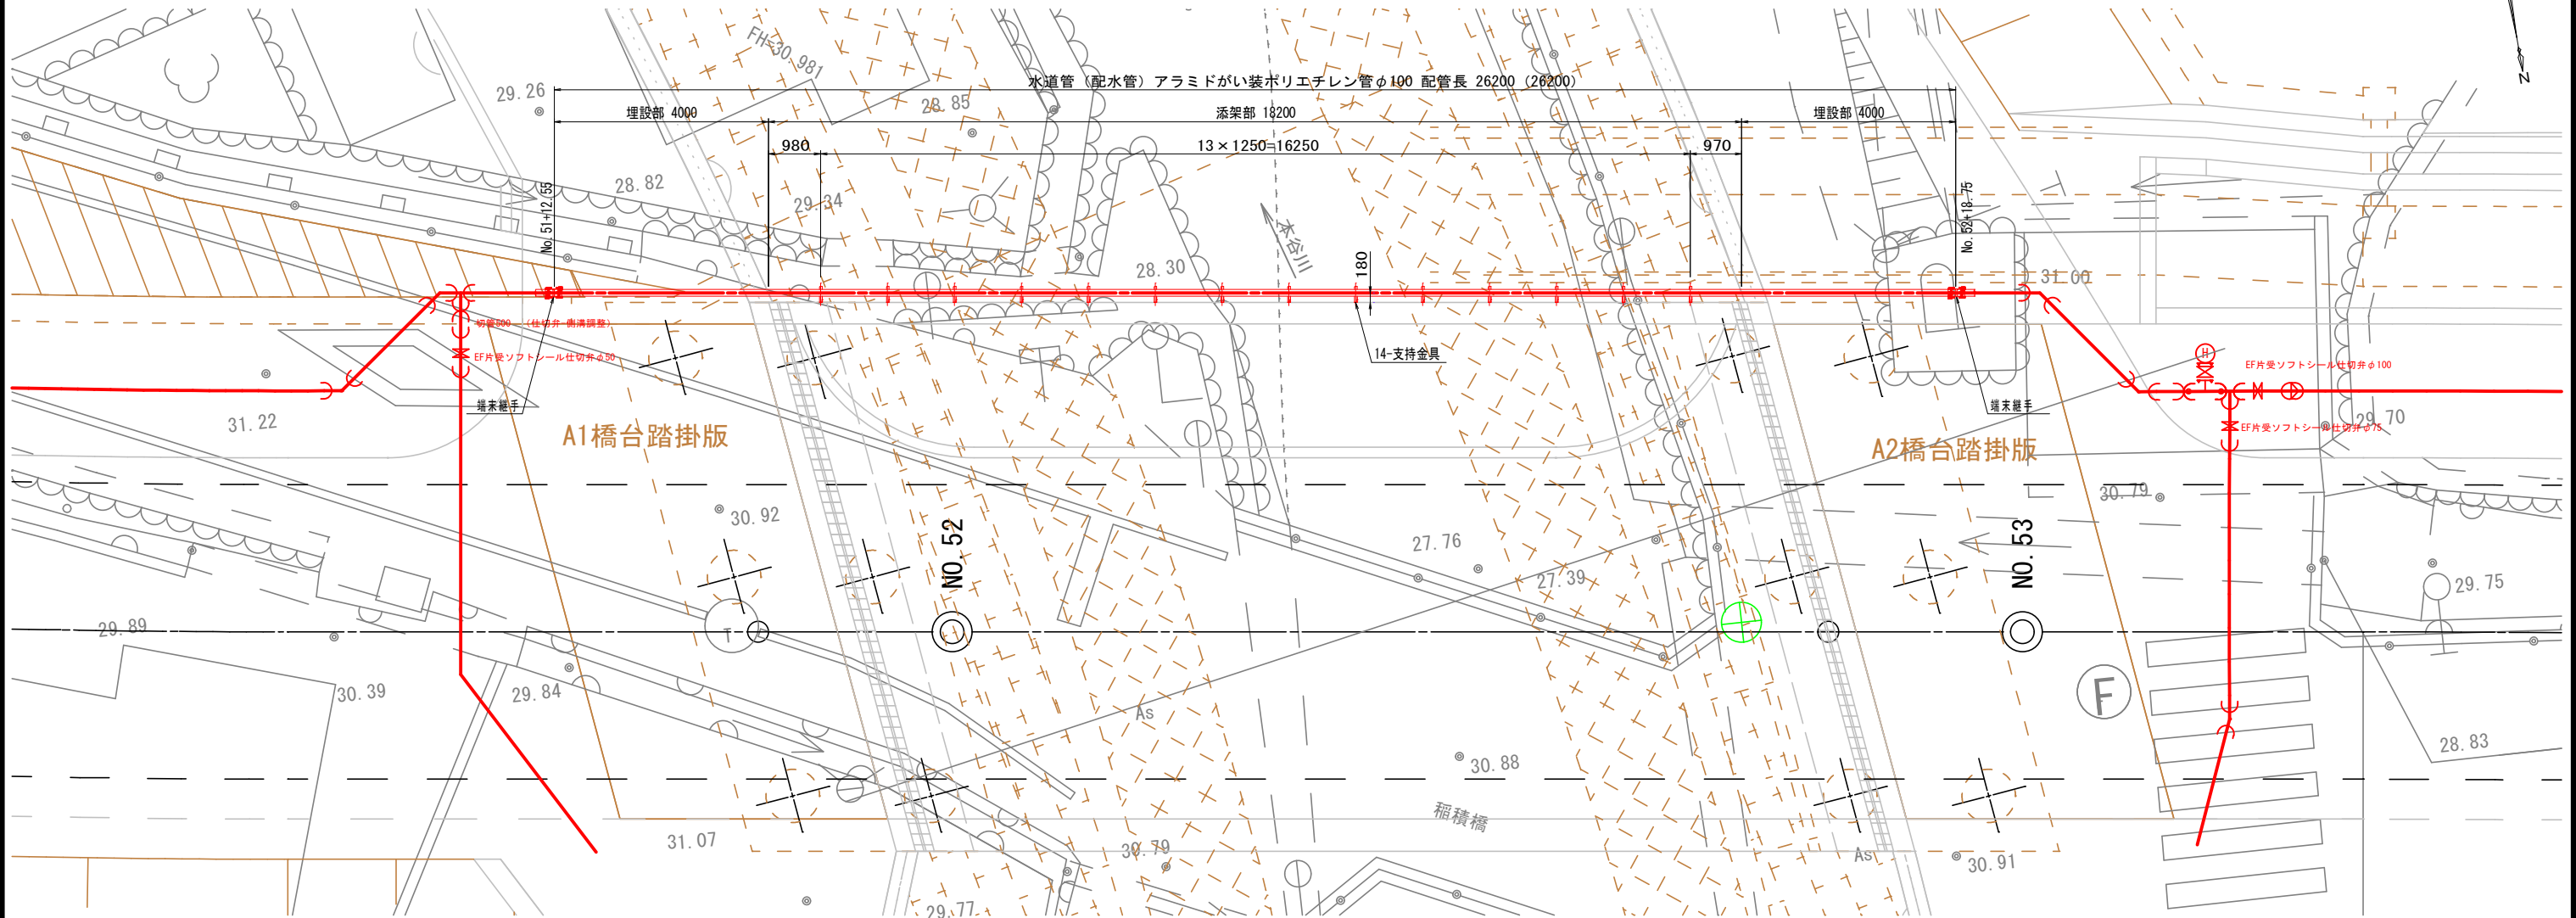

側面図 S=1/60

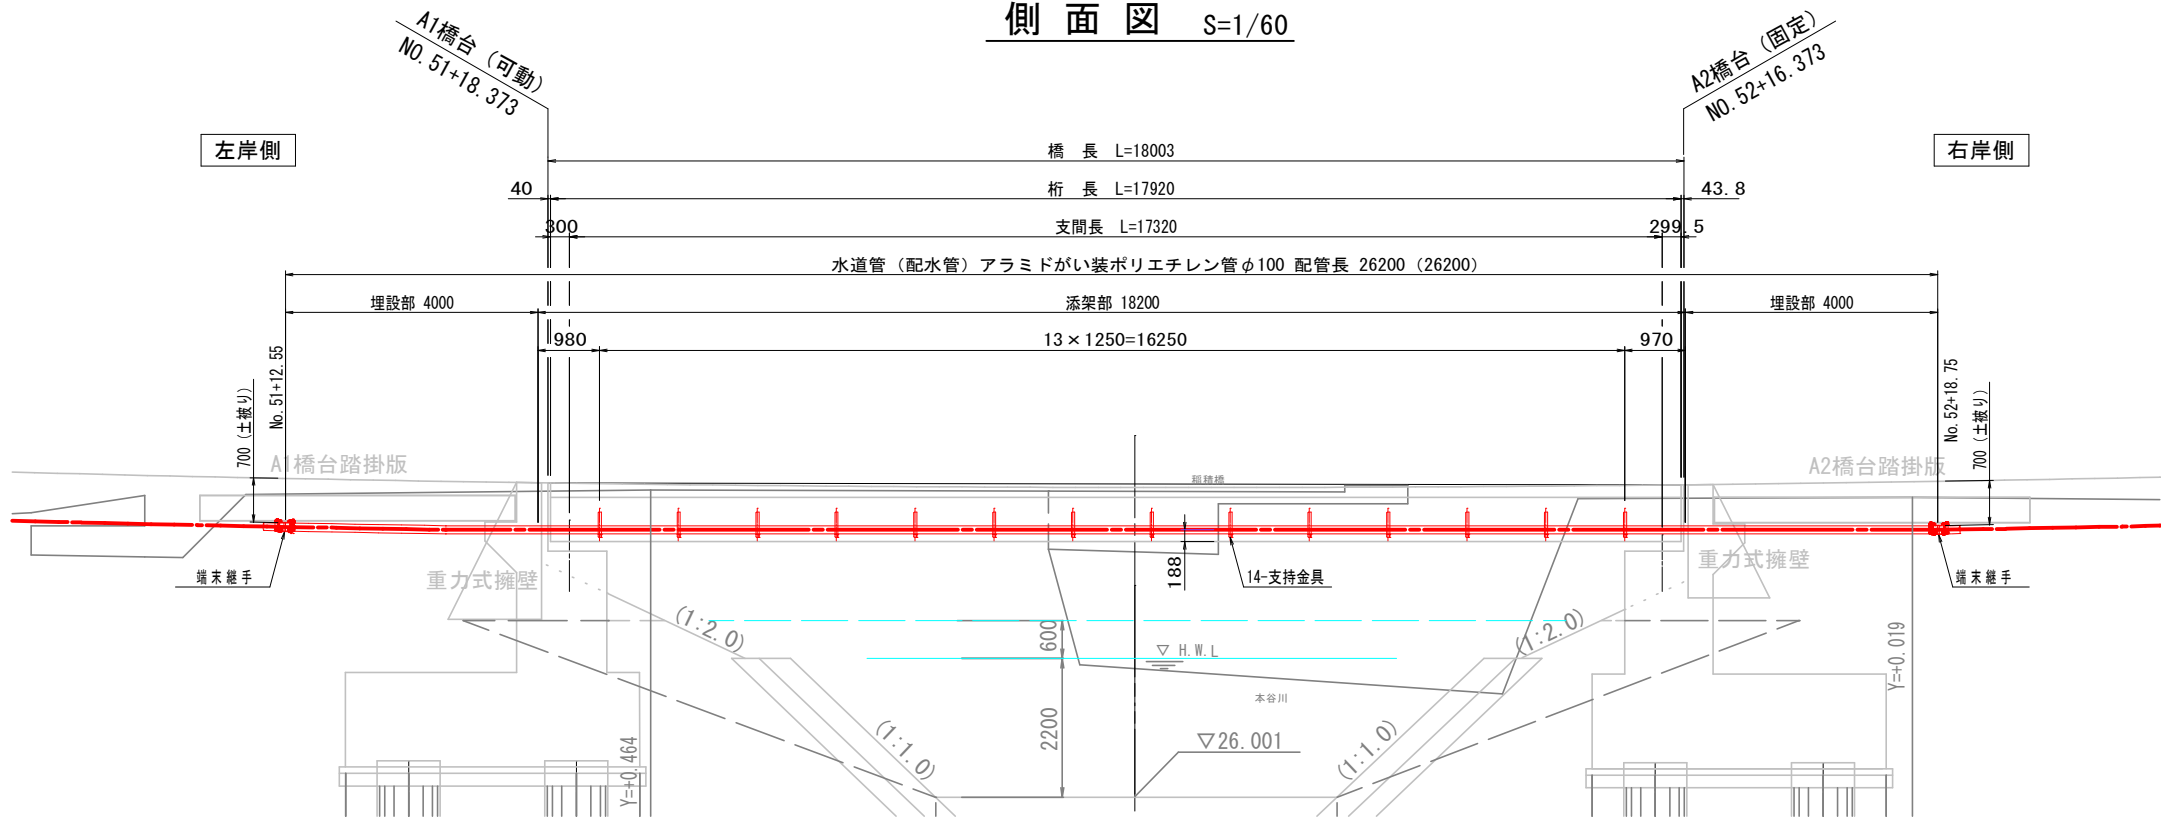


断面図 S=1/30

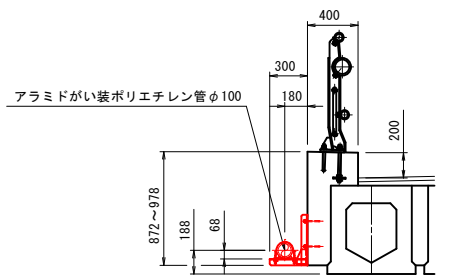



図面番号	6 / 7	縮尺	図示
工事名称	県道三原本郷線外2路線φ50mm～φ100mm 配水管布設替工事		
種 別	橋梁添架図（稲積橋）		
工事場所	三原市沼田二丁目・三丁目		
広島県水道広域連合企業団三原事務所			

注）この図面は、実際の図面を約50%に縮尺している。

 材質：SUS304 数量：14ヶ所(参考重量4.18kg/ヶ)





(アラミドがい装ポリエチレン管φ100) 数量 : 2ヶ所

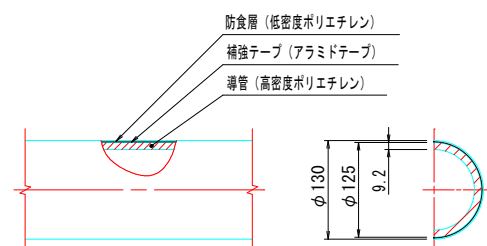 

(アラミドがい装ポリエチレン管φ100)

 材質：SUS304 数量：14ヶ所

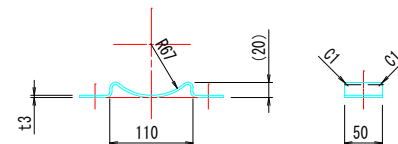

注) この図面は、実際の図面を約50%に縮尺している。