
 


位置図

S=1:10,000

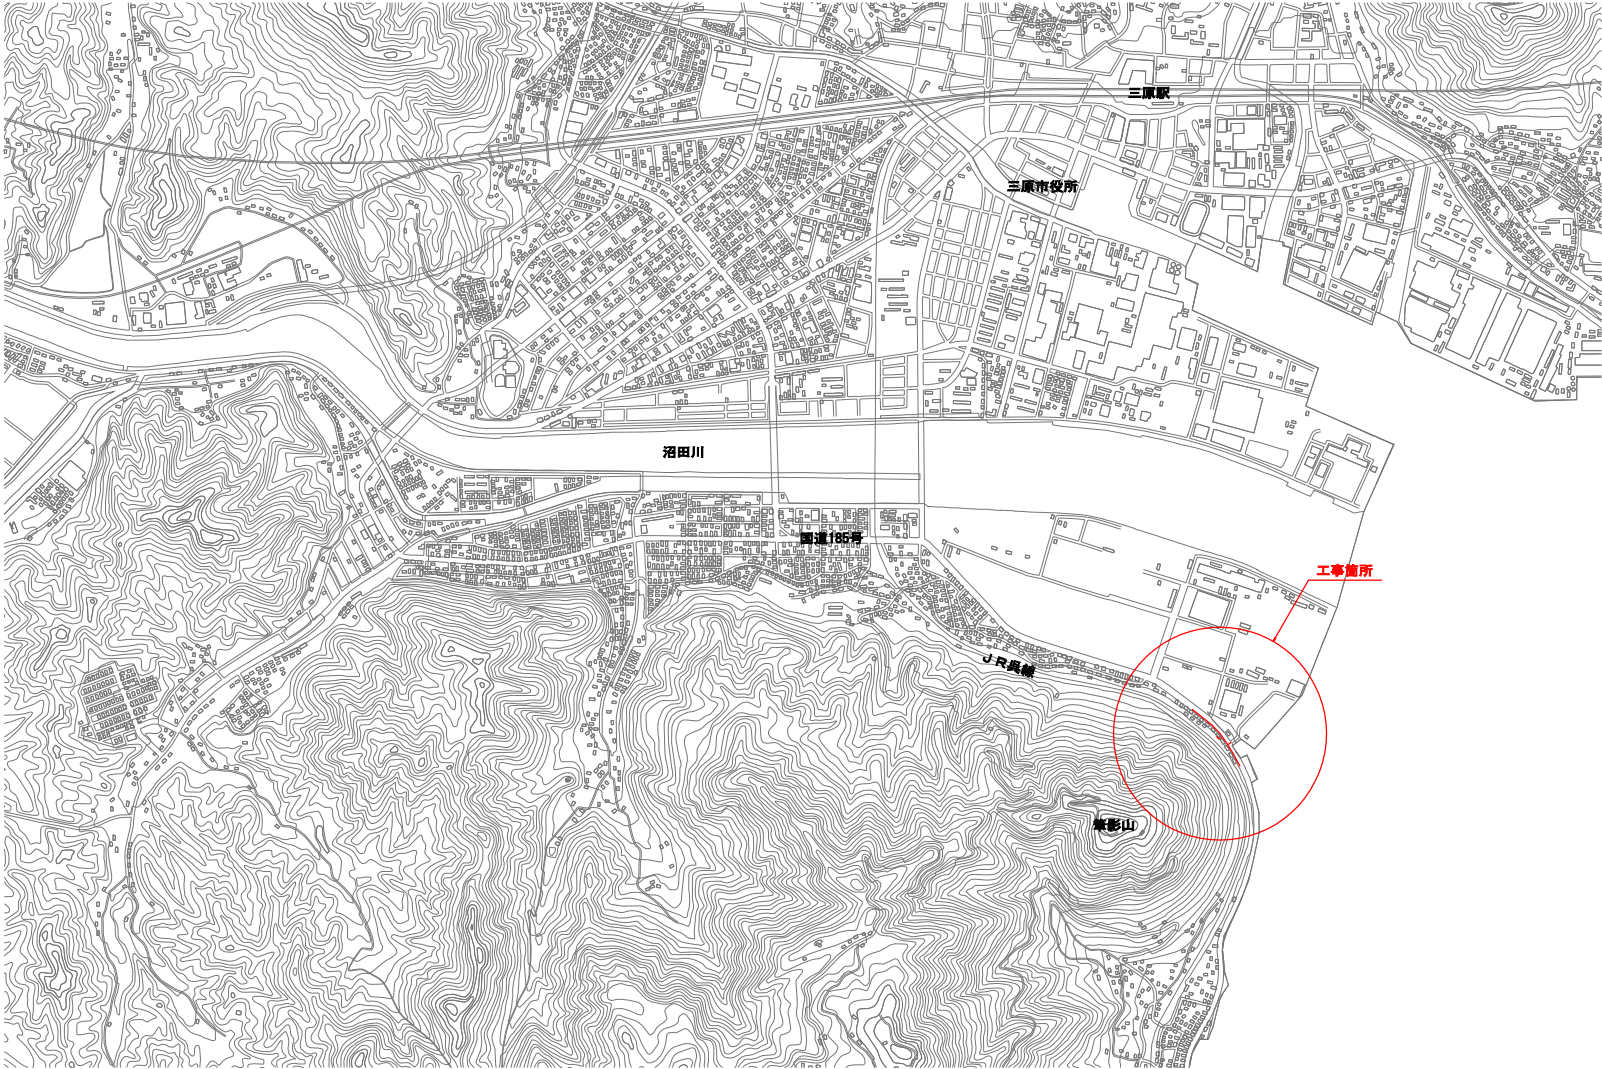


1:10,000



図面番号	1 6	縮尺	1 : 10,000
工事名称	一般国道185号外1路線 φ50mm～φ150mm配水管布設工事		
種 別	位置図		
工事箇所	三原市員野町		
広島県水道広域連合企業団三原事務所			

「この図面は、実際の図面を50%に縮小している。」

本設平面図 S=1/500

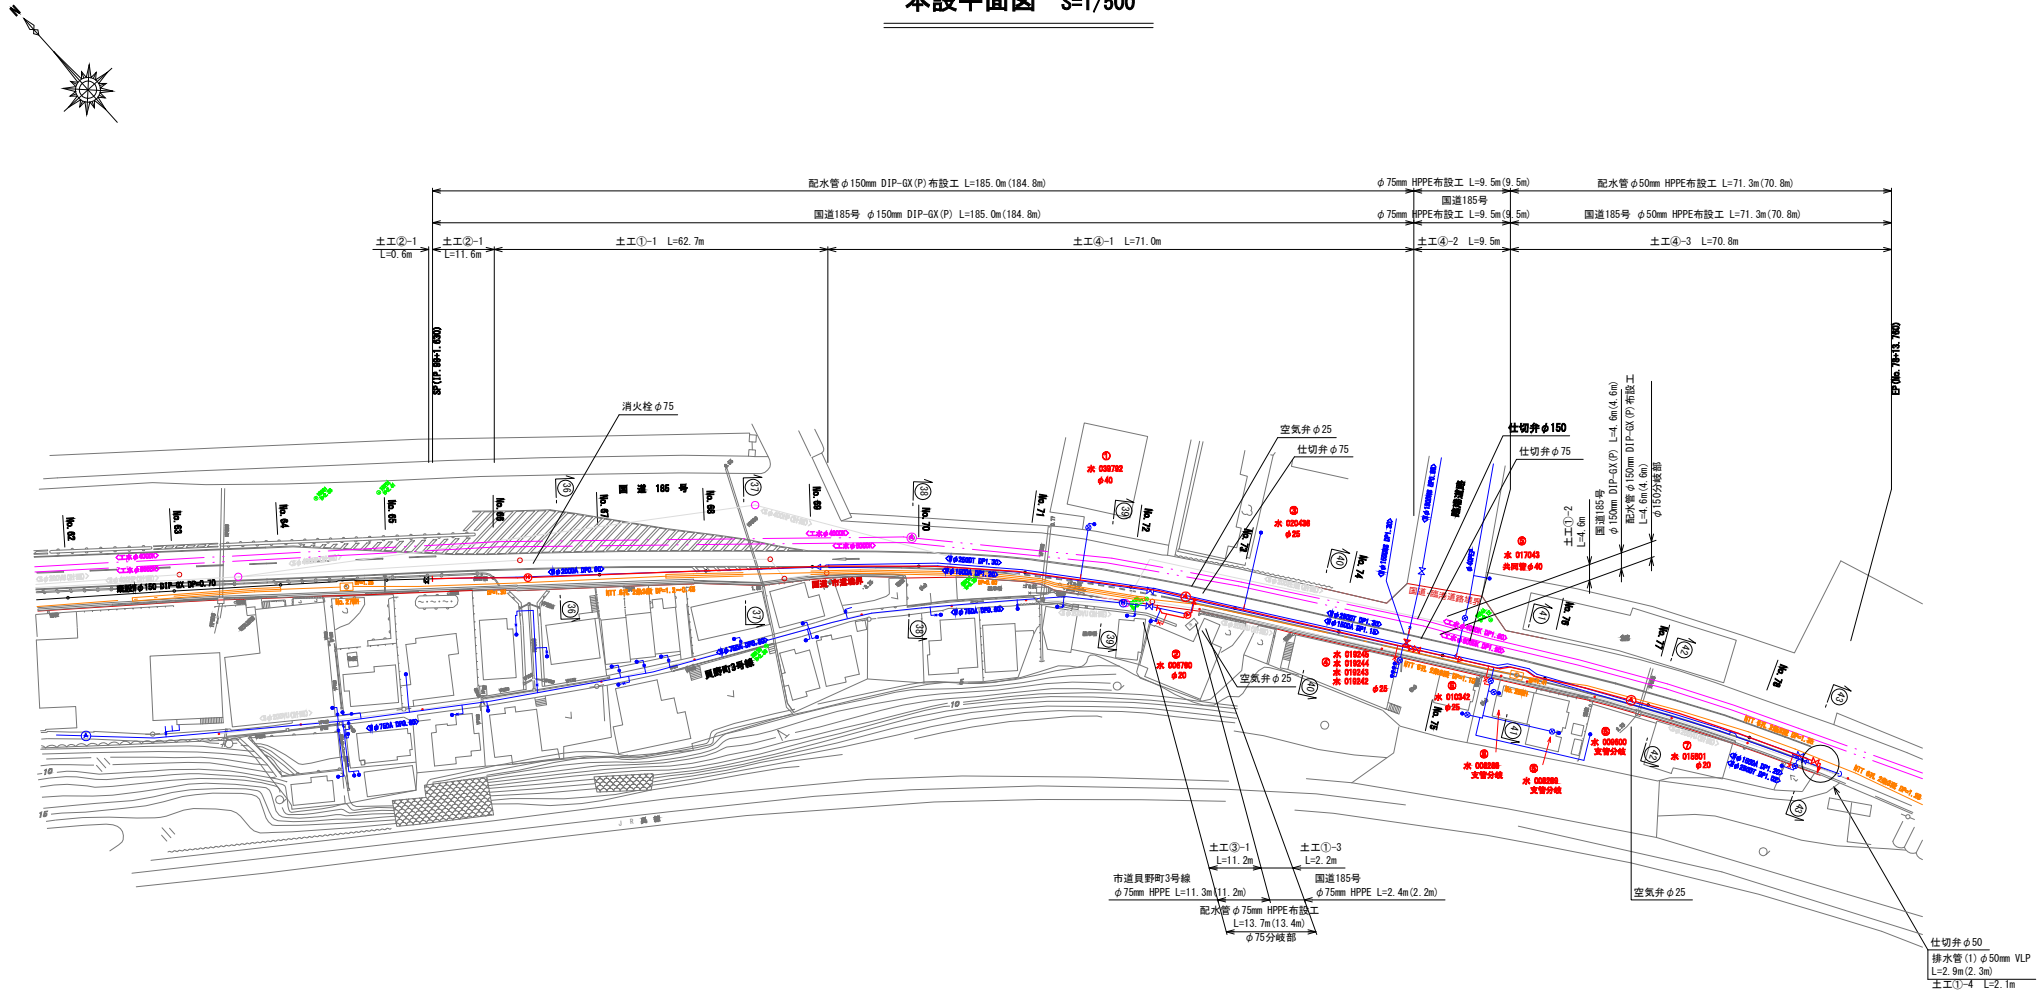

【凡 例】




※工事着手前に地下埋設物位置を確認の上、施工すること

図面番号	2 6	縮 尺	図 示
工事名称	一般国道185号外1路線 φ50mm～φ150mm配水管布設管工事		
種 別	本設平面図		
工事箇所	三原市員野町		
広島県水道広域連合企業団三原事務所			

「この図面は、実際の図面を50%に縮小している。」


横断面 S=1/100

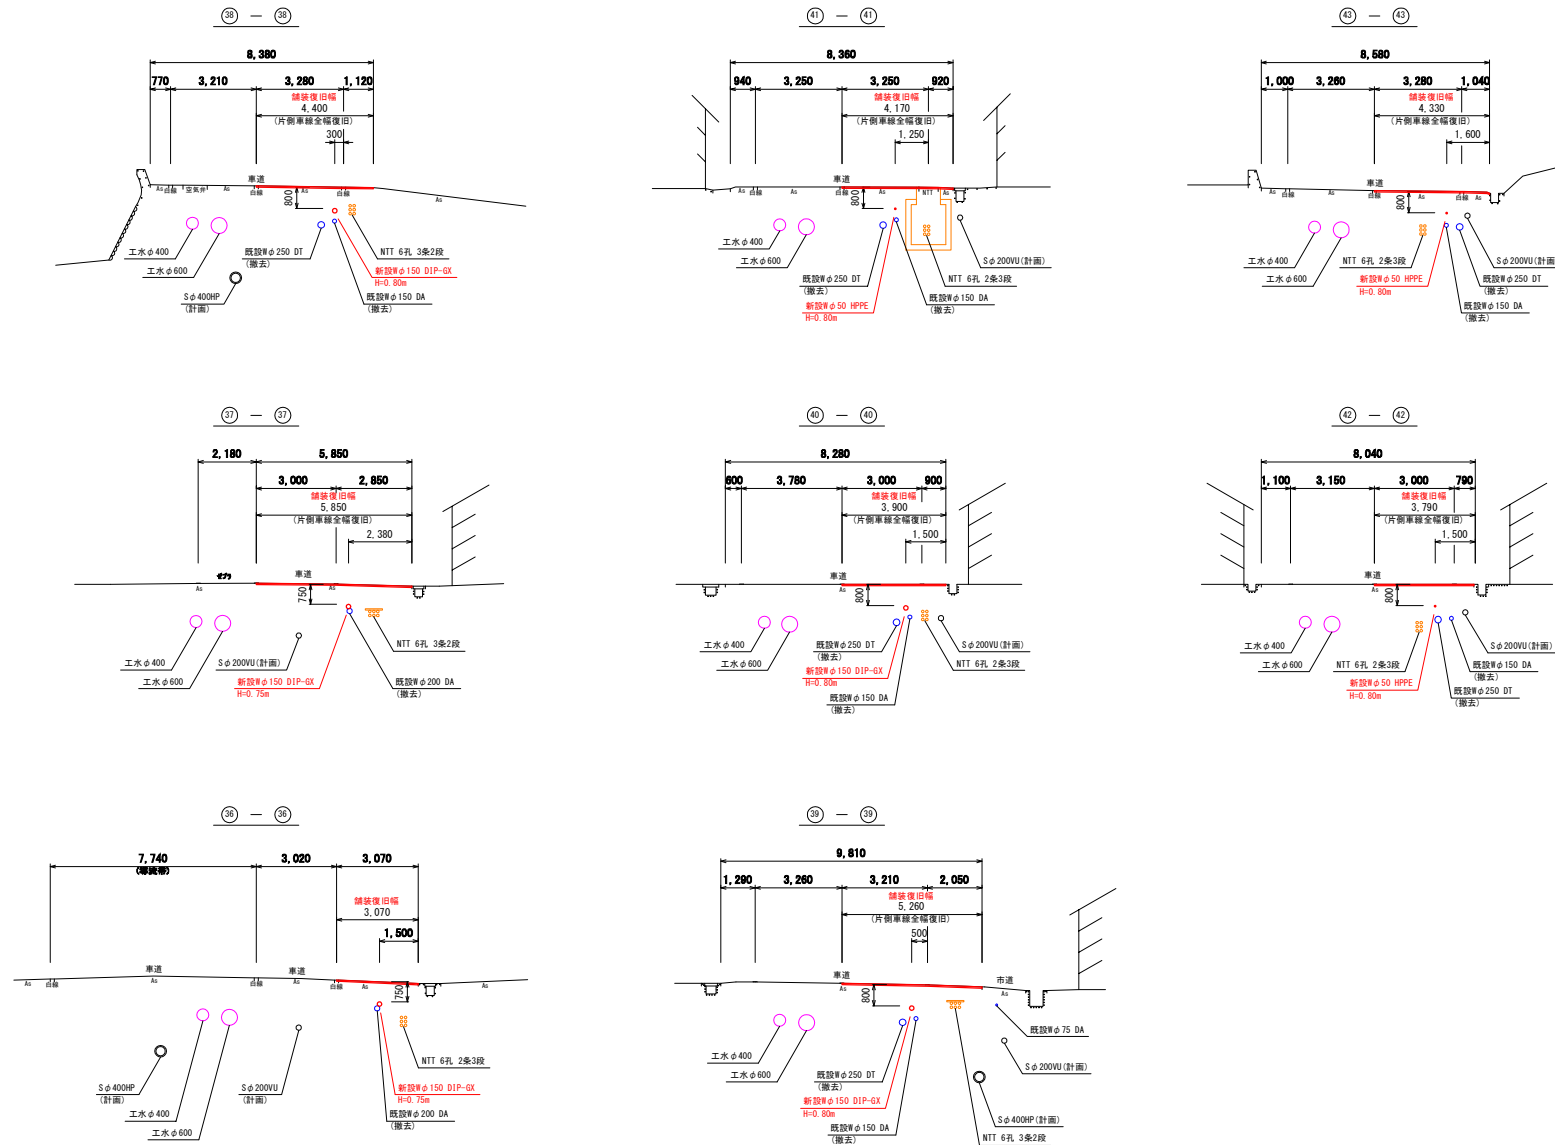


図面番号	3 6	縮 尺	図 示
工事名称	一般国道165号外1路線 φ50mm～φ150mm配水管布設管工事		
種 別	横 断 図		
工事箇所	三原市眞野町		
広島県水道広域連合企業団三原事務所			

「この図面は、実際の図面を50%に縮小している。」


本設配管図(1) S=noscale

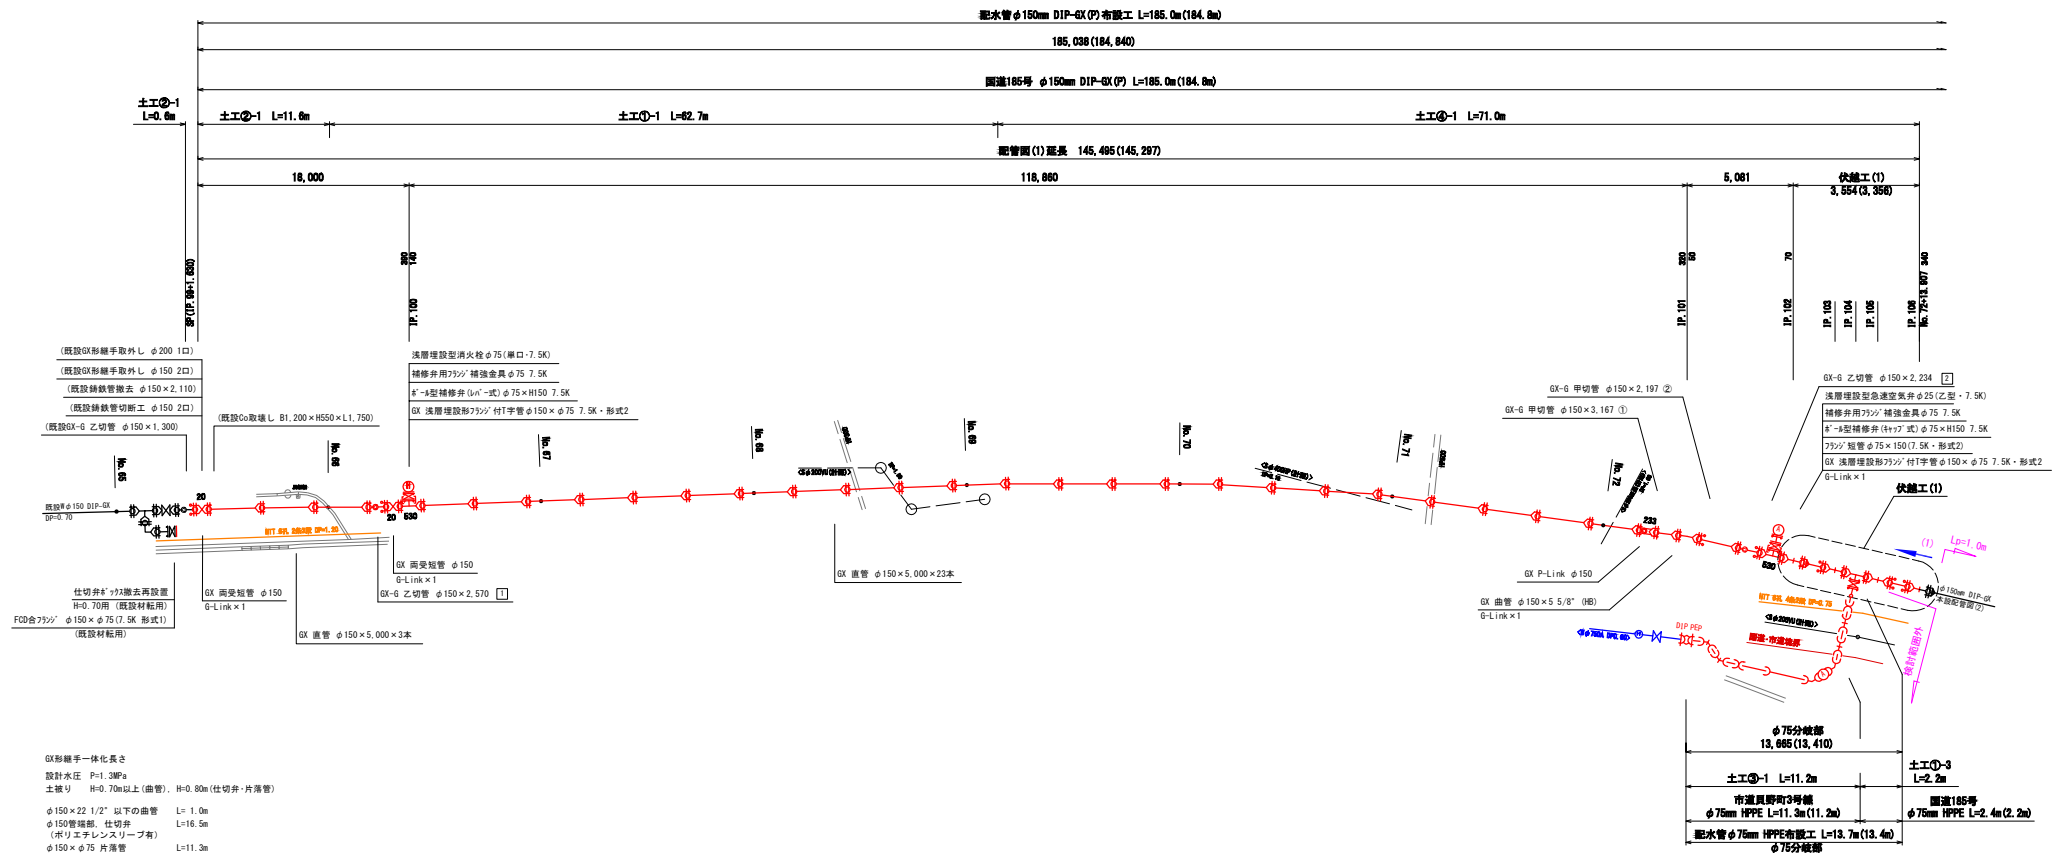

φ 75分岐部
S=noscale

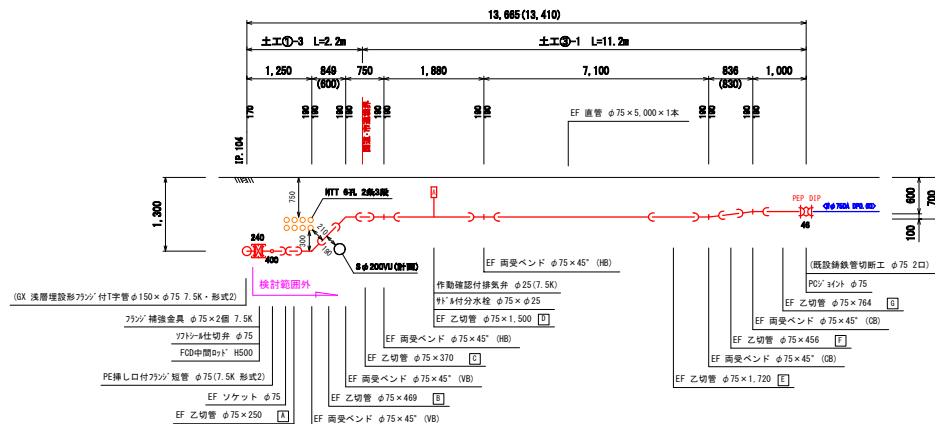

伏越工(1)
S=nosai

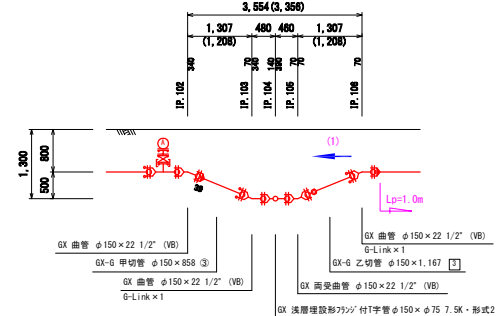

- 凡例**

 -  仮形 ライナ
 -  仮形 6-Link
 -  仮形 P-Link
 -  仮形 押し口突部
 -  フランジ補強金属


※最小切管寸法の遵守

- ・切管を使用する場合は、次の最小寸法を下回らないようにすること。


φ150 GX	甲切管 L=680mm、乙切管 L=770mm
φ75 HPPE	甲切管 L=350mm、乙切管 L=250mm

図面番号	4 6	縮尺	図示
工事名称	一般国道185号外1路橋 φ50mm~φ150mm配水管布設工事		
種 別	本設配管図 (1)		
工事箇所	三原市貝野町		
広島県水道広域連合企業団三原事務所			


本設配管図(2) S=noscale

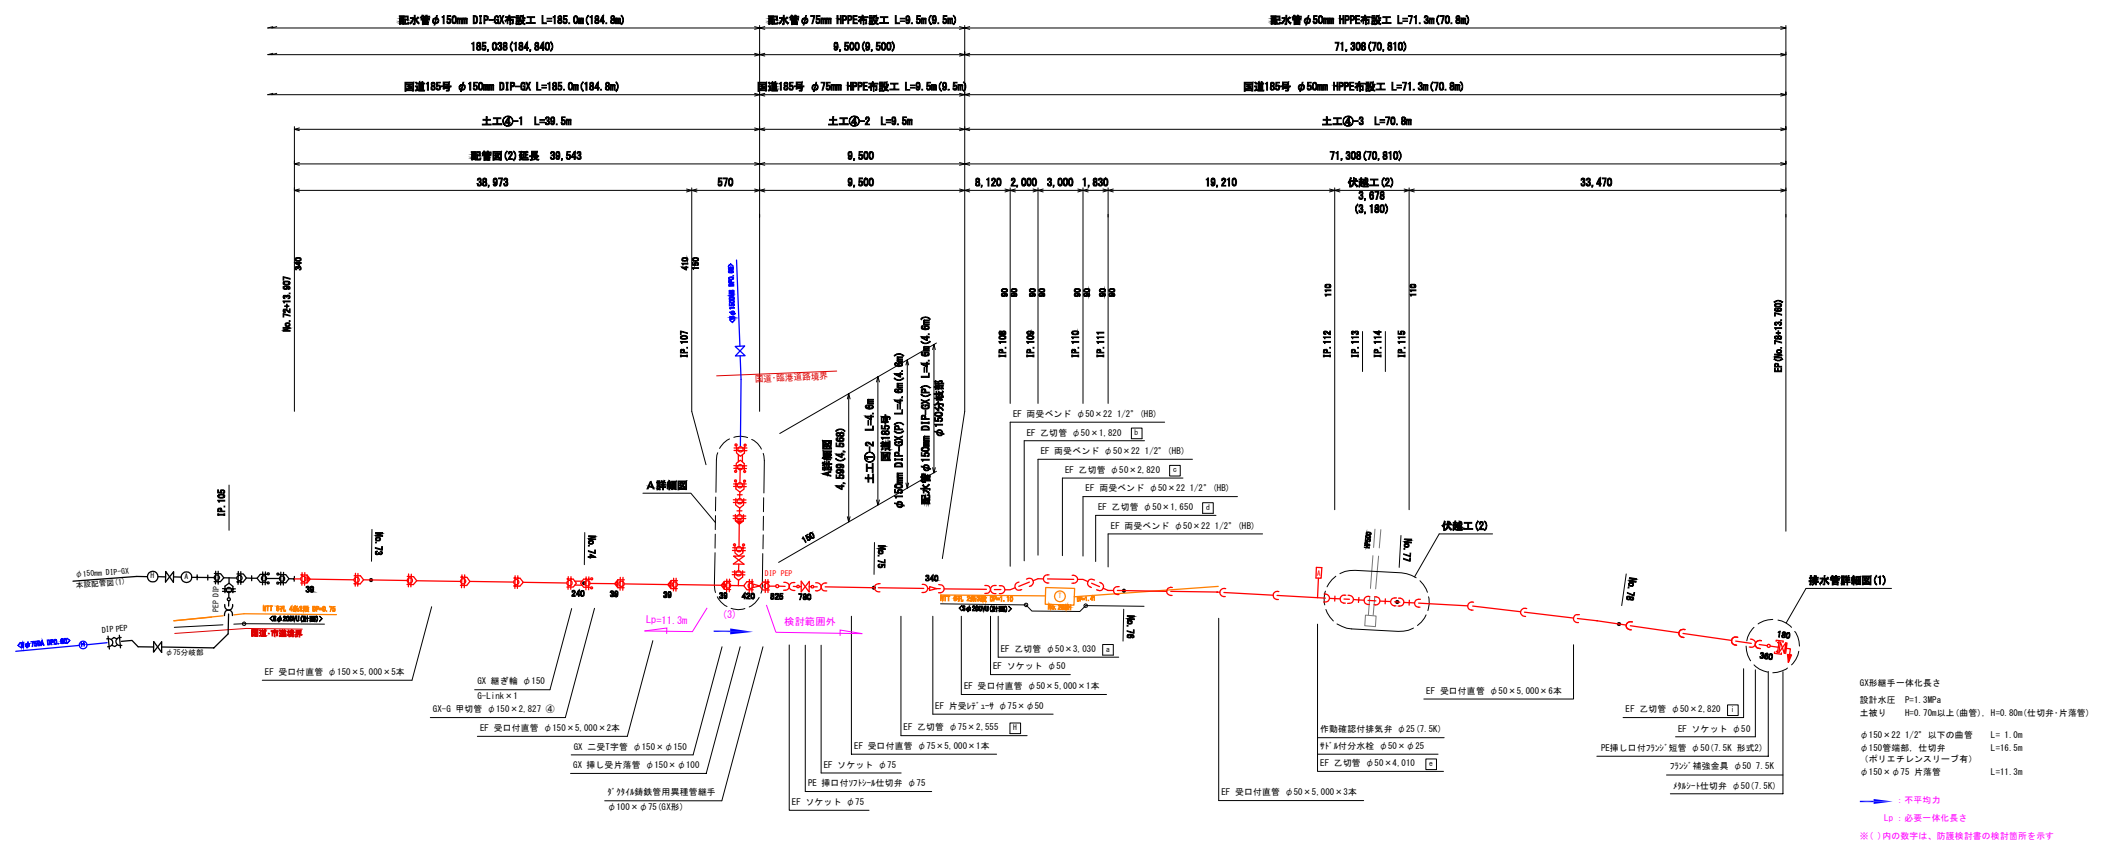


A詳細図

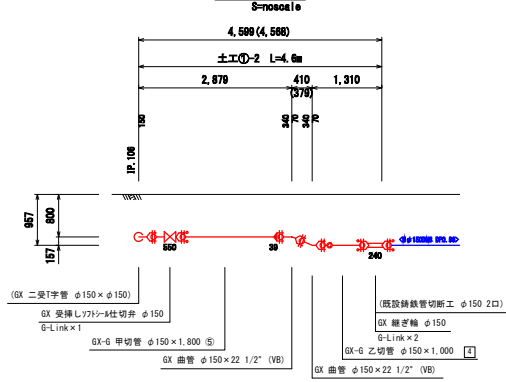

伏越工(2)

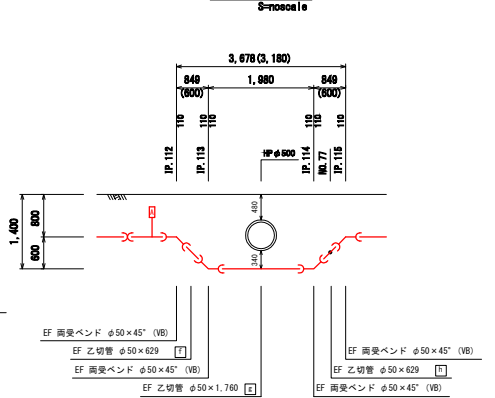

排水管詳細図(1)

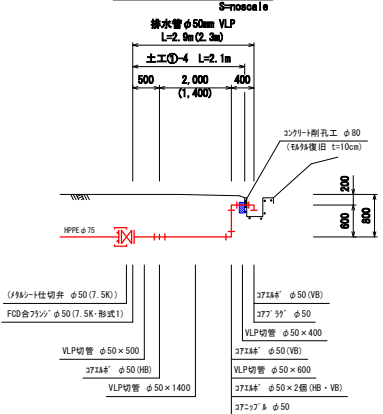

GX継手一体化長さ
設計水圧 P=1.3MPa
土盛り H=0.70m以上(曲管) H=0.80m(仕切弁・片落管)
φ150×22 1/2" 以下の曲管 L=1.0m
φ150管端部、仕切弁 L=16.5m
(ポリエチレンスリーブ有)
φ150×φ75 片落管 L=11.3m




→ 平平均力
Lp: 必要一体化長さ
※()内の数字は、防護設計書の検計値を示す

- 凡例
- GX ライナ
 - GX φ-Link
 - GX φ-Link
 - GX 挿し口異部
 - フランジ継手

※最小切管寸法の遵守
・切管を使用する場合は、次の最小寸法を下回らないようにすること。
φ150 GX 甲切管 L=680mm、乙切管 L=770mm
φ75 HPPE 甲切管 L=350mm、乙切管 L=250mm
φ50 HPPE 甲切管 L=350mm、乙切管 L=250mm

図面番号	5	縮尺	図示
工事名称	一般国道165号外1路線 φ50mm~φ150mm配水管本設管工事		
種別	本設配管図 (2)		
工事箇所	三原市見野町		
広島県水道広域連合企業団三原事務所			

舗装復旧図 S=1/20

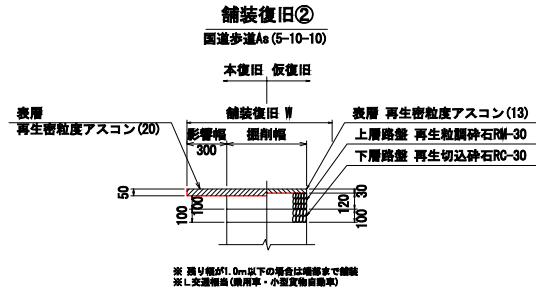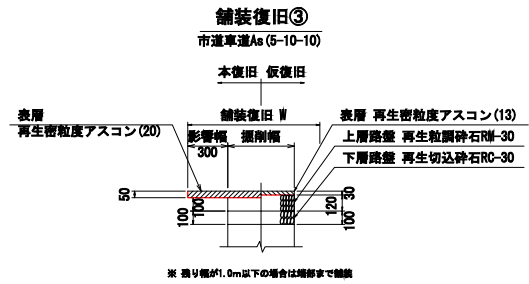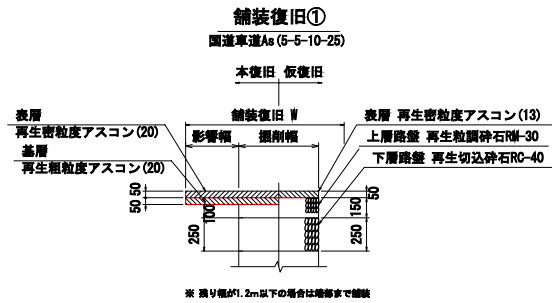

図面番号	6 6	縮尺	図示
工事名称	一般国道165号外1路線 φ50mm～φ150mm配水管布設管工事		
種 別	舗装復旧図		
工事箇所	三原市貝野町		
広島県水道広域連合企業団三原事務所			