 



位置図
S=1:10,000

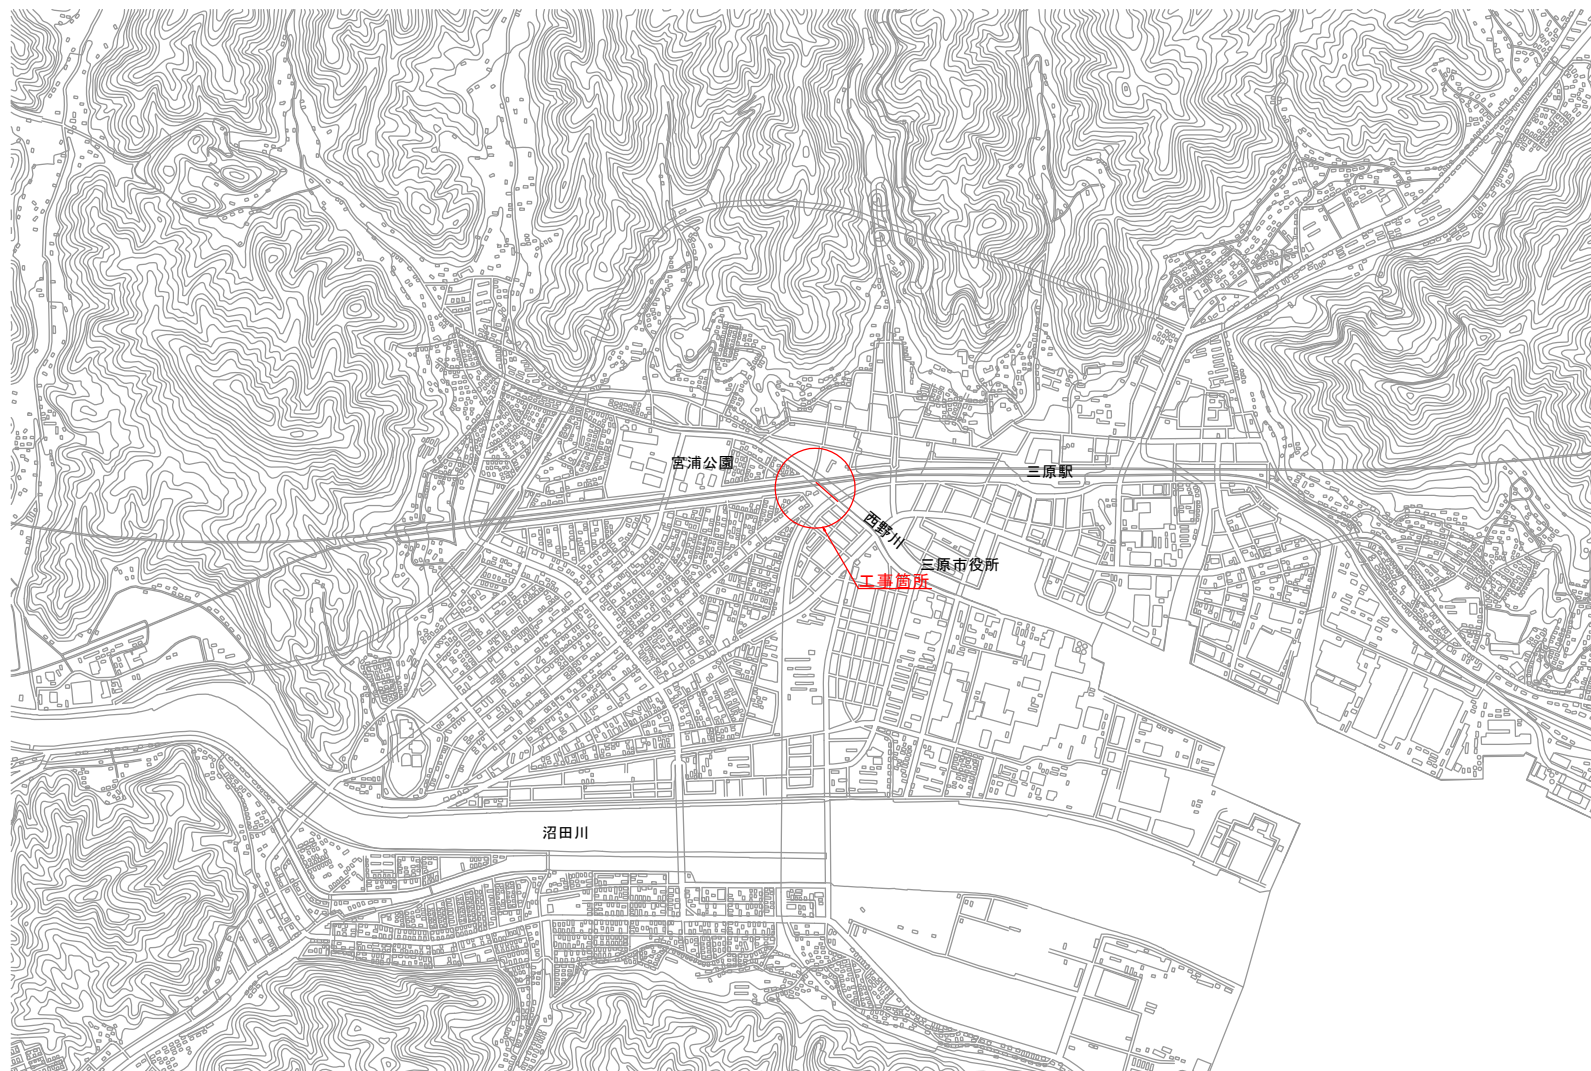


図面番号	1 5	縮尺	1 : 10,000
工事名称	市道宮浦1号線 φ75mm・φ400mm配水管布設工事		
種 別	位 置 図		
工事箇所	三原市宮浦二丁目～宮沖一丁目		
広島県水道広域連合企業団三原事務所			

「この図面は、実際の図面を50%に縮小している。」

本設平面図

S=1/250

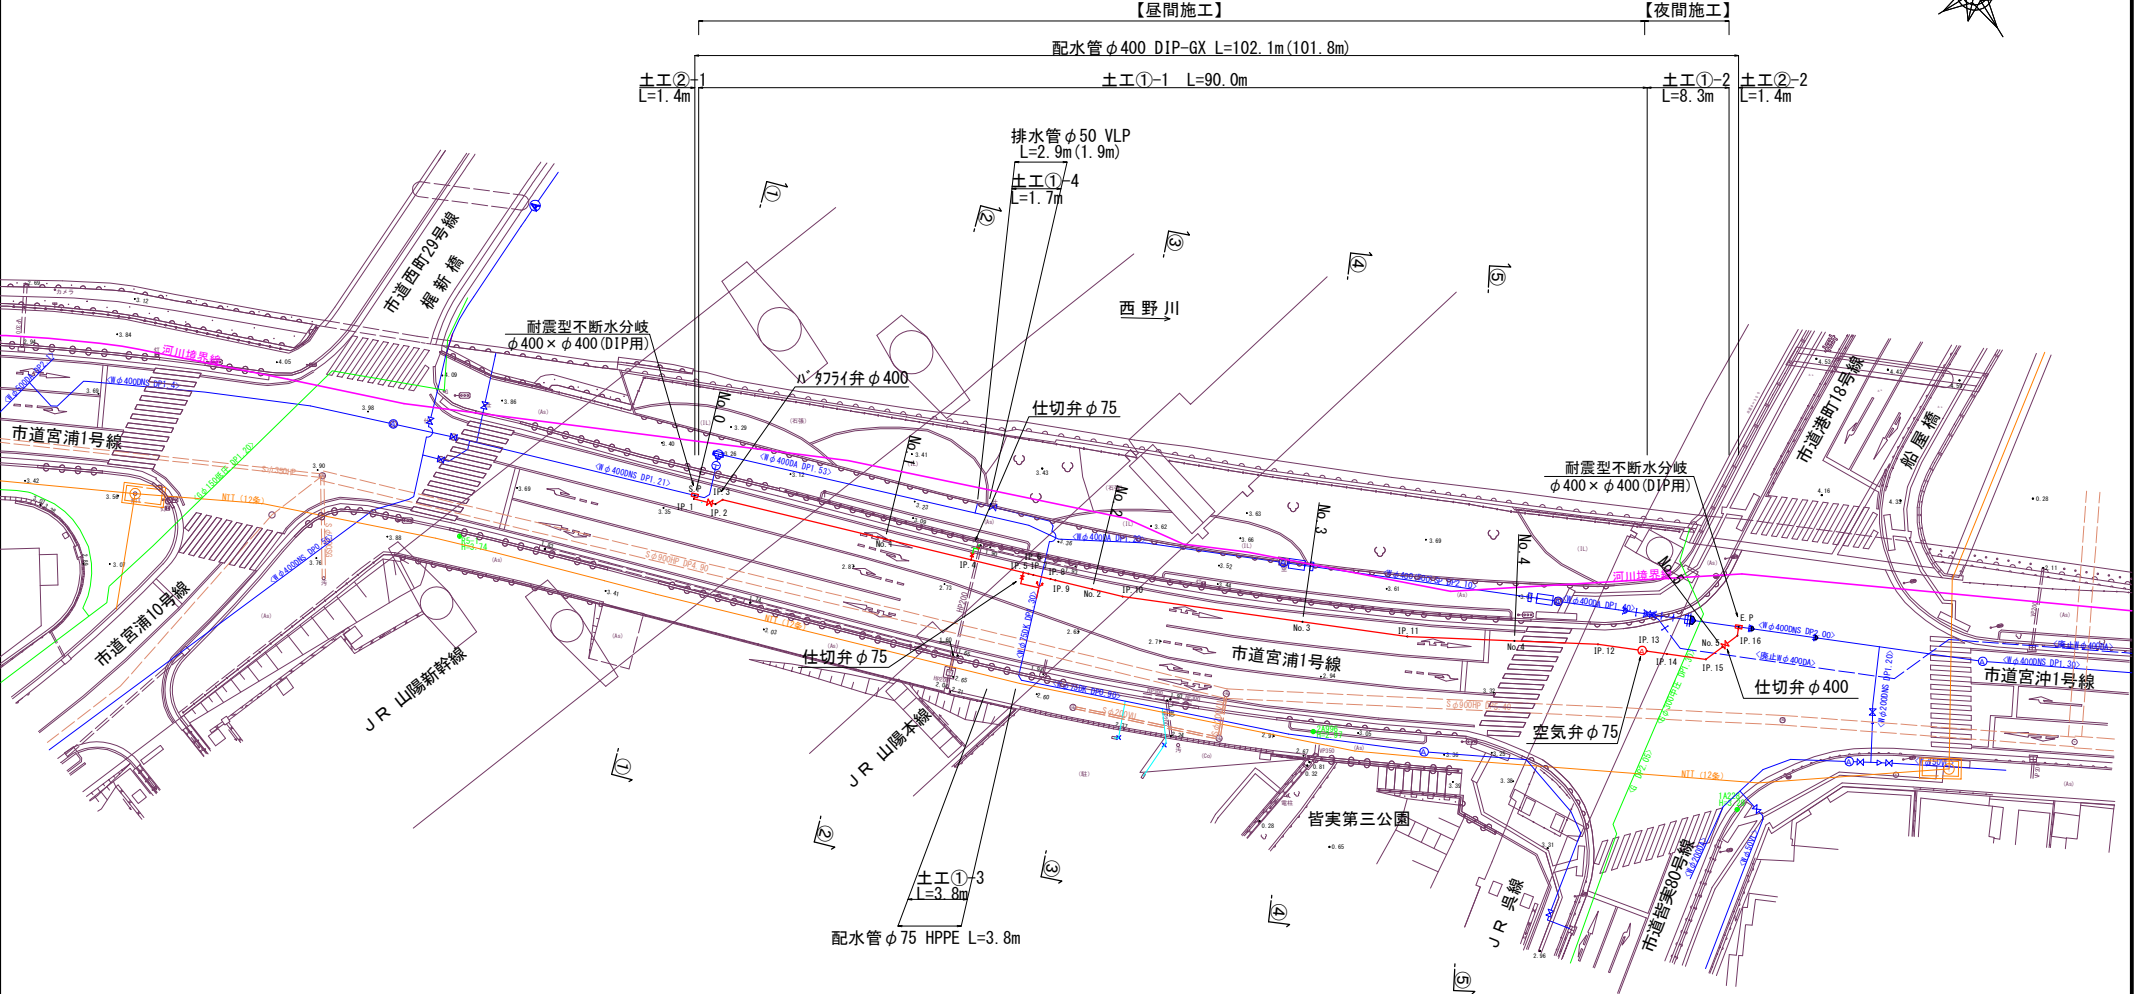

基準点座標			
点名	X座標	Y座標	H標高
1A228	-177147.830	83421.805	3.29
2A996	-177120.627	83391.833	2.97
R5-1	-177062.787	83333.383	3.74

フランジ仕様 7.5K
※No.間隔は20m


図面番号	2/5	縮尺	1:250
工事名称	市道宮浦1号線 φ75mm・φ400mm配水管布設替工事		
種別	本設平面図		
工事箇所	三原市宮浦二丁目～宮浦一丁目		
	広島県水道広域連合企業団三原事務所		

「この図面は、実際の図面を50%に縮小している。」


横断図

S=1/100


NO. 3

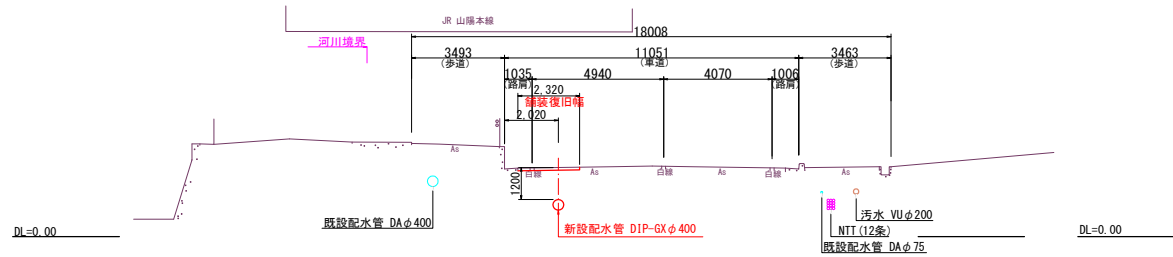


NO. 5

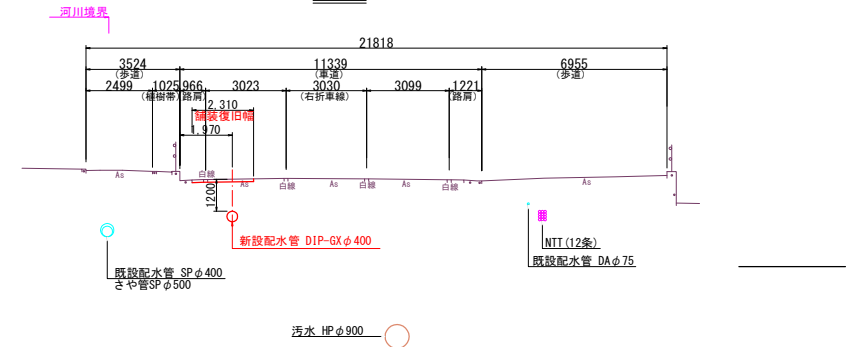


NO. 2

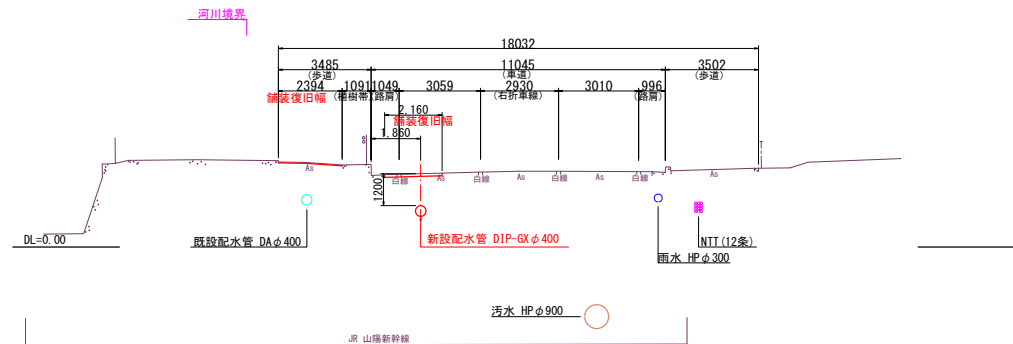

NO. 4

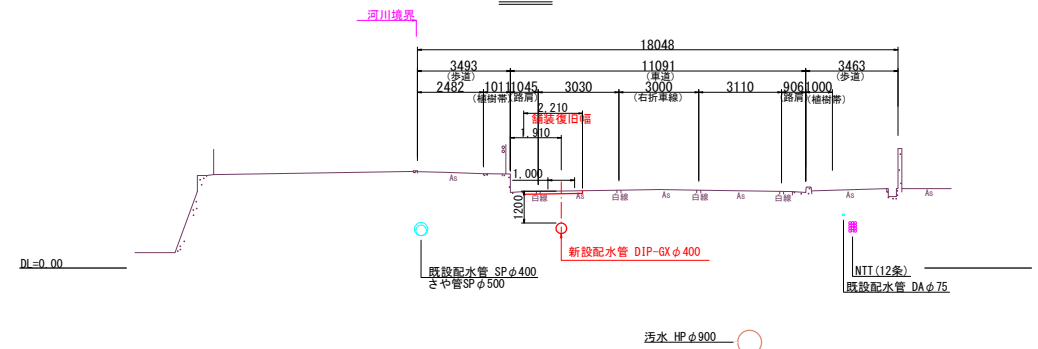


NO. 1

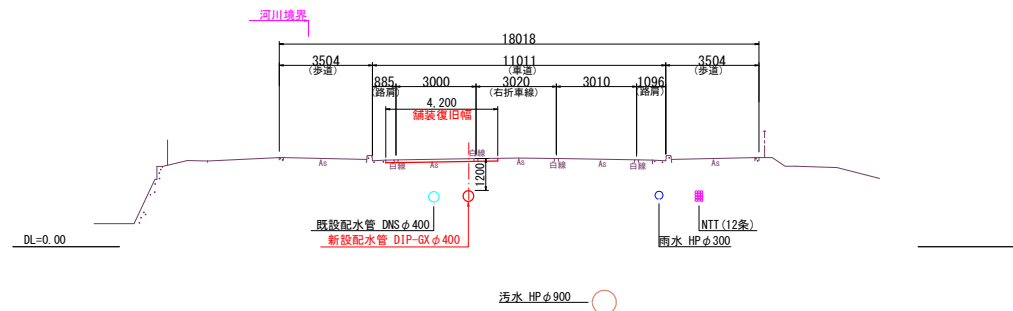


図面番号	3 / 5	縮 尺	1:100
工事名称	市道宮浦1号線 φ75mm・φ400mm配水管布設替工事		
種 別	横 断 図		
工事箇所	三原市宮浦二丁目～宮沖一丁目		
広島県水道広域連合企業団三原事務所			

「この図面は、実際の図面を50%に縮小している。」


配管図 noscale

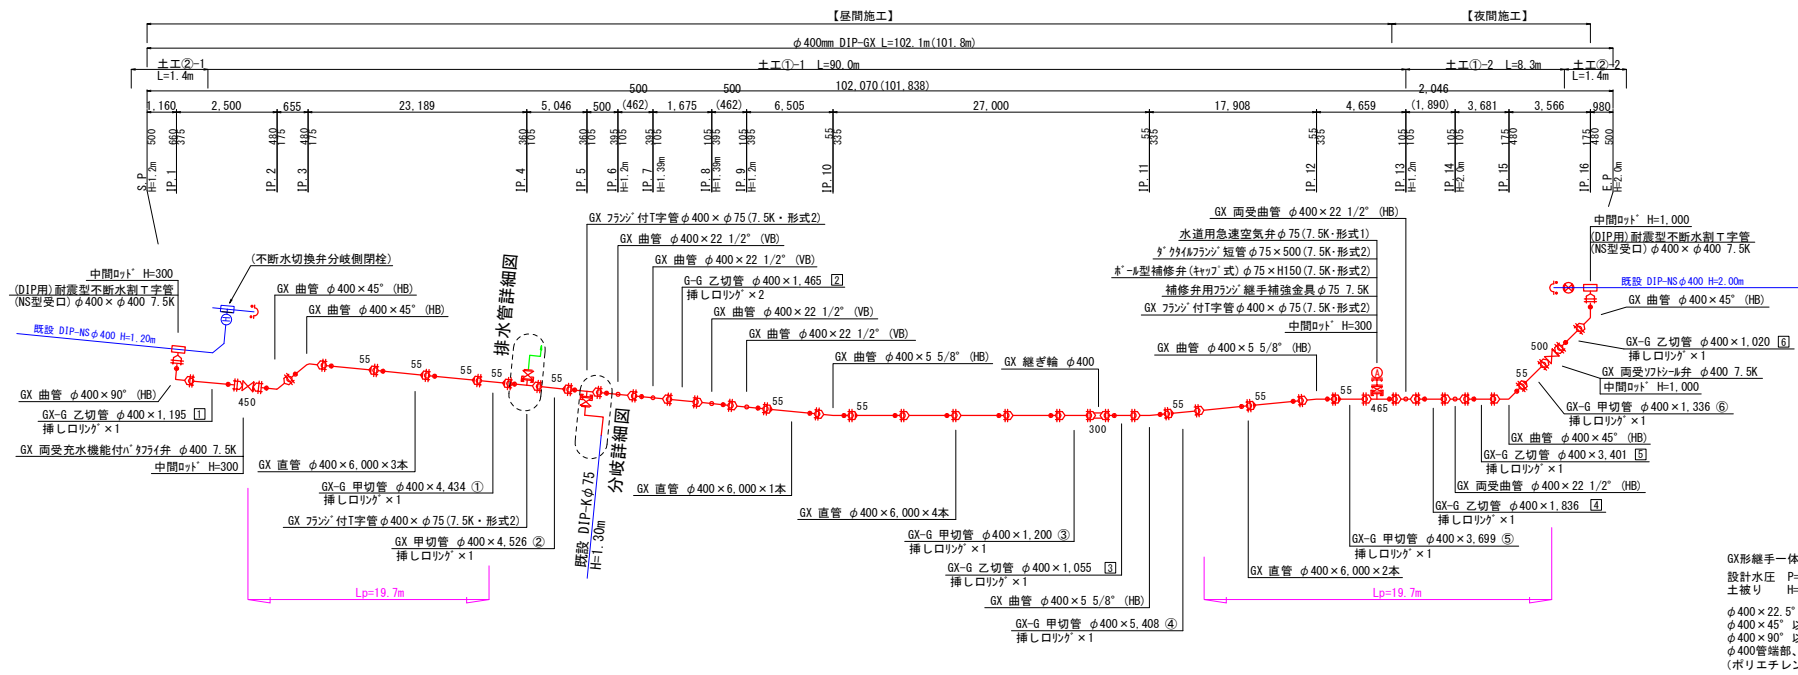

排水管詳細図
noscale

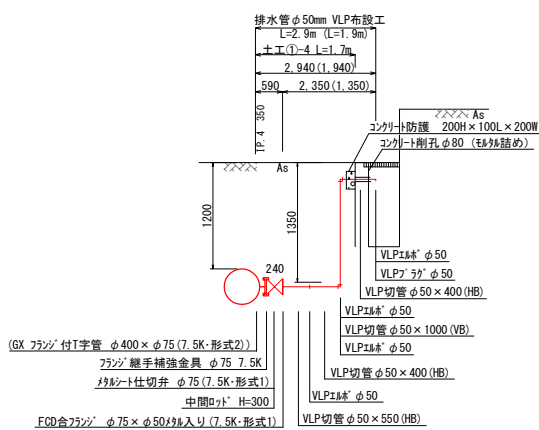

分岐詳細図 noscale
(φ75mmHPPE分岐)


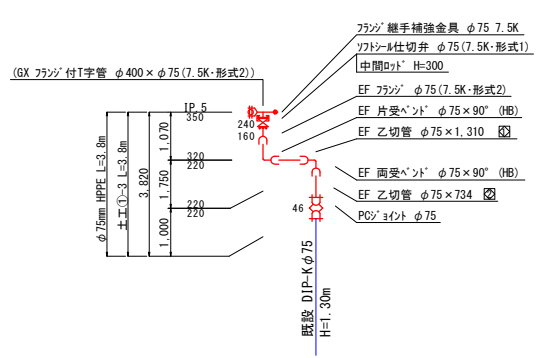


※最小切管寸法の遵守
・切管を使用する場合は、次の最小寸法を下回らないようにすること。
φ400 GX 甲切管 L=970mm、乙切管 L=1,020mm
φ75 HPPE 甲切管 L=350mm、乙切管 L=250mm

GX継手一体化長さ
設計水圧 P=1.0MPa
土被り H=1.20m
φ400×22.5°以下の曲管 L=2.0m
φ400×45°以下の曲管 L=7.0m
φ400×90°以下の曲管 L=17.0m
φ400管端部、仕切弁部 L=19.7m
(ポリエチレンスリーブ有)
Lp 必要一体化長さ
凡例
—●— GX形ライナ
—●— GX形挿し口突部
フランジ仕様 7.5K

図面番号	4 5	縮 尺	図 示
工事名称	市道宮浦1号線 φ75mm・φ400mm配水管布設工事		
種 別	配 管 図		
工事箇所	三原市宮浦二丁目～宮沖一丁目		
広島県水道広域連合企業団三原事務所			

舗装復旧図 §=1:20

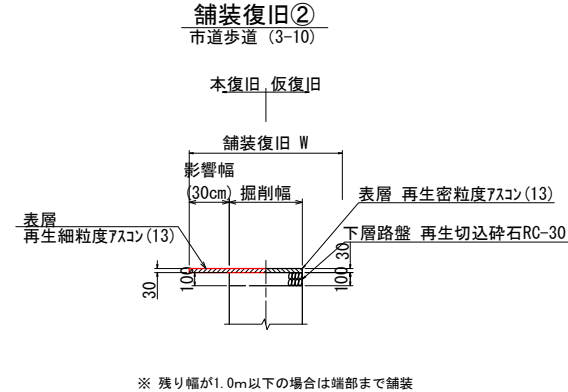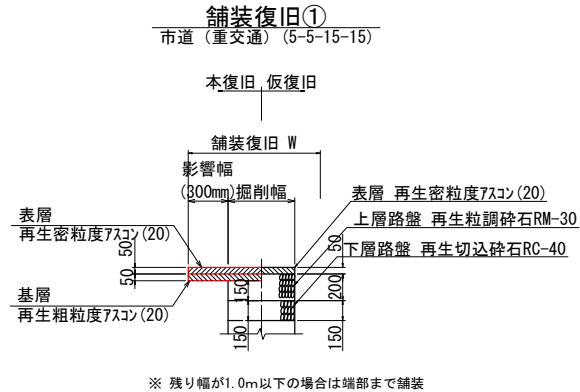

図面番号	5 5	縮 尺	1:250
工事名称	市道宮浦1号線 φ75mm・φ400mm配水管布設替工事		
種 別	舗装復旧図		
工事箇所	三原市宮浦二丁目～宮沖一丁目		
広島県水道広域連合企業団三原事務所			

「この図面は、実際の図面を50%に縮小している。」