
 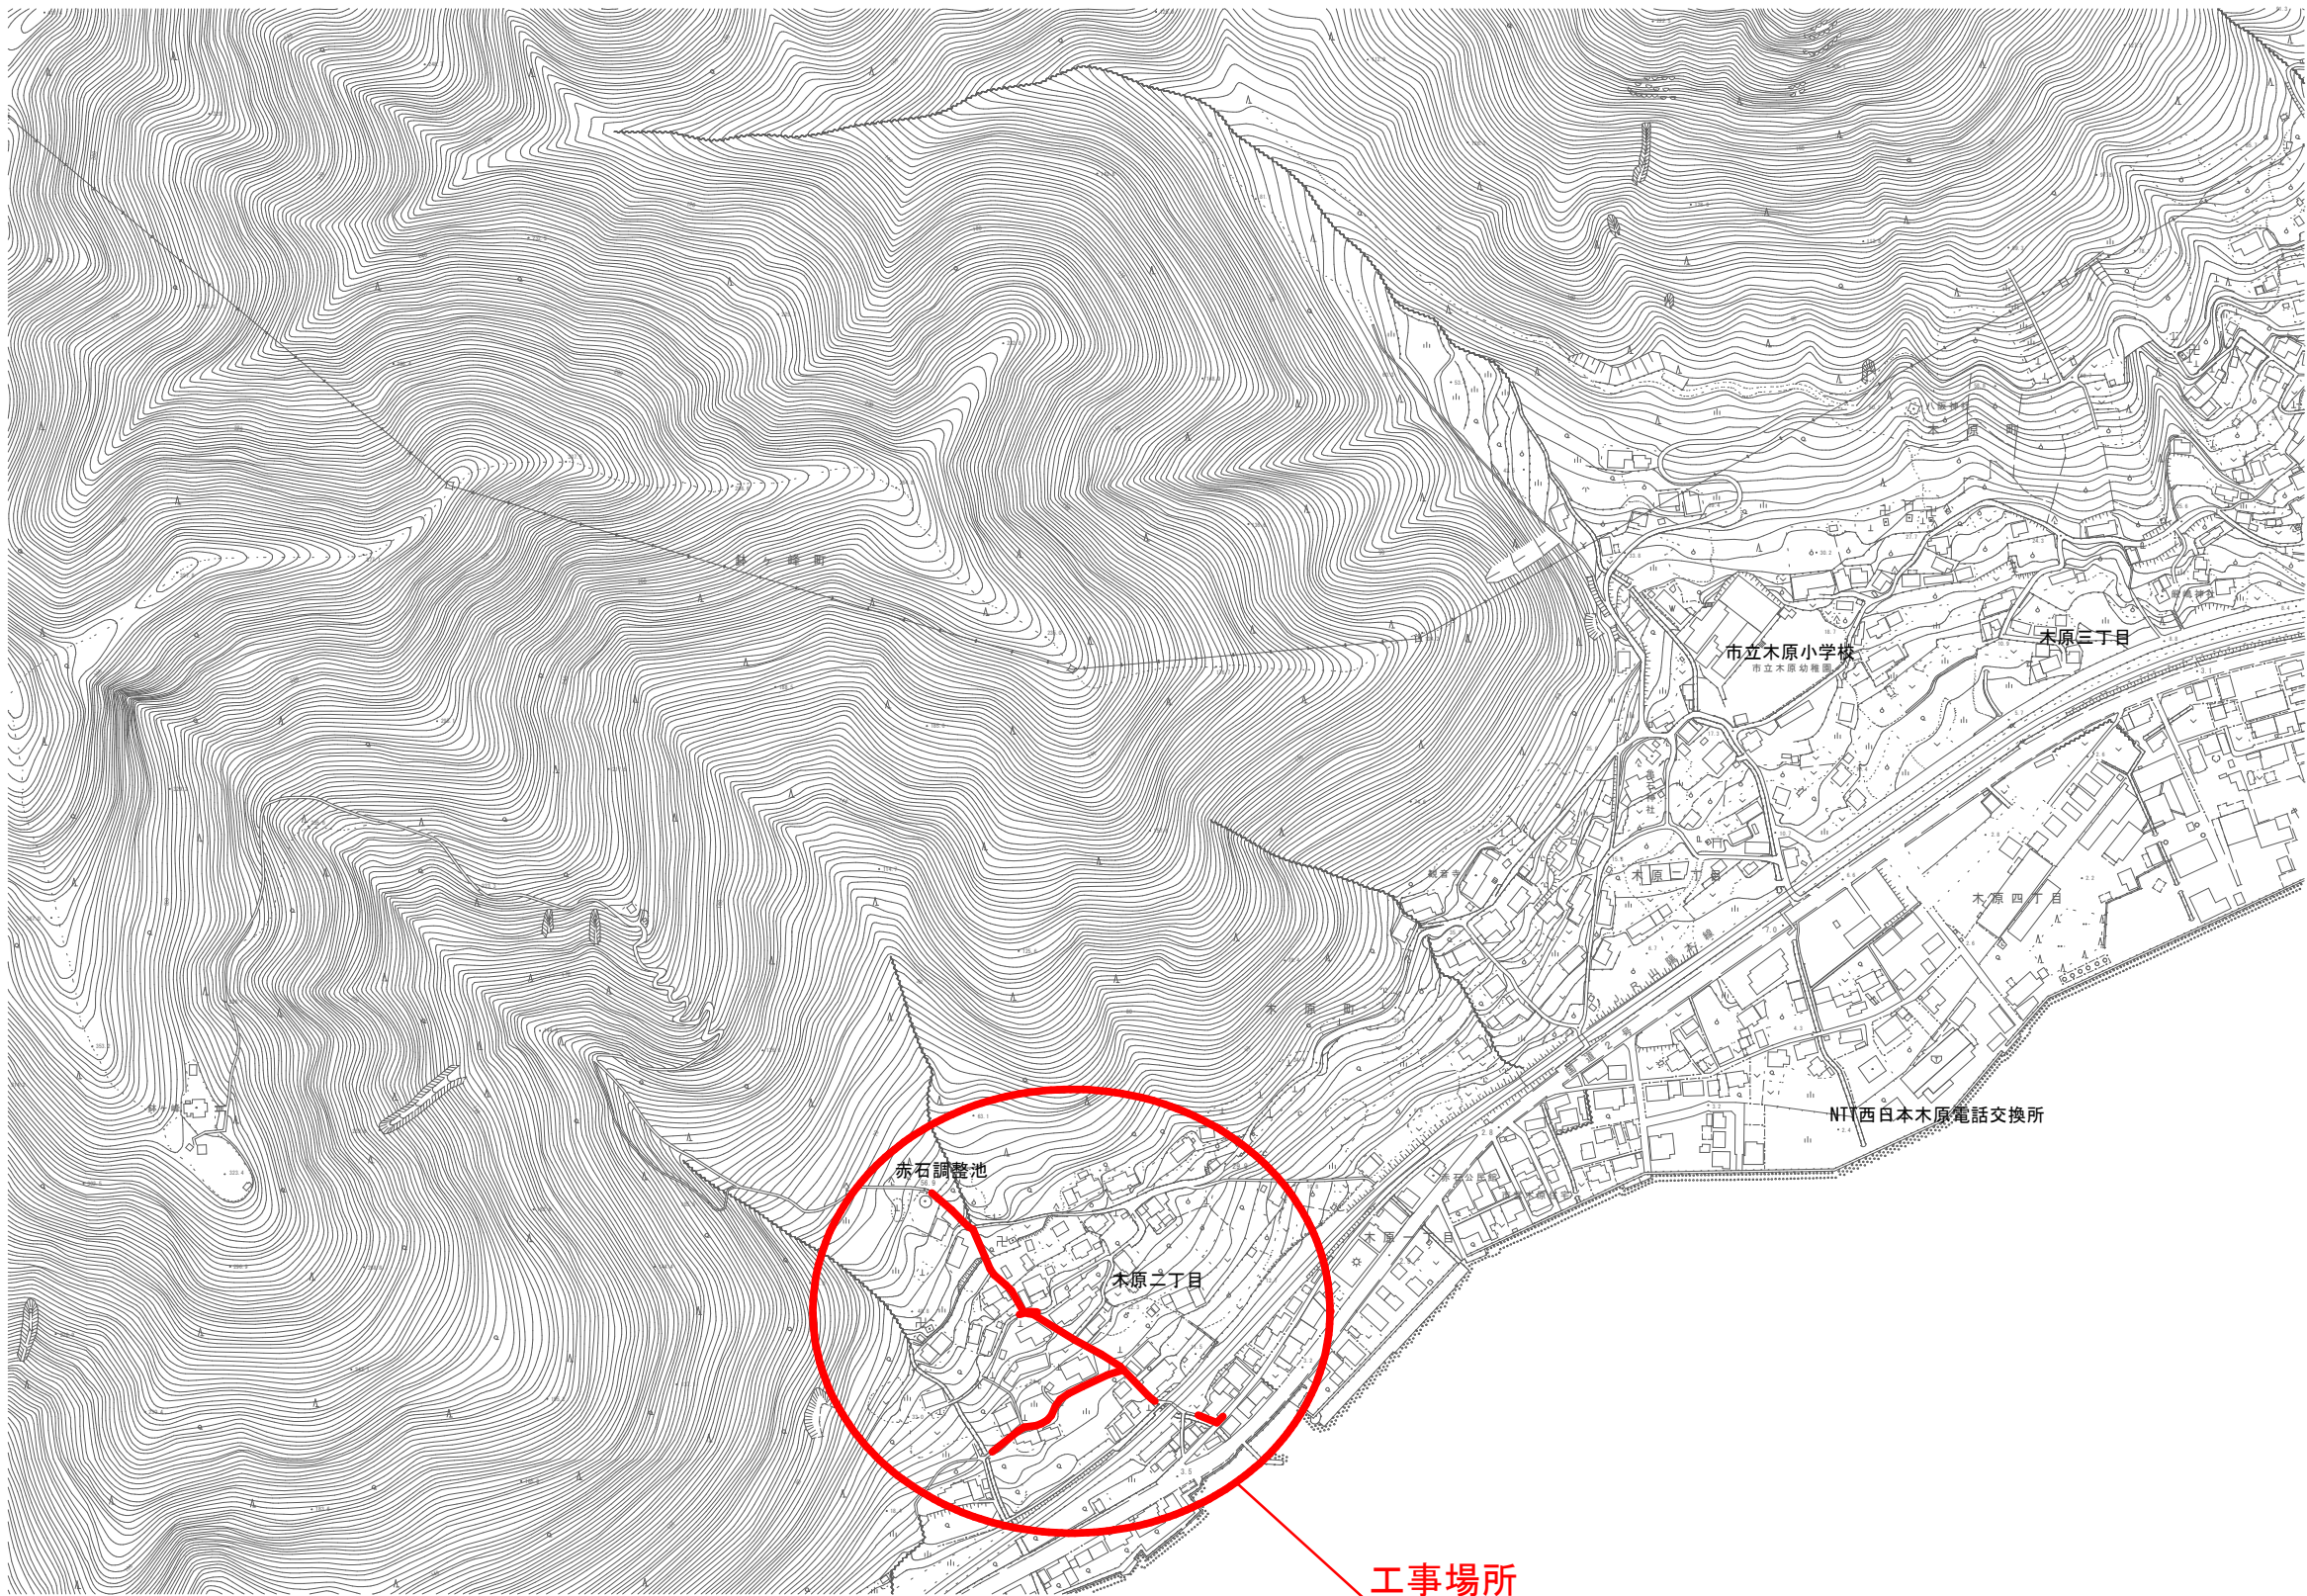


位置図 S=1:2500




工事場所

(この図面は実際の図面を50%縮小している)


図面番号		縮尺	1:2500
工事名称	市道木原2号線 外1路線 φ50mm～φ200mm 送・配水管布設替工事		
種 別	位 置 図		
工事箇所	三原市木原二丁目		
広島県水道広域連合企業団 三原事務所			



本設送水管平面図 S=1:250

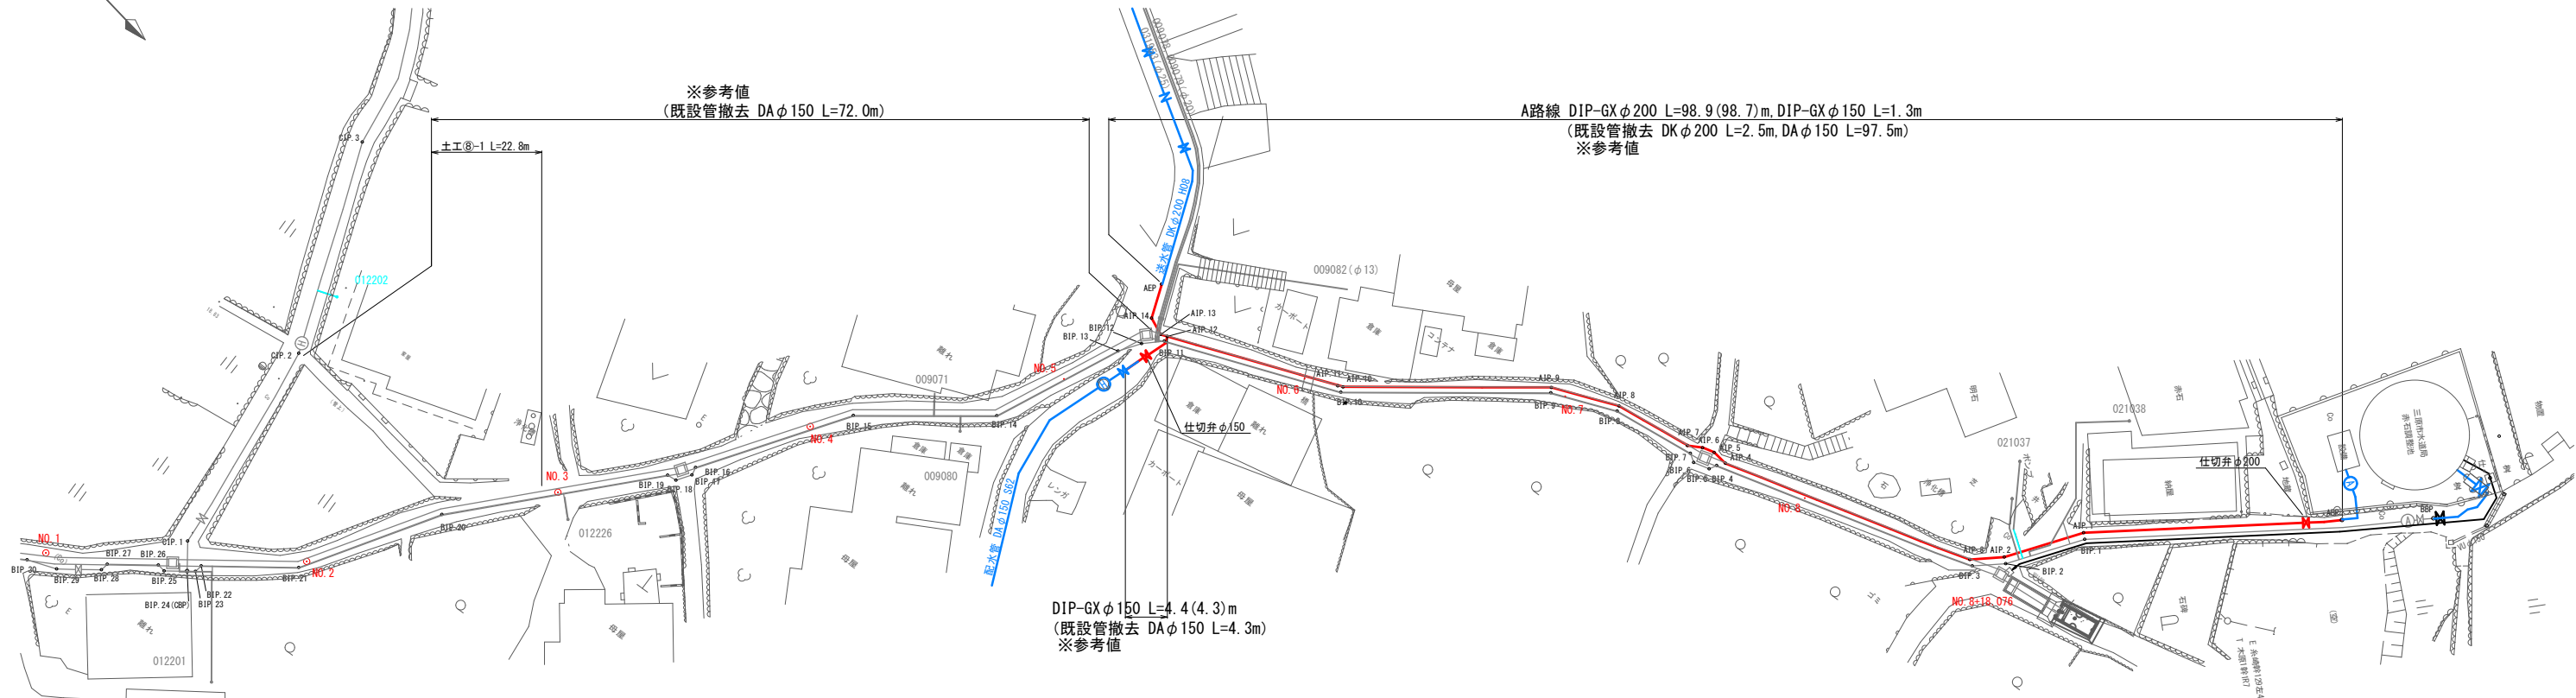

本設送水管詳細図 S=Non

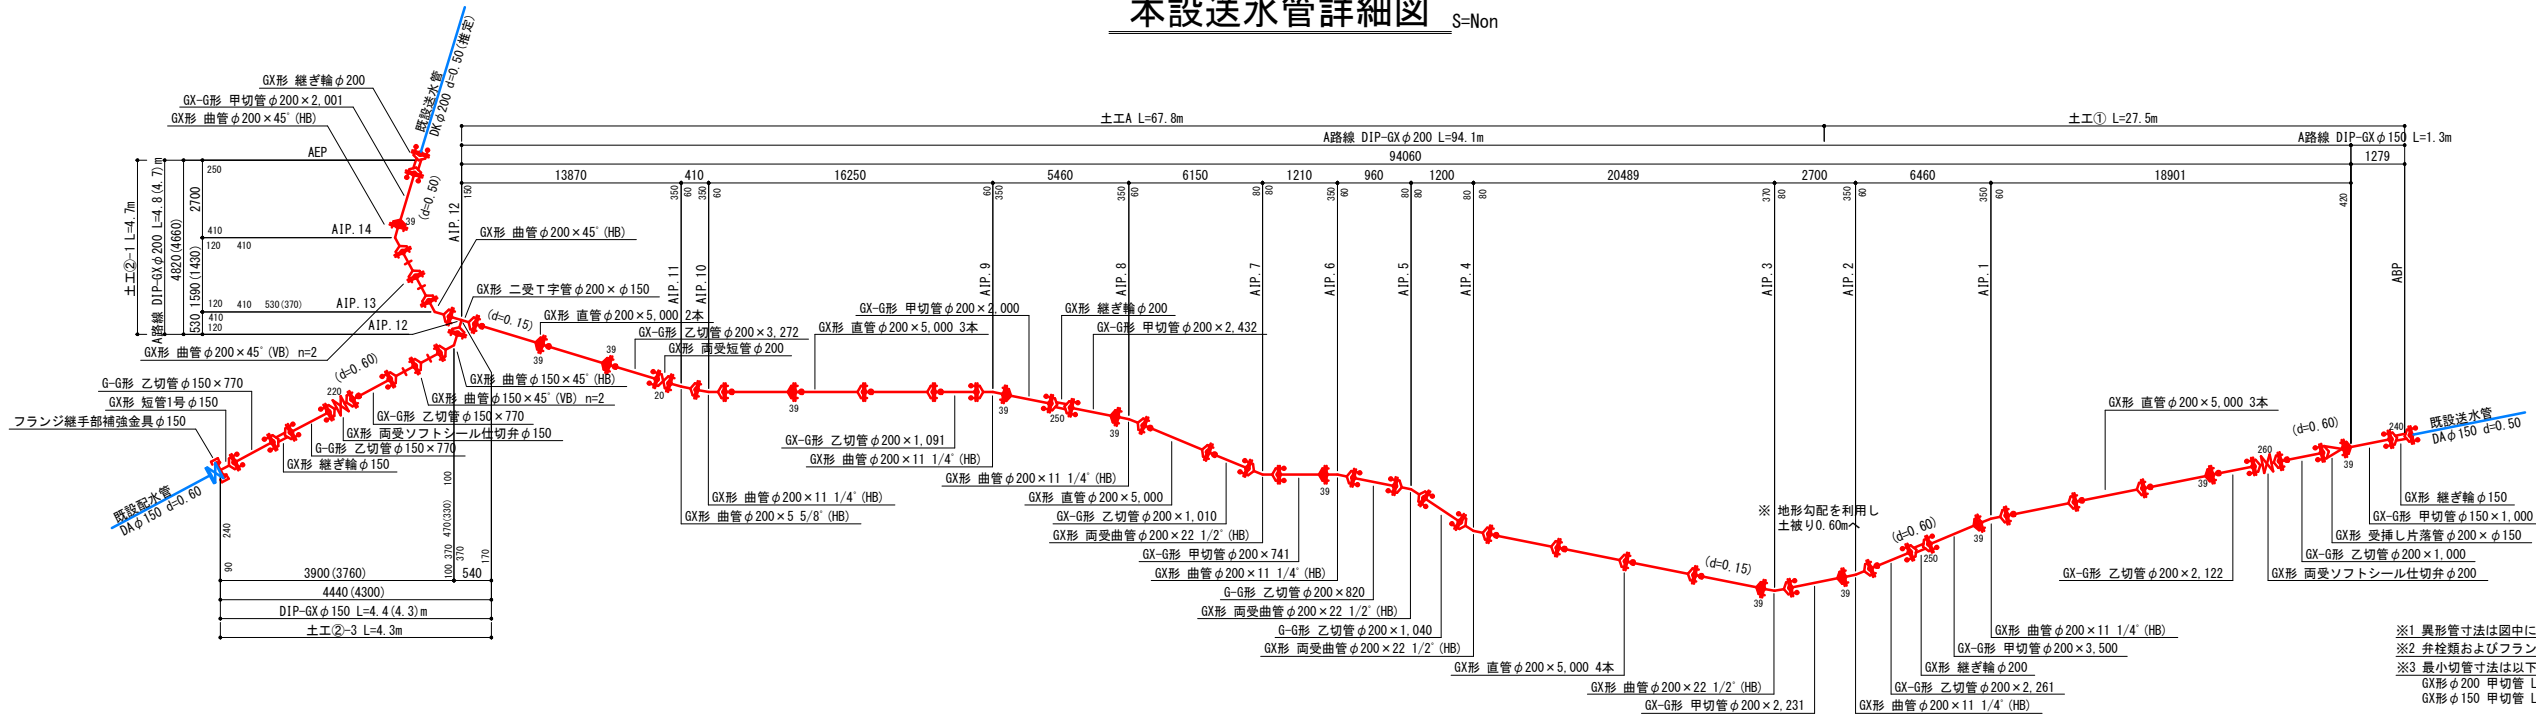


- ※1 異形管寸法は図中に示す。
※2 弁種類およびフランジ規格は7.5K仕様とする。
※3 最小切管寸法は以下の寸法を遵守すること。
GX形 φ200 甲切管 L=690mm, 乙切管 L=790mm
GX形 φ150 甲切管 L=680mm, 乙切管 L=770mm
※4 既設管位置は推定である。


(この図面は実際の図面を50%縮小している)				
図面番号	2 7		縮 尺	図
工事名称	市道木原2号線 外1路線 φ50mm～φ200mm 送・配水管布設替			
種 別	本設送水管平面図・本設送水管詳細			
工事箇所	三原市木原二丁目			
広島県水道広域連合企業団 三原事務所				




本設配水管平面図(1) S=1:250

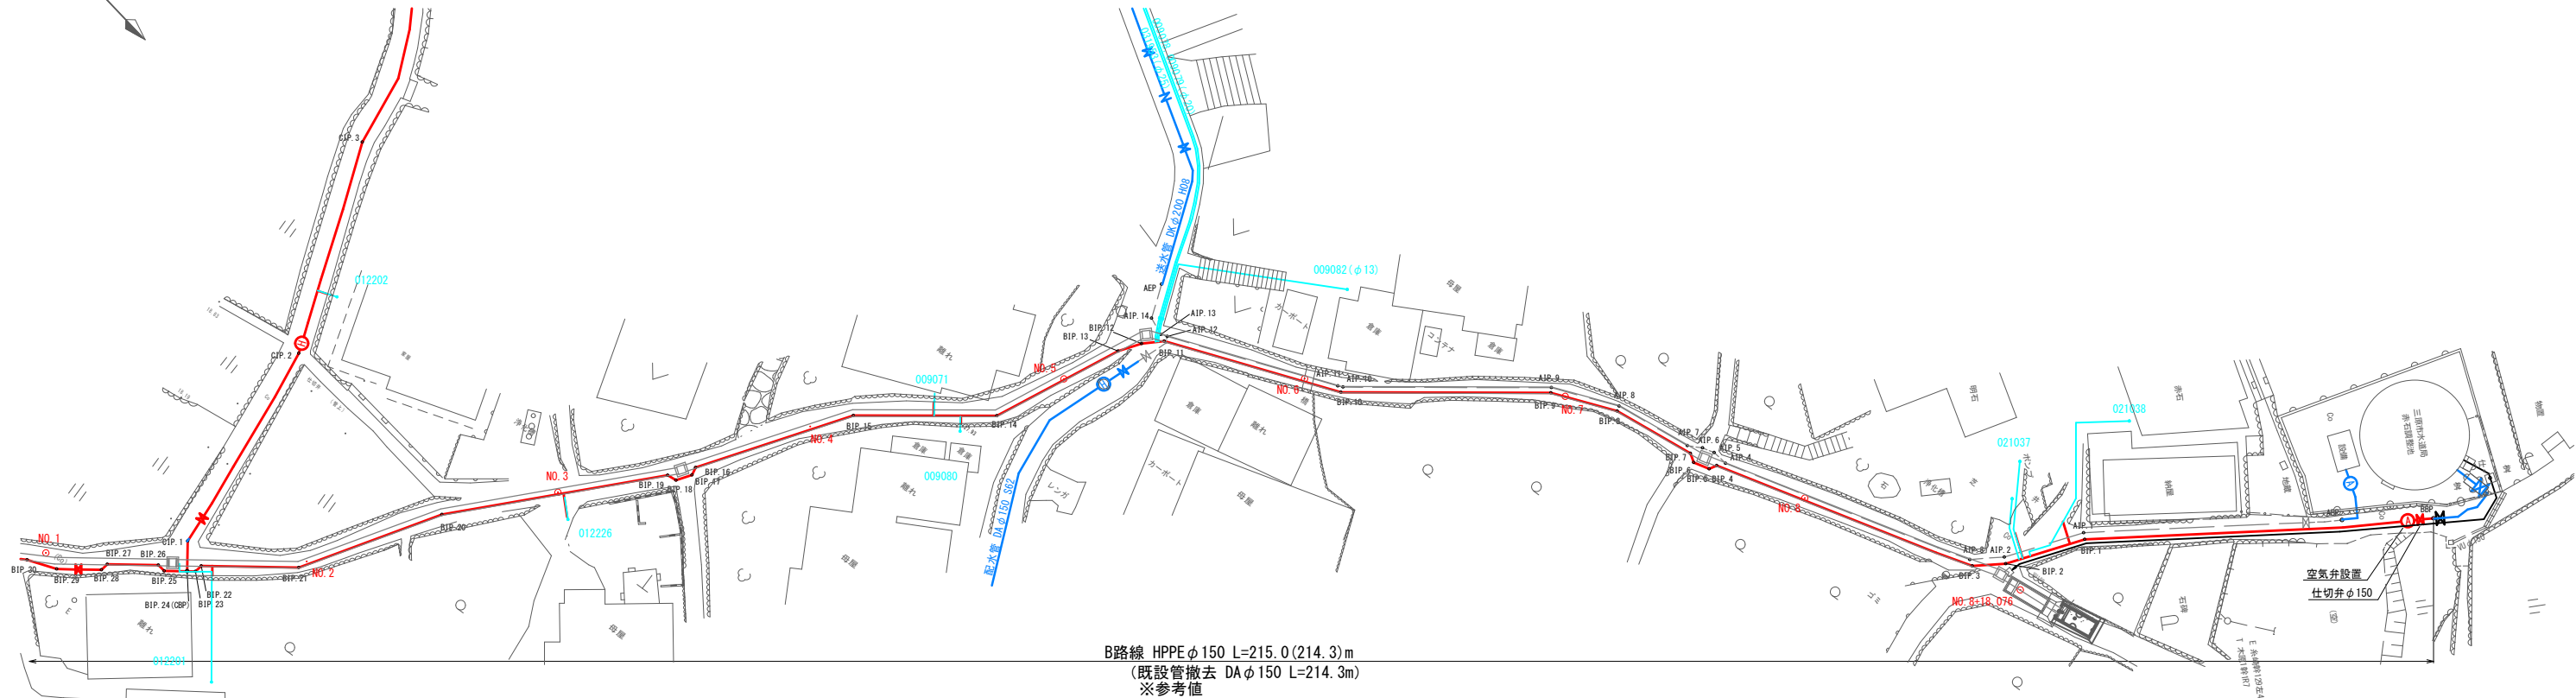

本設配水管詳細図(1) S=Non

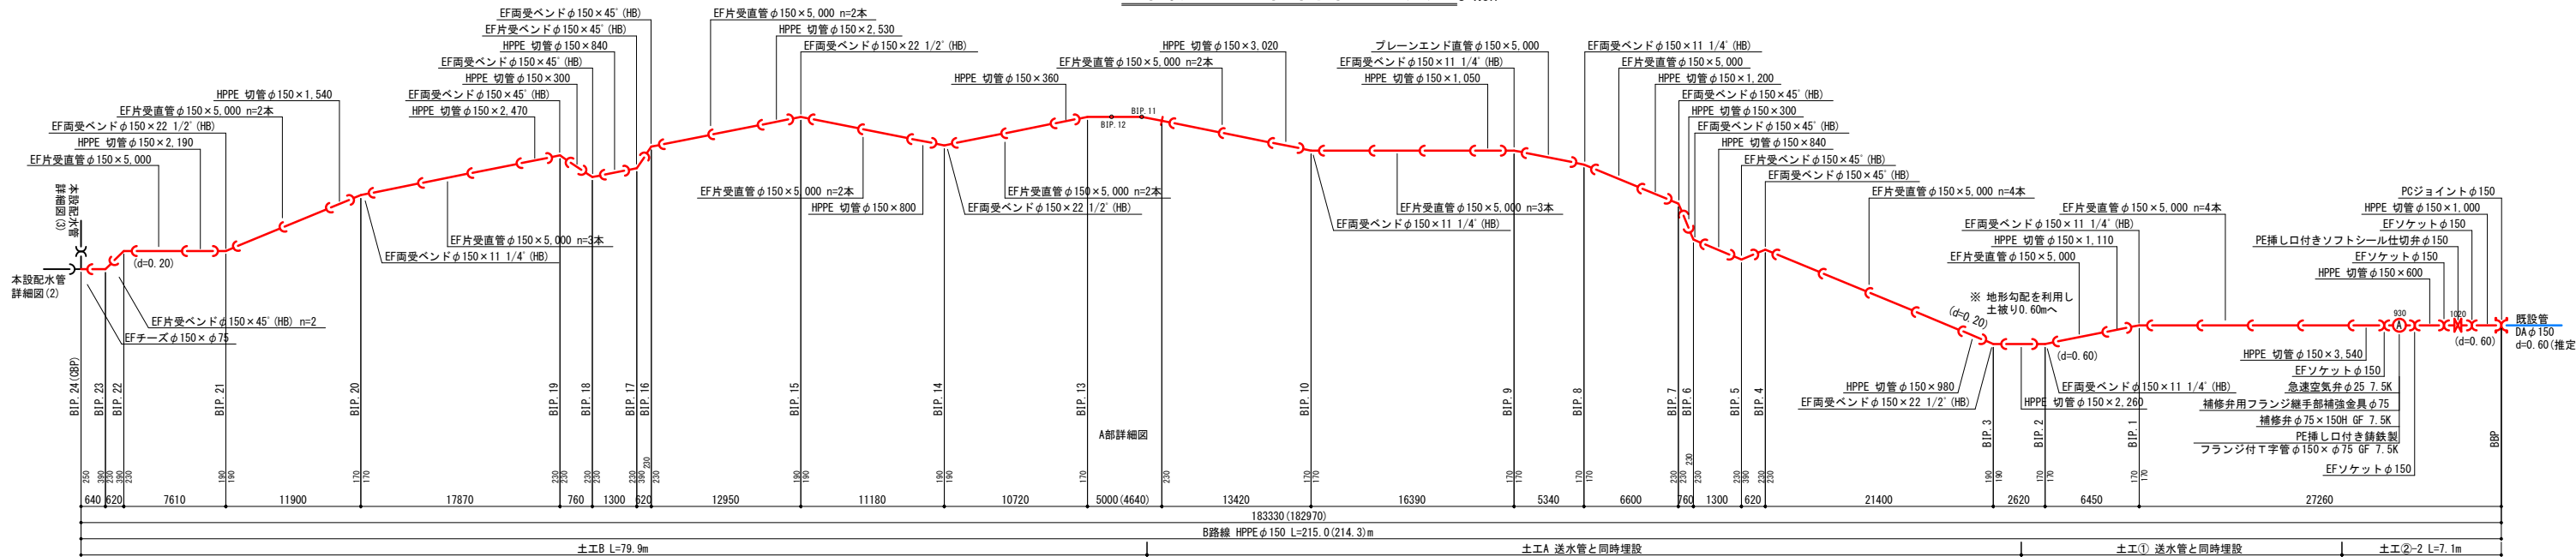

A部詳細図


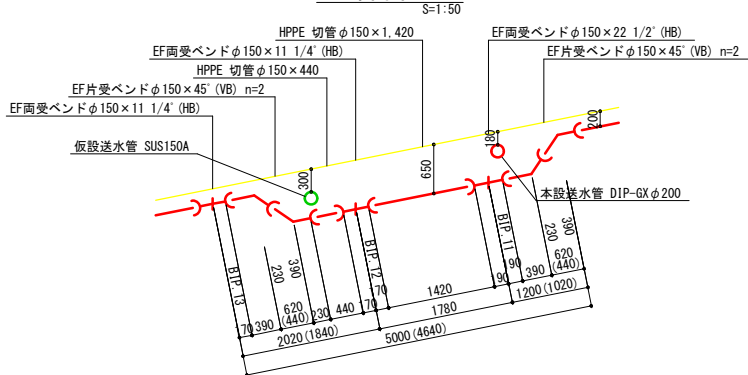


※1 異形管寸法は図中に示す。
※2 井栓類およびフランジ規格は7.5K仕様とする。
※3 既設管位置は推定である。



(この図面は実際の図面を50%縮小している)				
図面番号	3 7		縮 尺	図 示
工事名称	市道木原2号線 外1路線 φ50mm～φ200mm 送・配水管布設替工事			
種 別	本設配水管平面図・本設配水管詳細図(1)			
工事箇所	三原市木原二丁目			
広島県水道広域連合企業団 三原事務所				

本設配水管平面図(2) S=1:250

As舗装部 舗装復旧平面図 S=1:250

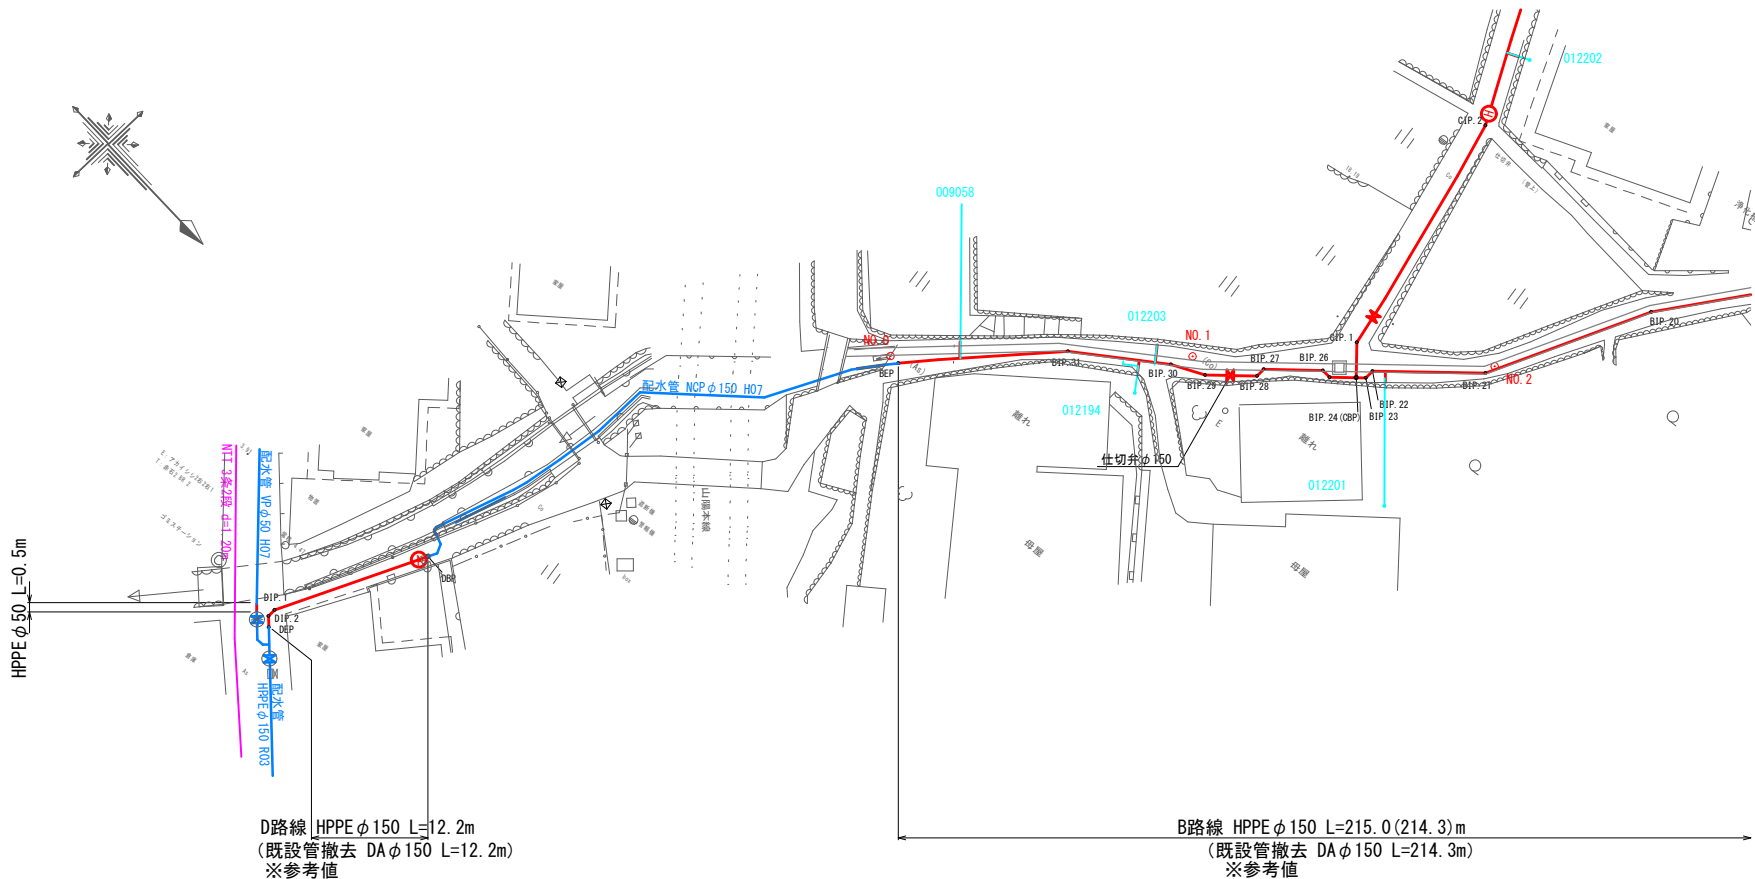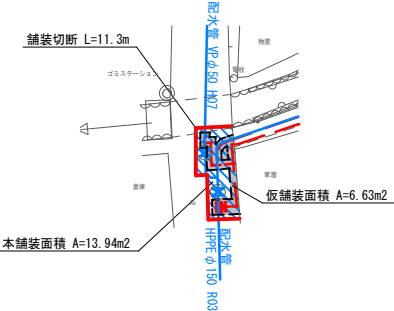


本設配水管詳細図(2) S=Non

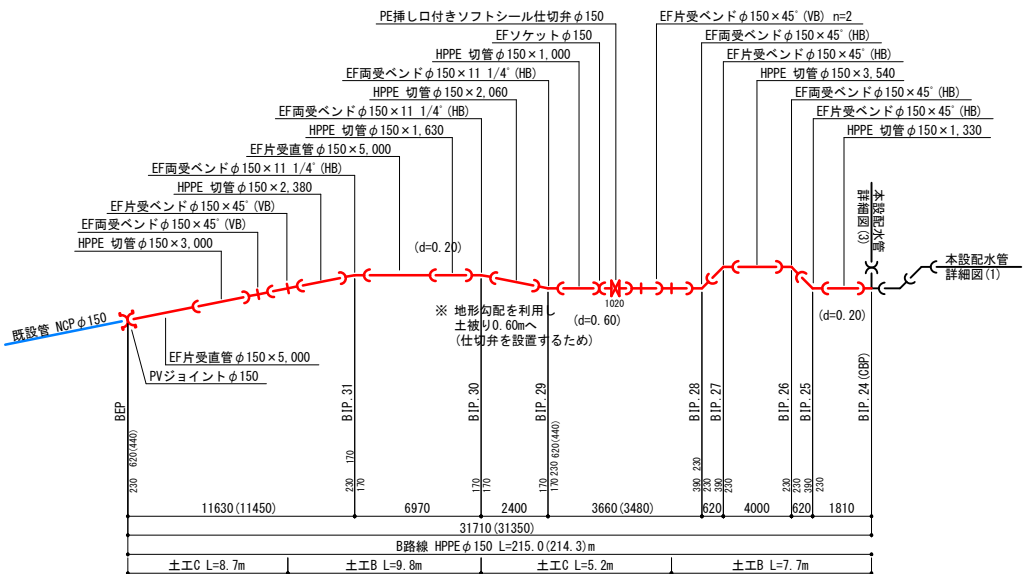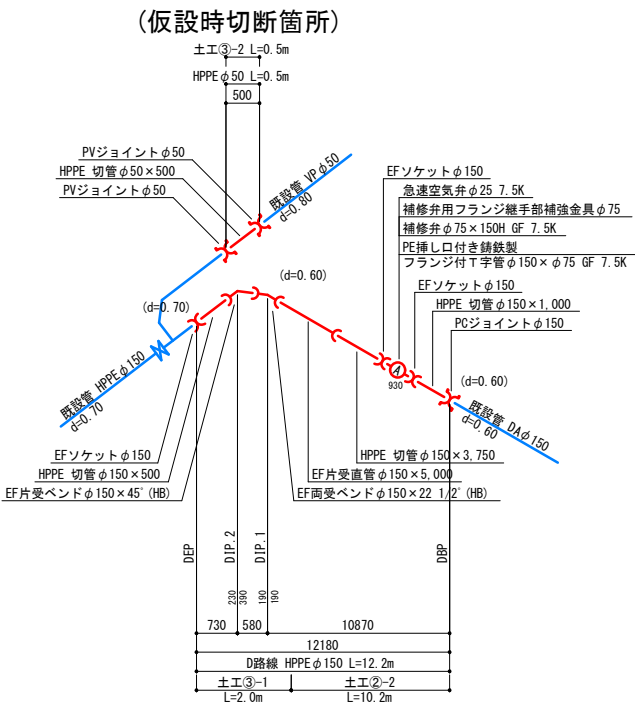

※1 異形管寸法は図中に示す。
※2 井栓類およびフランジ規格は7.5K仕様とする。
※3 既設管位置は推定である。


(この図面は実際の図面を50%縮小している)			
図面番号	4 7	縮 尺	図 示
工事名称	市道木原2号線 外1路線 φ50mm～φ200mm 送・配水管布設替工事		
種 別	本設配水管平面図・本設配水管詳細図(2)		
工事箇所	三原市木原二丁目		
広島県水道広域連合企業団 三原事務所			

本設配水管平面図(3) S=1:250

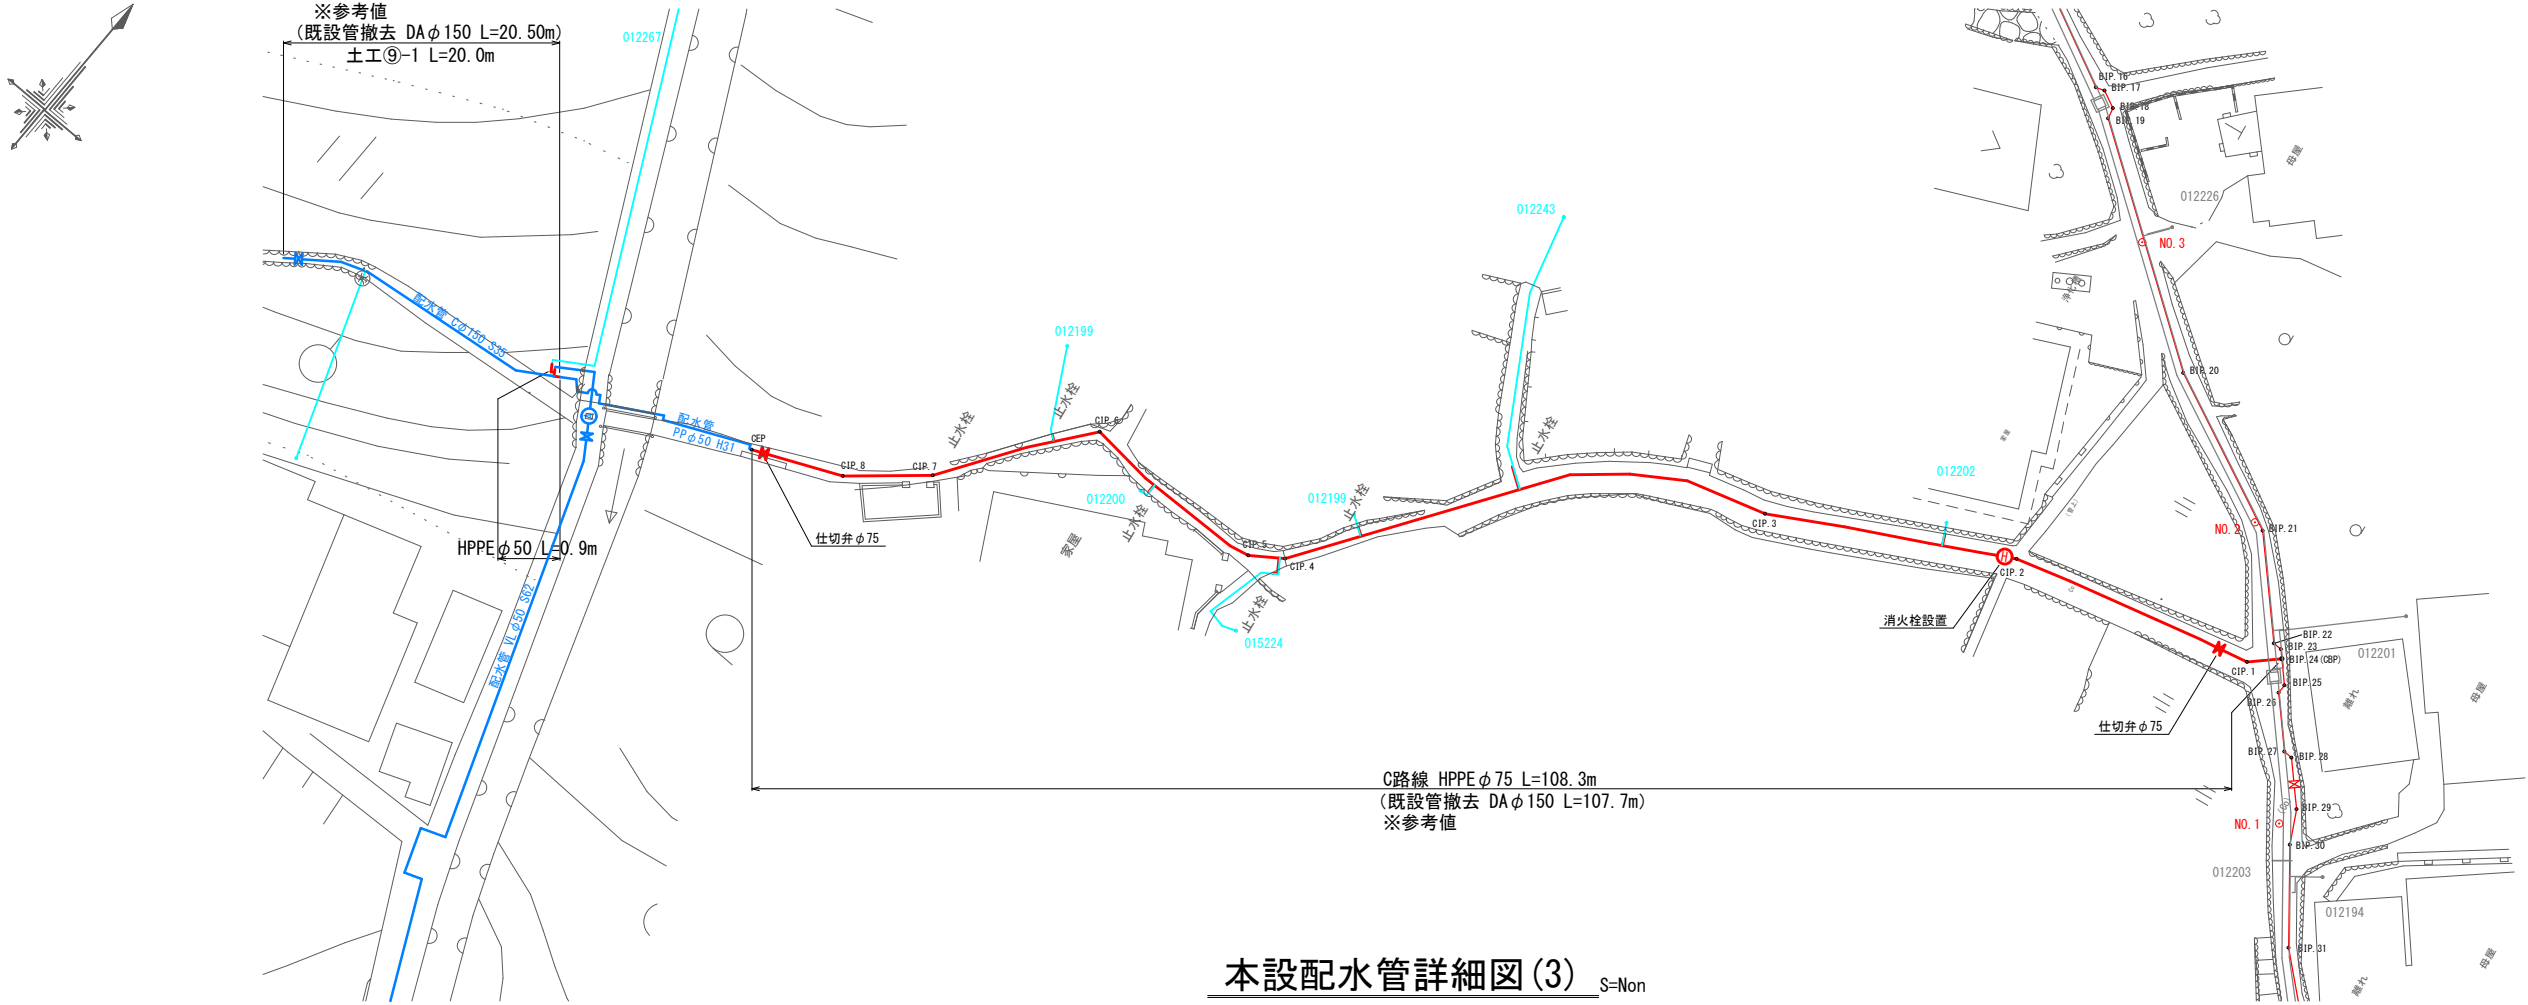

本設配水管詳細図(3) S=Non

(橋梁添架部下流側)

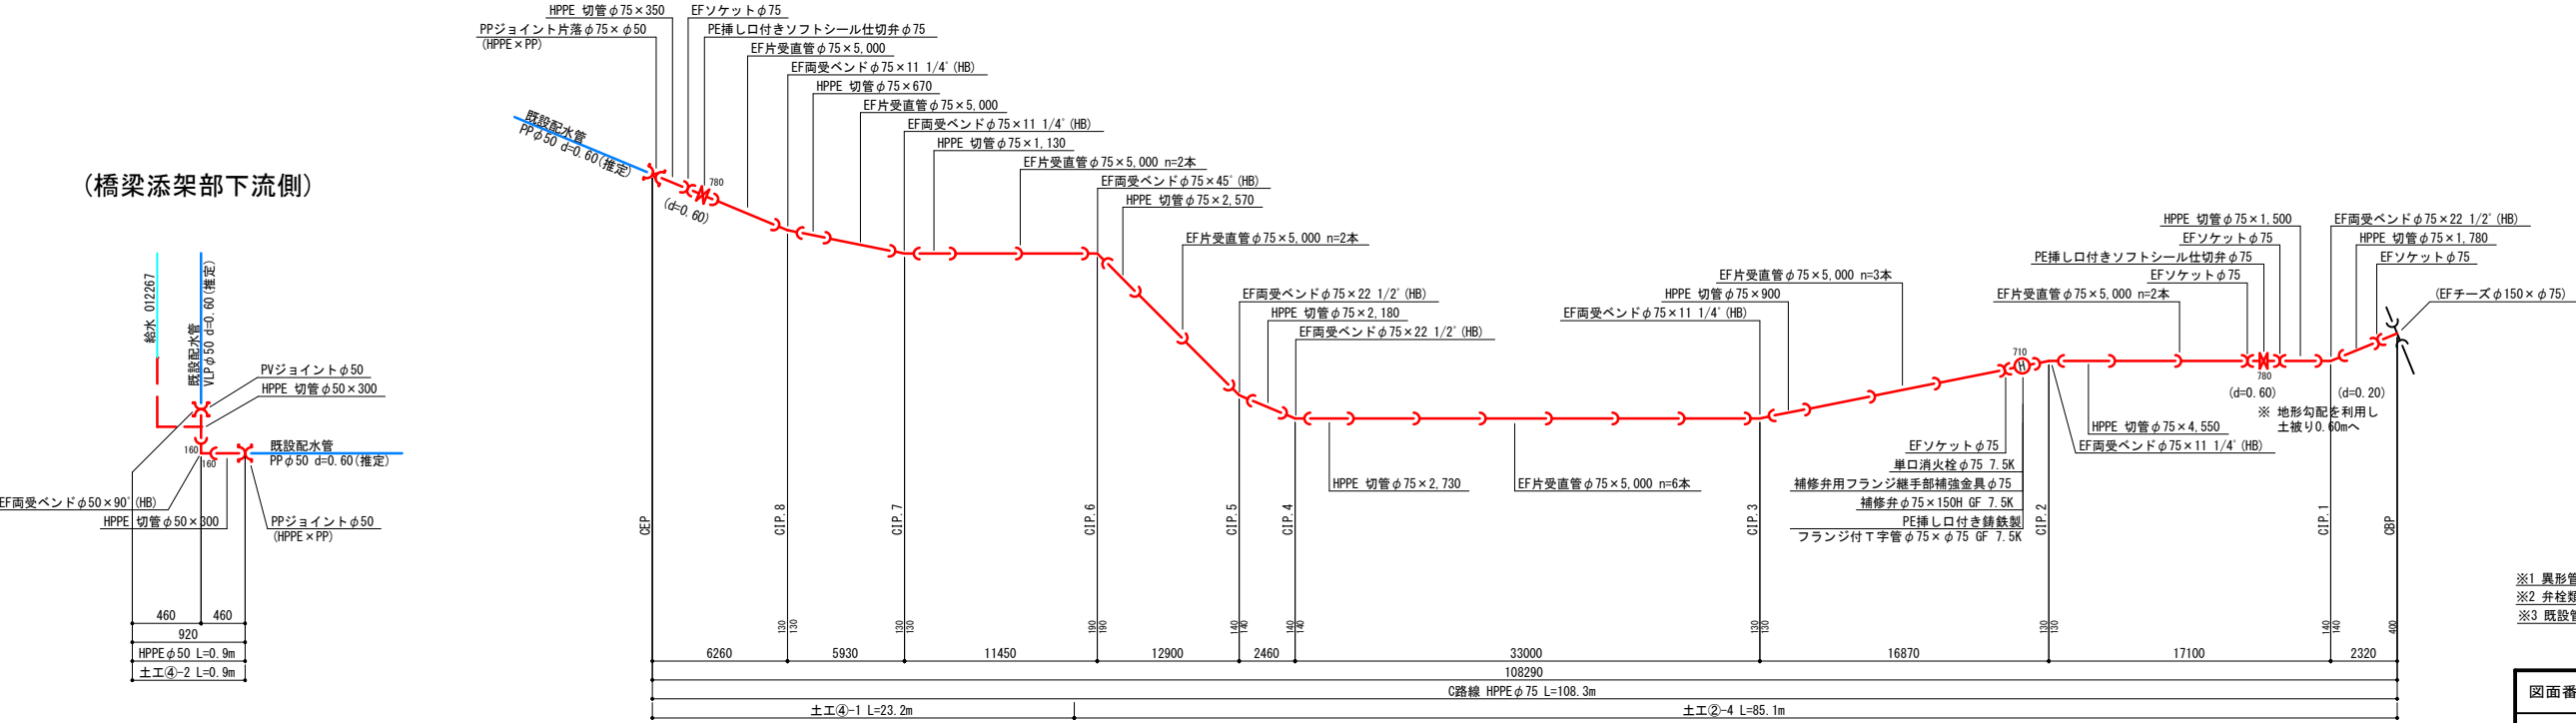


※1 異形管寸法は図中に示す。
※2 弁栓類およびフランジ規格は7.5K仕様とする。
※3 既設管位置は推定である。

(この図面は実際の図面を50%縮小している)


図面番号	5 7	縮 尺	図 示
工事名称	市道木原2号線 外1路線 φ50mm～φ200mm 送・配水管布設替工事		
種 別	本設配水管平面図・本設配水管詳細図(3)		
工事箇所	三原市木原二丁目		
広島県水道広域連合企業団 三原事務所			

横断面図 S=1:50


NO. 2
GH=18.02
FH=17.32

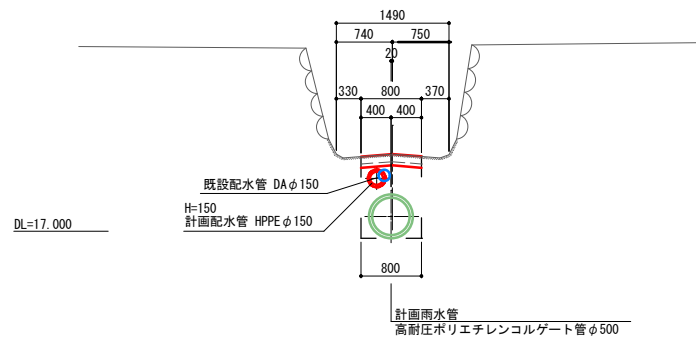


NO. 5
GH=29.82
FH=29.02

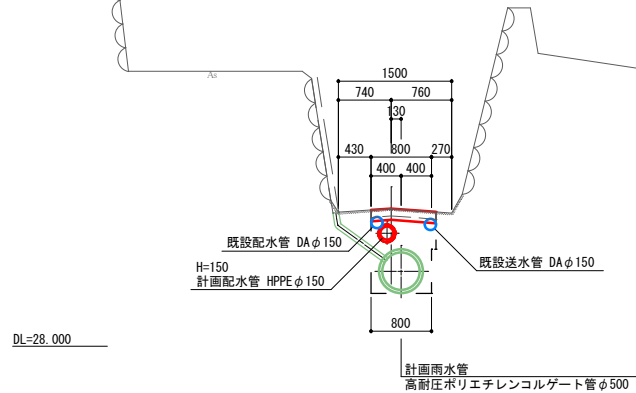


NO. 8
GH=41.93
FH=41.23

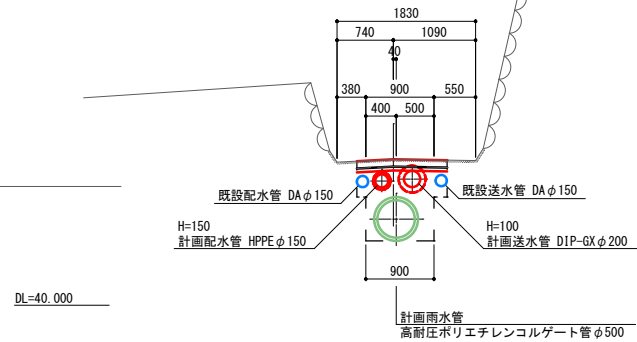


NO. 1
GH=14.23
FH=13.53

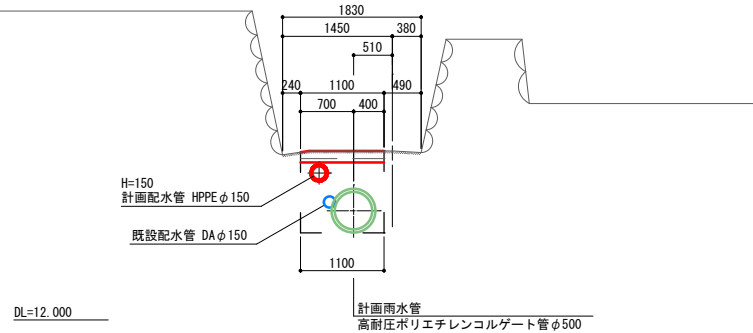


NO. 4
GH=26.12
FH=25.36

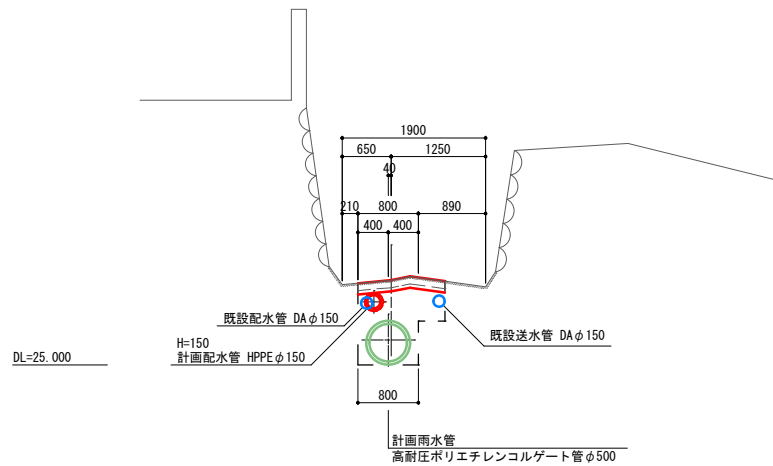


NO. 7
GH=38.14
FH=37.36

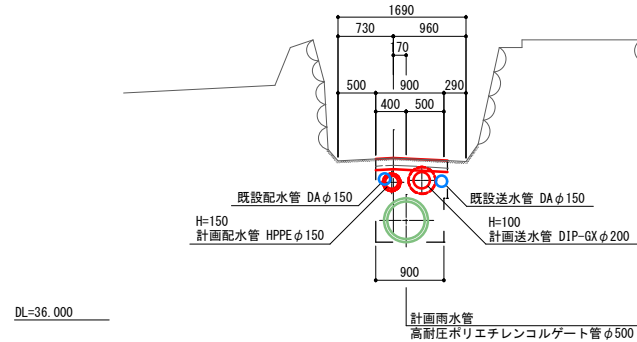

NO. 3
GH=22.24
FH=21.47

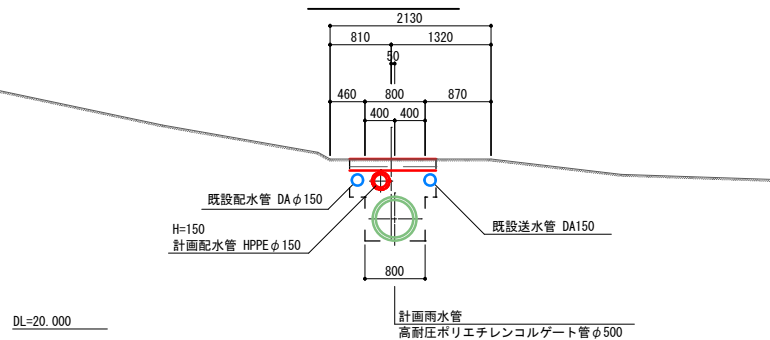

NO. 6
GH=33.93
FH=33.21

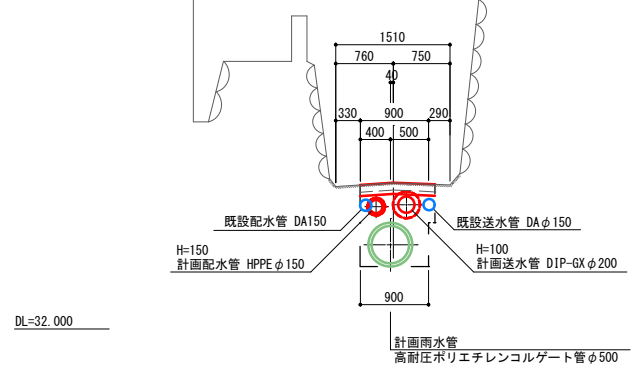


(この図面は実際の図面を50%縮小している)

図面番号	6 7		縮 尺	1:100
工事名称	市道木原2号線 外1路線 φ50mm～φ200mm 送・配水管布設替工事			
種 別	横 断 面 図			
工事箇所	三原市木原二丁目			
広島県水道広域連合企業団 三原事務所				


弁室構造図 S=1:20

仕切弁室


仕切弁 φ200 H=0.60m

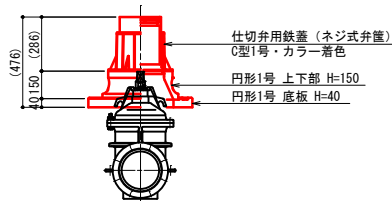

仕切弁 φ150 H=0.60m
不斷水仕切弁 φ150 H=0.60m

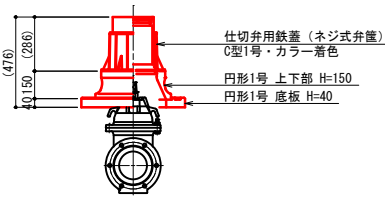


仕切弁 φ75 H=0.60m

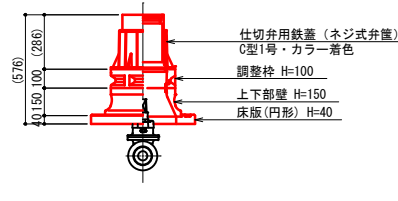


空気弁室

空気弁 φ25 H=0.60m

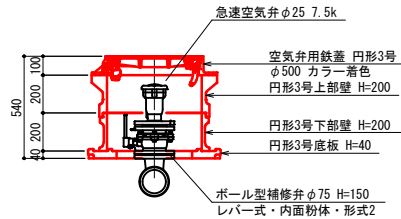


消火栓室

消火栓 φ75 H=0.60m

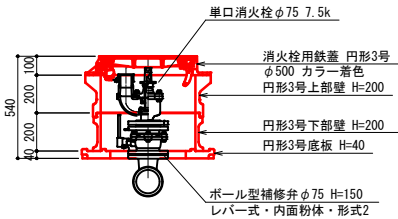

舗装復旧断面図 S=1:10

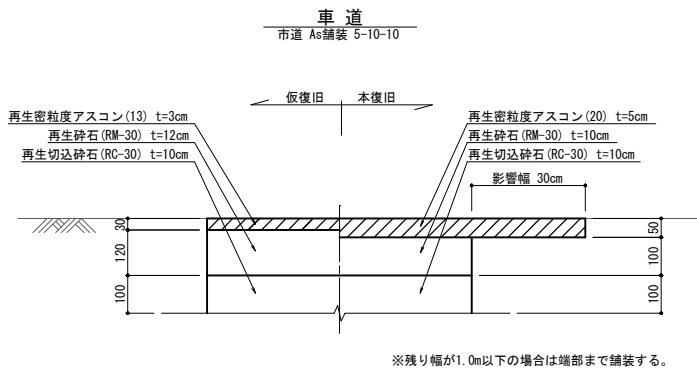

(この図面は実際の図面を50%縮小している)

図面番号		縮尺	図示
工事名称	市道木原2号線 外1路線 φ50mm～φ200mm 送・配水管布設替工事		
種 別	弁室構造図・舗装復旧断面図		
工事箇所	三原市木原二丁目		
広島県水道広域連合企業団 三原事務所			