


位置図 S=1:5000

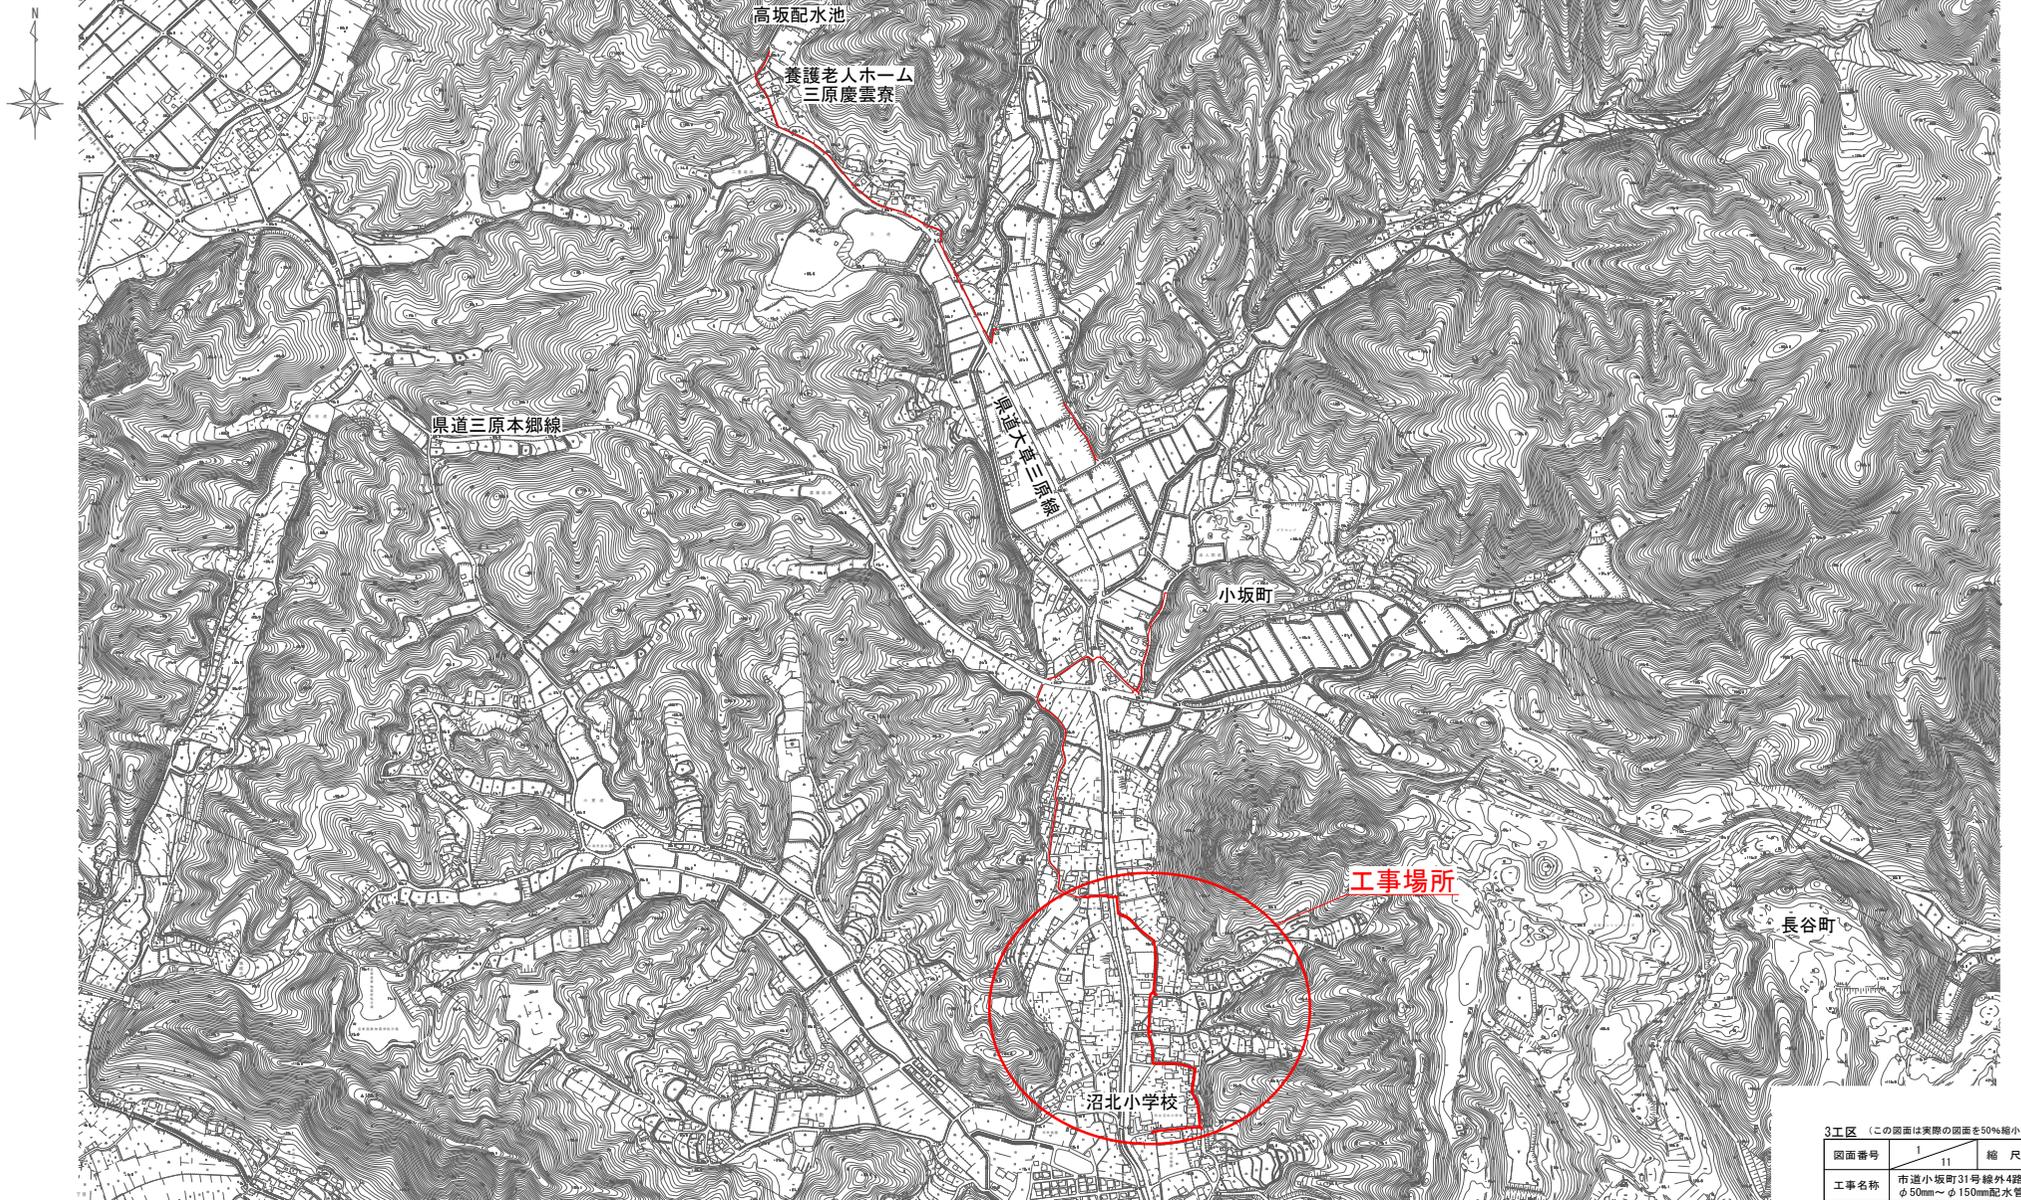


3工区 (この図面は実際の図面を50%縮小している)


図面番号	1 11	縮尺	1:5000
工事名称	市道小坂町31号線外4路線 φ50mm~φ150mm配水管布設替工事		
種別	位置図		
工事箇所	三原市小坂町		

広島県水道広域連合企業団 三原事務所


本設配水管平面図(1) S=1:100

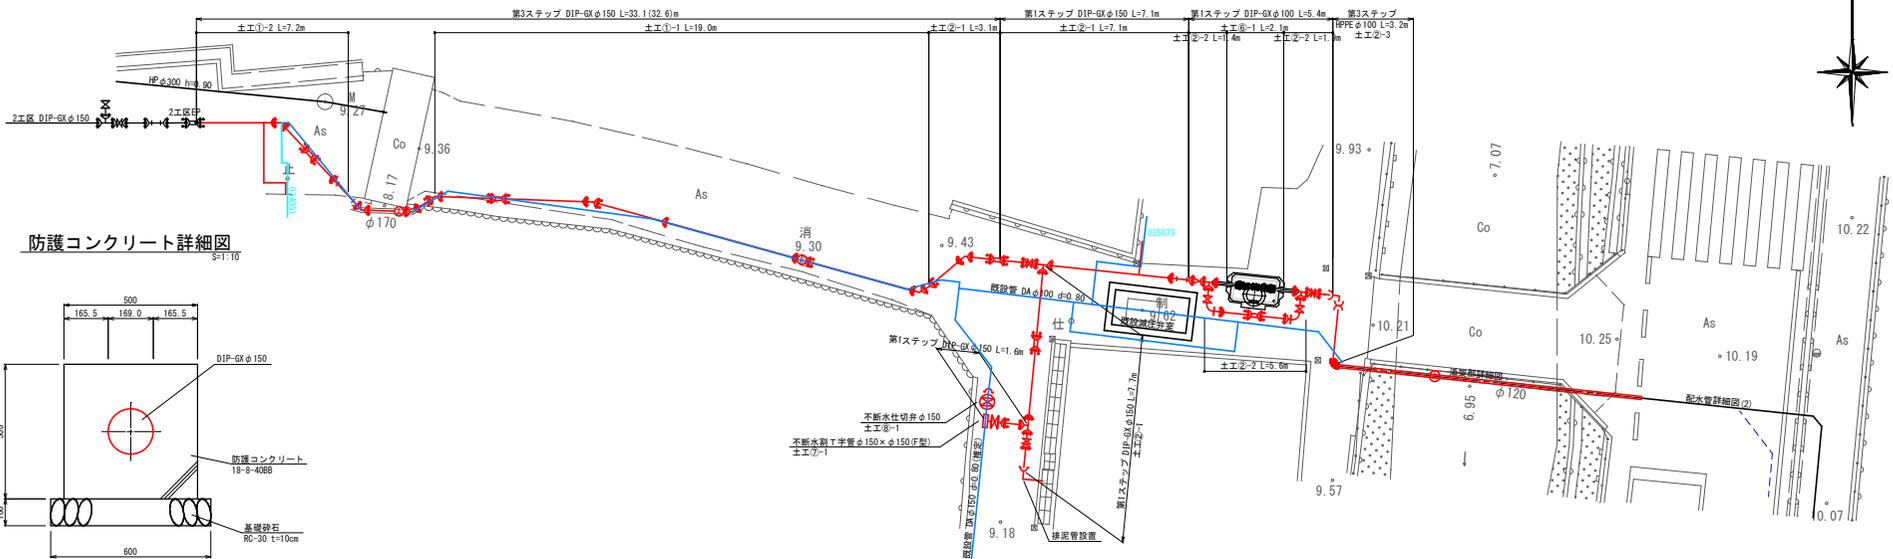


防護コンクリート詳細図 S=1:10

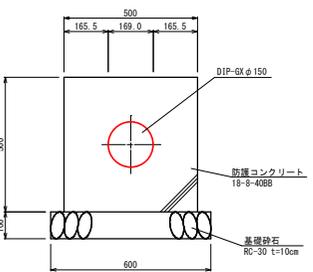


本設配水管詳細図(1) S=Non

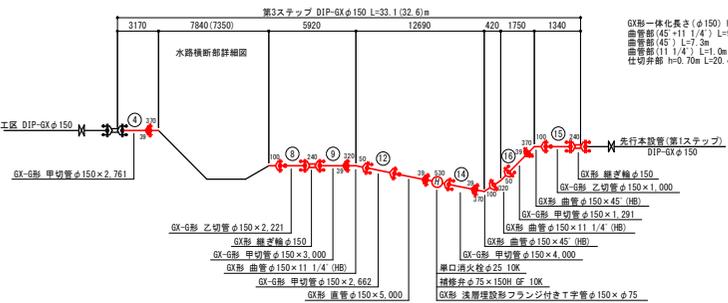


水路横断面詳細図 S=1:50

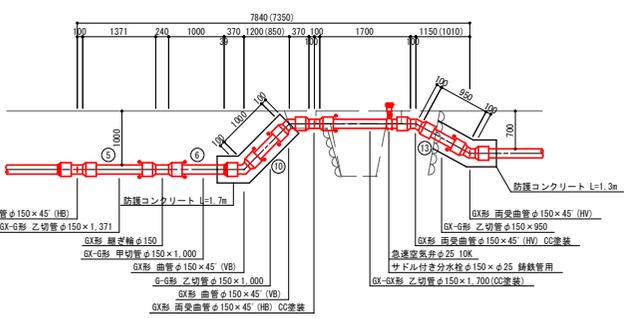


φ150接続部詳細図

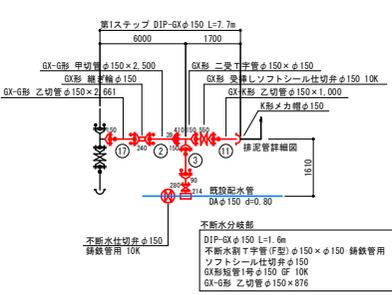


排泥管詳細図 S=1:50

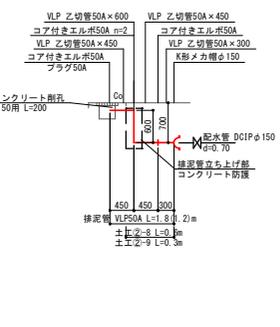

HPPE 切管調整図

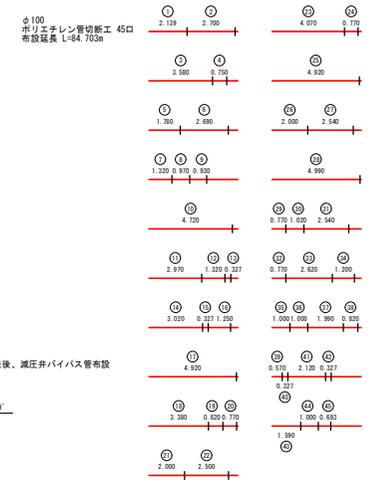

GX 切管調整図

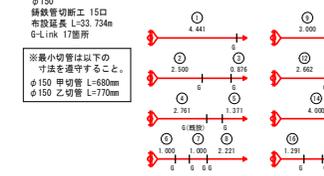


※1異形寸法は図示に示す。

図面番号	2	11	縮尺	図示
工事名称	市道小坂町31号線外4路線φ50mm~φ150mm配水管布設替工事			
種別	本設配水管平面図・詳細図(1)			
工事箇所	三原市小坂町			
広島県水道広域連合企業団 三原事務所				

添架部詳細図(1)


平面図

S=1/50

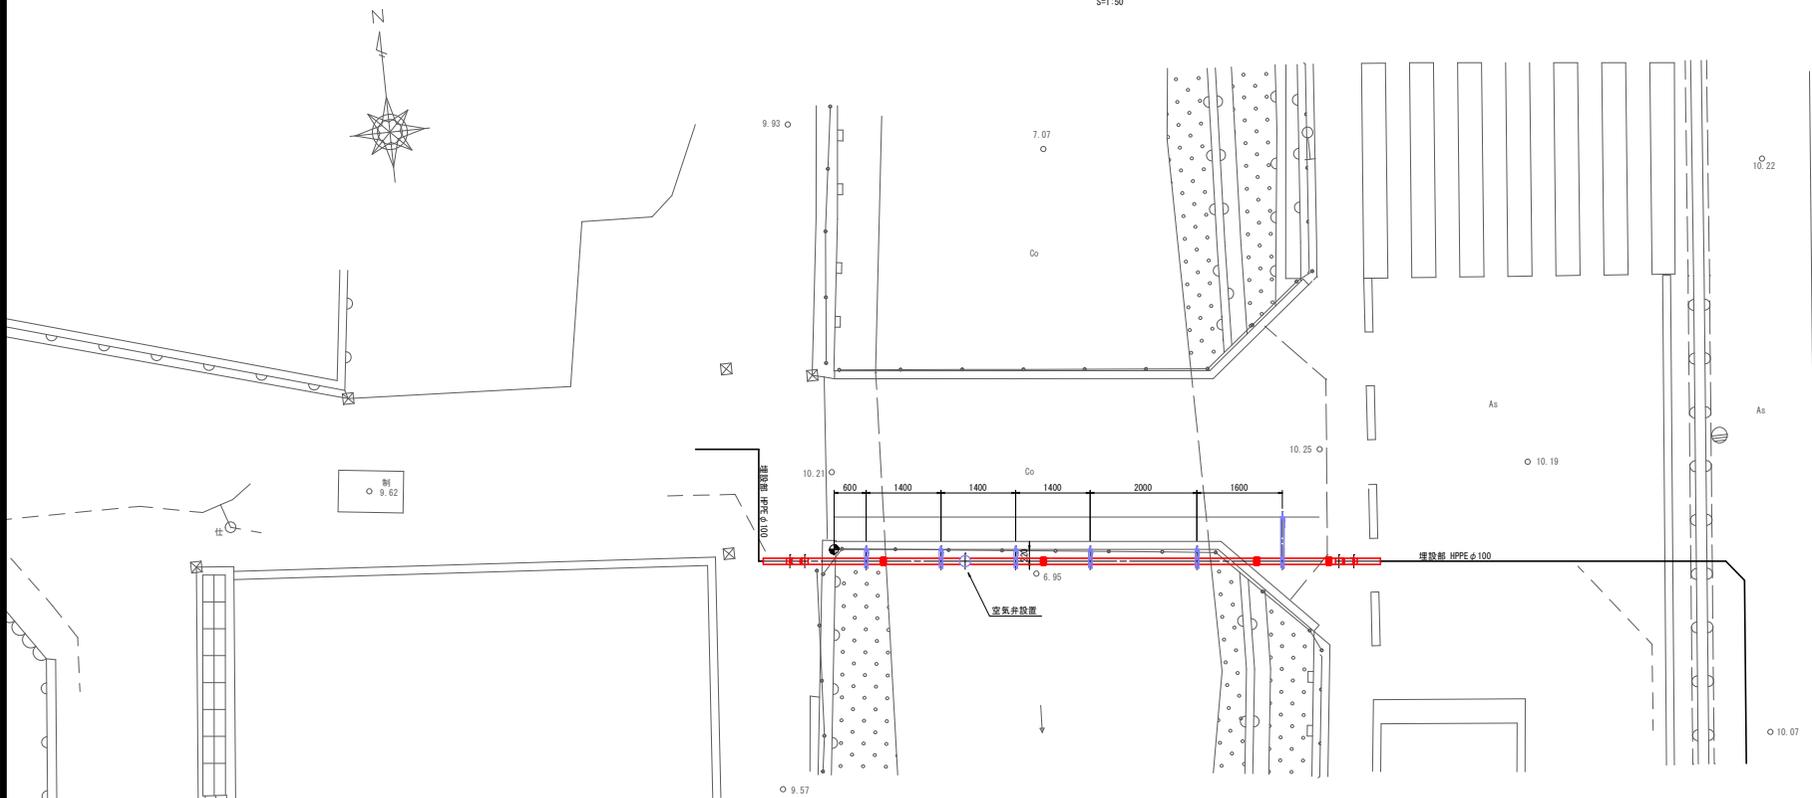


側面図

S=1/50

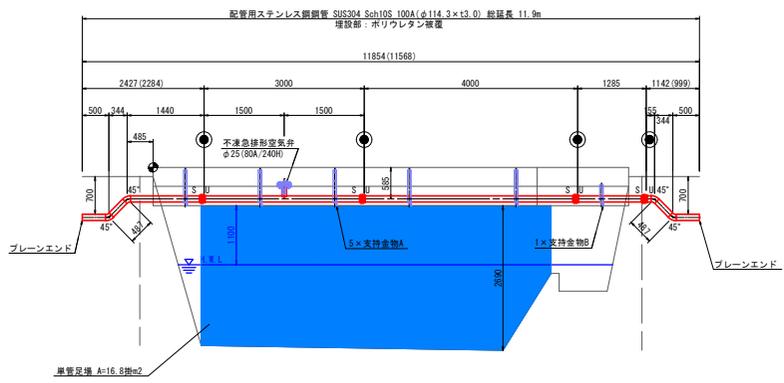

断面図

S=1/10

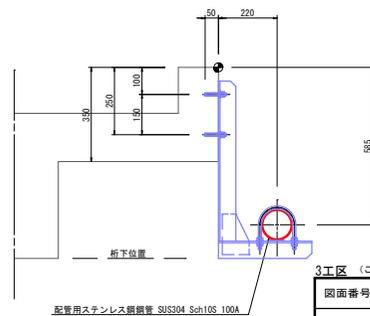

備考: ●は現場設置性鋼管継手接続ヶ所(2箇所)とする。
 ・図面上S: 挿し口・U・臭口とする。
 ・製作前現場測量を行うものとする。




3工区 (この図面は実際の図面を50%縮小している)

図面番号	3	11	縮尺	図示
工事名称	市道小坂町31号線外4路線 φ50mm~φ150mm配水管布設替工事			
種別	添架部詳細図(1)			
工事箇所	三原市小坂町			




広島県水道広域連合企業団 三原事務所

添架部詳細図(2)

支持金物A詳細図 S-1:10
 材質：SUS304
 数量：5箇所

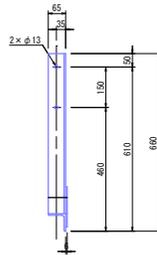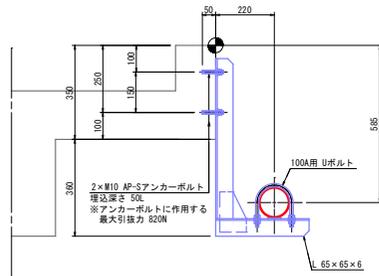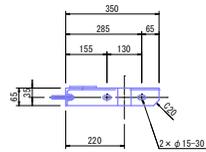

支持金物B詳細図 S-1:10
 材質：SUS304
 数量：1箇所

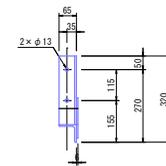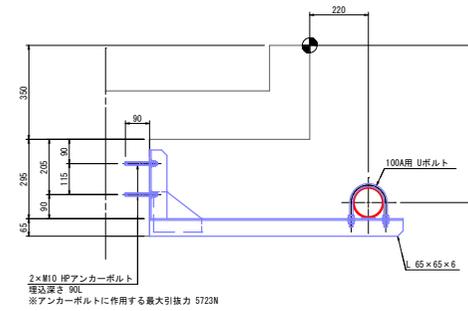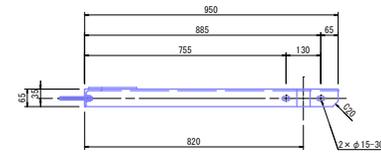


3工区 (この図面は実際の図面を50%縮小している)

図面番号	4 11	縮尺	図示
工事名称	市道小坂町31号線外4路線 φ50mm~φ150mm配水管布設替工事		
種別	添架部詳細図(2)		
工事箇所	三原市小坂町		


広島県水道広域連合企業団 三原事務所

本設配水管平面図(2) S=1:500


第4ステップ HPPEφ100 L=498.6(497.4)m

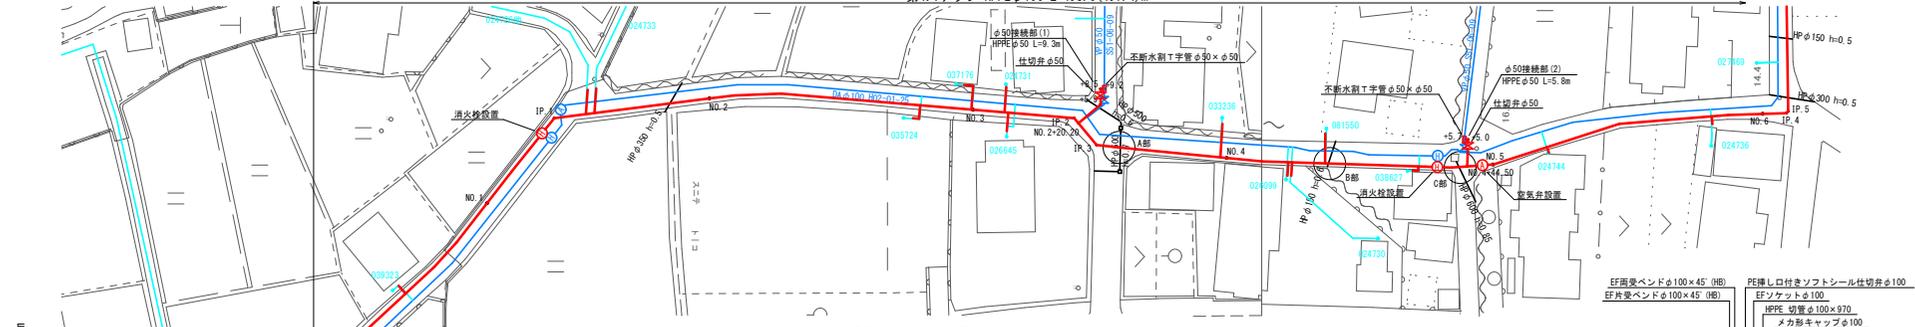


本設配水管詳細図(2) S=Non

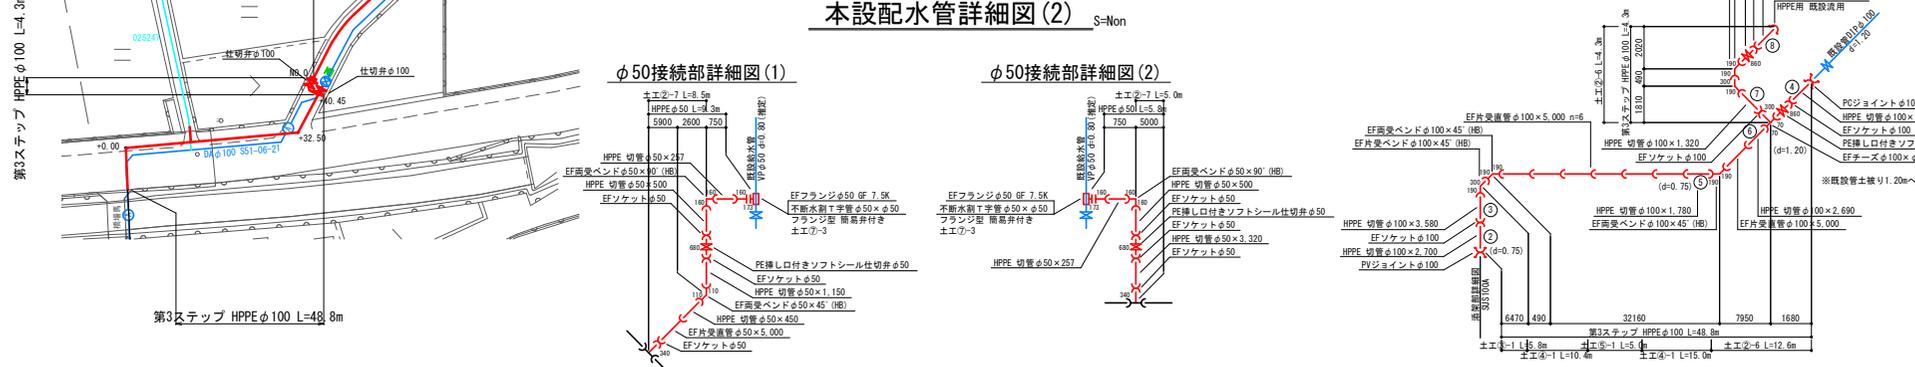

φ50接続部詳細図(1)

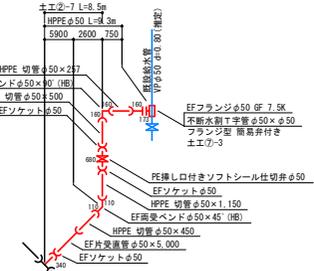


φ50接続部詳細図(2)

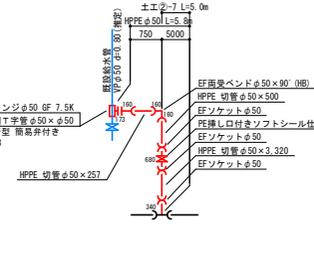


第3ステップ HPPEφ100 L=4.3m


第3ステップ HPPEφ100 L=48.8m

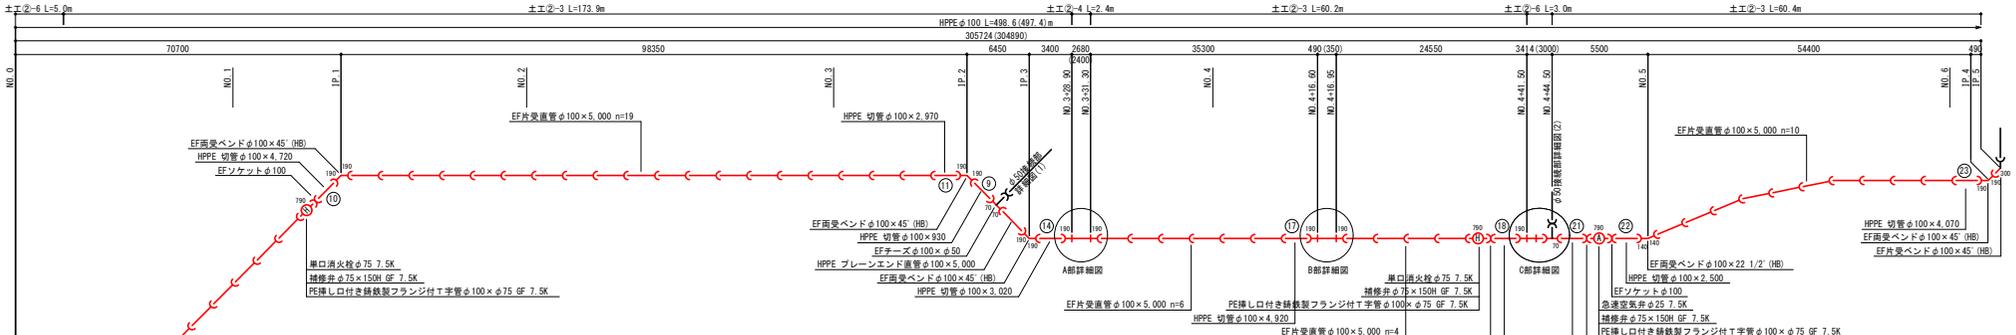


A部詳細図 S=1:50

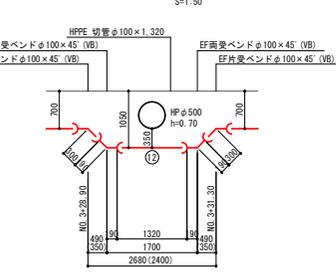

B部詳細図 S=1:50

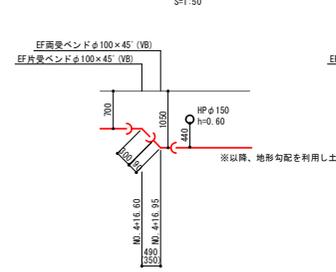

C部詳細図 S=1:50

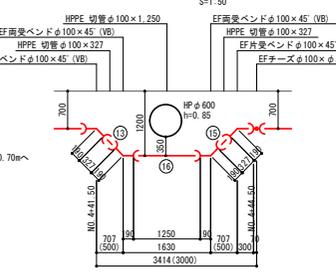

※1異形管寸法は図中に示す。

3工区 (この図面は実際の図面を50%縮小している)

図面番号	5	11	縮尺	図示
工事名称	市道小坂町31号線外4路線φ50mm~φ150mm配水管布設替工事			
種別	本設配水管平面図・詳細図(2)			
工事箇所	三原市小坂町			



広島県水道広域連合企業団 三原事務所

本設配水管平面図(3) S=1:500


HPPEφ100 L=498.6(497.4)m




本設配水管詳細図(3) S=Non

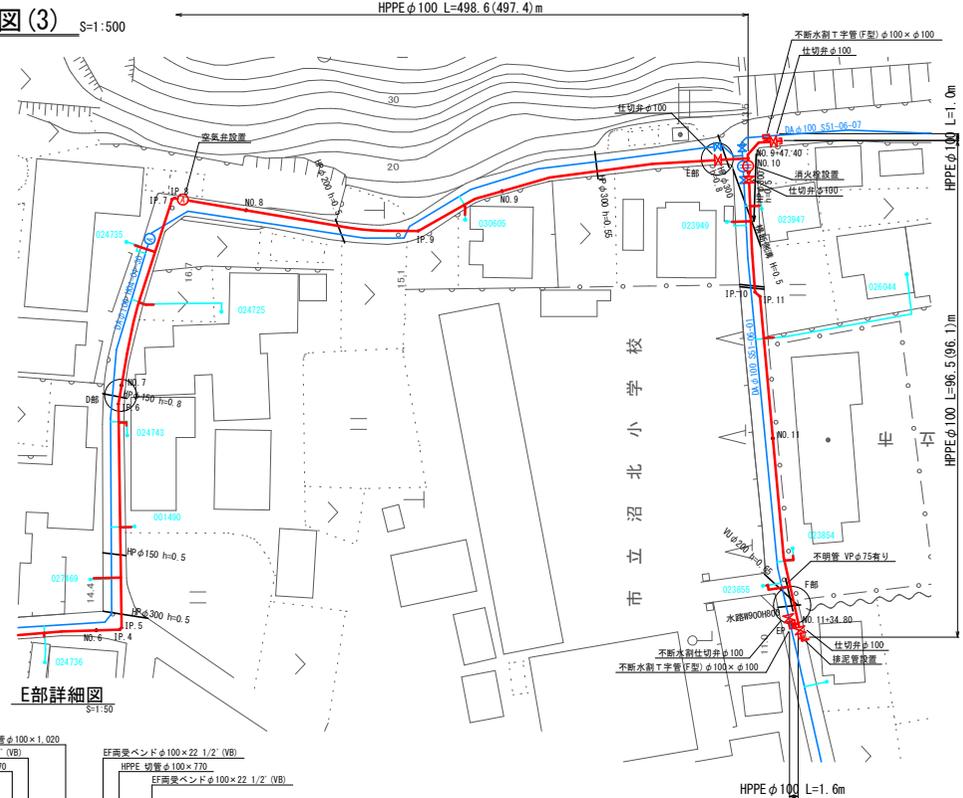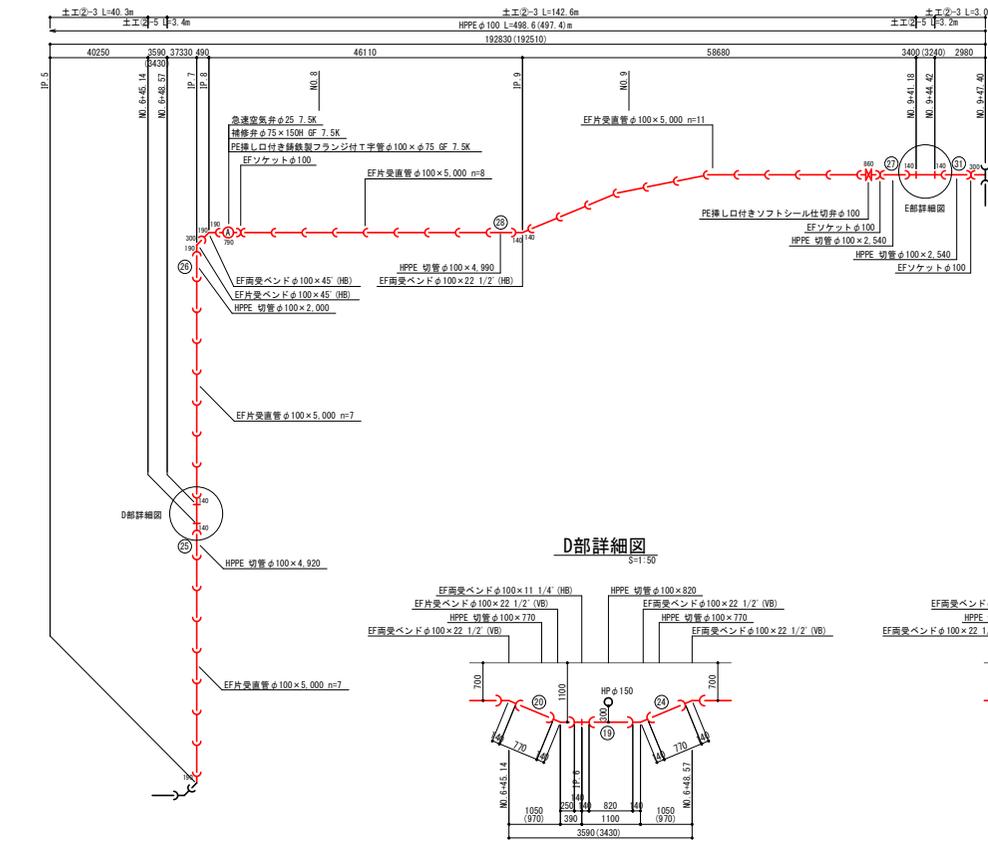


D部詳細図 S=1:50

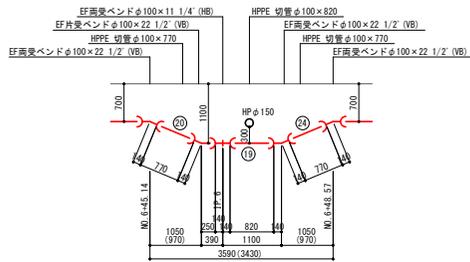



E部詳細図 S=1:50

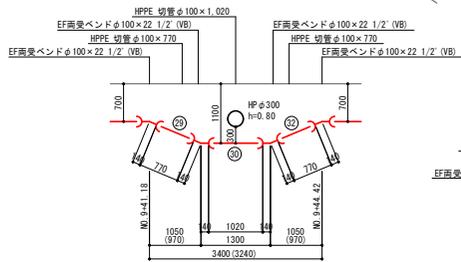

F部詳細図 S=1:50

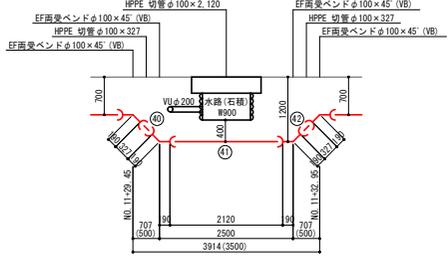

排泥管詳細図 S=1:50

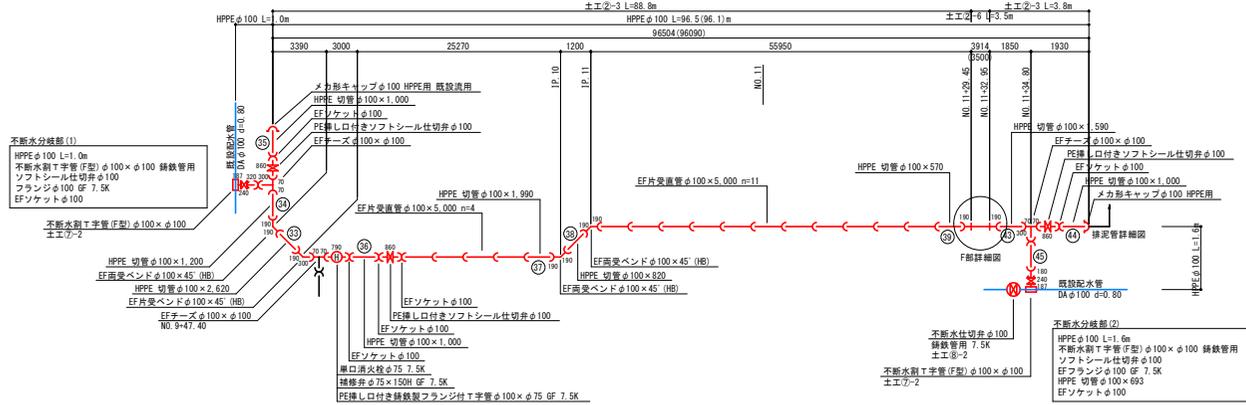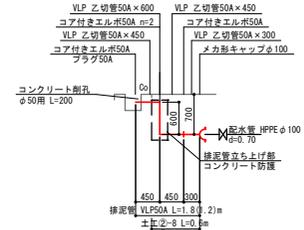

※1異形管寸法は図示に示す。


3工区 (この図面は実際の図面を50%縮小している)

図面番号	6	11	縮尺	図示
工事名称	市道小坂町31号線外4路線φ50mm~φ150mm配水管布設工事			
種別	本設配水管平面図・詳細図(3)			
工事箇所	三原市小坂町			


広島県水道広域連合企業団 三原事務所

減圧弁部詳細図 S=1:10 (参考図)


側面図

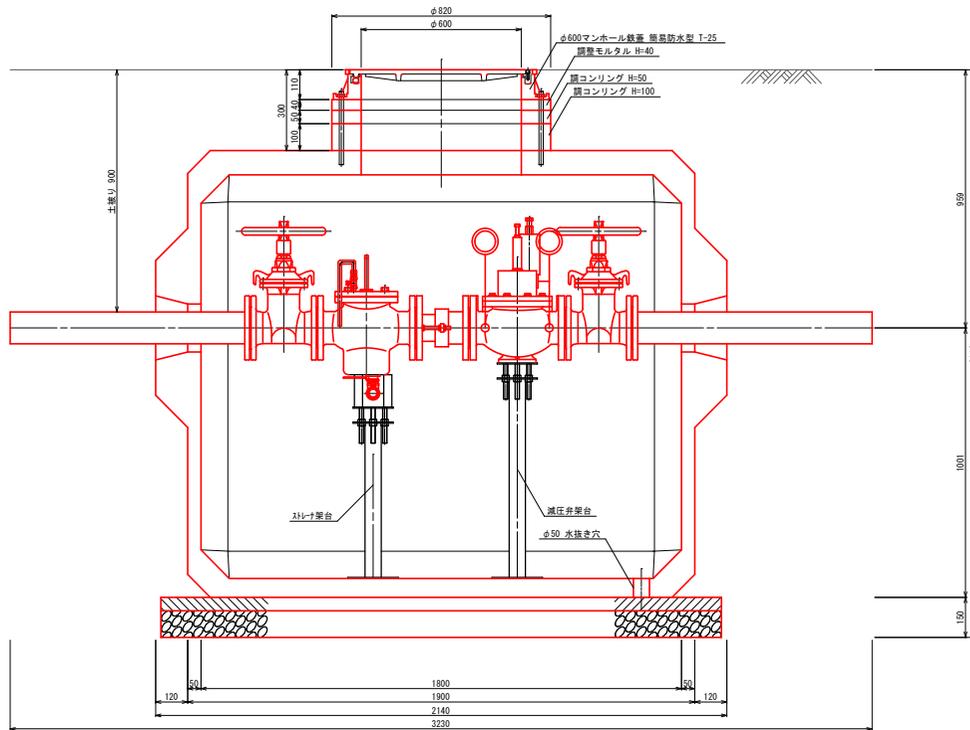

断面図

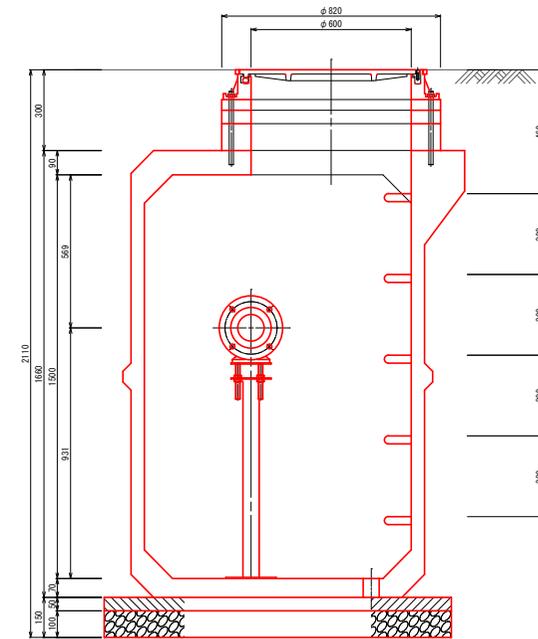

平面図

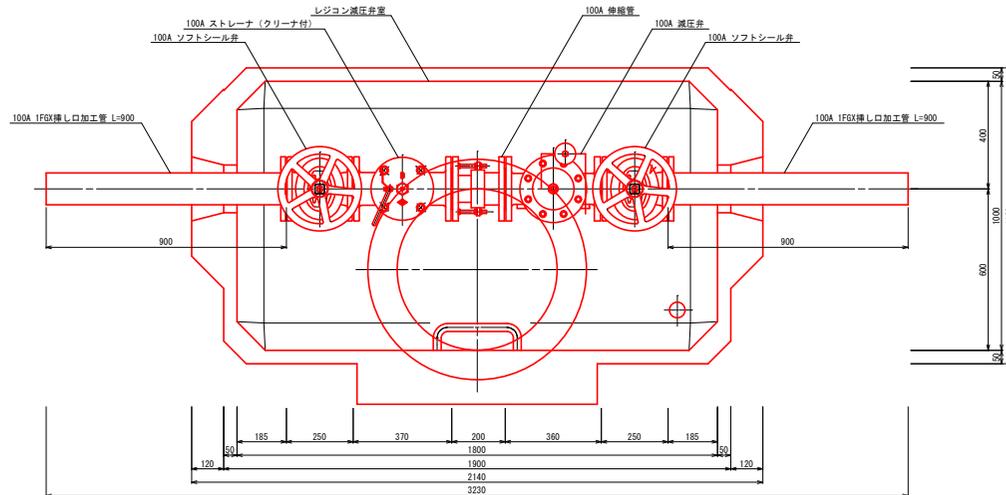


3工区 (この図面は実際の図面を50%縮小している)

図面番号	7	11	縮尺	1:10
工事名称	市道小坂町31号線外4路線 φ50mm~φ150mm配水管布設替工事			
種別	減圧弁部詳細図			
工事箇所	三原市小坂町			


広島県水道広域連合企業団 三原事務所

横断面図 S=1:100


No. 4

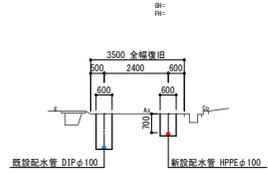


No. 9

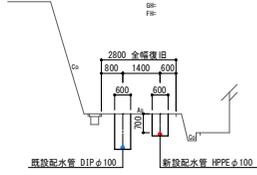


No. 3

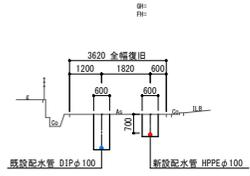


No. 8

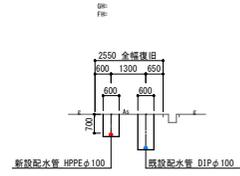


No. 2

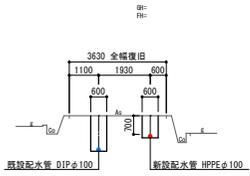


No. 7

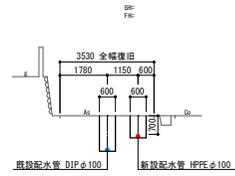


EP

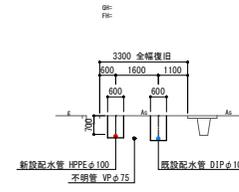


No. 1

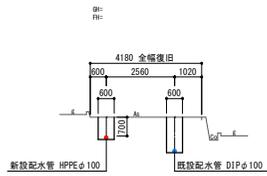


No. 6

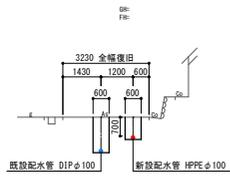


No. 11

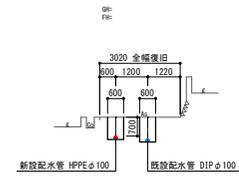


No. 0

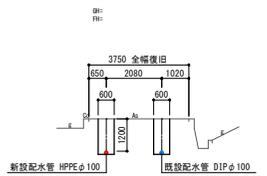

No. 5

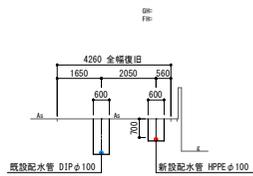

No. 10

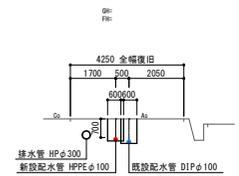

3工区 (この図面は実際の図面を50%縮小している)


図面番号	8 / 11	縮尺	1:100
工事名称	市道小坂町31号線外4路線 φ50mm~φ150mm配水管布設替工事		
種別	横断面図		
工事箇所	三原市小坂町		

広島県水道広域連合企業団 三原事務所


弁室構造図 S=1:20

仕切弁室


不断水仕切弁φ150 H=0.80m
不断水仕切弁φ100 H=0.80m

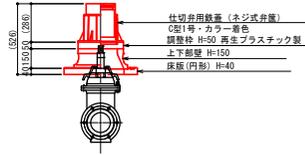


仕切弁φ150 H=0.70m

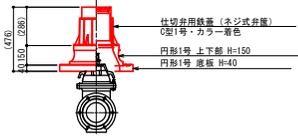


仕切弁φ100 H=0.90m

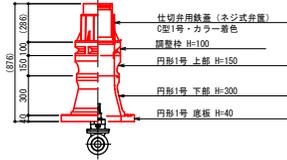


仕切弁φ100 H=0.70(0.80)m
仕切弁φ50 H=0.80m

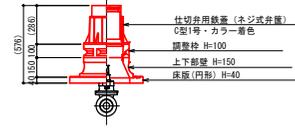

仕切弁φ150 H=0.80m

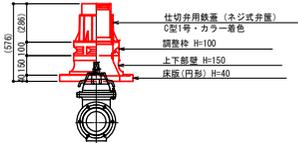


仕切弁φ100 H=1.20m

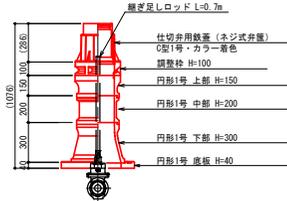


空気弁室

空気弁φ25 H=0.70m

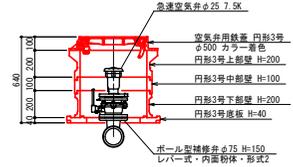


消火栓室

消火栓φ75 H=0.70m

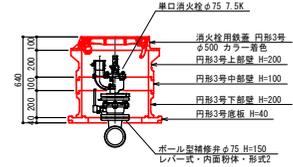


舗装復旧断面図 S=1:10


車道
県道 A5舗装 5-10-30

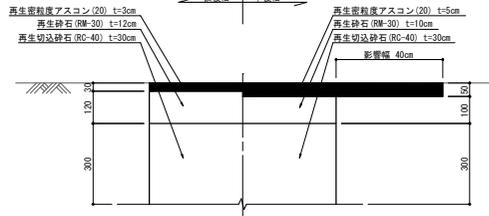


車道
市道 A6舗装 5-10-10

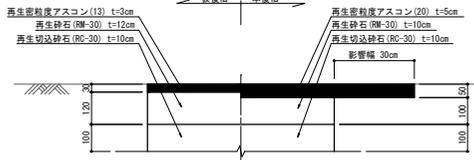

歩道
県道 A6舗装 3-10

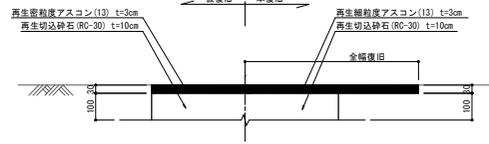

歩道(乗り入れ部)
県道 A5舗装 4-15

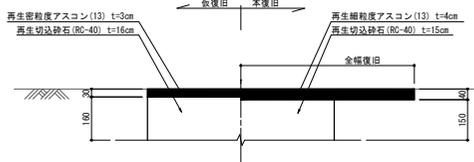


3工区 (この図面は実際の図面を50%縮小している)

図面番号	9	11	縮尺	図示
工事名称	市道小坂町31号線外4路線 φ50mm~φ150mm配水管布設替工事			
種別	弁室構造図・舗装復旧断面図			
工事箇所	三原市小坂町			

広島県水道広域連合企業団 三原事務所

舗装復旧平面図(2) S=1:500

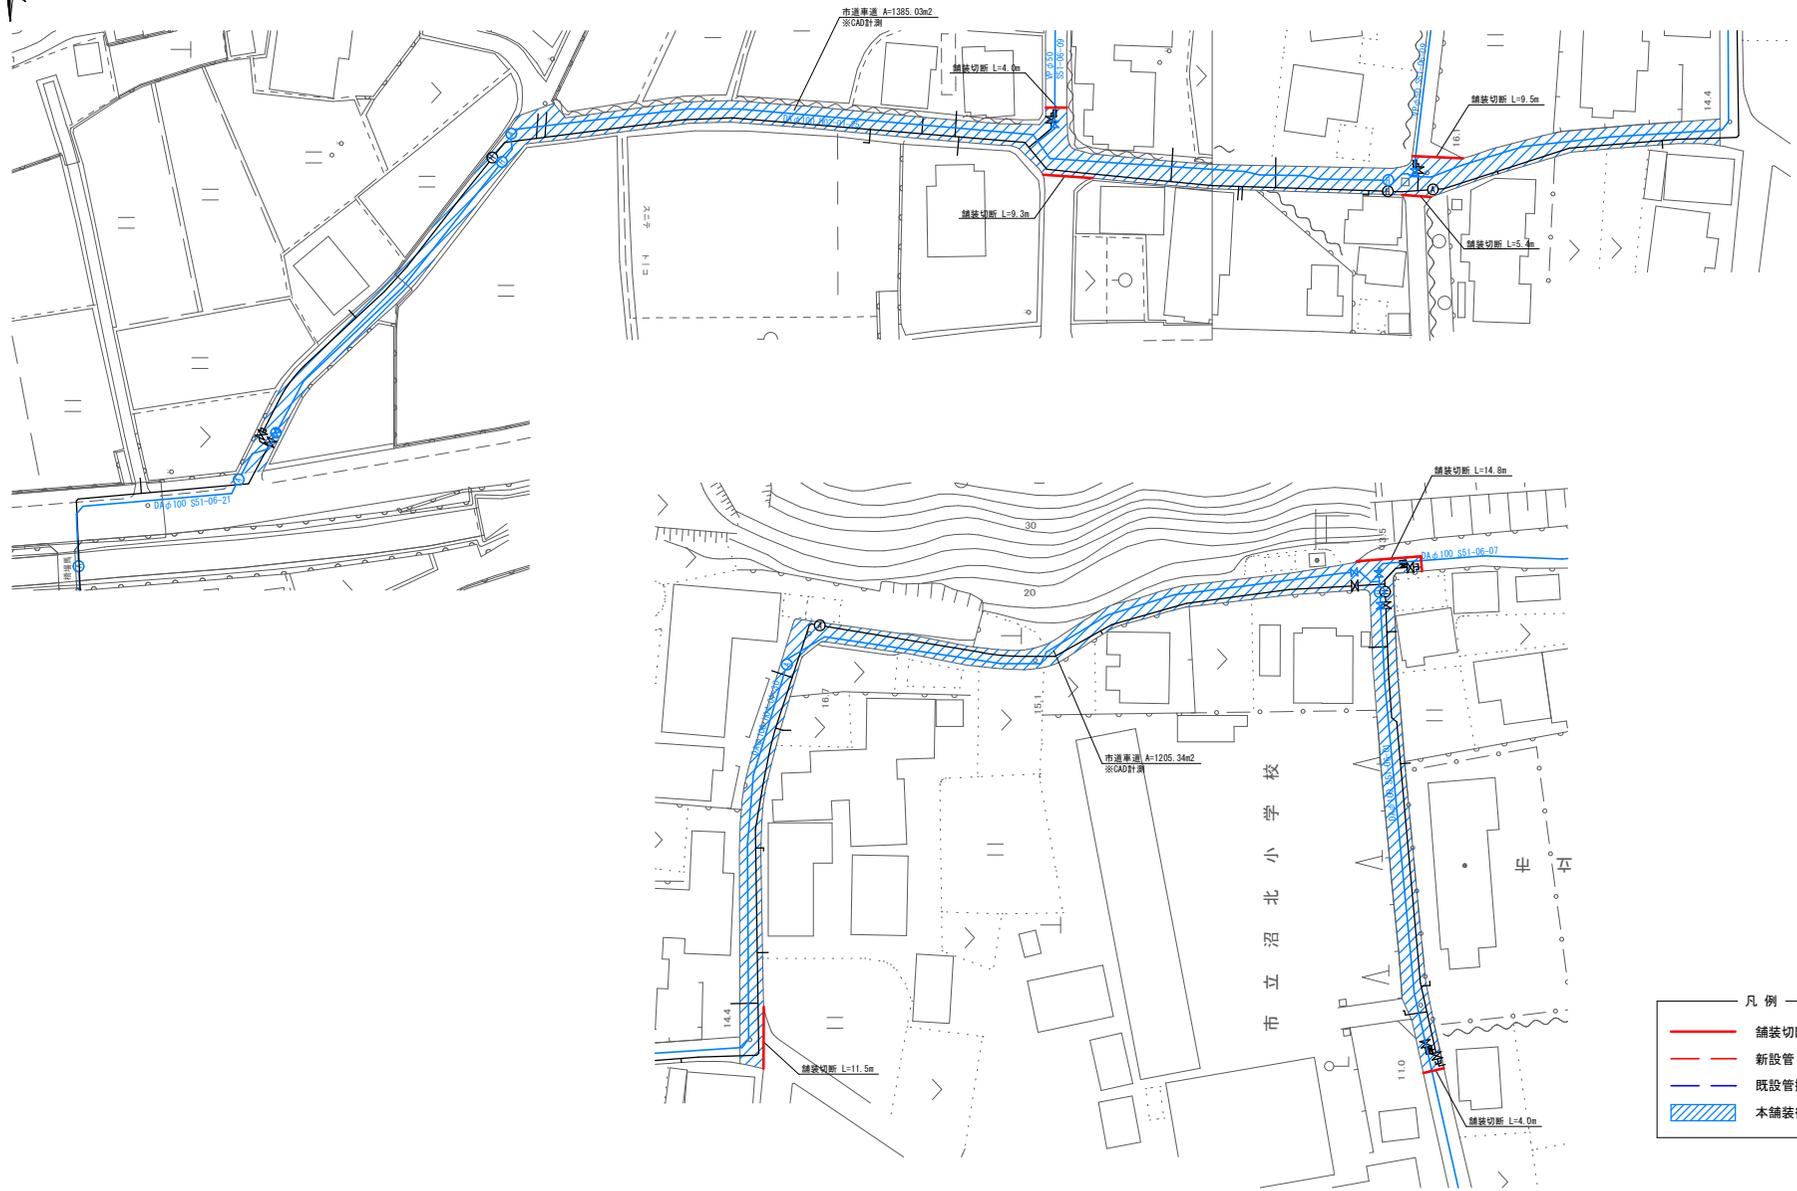

凡例

	舗装切断
	新設管
	既設管撤去区間
	本舗装復旧

3工区 (この図面は実際の図面を50%縮小している)

図面番号	11	縮尺	1:500
工事名称	市道小坂町31号線外4路線 φ50mm~φ150mm配水管布設替工事		
種別	舗装復旧平面図(2)		
工事箇所	三原市小坂町		