


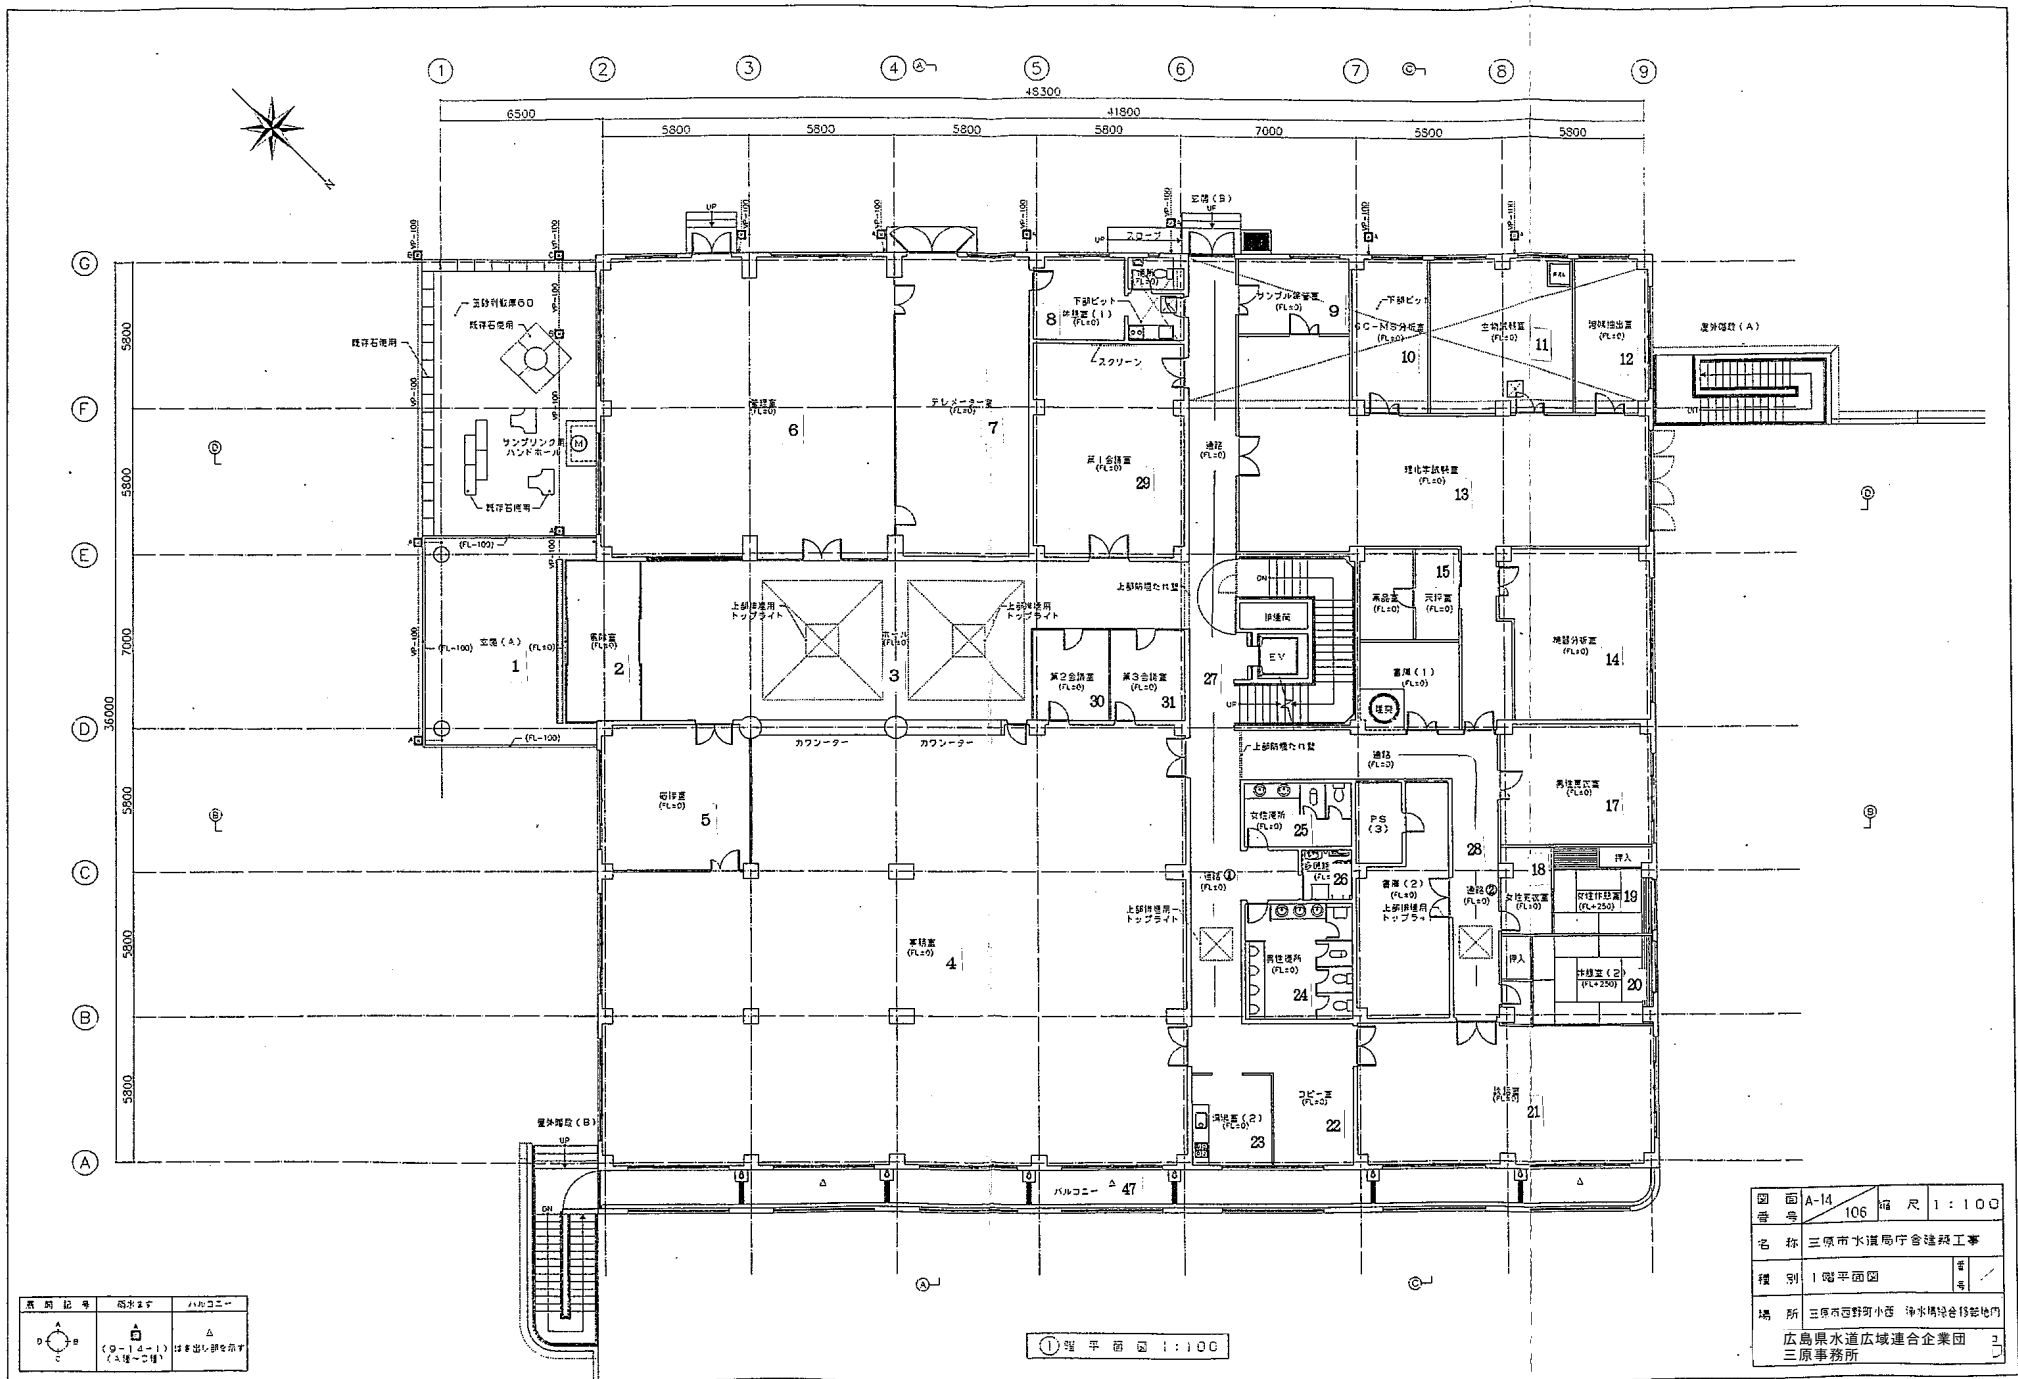

図面記号	図面記号	図面記号
○	△	▽
□	◇	◇
○	△	▽
□	◇	◇

① 平面図 1:100

図面	A-14	縮尺	1:100
番号	106		
名称	三原市水道局庁舎建築工事		
種別	1階平面図	図	号
場所	三原市西野町小西 浄水場合修部内		
	広島県水道広域連合企業団		
	三原事務所		