
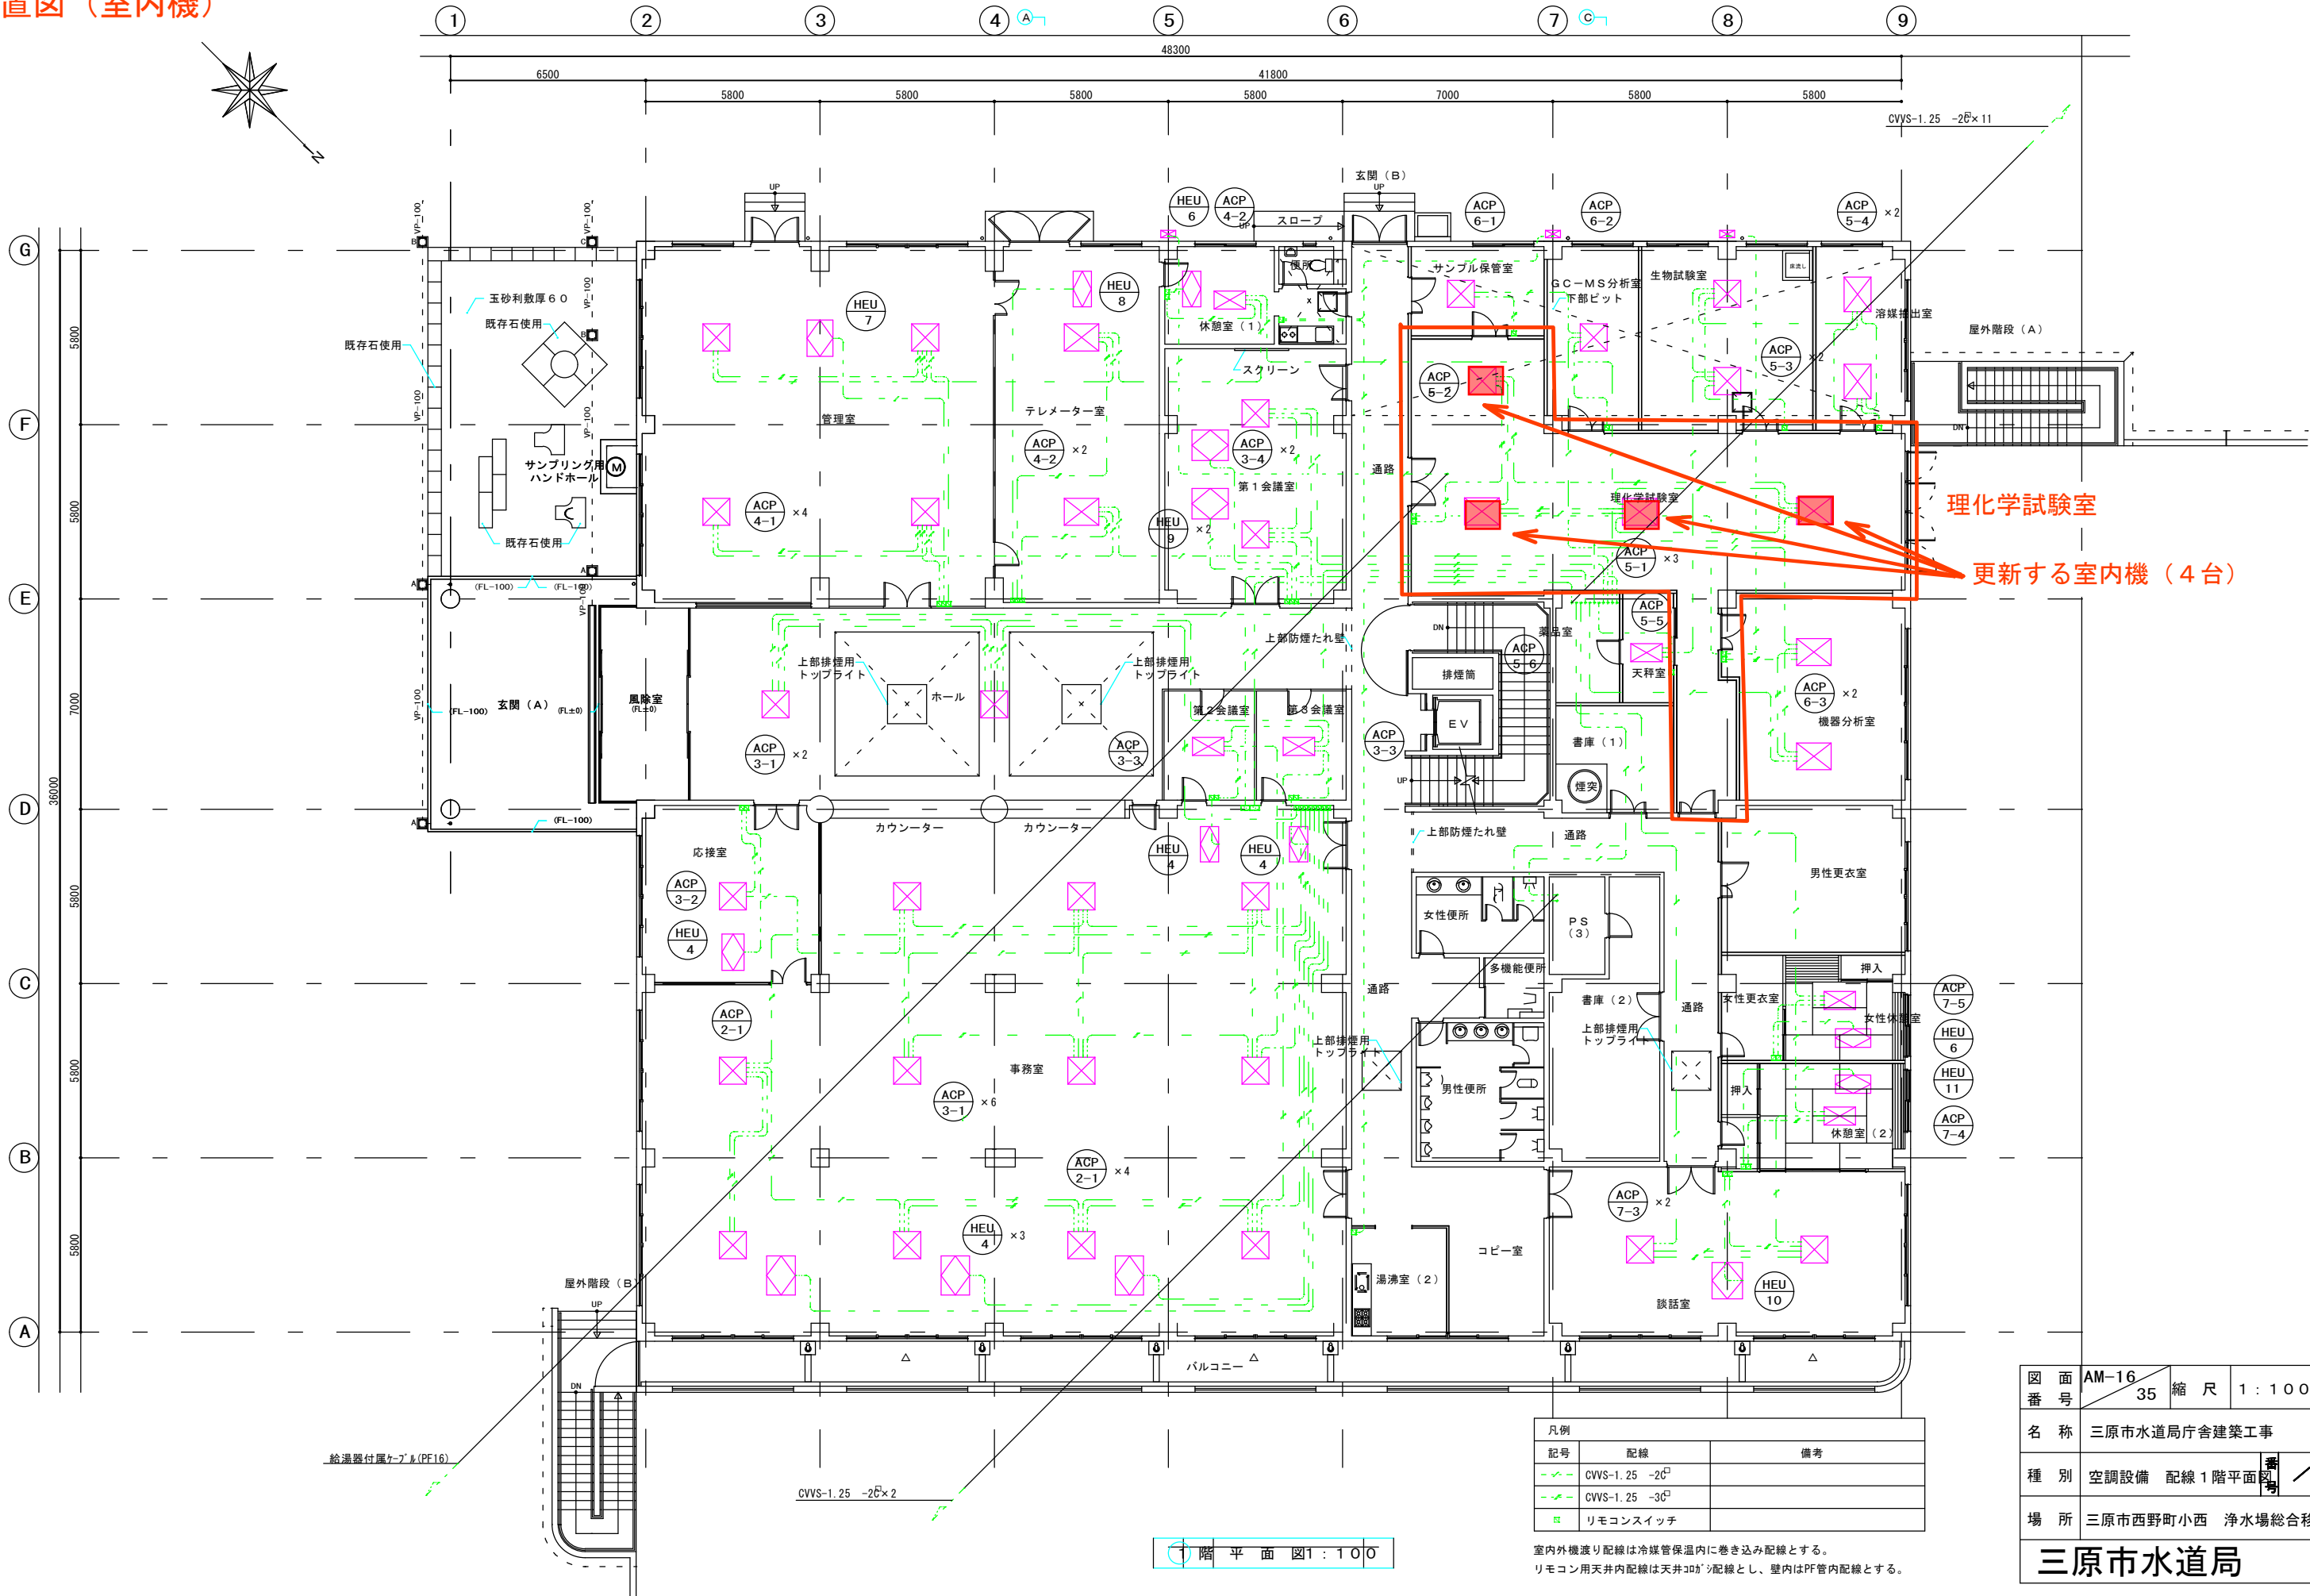


位置図（室内機）


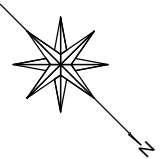


凡例		
記号	配線	備考
	CVVS-1.25 -2G ²	
	CVVS-1.25 -3G ²	
	リモコンスイッチ	

室内外機渡り配線は冷媒管保温内に巻き込み配線とする。
リモコン用天井内配線は天井コナリ配線とし、壁内はPF管内配線とする。

図 番 号	AM-16	縮 尺	1 : 100
	35		
名 称	三原市水道局庁舎建築工事		
種 別	空調設備	配線 1 階平面図	番 号 ／
場 所	三原市西野町小西 浄水場総合移		
三原市水道局			

位置図（室外機）

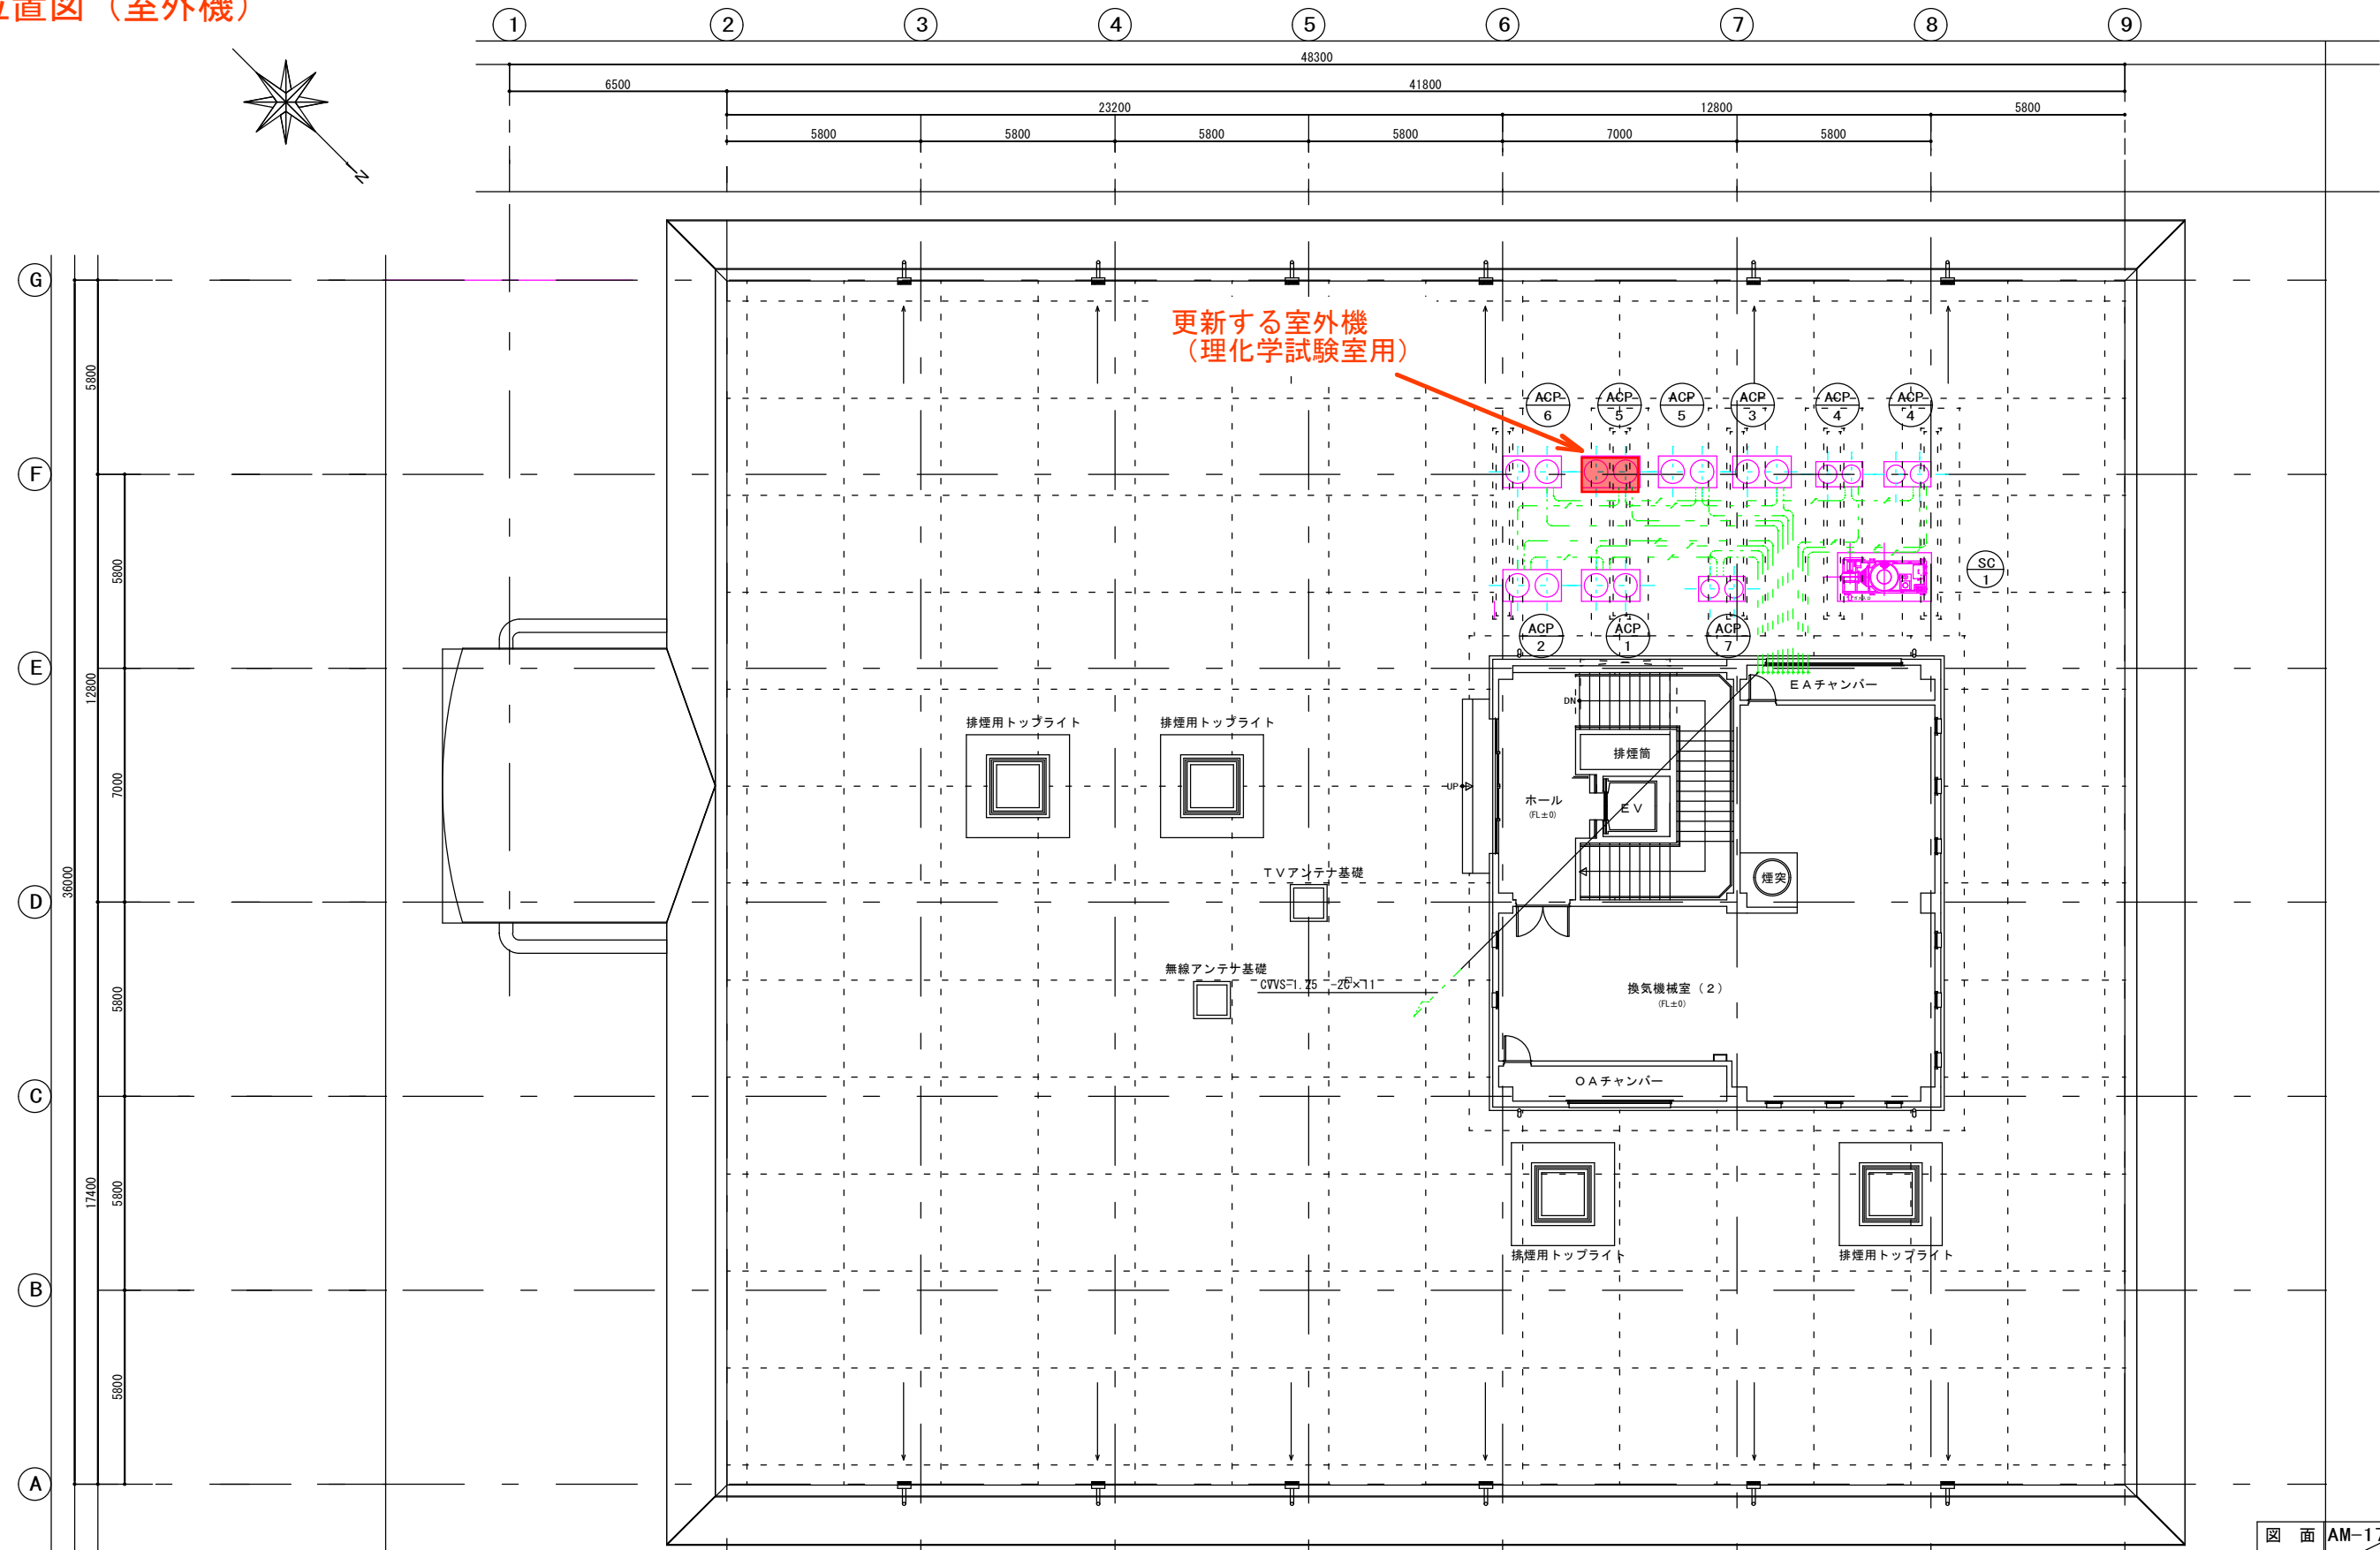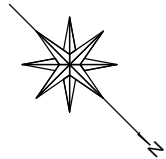

凡例		
記号	配線	備考
—●—	CVVS-1.25 -2G ²	
—●—	CVVS-1.25 -3G ²	
□	リモコンスイッチ	

室内外機渡り配線は冷媒管保温内に巻き込み配線とする。

2 R1階 平面図 1:100

図面番号	AM-17 35	縮尺	1:100
名称	三原市水道局庁舎建築工事		
種別	空調設備	配線2階平面図	番号 /
場所	三原市西野町小西 浄水場総合移		
三原市水道局			