


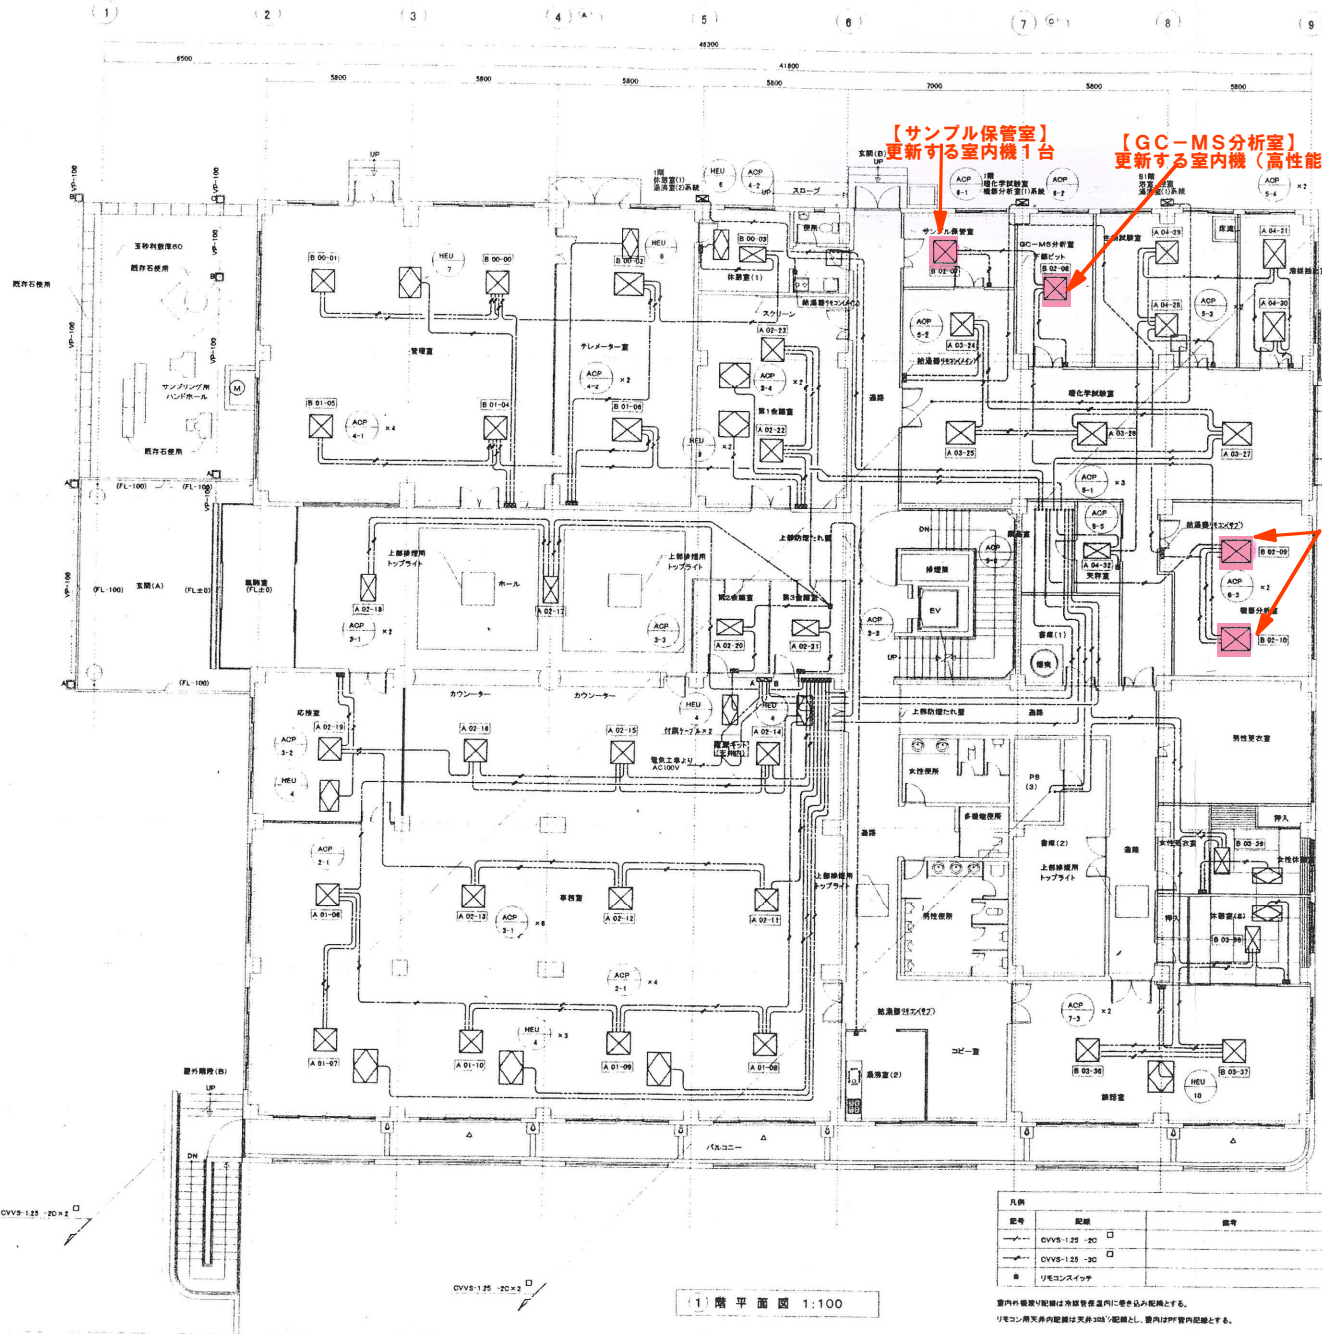

CVS-125-20×11

【機器分析室】
更新する室内機(高性能フィルター)2台

【サンプル保管室】
更新する室内機1台


【GC-MS分析室】
更新する室内機(高性能フィルター)1台

1F 階平面図 1:100

凡例	記号	説明
○	CVS-125-20	20
△	CVS-125-30	30
■	リモコンスイッチ	

室内外機及び配管は冷暖房設備内に含まれる範囲とする。
リモコン用天井内配管は天井300×300配管とし、室内はPP管配管とする。

図面番号	AM-16	25	縮尺	1:100
名称	空調設備更新			
種別	空調設備	配線1階平面図	番号	/
場所	三原市西野5丁目			
広島県水道広域連合企業団三原事務所				

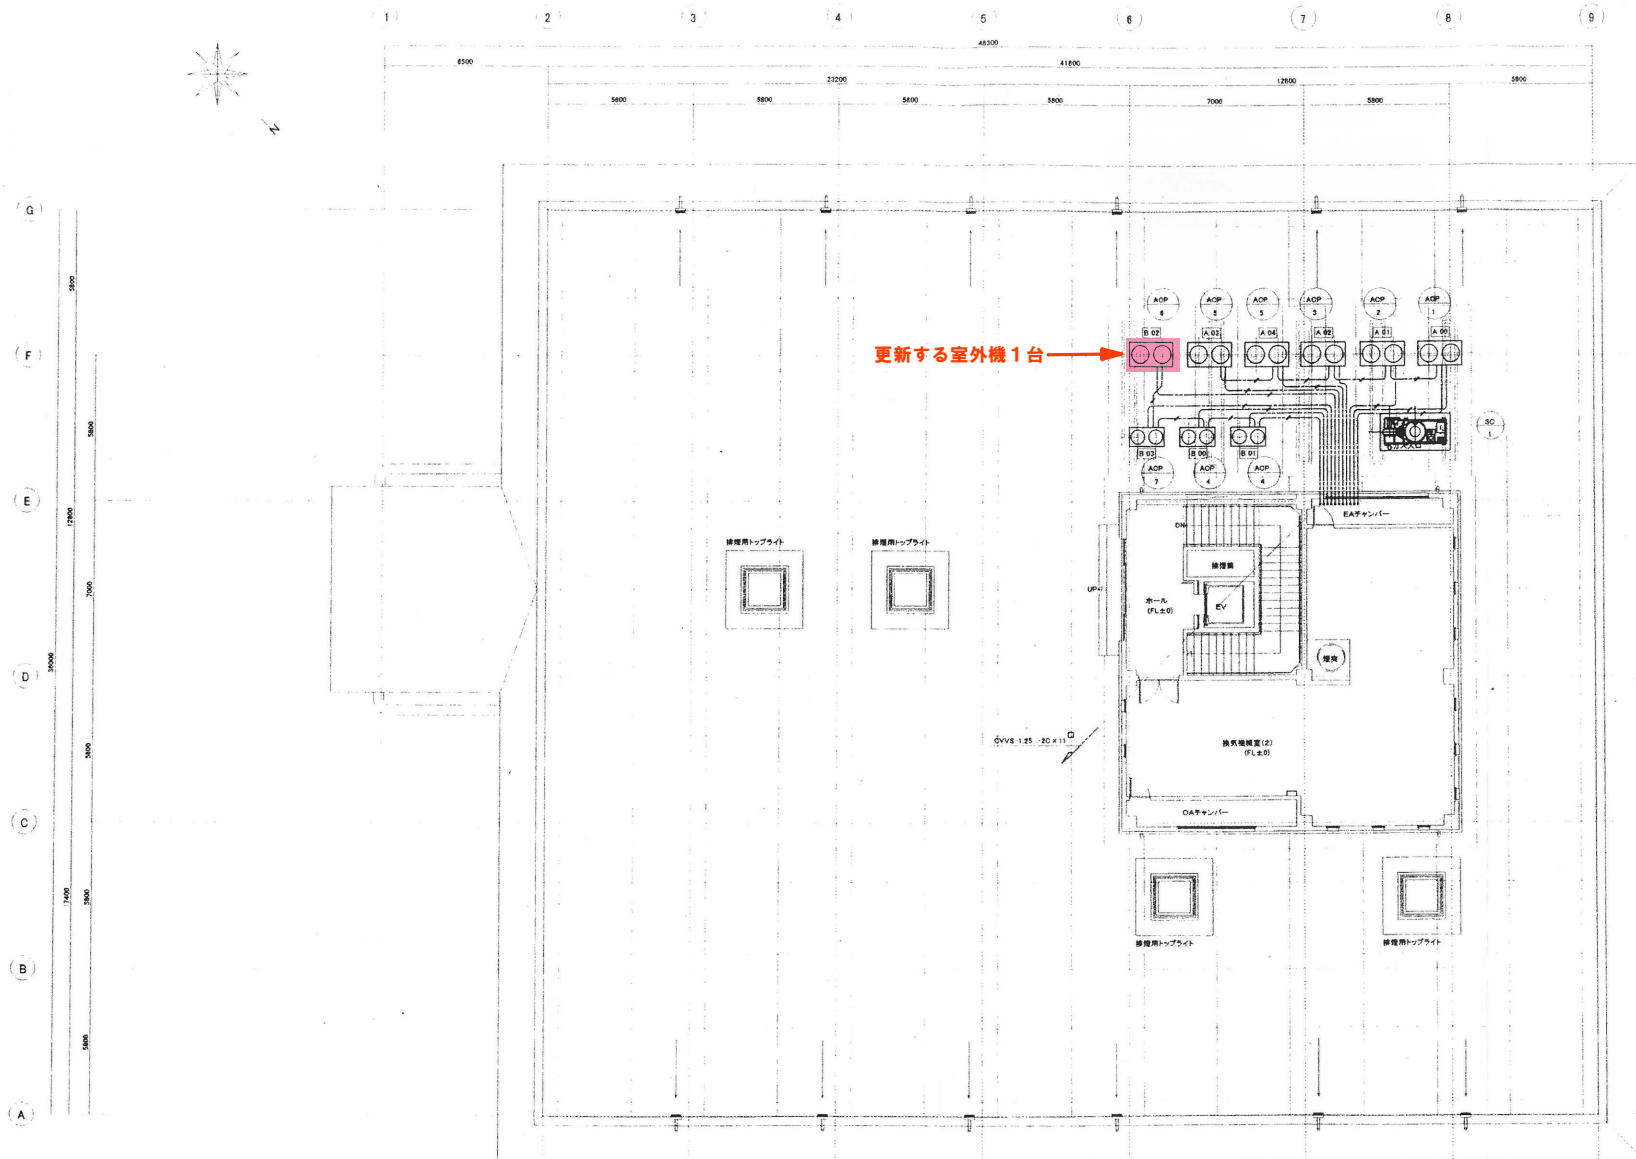

更新する室外機1台 →

凡例	記号	説明
○	OVVS-125 -30	○
△	OVVS-125 -30	△
□	リモコンスイッチ	□

室内外機配線は外観管理室内に引き込み配線とする。

2F 2階平面図 1:100

図面 番号	AM-17 25	縮尺	1:100
名称	空調設備更新		
種別	空調設備 配線2階平面図	番号	/
場所	三原市西野5丁目		
広島県水道広域連合企業団三原事務所			