


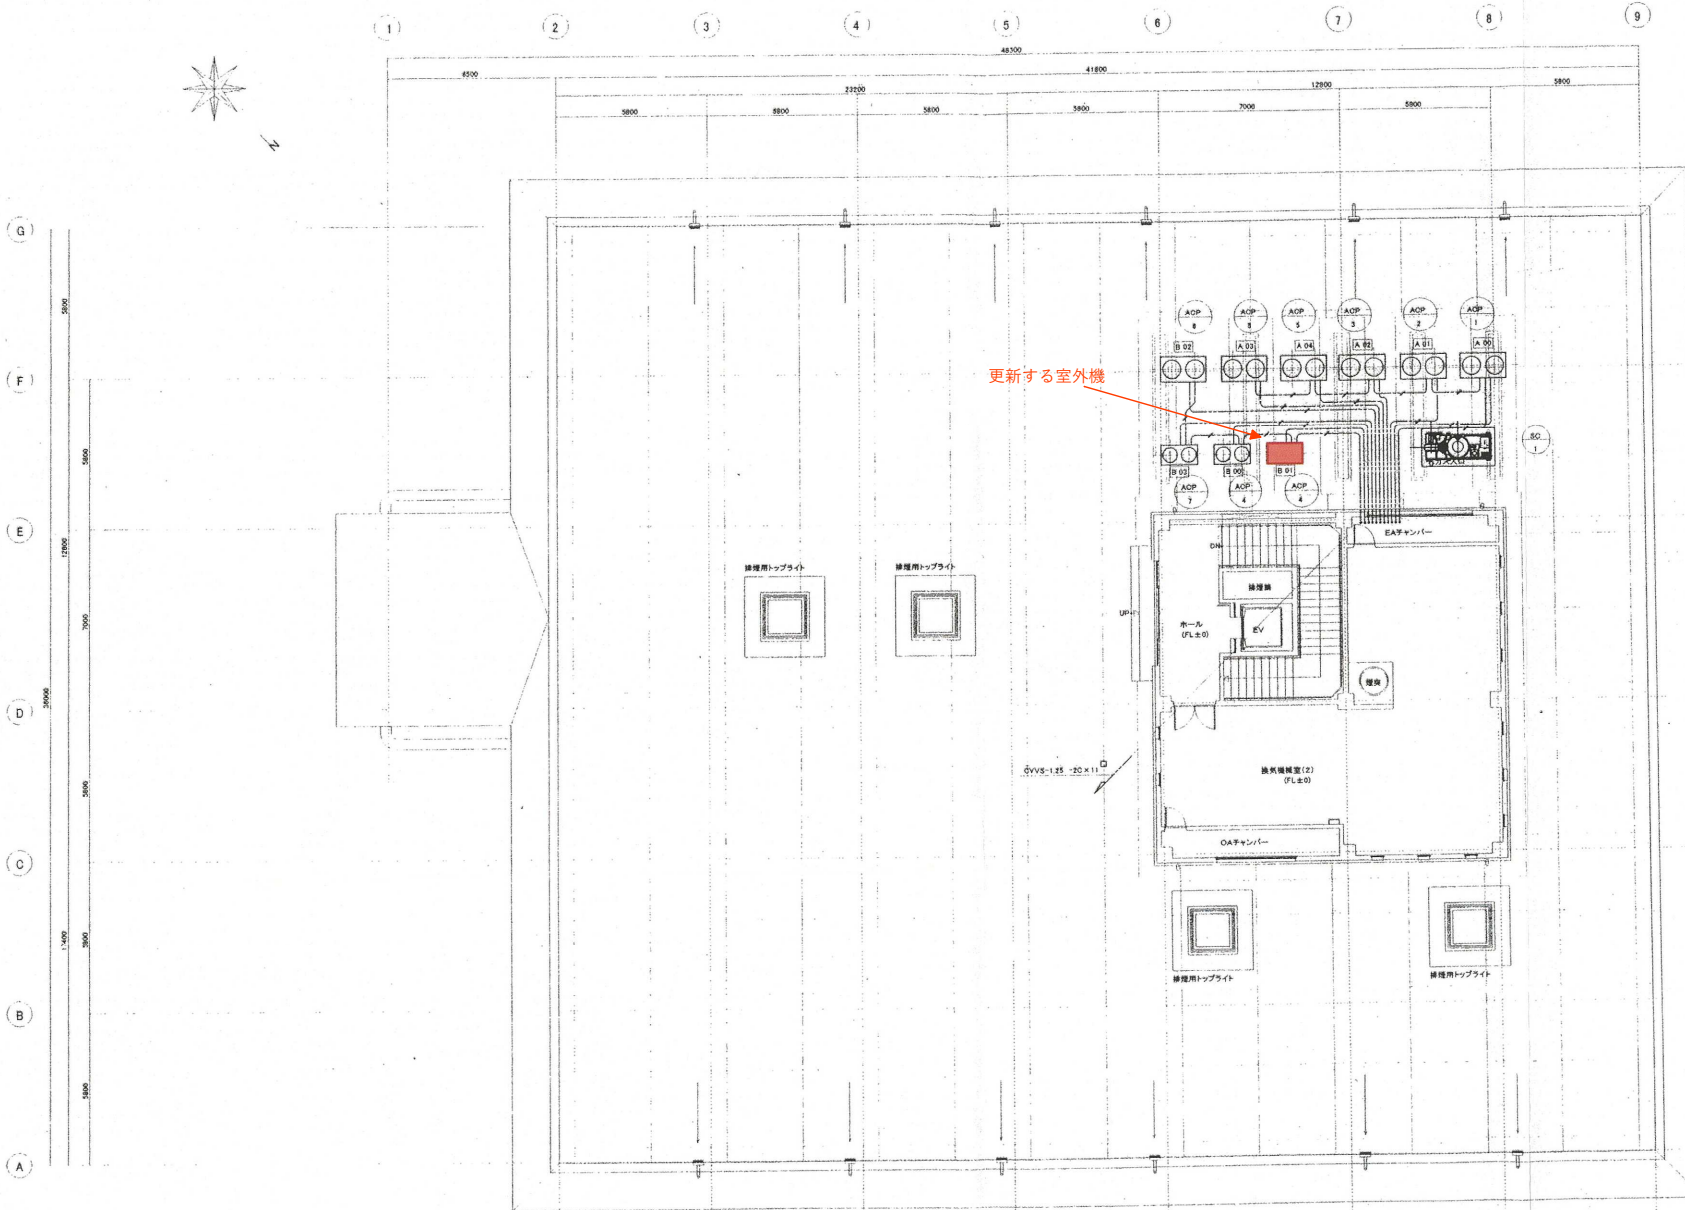

(2) 2R 階平面図 1:100

A. 例		
記号	設備	備考
○	QVVS-1.25 -20 □	
○	QVVS-1.25 -30 □	
○	リモコンスイッチ	

室内外機配管は冷暖管保護内に巻き込み配線とする。

図面 番号	AM-17 25	縮尺	1:100
名 称	三原事務所空調設備更新		
種 別	空調設備	配線2階平面図	番 号
場 所	三原市西野町小西 浄水場総合移転地内		
広島県水道広域連合企業団三原事務所			