


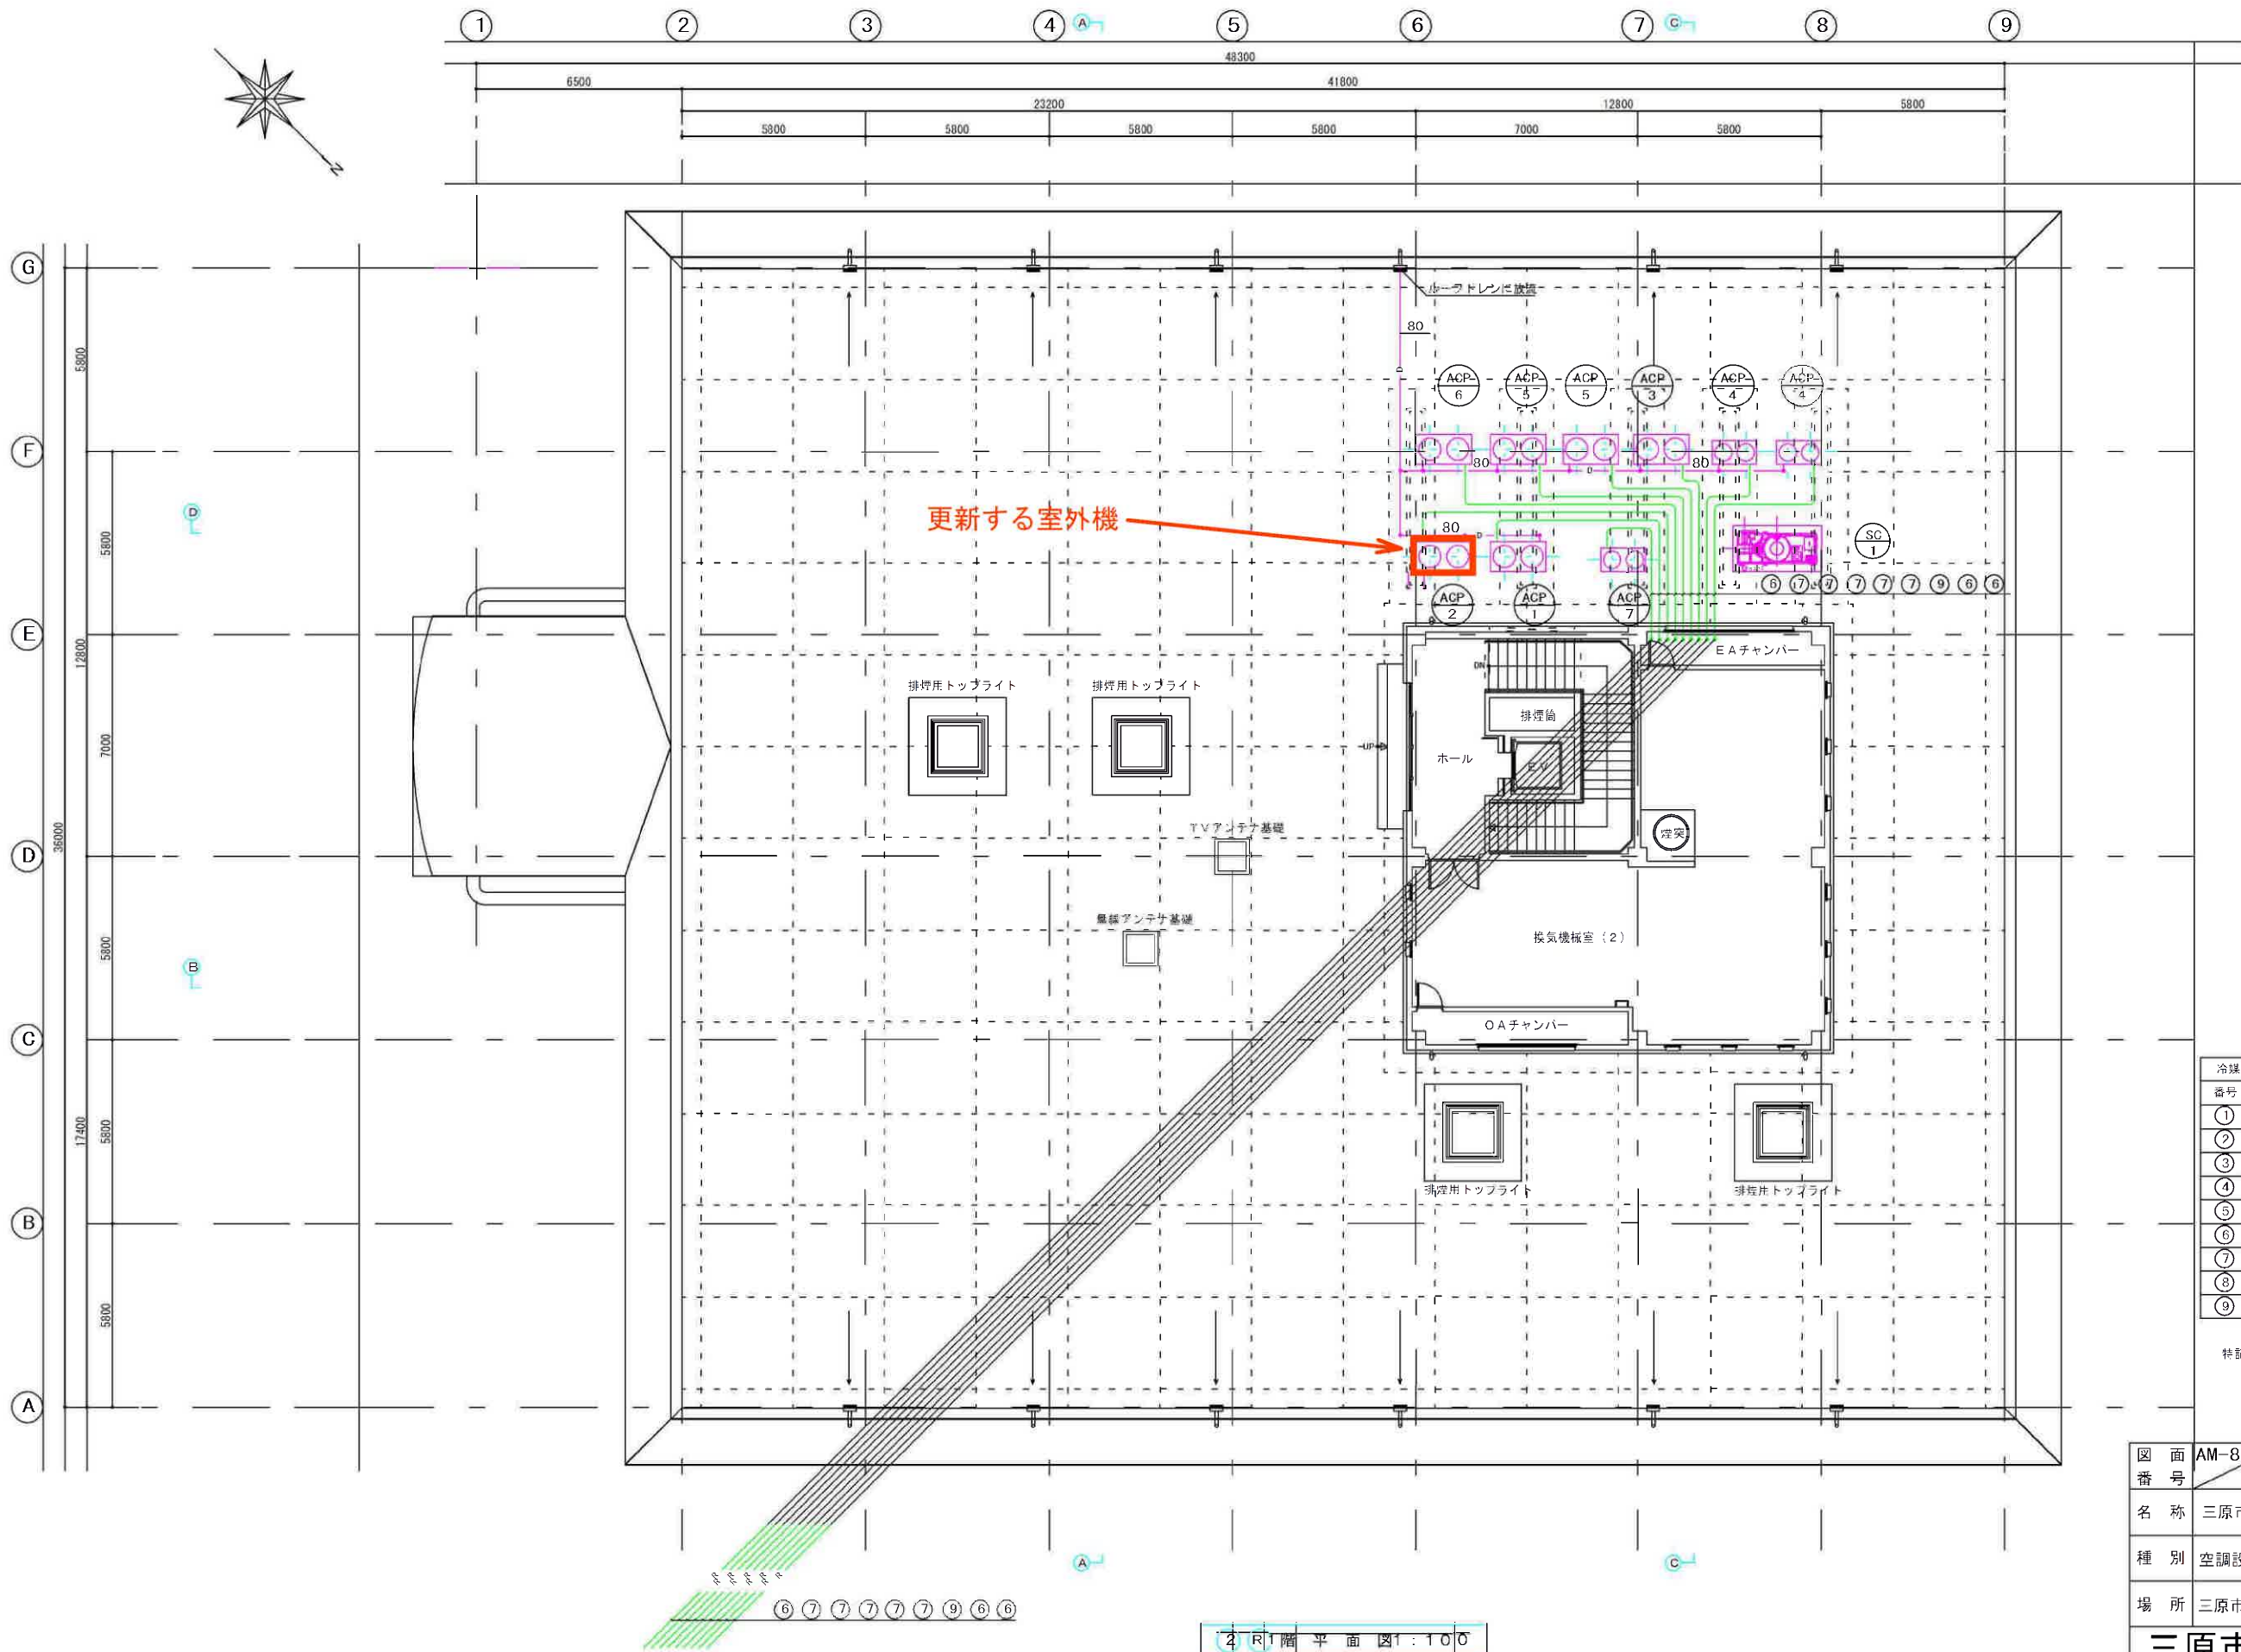

冷媒管リスト		
番号	冷媒液管	冷媒ガス管
①	6.4φ	12.7φ
②	6.4φ	15.9φ
③	9.5φ	15.9φ
④	9.5φ	19.1φ
⑤	12.7φ	25.4φ
⑥	12.7φ	28.6φ
⑦	15.9φ	31.8φ
⑧	15.9φ	34.9φ
⑨	19.1φ	32.1φ

特記無き配管は床下配管とする。

図面番号	AM-8 35	縮尺	1:100
名称	三原市水道局庁舎建築工事		
種別	空調設備 配管2階平面図	番号	/
場所	三原市西野町小西 浄水場総合移		
三原市水道局			

2F 2階平面図 1:100



冷媒管リスト		
番号	冷媒液管	冷媒ガス管
①	6.4φ	12.7φ
②	6.4φ	15.9φ
③	9.5φ	15.9φ
④	9.5φ	19.1φ
⑤	12.7φ	25.4φ
⑥	12.7φ	28.6φ
⑦	15.9φ	31.8φ
⑧	15.9φ	34.9φ
⑨	19.1φ	38.1φ

特記無き配管は天井配管とする。

図面
番号

AM-7
35

縮尺

1:100

名称

三原市水道局庁舎建築工事

種別


空調設備 配管1階平面図

場所

三原市西野町小西 浄水場総合移転地内

三原市水道局

1階平面図 1:100

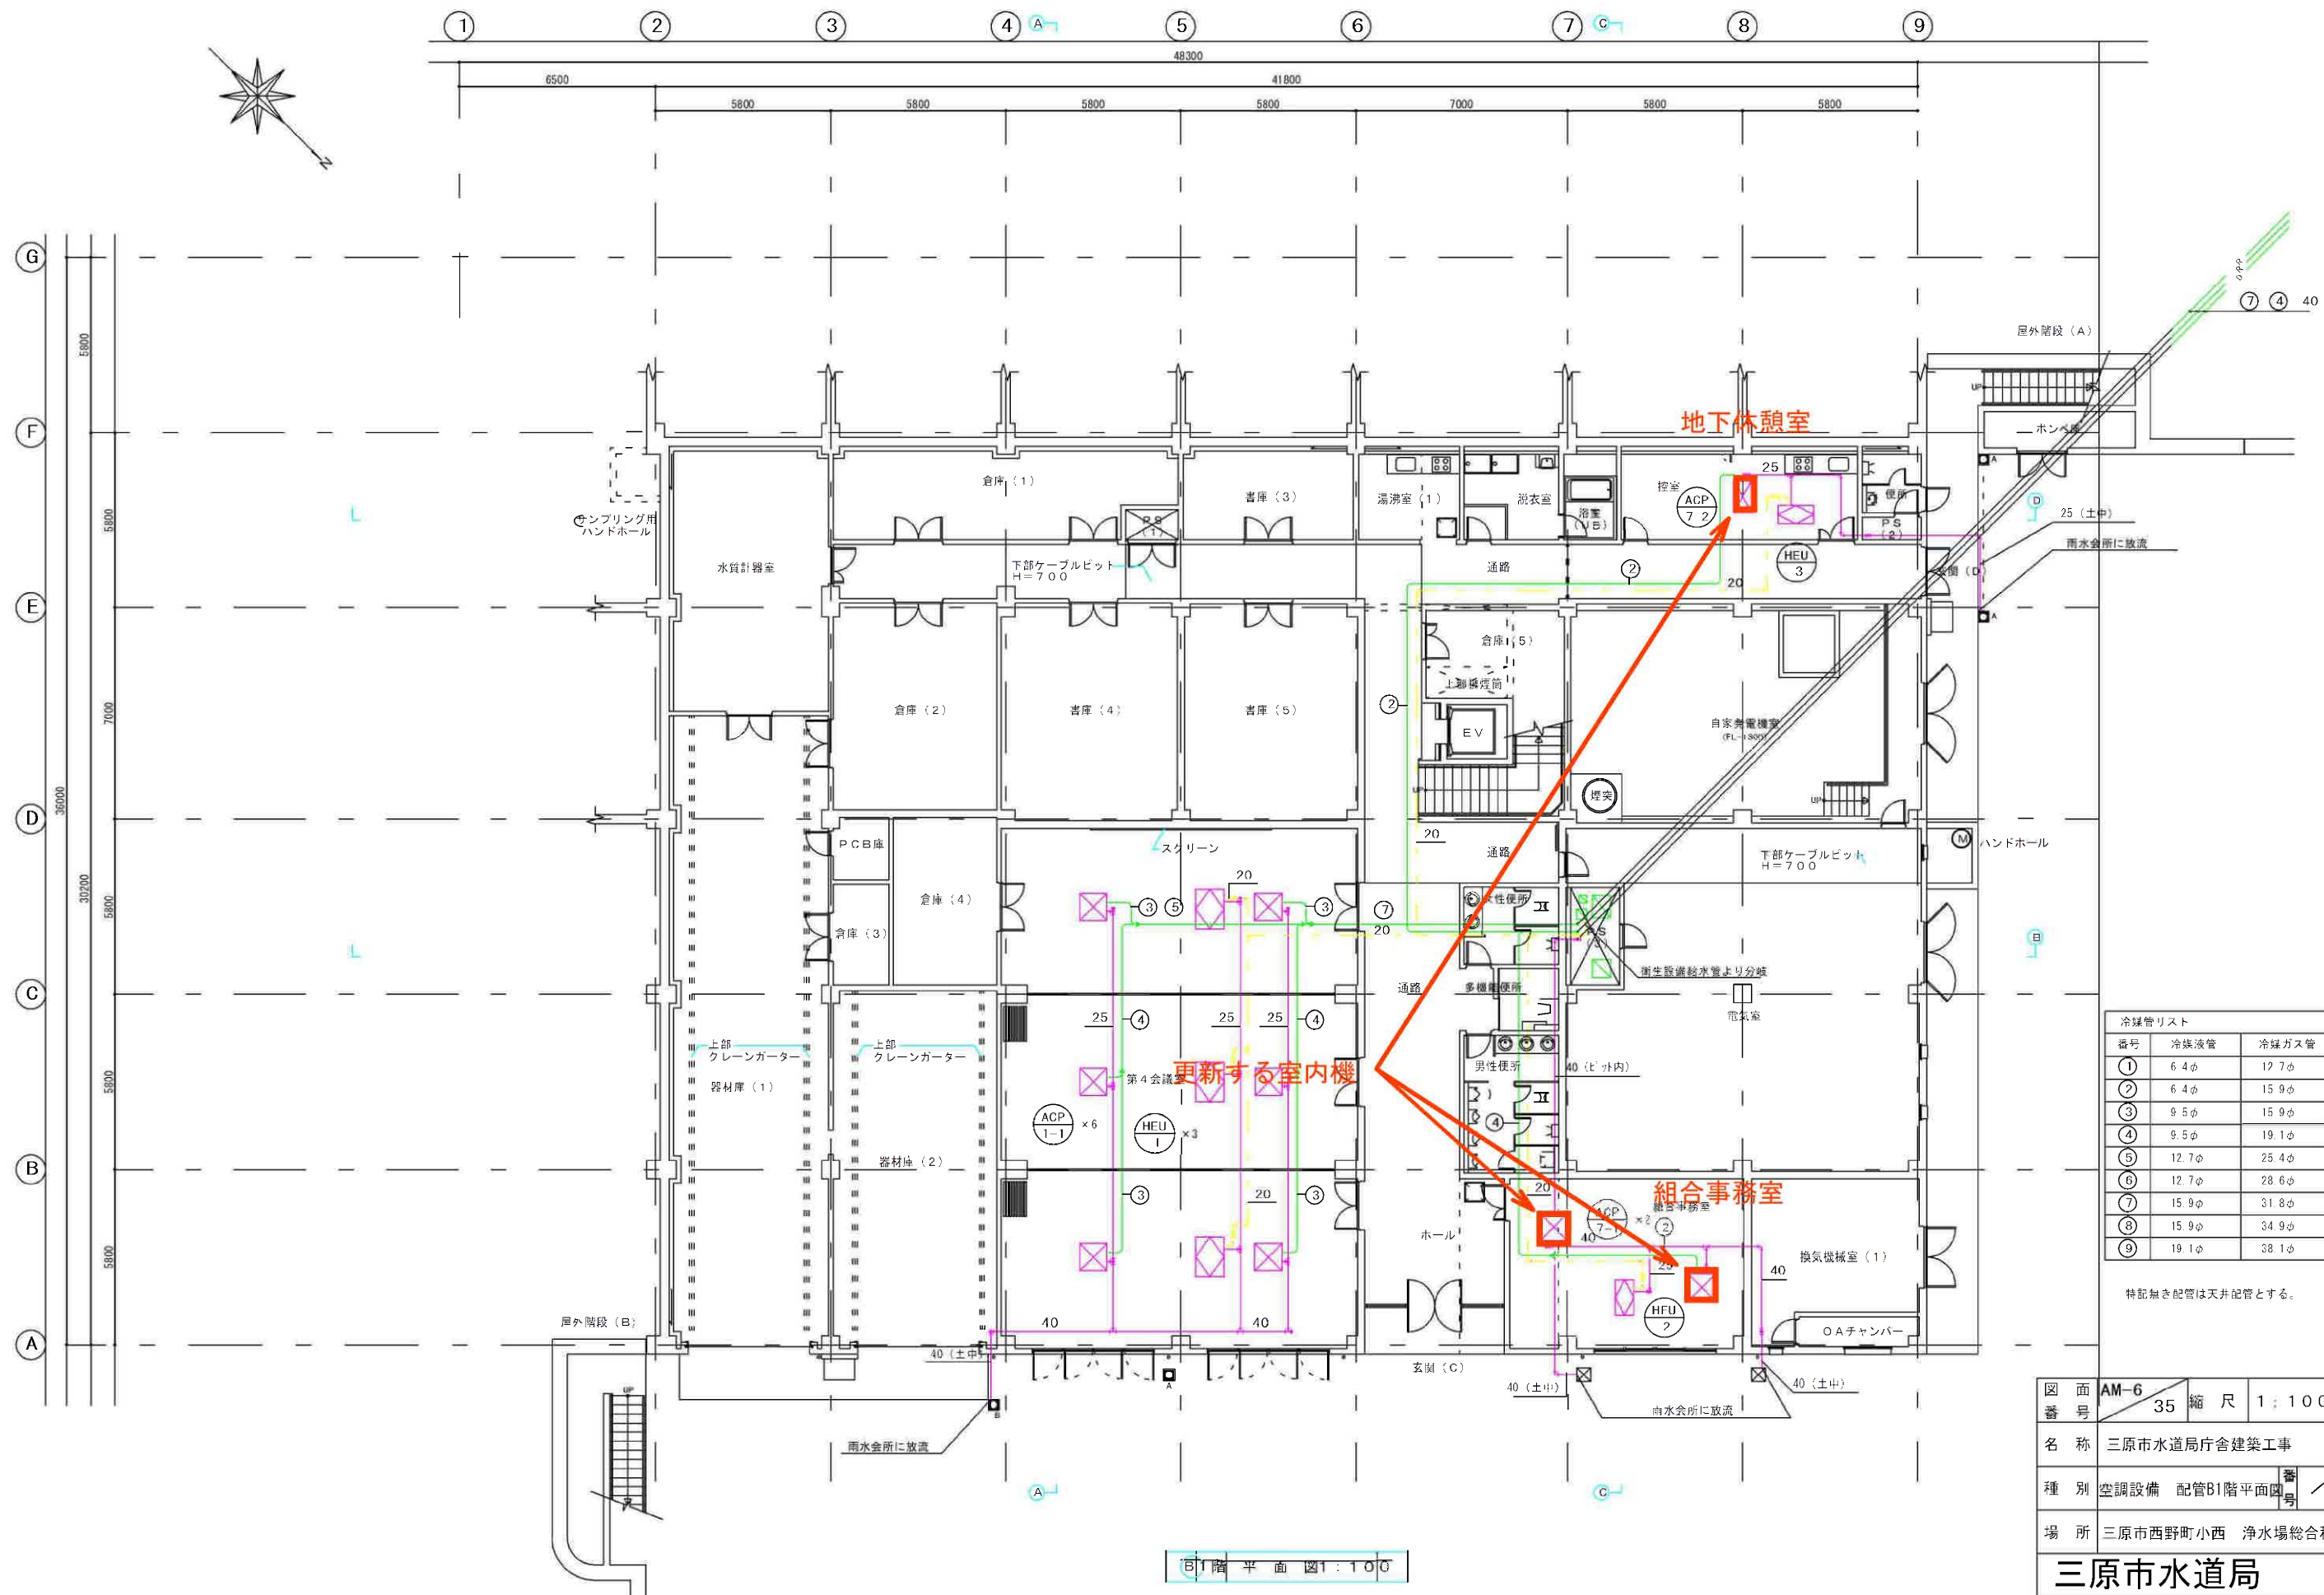

冷媒管リスト		
番号	冷媒液管	冷媒ガス管
①	6.4φ	12.7φ
②	6.4φ	15.9φ
③	9.5φ	15.9φ
④	9.5φ	19.1φ
⑤	12.7φ	25.4φ
⑥	12.7φ	28.6φ
⑦	15.9φ	31.8φ
⑧	15.9φ	34.9φ
⑨	19.1φ	38.1φ

特記無き配管は天井配管とする。

図面番号	AM-6 35	縮尺	1:100
名称	三原市水道局庁舎建築工事		
種別	空調設備	配管B1階平面図	番号 /
場所	三原市西野町小西 浄水場総合移		
三原市水道局			