


位置図
S=1:10,000

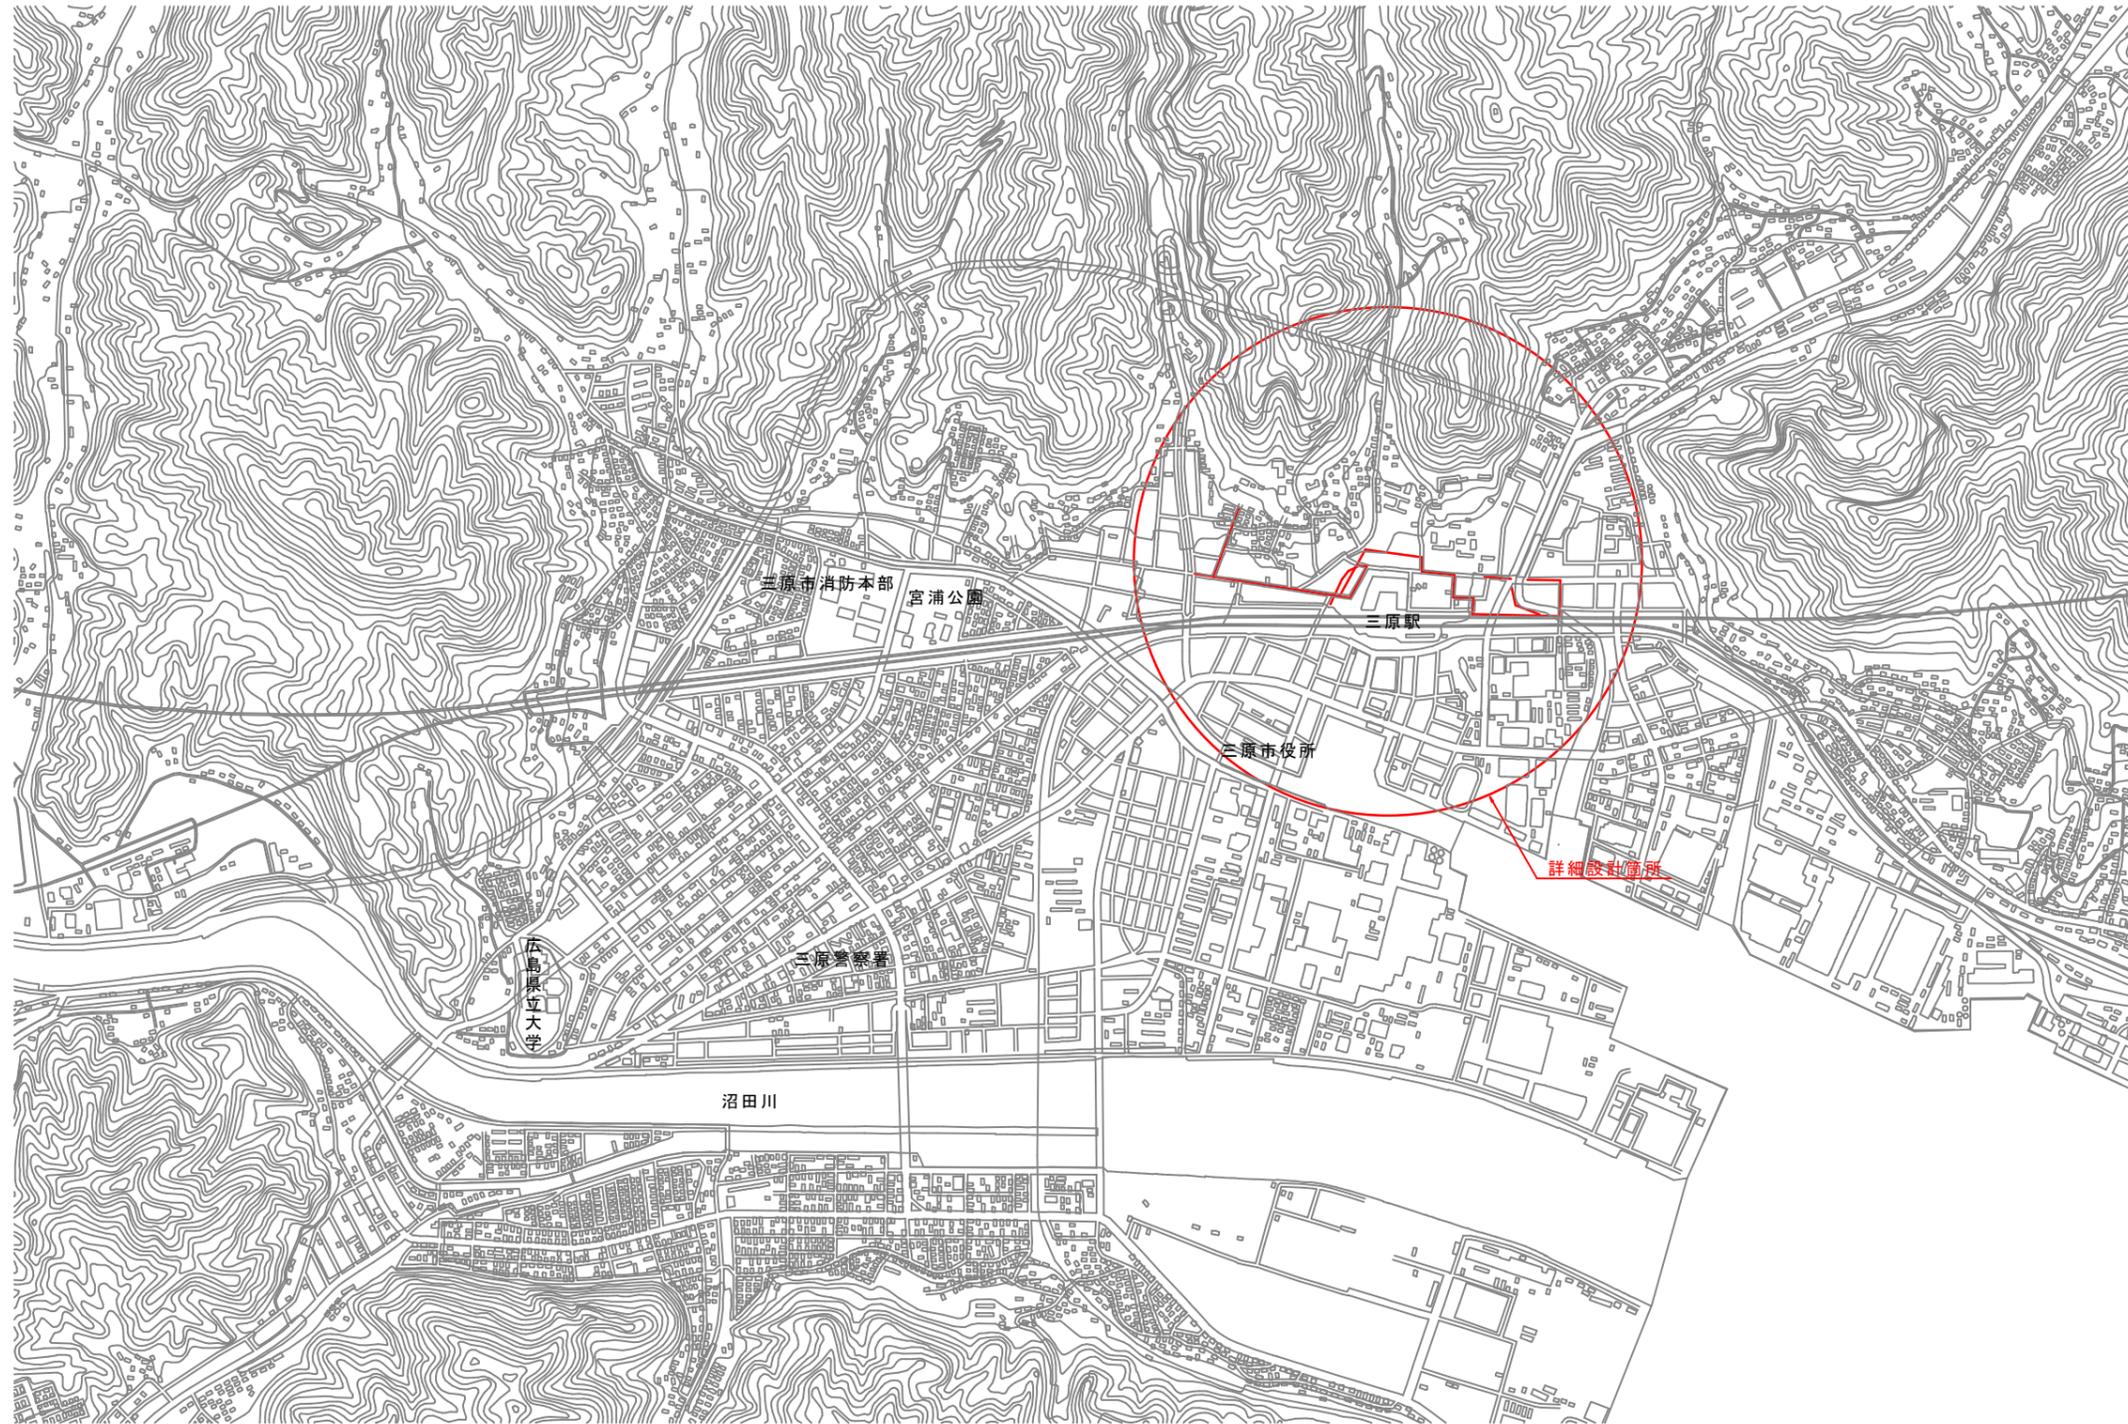


1:10,000



図面番号	1 2	縮尺	1:10,000
工事名称	市道本町45号線外14路線 配水管布設替詳細設計業務		
種別	位置図		
工事箇所	三原市本町一丁目~中之町七丁目		
広島県水道広域連合企業団三原事務所			

「この図面は、実際の図面を50%に縮小している。」

平面図

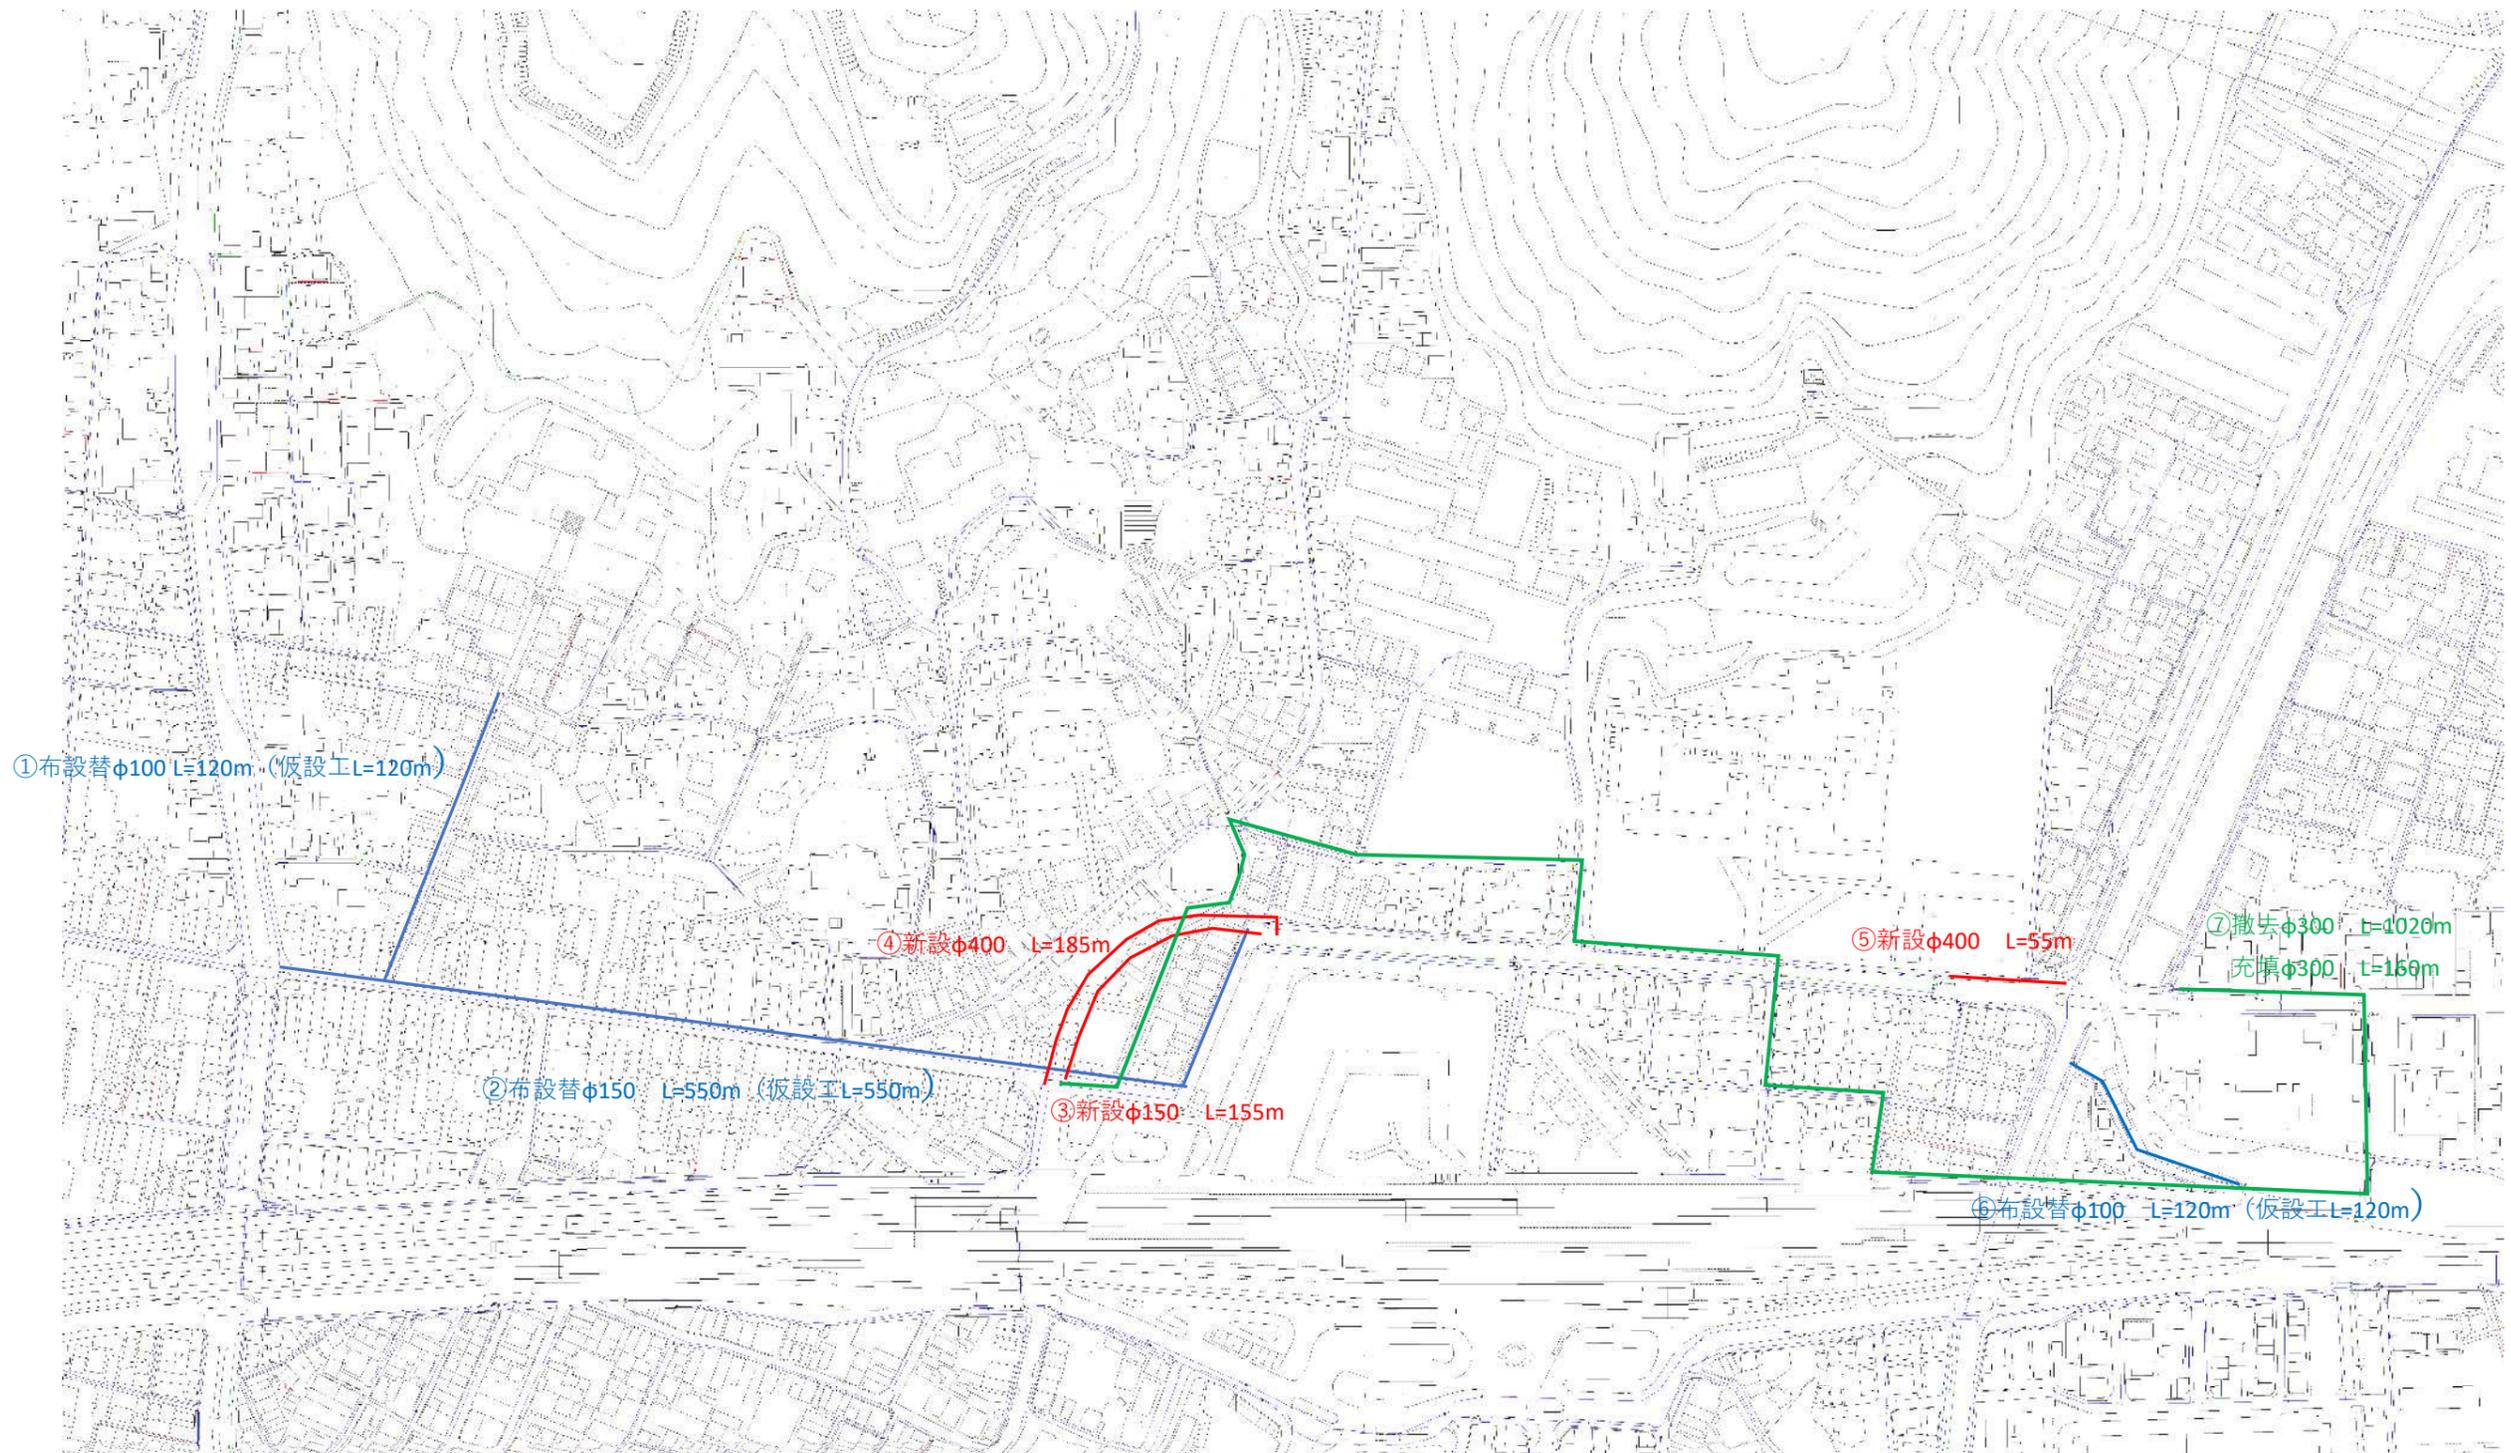

図面番号	2/2	縮尺	Non
工事名称	市道本町45号線外14路線 配水管布設替詳細設計業務		
種別	平面図		
工事箇所	三原市本町一丁目~中之町七丁目		
広島県水道広域連合企業団三原事務所			